


# 全体計画平面図 S=1:800

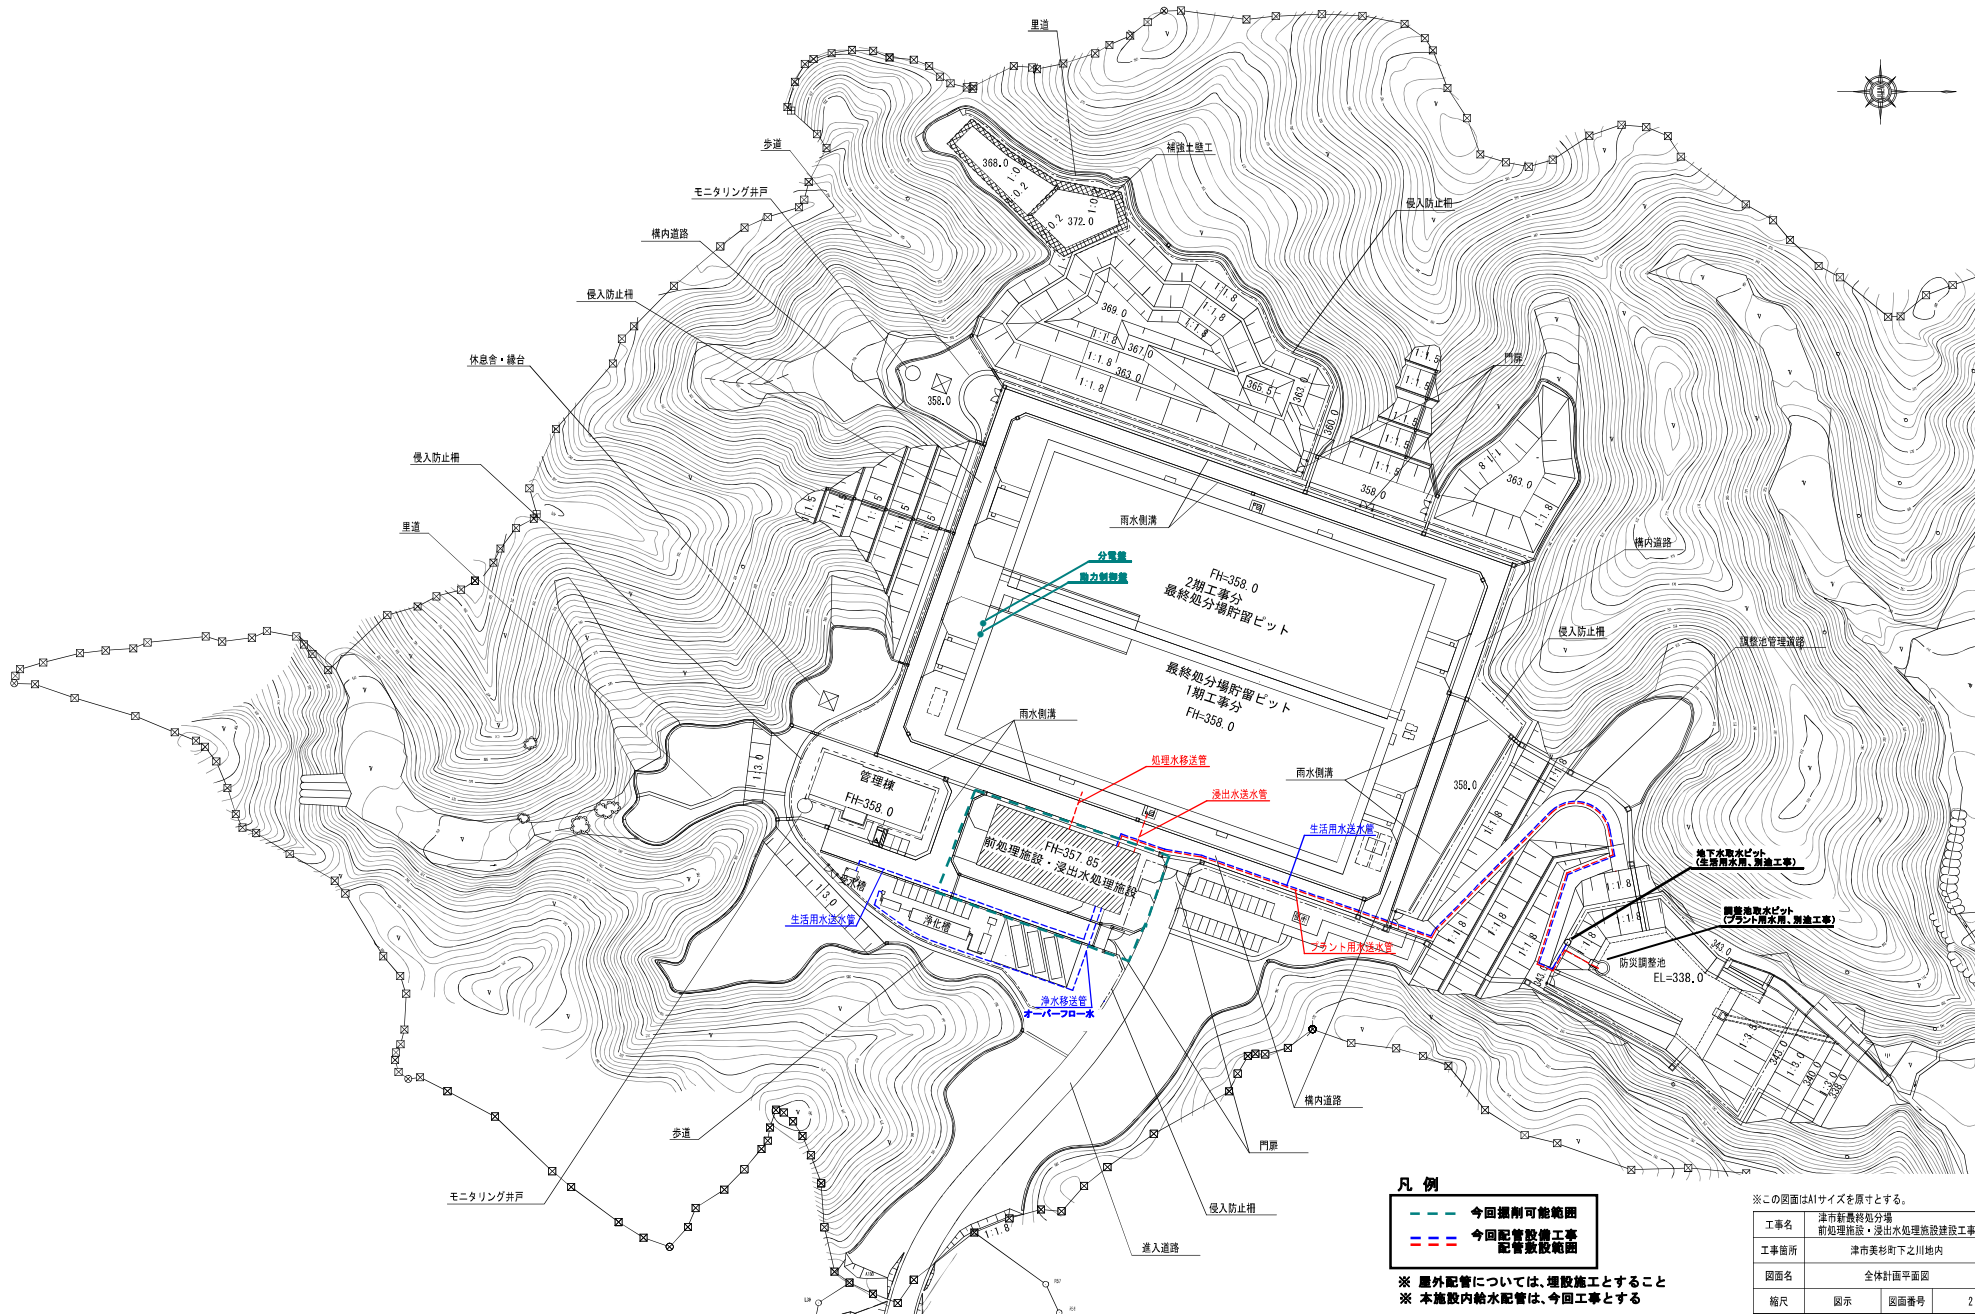

### 凡例

- 今回掘削可能範囲
- 今回配管設備工事  
配管敷設範囲

※ 屋外配管については、埋設施工とすること  
 ※ 本施設内給水管配管は、今回工事とする

※この図面はA1サイズを原寸とする。

工事名	津市新着最終処分場前処理施設・浸出水処理施設建設工事		
工事箇所	津市美杉町下之川地内		
図面名	全体計画平面図		
縮尺	図示	図面番号	2
事務所名	環境部新着最終処分場建設推進課		