
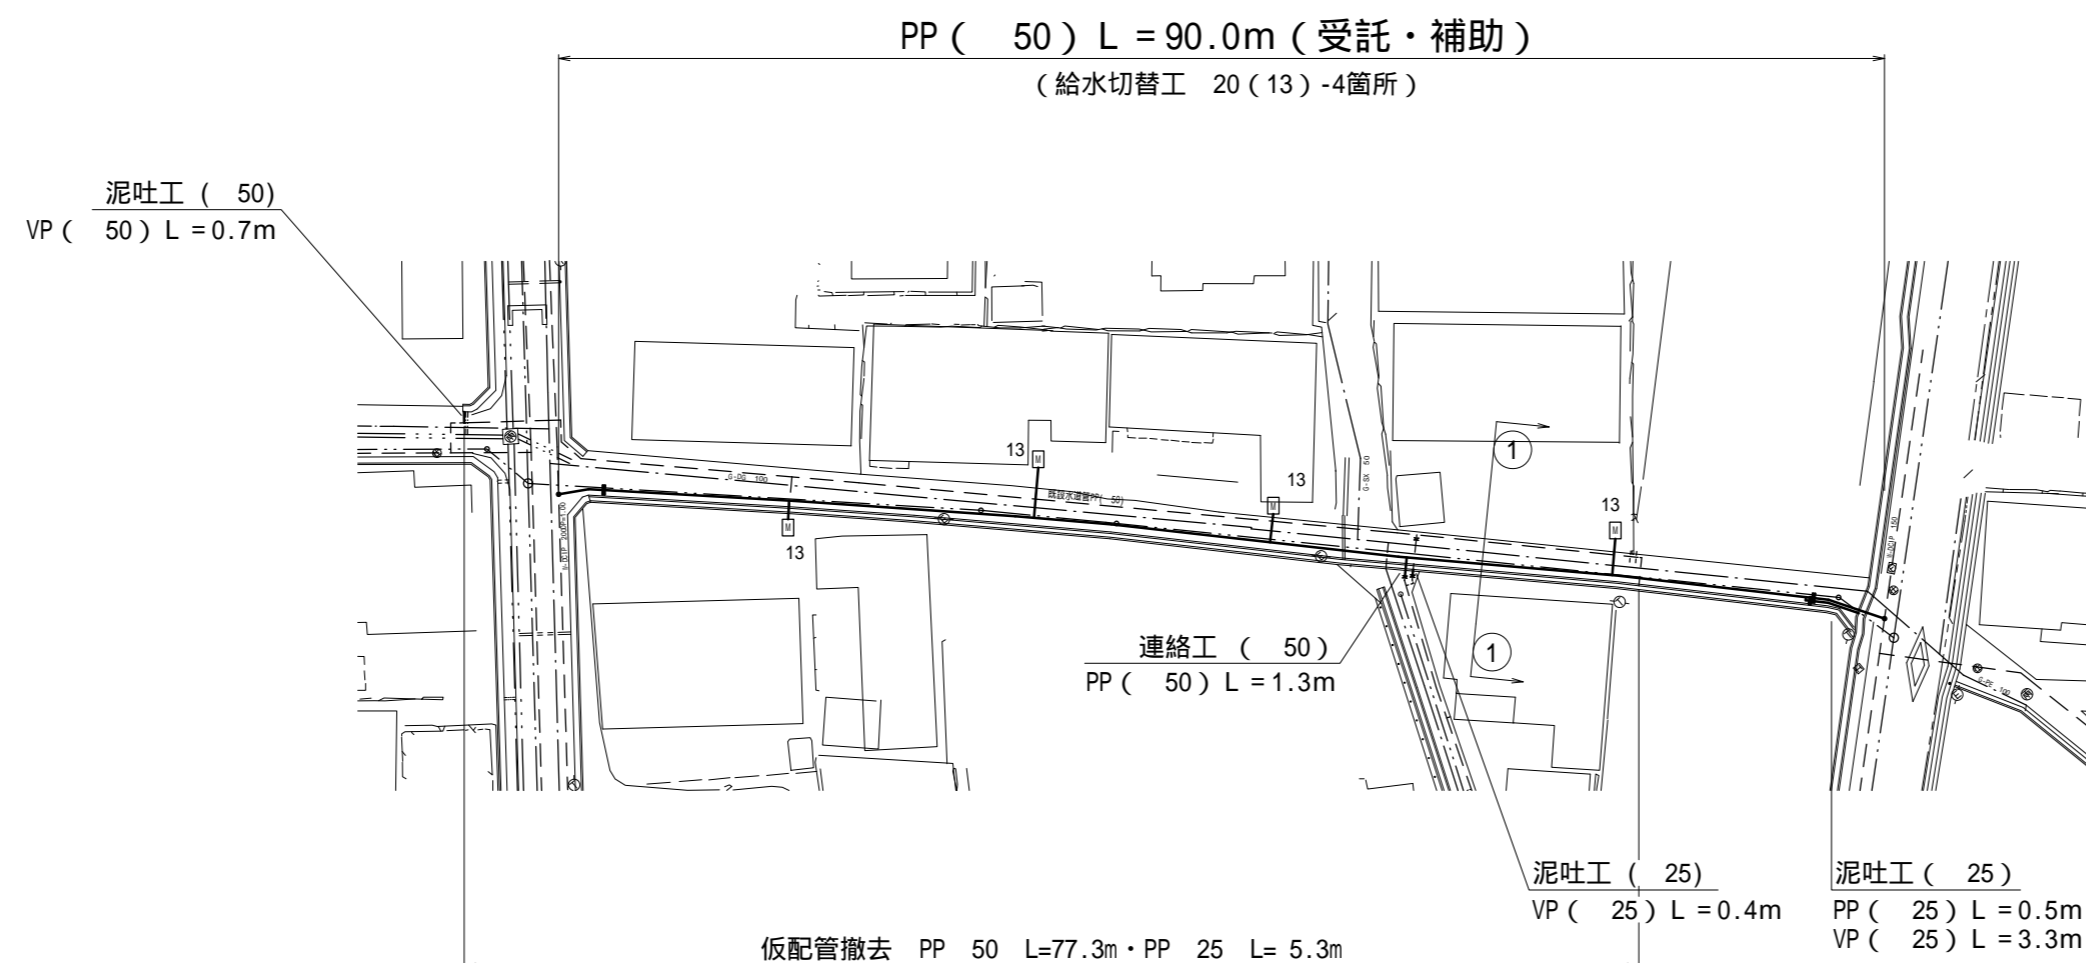


設計図

平面図 (1/4)


S=1:500

1号工事箇所

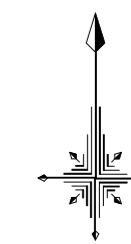

横断図

S=1:100

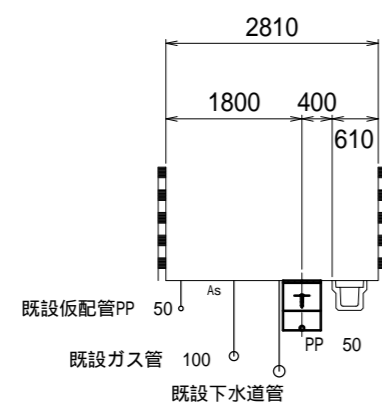

占用物件等凡例



線種	名称
———	水道管 (新設)
---	既設水道管
----	既設ガス管
.....	既設NTT
.....	既設下水管
.....	既設雨水管

この図面はA2サイズを原寸とする。

【1号工事箇所】

津市水道局			
工事名	平成27年度 工務第17号 公共下水道事業に伴う白塚町地内 配水管移設工事 (仮設及び本設)		
図面の種類	平面図 (1/4) ・ 横断図		
縮尺	図示	図面番号	1/11
請負業者名			

設計図

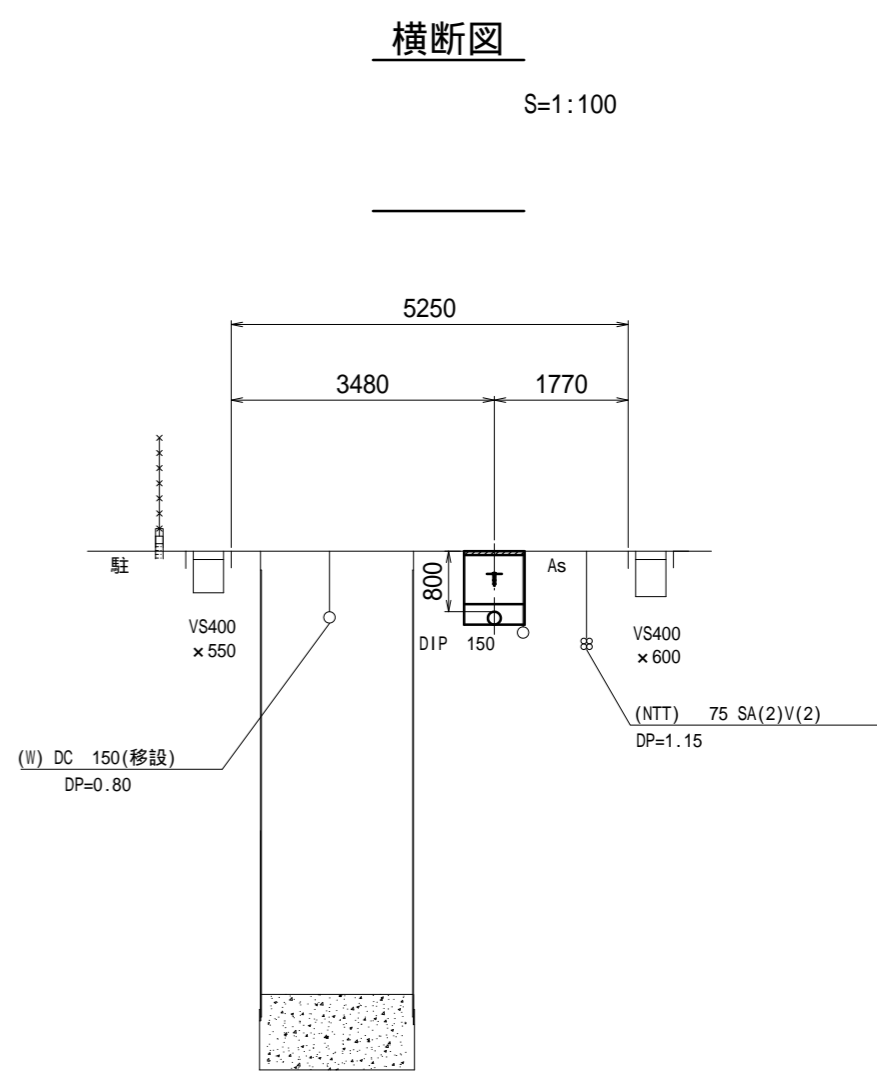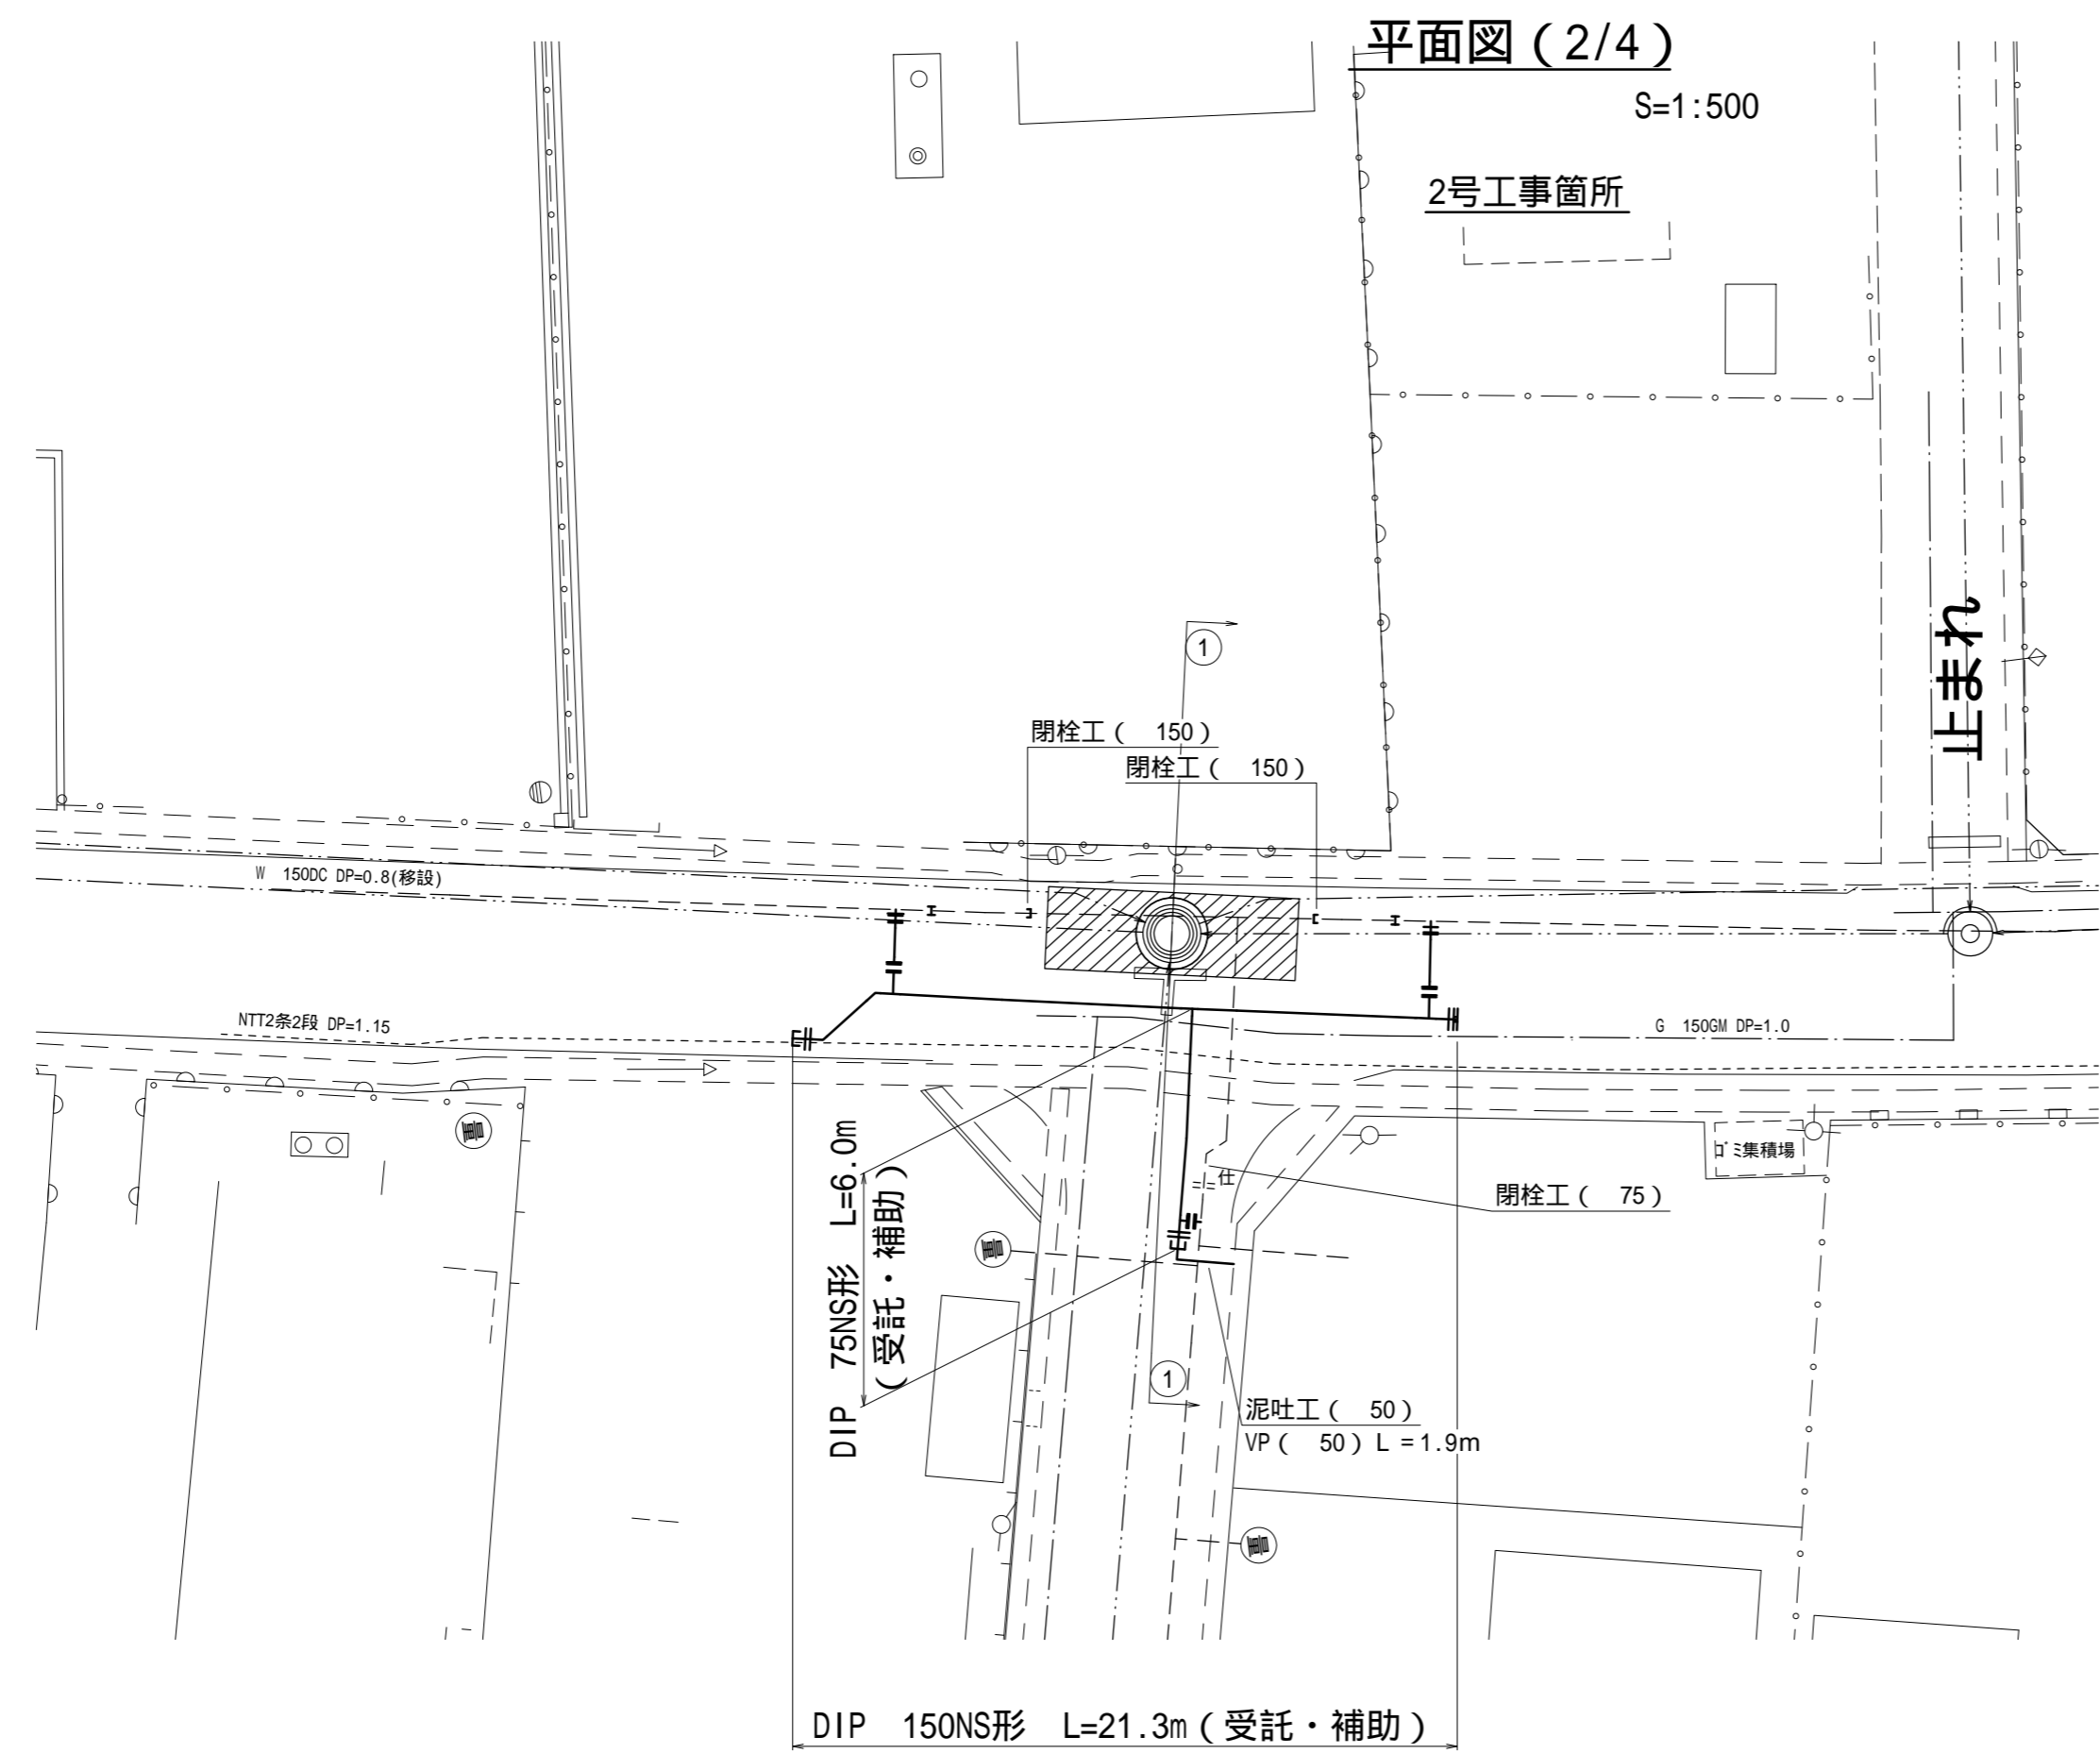

占用物件等凡例

線種	名称
———	水道管 (新設)
---	既設水道管
---	既設ガス管
---	既設NTT
---	計画下水道

この図面はA2サイズを原寸とする。
【2号工事箇所】

津市水道局			
工事名	平成27年度 工務第17号 公共下水道事業に伴う白塚町地内 配水管移設工事 (仮設及び本設)		
図面の種類	平面図 (2/4) ・ 横断面図		
縮尺	図示	図面番号	2/11
請負業者名			

設 計 図






平面図 (3/4)

S=1:500

3号工事箇所

横断面

S=1:100

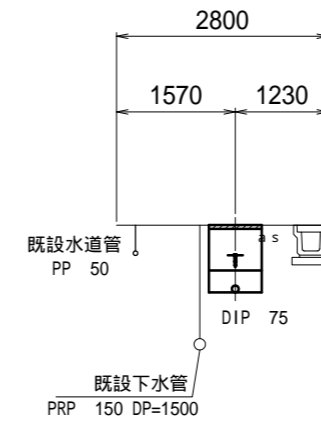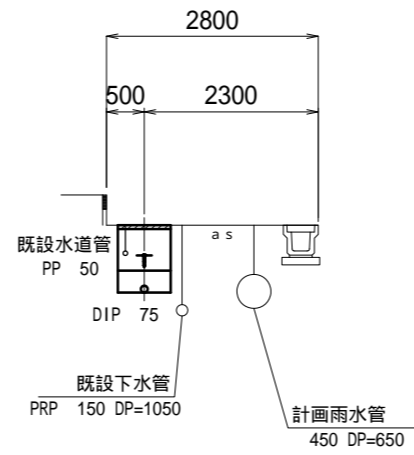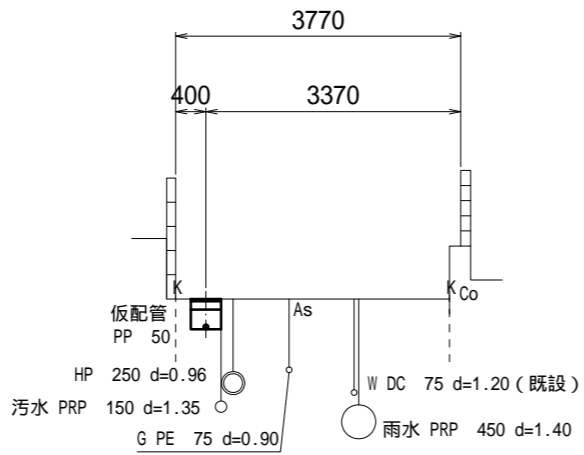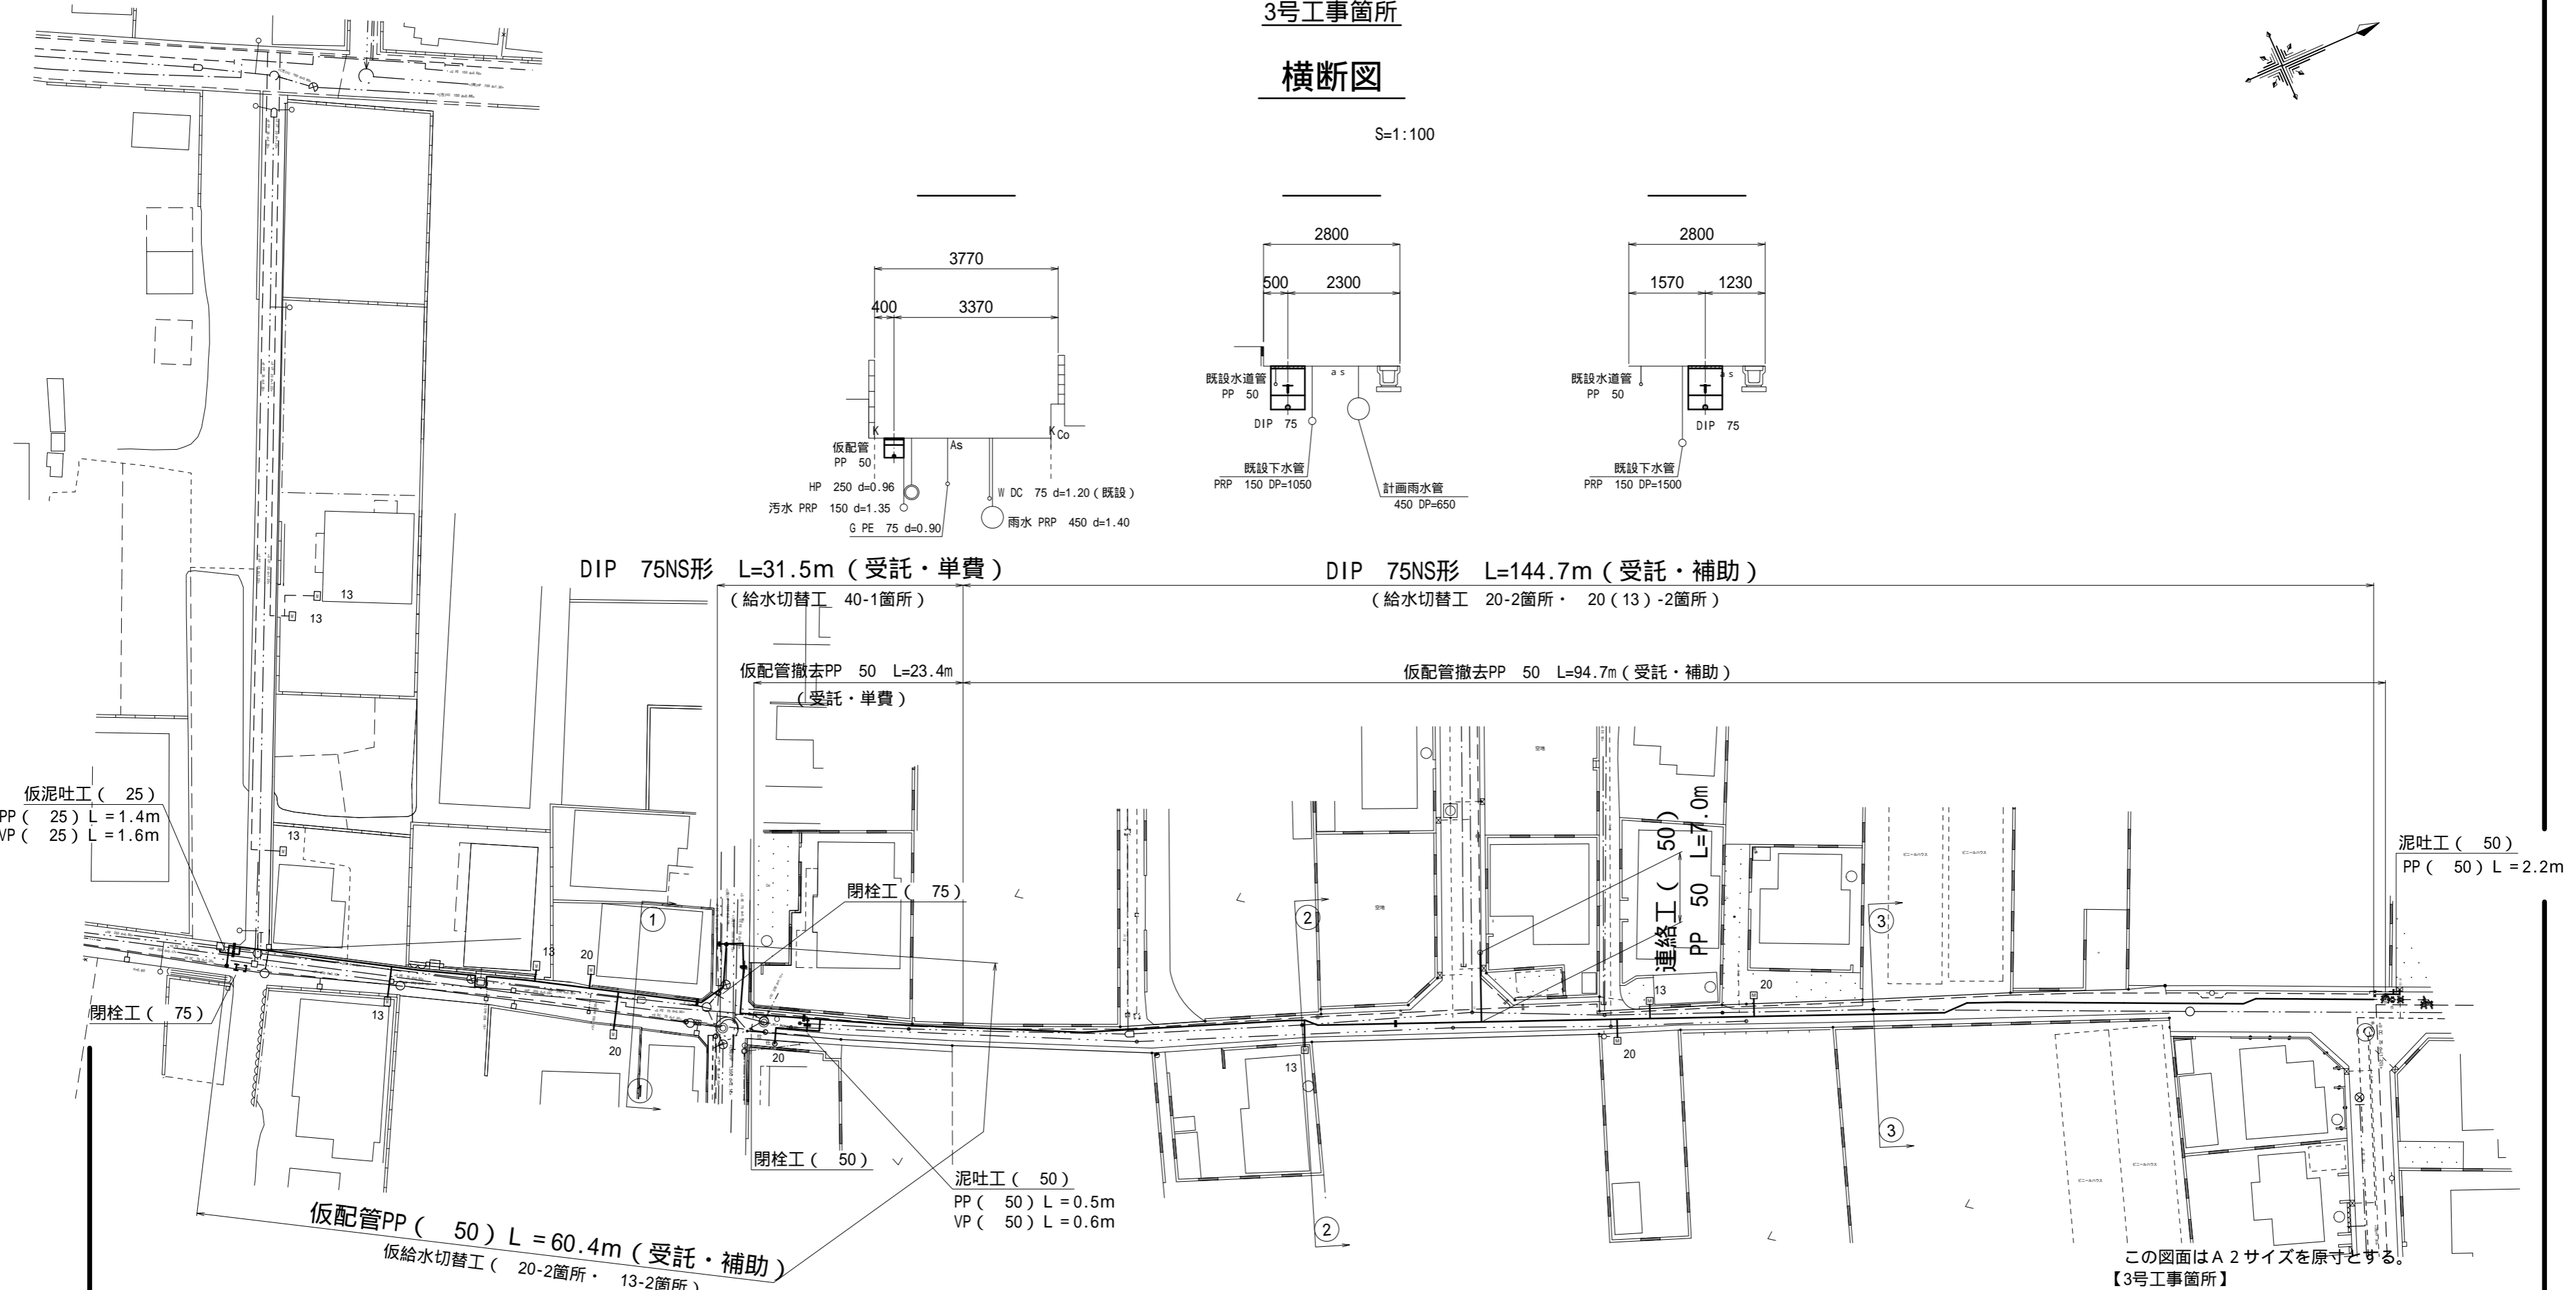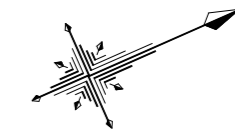

DIP 75NS形 L=31.5m (受託・単費)

(給水切替工 40-1箇所)

仮配管撤去PP 50 L=23.4m
(受託・単費)

DIP 75NS形 L=144.7m (受託・補助)

(給水切替工 20-2箇所・20(13)-2箇所)

仮配管撤去PP 50 L=94.7m (受託・補助)

仮泥吐工 (25)
PP (25) L = 1.4m
VP (25) L = 1.6m

泥吐工 (50)
PP (50) L = 2.2m

仮配管PP (50) L = 60.4m (受託・補助)
仮給水切替工 (20-2箇所・13-2箇所)

泥吐工 (50)
PP (50) L = 0.5m
VP (50) L = 0.6m

この図面はA2サイズを原寸とする。
【3号工事箇所】

占用物件等凡例

線種	名称
———	水道管 (新設)
---	既設水道管
----	既設ガス管
.....	既設NTT
.....	既設下水管
.....	既設雨水管



津 市 水 道 局			
工 事 名	平成27年度 工務第17号 公共下水道事業に伴う白塚町地内 配水管移設工事 (仮設及び本設)		
図面の種類	平面図 (3/4) ・ 横断面		
縮 尺	図示	図面番号	3/11
請負業者名			

設 計 図

平面図 (4/4)


S=1:500

4号工事箇所

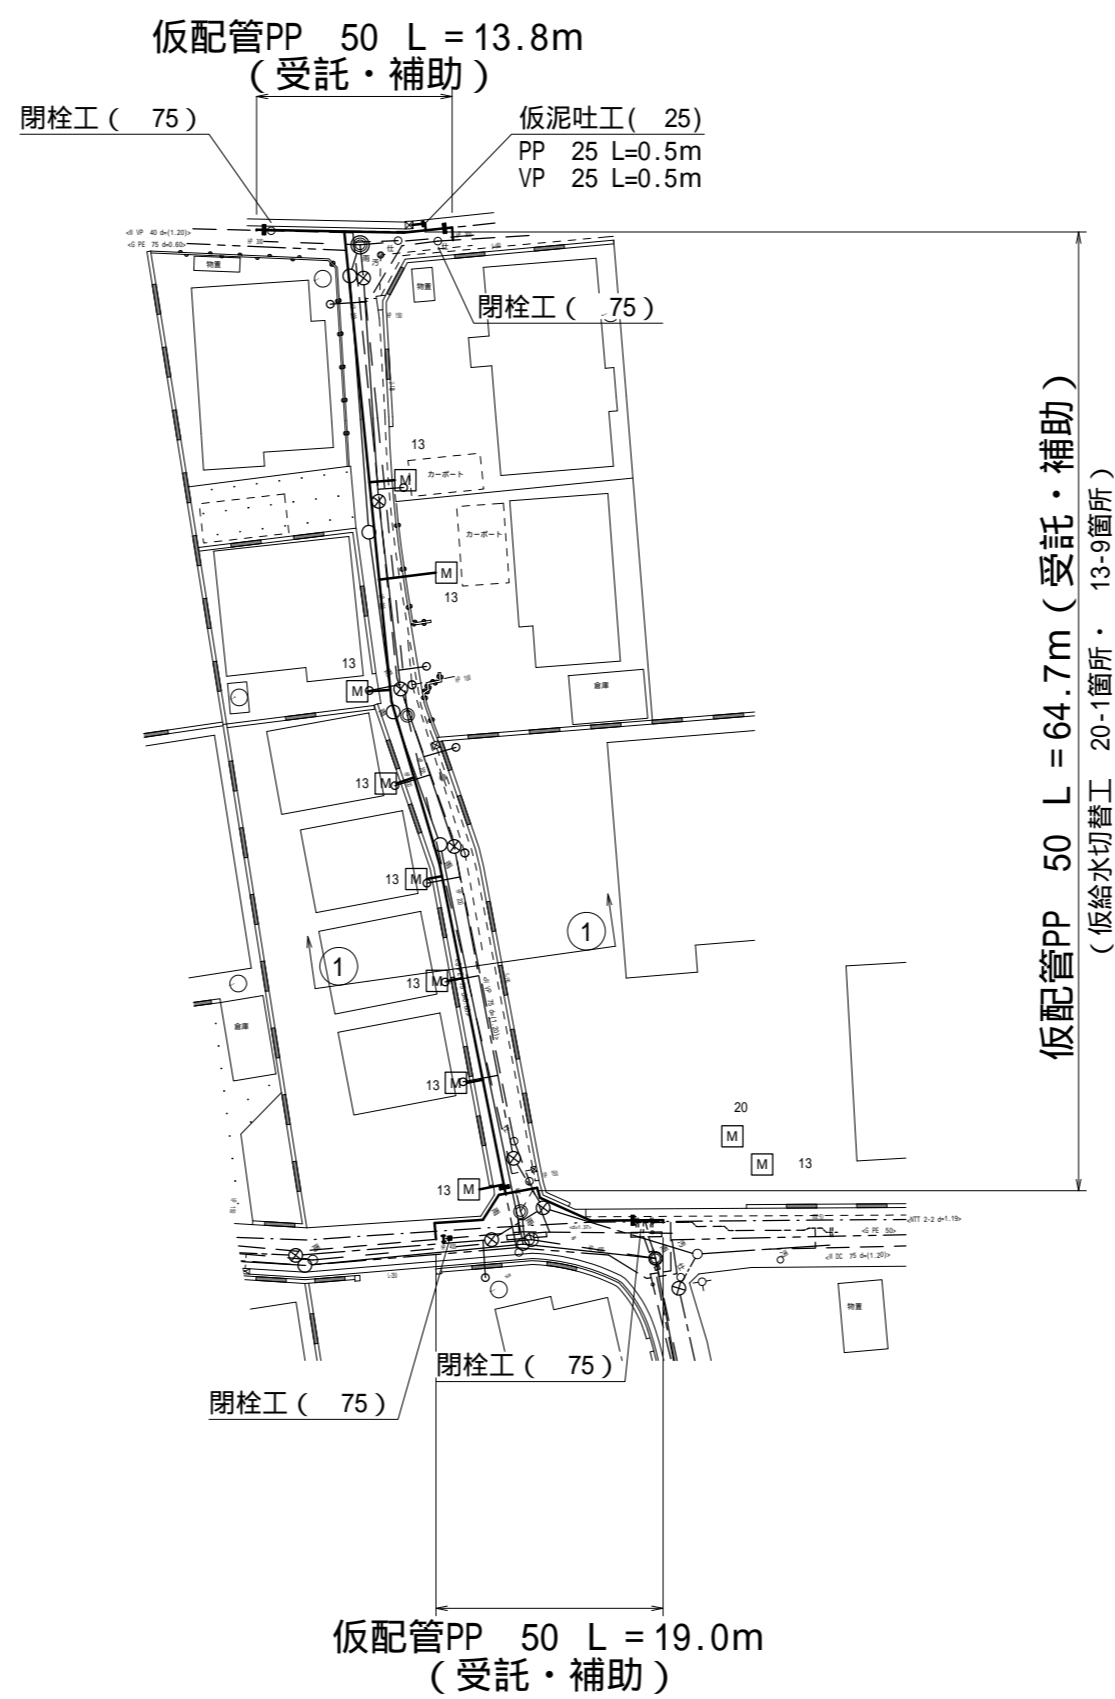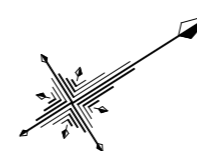

横断図

S=1:100

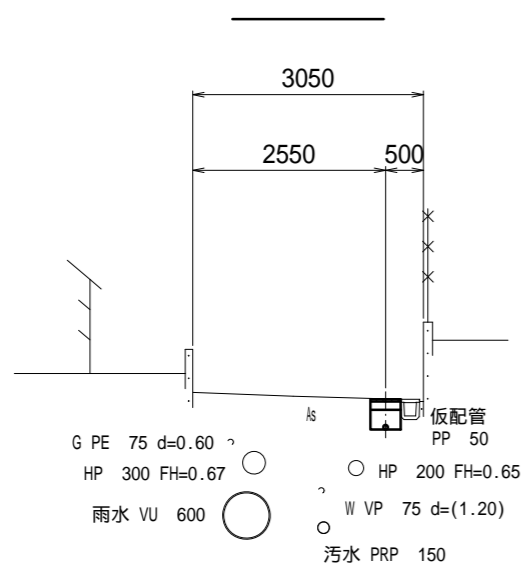

占用物件等凡例

線 種	名 称
———	水道管 (新設)
---	既設水道管
---	既設ガスパ管
---	既設下水管
---	既設雨水管












この図面はA2サイズを原寸とする。
【4号工事箇所】

津 市 水 道 局			
工 事 名	平成27年度 工務第17号 公共下水道事業に伴う白塚町地内 配水管移設工事 (仮設及び本設)		
図面の種類	平面図 (4/4) ・ 横断図		
縮 尺	図示	図面番号	4/11
請負業者名			

設計図

掘削及び埋戻工法図

S=1:20

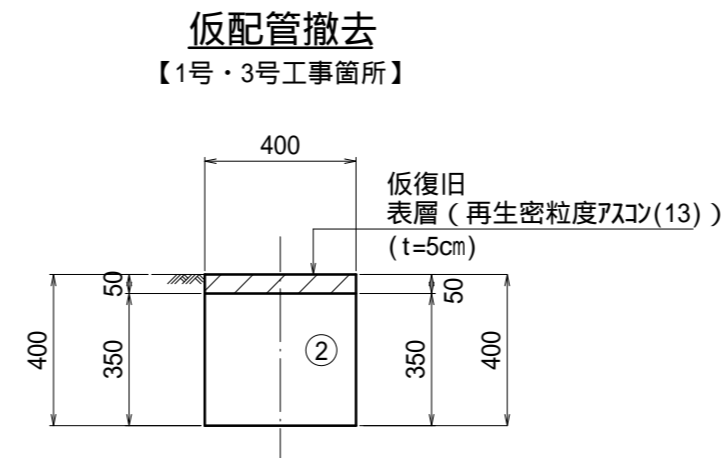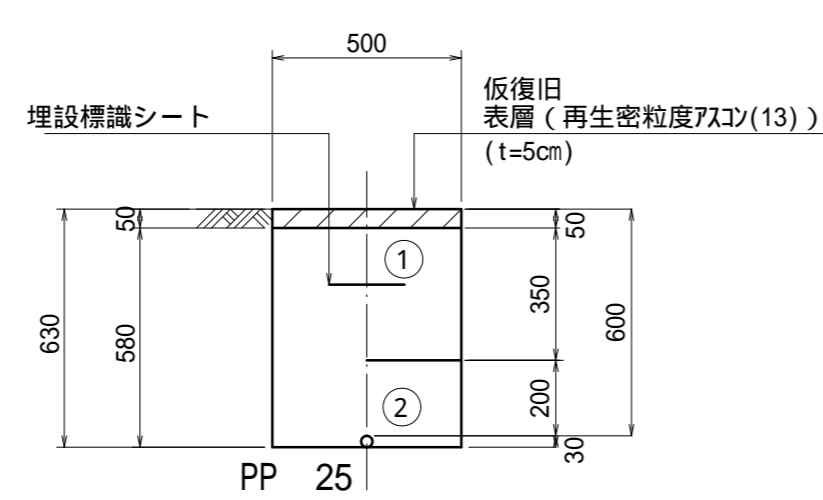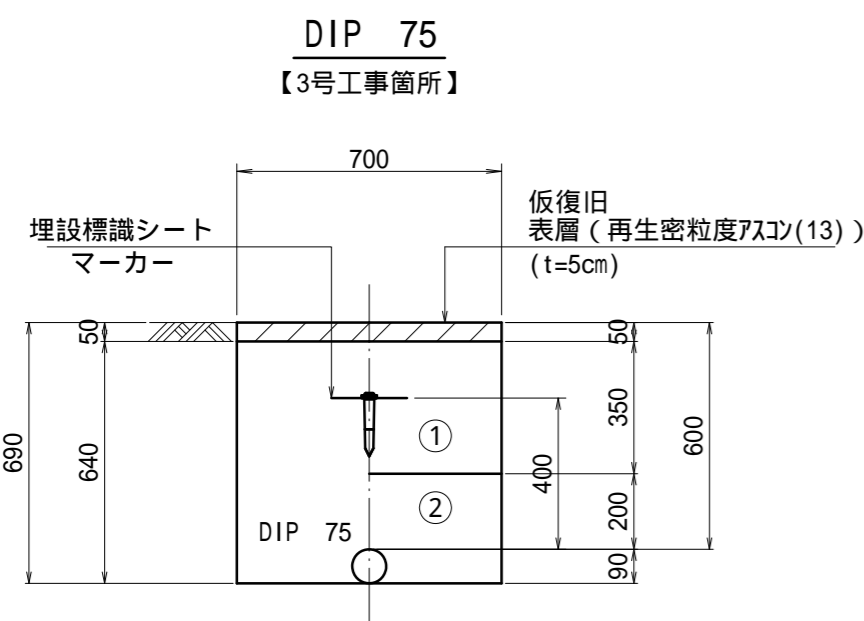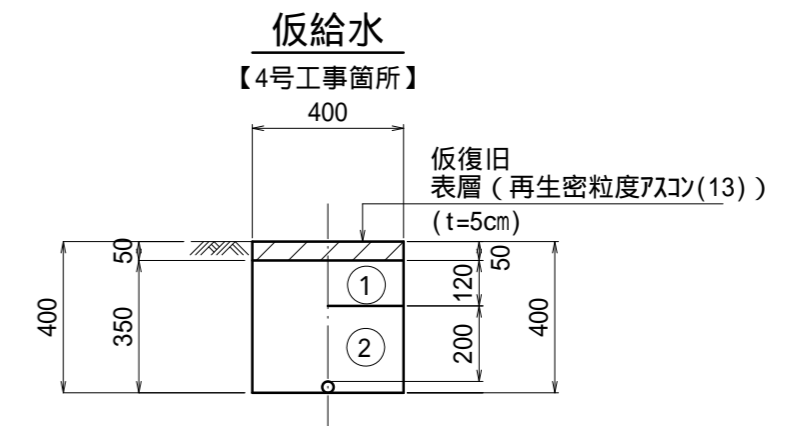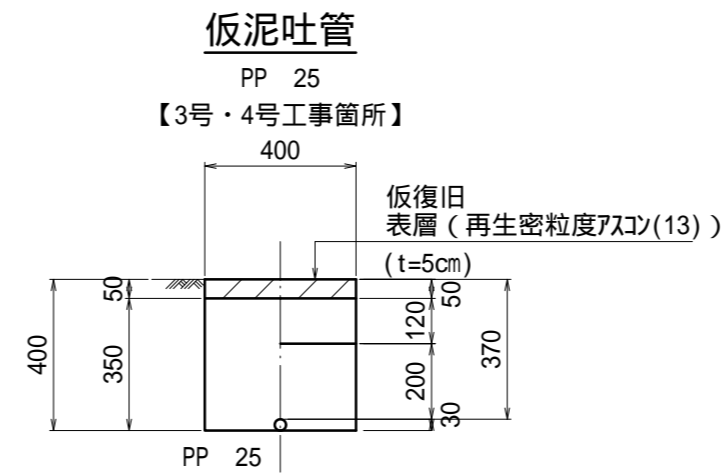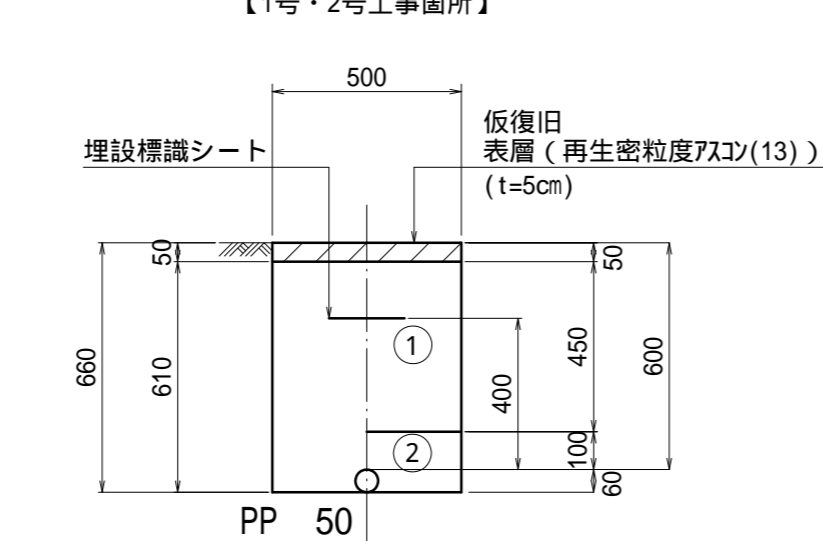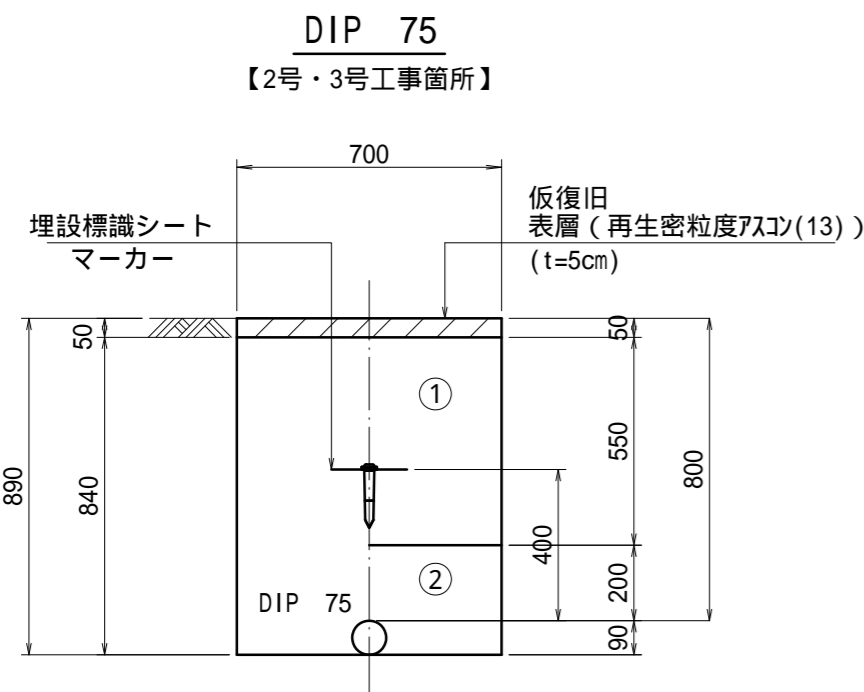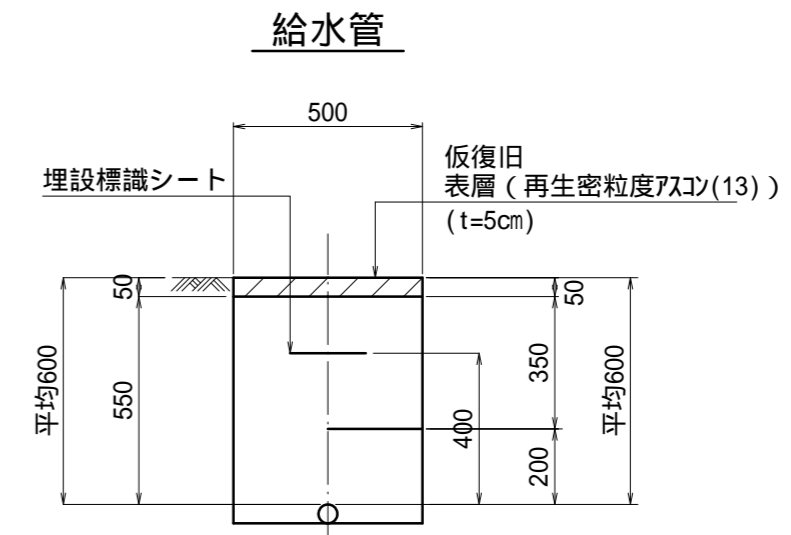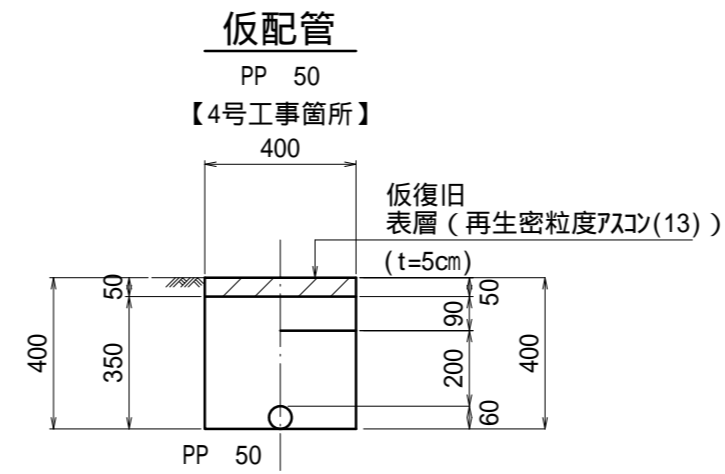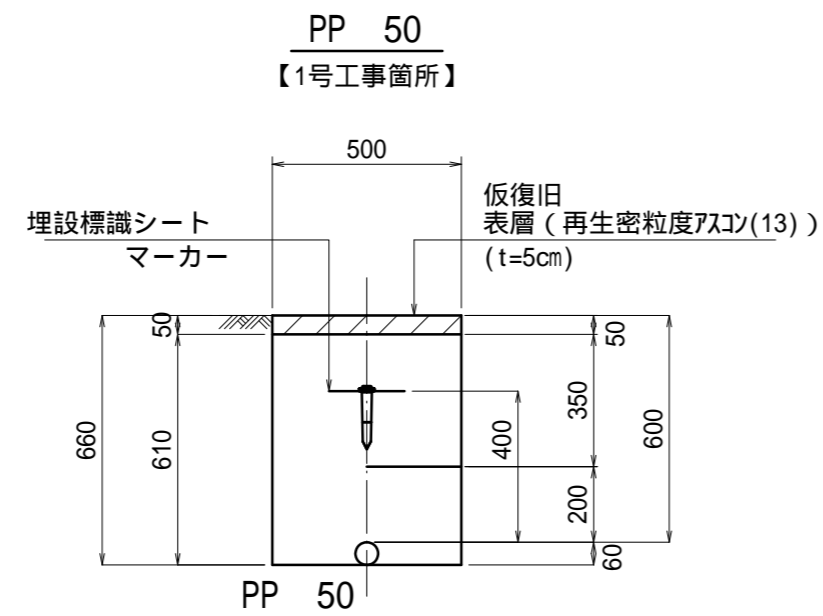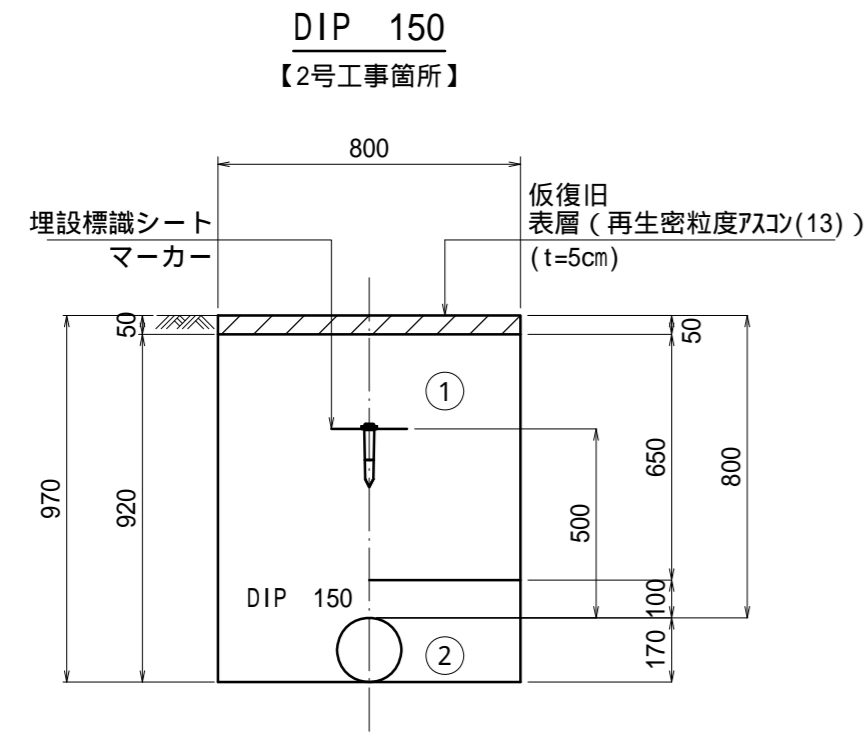

この図面はA2サイズを原寸とする。

津 市 水 道 局			
工 事 名	平成27年度 工務第17号 公共下水道事業に伴う白塚町地内 配水管移設工事（仮設及び本設）		
図面の種類	掘削及び埋戻工法図		
縮 尺	図示	図面番号	5/11
請負業者名			

・・・再生砕石（RC-40）


・・・流用土

設計図

配管詳細図 (1/4)

S=1:200

1号工事箇所

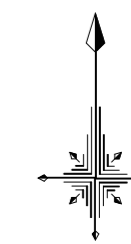

この図面はA2サイズを原寸とする。

【1号工事箇所】

占用物件等凡例



線種	名称
———	水道管 (新設)
---	既設水道管
----	既設ガス管
.....	既設下水管
.....	既設雨水管

津市水道局			
工事名	平成27年度 工務第17号 公共下水道事業に伴う白塚町地内 配水管移設工事 (仮設及び本設)		
図面の種類	配管詳細図 (1/4)		
縮尺	図示	図面番号	6/11
請負業者名			

設計図

配管詳細図 (2/4)

S=1:200

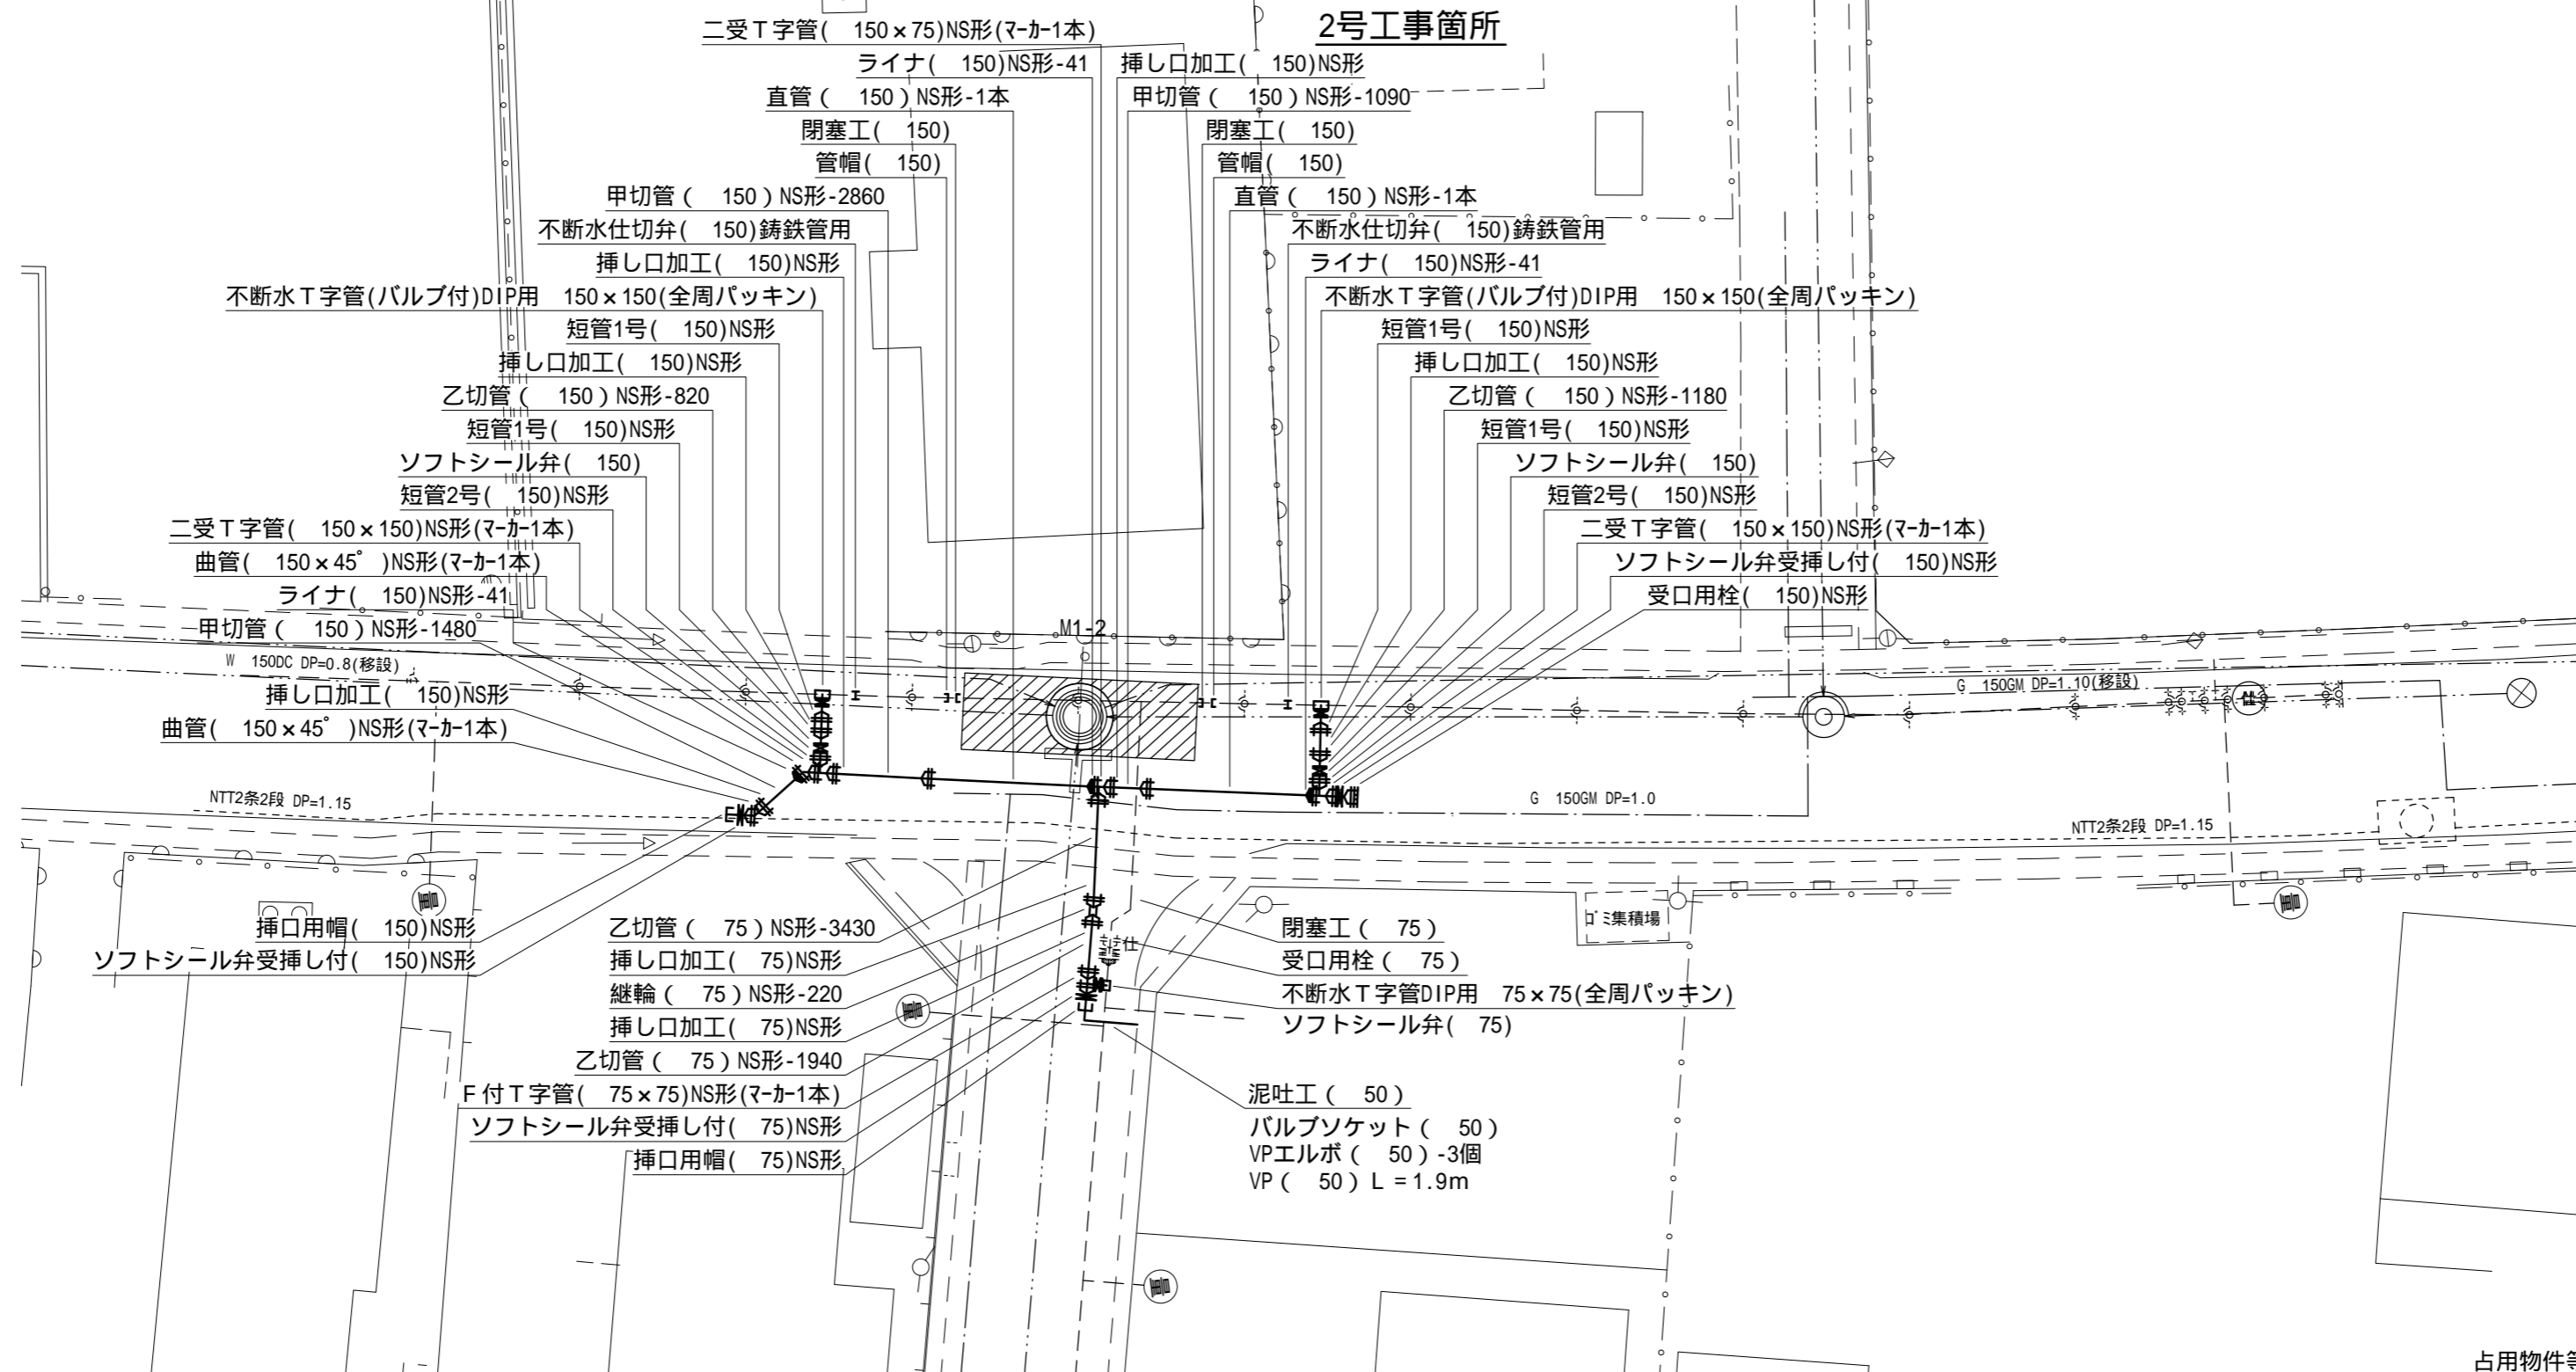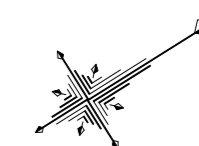

占用物件等凡例

線種	名称
———	水道管 (新設)
---	既設水道管
---	既設ガス管
---	既設NTT
---	計画下水道

この図面はA2サイズを原寸とする。
【2号工事箇所】


津 市 水 道 局			
工事名	平成27年度 工務第17号 公共下水道事業に伴う白塚町地内 配水管移設工事 (仮設及び本設)		
図面の種類	配管詳細図 (2/4)		
縮尺	図示	図面番号	7/11
請負業者名			

設計図

配管詳細図 (3/4)


S=1:200

3号工事箇所

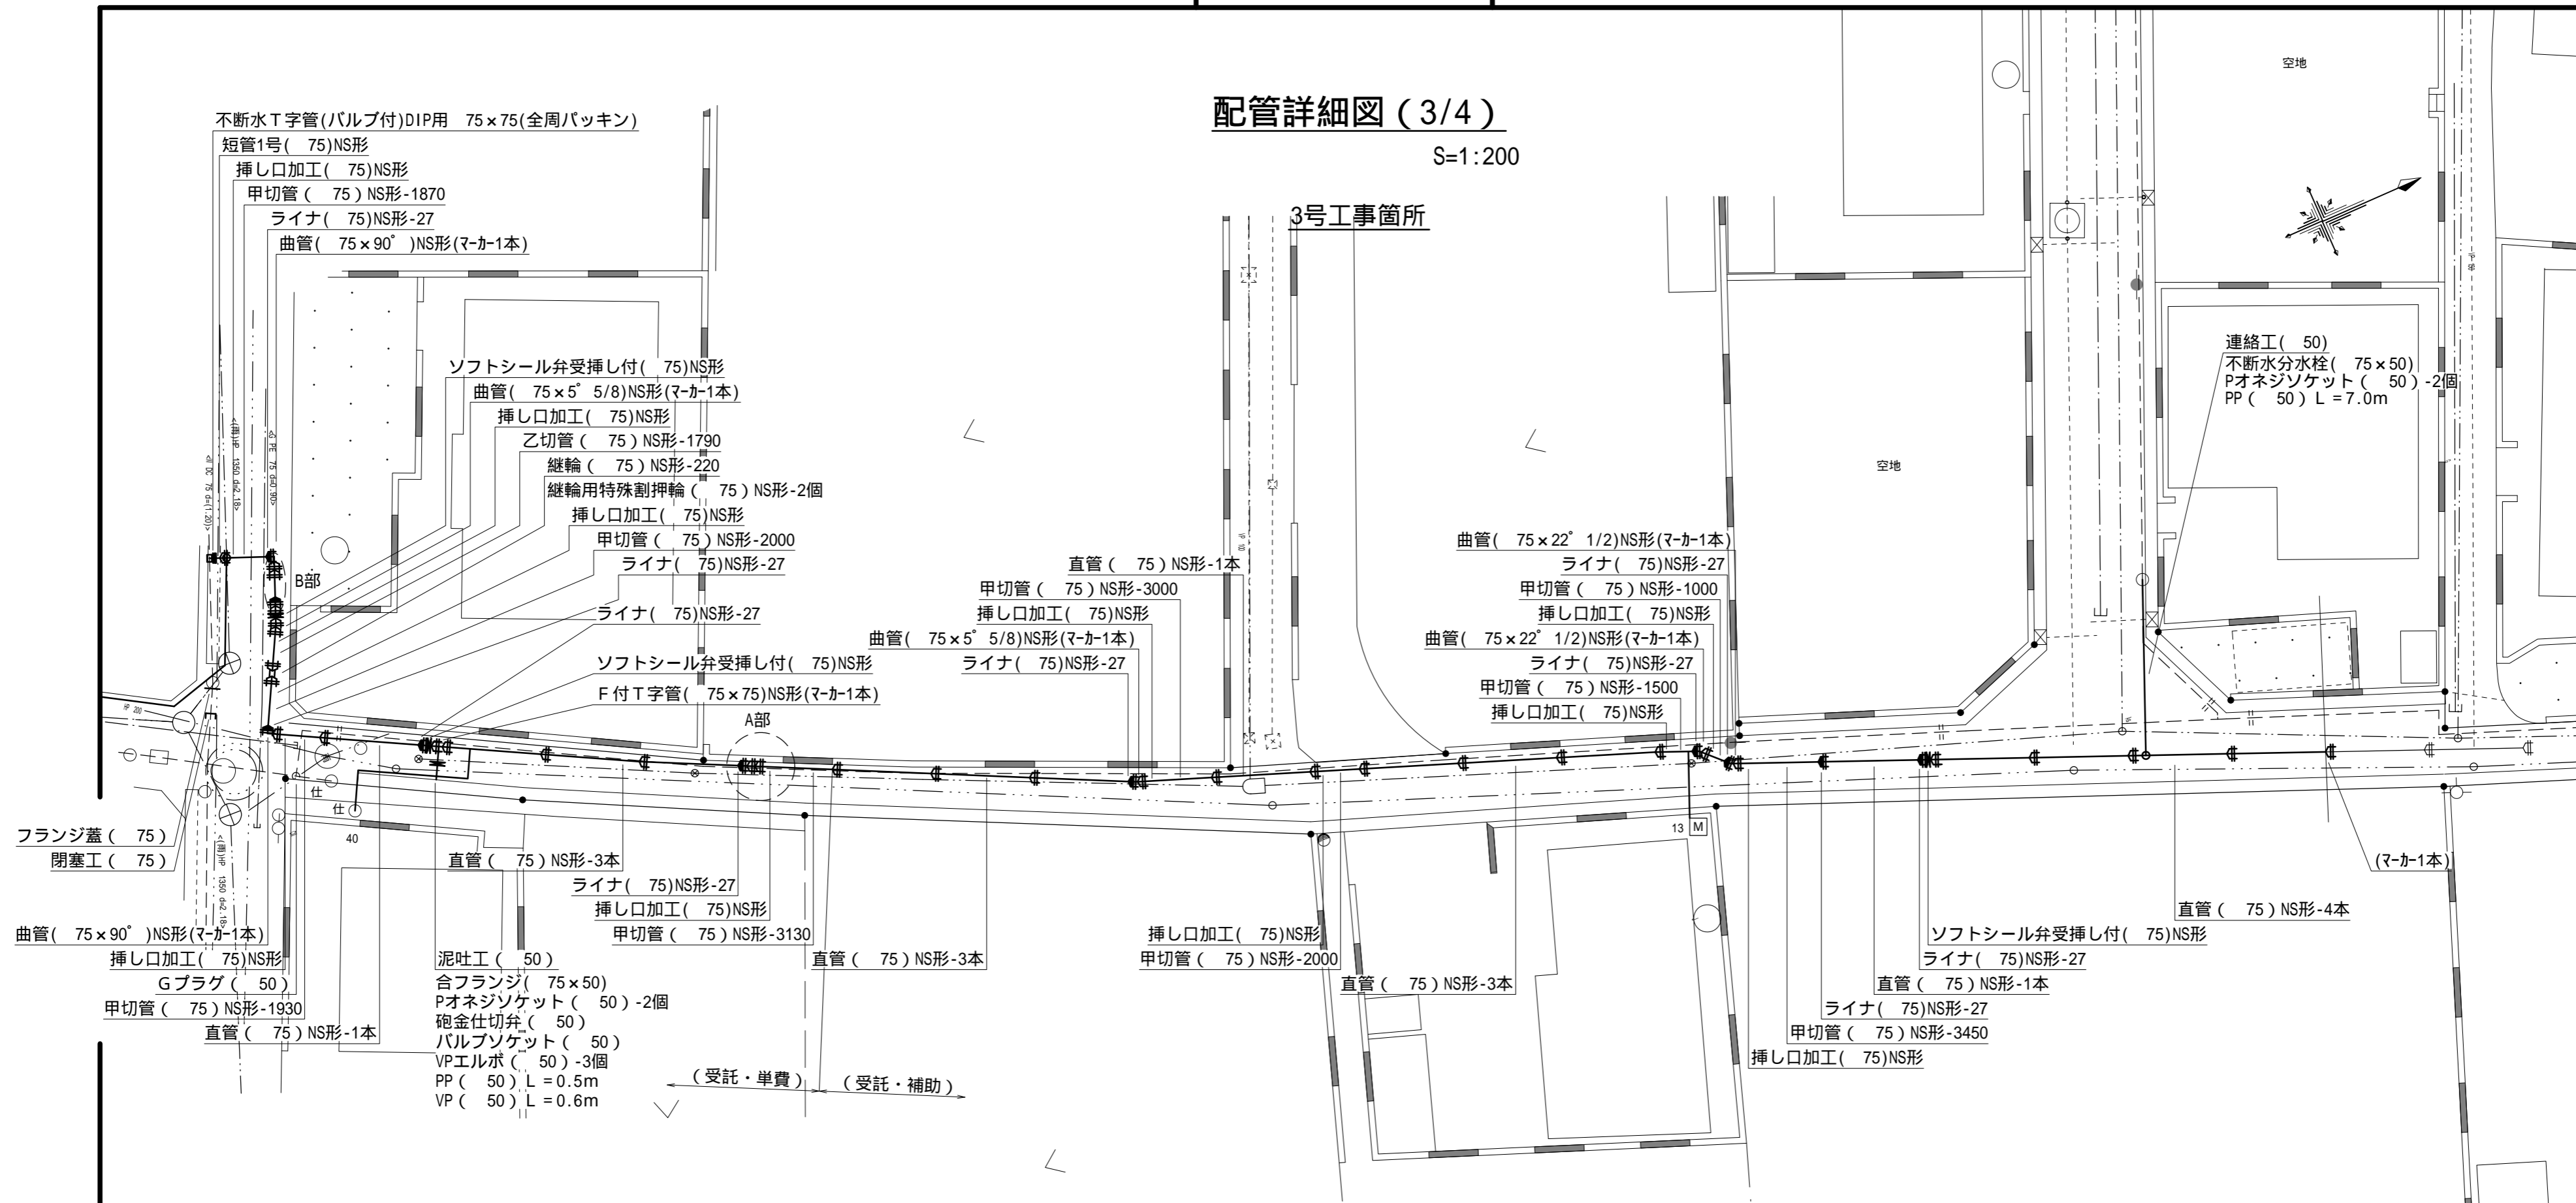


B部詳細図

S=1:100

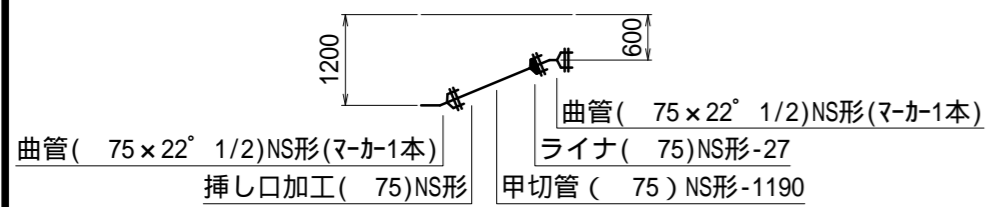

A部詳細図

S=1:100

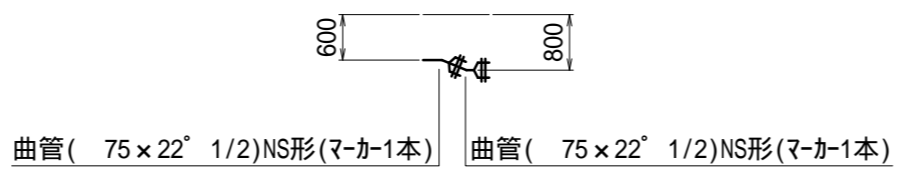

この図面はA2サイズを原寸とする。
【3号工事箇所】


占用物件等凡例	
線種	名称
———	水道管 (新設)
-----	既設水道管
-----	既設ガス管
-----	既設下水管
-----	既設雨水管

津 市 水 道 局			
工事名	平成27年度 工務第17号 公共下水道事業に伴う白塚町地内 配水管移設工事 (仮設及び本設)		
図面の種類	配管詳細図 (3/4)		
縮尺	図示	図面番号	8/11
請負業者名			

設 計 図

配管詳細図 (4/4)

S=1:200

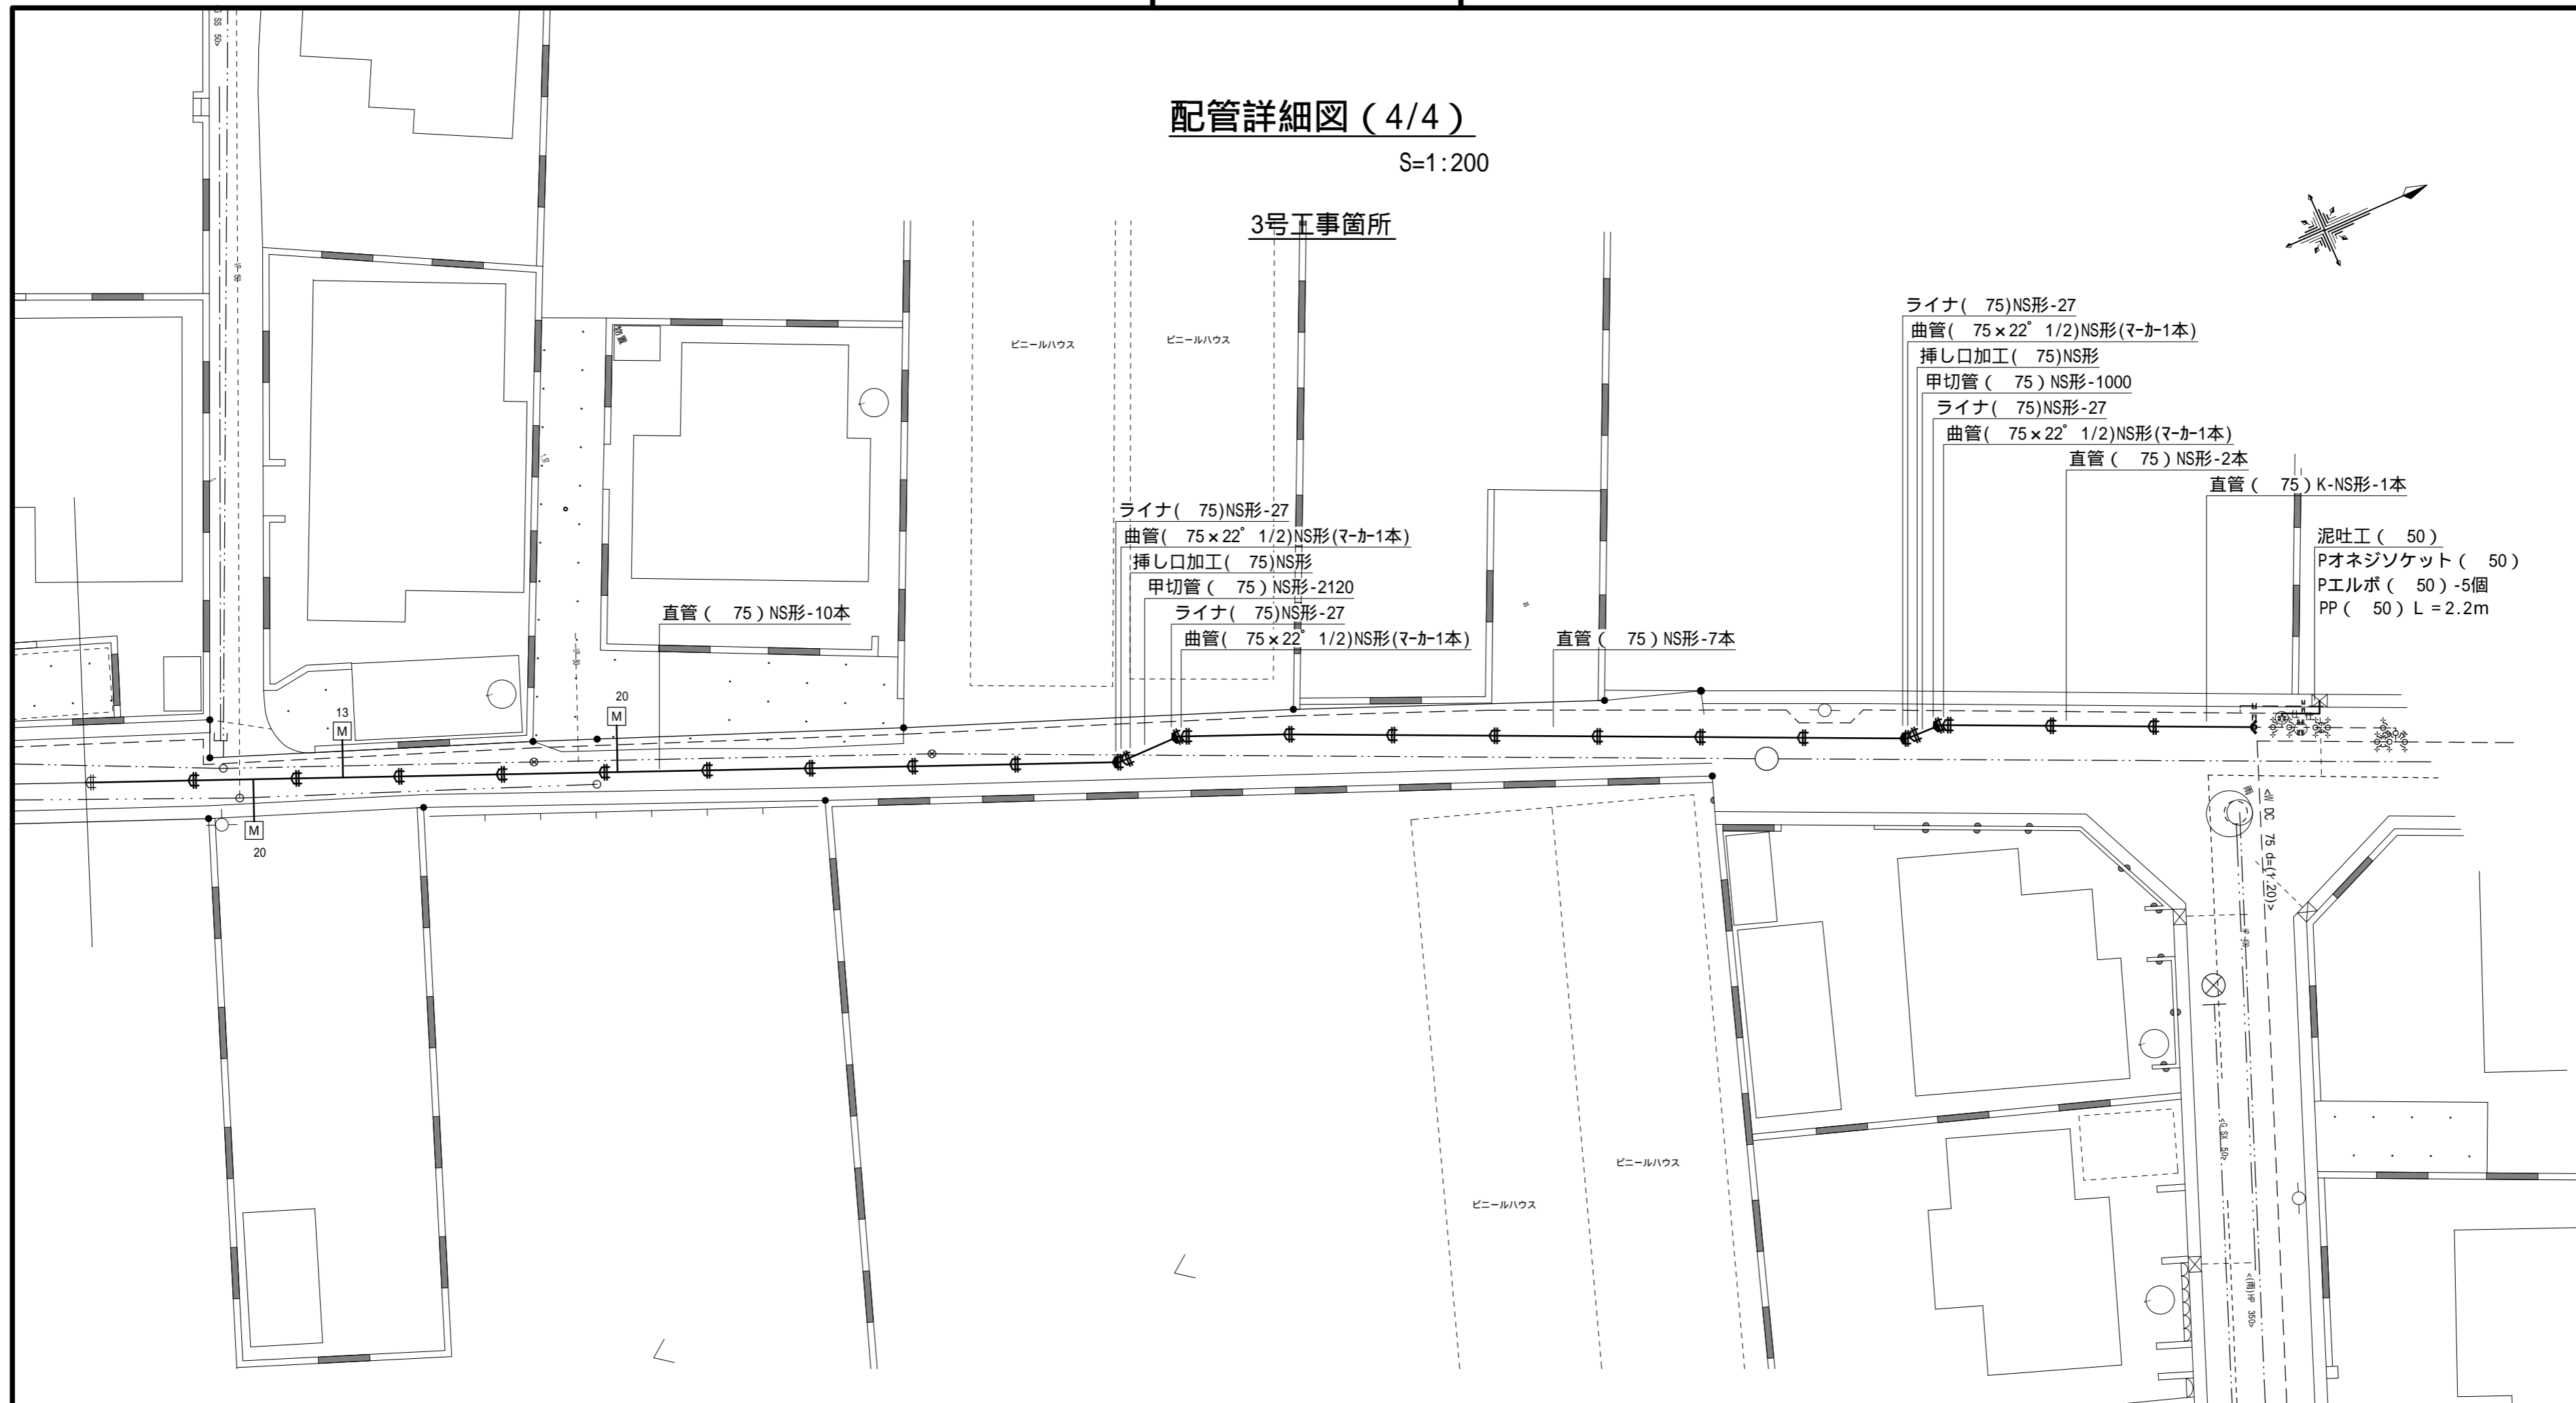

- ライナ (75)NS形-27
- 曲管 (75×22° 1/2)NS形(マ-カ1本)
- 挿し口加工 (75)NS形
- 甲切管 (75)NS形-1000
- ライナ (75)NS形-27
- 曲管 (75×22° 1/2)NS形(マ-カ1本)
- 直管 (75)NS形-2本
- 直管 (75)K-NS形-1本
- 泥吐工 (50)
- Pオネジソケット (50)
- Pエルボ (50)-5個
- PP (50) L=2.2m

- ライナ (75)NS形-27
- 曲管 (75×22° 1/2)NS形(マ-カ1本)
- 挿し口加工 (75)NS形
- 甲切管 (75)NS形-2120
- ライナ (75)NS形-27
- 曲管 (75×22° 1/2)NS形(マ-カ1本)

直管 (75)NS形-10本

直管 (75)NS形-7本

この図面はA2サイズを原寸とする。
【3号工事箇所】

占用物件等凡例

線種	名称
———	水道管 (新設)
---	既設水道管
---	既設ガス管
---	既設NTT
---	既設下水管
---	既設雨水管



津 市 水 道 局			
工事名	平成27年度 工務第17号 公共下水道事業に伴う白塚町地内 配水管移設工事 (仮設及び本設)		
図面の種類	配管詳細図 (4/4)		
縮尺	図示	図面番号	9/11
請負業者名			

設 計 図

仮配管詳細図 (1/2)

S=1:200

3号工事箇所

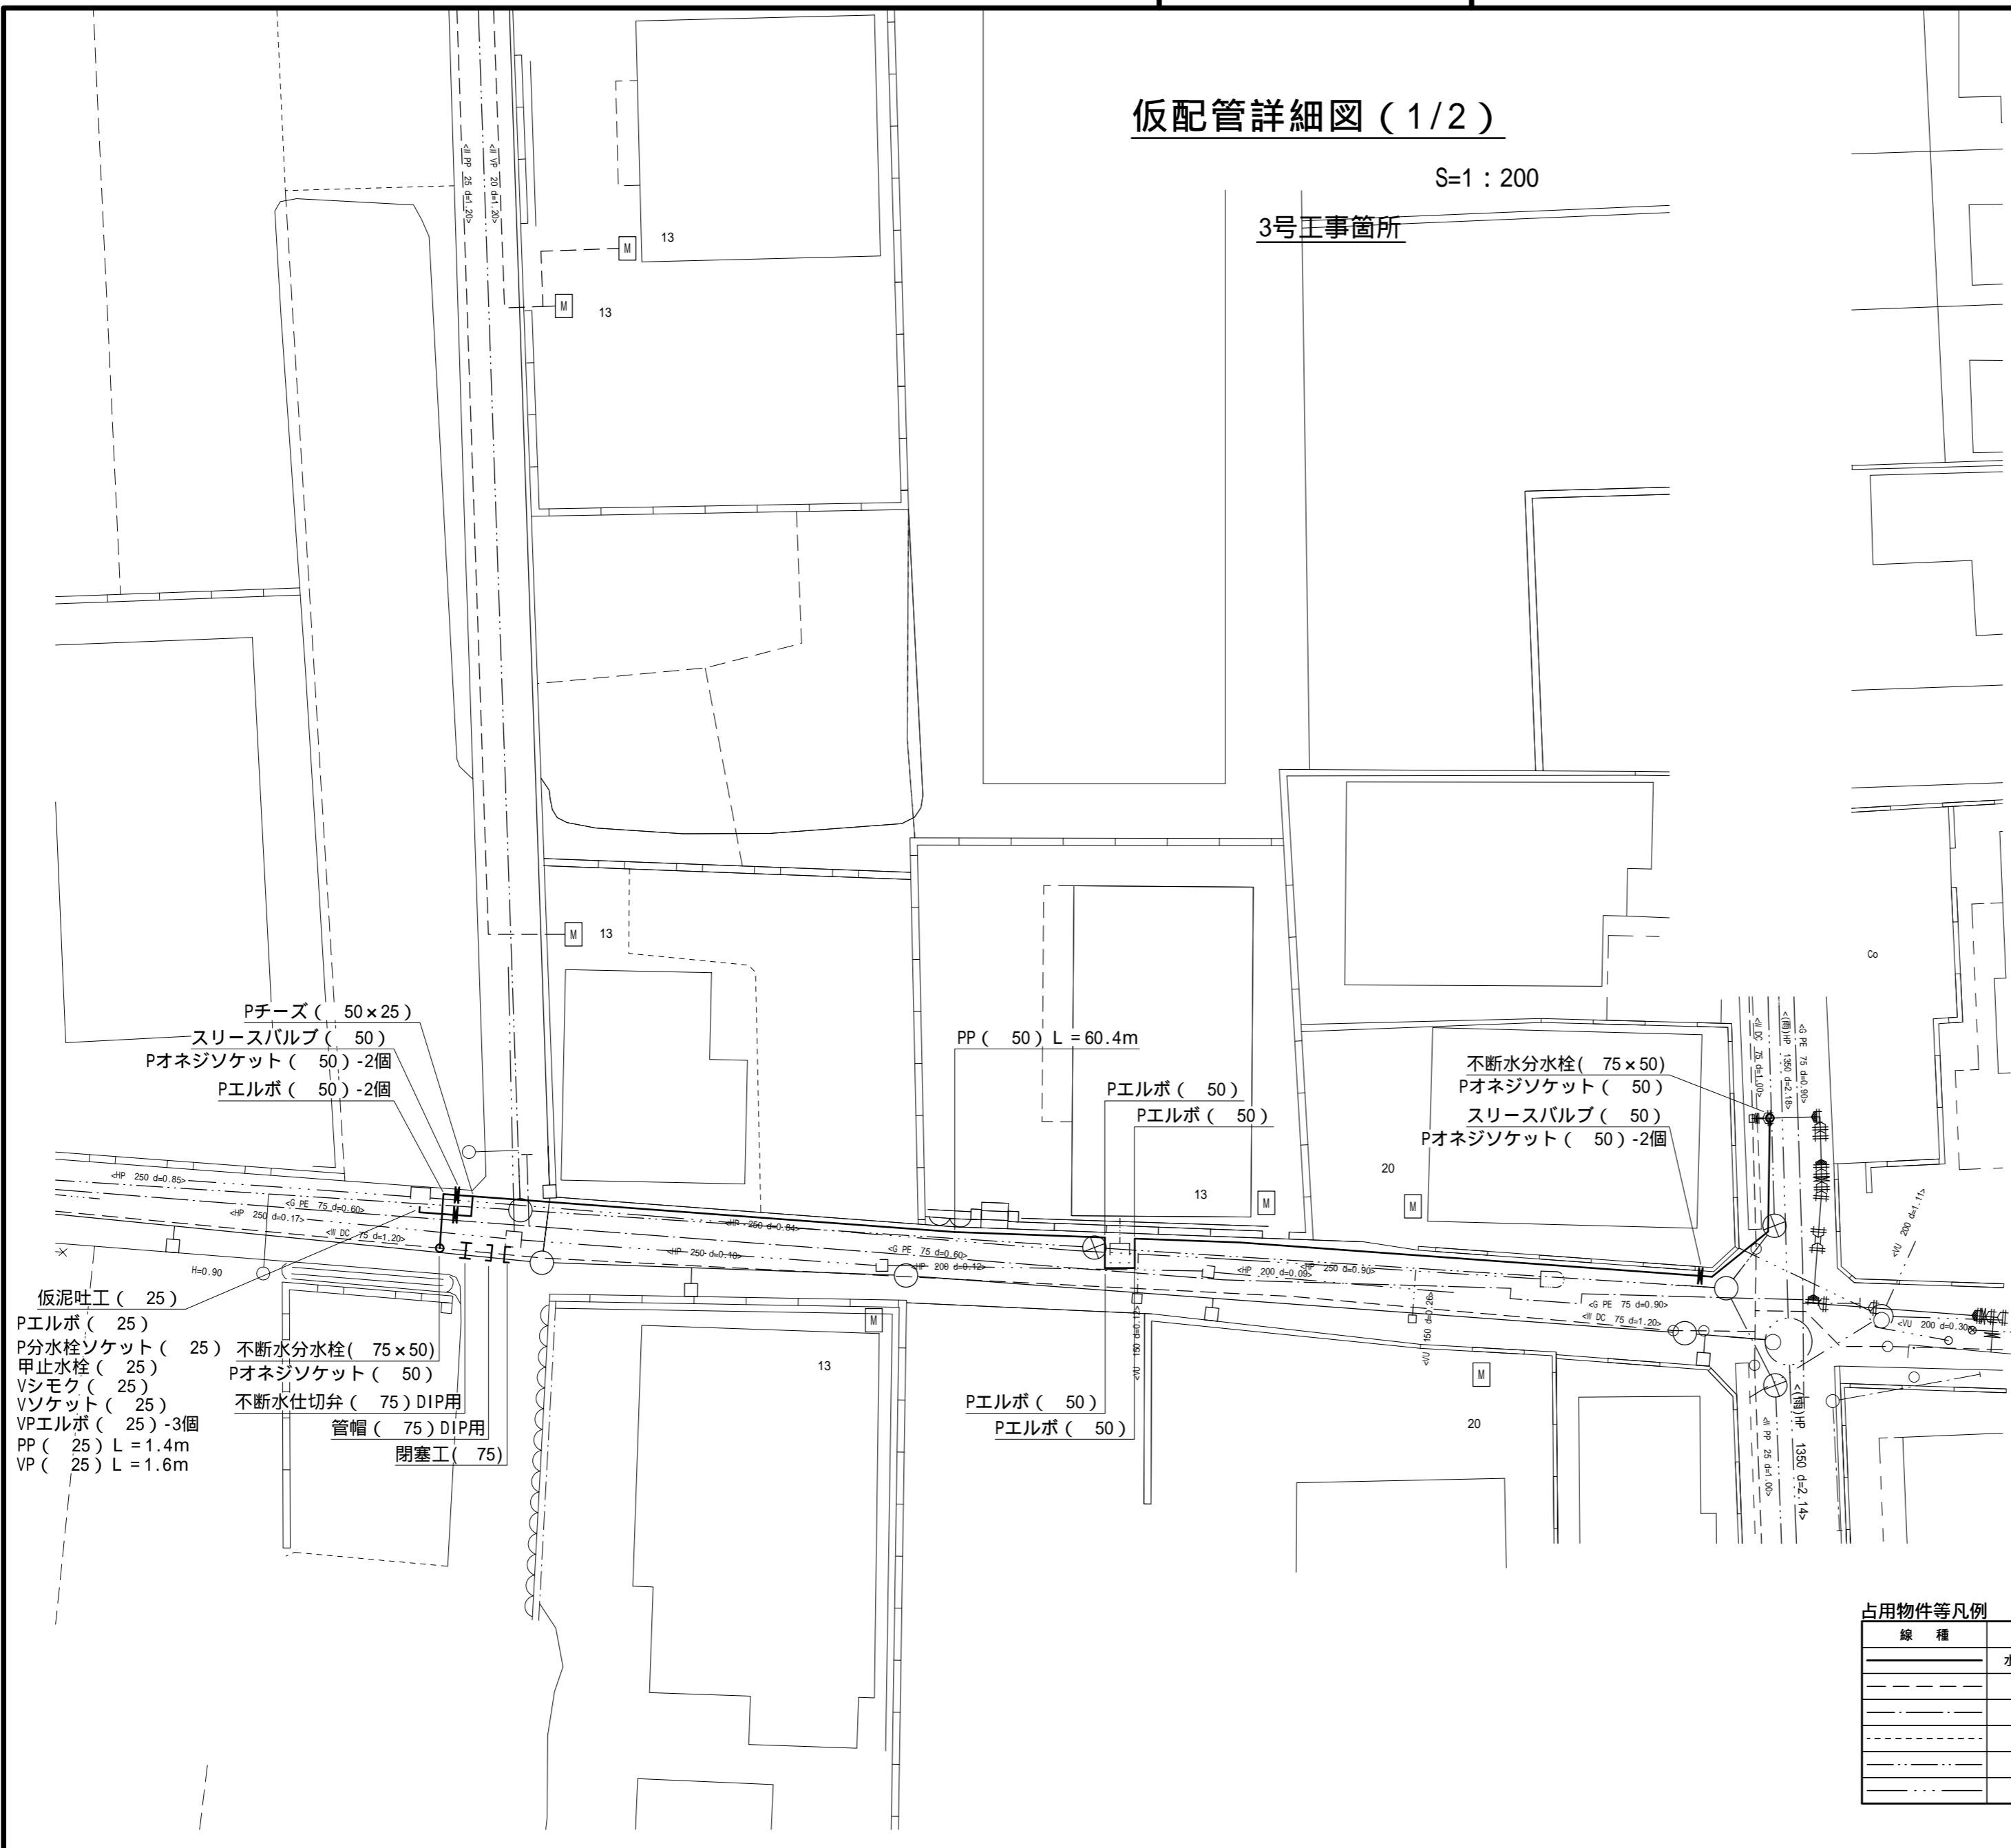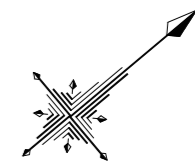

- 仮泥吐工 (25)
- Pエルボ (25)
- P分水栓ソケット (25)
- 甲止水栓 (25)
- Vシモク (25)
- Vソケット (25)
- VPエルボ (25) -3個
- PP (25) L = 1.4m
- VP (25) L = 1.6m
- 不断水分水栓 (75 x 50)
- Pオネジソケット (50)
- 不断水仕切弁 (75) DIP用
- 管帽 (75) DIP用
- 閉塞工 (75)

この図面はA2サイズを原寸とする。
【3号工事箇所】

津 市 水 道 局			
工 事 名	平成27年度 工務第17号 公共下水道事業に伴う白塚町地内 配水管移設工事 (仮設及び本設)		
図面の種類	仮配管詳細図 (1/2)		
縮 尺	図示	図面番号	10/11
請負業者名			

占用物件等凡例

線 種	名 称
———	水道管 (新設)
---	既設水道管
----	既設ガス管
.....	既設NTT
~~~~~	既設下水管
.....	既設雨水管

設計図

仮配管詳細図 (2/2)

S = 1 : 200

4号工事箇所



この図面はA2サイズを原寸とする。  
【4号工事箇所】

占用物件等凡例

線種	名称
———	水道管 (新設)
---	既設水道管
----	既設ガス管
.....	既設NTT
.....	既設下水管
.....	既設雨水管

津 市 水 道 局			
工 事 名	平成27年度 工務第17号 公共下水道事業に伴う白塚町地内 配水管移設工事 (仮設及び本設)		
図面の種類	仮配管詳細図 (2/2)		
縮 尺	図示	図面番号	11/11
請負業者名			