

設計図



平面図

S=1:500



横断面図

S=1:100

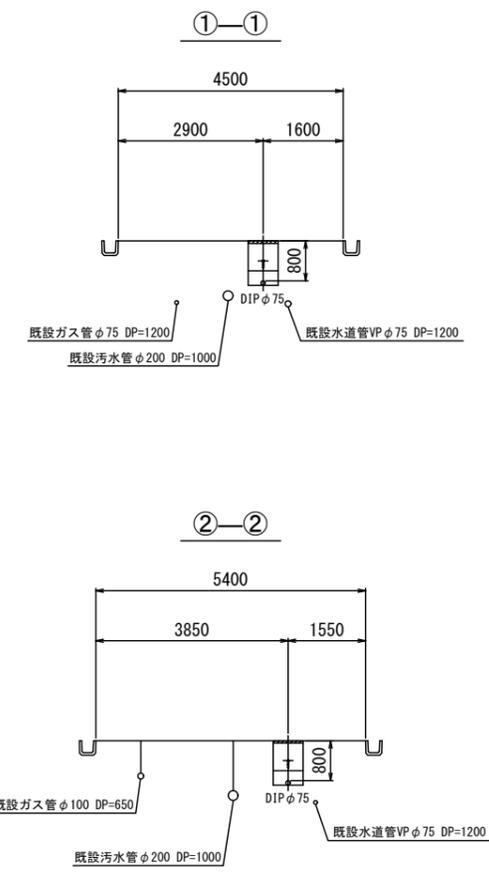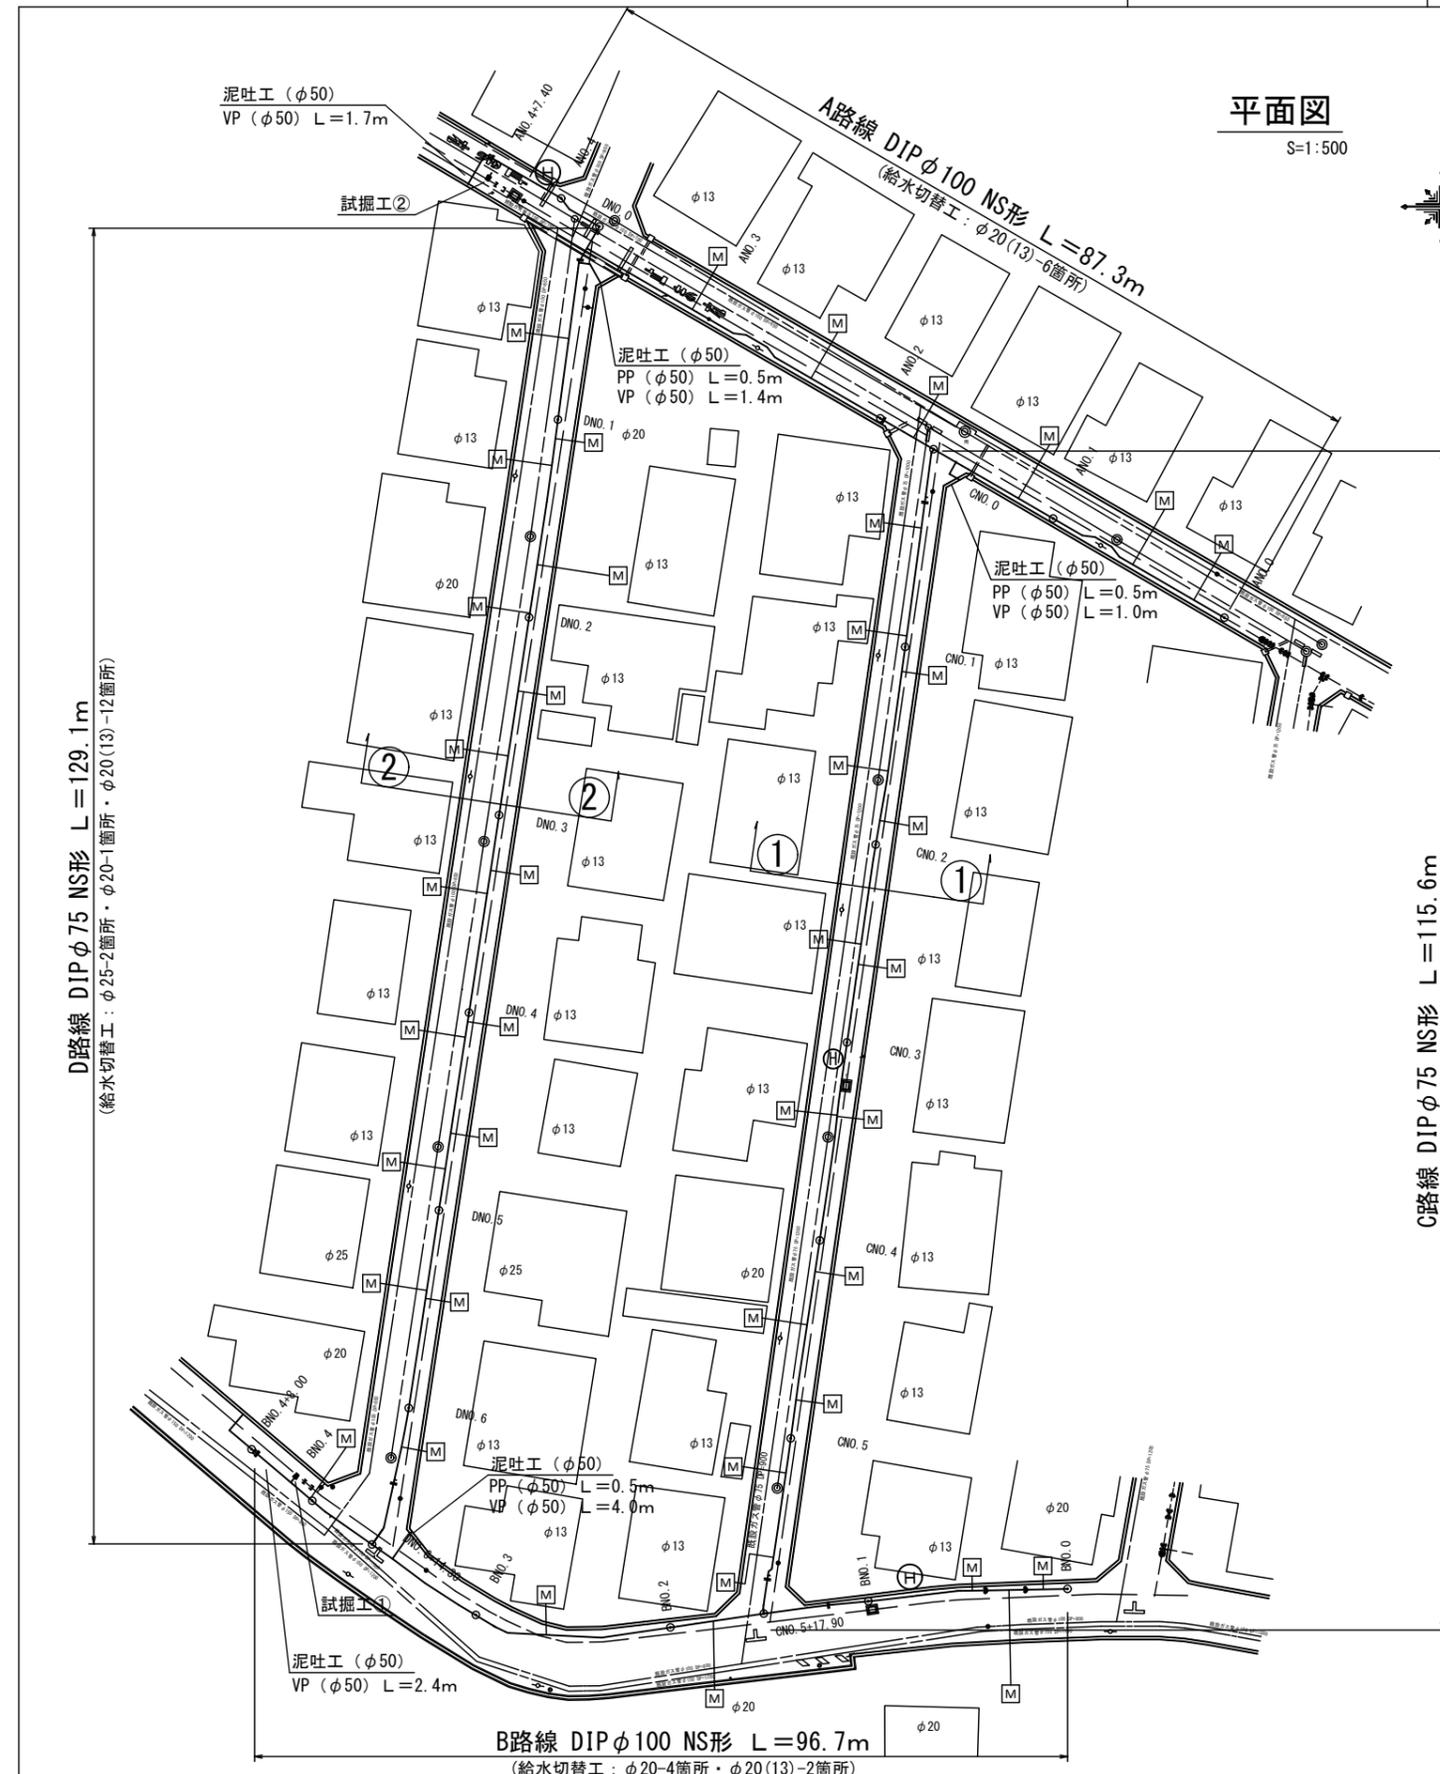

占用物件凡例

線種	名称
——	水道管 (新設)
---	既設水道管
----	既設汚水管
.....	既設雨水管
-----	既設ガス管







※この図面はA2サイズを原寸とする。

津 市 水 道 局			
工 事 名	平成30年度 工務第16号 長岡町地内配水管布設工事		
図面の種類	平面図・横断面図		
縮 尺	図示	図面番号	1/6
受注者名			

設計図

掘削及び埋戻工法図

S=1:20

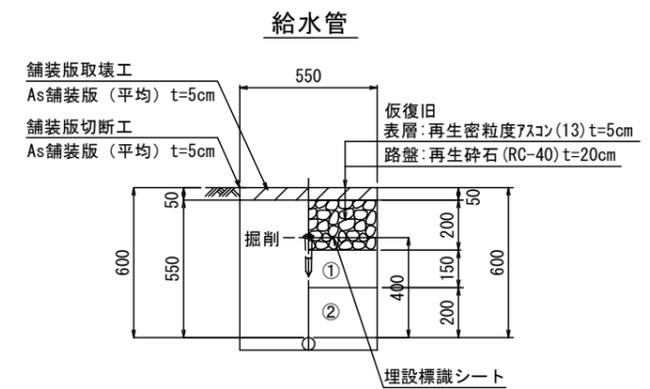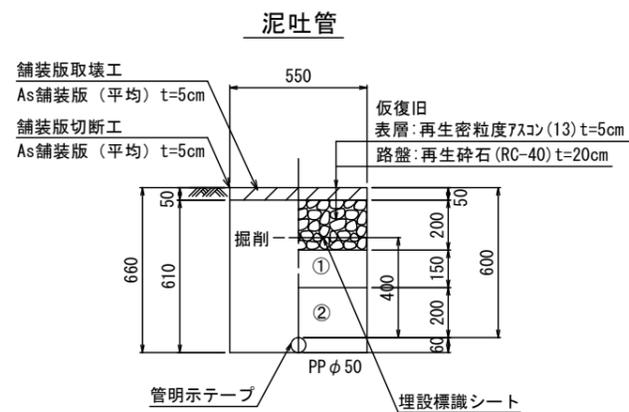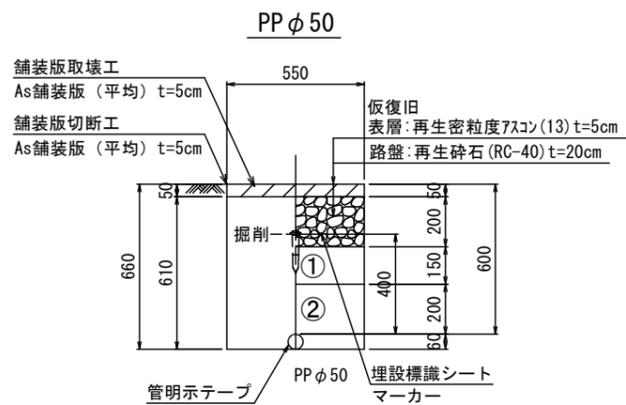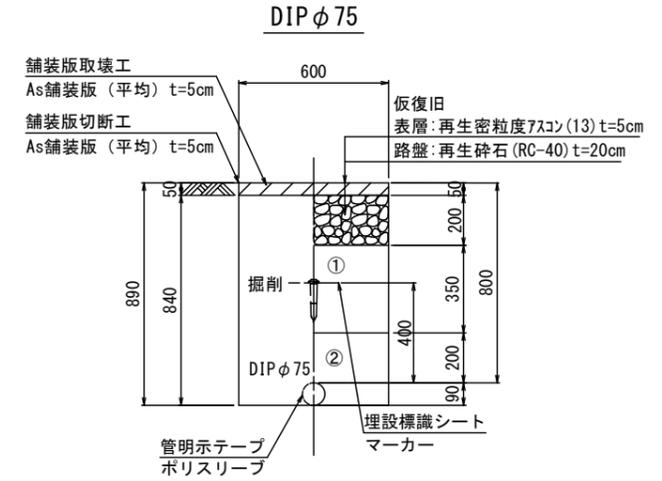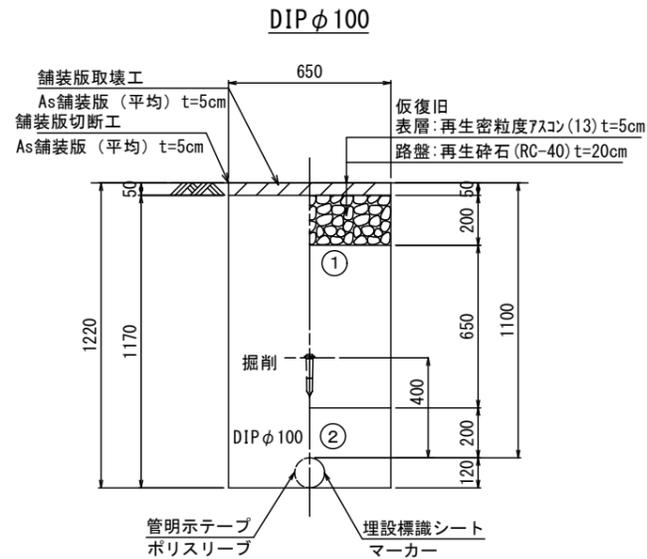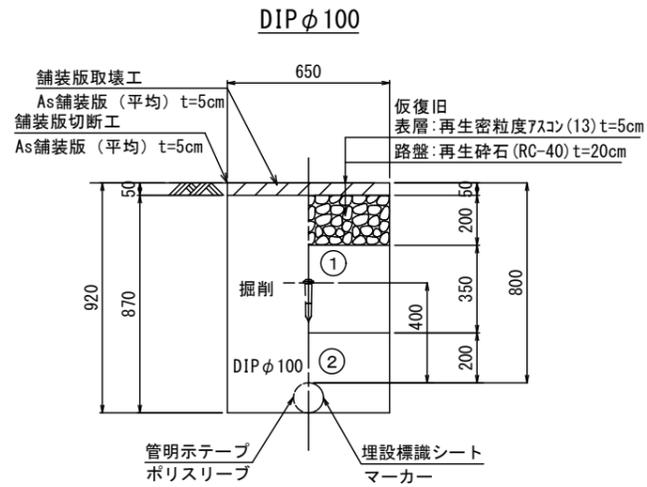

※この図面はA2サイズを原寸とする。

津 市 水 道 局			
工 事 名	平成30年度 工務第16号 長岡町地内配水管布設工事		
図面の種類	掘削及び埋戻工法図		
縮 尺	図示	図面番号	2/6
受注者名			

①・・・再生砕石 (RC-40)

②・・・埋戻し用砂

設計図

配管詳細図(1/4)


S=1:200

A部詳細図

S=1:100

B部詳細図

S=1:100

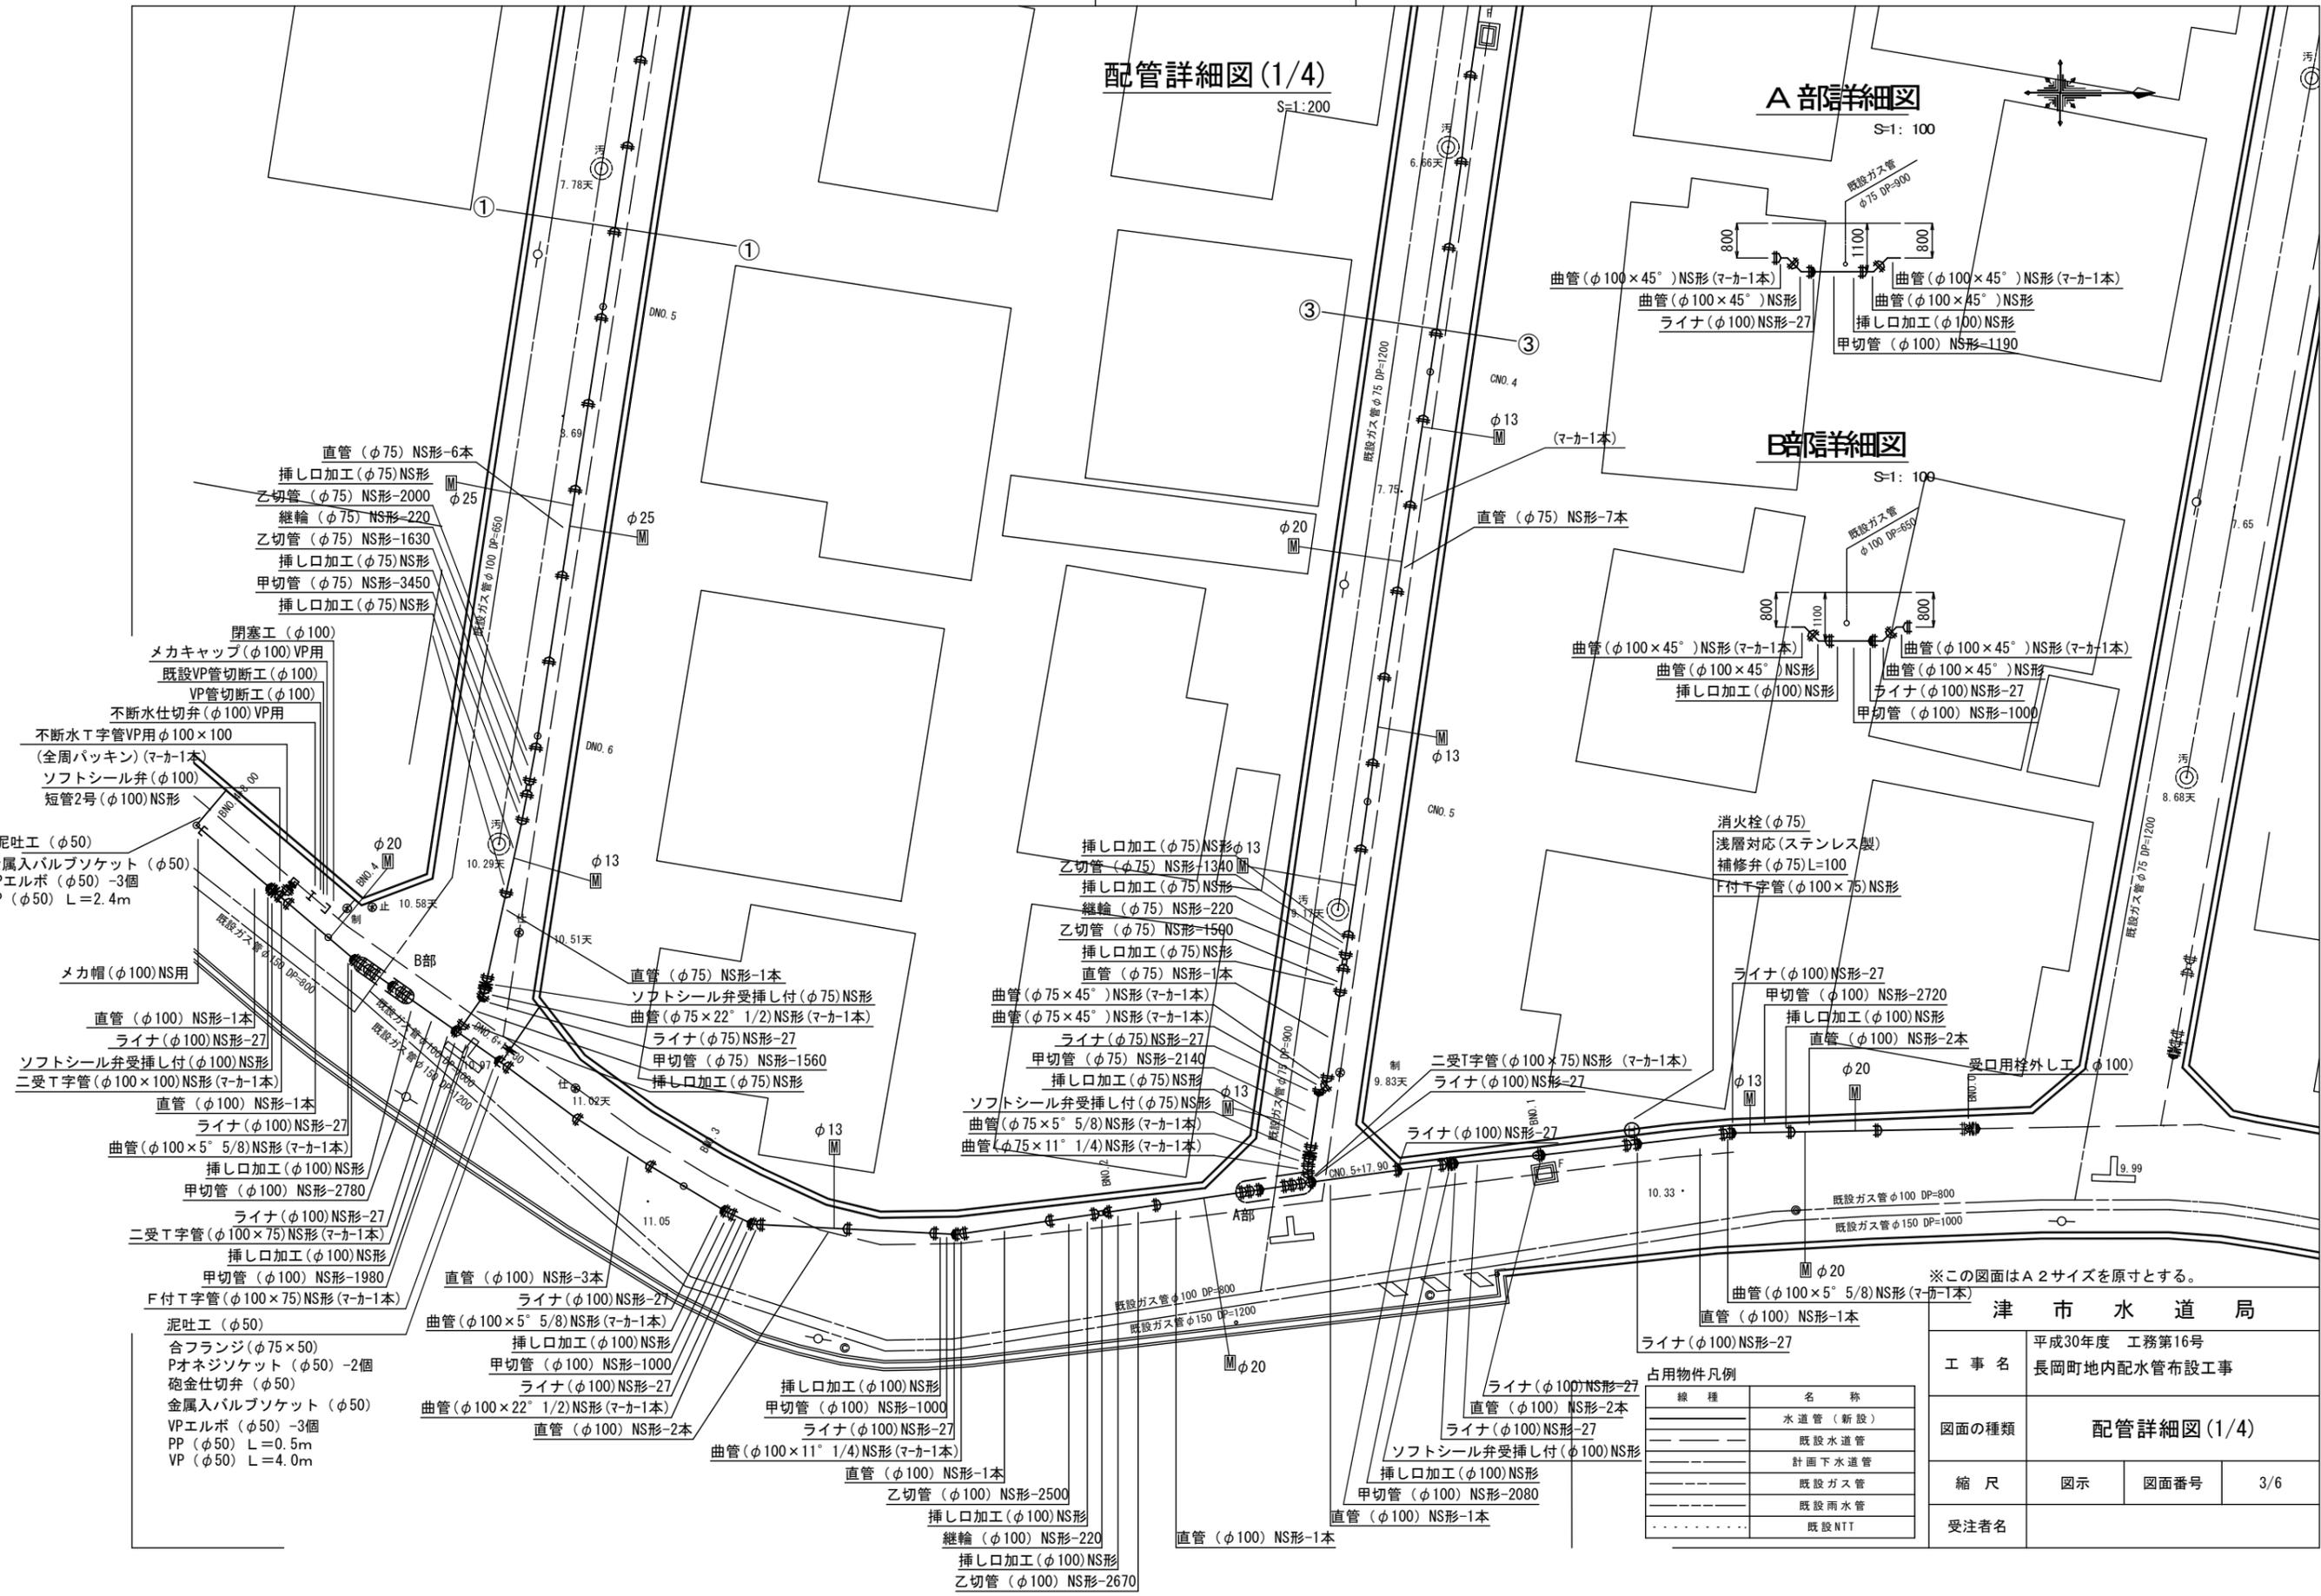

津市水道局			
工事名	平成30年度 工務第16号 長岡町地内配水管布設工事		
図面の種類	配管詳細図(1/4)		
縮尺	図示	図面番号	3/6
受注者名			

占用物件凡例	
——	水道管 (新設)
---	既設水道管
---	計画下水道管
---	既設ガス管
---	既設雨水管
---	既設NTT

設計図

配管詳細図(2/4)



※この図面はA2サイズを原寸とする。

津市水道局			
工事名	平成30年度 工務第16号 長岡町地内配水管布設工事		
図面の種類	配管詳細図(2/4)		
縮尺	図示	図面番号	4/6
受注者名			

占用物件凡例

線種	名称
———	水道管(新設)
---	既設水道管
----	計画下水道管
-----	既設ガス管
.....	既設雨水管
.....	既設NTT


 
設計図

配管詳細図(3/4)

S=1:200

C部詳細図

S=1:100

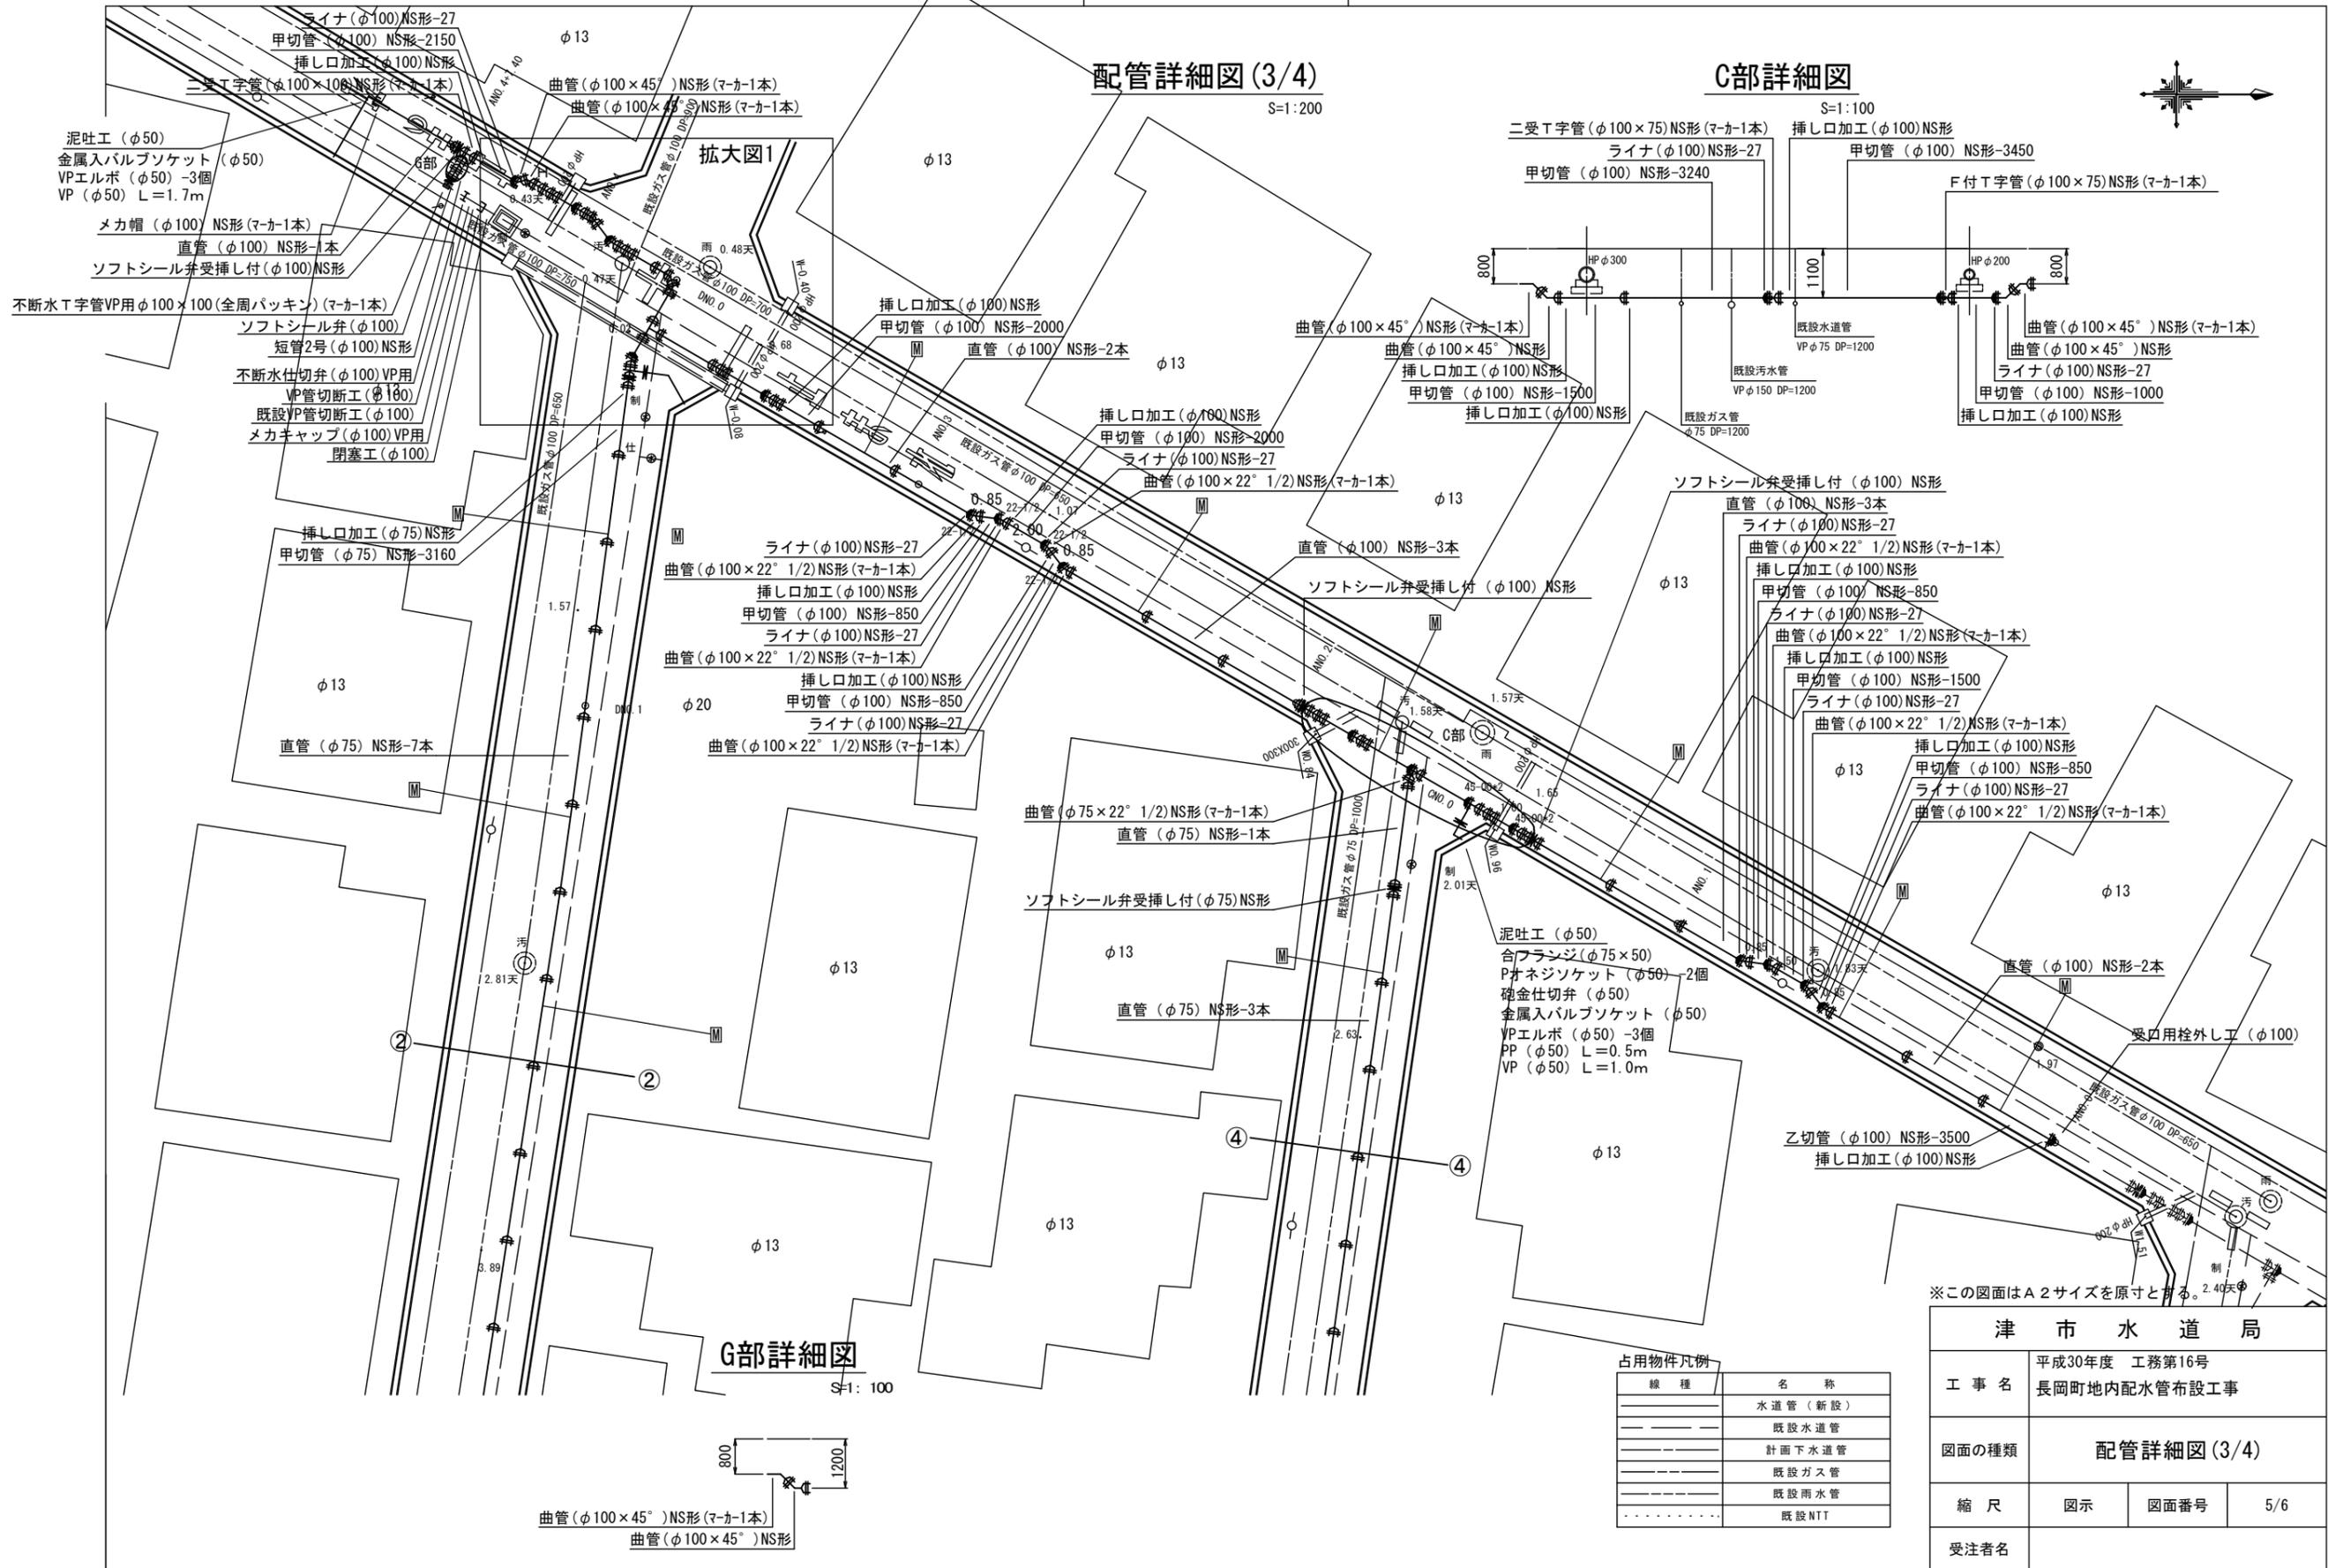

G部詳細図

S=1:100

占用物件凡例

線種	名称
———	水道管(新設)
---	既設水道管
----	計画下水道管
.....	既設ガス管
.....	既設雨水管
.....	既設NTT

津市水道局			
工事名	平成30年度 工務第16号 長岡町地内配水管布設工事		
図面の種類	配管詳細図(3/4)		
縮尺	図示	図面番号	5/6
受注者名			

設計図


配管詳細図(4/4)

S=1:100

拡大図 1/100


D部 詳細図

S=1:100

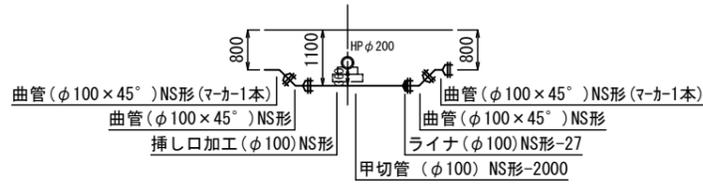


E部 詳細図

S=1:100

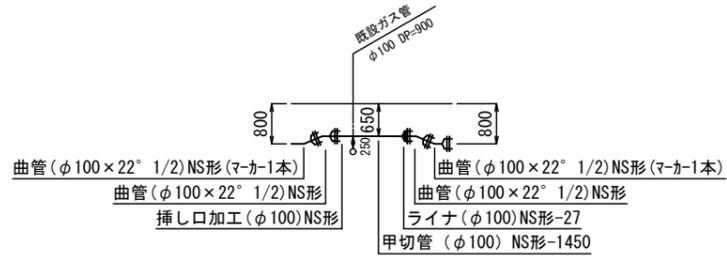


F部 詳細図

S=1:100

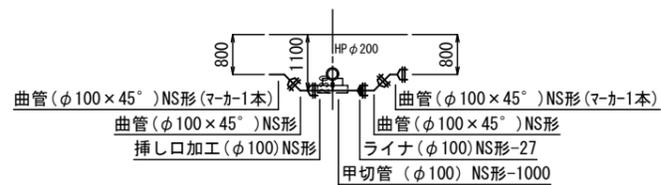

消火栓 (φ75)
浅層対応 (ステンレス製)
補修弁 (φ75) L=100
F付T字管 (φ100×75) NS形

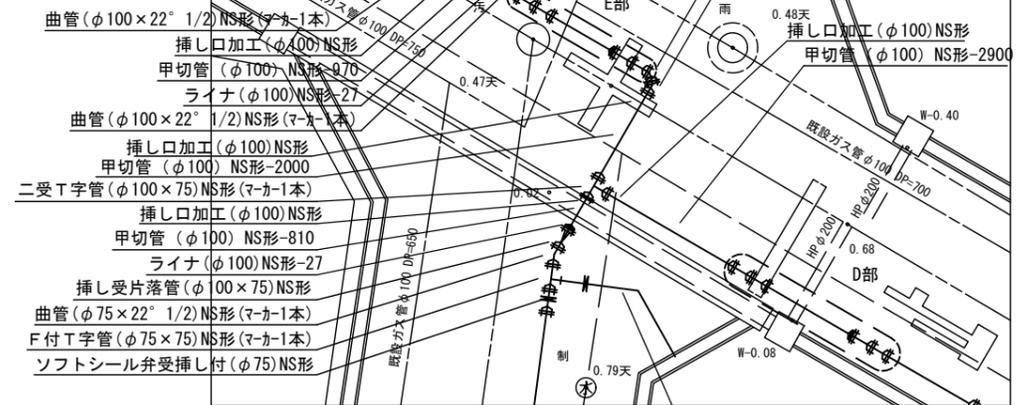

泥吐工 (φ50)
合フランジ (φ75×50)
Pオネジソケット (φ50) -2個
砲金仕切弁 (φ50)
金属入バルブソケット (φ50)
VPエルボ (φ50) -3個
PP (φ50) L=0.5m
VP (φ50) L=1.8m

占用物件凡例

線種	名称
———	水道管 (新設)
---	既設水道管
---	計画下水道管
---	既設ガス管
---	既設雨水管
---	既設NTT

※この図面はA2サイズを原寸とする。

津 市 水 道 局			
工事名	平成30年度 工務第16号 長岡町地内配水管布設工事		
図面の種類	配管詳細図(4/4)		
縮尺	図示	図面番号	6/6
受注者名			