


設 計 図

平面図 (1/4)

S=1 : 500

DIP-GXφ200 L=286.3m  
既設管撤去 VPφ200 L=281.0m

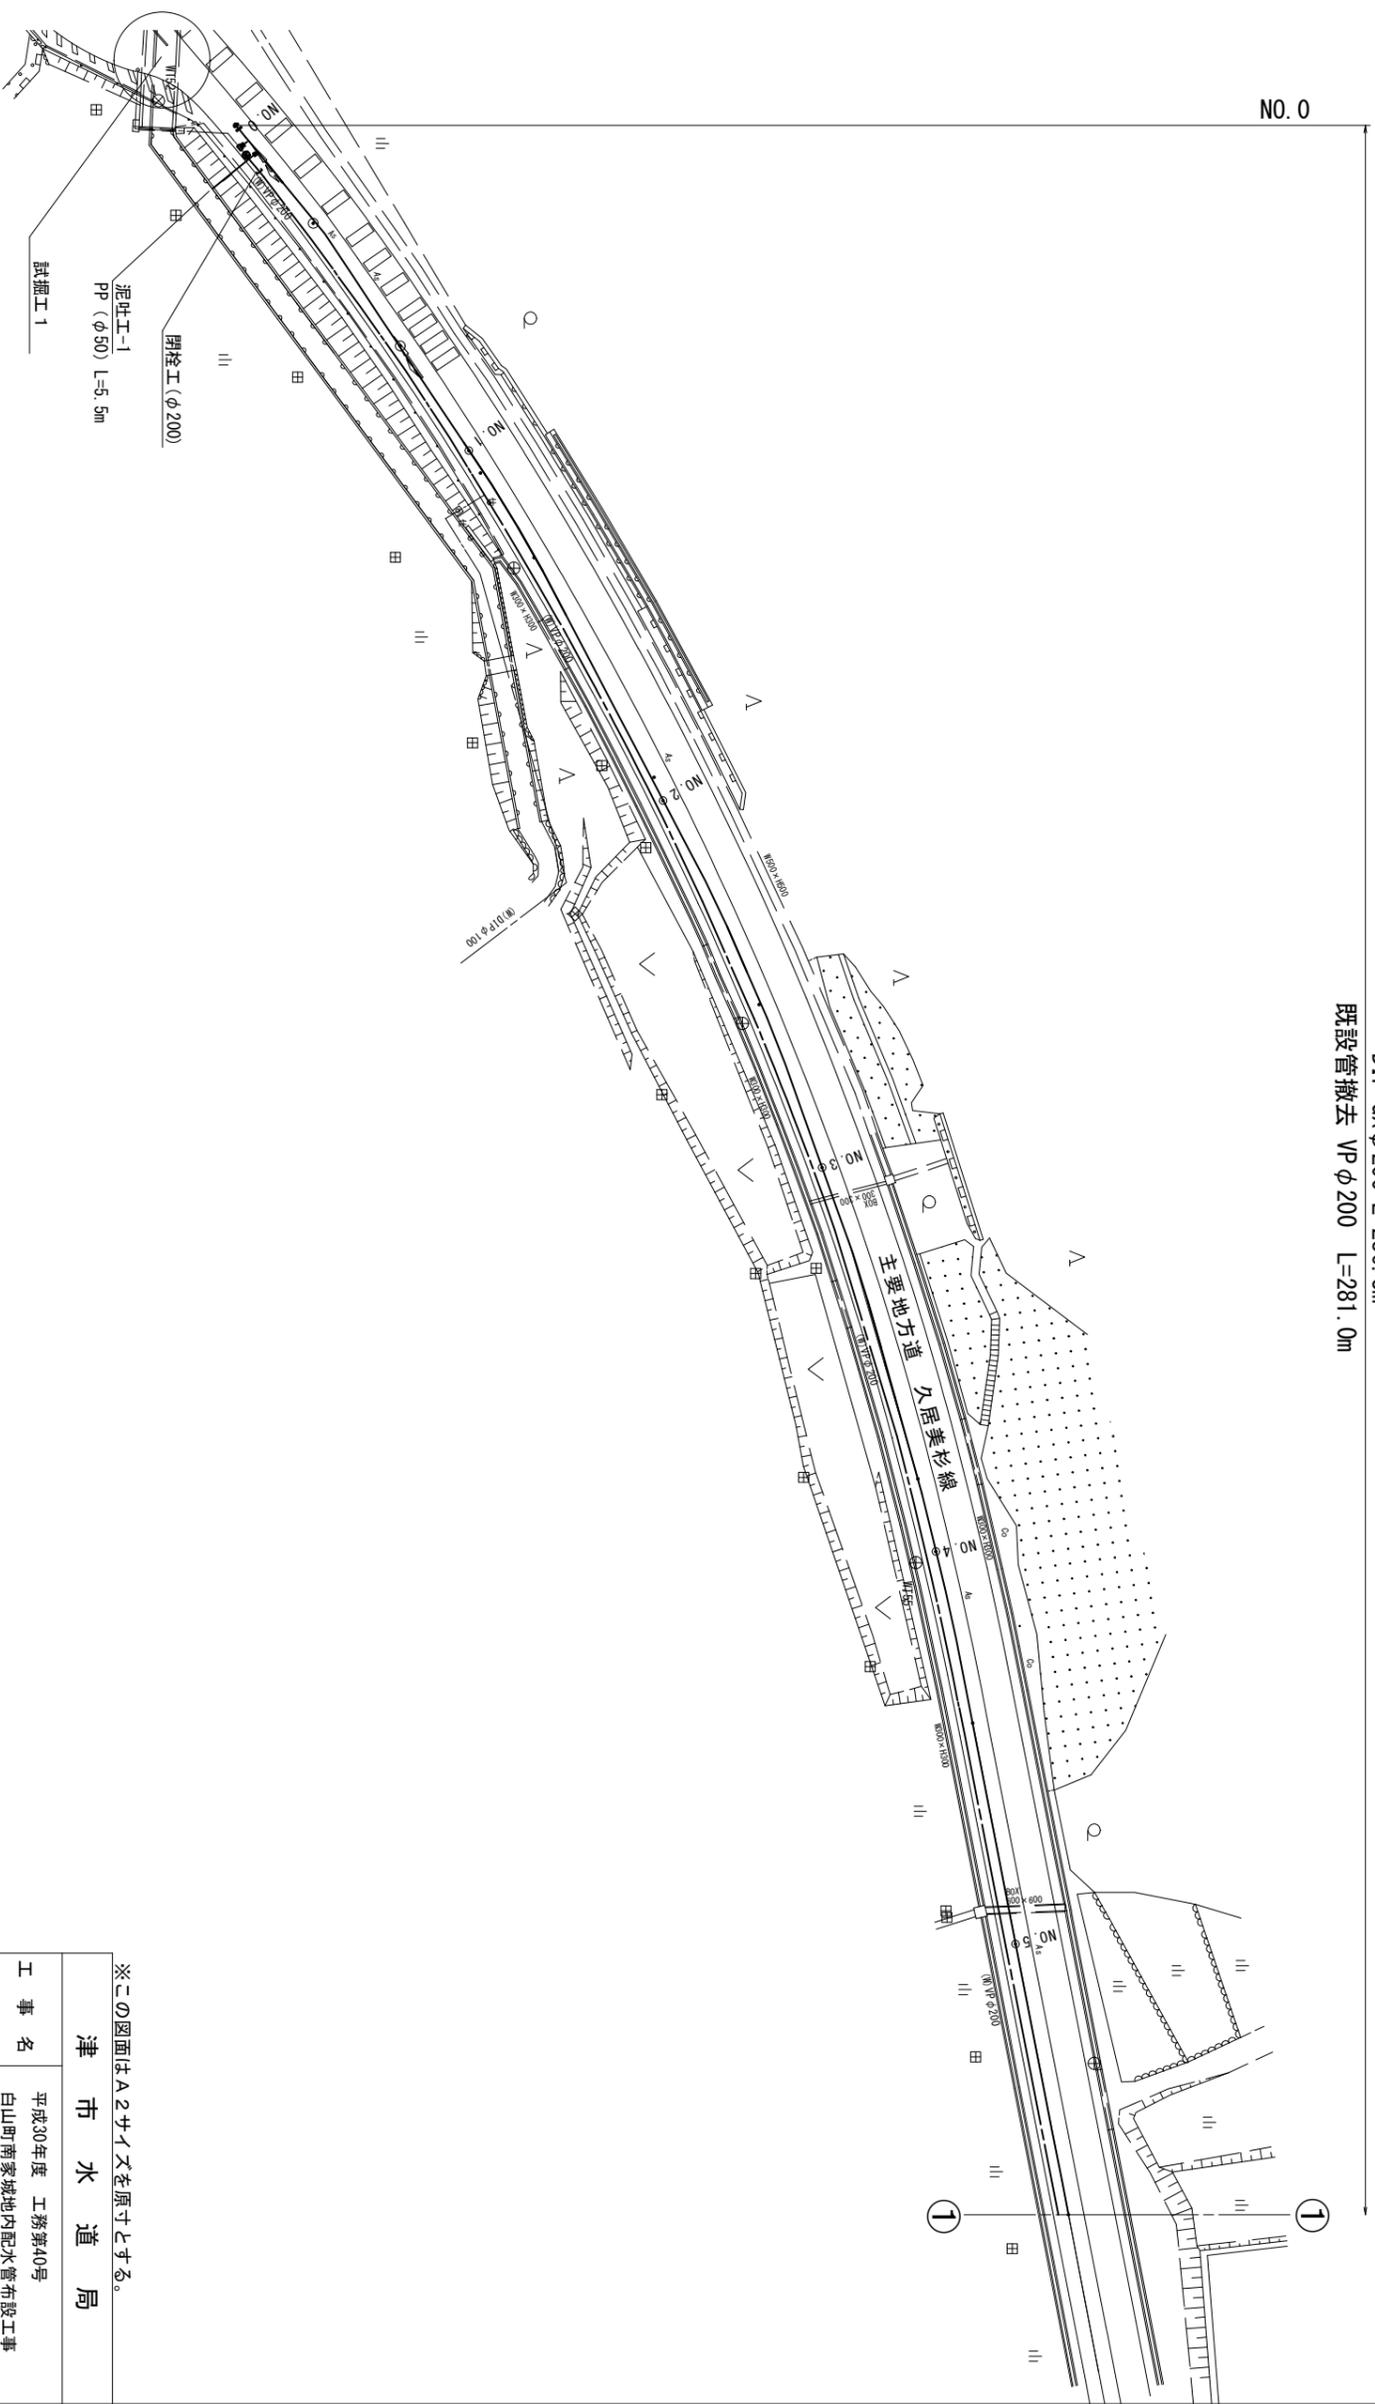


※この図面はA2サイズを原寸とする。

津 市 水 道 局			
工 事 名	平成30年度 工務第40号 白山町南家城地内配水管布設工事		
図面の種類	平面図 (1/4)		
縮 尺	S=1:500	図面番号	1/22
受注者名			

設計図

平面図 (2/4)

S=1 : 500

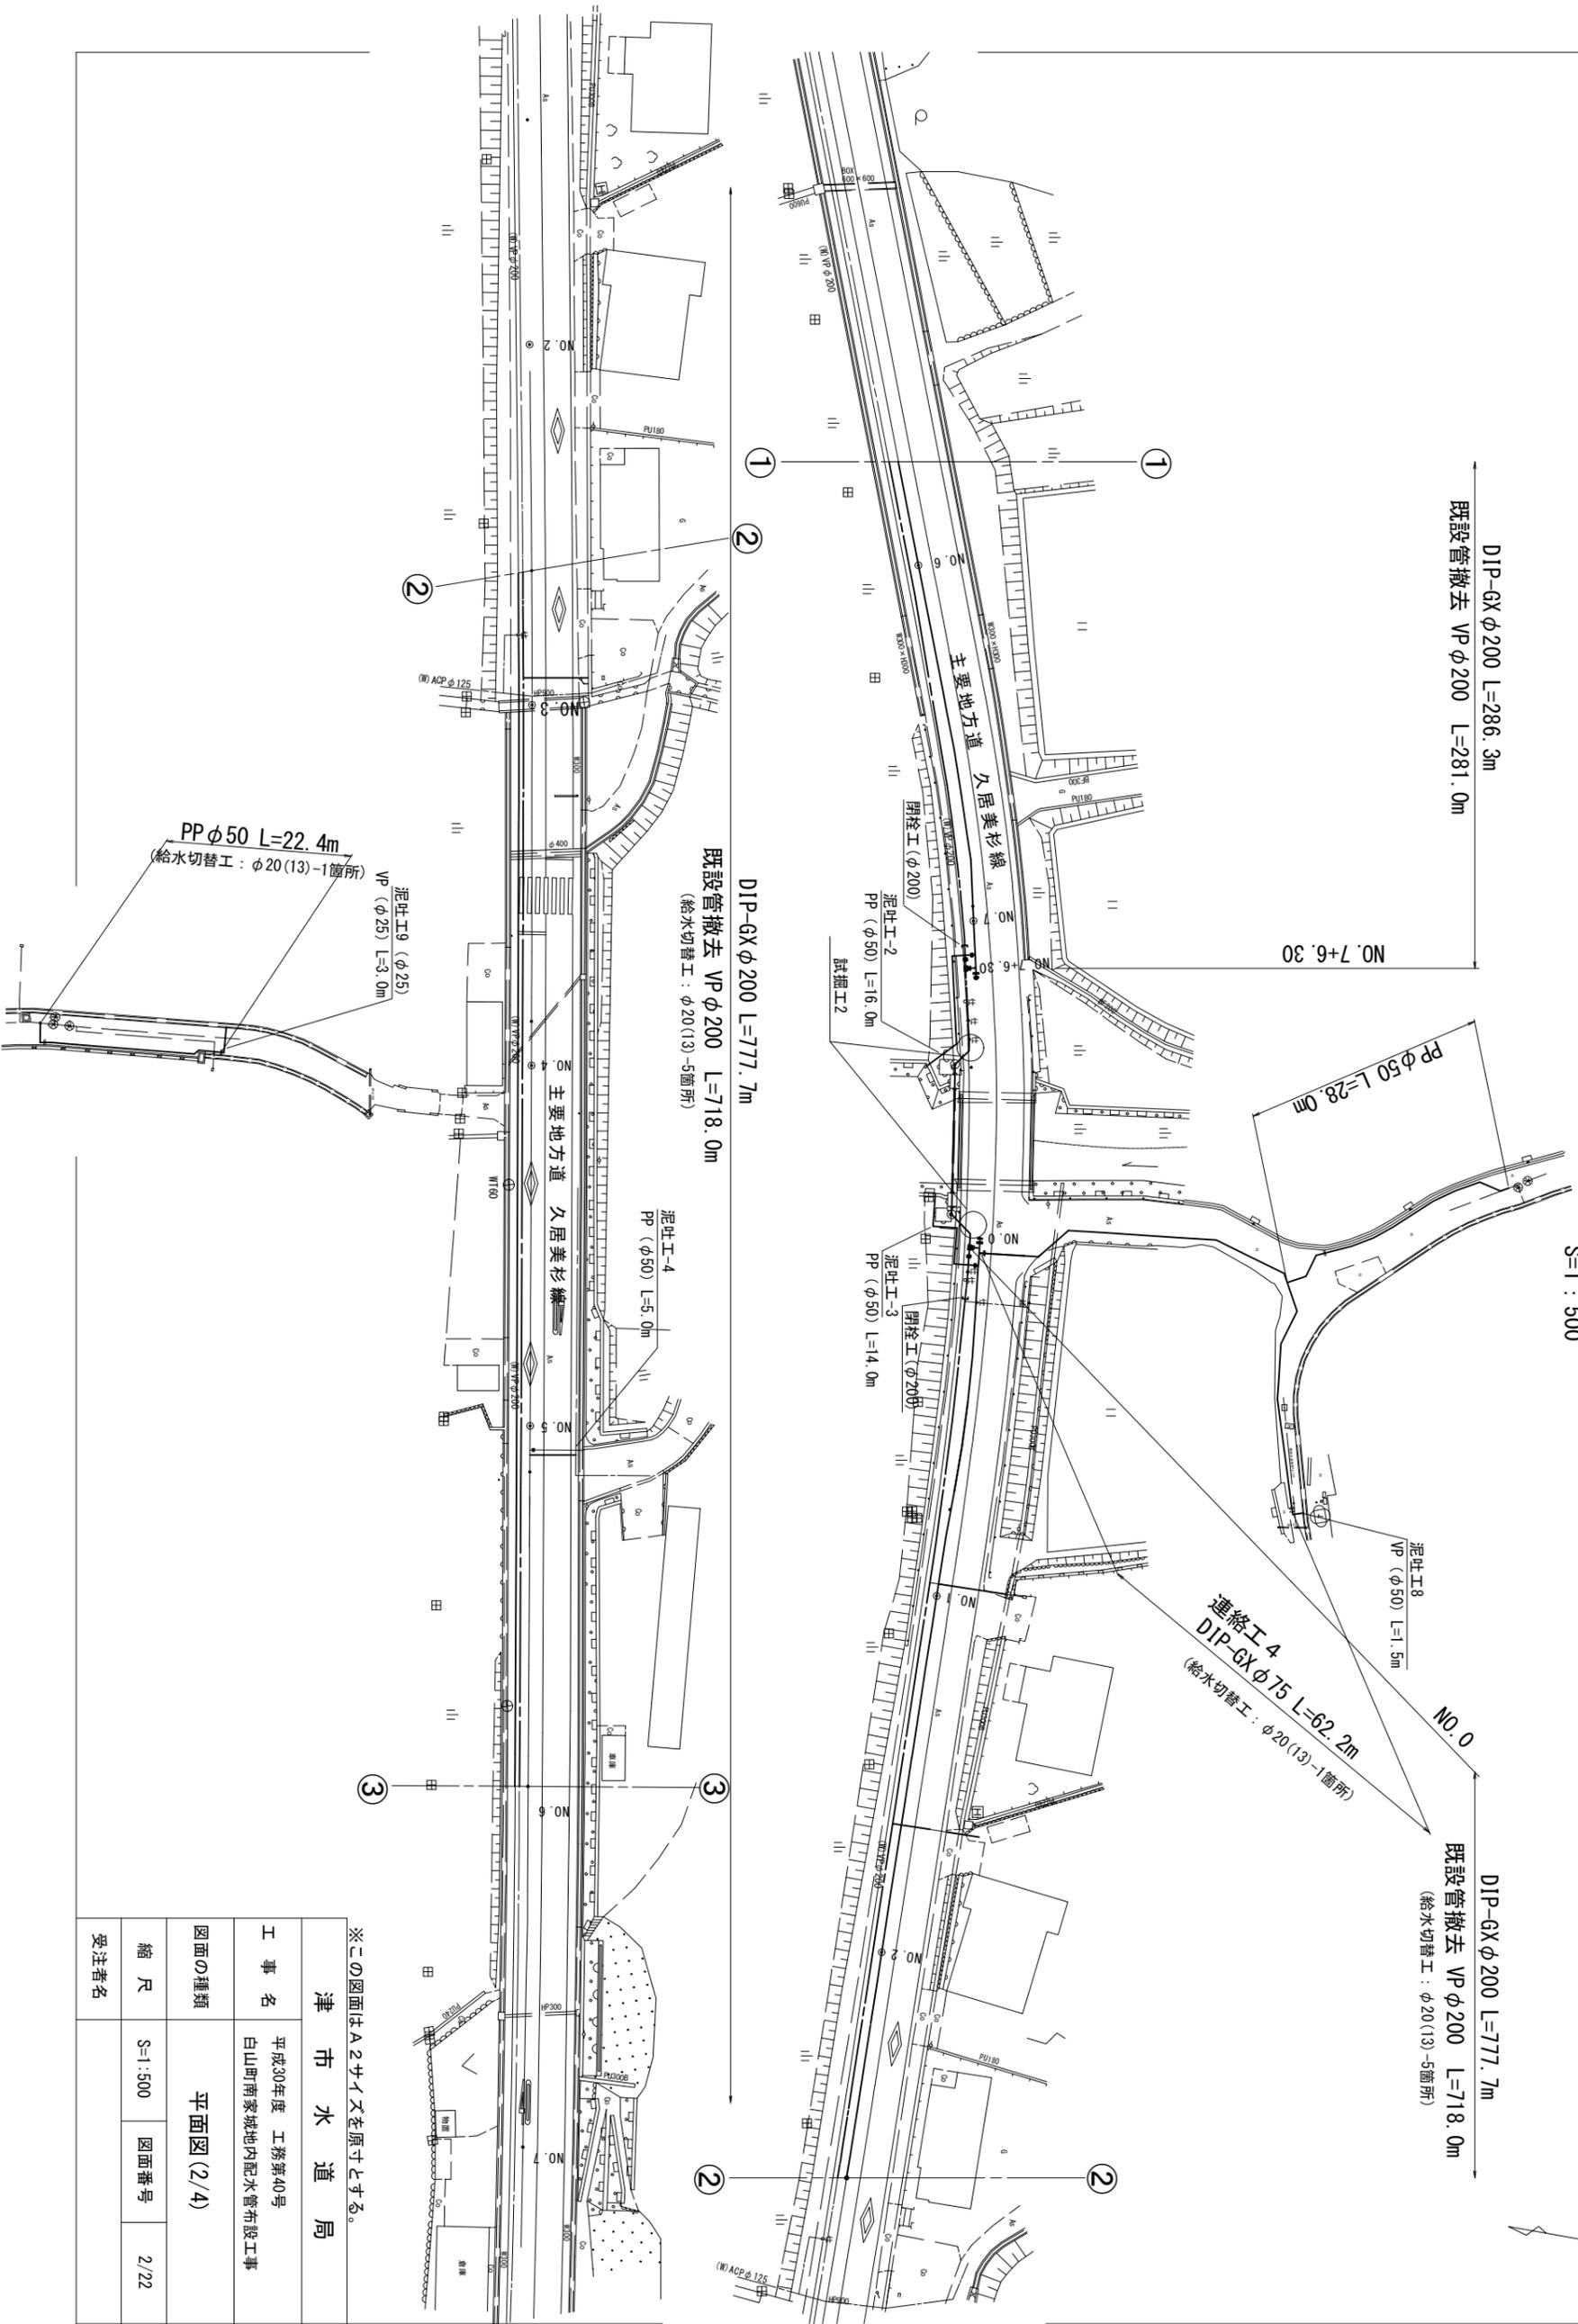

津市水道局	
工事名	平成30年度 工務第40号 白山町南家城地内配水管布設工事
図面の種類	平面図 (2/4)
縮尺	S=1:500
図面番号	2/22
受注者名	

# 設計図


## 平面図 (3/4)

S=1 : 500

DIP-GXφ200 L=777.7m

既設管撤去 VPφ200 L=718.0m


(給水切替工 : φ20(13)-5箇所)

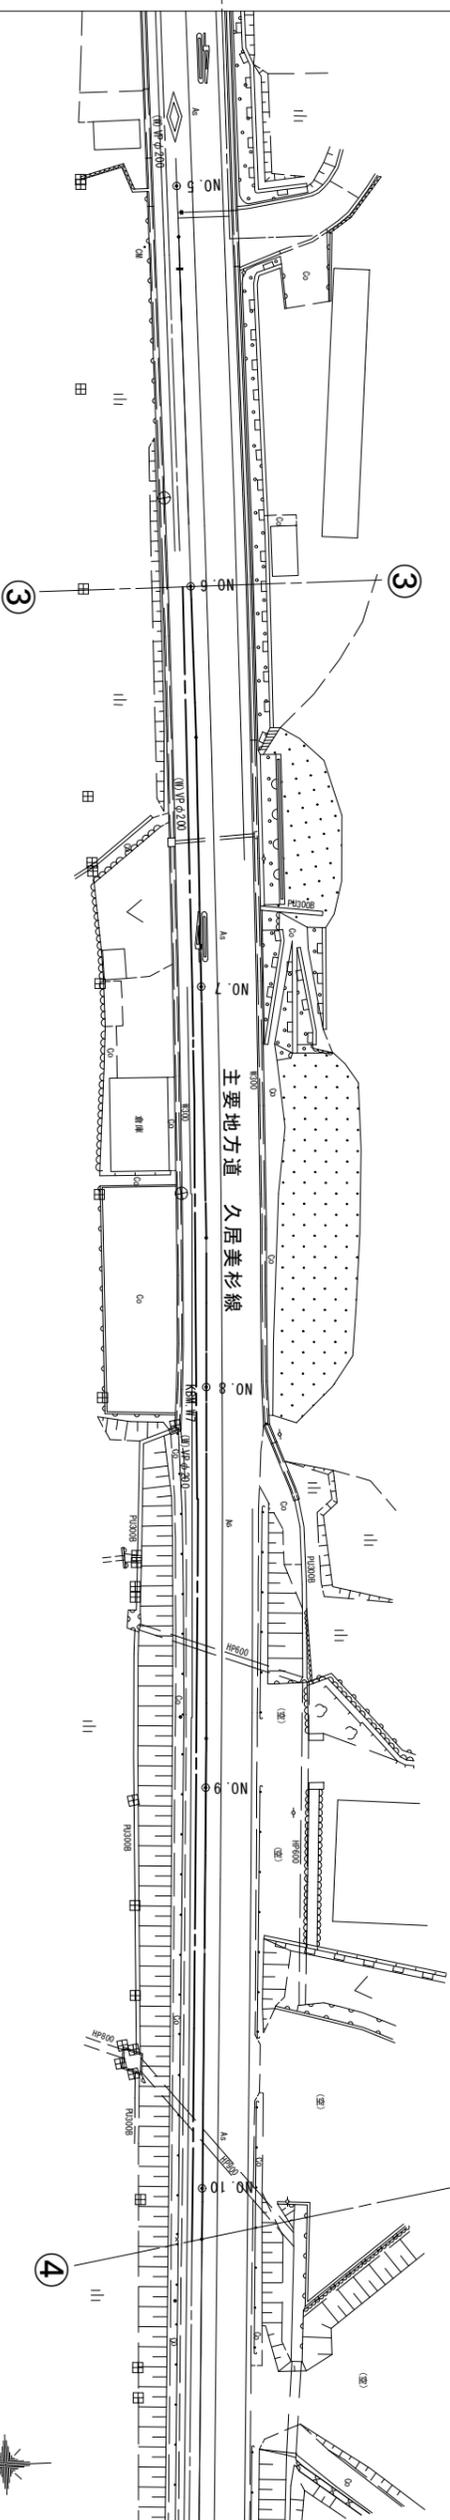

DIP-GXφ200 L=777.7m

既設管撤去 VPφ200 L=718.0m

(給水切替工 : φ20(13)-5箇所)

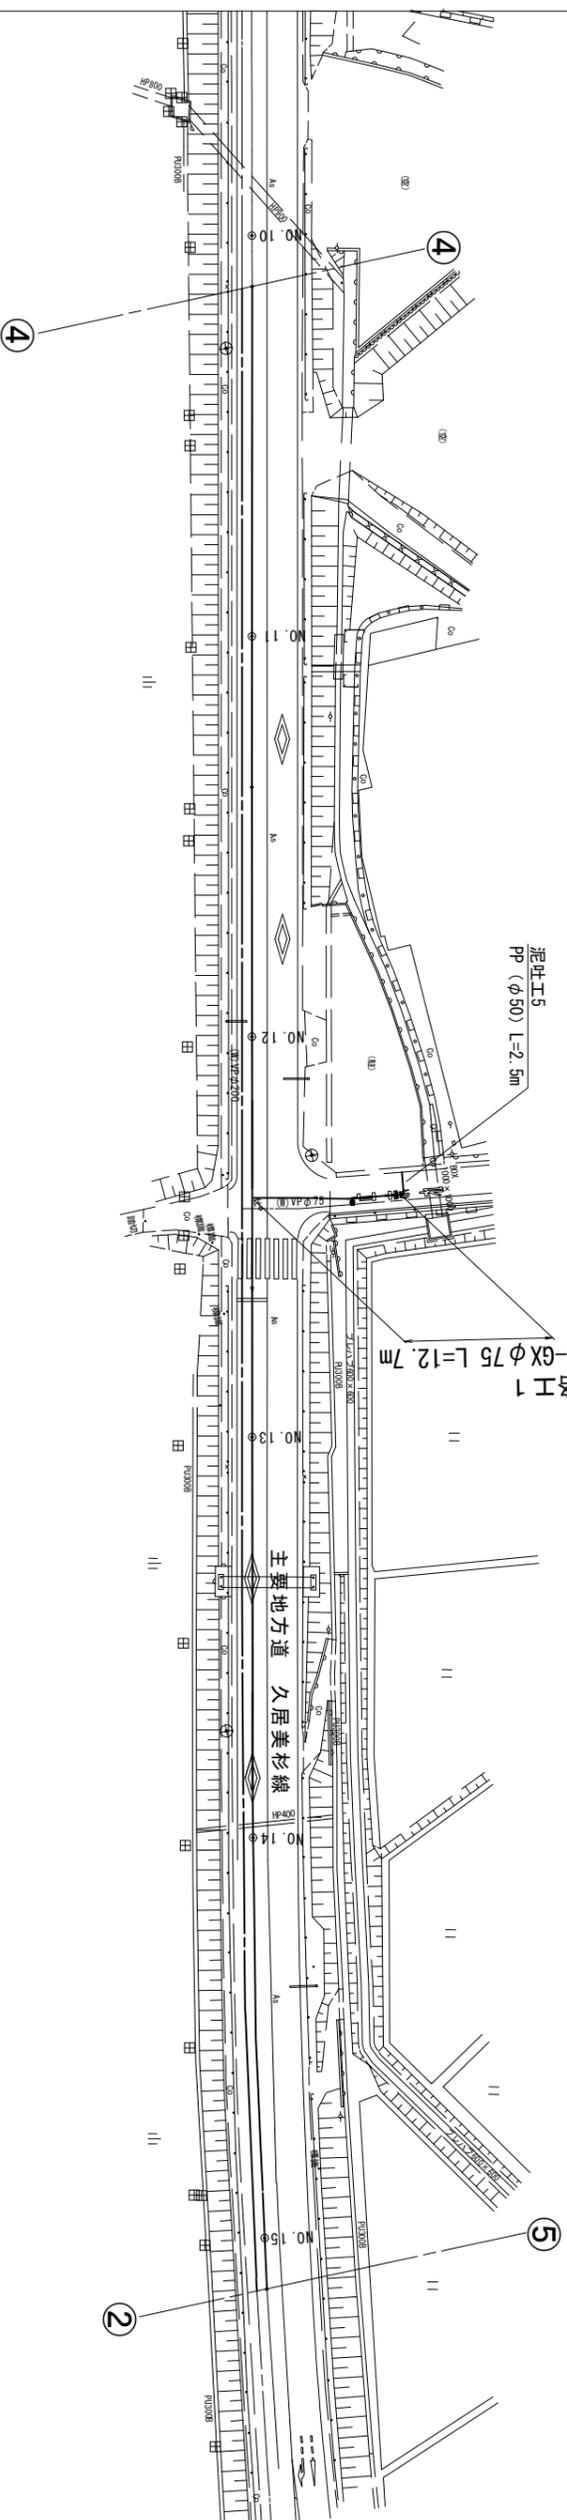

泥吐工5

PP (φ50) L=2.5m

DIP-GXφ75 L=12.7m

挿入工1

5

2

※この図面はA2サイズを原寸とする。

津 市 水 道 局

工 事 名  
平成30年度 工務第40号  
白山町南家城地内配水管布設工事

図面の種類  
平面図 (3/4)

縮 尺  
S=1 : 500

図面番号  
3/22

受注者名


設計図

平面図 (4/4)

S=1 : 500

DIP-GX φ200 L=777.7m  
既設管撤去 VP φ200 L=718.0m

(給水切替工 : φ20 (13)-5箇所)


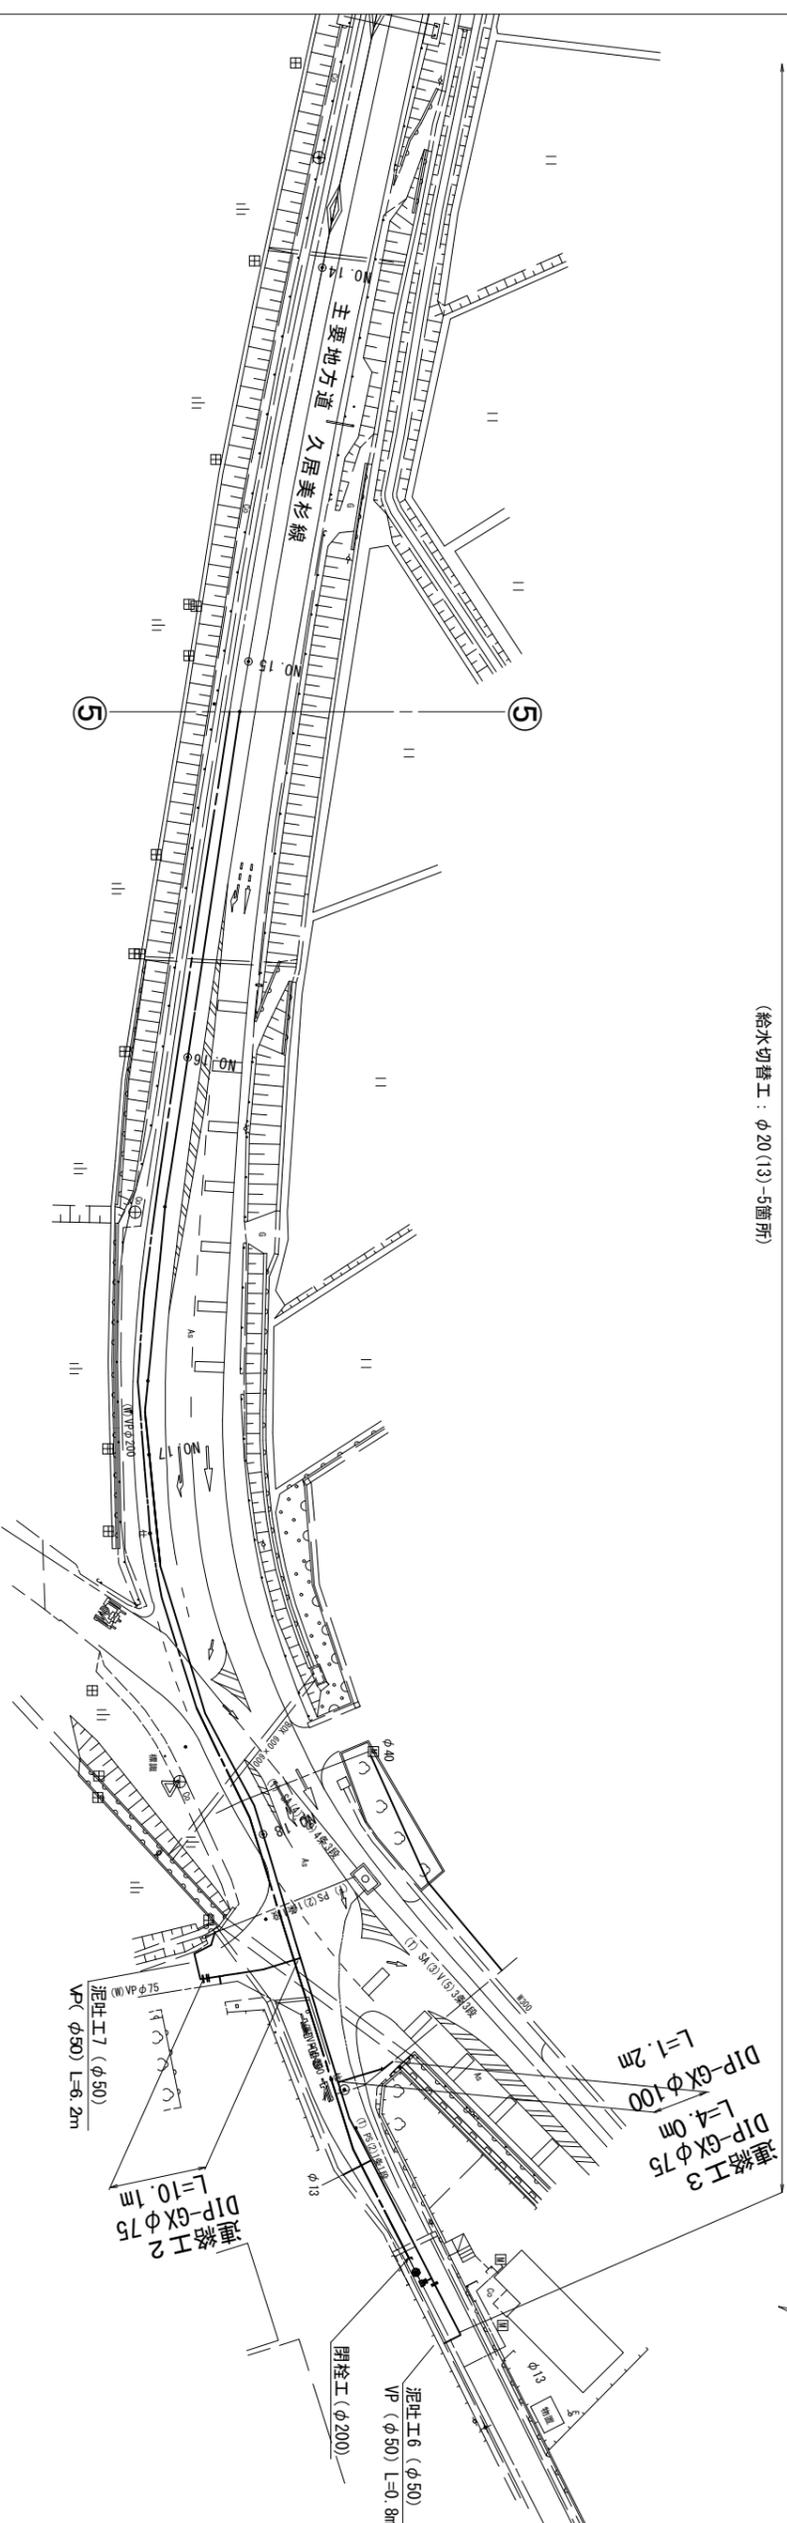


※この図面はA2サイズを原寸とする。

津 市 水 道 局		
工 事 名	平成30年度 工務第40号 白山町南家域内配水管布設工事	
図面の種類	平面図 (4/4)	
縮 尺	S=1:500	図面番号
受注者名		4/22

掘削及び埋戻工法図(1/2)

S=1 : 20

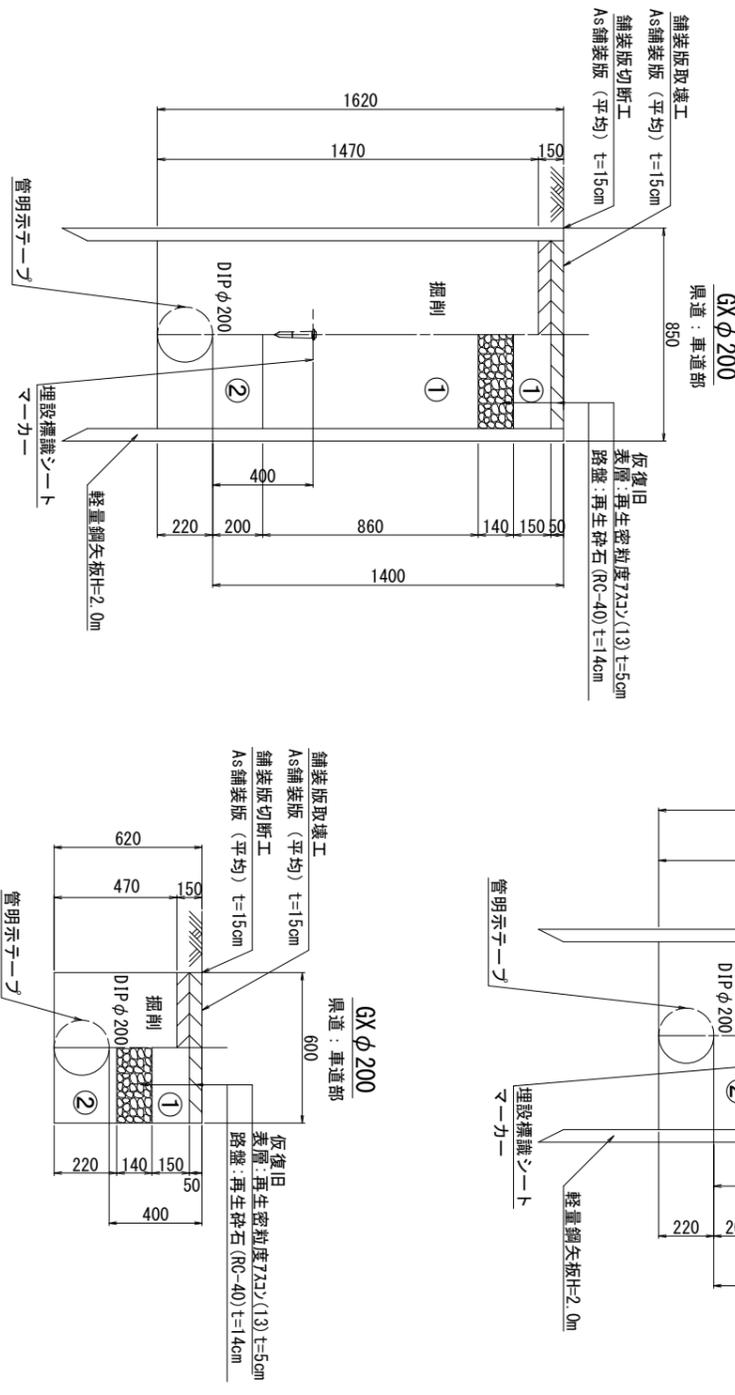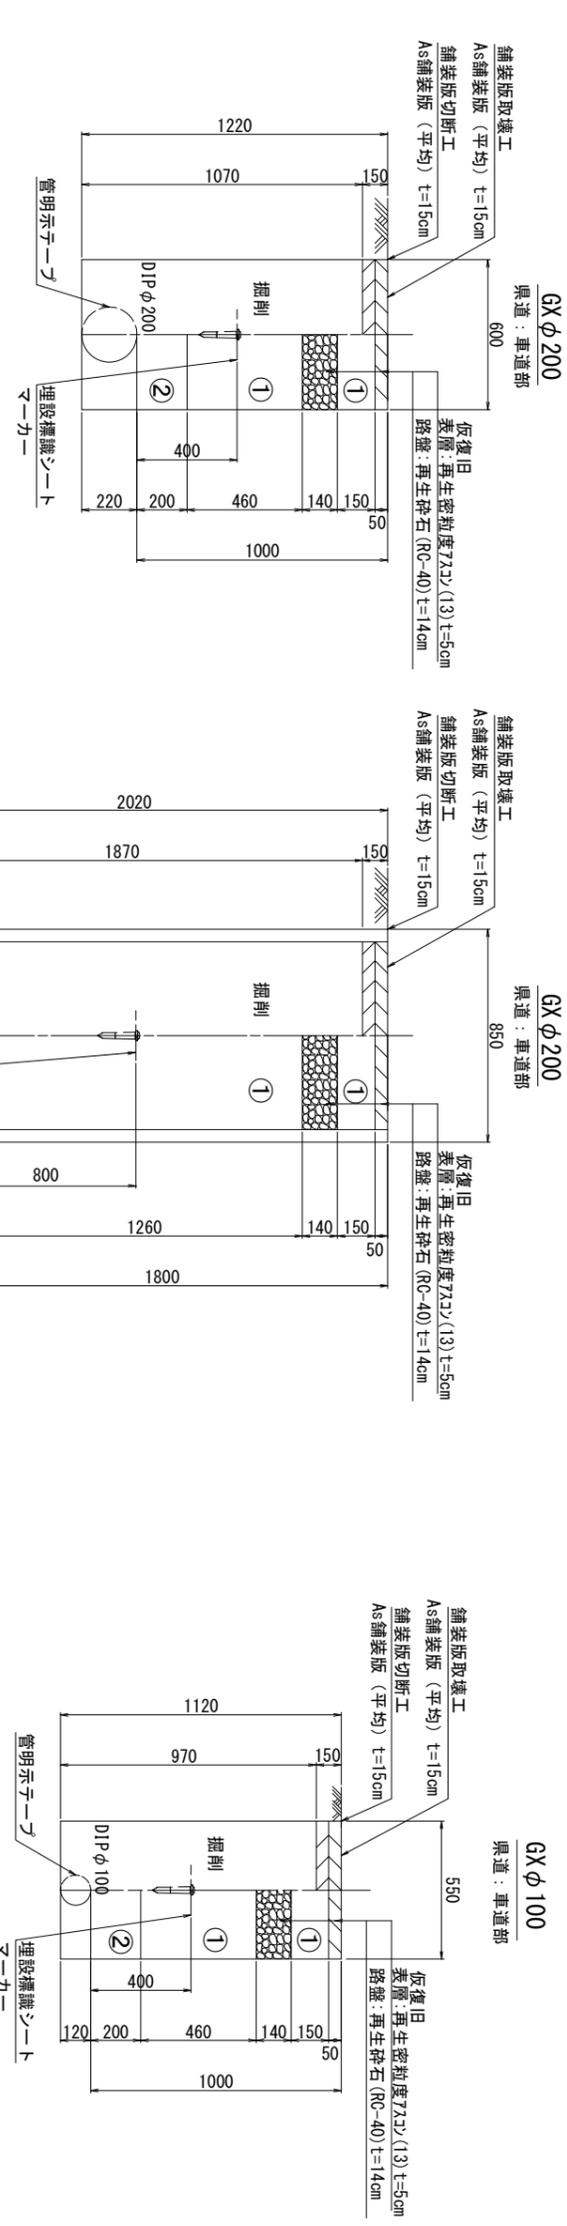

- ①・・・再生砕石 (RC-40)
- ②・・・埋戻し用砂


※この図面はA2サイズを原寸とする。

津 市 水 道 局			
工 事 名	平成30年度 工務第40号 白山町南家城地内配水管布設工事		
図面の種類	掘削及び埋戻工法図(1/2)		
縮 尺	図示	図面番号	5/22
受注者名			




配管詳細図 (1/16)

S=1:200

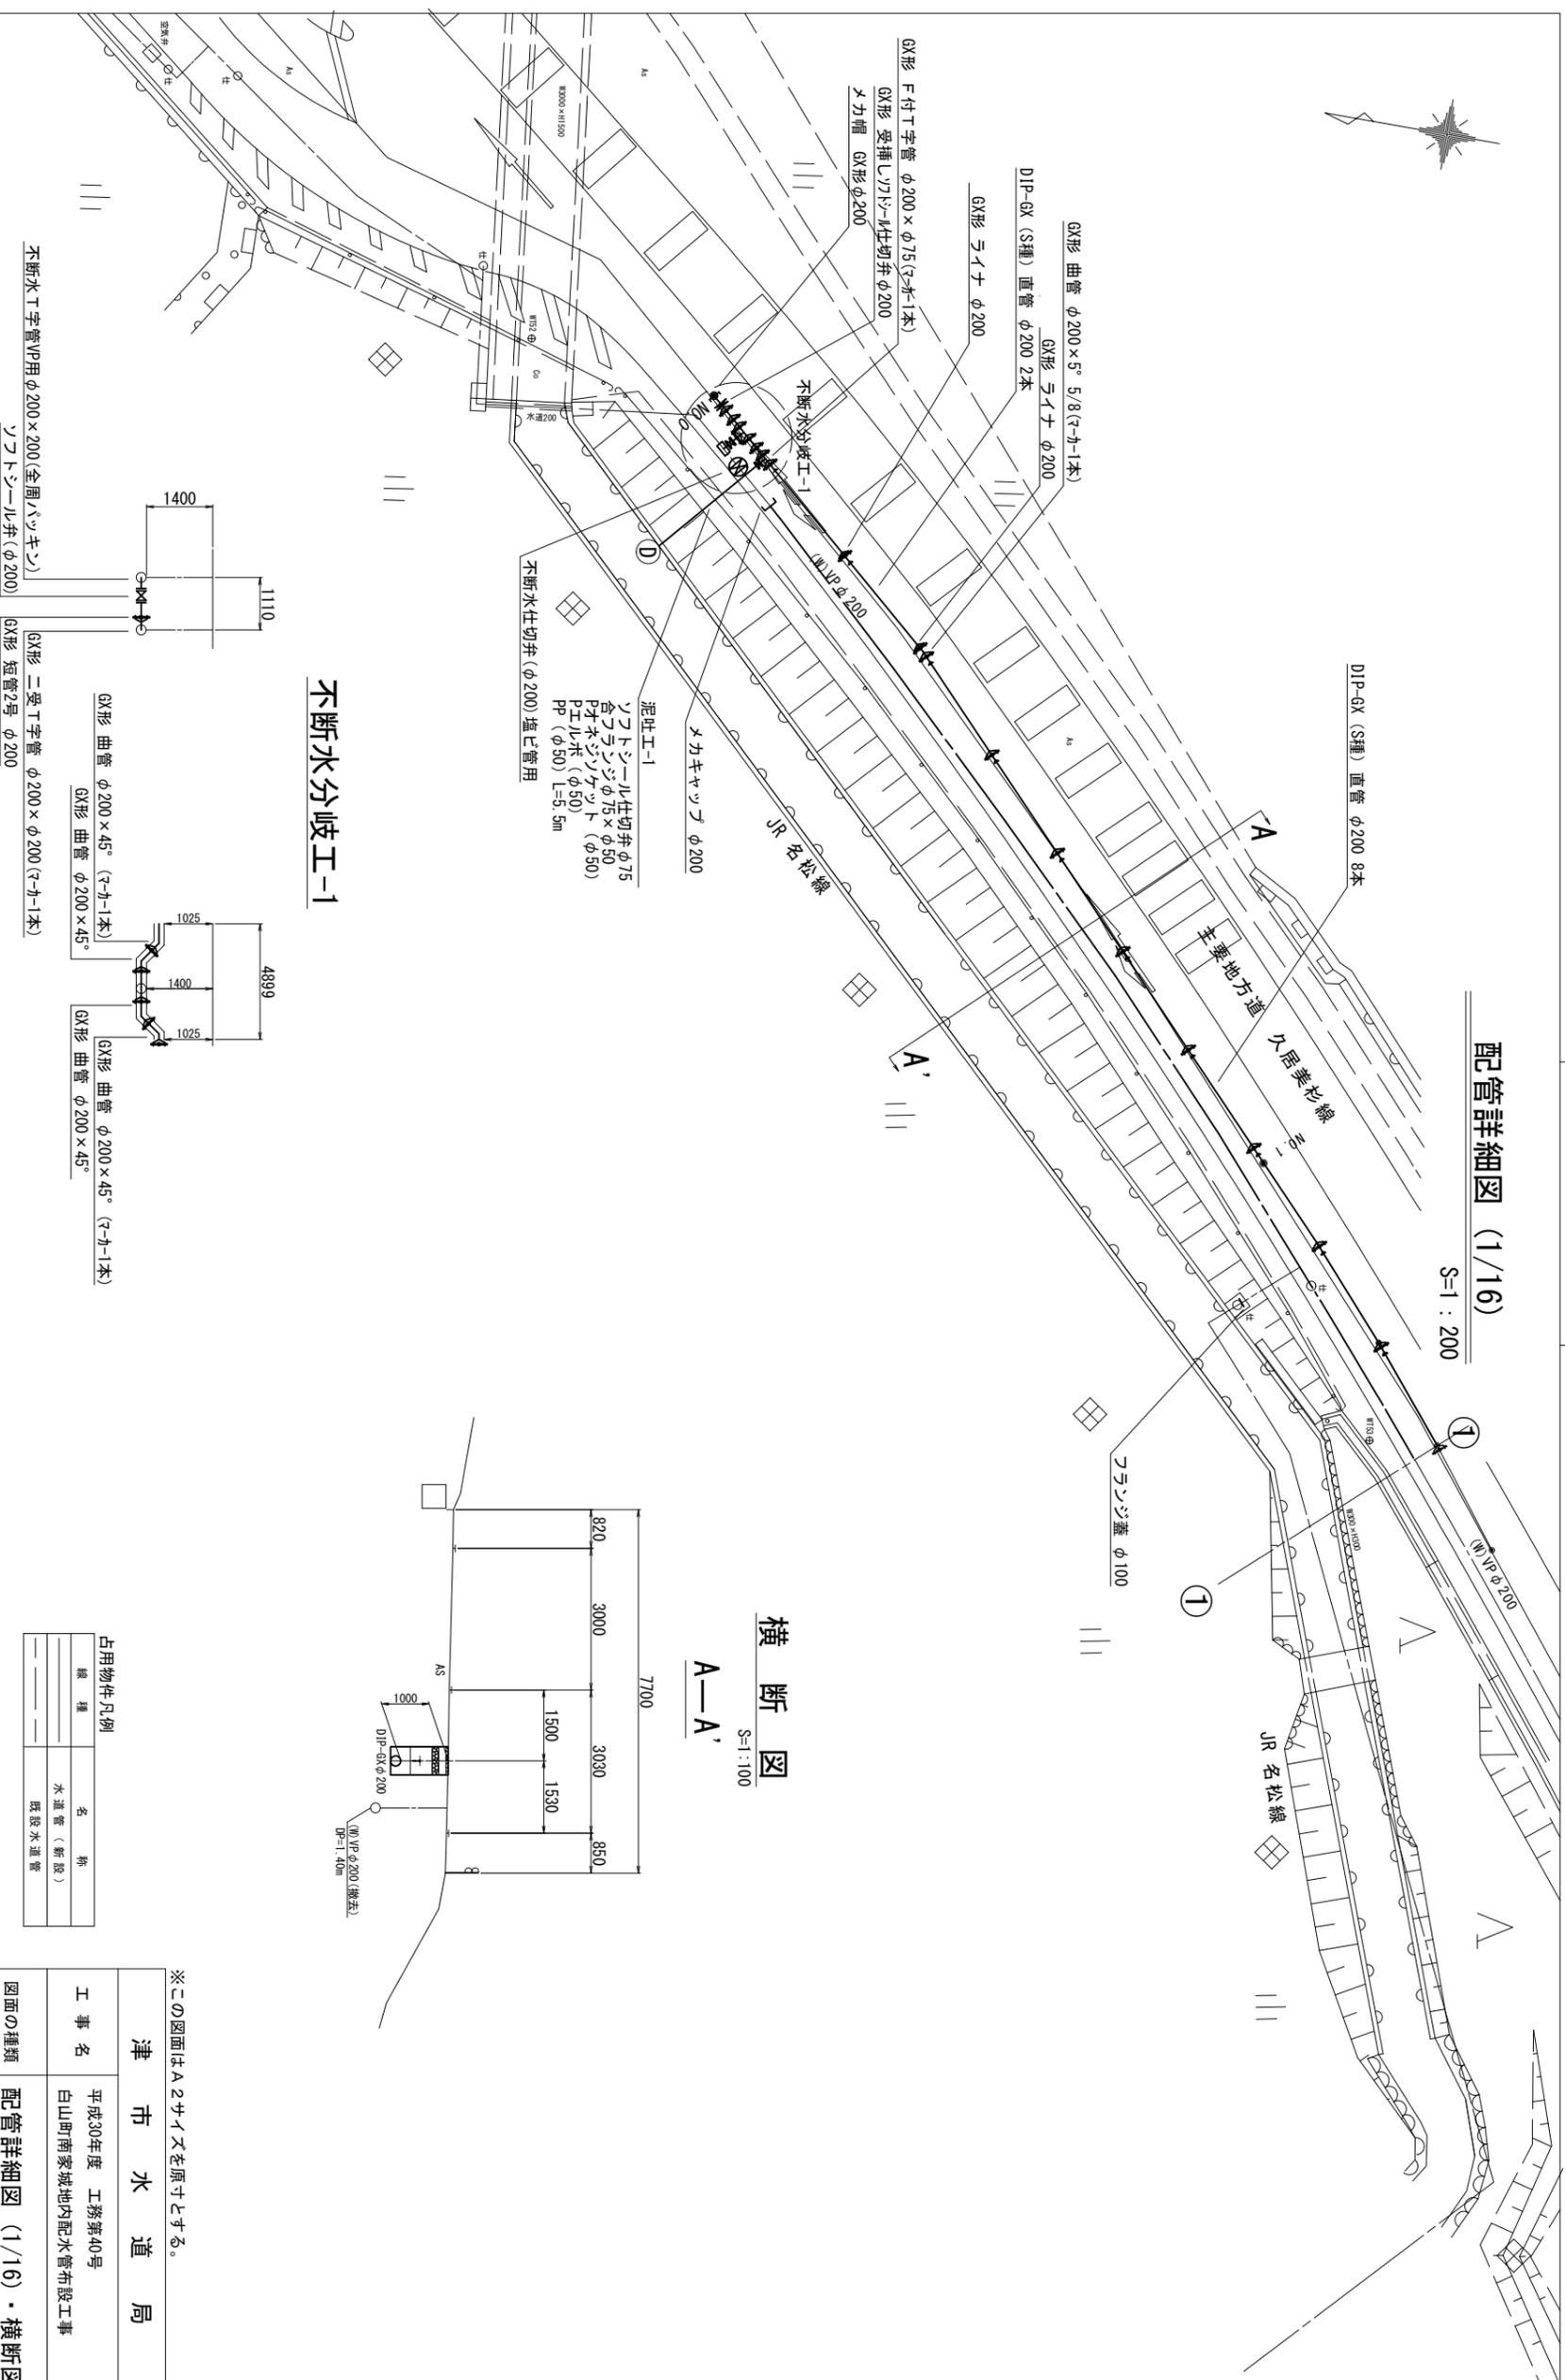


不断水分岐工-1

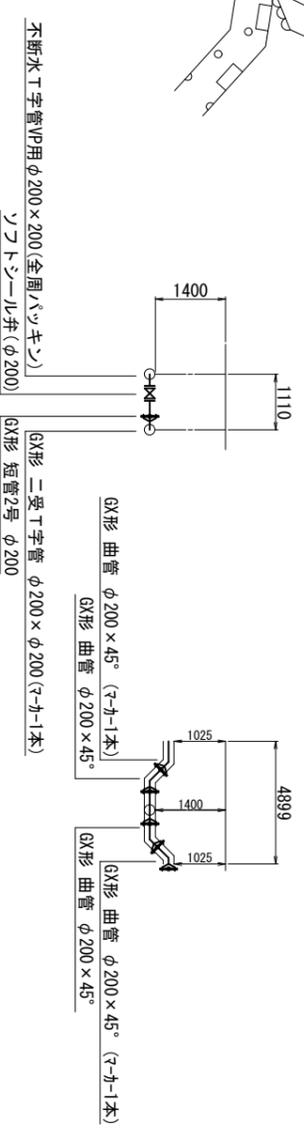

横断図

S=1:100

A—A'

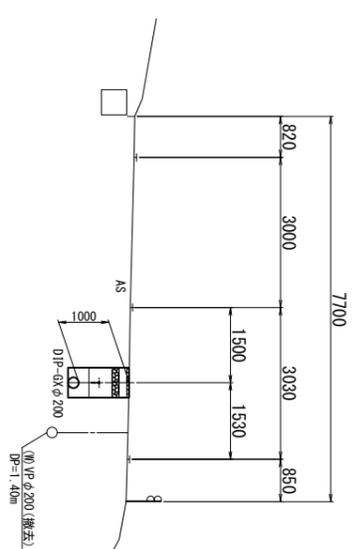


占用物件凡例	
線種	名称
---	水道管 (新設)
---	既設水道管

※この図面はA2サイズを原寸とする。

津 市 水 道 局	
工 事 名	平成30年度 工務第40号 白山町南家城地内配水管布設工事
図面の種類	配管詳細図 (1/16) ・ 横断図
縮 尺	図示 図面番号 7/22
受注者名	

配管詳細図 (2/16)


S=1:200

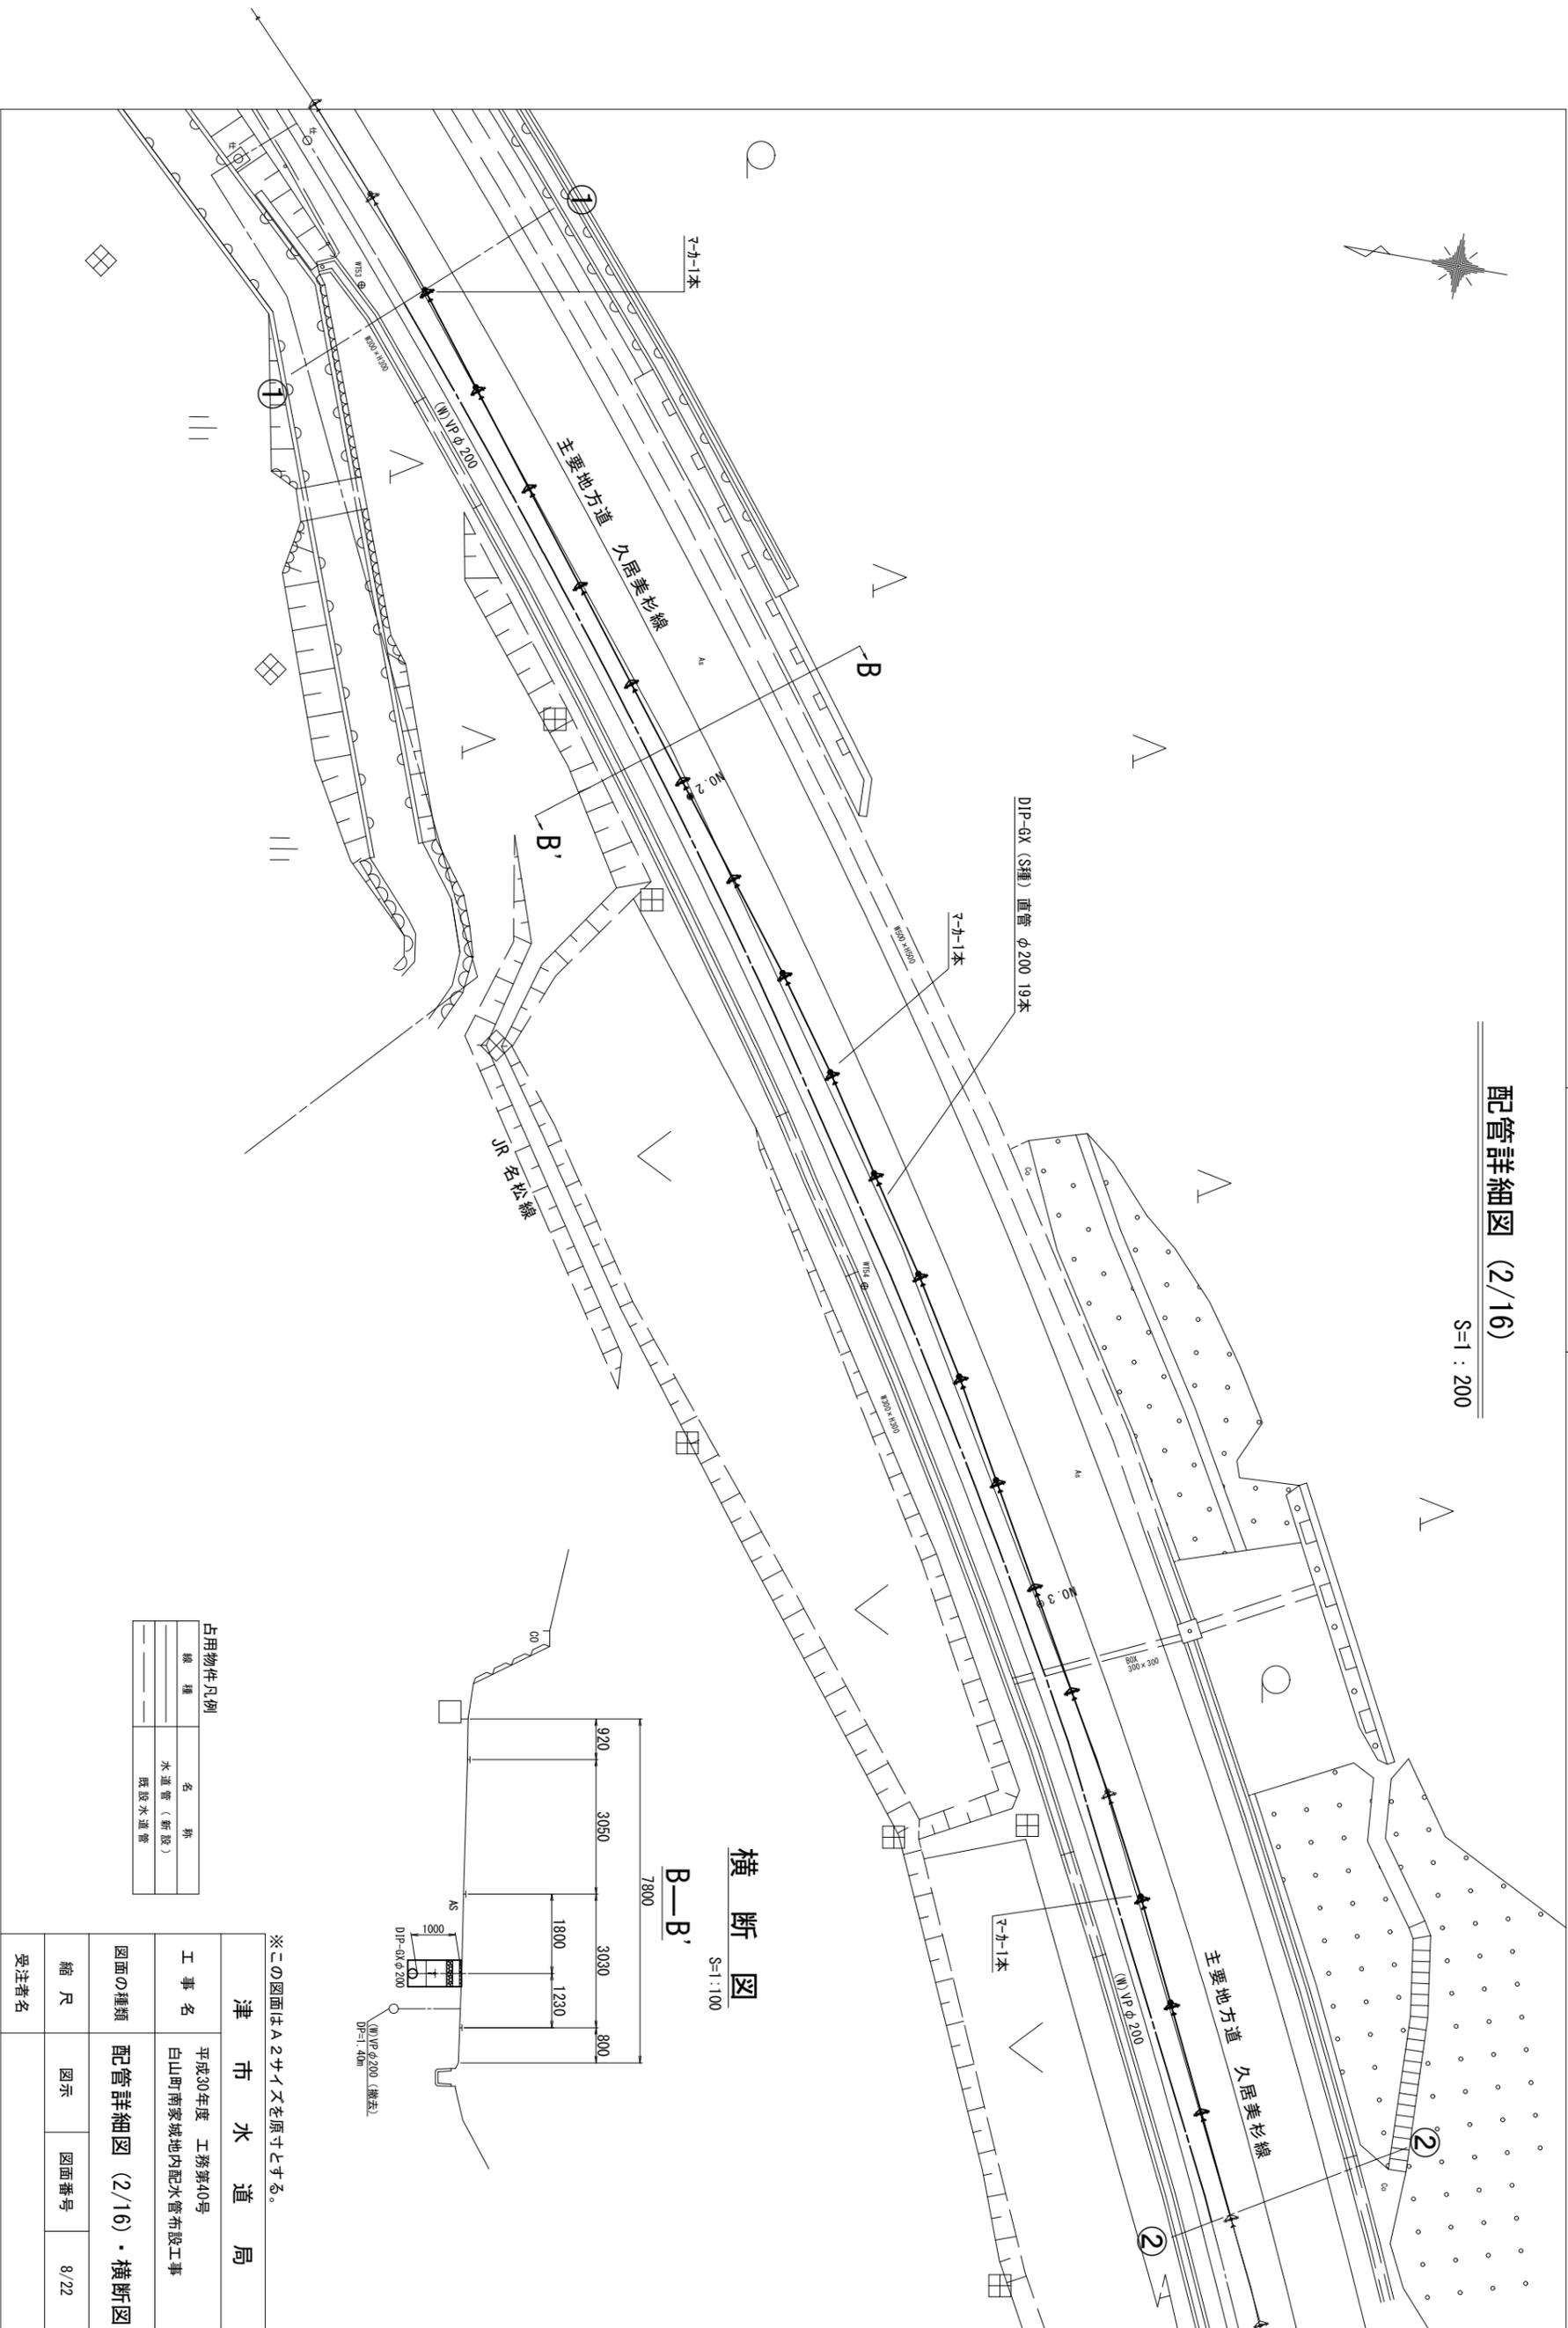

横断図

B—B'

S=1:100

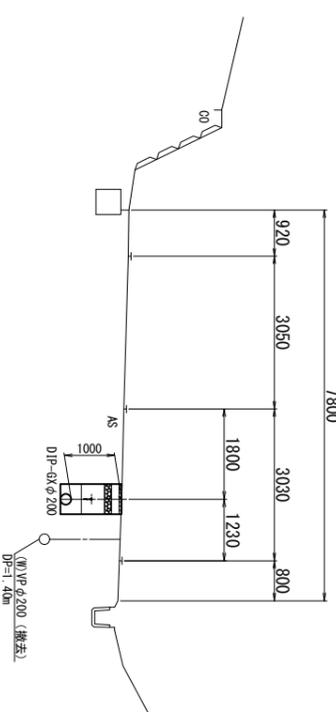

占用物件凡例


線種	名称
——	水道管 (新設)
---	既設水道管

※この図面はA2サイズを原寸とする。

津 市 水 道 局	
工 事 名	平成30年度 工務第40号 白山町南家城地内配水管布設工事
図面の種類	配管詳細図 (2/16)・横断図
縮 尺	図示
図面番号	8/22
受注者名	

配管詳細図 (3/16)


S=1:200

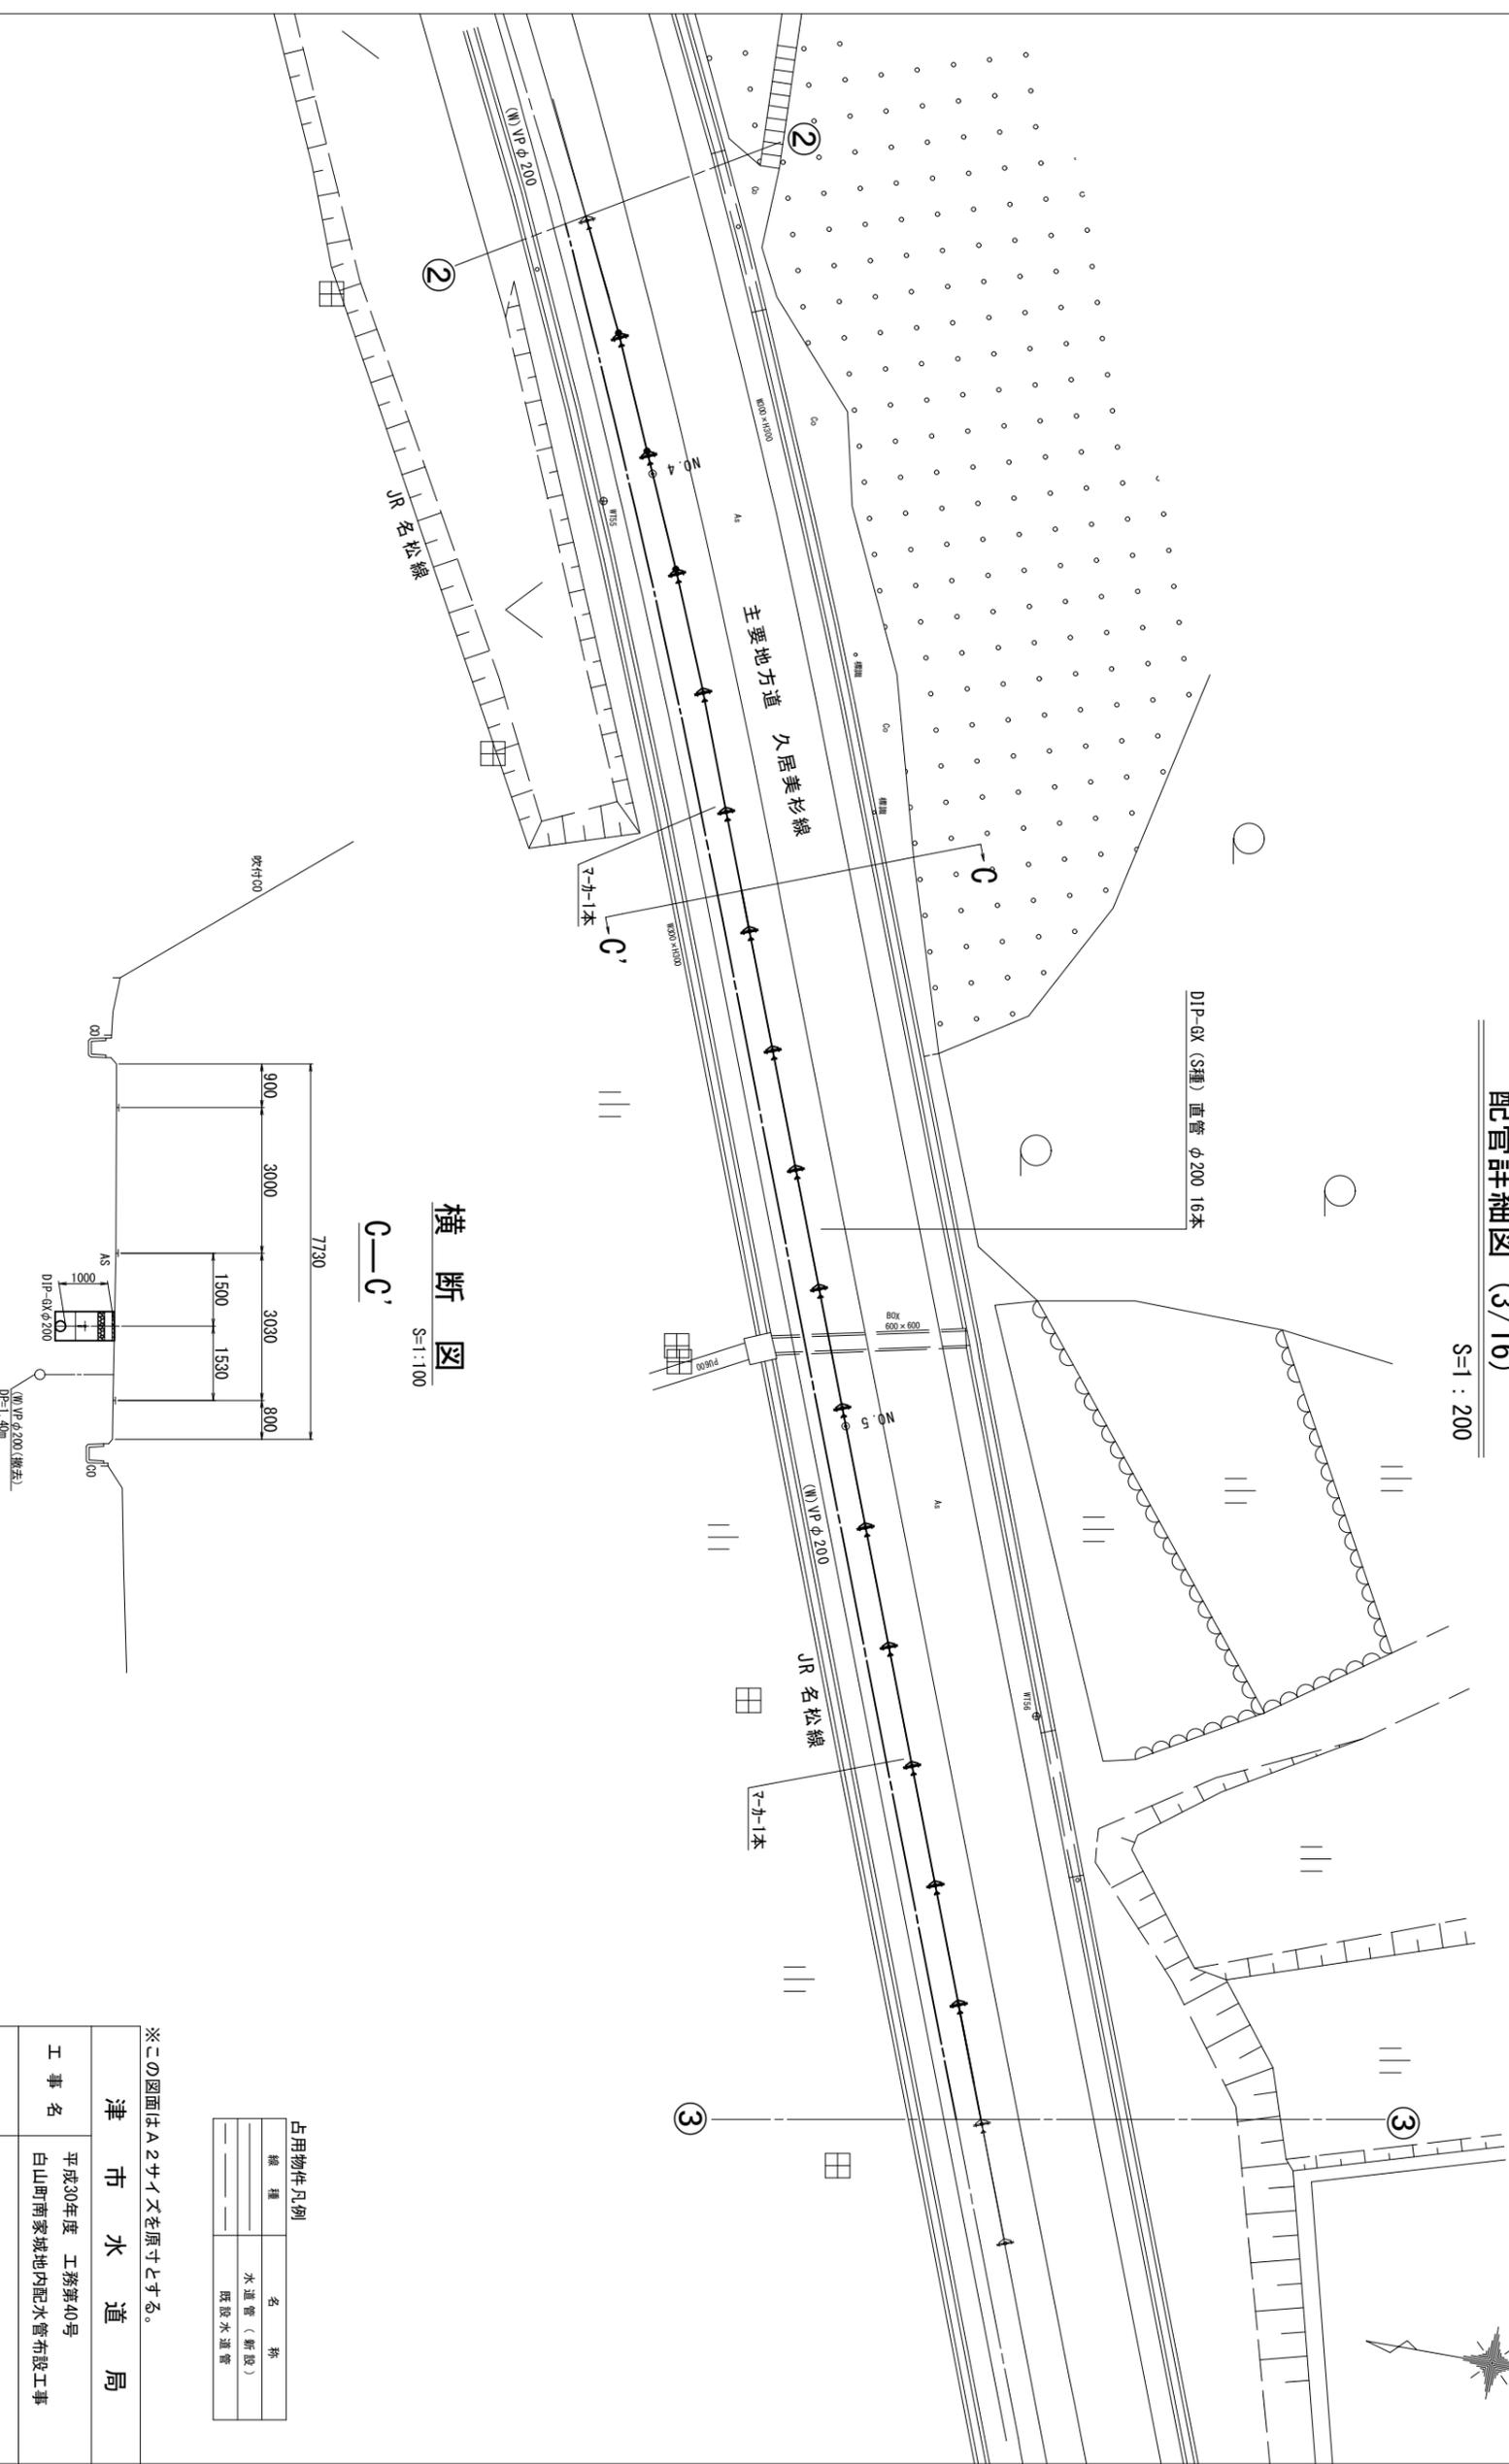

横断図

S=1:100

C—C'

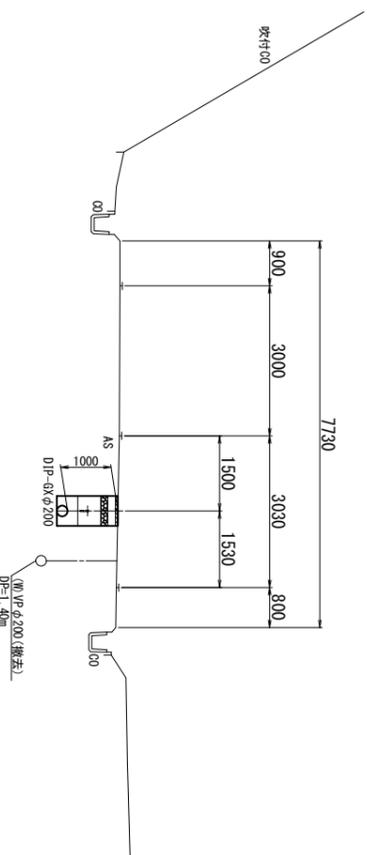

占用物件凡例


線種	名称
---	水道管 (新設)
---	既設水道管

※この図面はA2サイズを原寸とする。

津 市 水 道 局			
工 事 名	平成30年度 工務第40号 白山町南家城地内配水管布設工事		
図面の種類	配管詳細図 (3/16)・横断図		
縮 尺	図示	図面番号	9/22
受注者名			



配管詳細図 (4/16)

S=1:200

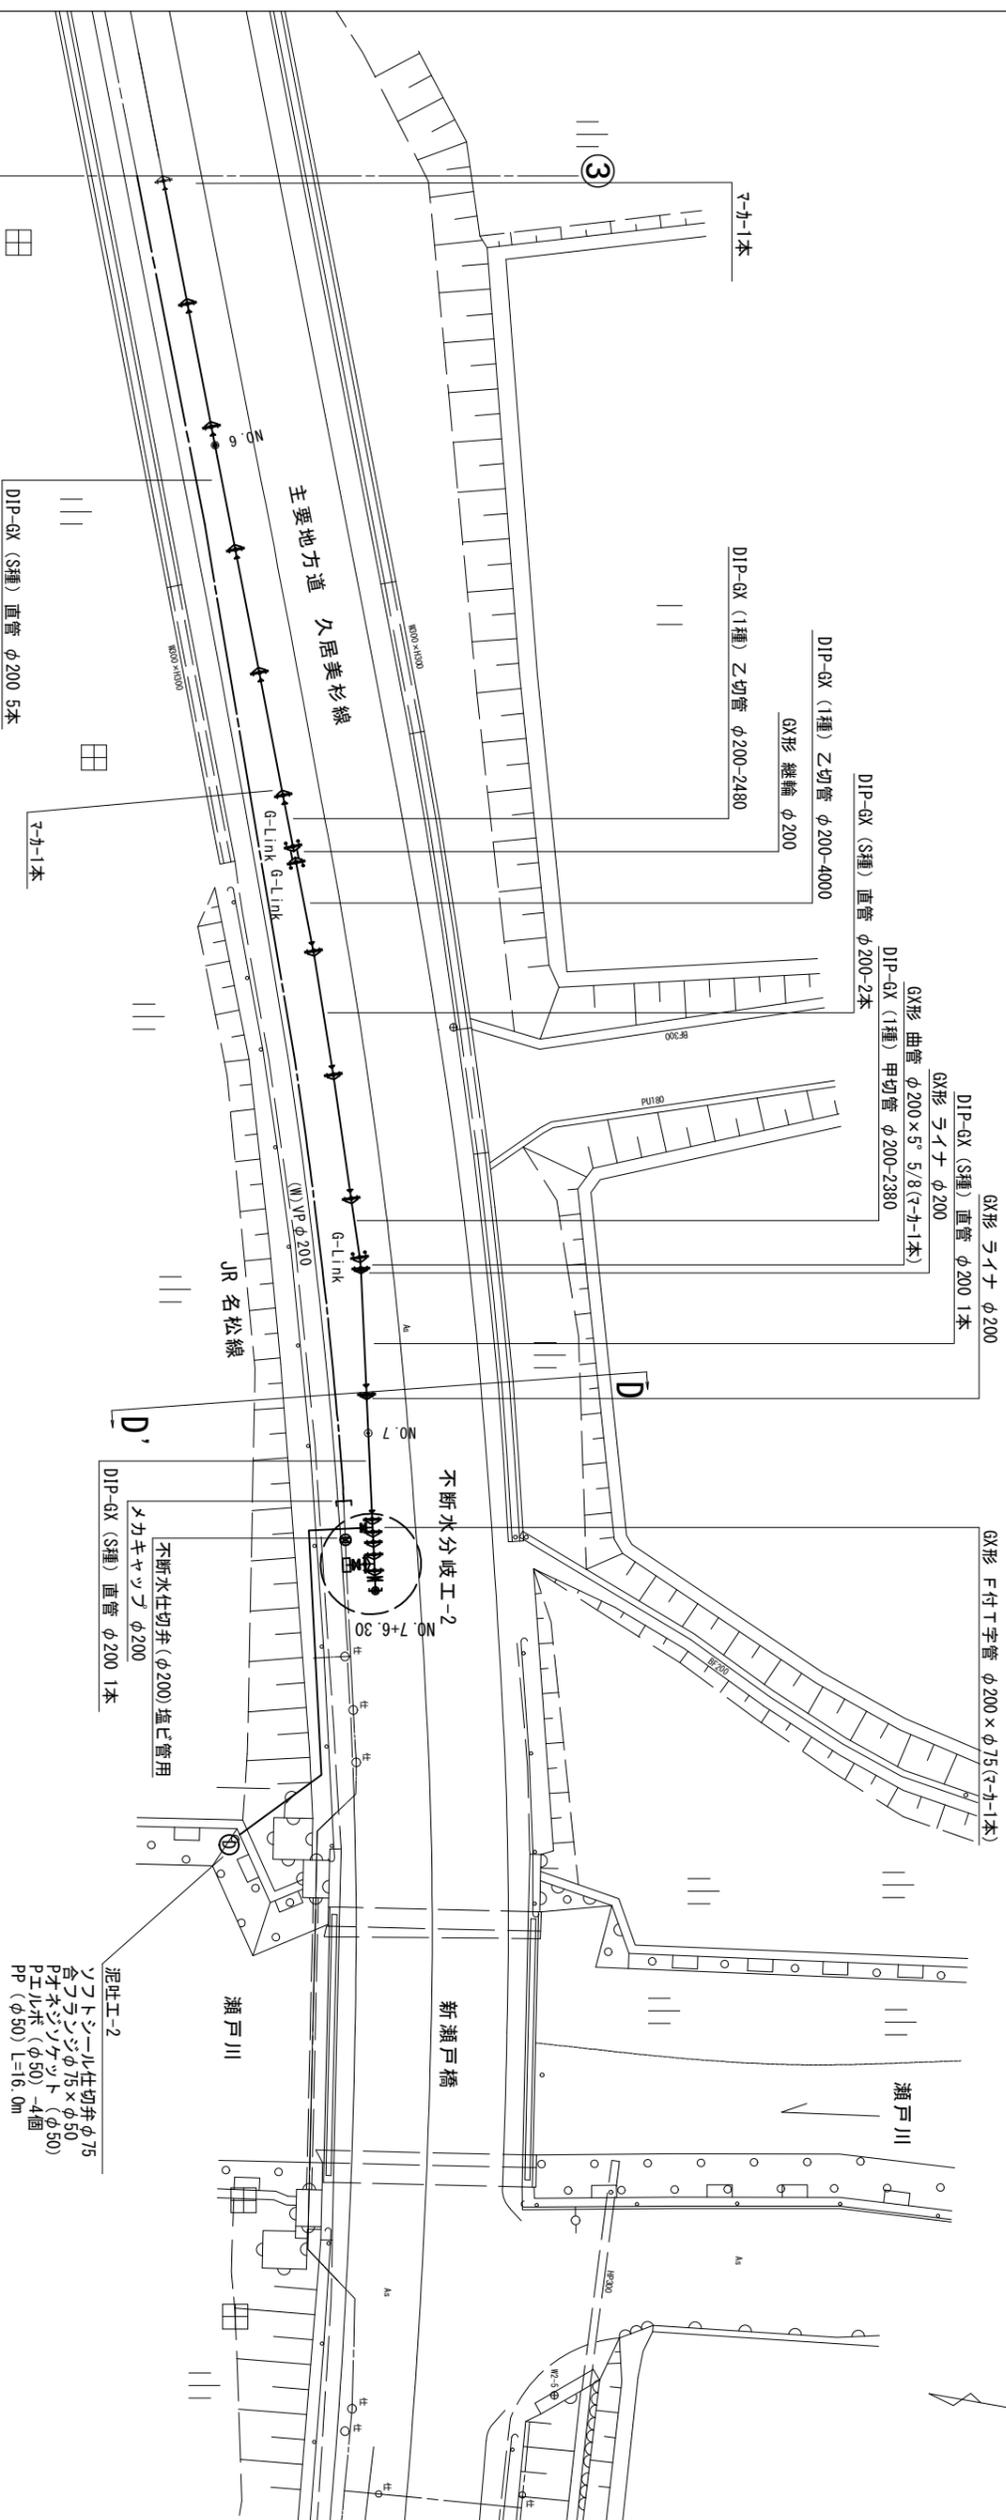


不断水分岐工-2

S=1:100

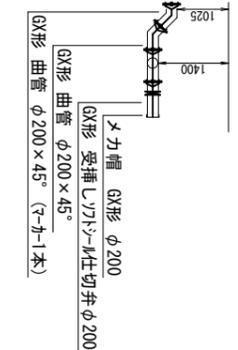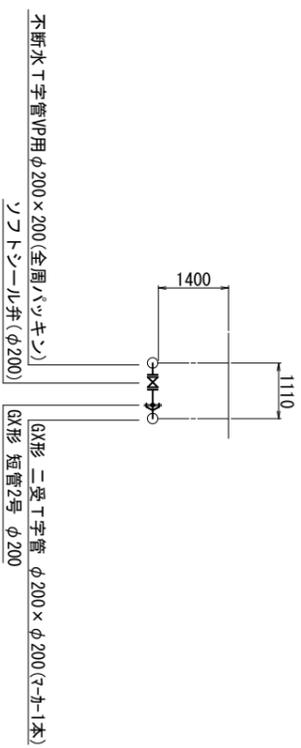

横断図  
D-D'

S=1:100

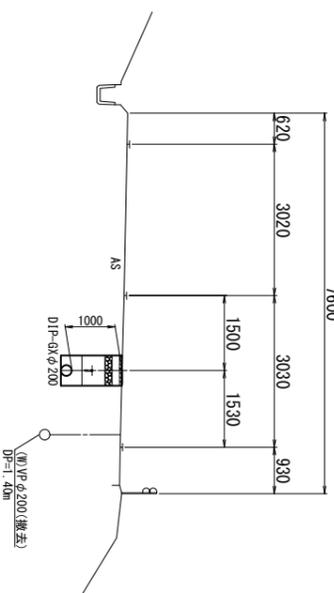


占用物件凡例	
線種	名称
---	水道管 (新設)
---	既設水道管

※この図面はA2サイズを原寸とする。

<b>津 市 水 道 局</b>	
工 事 名	平成30年度 工務第40号 白山町南家城地内配水管布設工事
図面の種類	配管詳細図 (4/16)・横断図
縮 尺	図示 図面番号 10/22
受注者名	

配管詳細図 (5/16)

S=1:200

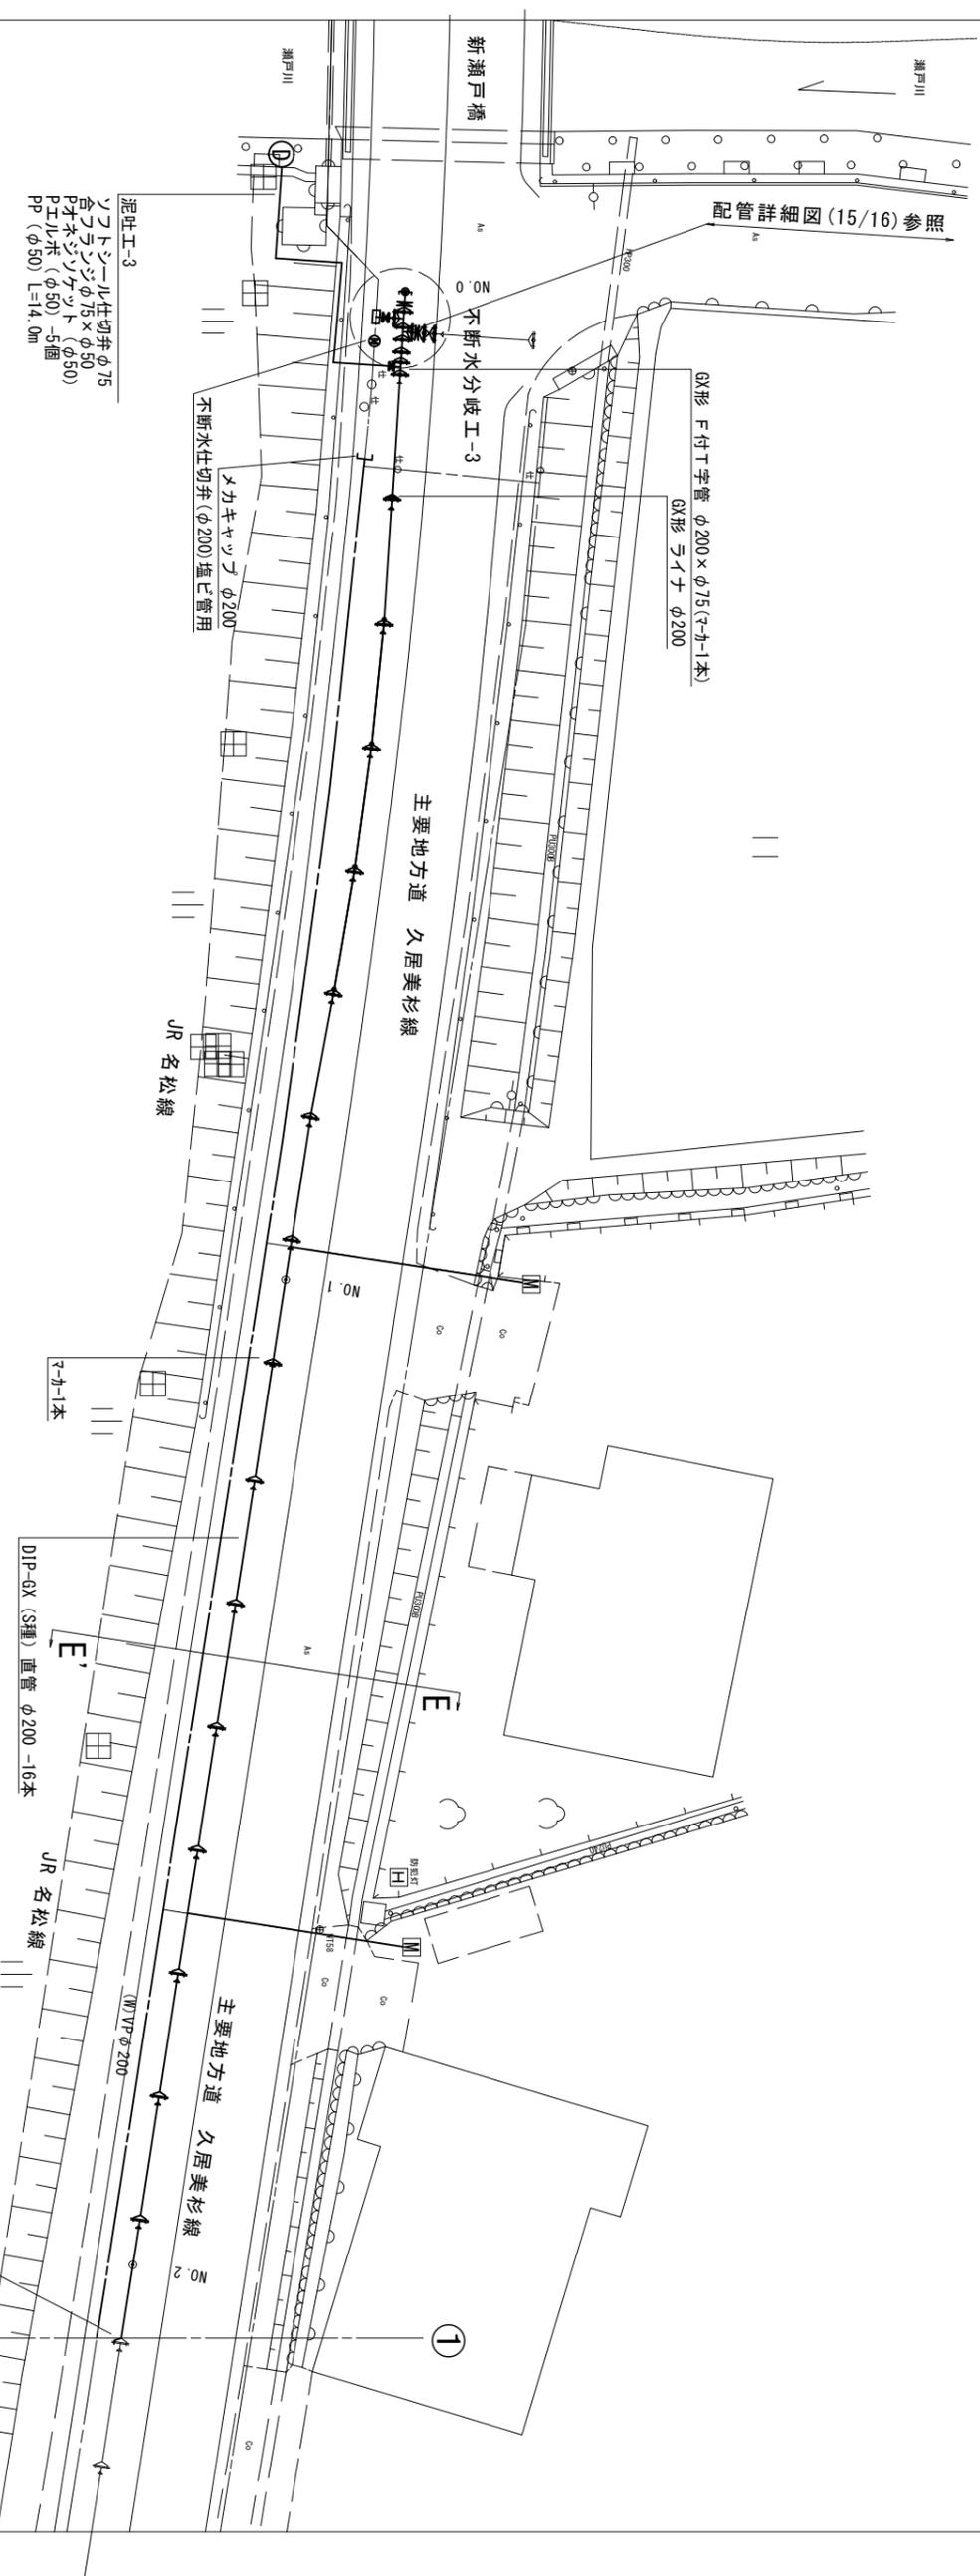


不断水分岐工-3

S=1:100

横断図 E-E'

S=1:100

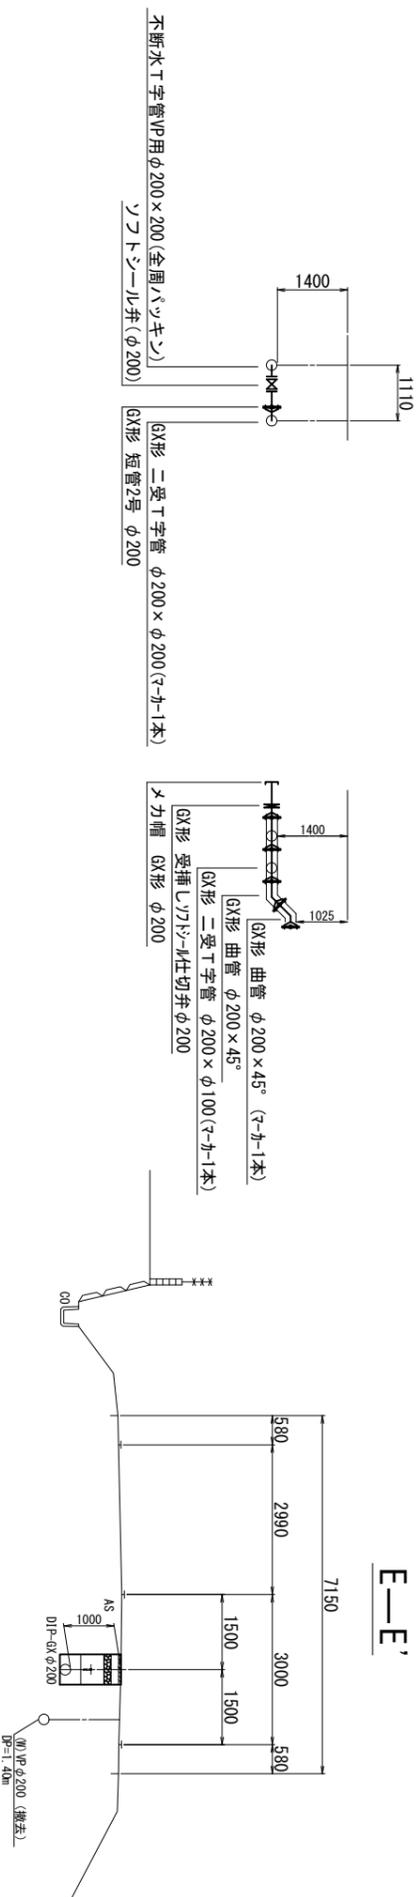

線種	名称
---	水道管 (新設)
---	既設水道管

① 占有物件凡例

※この図面はA2サイズを原寸とする。


津市水道局	津市水道局
工事名	平成30年度 工務第40号 白山町南家城地内配水管布設工事
図面の種類	配管詳細図 (5/16)・横断図
縮尺	図示 図面番号 11/22
受注者名	






配管詳細図 (8/16)

S=1:200

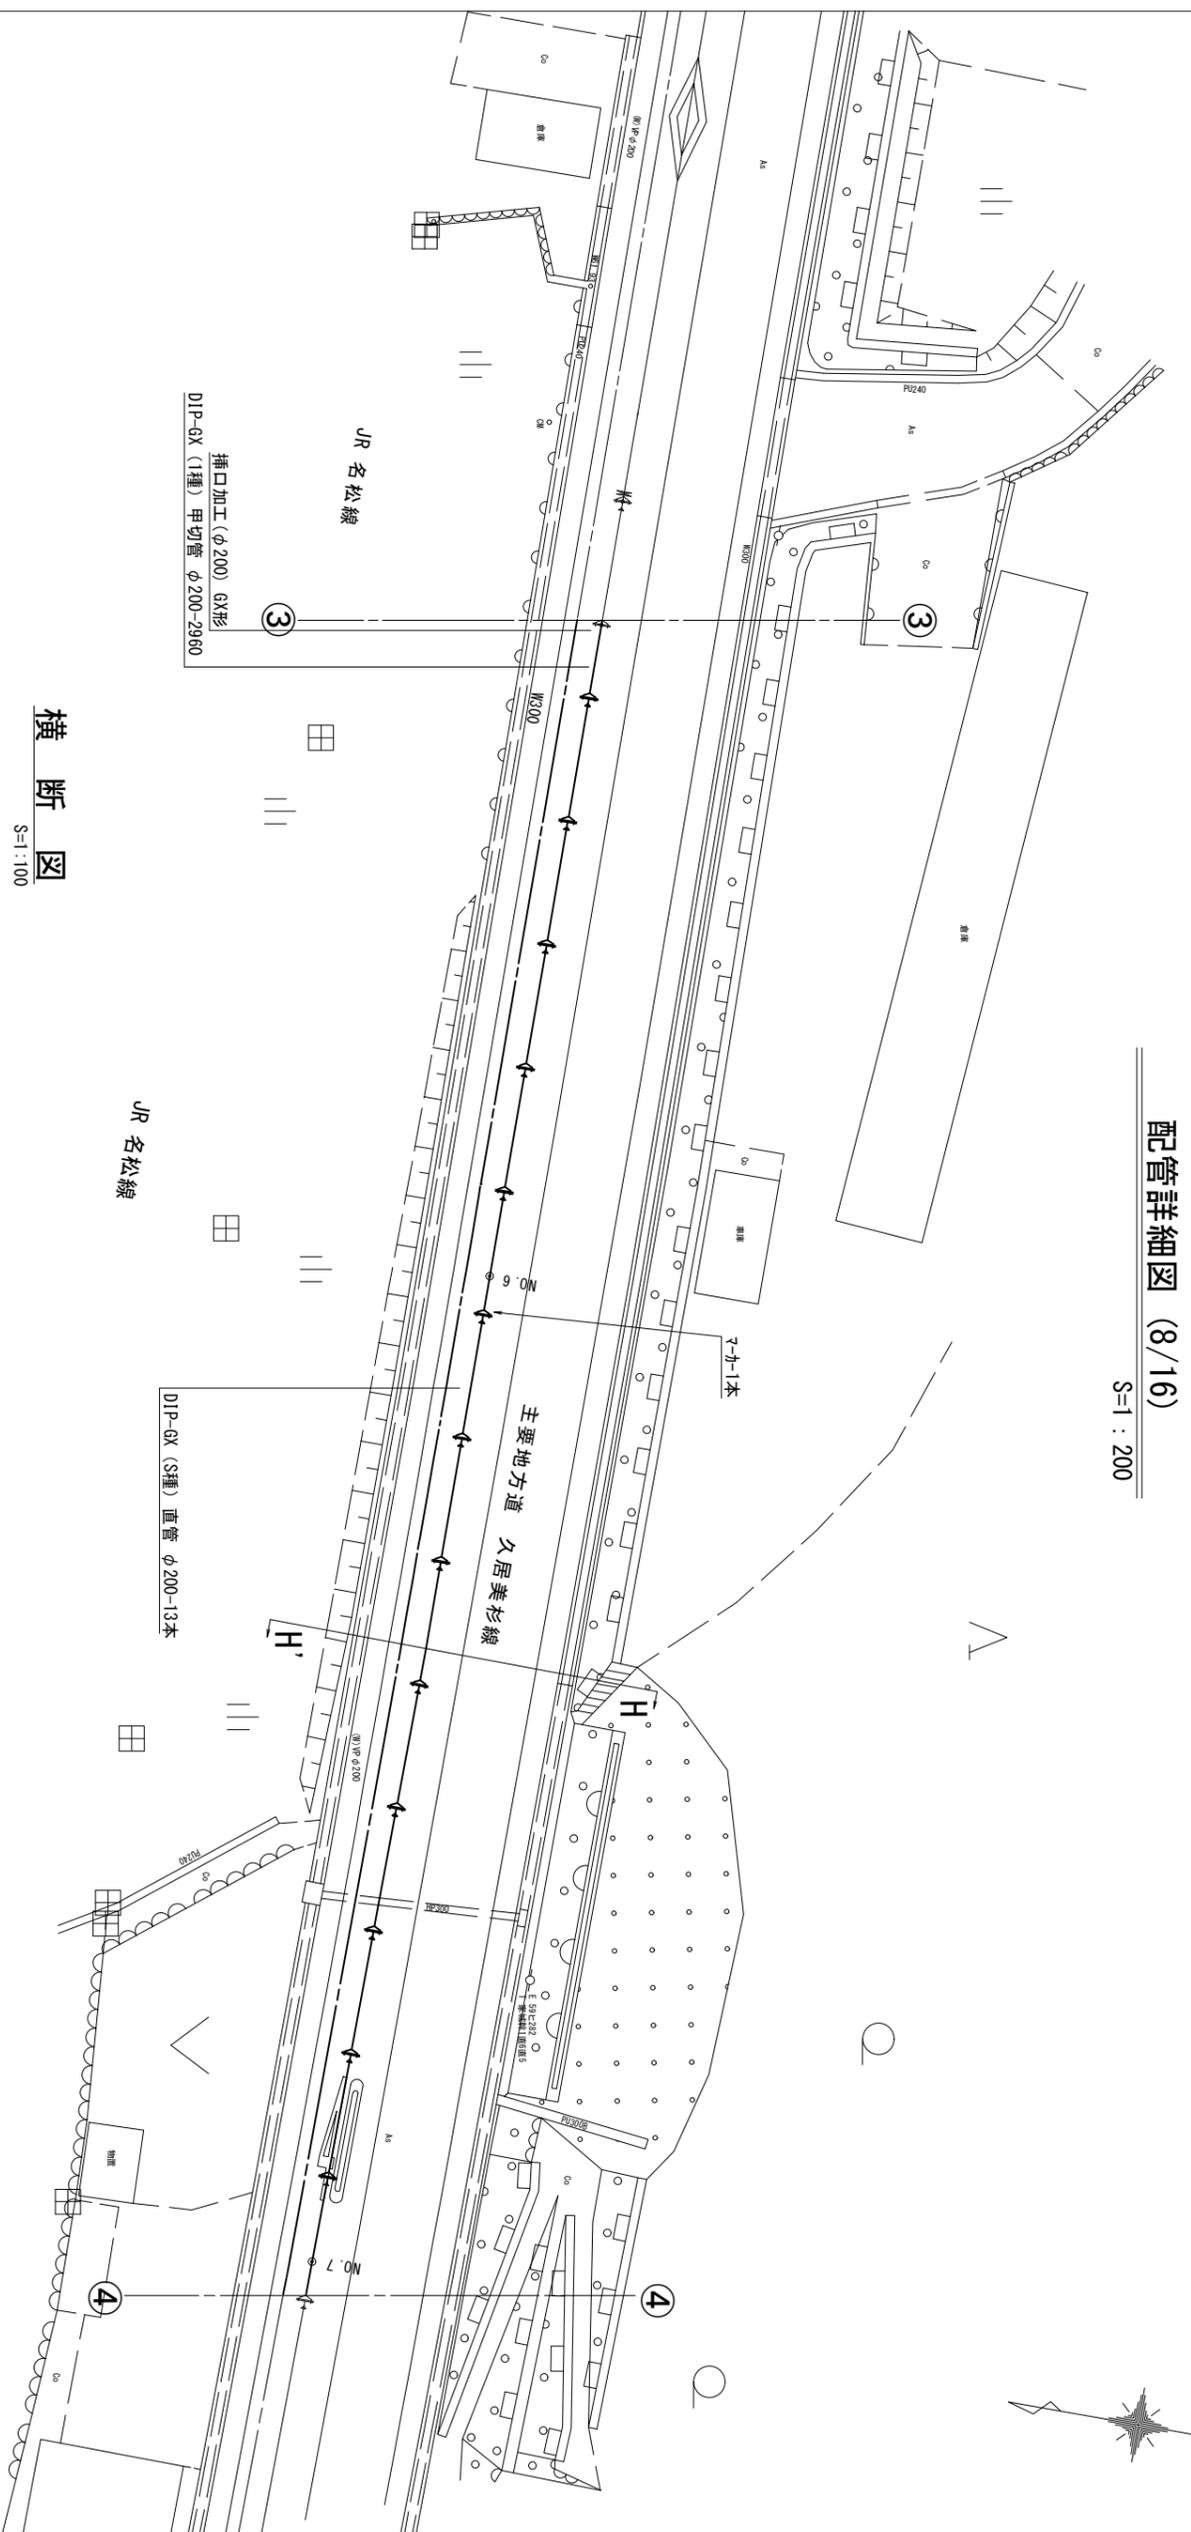

横断図  
H-H'

S=1:100

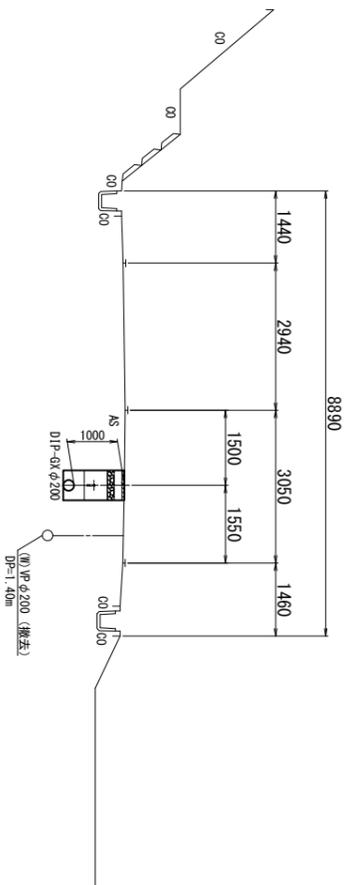


占用物件凡例	
線種	名称
---	水道管 (新設)
---	既設水道管

※この図面はA2サイズを原寸とする。


津 市 水 道 局			
工 事 名	平成30年度 工務第40号 白山町南家城地内配水管布設工事	縮 尺	図 示
図面の種類	配管詳細図 (8/16)・横断図	図面番号	14/22
受注者名			

配管詳細図 (9/16)

S=1:200

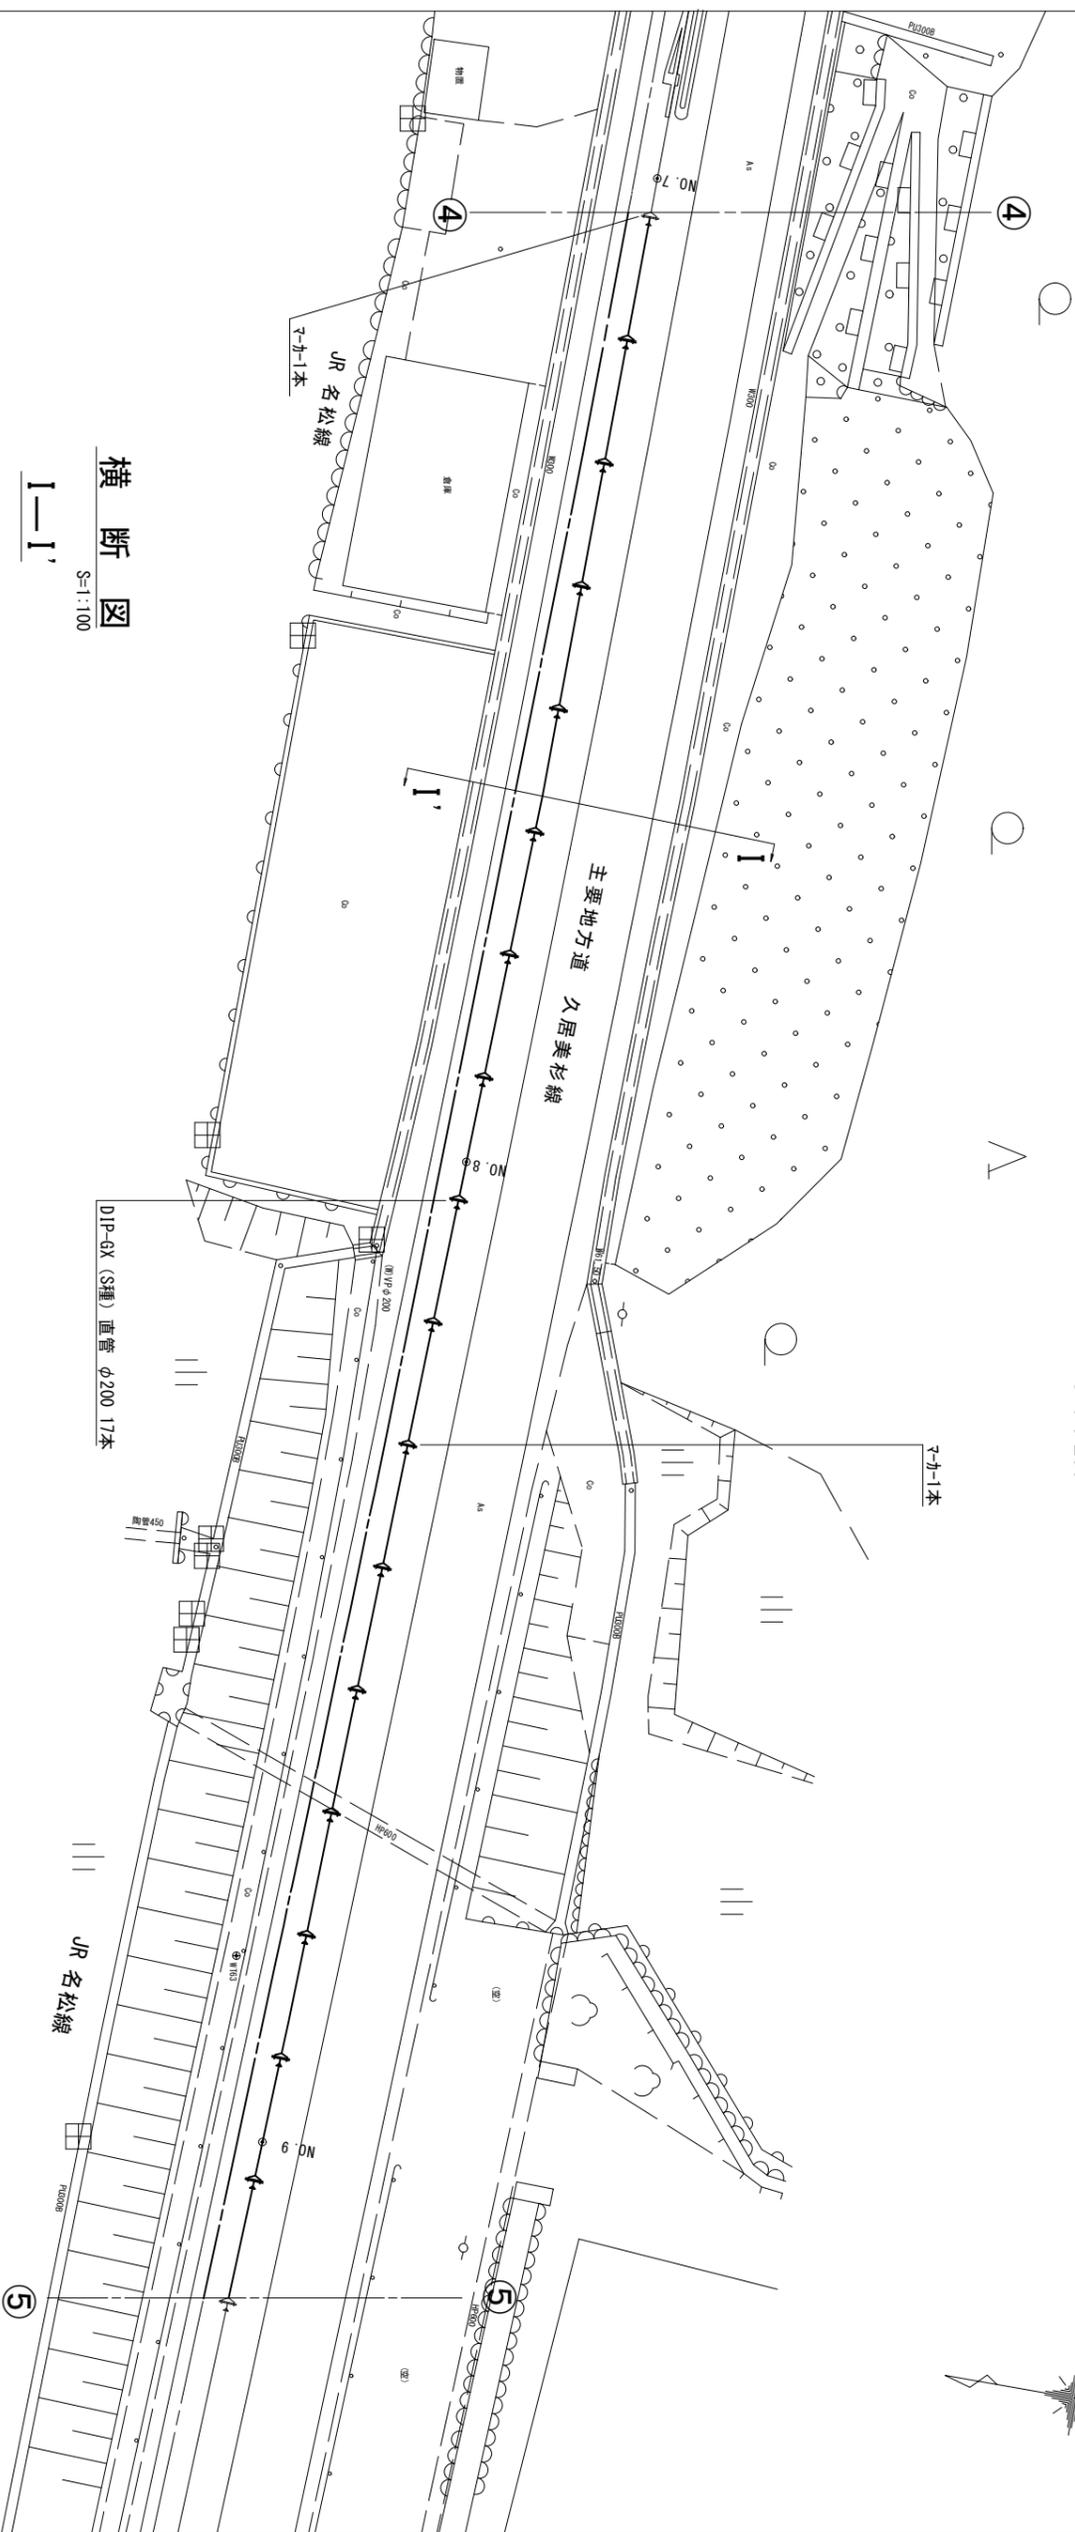

横断図  
I-I'  
S=1:100

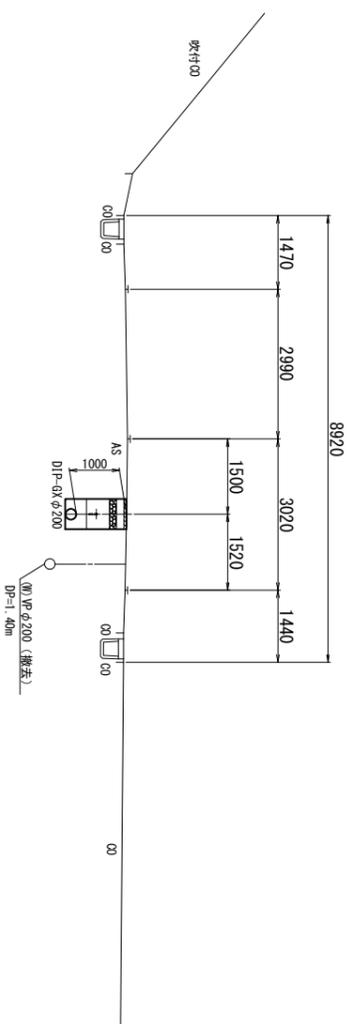


占用物件凡例	
線種	名称
---	水道管 (新設)
---	既設水道管

※この図面はA2サイズを原寸とする。

津市水道局	
工事名	平成30年度 工務第40号 白山町南家城地内配水管布設工事
図面の種類	配管詳細図 (9/16)・横断図
縮尺	図示 図面番号 15/22
受注者名	

配管詳細図 (10/16)


S=1 : 200

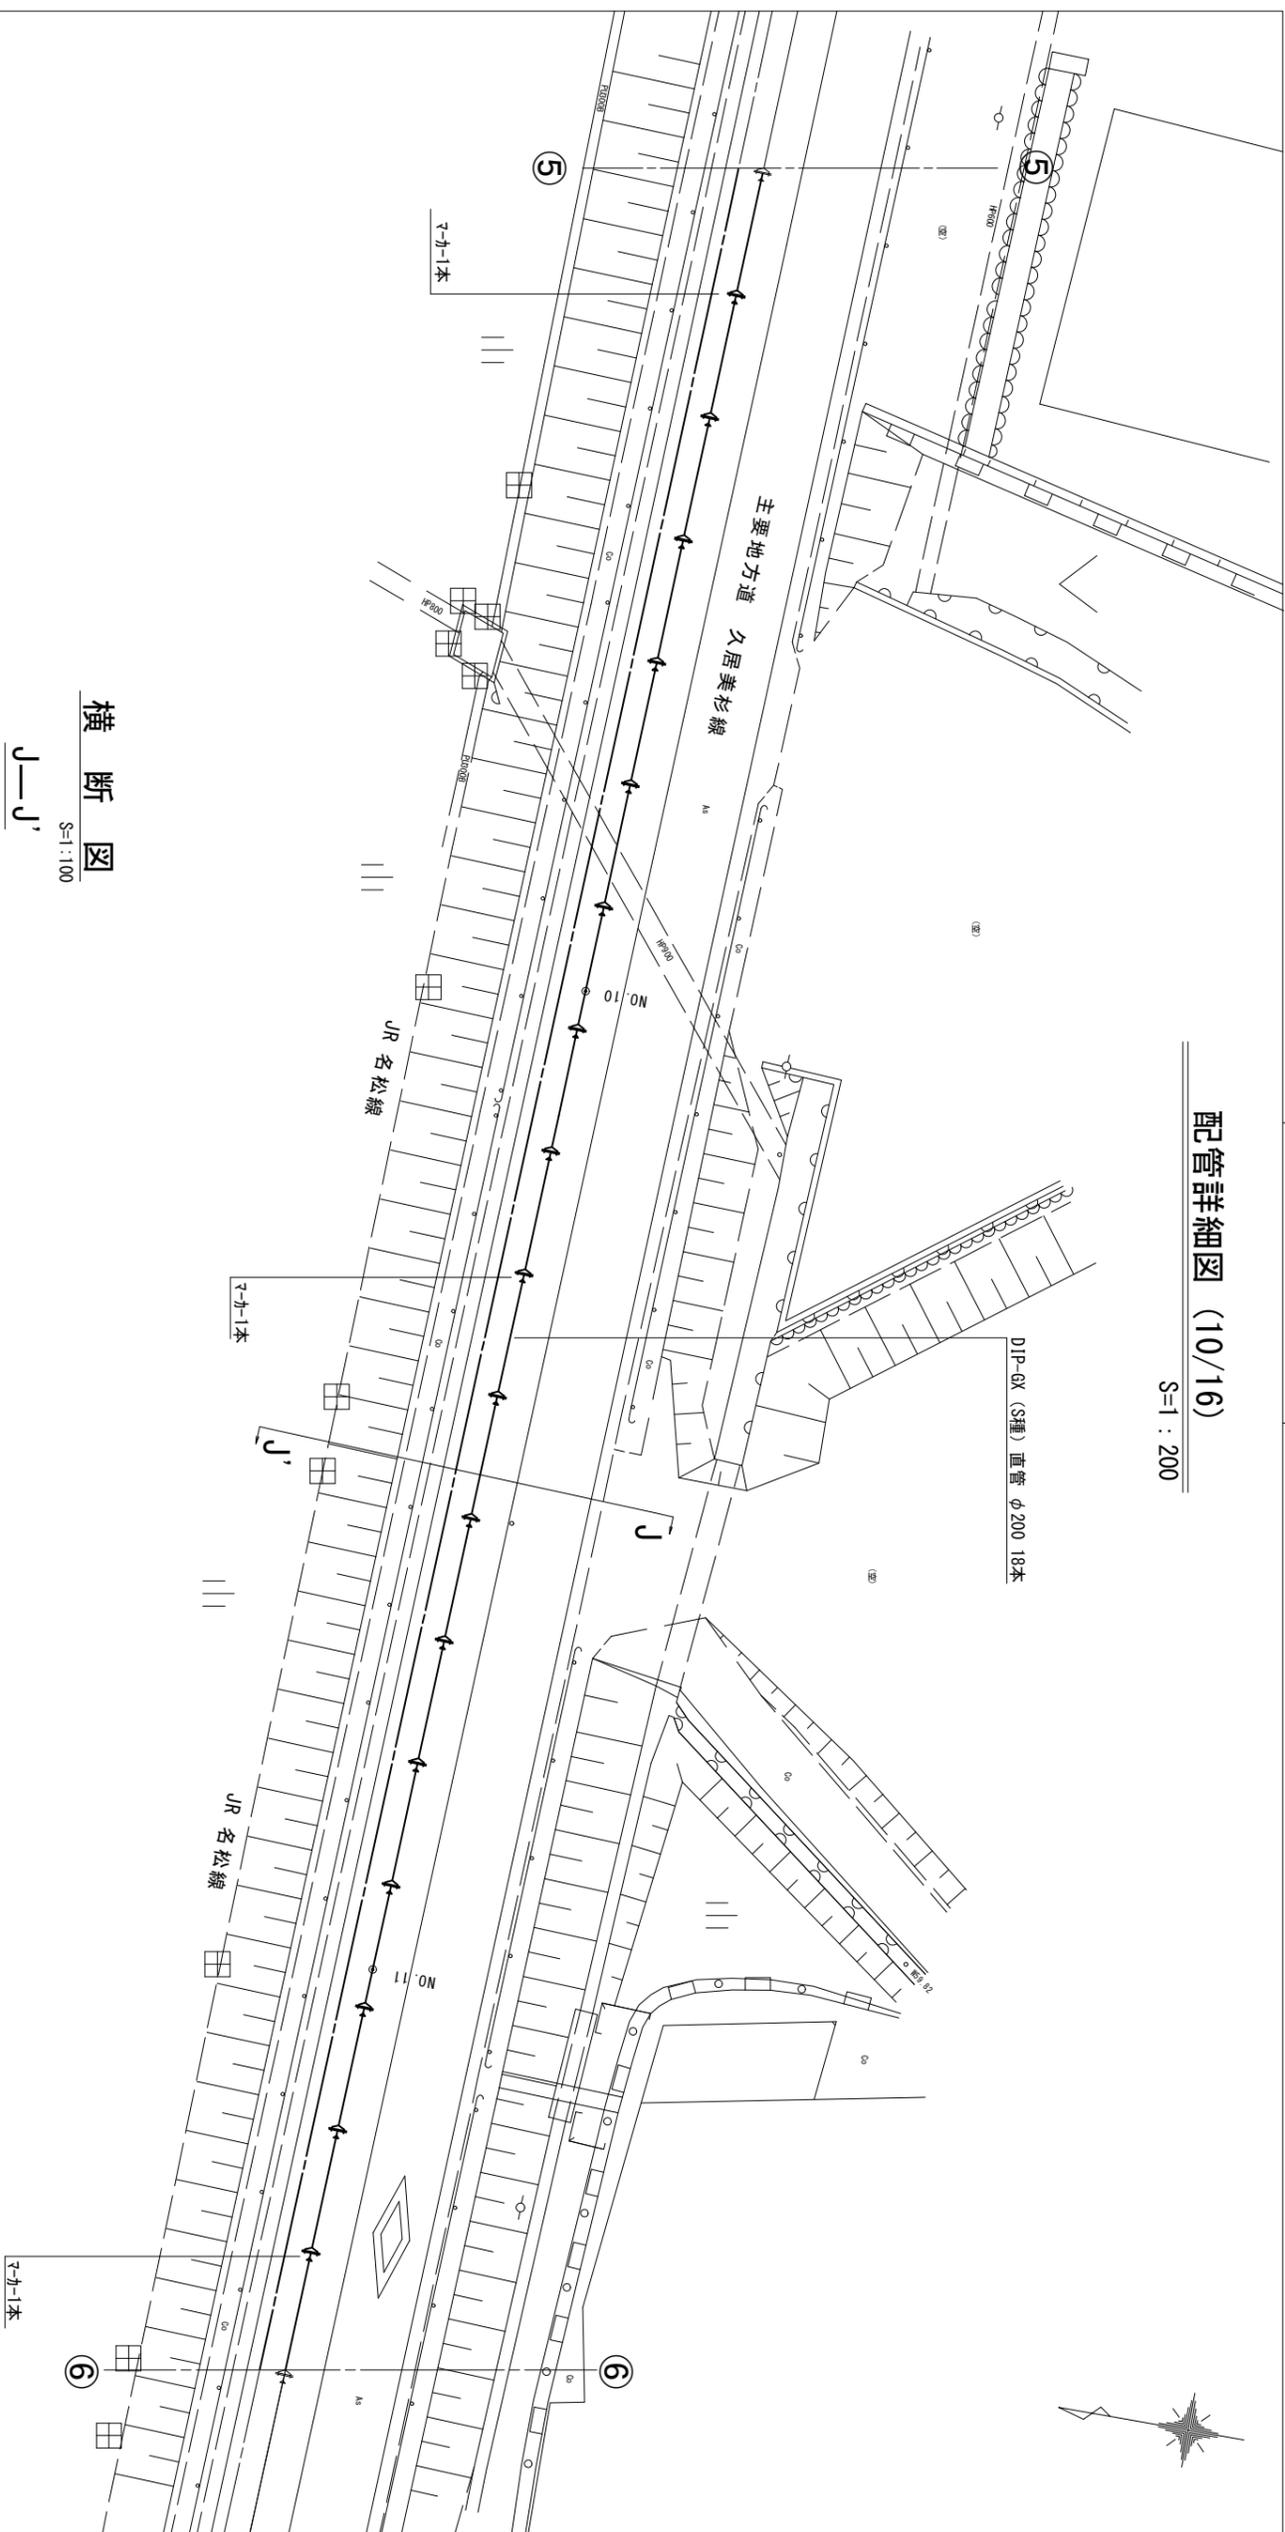

横断図

S=1 : 100

J-J'

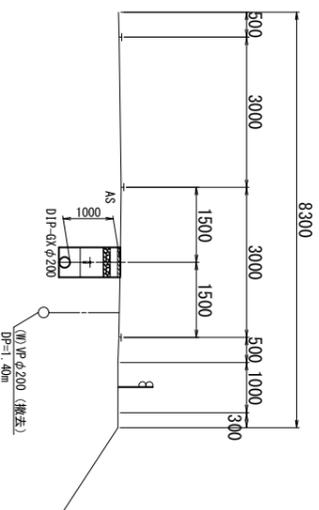


占用物件凡例	
線種	名称
---	水道管 (新設)
---	既設水道管

※この図面はA2サイズを原寸とする。

津市水道局	
工事名	平成30年度 工務第40号 白山町南家城地内配水管布設工事
図面の種類	配管詳細図 (10/16) ・横断図
縮尺	図示
図面番号	16/22
受注者名	

配管詳細図 (11/16)


S=1:200

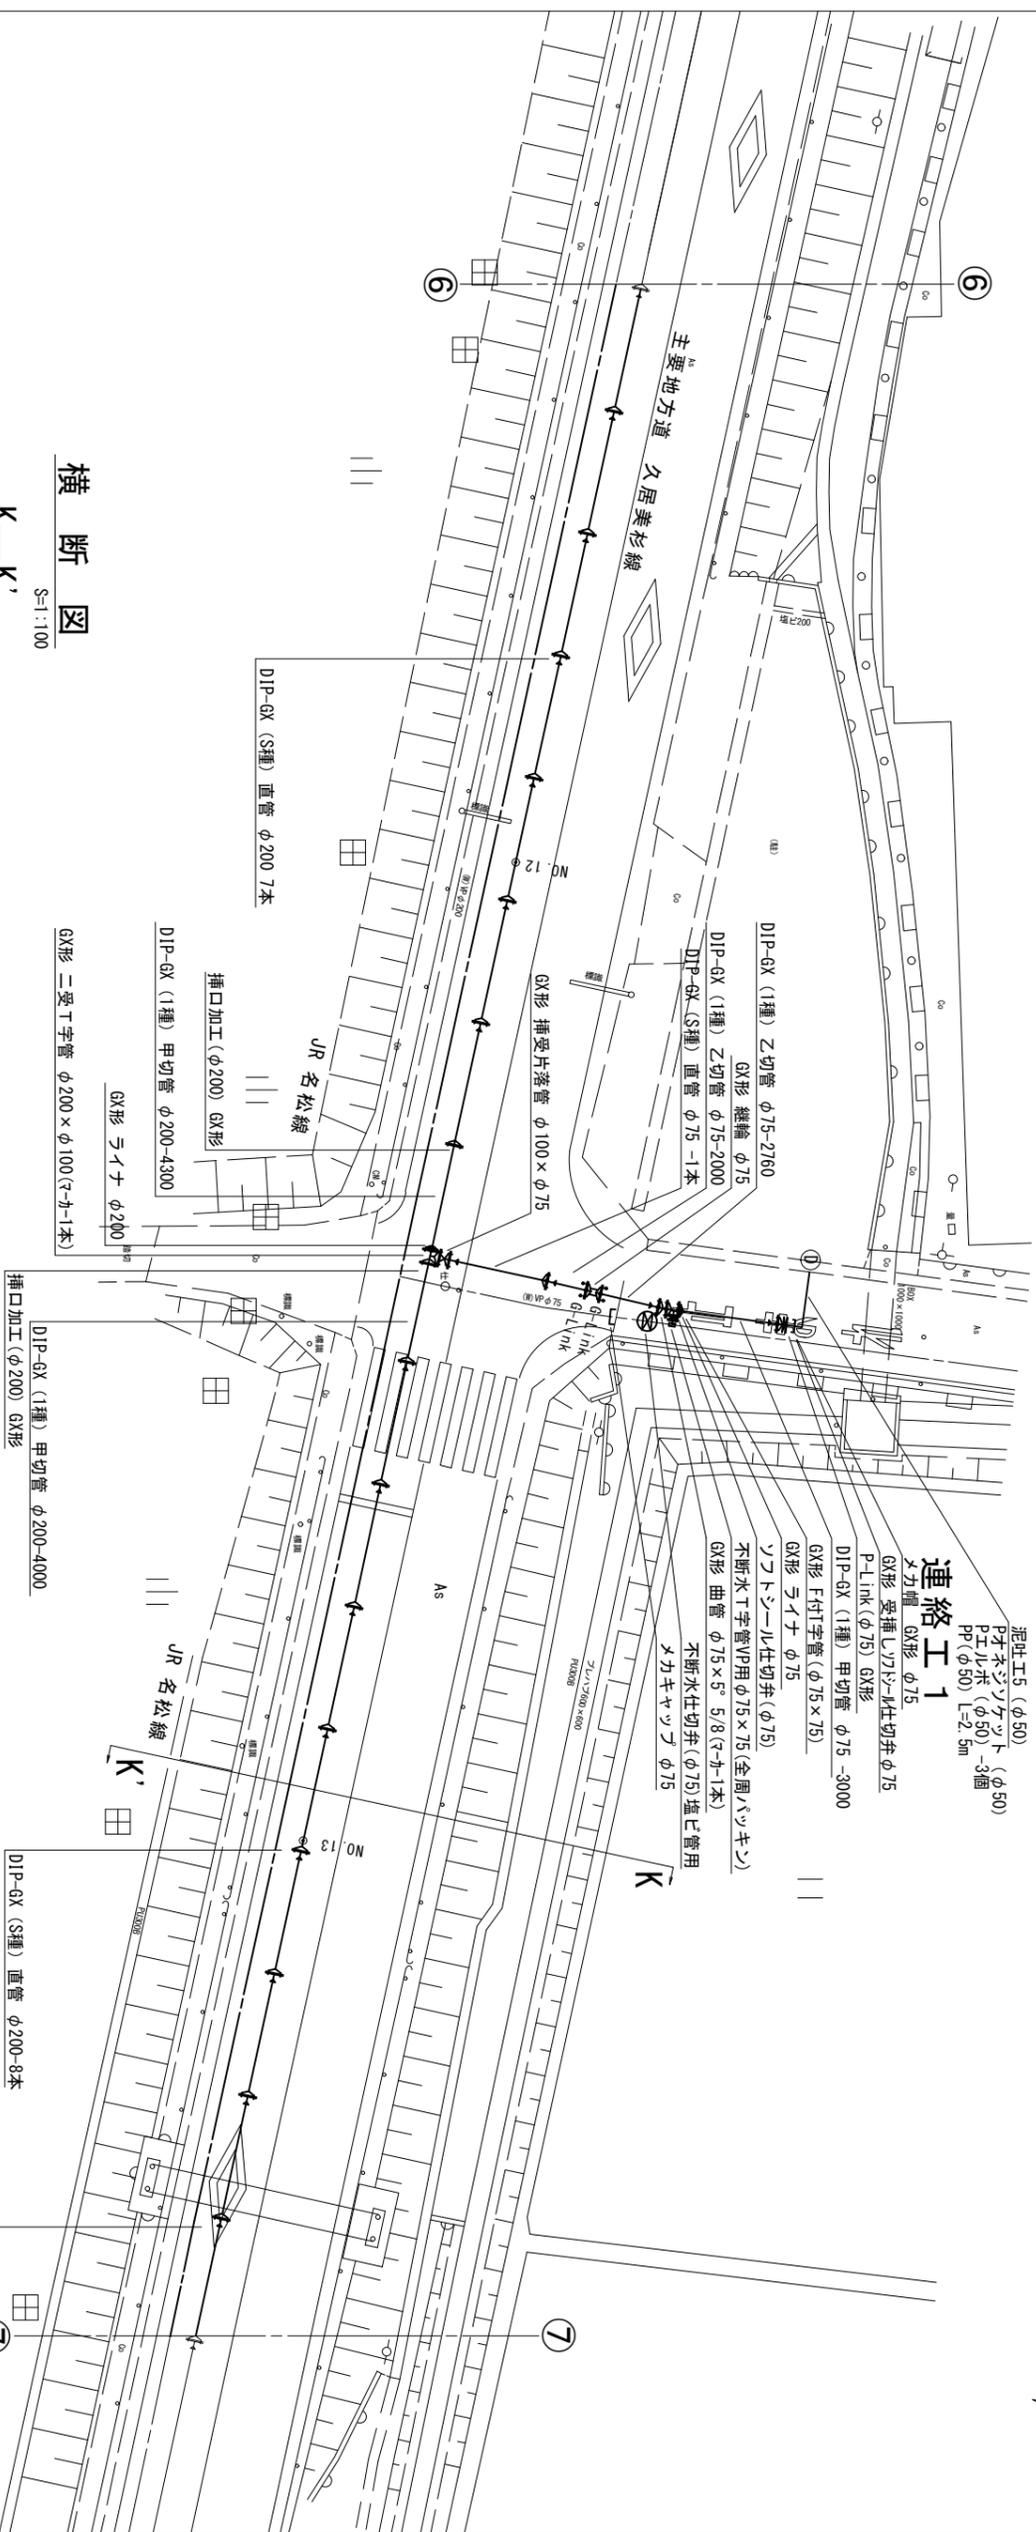

横断図

S=1:100

K-K'

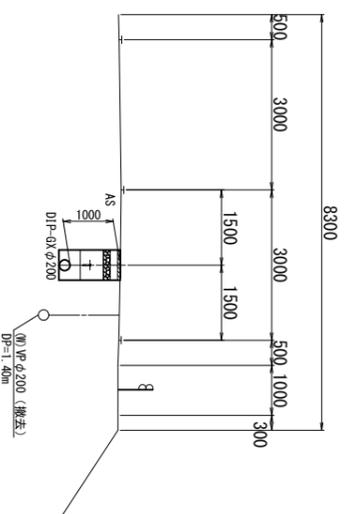


占用物件凡例	
線種	名称
---	水道管 (新設)
---	既設水道管

※この図面はA2サイズを原寸とする。

津 市 水 道 局	
工 事 名	平成30年度 工務第40号 白山町南家城地内配水管布設工事
図面の種類	配管詳細図 (11/16) ・ 横断図
縮 尺	図示
図面番号	17/22
受注者名	

配管詳細図 (12/16)


S=1 : 200

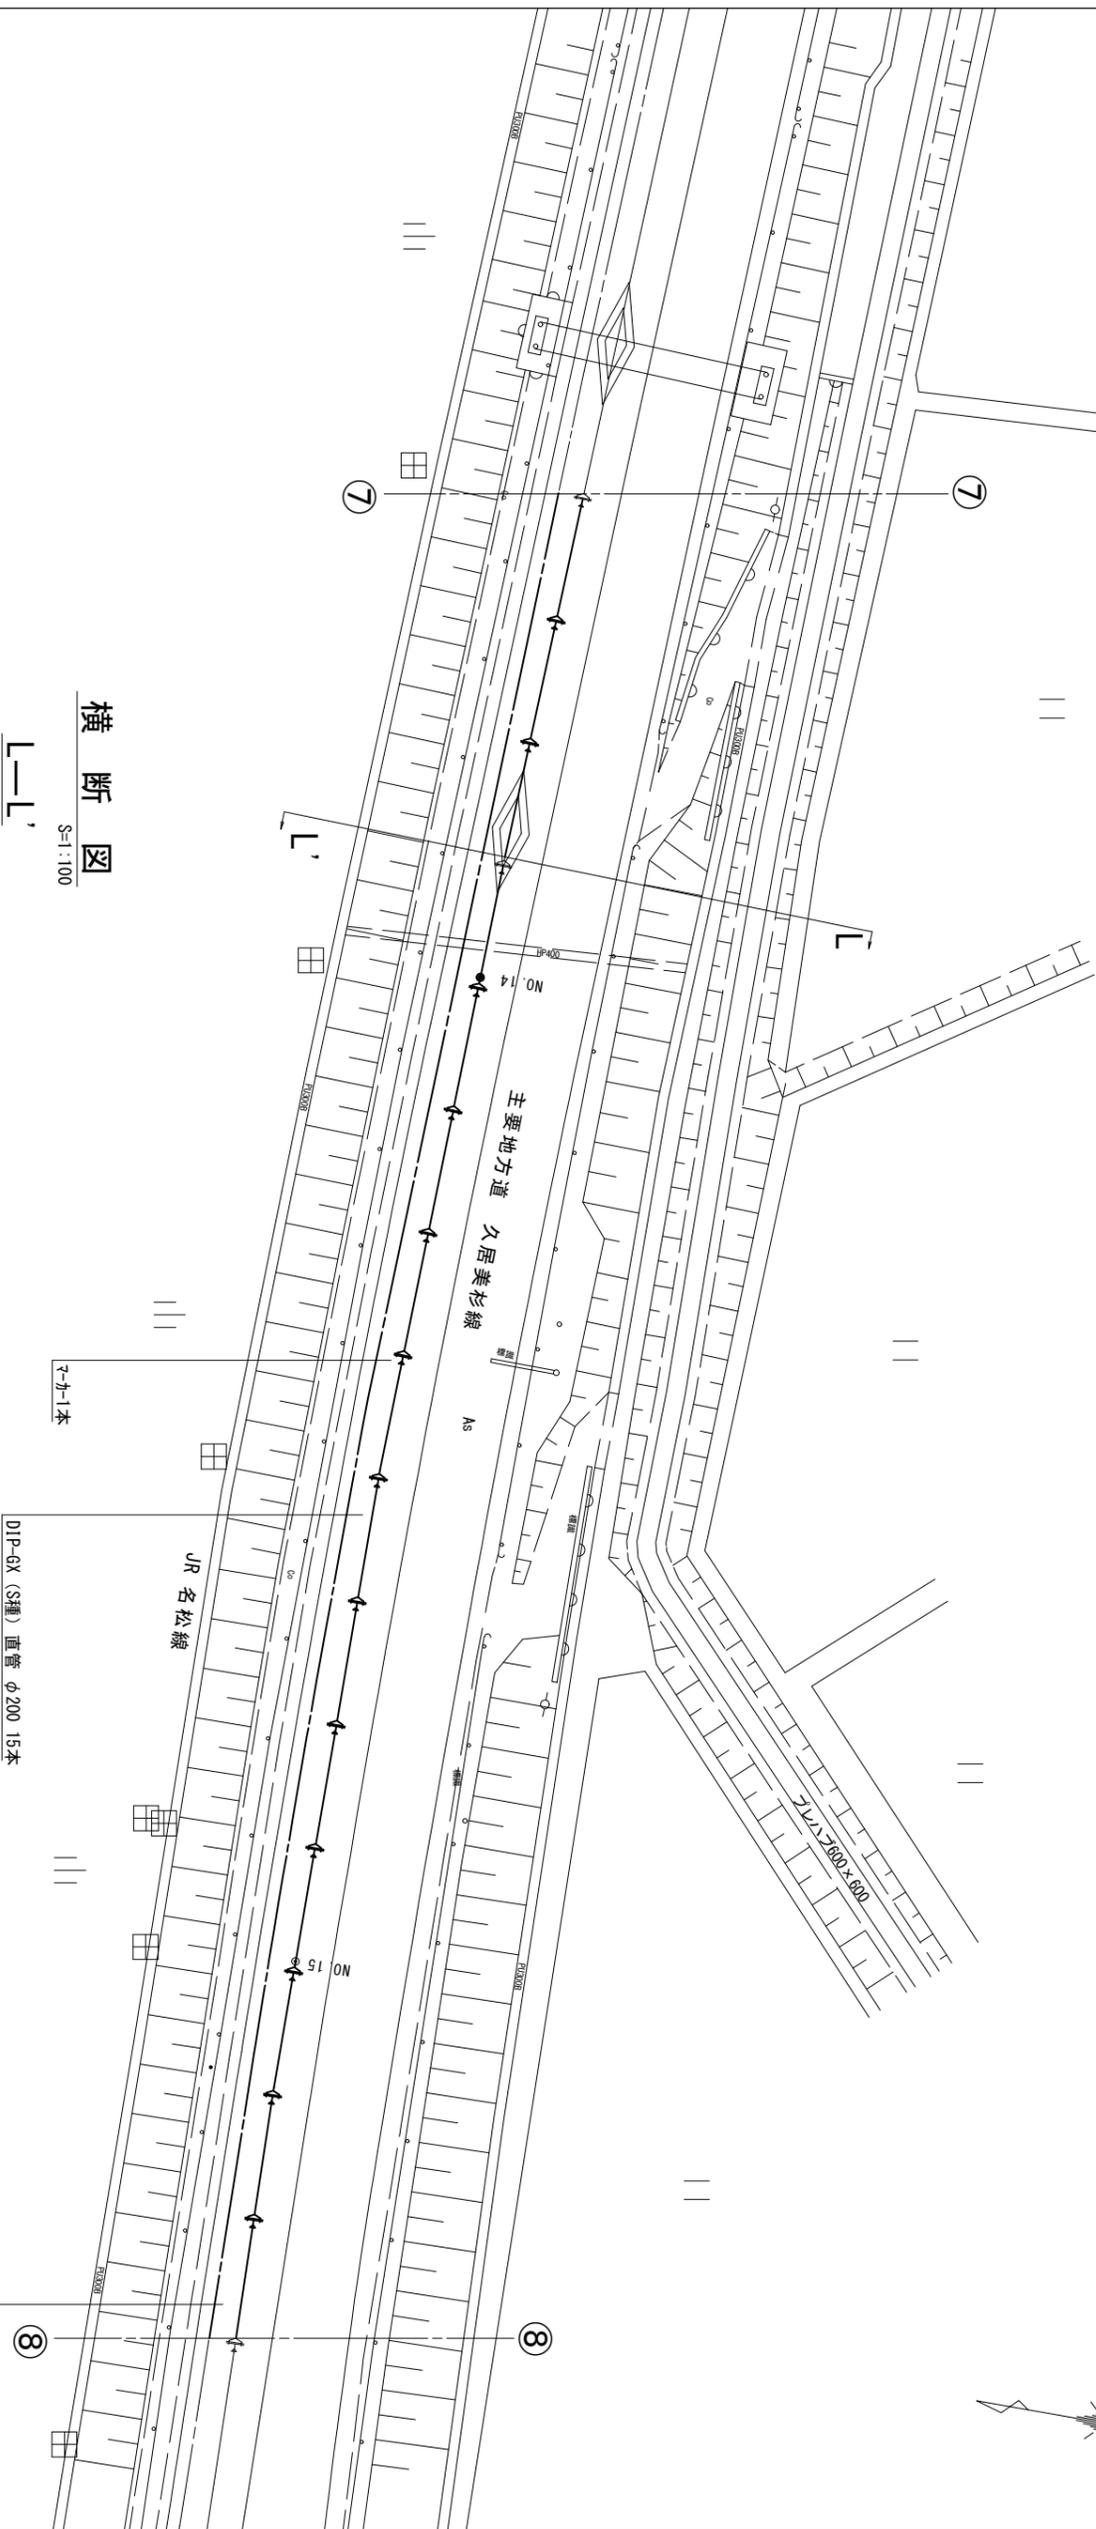

横断図

S=1 : 100

L-L'

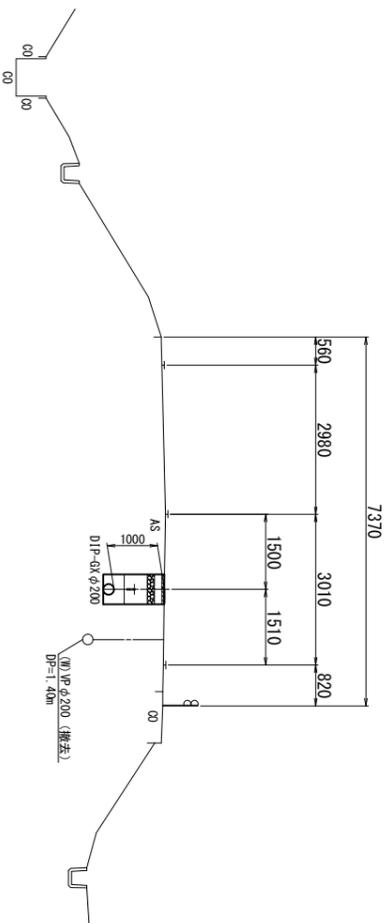

占用物件凡例



線種	名称
---	水道管 (新設)
---	既設水道管

※この図面はA2サイズを原寸とする。


津 市 水 道 局	
工 事 名	平成30年度 工務第40号 白山町南家城地内配水管布設工事
図面の種類	配管詳細図 (12/16) ・ 横断図
縮 尺	図示 図面番号 18/22
受注者名	

配管詳細図 (13/16)

 S=1 : 200

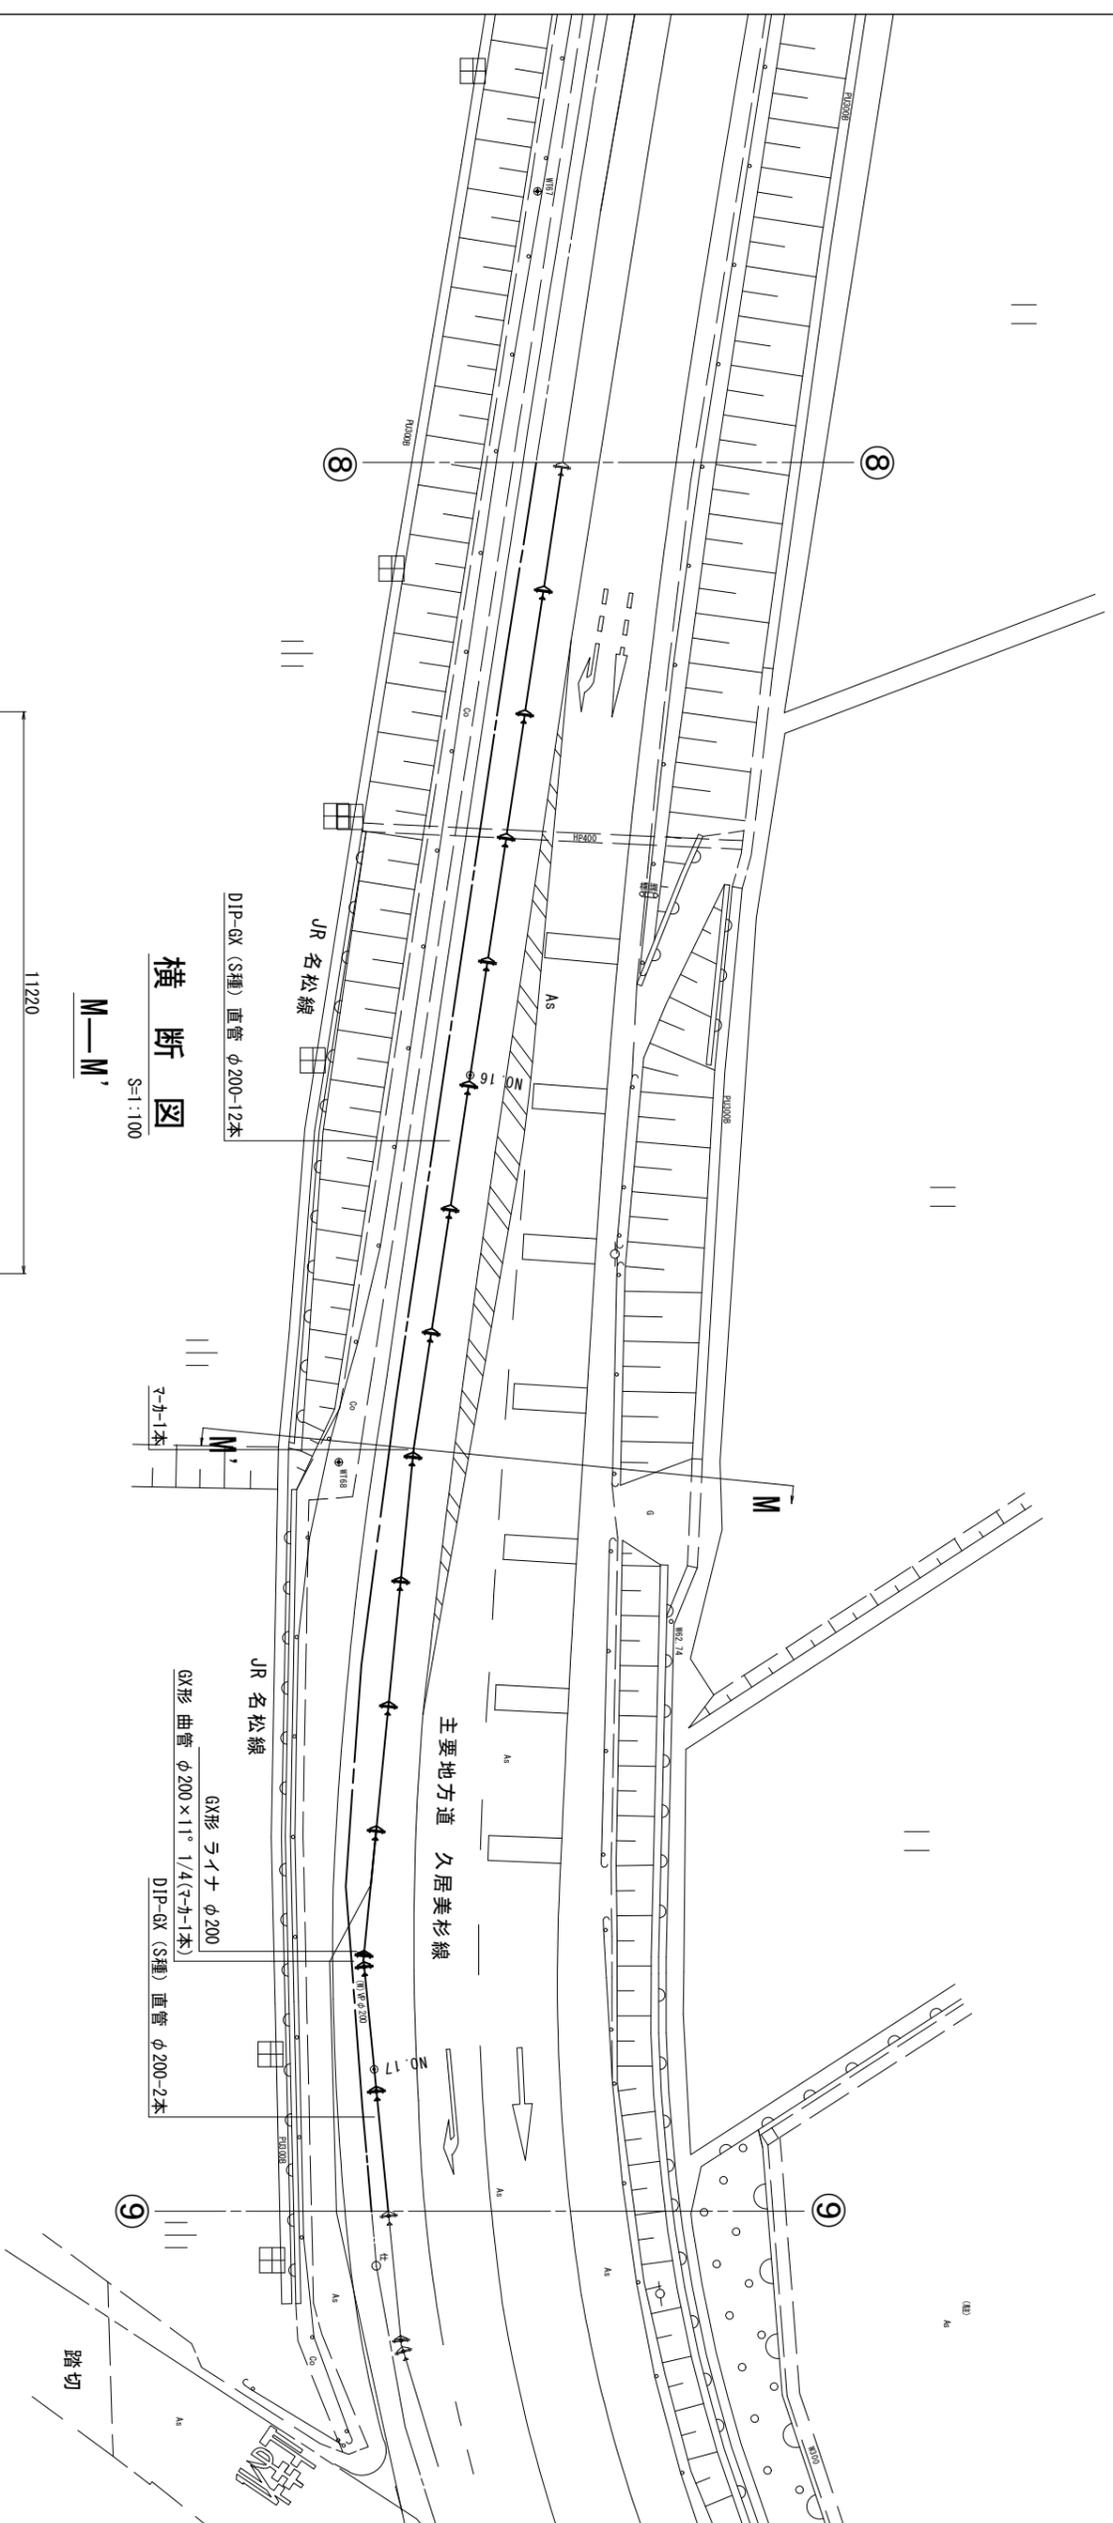

横断図  
M—M'  
S=1:100

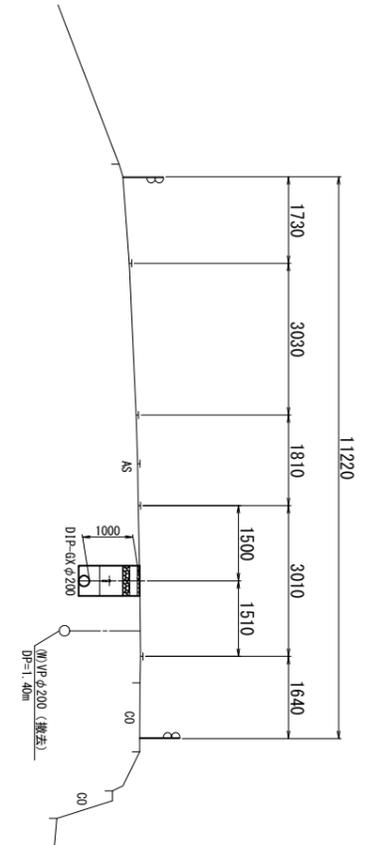

占用物件凡例

線種	名	称
---	水道管 (新設)	
---	既設水道管	



※この図面はA2サイズを原寸とする。

津 市 水 道 局	
工 事 名	平成30年度 工務第40号 白山町南家城地内配水管布設工事
図面の種類	配管詳細図 (13/16) ・ 横断図
縮 尺	図示 図面番号 19/22
受注者名	



配管詳細図 (15/16)

 
S=1:200

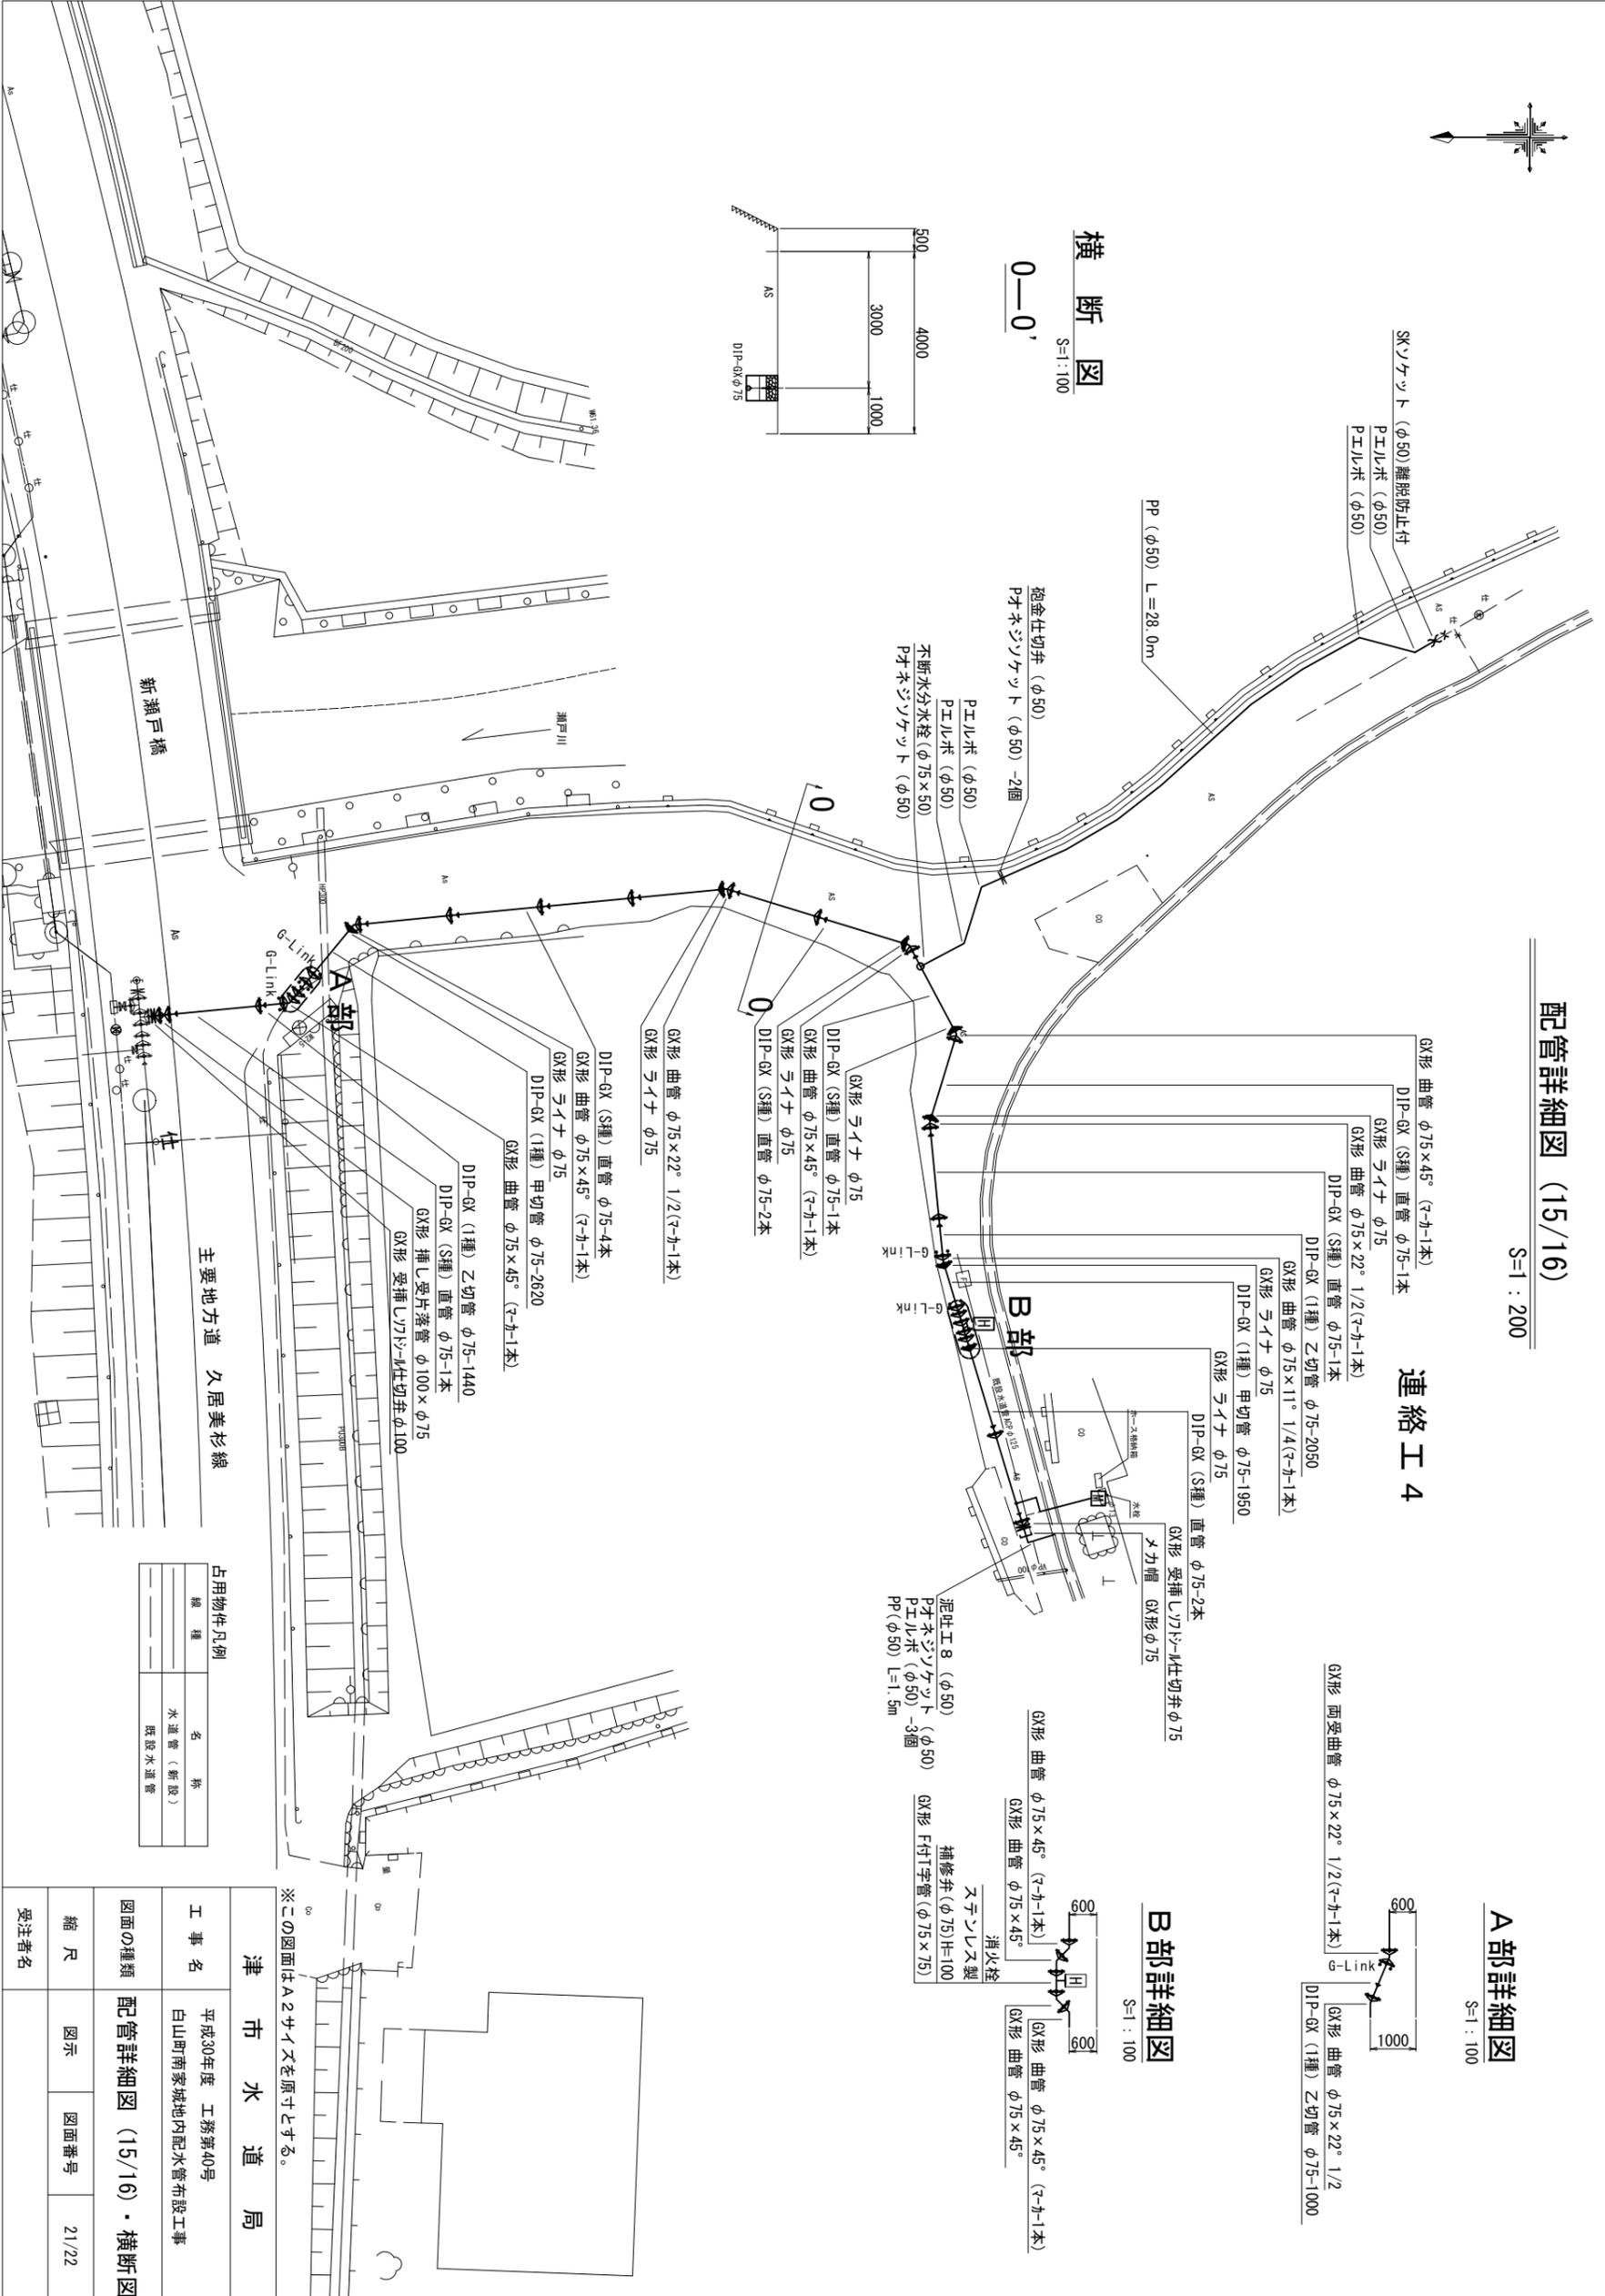

横断図

0-0'


S=1:100

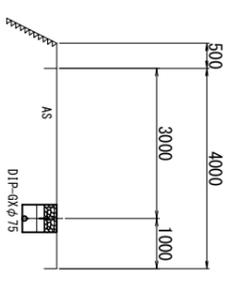

連絡工 4


A部詳細図

S=1:100

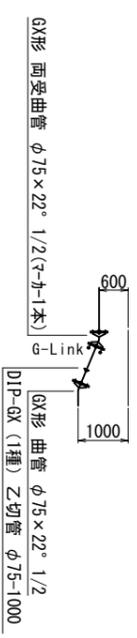

B部詳細図

S=1:100

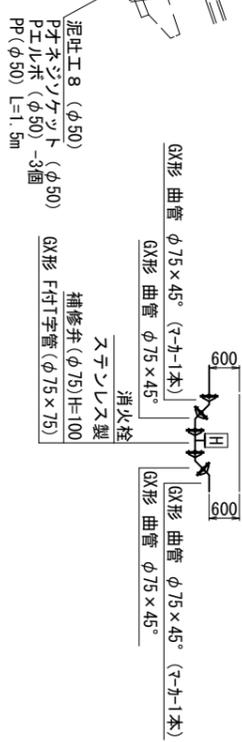

占用物件凡例

線種	名	称
---	水道管 (新設)	
---	既設水道管	

津市水道局

工 事 名 平成30年度 工務第40号 白山町南条地域内配水管布設工事

図面の種類 配管詳細図 (15/16) ・ 横断図


縮 尺 図示 図面番号 21/22

受注者名

※この図面はA2サイズを原寸とする。


配管詳細図 (16/16)

S=1:200

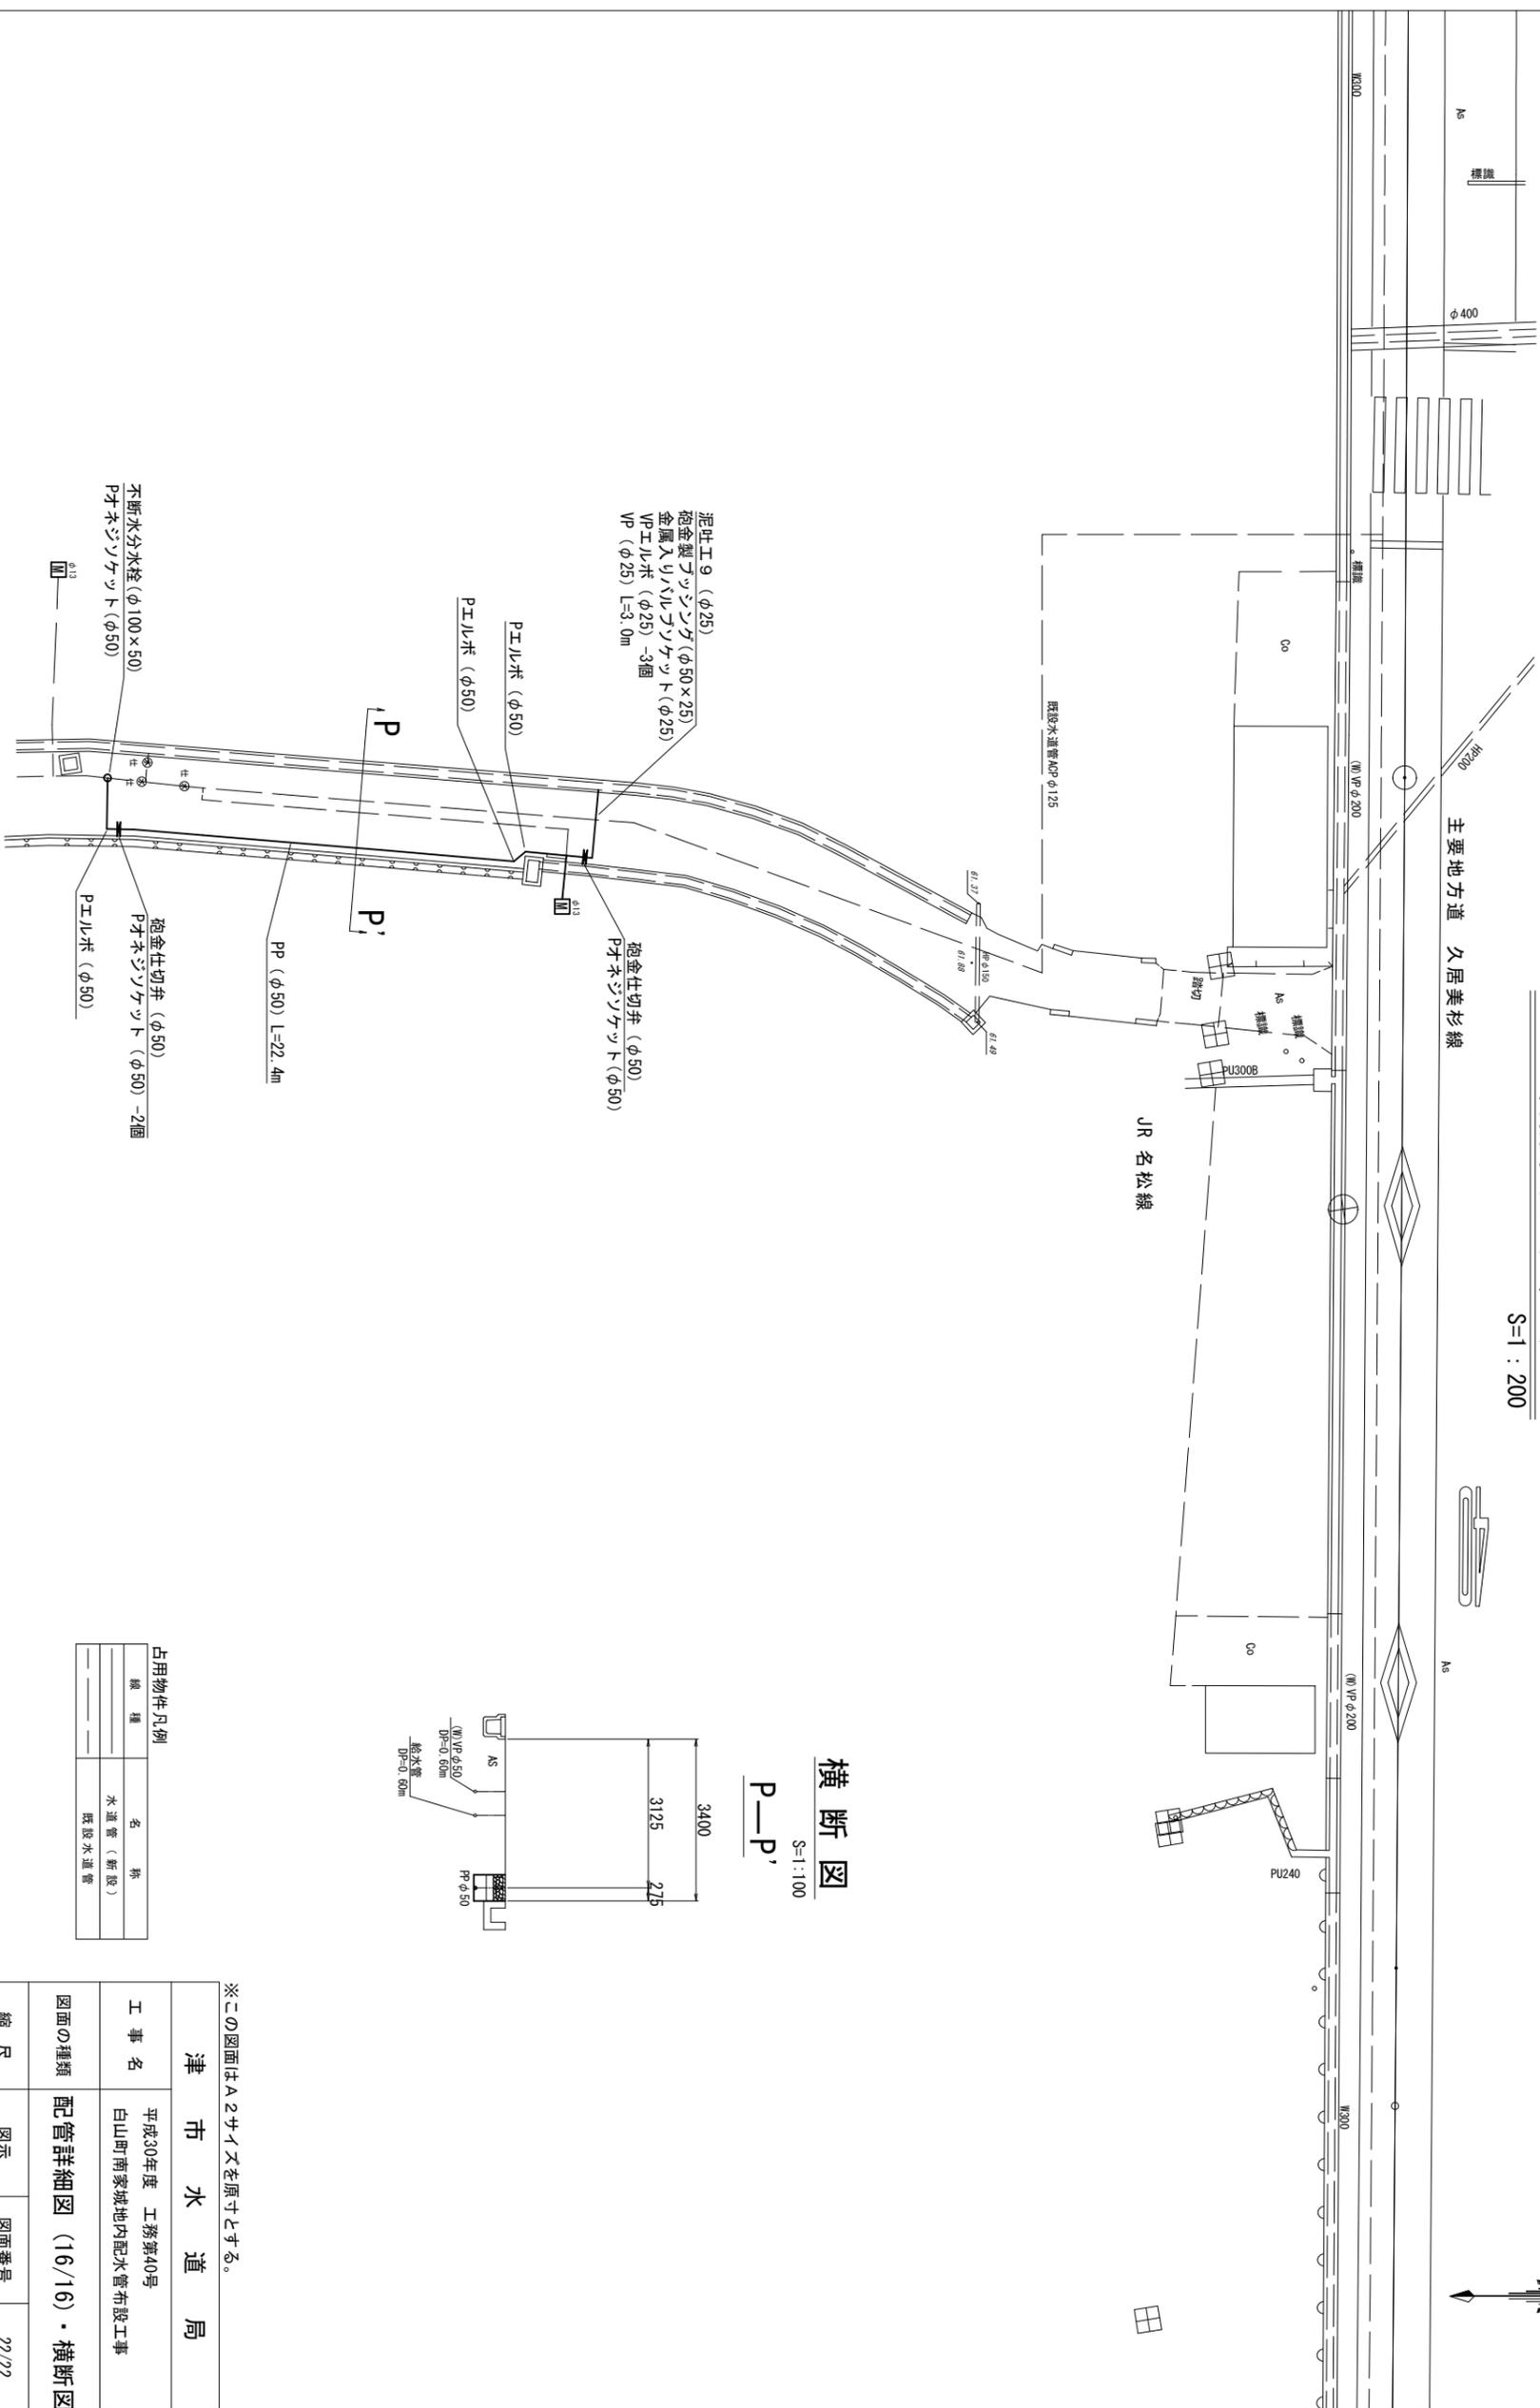

横断面図  
P-P'

S=1:100

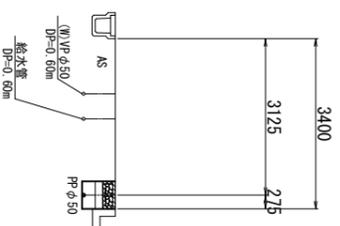

占用物件凡例	
線種	名称
---	水道管 (新設)
---	既設水道管

※この図面はA2サイズを原寸とする。

津 市 水 道 局			
工 事 名	平成30年度 工務第40号 白山町南家城地内配水管布設工事		
図面の種類	配管詳細図 (16/16) ・ 横断面図		
縮 尺	図示	図面番号	22/22
受注者名			