


設計図

平面図


S=1:500

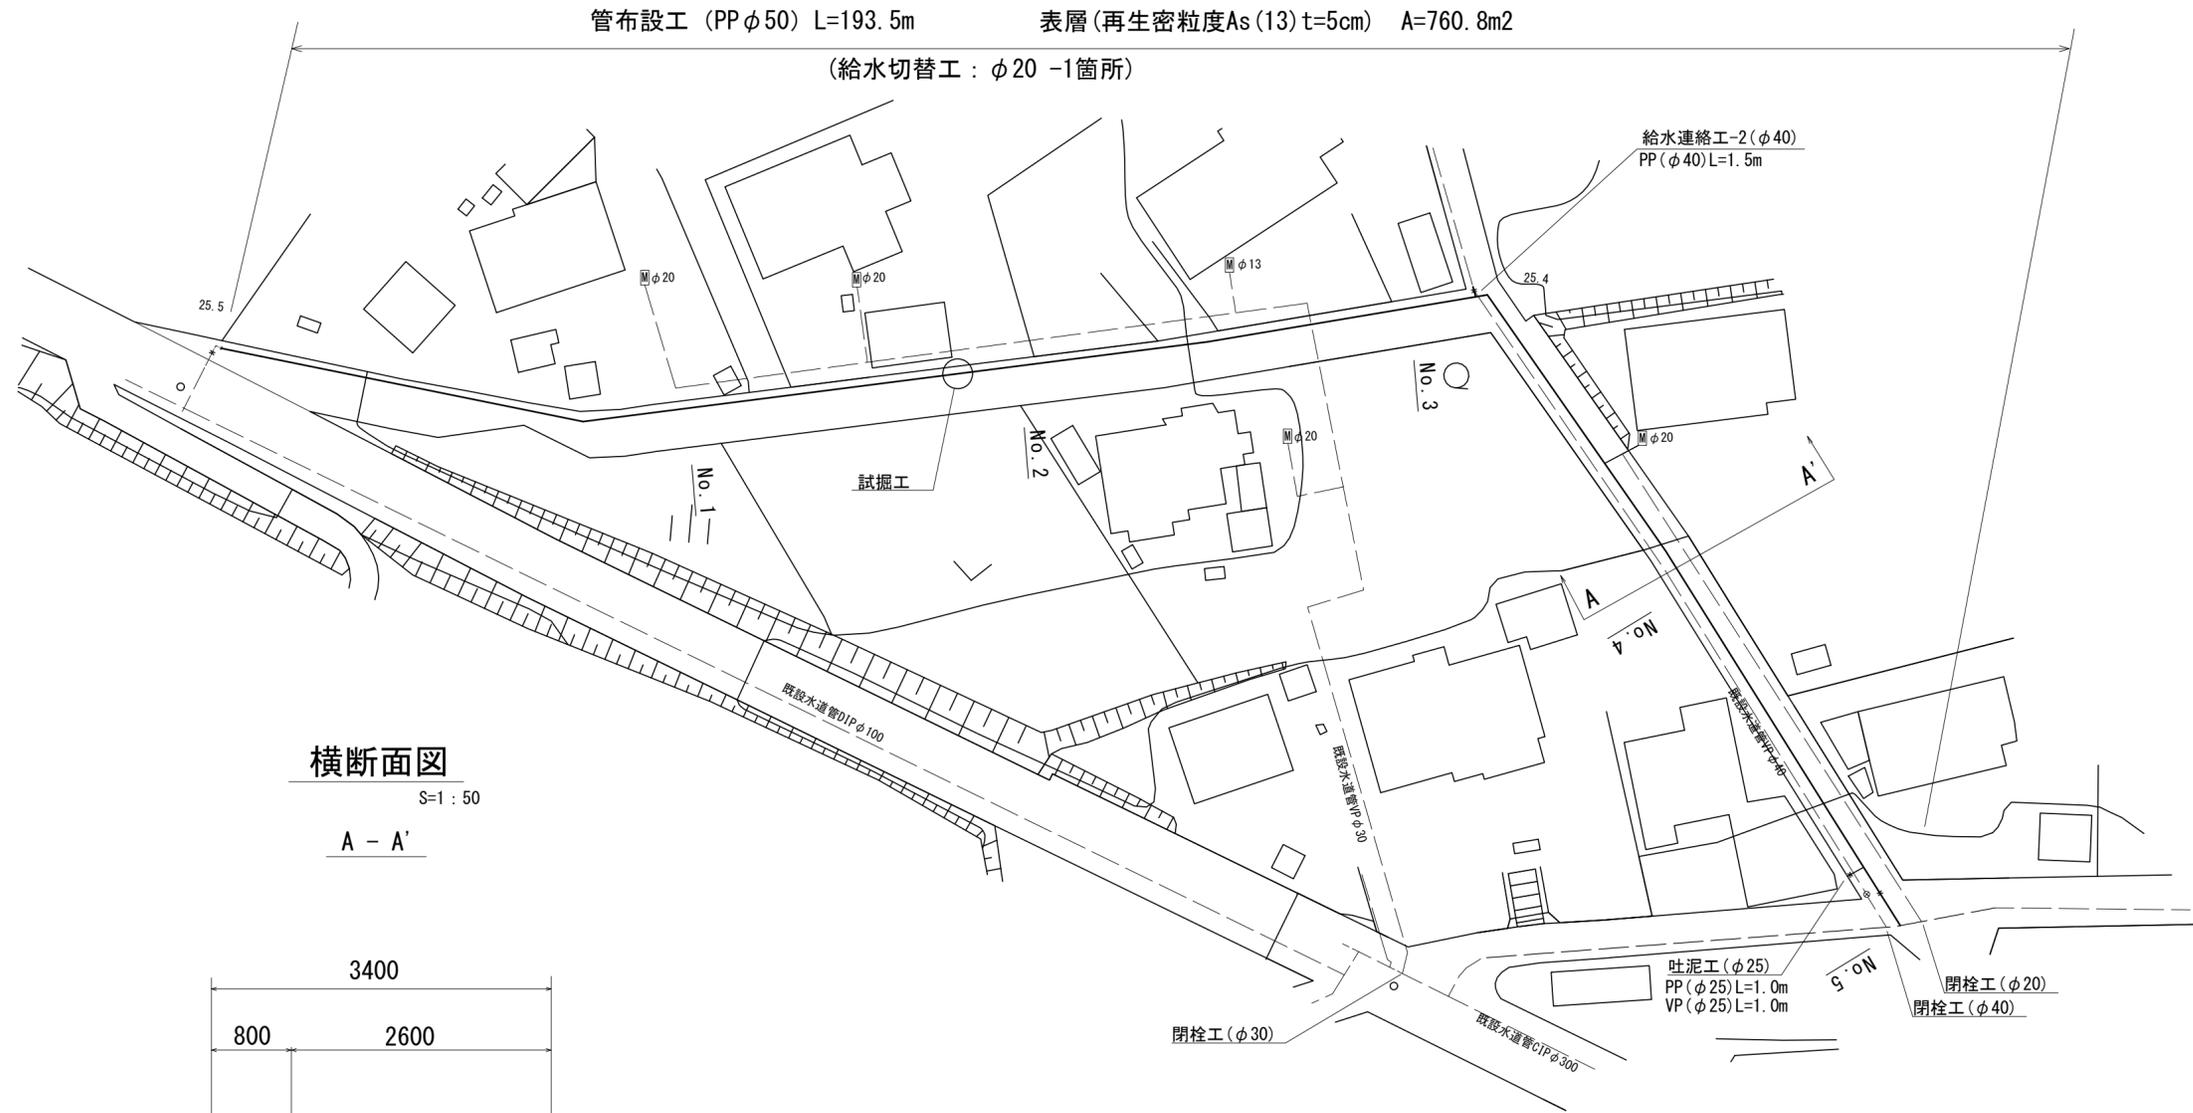

横断面図

S=1:50

A - A'

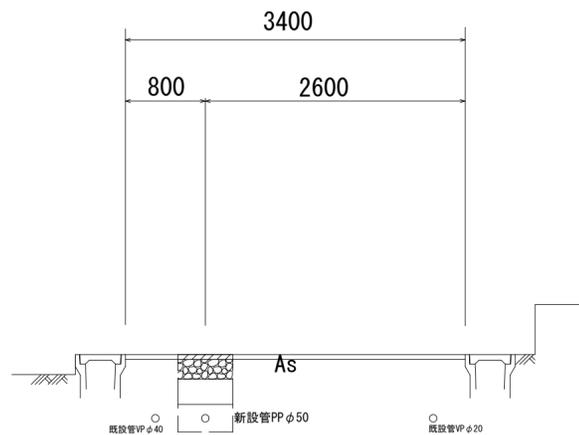

占用物件凡例

線種	名称
——	水道管 (新設)
---	既設水道管
----	計下水道管
.....	既設ガス管
-----	既設雨水管
- - - - -	既設NTT


※この図面はA2サイズを原寸とする。

津市上下水道事業局			
工事名	令和3年度 水工第28号 久居明神町地内配水管布設工事		
図面の種類	平面図・横断面図		
縮尺	図示	図面番号	1/4
受注者名			

設計図

配管詳細図(1/2)

S=1 : 200

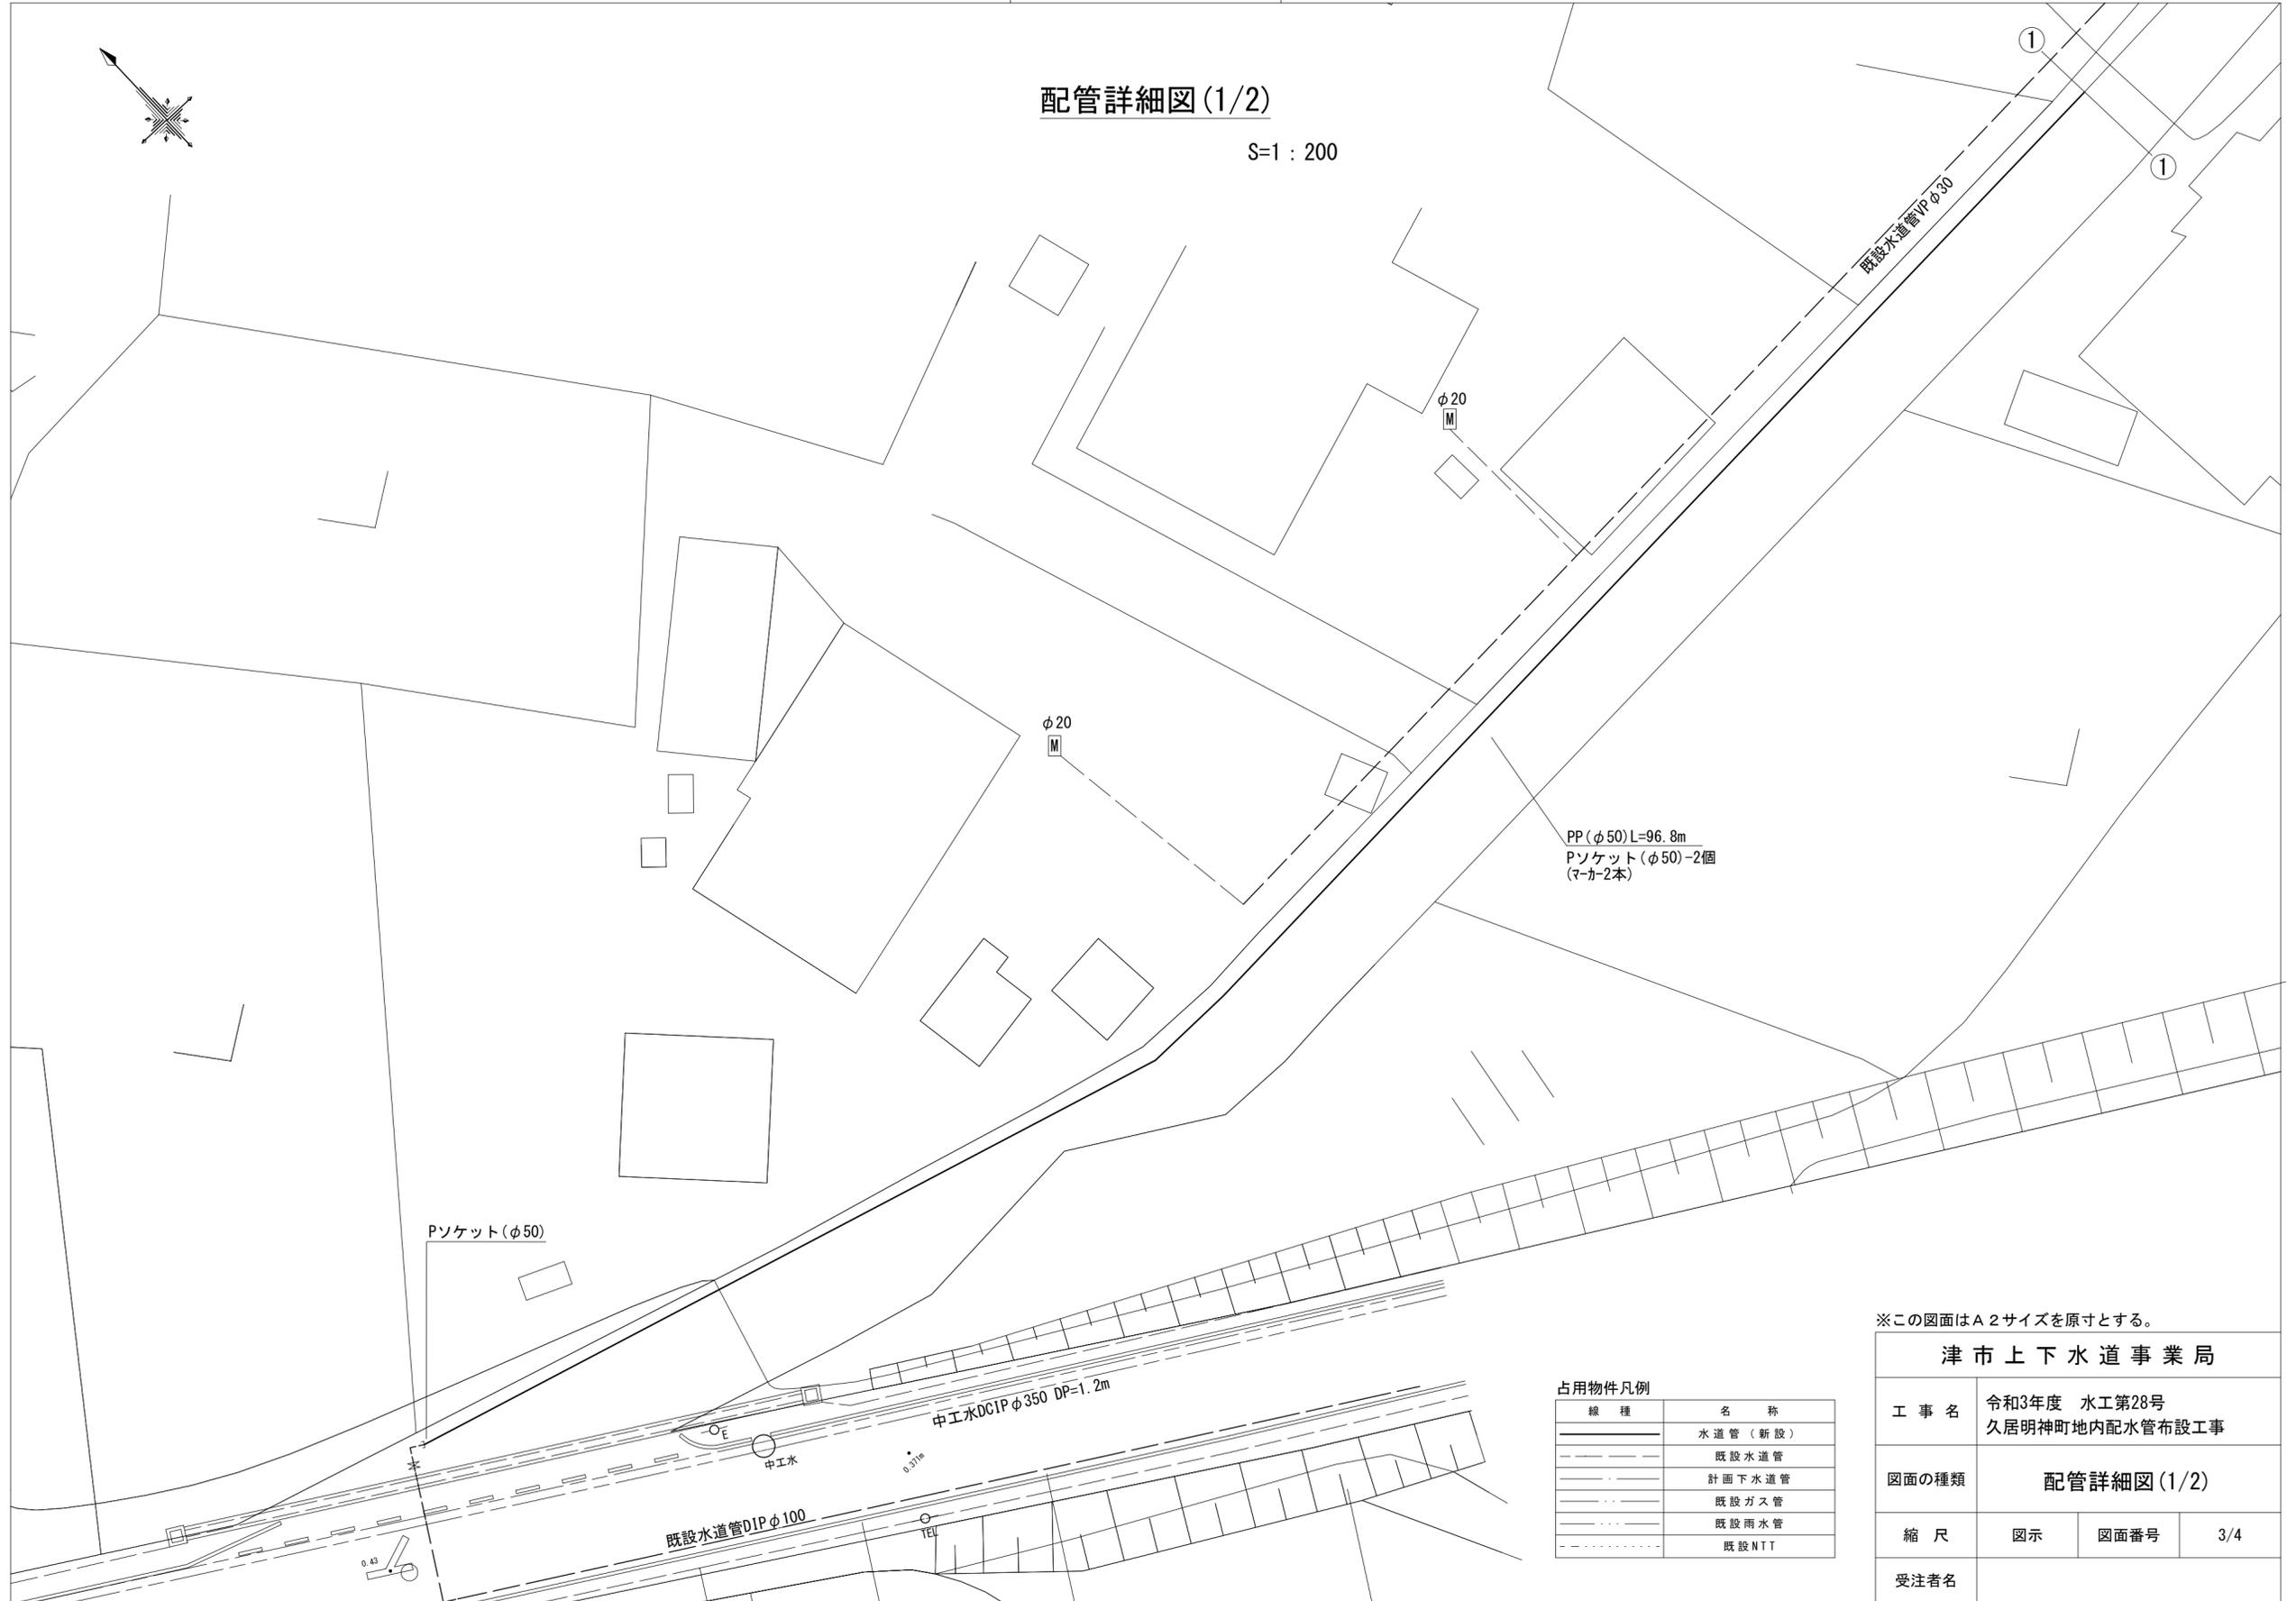

占用物件凡例

線種	名称
	水道管(新設)
	既設水道管
	計画下水道管
	既設ガス管
	既設雨水管
	既設NTT



※この図面はA2サイズを原寸とする。

津市上下水道事業局			
工事名	令和3年度 水工第28号 久居明神町地内配水管布設工事		
図面の種類	配管詳細図(1/2)		
縮尺	図示	図面番号	3/4
受注者名			

設計図

配管詳細図(2/2)

 S=1:200

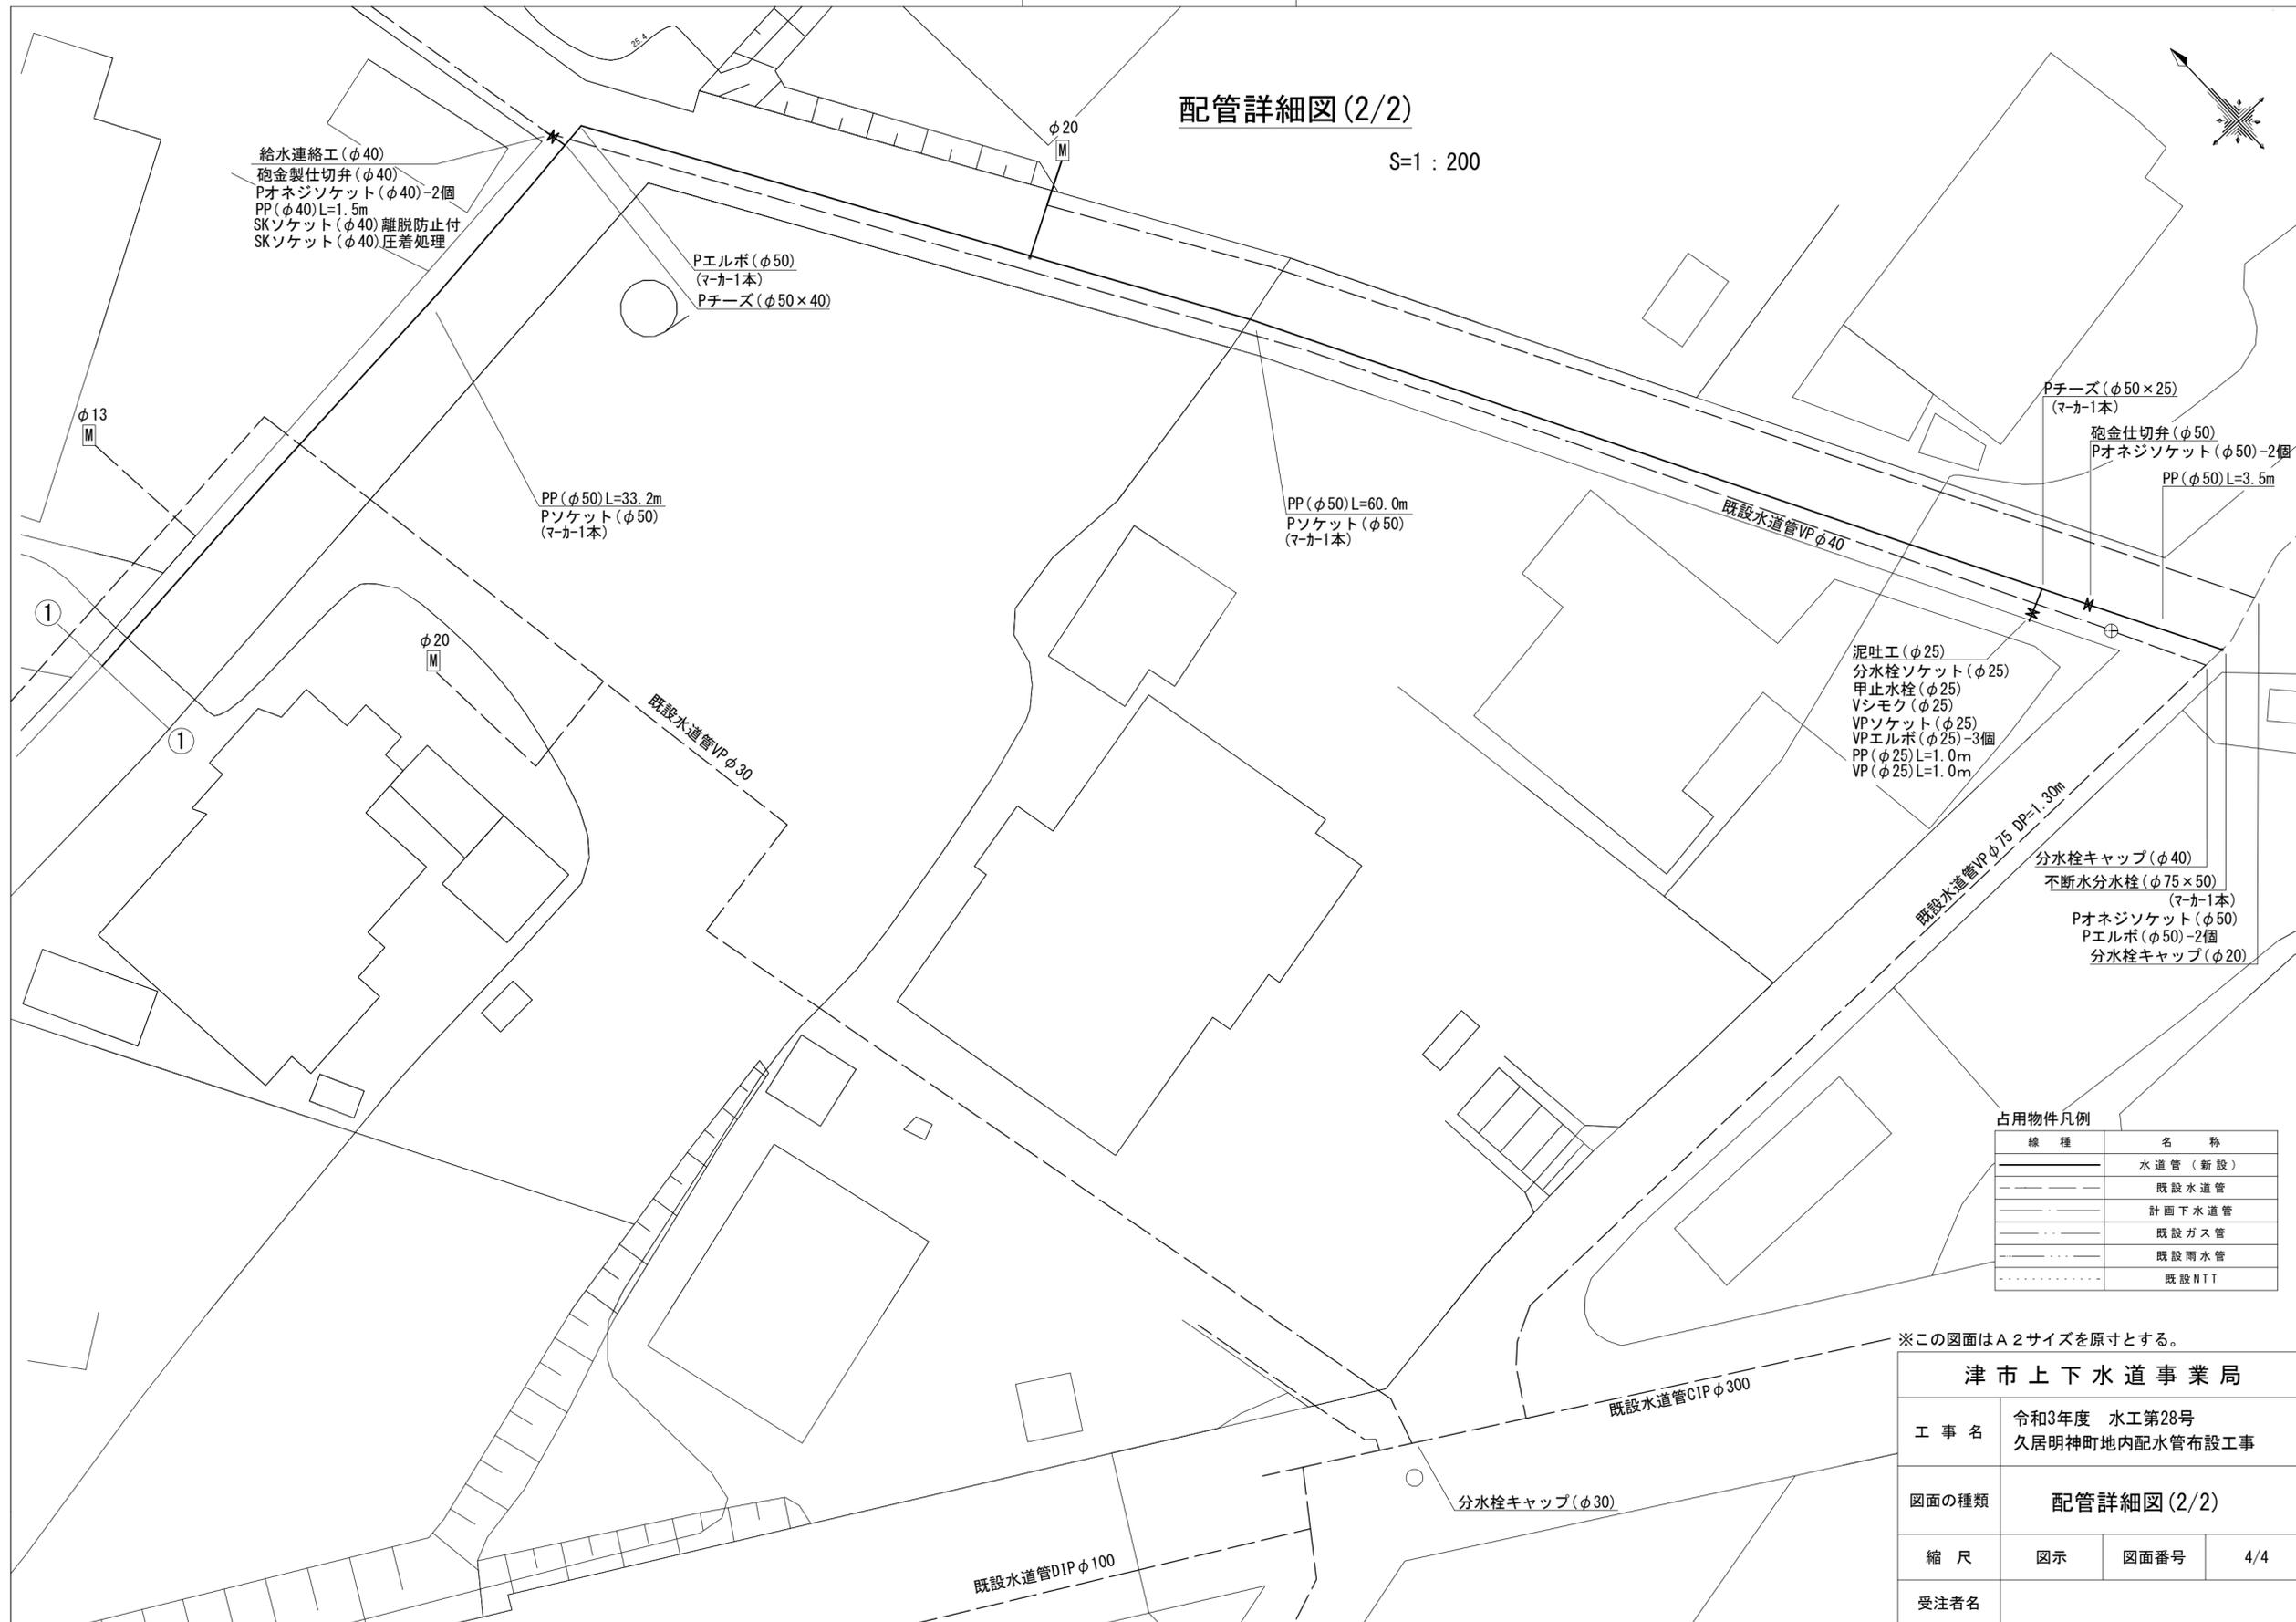

給水連絡工(φ40)
砲金製仕切弁(φ40)
Pオネジソケット(φ40)-2個
PP(φ40)L=1.5m
SKソケット(φ40)離脱防止付
SKソケット(φ40)圧着処理

Pエルボ(φ50)
(マ-カ1本)
Pチーズ(φ50×40)

PP(φ50)L=33.2m
Pソケット(φ50)
(マ-カ1本)

PP(φ50)L=60.0m
Pソケット(φ50)
(マ-カ1本)

Pチーズ(φ50×25)
(マ-カ1本)
砲金仕切弁(φ50)
Pオネジソケット(φ50)-2個
PP(φ50)L=3.5m

泥吐工(φ25)
分水栓ソケット(φ25)
甲止水栓(φ25)
Vシモク(φ25)
VPソケット(φ25)
VPエルボ(φ25)-3個
PP(φ25)L=1.0m
VP(φ25)L=1.0m

分水栓キャップ(φ40)
不断水分水栓(φ75×50)
(マ-カ1本)
Pオネジソケット(φ50)
Pエルボ(φ50)-2個
分水栓キャップ(φ20)

占用物件凡例

線種	名称
———	水道管(新設)
---	既設水道管
----	計画下水道管
.....	既設ガス管
.....	既設雨水管
.....	既設NTT

※この図面はA2サイズを原寸とする。

津市上下水道事業局			
工事名	令和3年度 水工第28号 久居明神町地内配水管布設工事		
図面の種類	配管詳細図(2/2)		
縮尺	図示	図面番号	4/4
受注者名			