




工事名	令和3年度 水施第2号 高野尾ポンプ場3号、4号及び5号送水ポンプ更新工事		
工事場所	津市高野尾町 地内		
図面の種類	配置図		
縮尺	Free	図面番号	1 / 3
津市上下水道事業局 水道施設課			

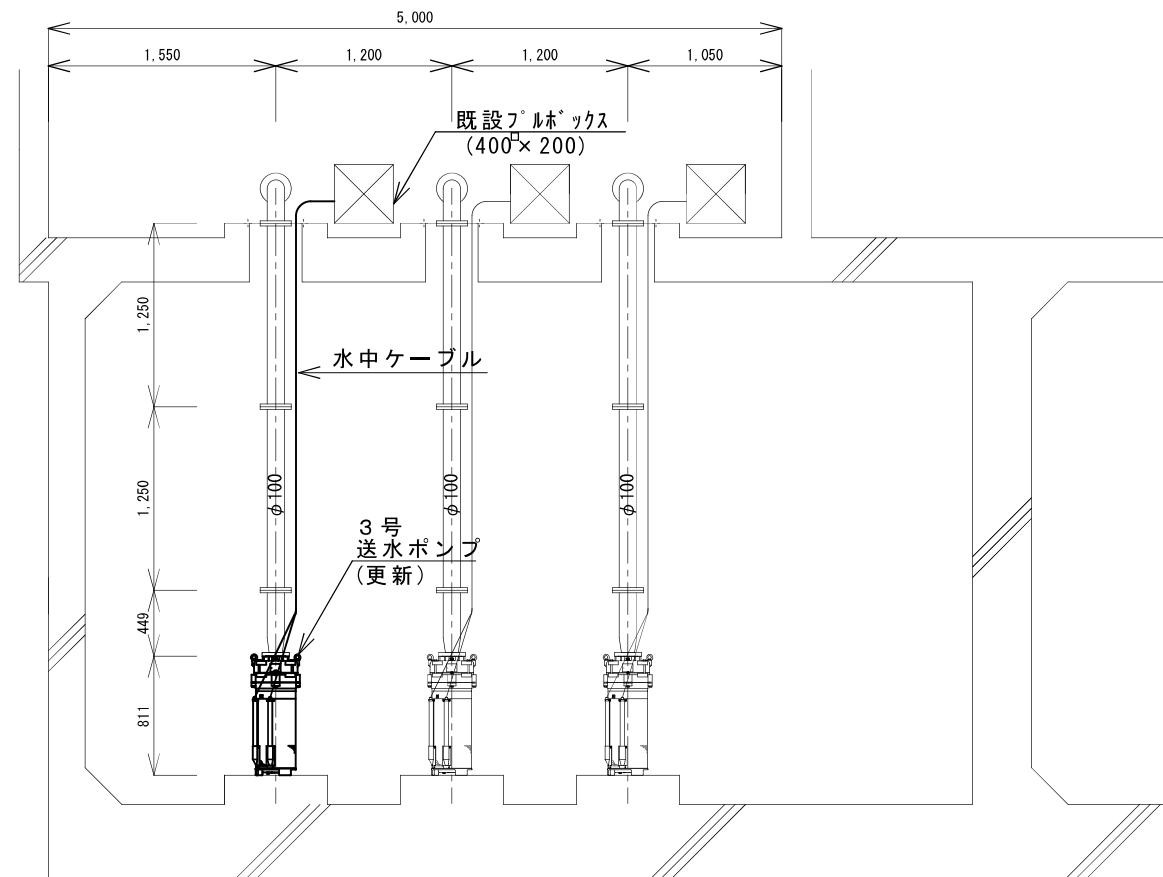

A-A'断面図

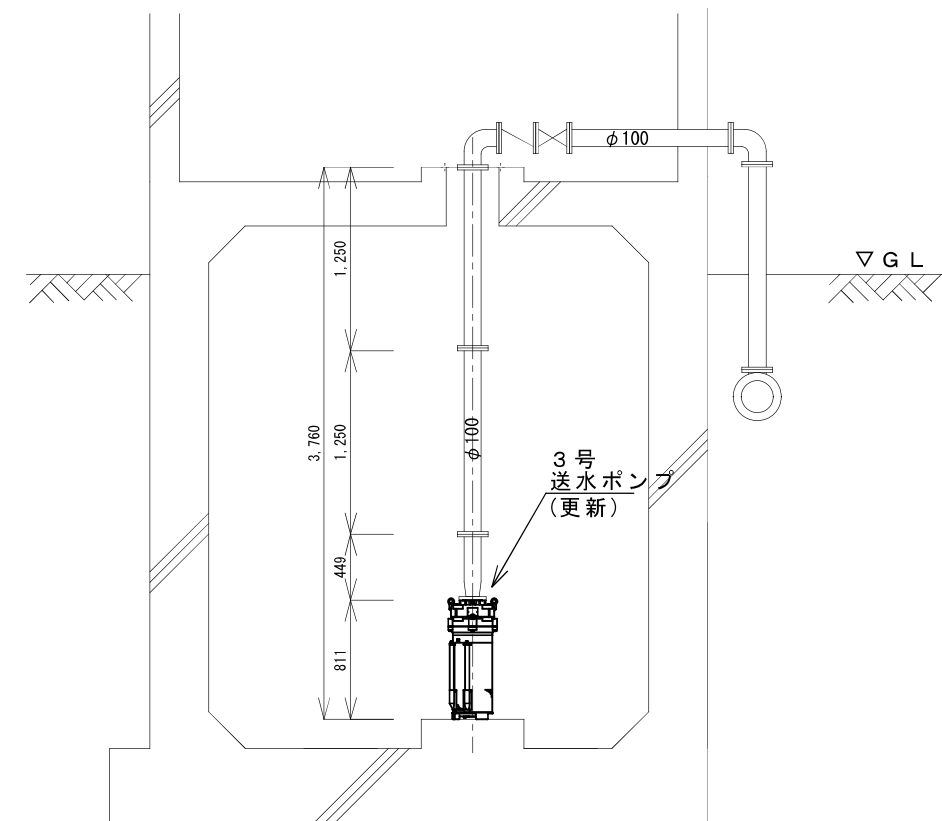


B-B'断面図

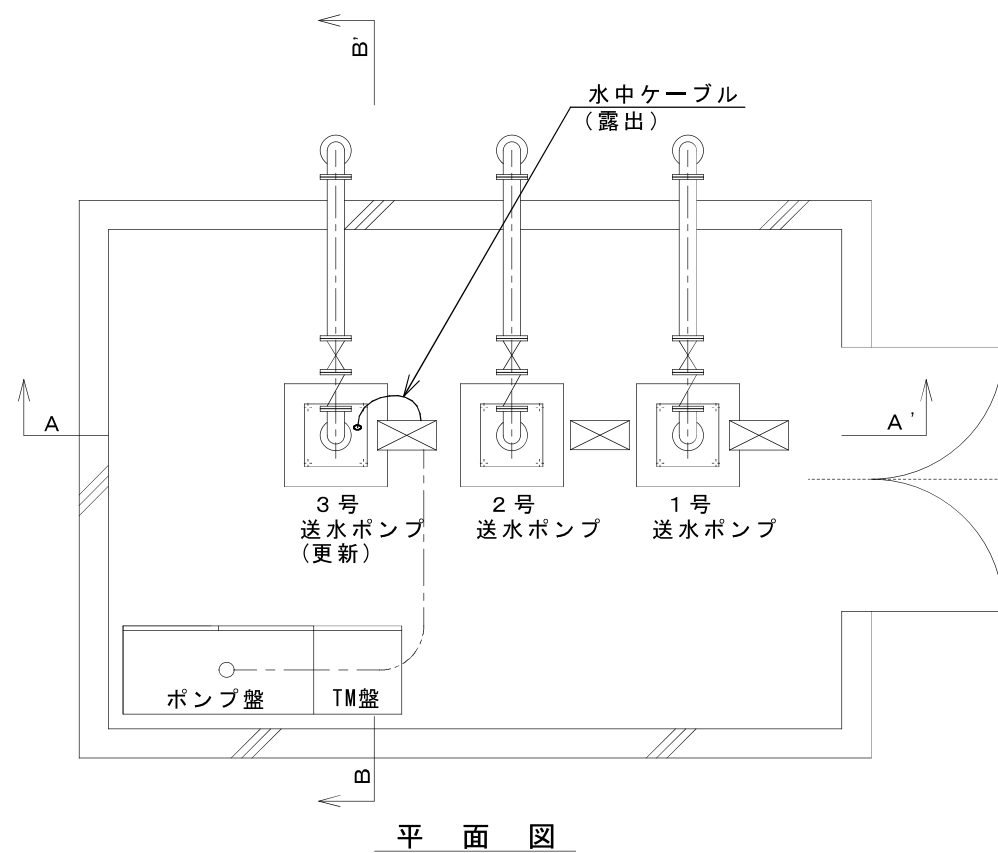


平面図


工事名	令和3年度 水施第2号 高野尾ポンプ場3号、4号及び5号送水ポンプ更新工事		
工事場所	津市高野尾町 地内		
図面の種類	3号送水ポンプ据付図		
縮尺	Free	図面番号	2 / 3
津市上下水道事業局 水道施設課			

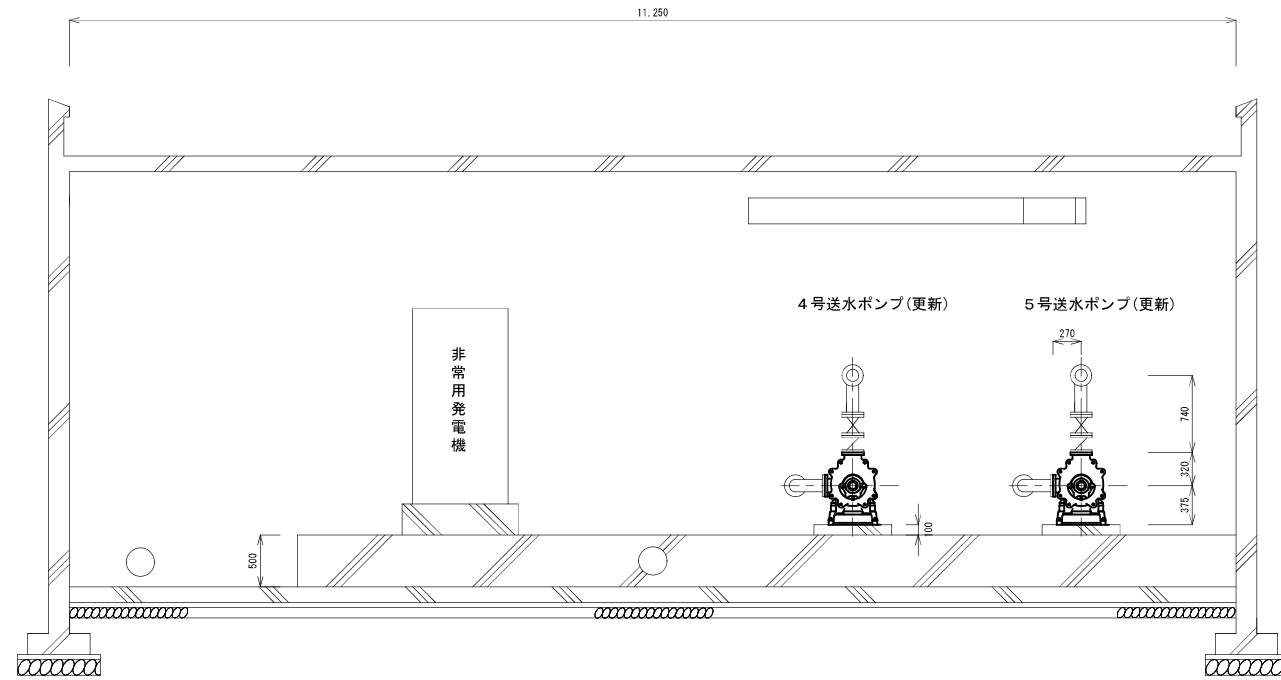

A-A'断面図

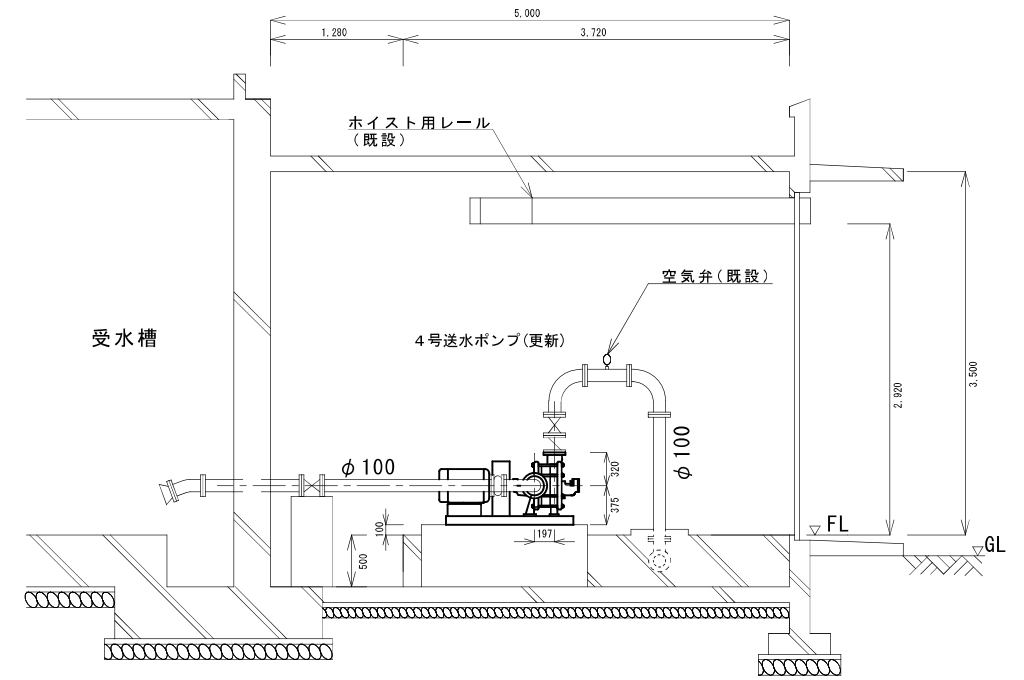

B-B'断面図

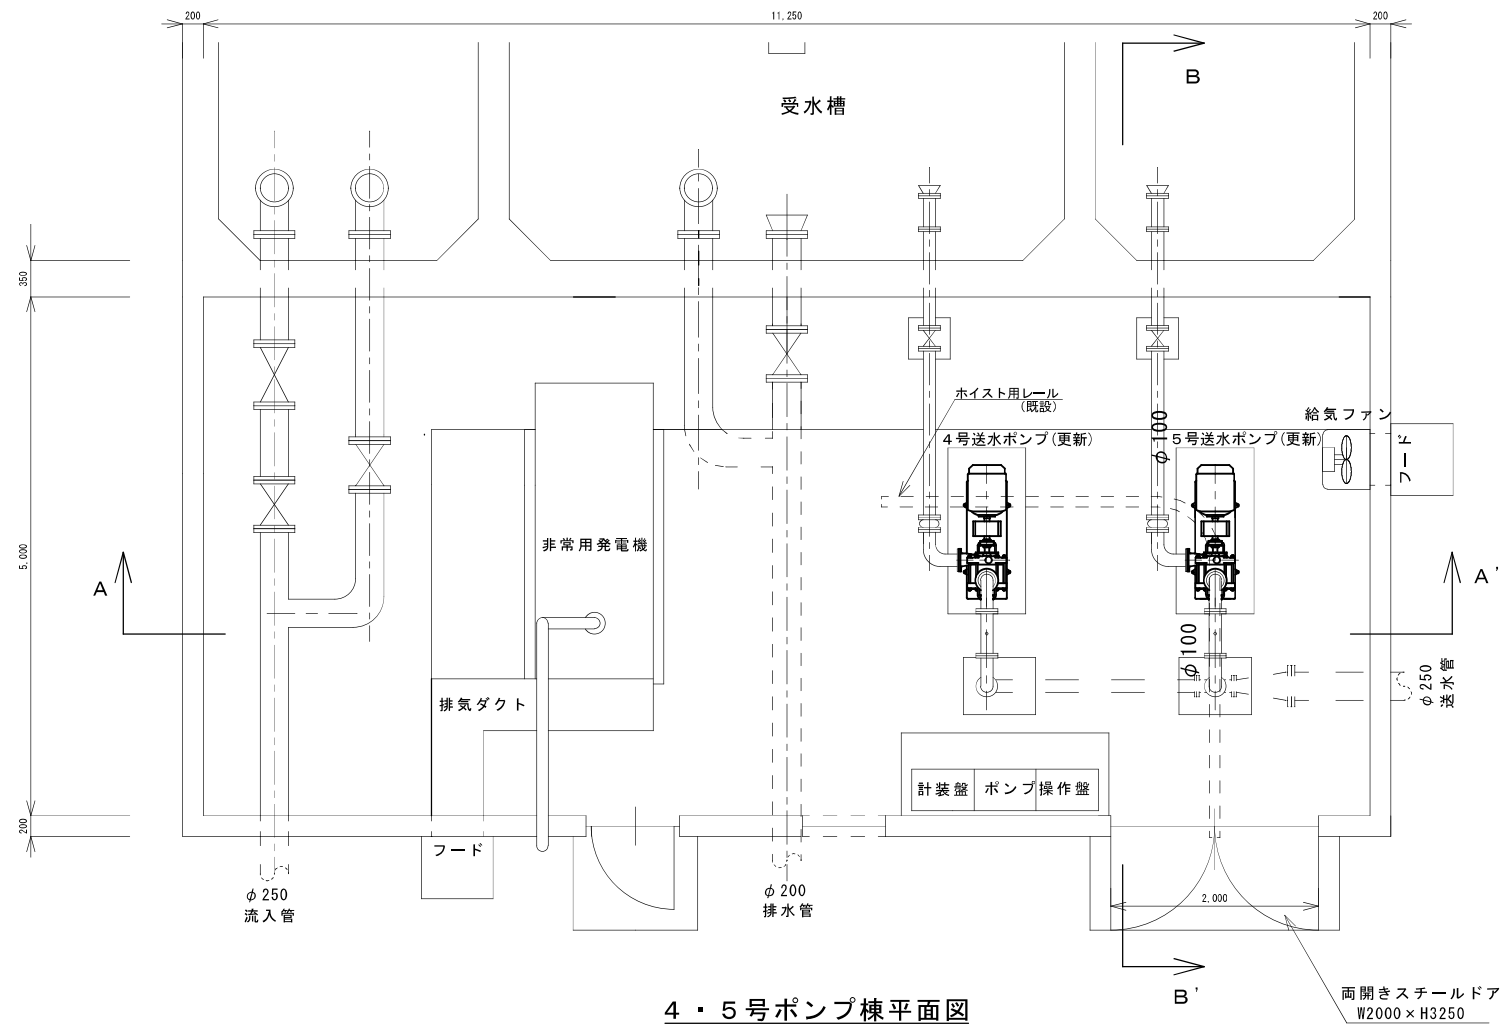

4・5号ポンプ棟平面図

工事名	令和3年度 水施第2号 高野尾ポンプ場3号、4号及び5号送水ポンプ更新工事		
工事場所	津市高野尾町 地内		
図面の種類	4・5号送水ポンプ据付図		
縮尺	Free	図面番号	3 / 3
津市上下水道事業局 水道施設課			