

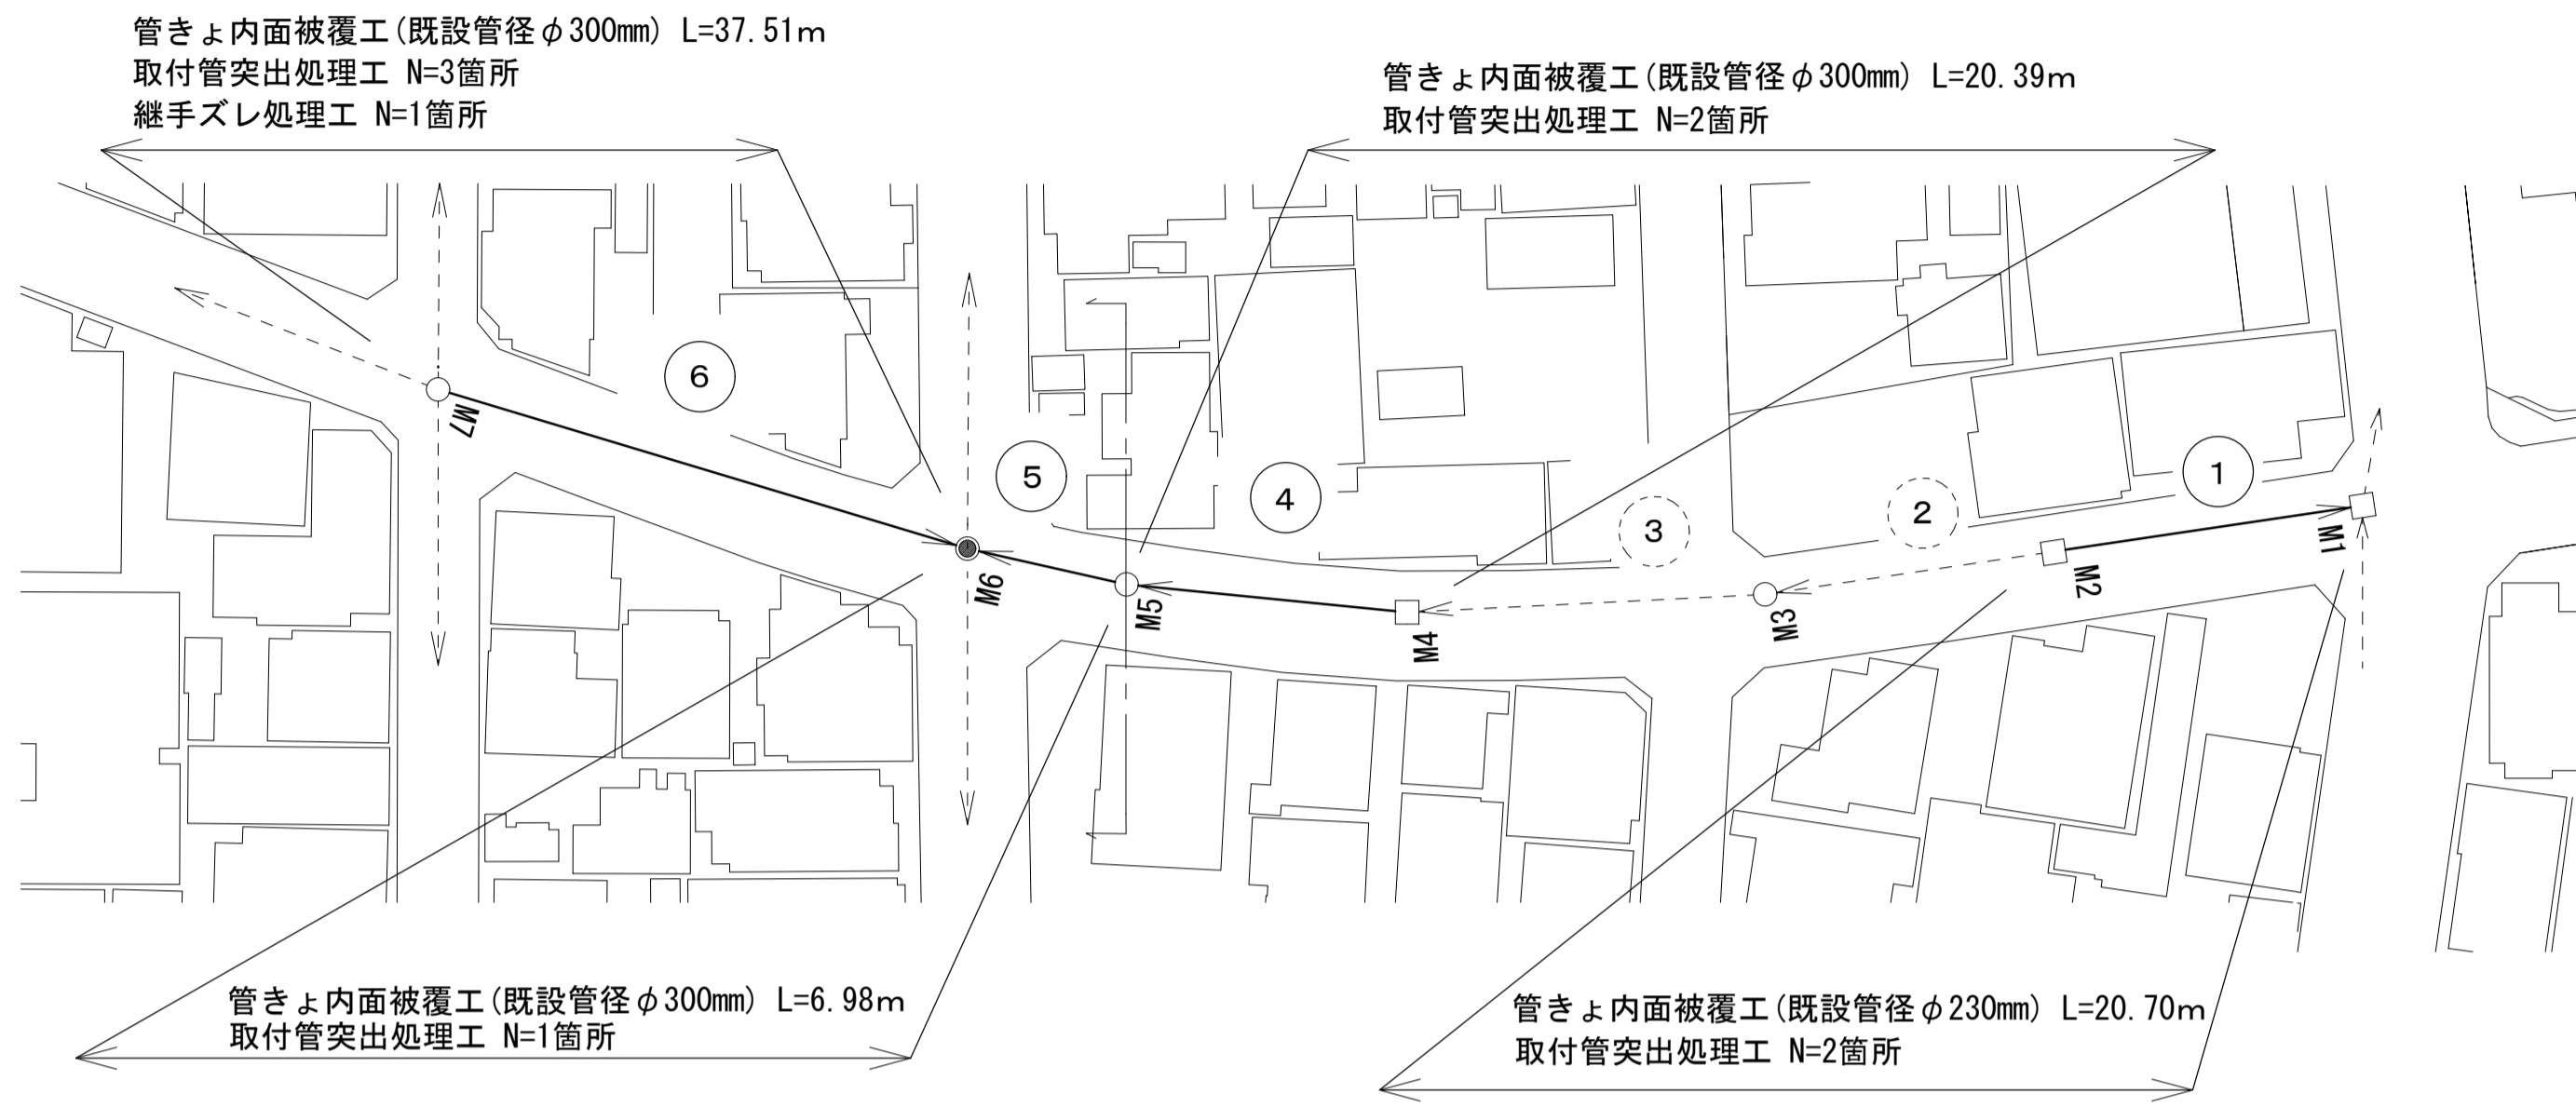



平面図 S=1/500

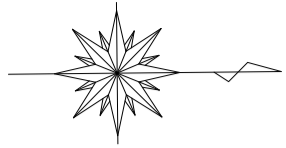

標準横断面図 S=1/100

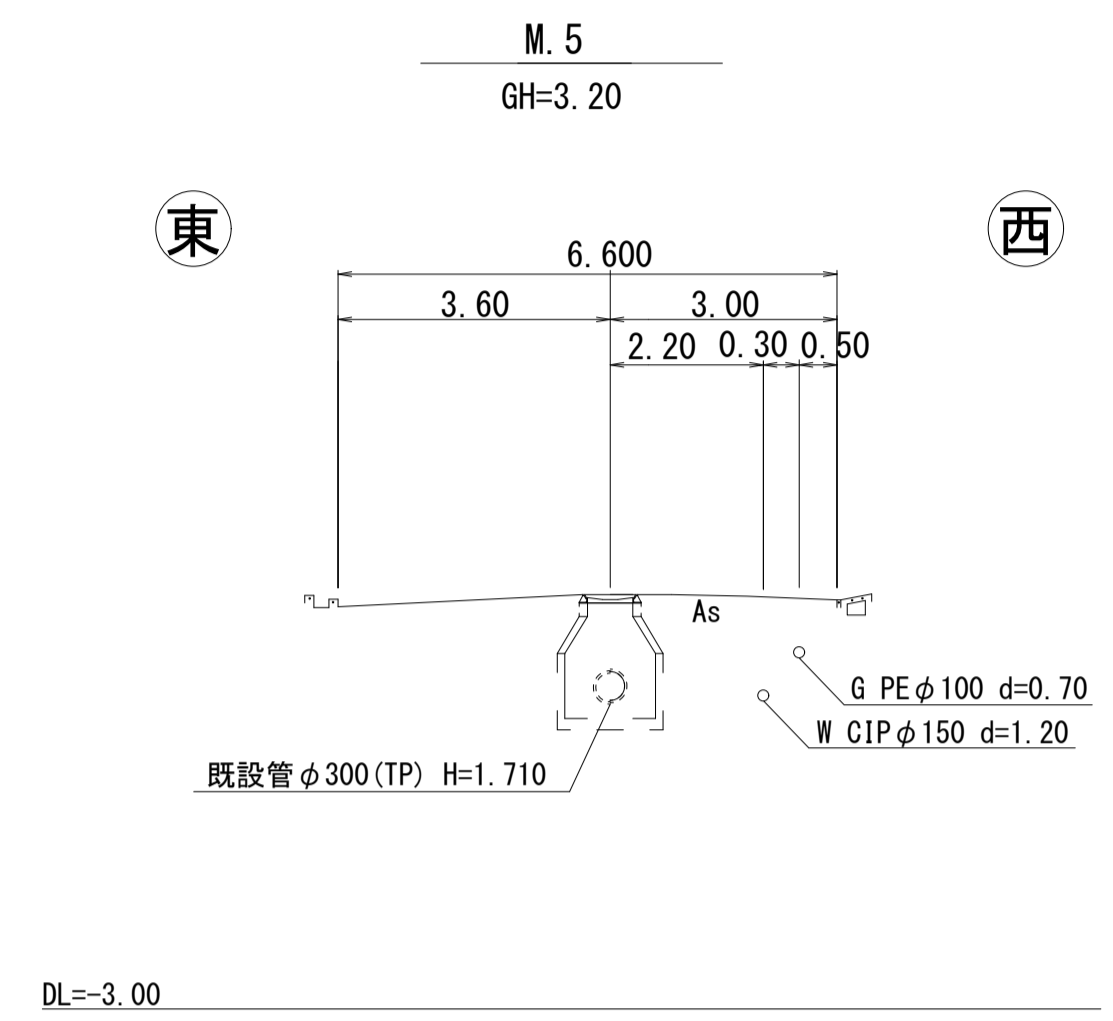


縦断面図 V=1/100 H=1/500

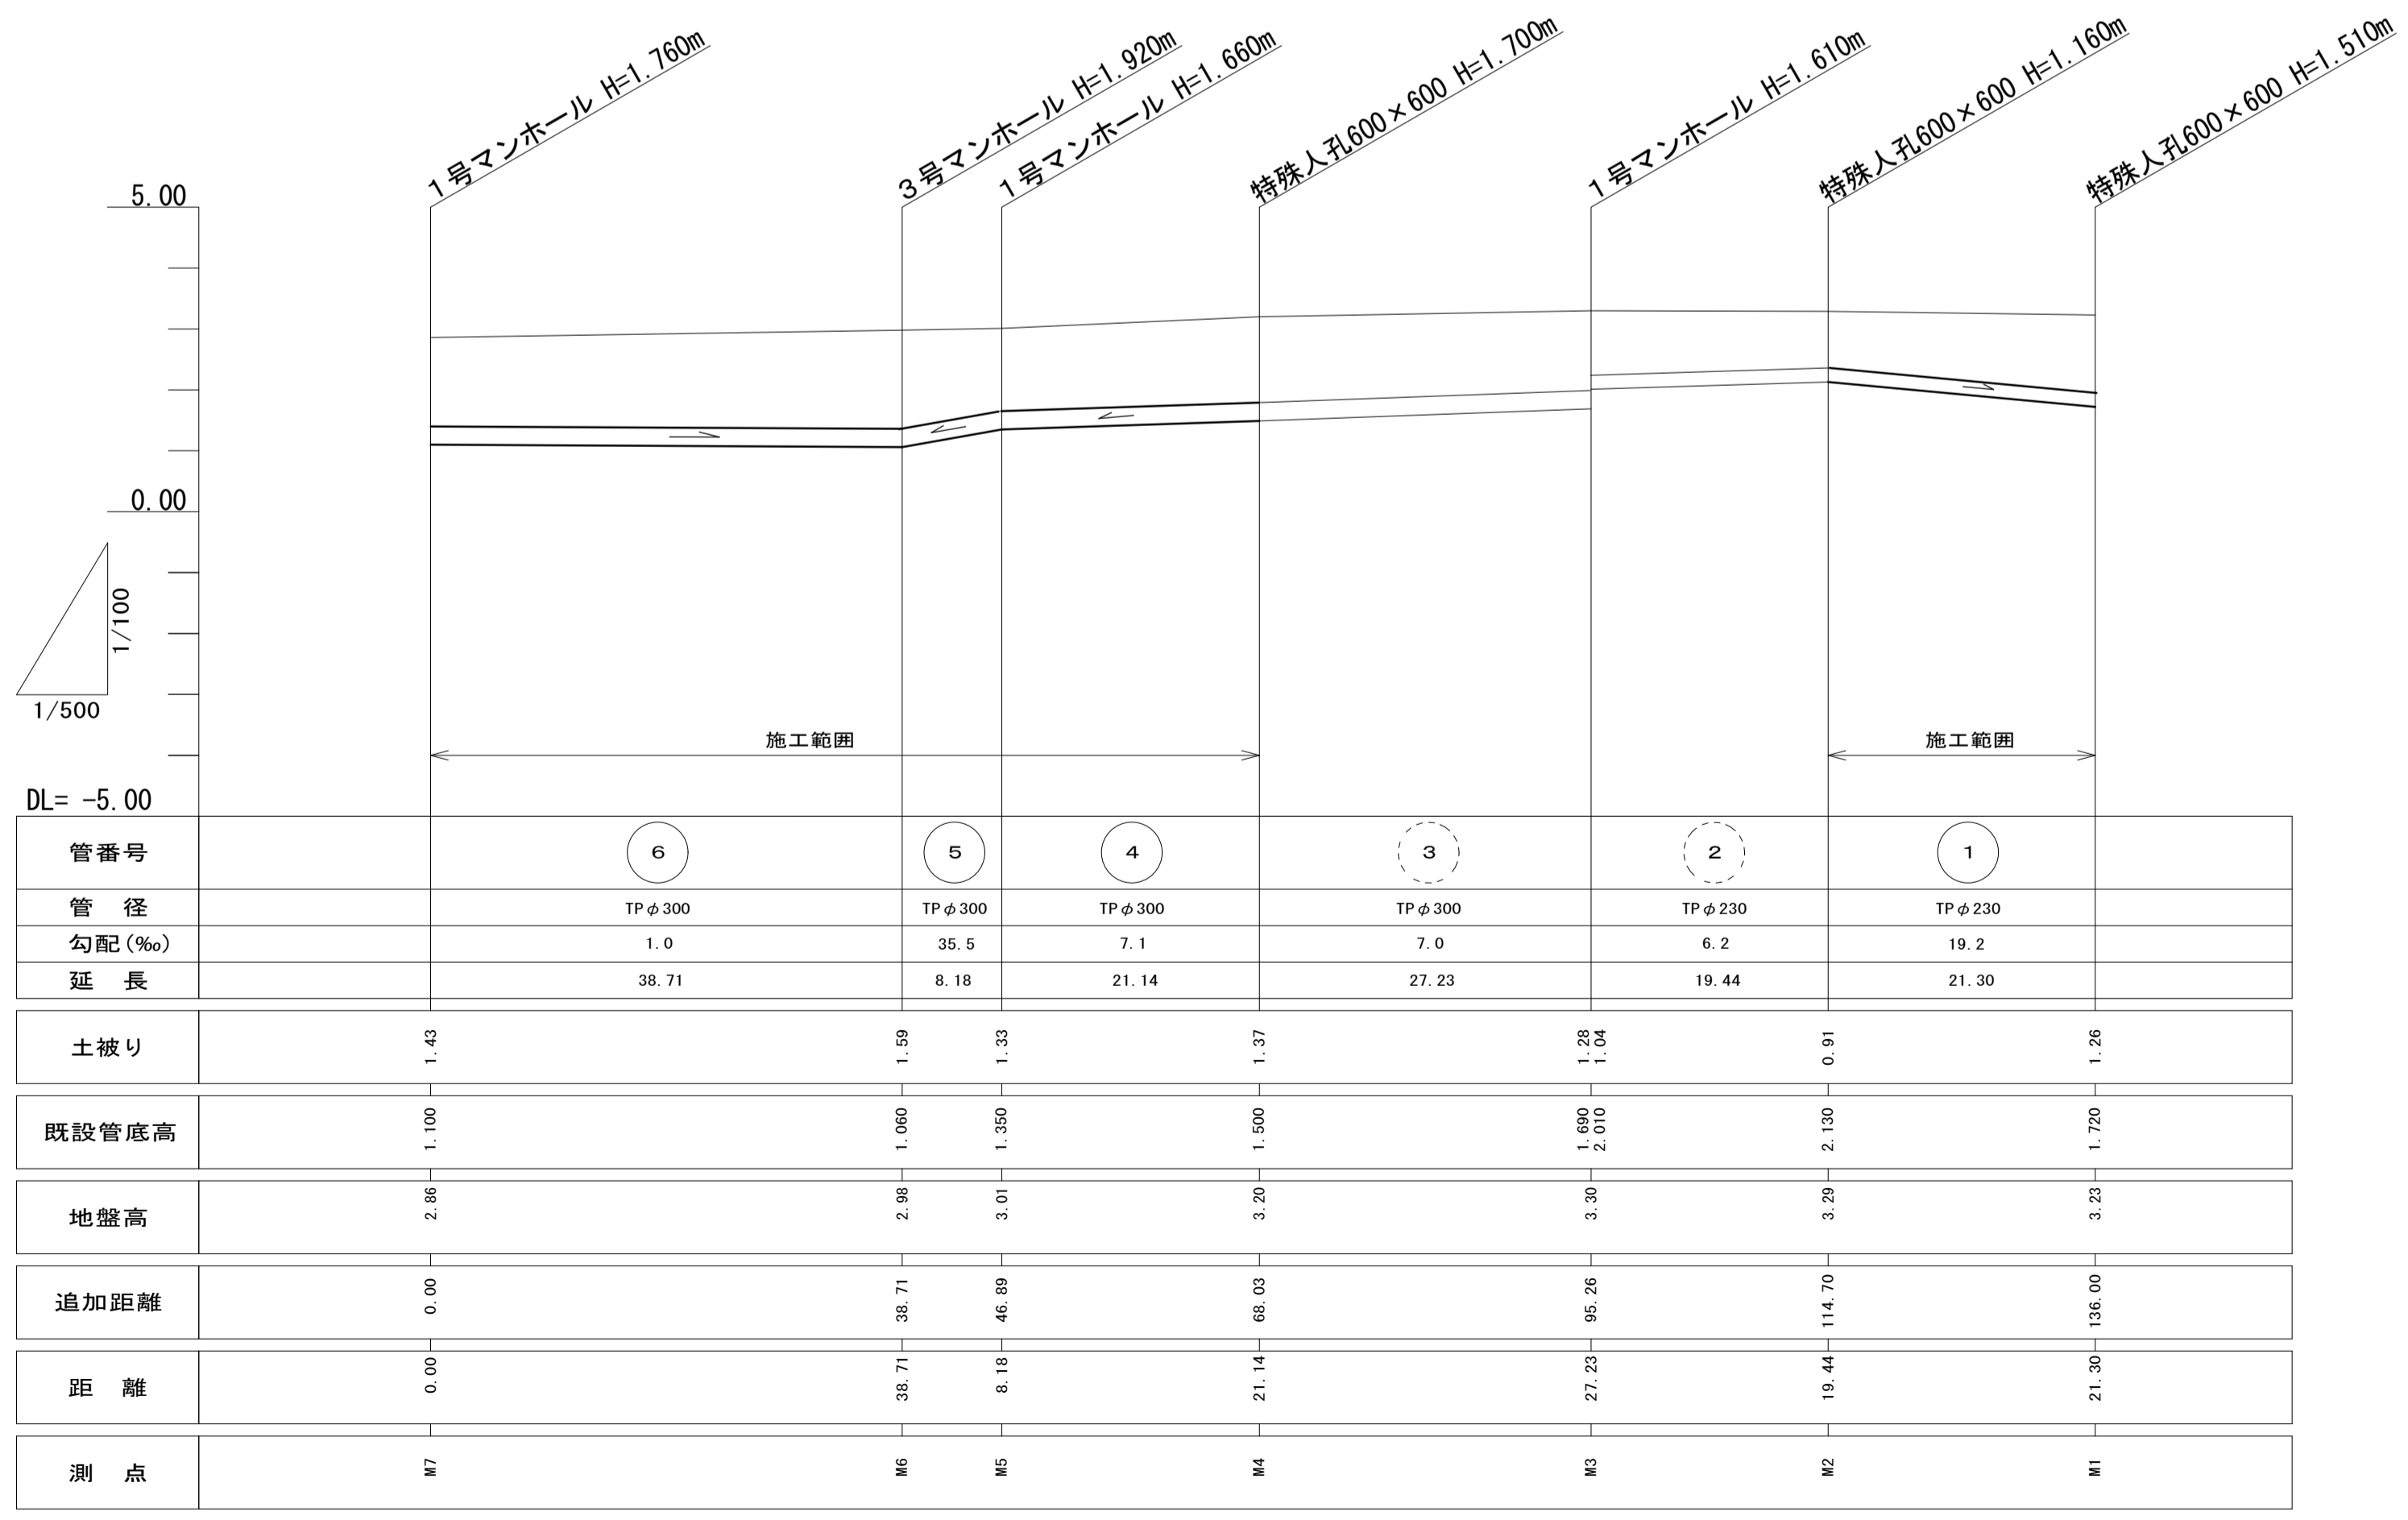

工法図 S=1/10

参考

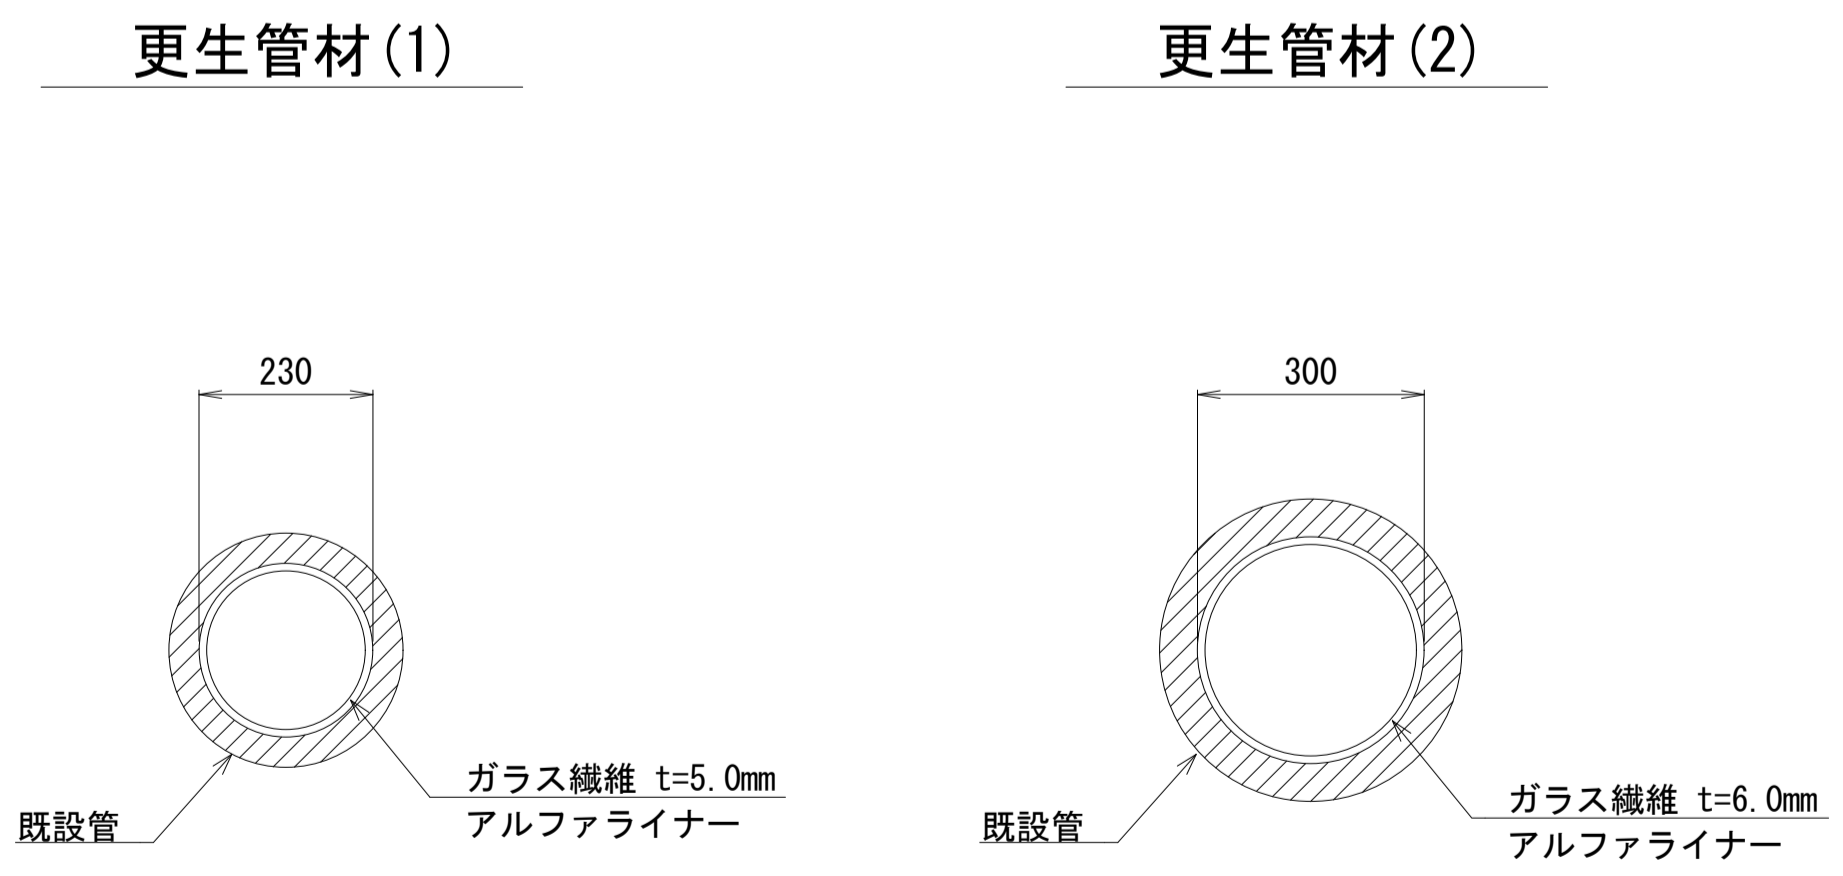

凡例	
記号	名称
○	組立1号マンホール
●	組立3号マンホール
□	矩形600マンホール
←	設計路線
← - -	既設路線

※本図面はA1サイズを原寸とする。

工事名	令和3年度下工維第3号 橋内第二排水区下水道管更生工事
施工箇所名	津市愛宕町地内
図面名	平面図・縦断面図・標準横断面図・工法図
縮尺	図示
図面番号	1/1
事業所名	津市上下水道事業局下水道工務課