



平面図 S=1:30

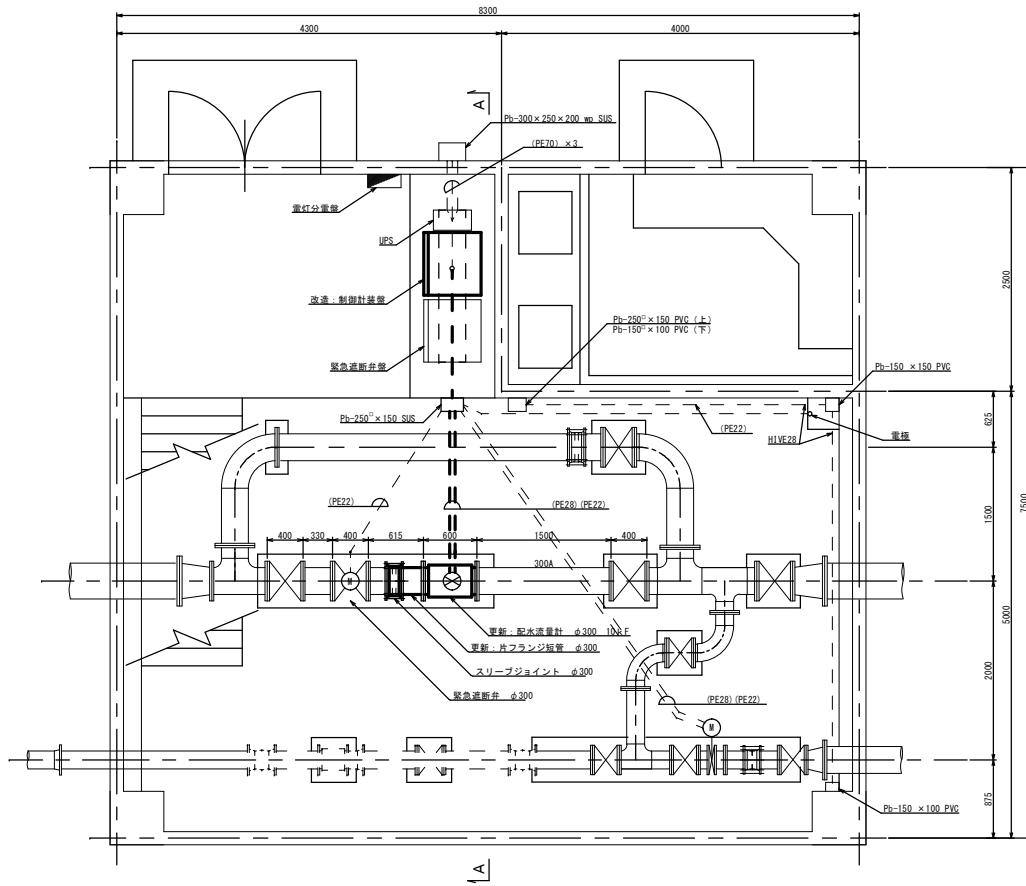

A-A断面図 S=1:30

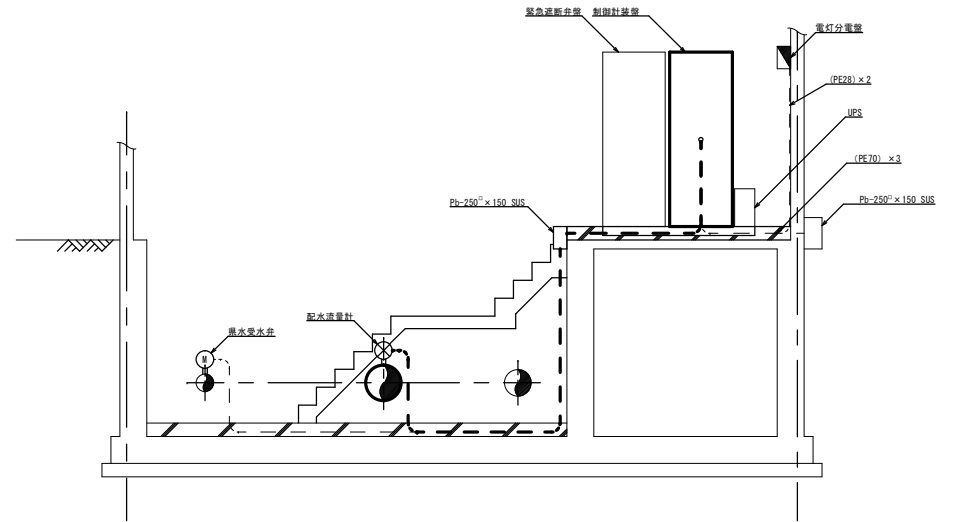

グリーンタウン配水池配管室詳細図

修繕名	令和3年度水一水施第2-4号 白山グリーンタウン配水池 配水流量計取替修繕		
修繕場所	津市白山町南出地内		
図名	平面図・断面図		
縮尺	free	図面番号	1/1
津市上下水道事業局一志事業所			