
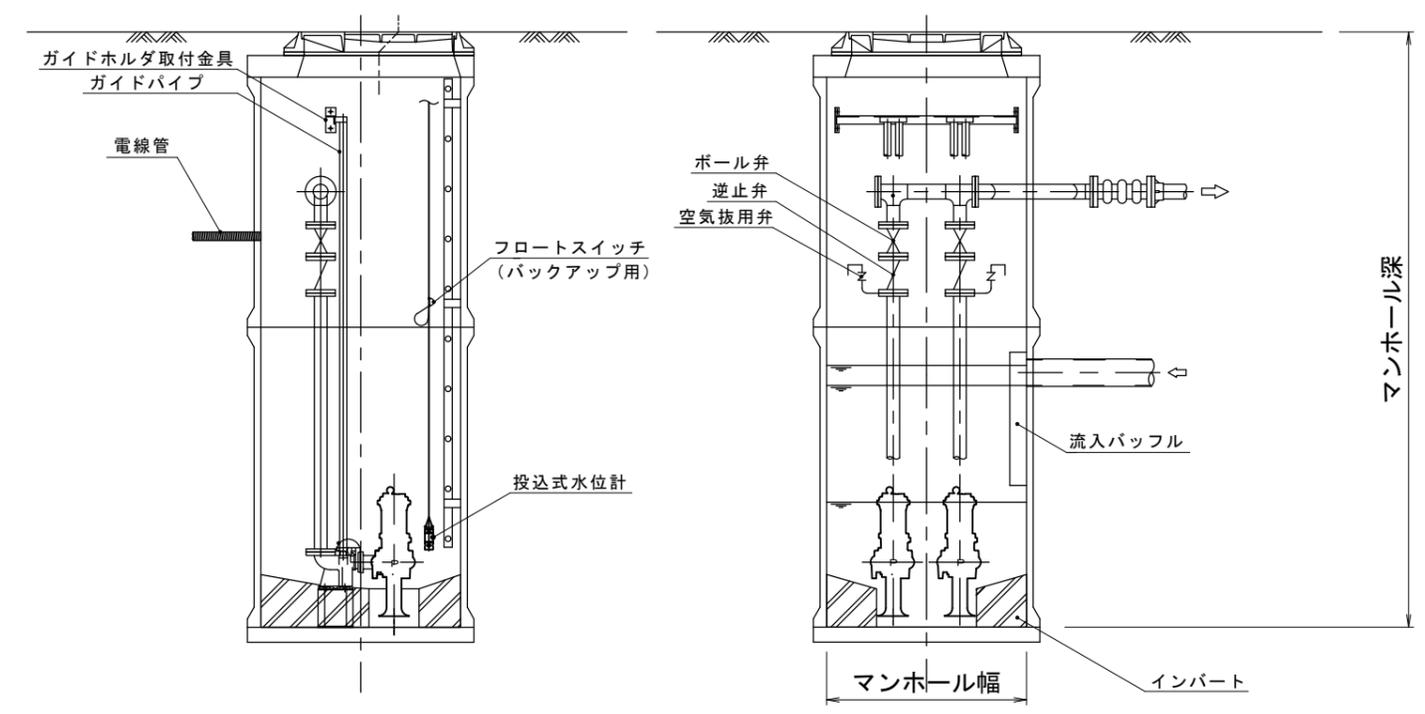


# マンホールポンプ据付図

マンホールポンプ名称	ポンプ規格					施工内容					据付条件			既設ポンプ形式番号 (参考)	保護装置
	口径	出力	全揚程	極数	吐出量	No.1ポンプ	No.2ポンプ	投込式水位計	非常通報装置	その他	ケーブル長	マンホール深	マンホール幅		
藤方第2マンホールポンプ	65mm	1.5kw	7.3m	4	0.25m3/min	撤去・据付(新規)	—	—	—	—	4.7m	4.3m	1.2m	CVM65(新明和)	オートカット
城山第1マンホールポンプ	65mm	2.2kw	6.6m	4	0.28m3/min	—	撤去・据付(新規)	—	—	—	25.0m	2.6m	1.2m	TOP65UZ42.2-62(鶴見)	オートカット
香良洲第1マンホールポンプ	80mm	1.5kw	5.7m	4	0.35m3/min	—	撤去・据付(新規)	撤去・据付(新規)	—	—	5.5m	5.4m	1.5m	80DMV61.5(荏原)	オートカット
香良洲第2マンホールポンプ	65mm	1.5kw	5.1m	4	0.30m3/min	—	撤去・据付(新規)	撤去・据付(新規)	—	—	4.0m	5.5m	1.2m	65DMV61.5(荏原)	オートカット
津なぎさまちマンホールポンプ	65mm	1.5kw	6.6m	4	0.36m3/min	—	撤去・据付(新規)	—	—	—	3.4m	3.6m	1.2m	CVC65(新明和)	オートカット 浸水検知器
椋本P-1マンホールポンプ	100mm	11.0kw	24.6m	4	1.20m3/min	撤去・据付(新規)	—	—	—	—	34.0m	10.3m	1.8m	CWF100-PG(新明和)	オートカット 浸水検知器
芸濃P2マンホールポンプ	65mm	3.7kw	13.7m	4	0.16m3/min	撤去・据付(新規)	—	—	—	—	14.5m	2.9m	1.2m	SUR-85HOTB(クボタ)	オートカット
高宮P-9マンホールポンプ	65mm	1.5kw	4.9m	4	0.25m3/min	撤去・据付(新規)	—	—	—	—	8.9m	3.6m	1.5m	65DMV261.5(荏原)	オートカット 浸水検知器
戸木町第3マンホールポンプ	—	—	—	—	—	—	—	撤去・据付(新規)	—	—	2.6m	—	—	—	—
戸木町第7マンホールポンプ	80mm	5.5kw	12.3m	4	0.16m3/min	—	撤去・据付(新規)	—	—	—	41.0m	3.2m	1.5m	KS-VG805AA(クボタ)	オートカット 浸水検知器
井戸山第2マンホールポンプ	—	—	—	—	—	—	—	撤去・据付(新規)	—	—	4.0m	—	—	—	—
西屋敷No.2マンホールポンプ	100mm	5.5kw	7.2m	4	1.52m3/min	—	撤去・据付(新規)	—	—	—	7.0m	9.0m	1.5m	CVM100(新明和)	オートカット 浸水検知器
田尻No.4マンホールポンプ	65mm	1.5kw	3.3m	4	0.10m3/min	撤去・据付(新規)	—	—	—	—	5.4m	3.7m	1.2m	65DMV261.5(荏原)	オートカット 浸水検知器
一志マンホールポンプ	100mm	7.5kw	12.0m	4	1.25m3/min	撤去・据付(新規)	撤去・据付(新規)	—	—	—	0.5m	8.7m	1.5m	CVM100(新明和) KS-VG1007AZA(クボタ)	オートカット 浸水検知器
一志団地マンホールポンプ	65mm	1.5kw	4.0m	4	0.16m3/min	撤去・据付(新規)	—	—	—	—	9.6m	2.8m	1.2m	CVM65(新明和)	オートカット
虹が丘No.1マンホールポンプ	65mm	3.7kw	12.0m	4	0.38m3/min	—	撤去・据付(新規)	—	—	—	1.4m	4.4m	1.2m	KS-VH75AA(クボタ)	オートカット 浸水検知器
浜城2号マンホールポンプ	—	—	—	—	—	—	—	撤去・据付(新規)	撤去・据付(新規)	—	2.5m	—	—	—	—
倭・大三幹線1号マンホールポンプ	150mm	7.5kw	12.1m	4	1.64m3/min	—	撤去・据付(新規)	—	—	—	3.0m	4.8m	1.8m	KS-SP153APA(クボタ)	オートカット 浸水検知器
大三幹線1号マンホールポンプ	—	—	—	—	—	—	—	撤去・据付(新規)	—	—	—	—	—	—	—
奥佐田1号マンホールポンプ	50mm	0.75kw	2.7m	4	0.27m3/min	撤去・据付(新規)	撤去・据付(新規)	—	—	—	3.0m	2.5m	1.2m	KS-VL 52AA(クボタ)	オートカット
上佐田1号マンホールポンプ	65mm	1.5kw	5.6m	4	0.30m3/min	撤去・据付(新規)	撤去・据付(新規)	—	—	—	19.0m	3.1m	1.2m	KS-VL 63AA(クボタ)	オートカット
上ノ村1号マンホールポンプ	50mm	0.4kw	1.6m	4	0.03m3/min	撤去・据付(新規)	撤去・据付(新規)	—	—	—	1.7m	2.4m	1.2m	SER505T3B1(クボタ)	オートカット
上ノ村3号マンホールポンプ	50mm	0.4kw	2.5m	4	0.16m3/min	撤去・据付(新規)	撤去・据付(新規)	—	—	—	7.5m	2.8m	1.2m	SER505T3B1(クボタ)	オートカット
上ノ村4号マンホールポンプ	50mm	0.4kw	3.5m	4	0.07m3/min	撤去・据付(新規)	撤去・据付(新規)	—	—	—	35.0m	2.5m	0.9m	KS-VL51A3A(クボタ)	オートカット
三行2039マンホールポンプ	50mm	0.4kw	2.0m	2	0.03m3/min	撤去・据付(新規)	—	—	—	—	17.0m	1.9m	1.2m	UV2 50-60.4(日立)	オートカット
三行2113マンホールポンプ	50mm	0.4kw	2.0m	2	0.01m3/min	撤去・据付(新規)	—	—	—	—	3.6m	2.2m	1.2m	UV2 50-60.4(日立)	オートカット
南黒田1205マンホールポンプ	50mm	0.4kw	3.0m	2	0.20m3/min	撤去・据付(新規)	撤去・据付(新規)	—	—	—	4.5m	2.5m	1.2m	UV2 50-60.4(日立)	オートカット
黒田4242マンホールポンプ	50mm	0.75kw	6.0m	2	0.20m3/min	撤去・据付(新規)	—	—	—	—	3.7m	2.7m	1.2m	50DVS6.75A(荏原)	オートカット
林P-12マンホールポンプ	—	—	—	—	—	—	—	—	—	マンホール蓋取替	—	—	—	—	—
村主南部PU-1マンホールポンプ	50mm	0.4kw	3.7m	2	0.21m3/min	撤去・据付(新規)	—	—	—	—	2.5m	1.9m	0.9m	50DWV6.4(荏原)	オートカット
村主南部PU-4マンホールポンプ	50mm	0.4kw	3.2m	2	0.21m3/min	撤去・据付(新規)	—	—	—	—	2.7m	1.9m	0.9m	50DWV6.4(荏原)	オートカット
中川P-2マンホールポンプ	50mm	1.5kw	9.6m	4	0.21m3/min	撤去・据付(新規)	—	—	—	—	1.4m	14.2m	1.2m	50DMV61.5(荏原)	オートカット 浸水検知器
太田P-3マンホールポンプ	50mm	0.75kw	5.2m	4	0.27m3/min	撤去・据付(新規)	—	—	—	—	3.9m	13.3m	1.2m	50DV6.75(荏原)	オートカット
草生PU-2マンホールポンプ	—	—	—	—	—	—	—	撤去・据付(新規)	—	—	3.0m	—	—	—	—
穴倉P-3マンホールポンプ	—	—	—	—	—	—	—	—	マンホール蓋取替 逆止弁・ゲート弁取替	—	—	—	—	—	—
家所P-9マンホールポンプ	50mm	0.4kw	3.6m	4	0.18m3/min	—	撤去・据付(新規)	—	—	—	3.0m	2.4m	1.2m	50DMV26.4(荏原)	オートカット

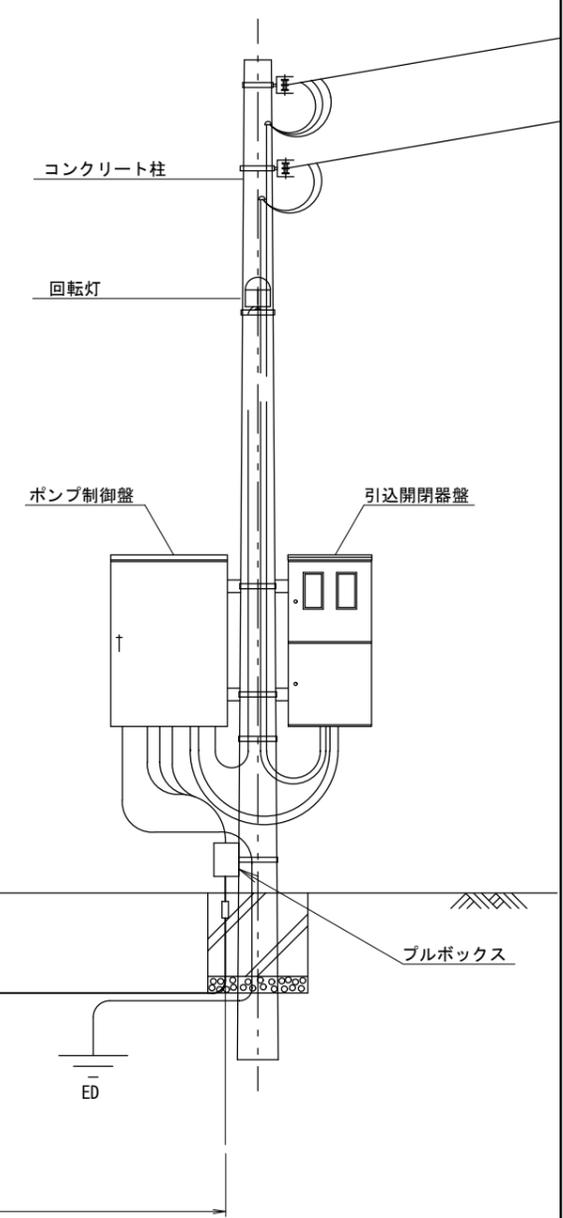


※本図は、参考図であり施工現場と本図に相違ある場合にあつては相違箇所を再調査後、市監督員と協議のうえ、詳細を決定すること。

※本図面はA3サイズを原寸とする。


修繕名	令和3年度下工維第2-3号 藤方第2マンホールポンプ ほか35箇所ポンプ等取替修繕		
修繕箇所	津市藤方ほか23町地内		
図面の種類	マンホールポンプ据付図		
縮尺	FREE	図面番号	1/3
事業所名	津市上下水道事業局 下水道工務課		

【林P-12マンホールポンプ】


平面図 S=1/50

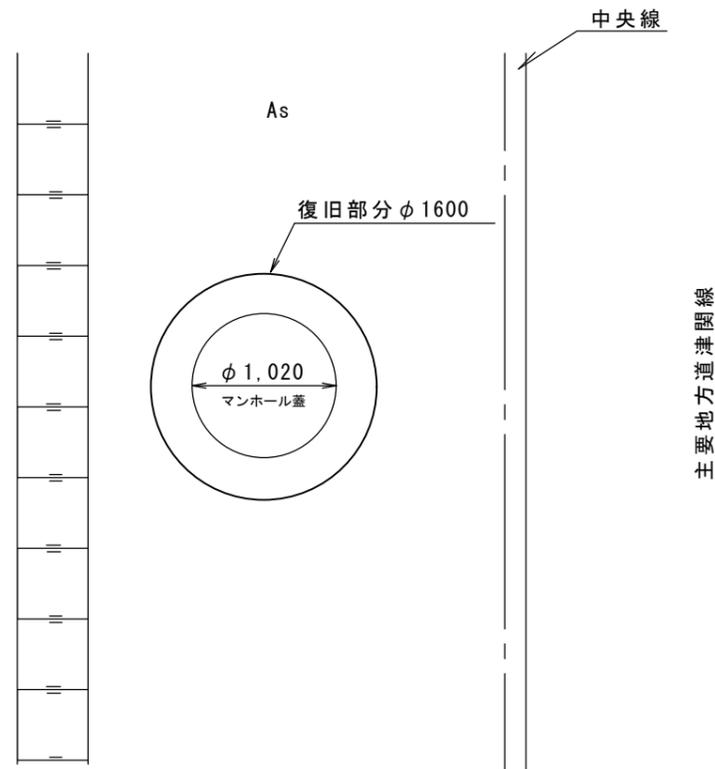


断面図 S=1/20

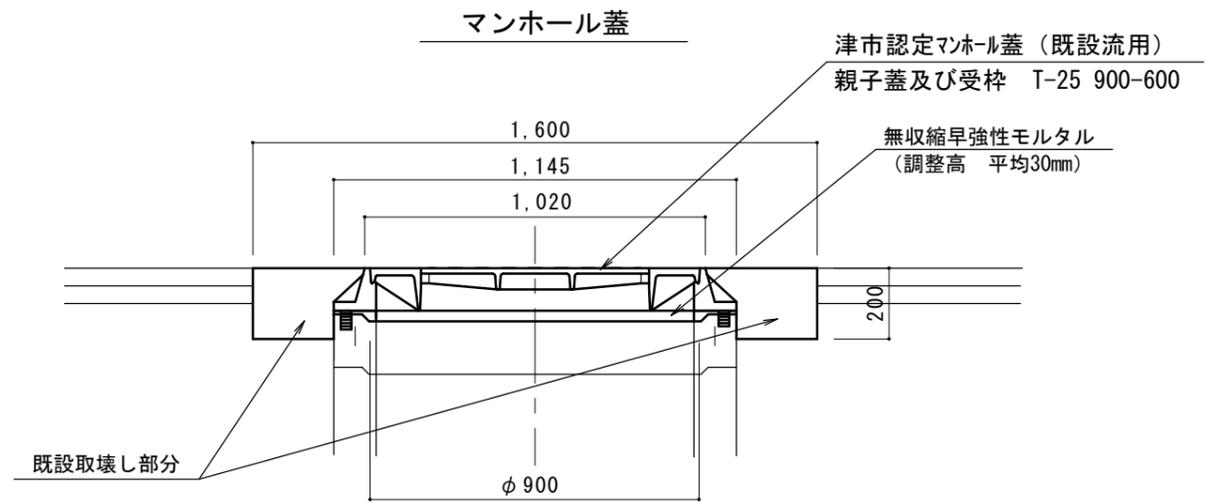

工法図 S=1/20

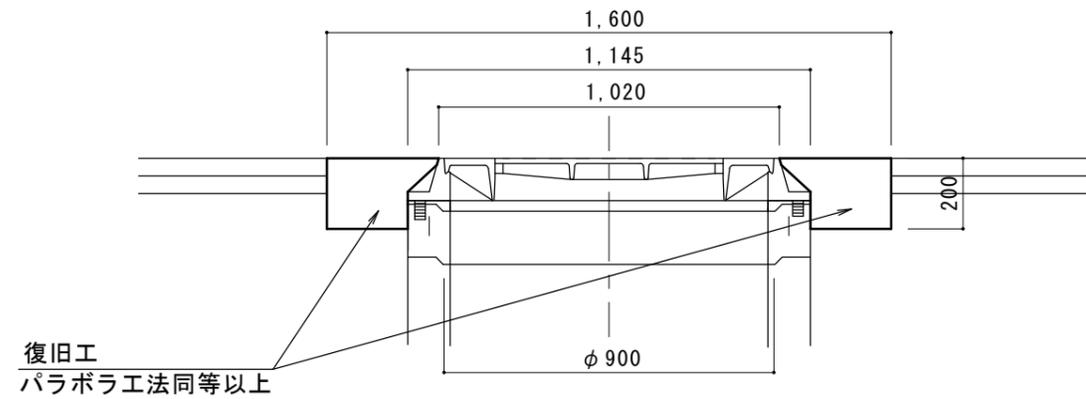

ボルト・ナット調整部：拡大図

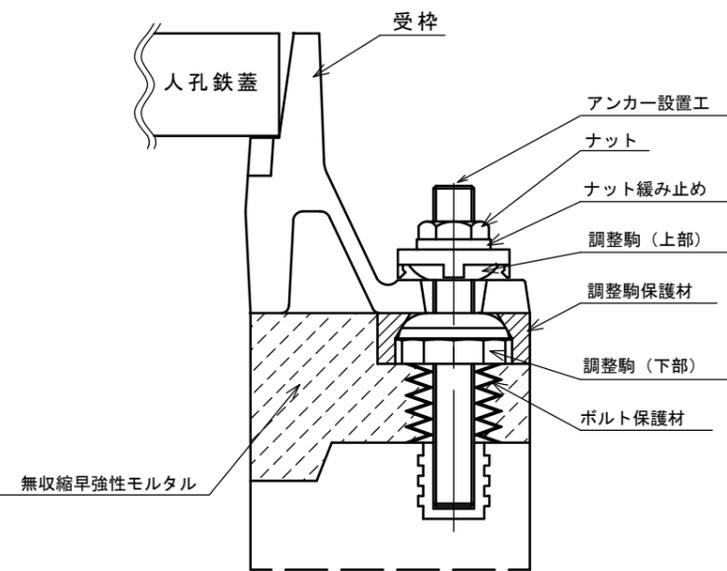


※本図面はA3サイズを原寸とする。(参考)


修繕名	令和3年度下工維第2-3号 藤方第2マンホールポンプ ほか35箇所ポンプ等取替修繕		
修繕箇所	津市藤方ほか23町地内		
図面の種類	マンホール蓋取替図		
縮尺	図示	図面番号	2/3
事業所名	津市上下水道事業局 下水道工務課		

平面図 S=1/50


【穴倉P-3マンホールポンプ】

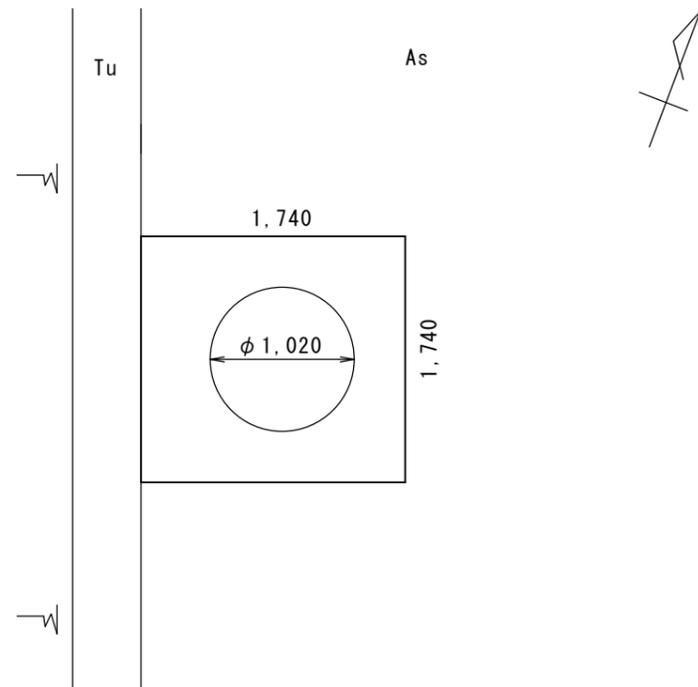


断面図 S=1/20

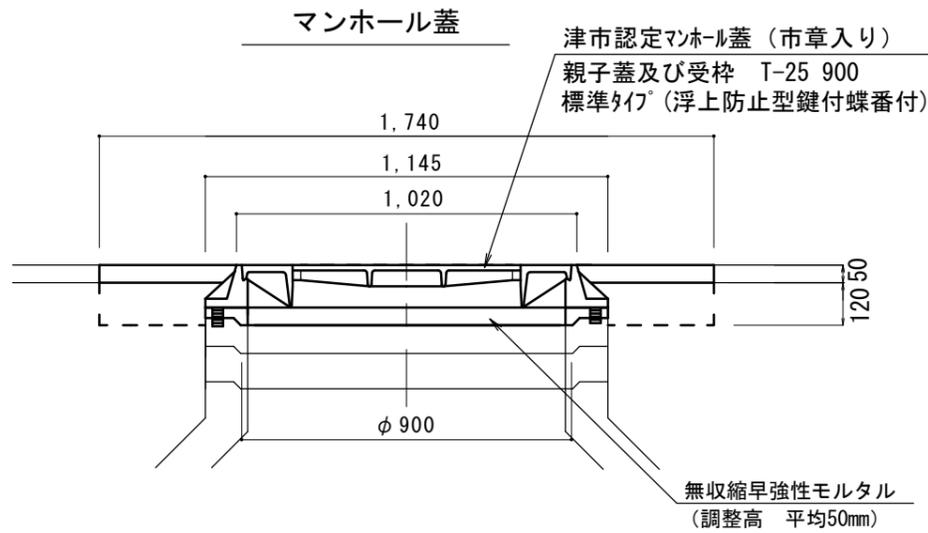


本復旧工

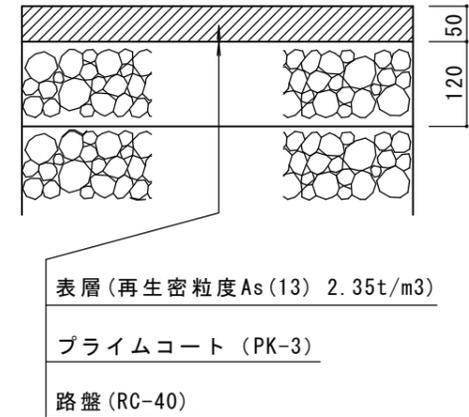

弁取替箇所図

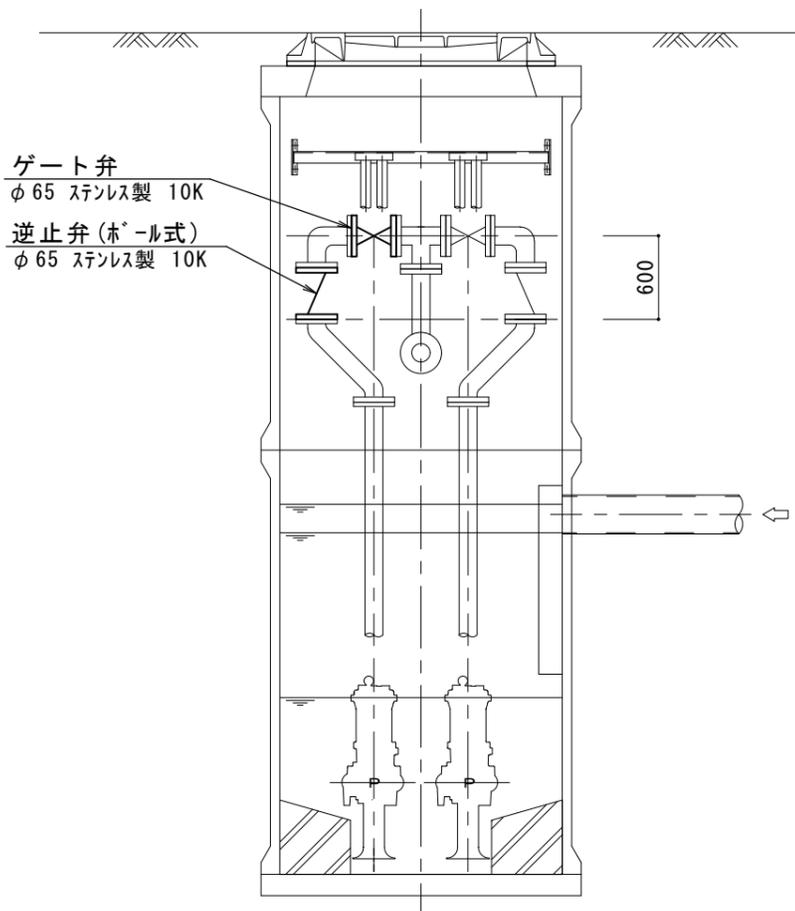

ボルト・ナット調整部：拡大図

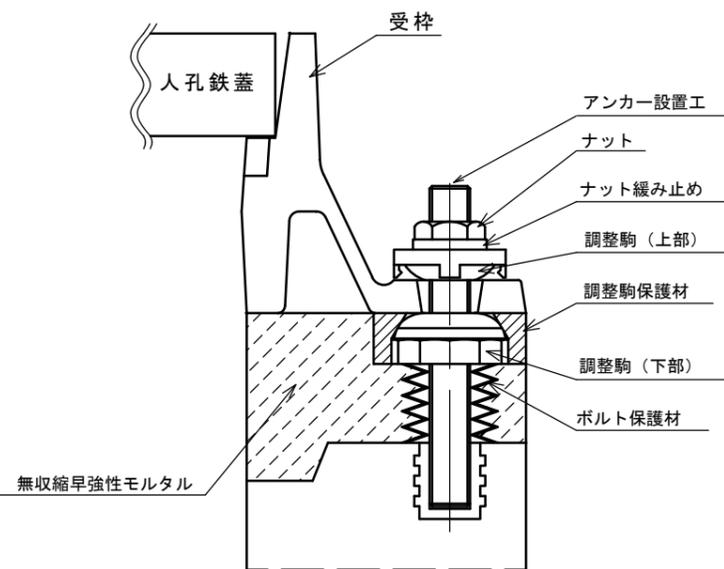

※本図面はA3サイズを原寸とする。

修繕名	令和3年度下工維第2-3号 藤方第2マンホールポンプ ほか35箇所ポンプ等取替修繕		
修繕箇所	津市藤方ほか23町地内		
図面の種類	マンホール蓋取替図 弁取替箇所図		
縮尺	図示	図面番号	3/3
事業所名	津市上下水道事業局 下水道工務課		