


極楽橋ポンプ場全体配置図

図面：A3


修 繕 名	令和4年度下水道市営第2-1号 極楽橋ポンプ場計装設備（水位調節計）修繕
施工箇所名	津市 東丸之内 地内
図 面 名	全体配置図
縮 尺	FREE 図面番号 1/3
事務所名	津市上下水道事業局下水道施設課

※本図は、参考図であり施工現場と本図に相違ある場合にあっては相違箇所を再調査後、市監督員と協議のうえ、詳細を決定すること。

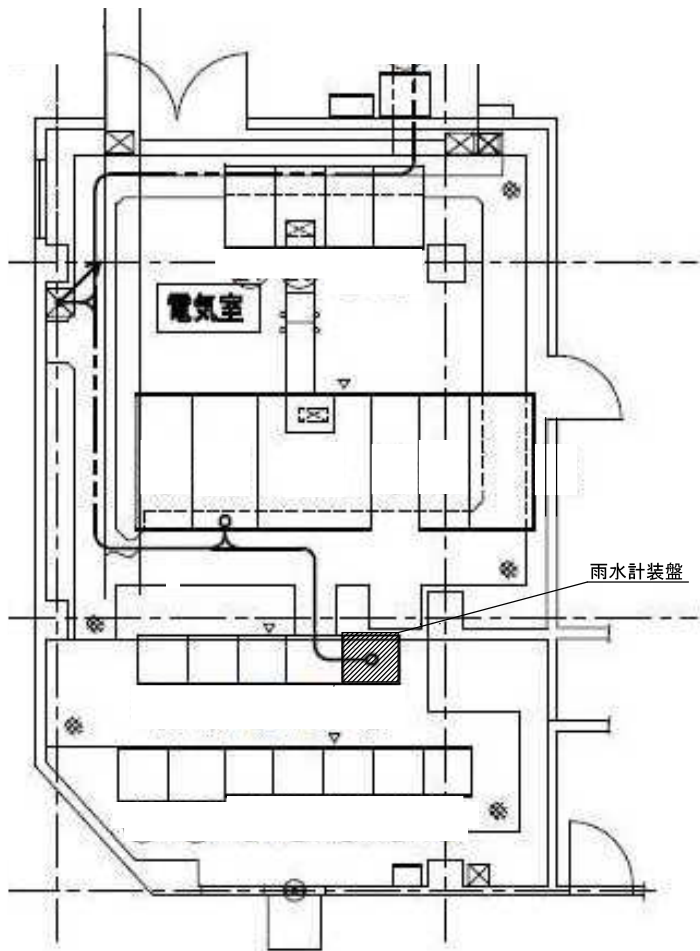

電気室平面図


修繕箇所

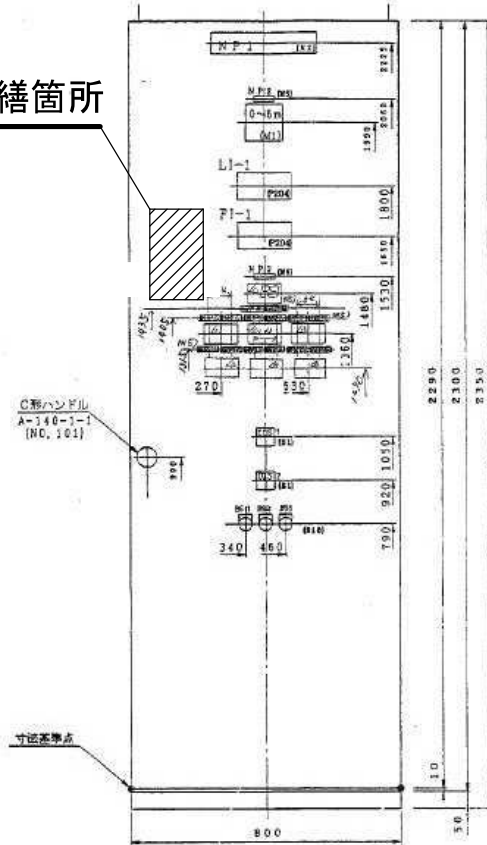

座No.
用途名称
製造番号

W1
雨水計装盤
H702344-2

外形図

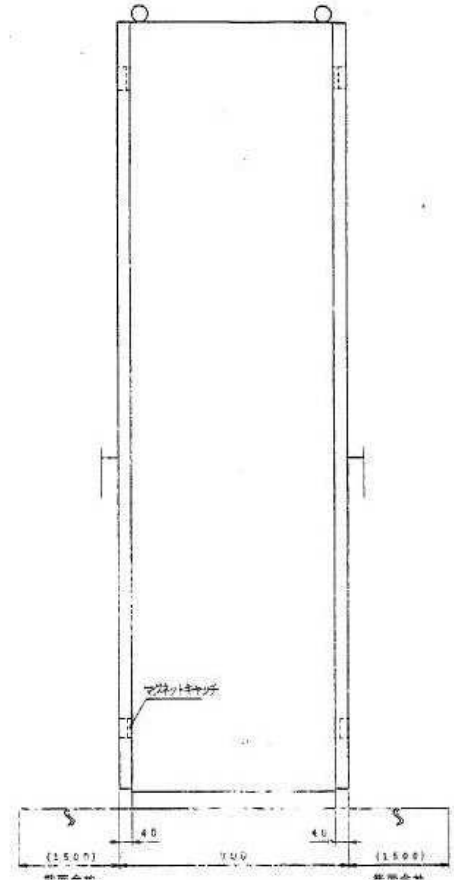


※本図は、参考図であり施工現場と本図に相違ある場合にあっては相違箇所を再調査後、市監督員と協議のうえ、詳細を決定すること。

原図：A3

修繕名	令和4年度下水道市不合第2-1号 横浜橋ポンプ場計装設備（水位調整計）修繕
施工箇所名	津市 東丸之内 地内
図面名	電気室平面図・外形図
縮尺	FREE 図面番号 2/3
事務所名	津市上下水道事業局下水道施設課

修繕箇所

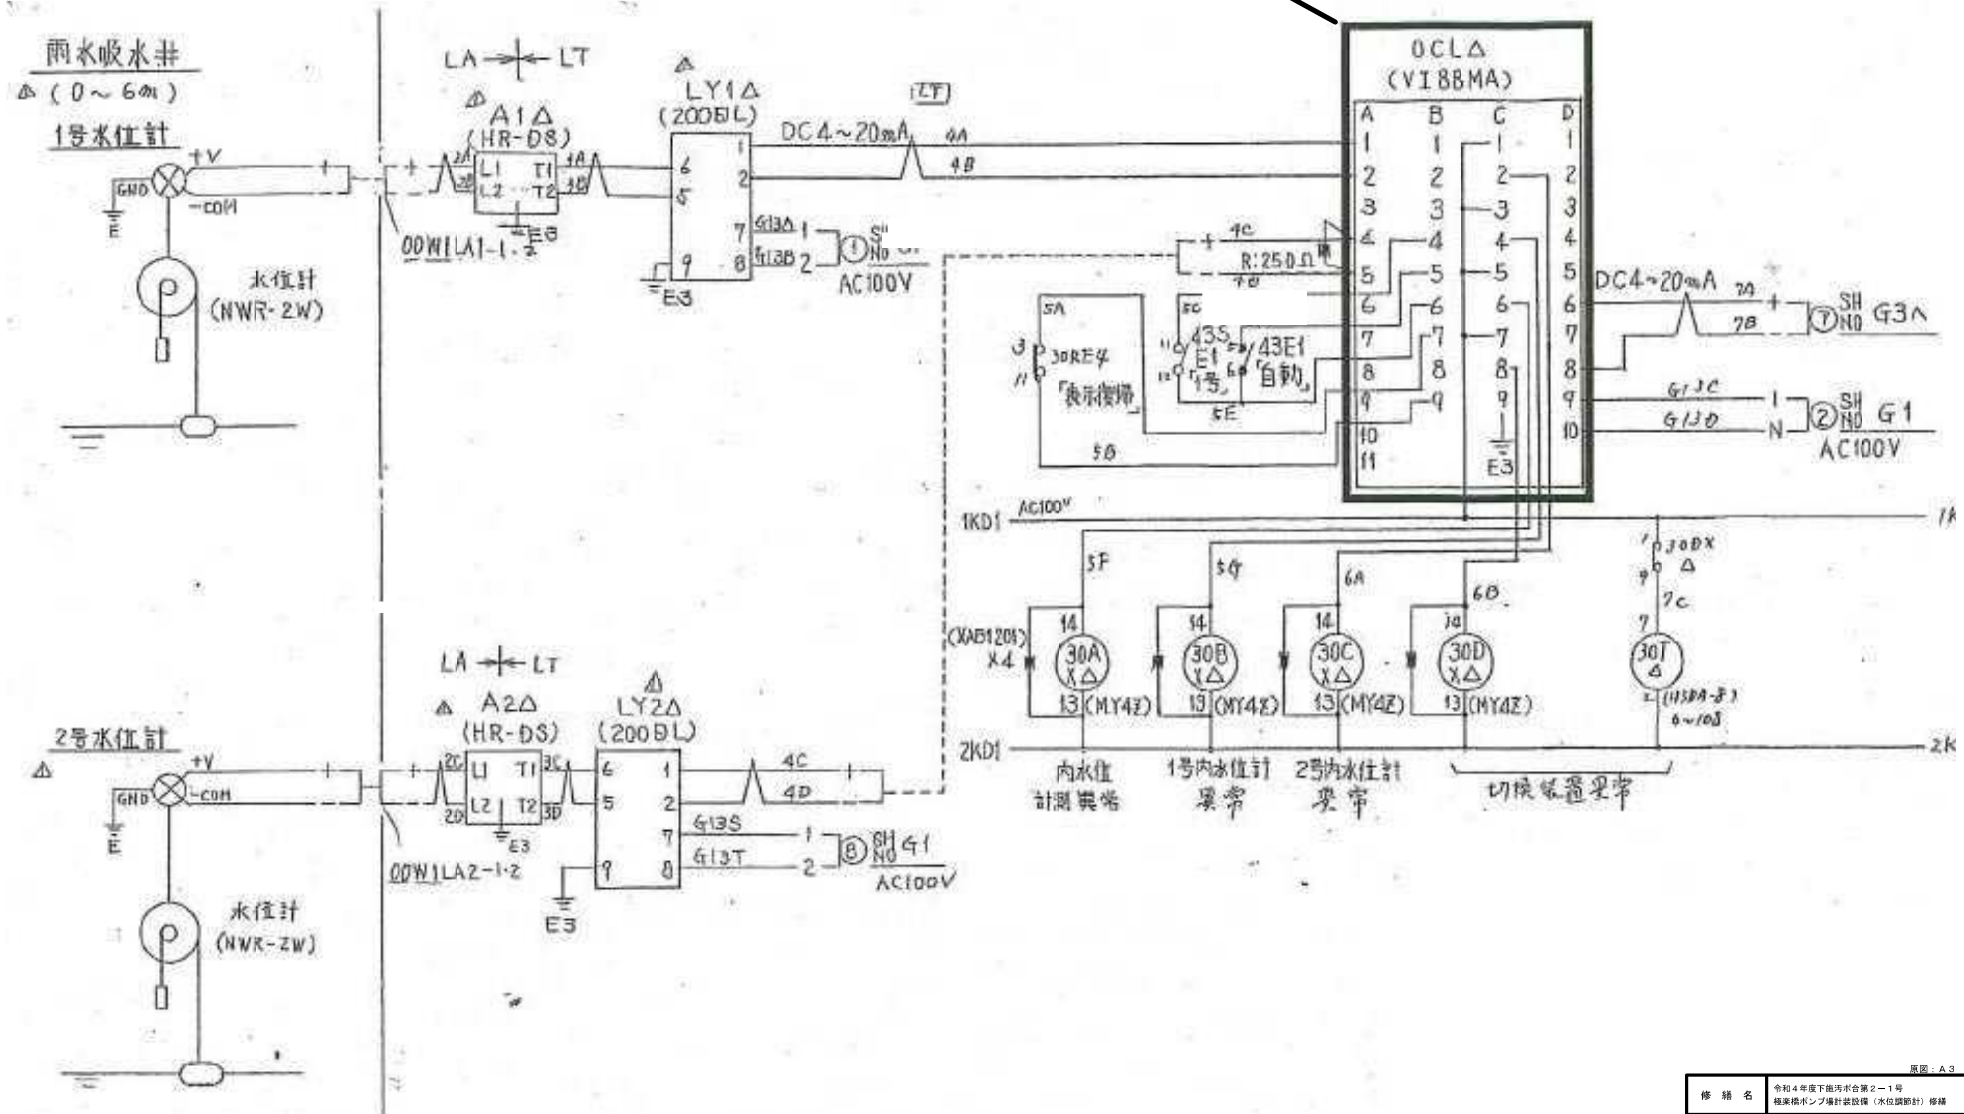

※本図は、参考図であり施工現場と本図に相違ある場合については相違箇所を再調査後、市監督員と協議のうえ、詳細を決定すること。

修繕名	令和4年度下水道汚水合第2-1号 扇原橋ポンプ場計装設備（水位計設計）修繕
施工箇所名	津市 東丸之内 地内
図面名	展開接続図
縮尺	FREE 図面番号 3/3
事務所名	津市上下水道事業局下水道施設課