


※この図面はA3サイズを原寸とする。


工 事 名	令和4年度水施設第2-1号 片田工業団地ポンプ場及び配水池流量計取替修繕		
工事場所	津市片田町地内		
図 名	配置図		
縮 尺	1/600	図面番号	1/4
津市上下水道事業局 水道施設課			

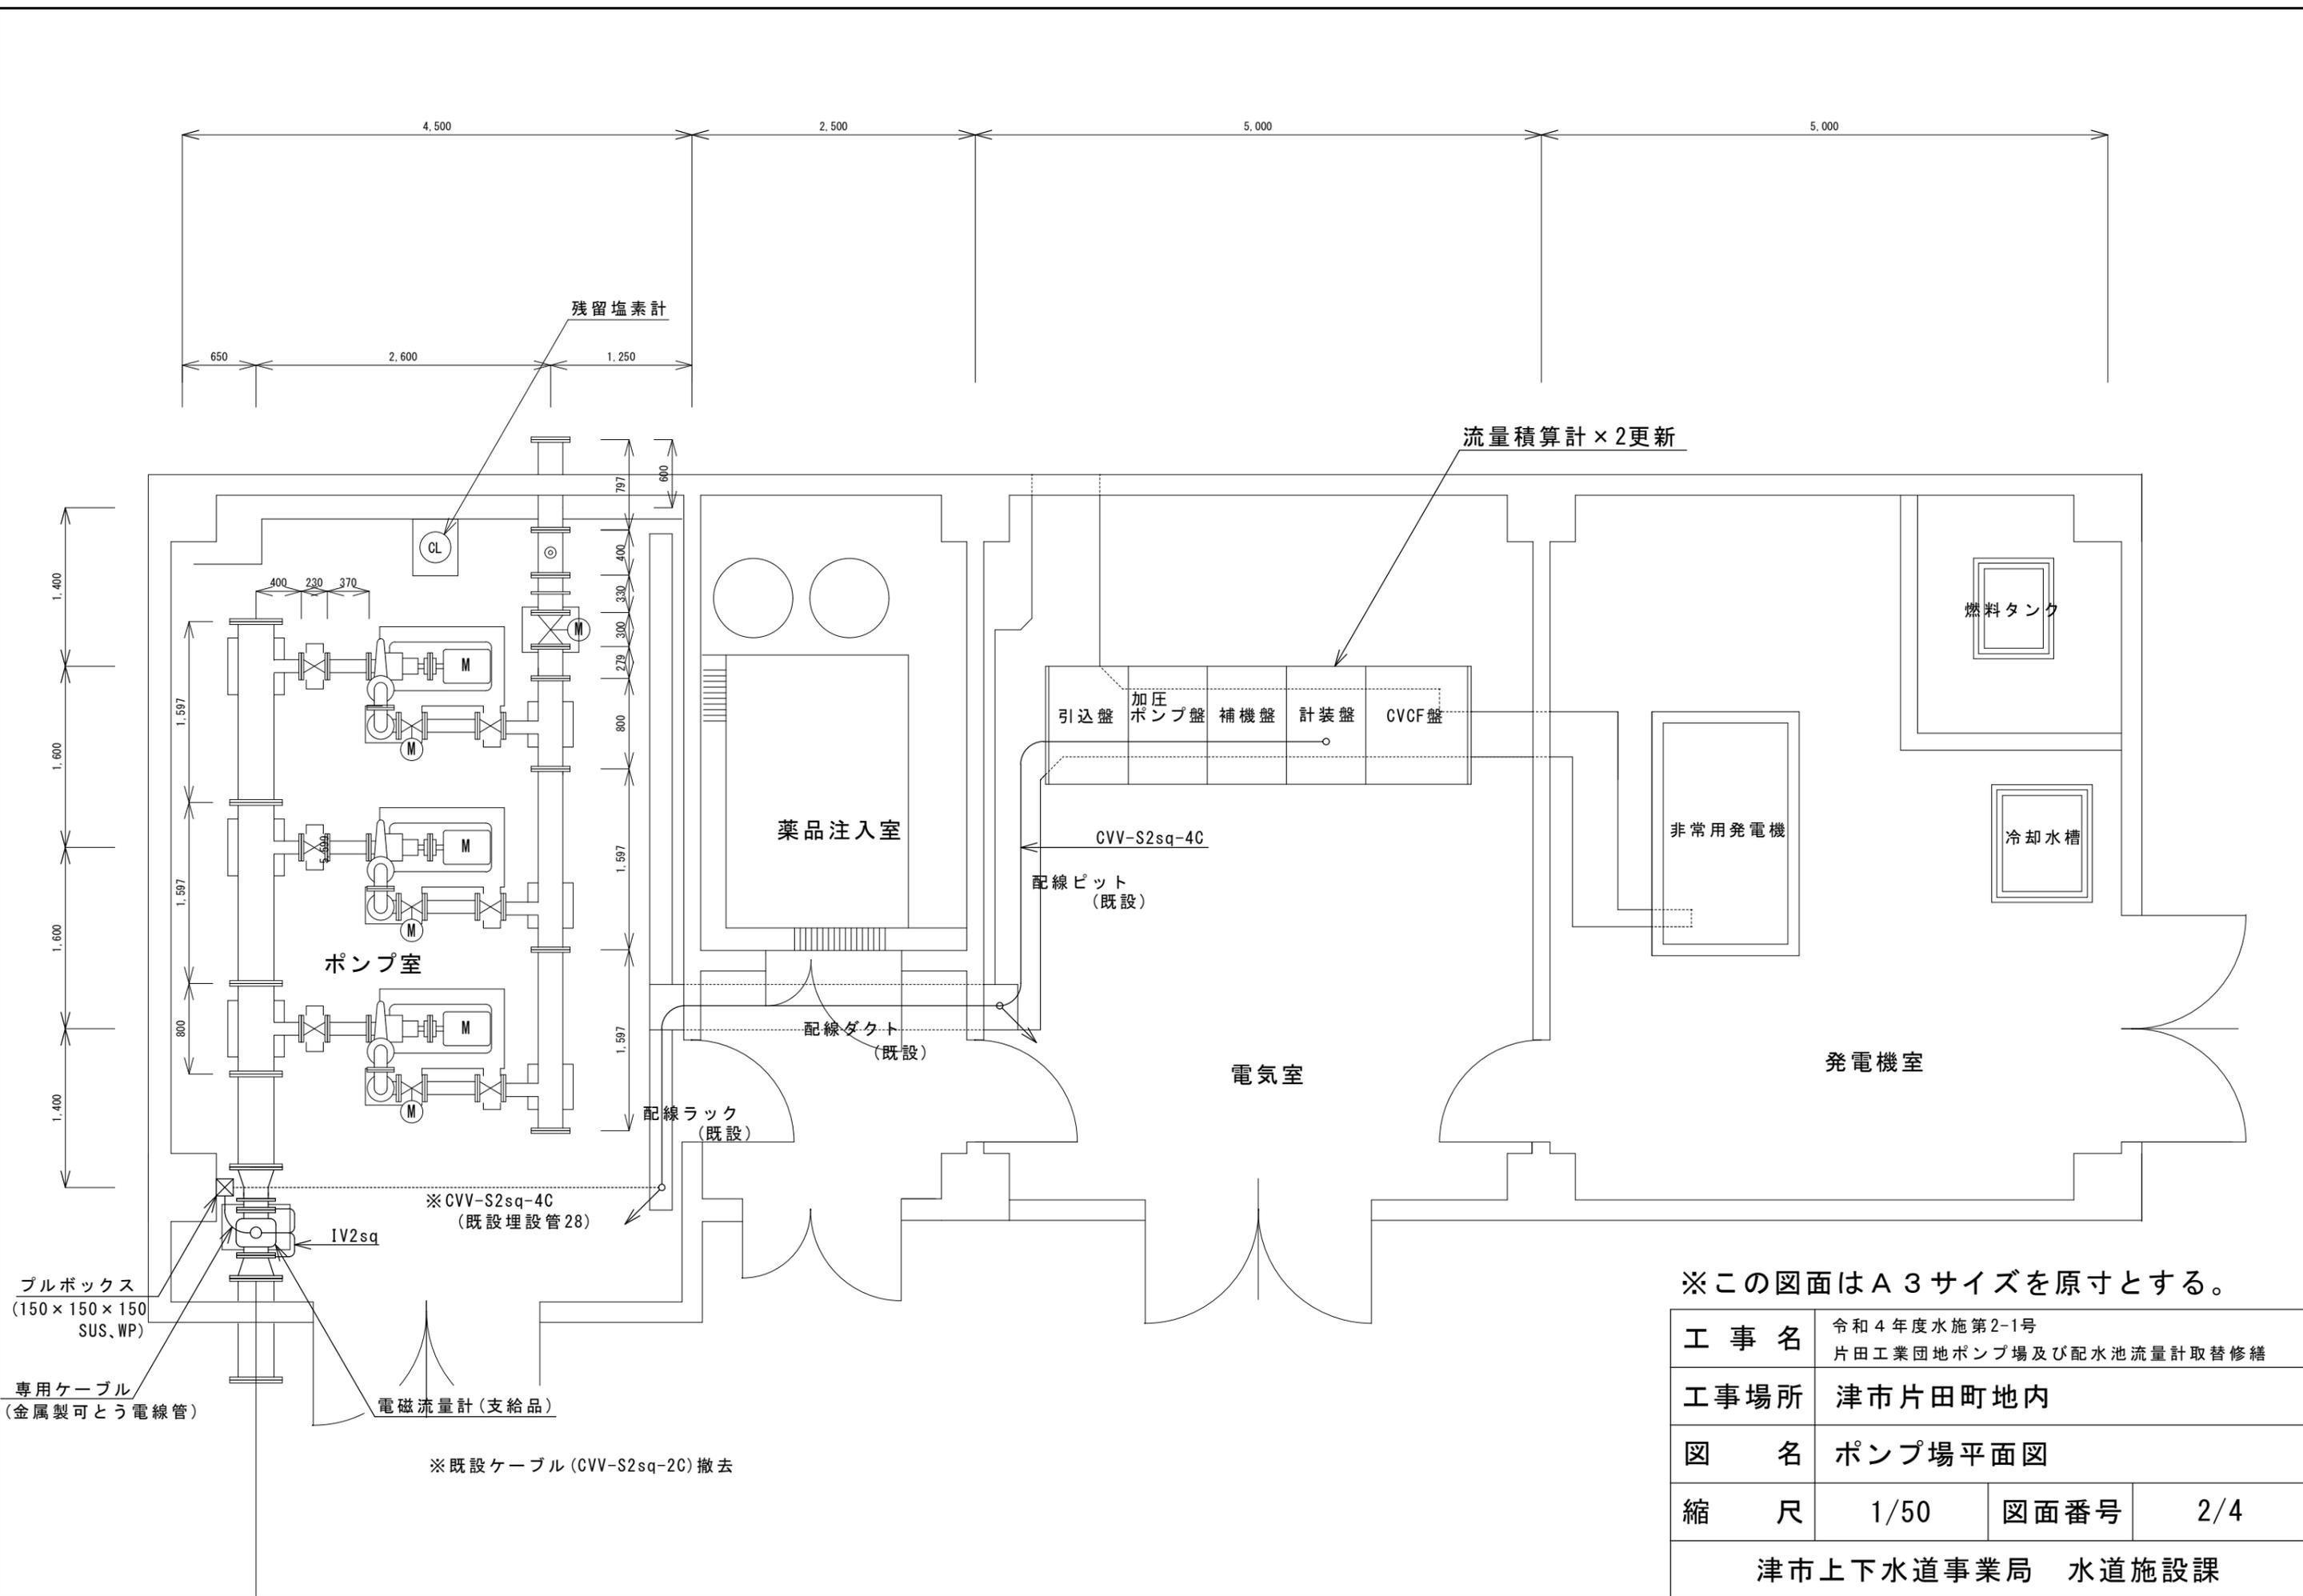


※この図面はA3サイズを原寸とする。

工事名	令和4年度水施第2-1号 片田工業団地ポンプ場及び配水池流量計取替修繕		
工事場所	津市片田町地内		
図名	ポンプ場平面図		
縮尺	1/50	図面番号	2/4


津市上下水道事業局 水道施設課

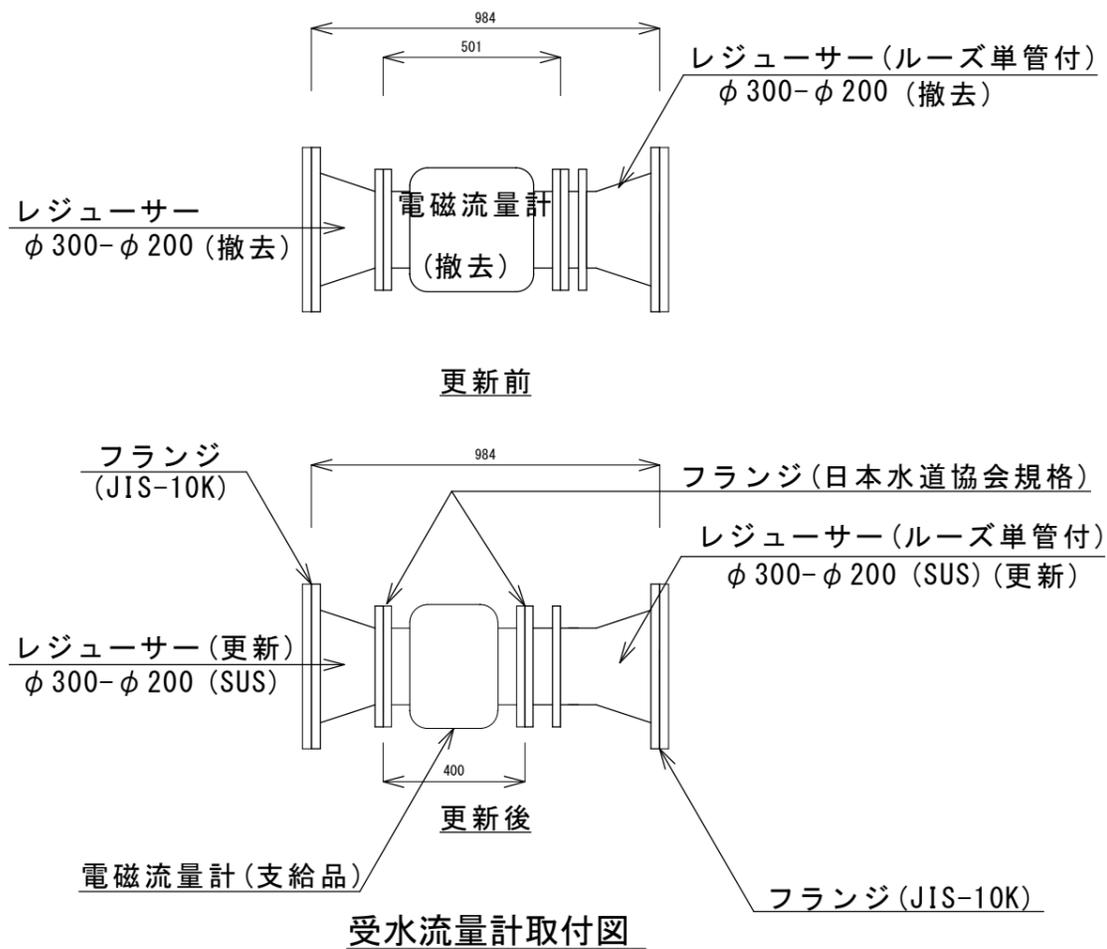


受水流量計取付図

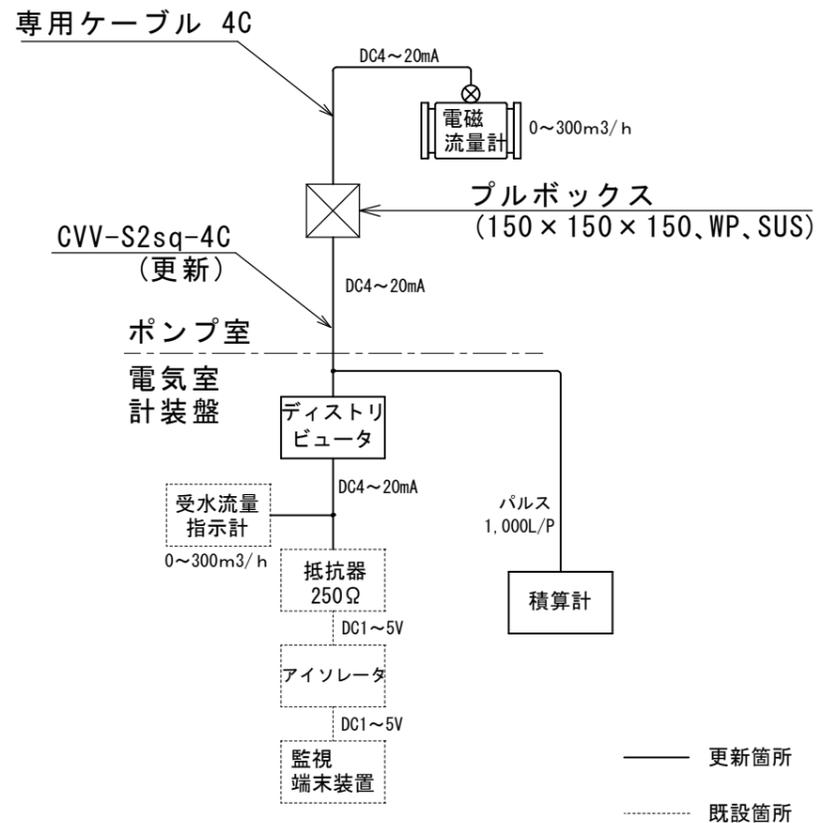

受水流量計系統図

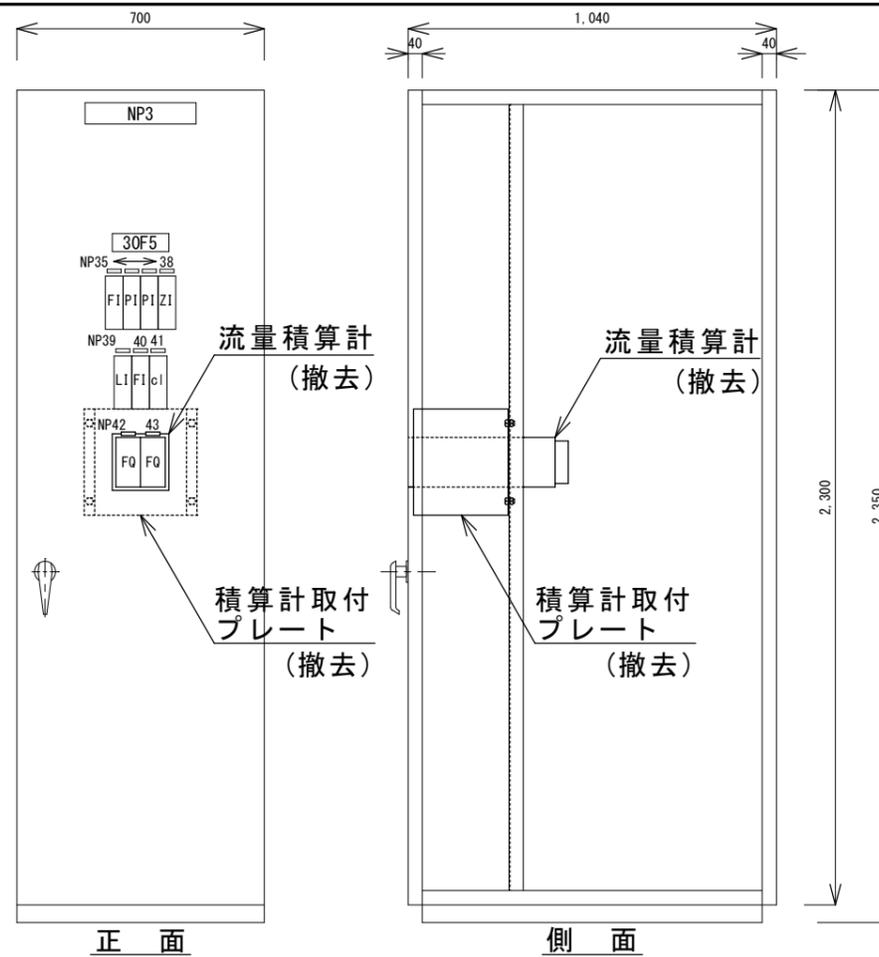

計装盤(更新前)

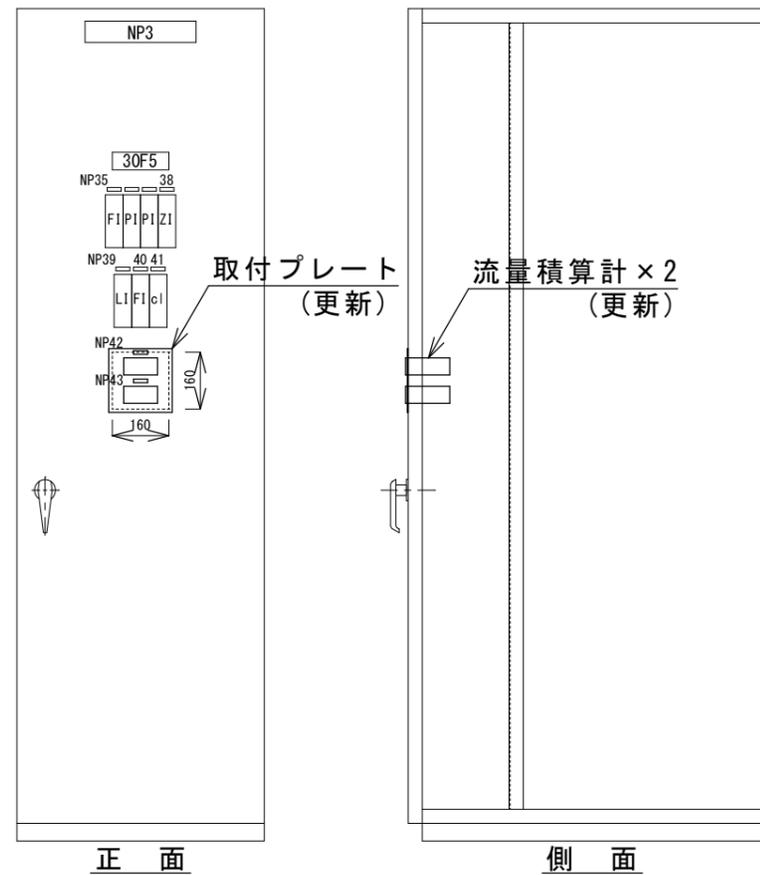

計装盤(更新後)

記号	名称
NP3	計装盤
NP35	受水流量
NP36	1次圧力
NP37	2次圧力
NP38	圧力調整弁開度
NP39	配水池水位
NP40	配水流量
NP41	残留塩素
NP42	受水流量積算
NP43	配水流量積算

□ プレート更新

※この図面はA3サイズを原寸とする。

工事名	令和4年度水施第2-1号 片田工業団地ポンプ場及び配水池流量計取替修繕		
工事場所	津市片田町地内		
図名	受水流量計関係		
縮尺	1/20	図面番号	3/4

津市上下水道事業局 水道施設課

