



※この図面はA3サイズを原寸とする。


修繕名	令和4年度水施第2-3号 南が丘配水池水位計取替修繕		
修繕場所	津市南が丘三丁目及び南が丘四丁目地内		
図名	南が丘配水池 配置図		
縮尺	1/300	図面番号	1/3
津市上下水道事業局 水道施設課			

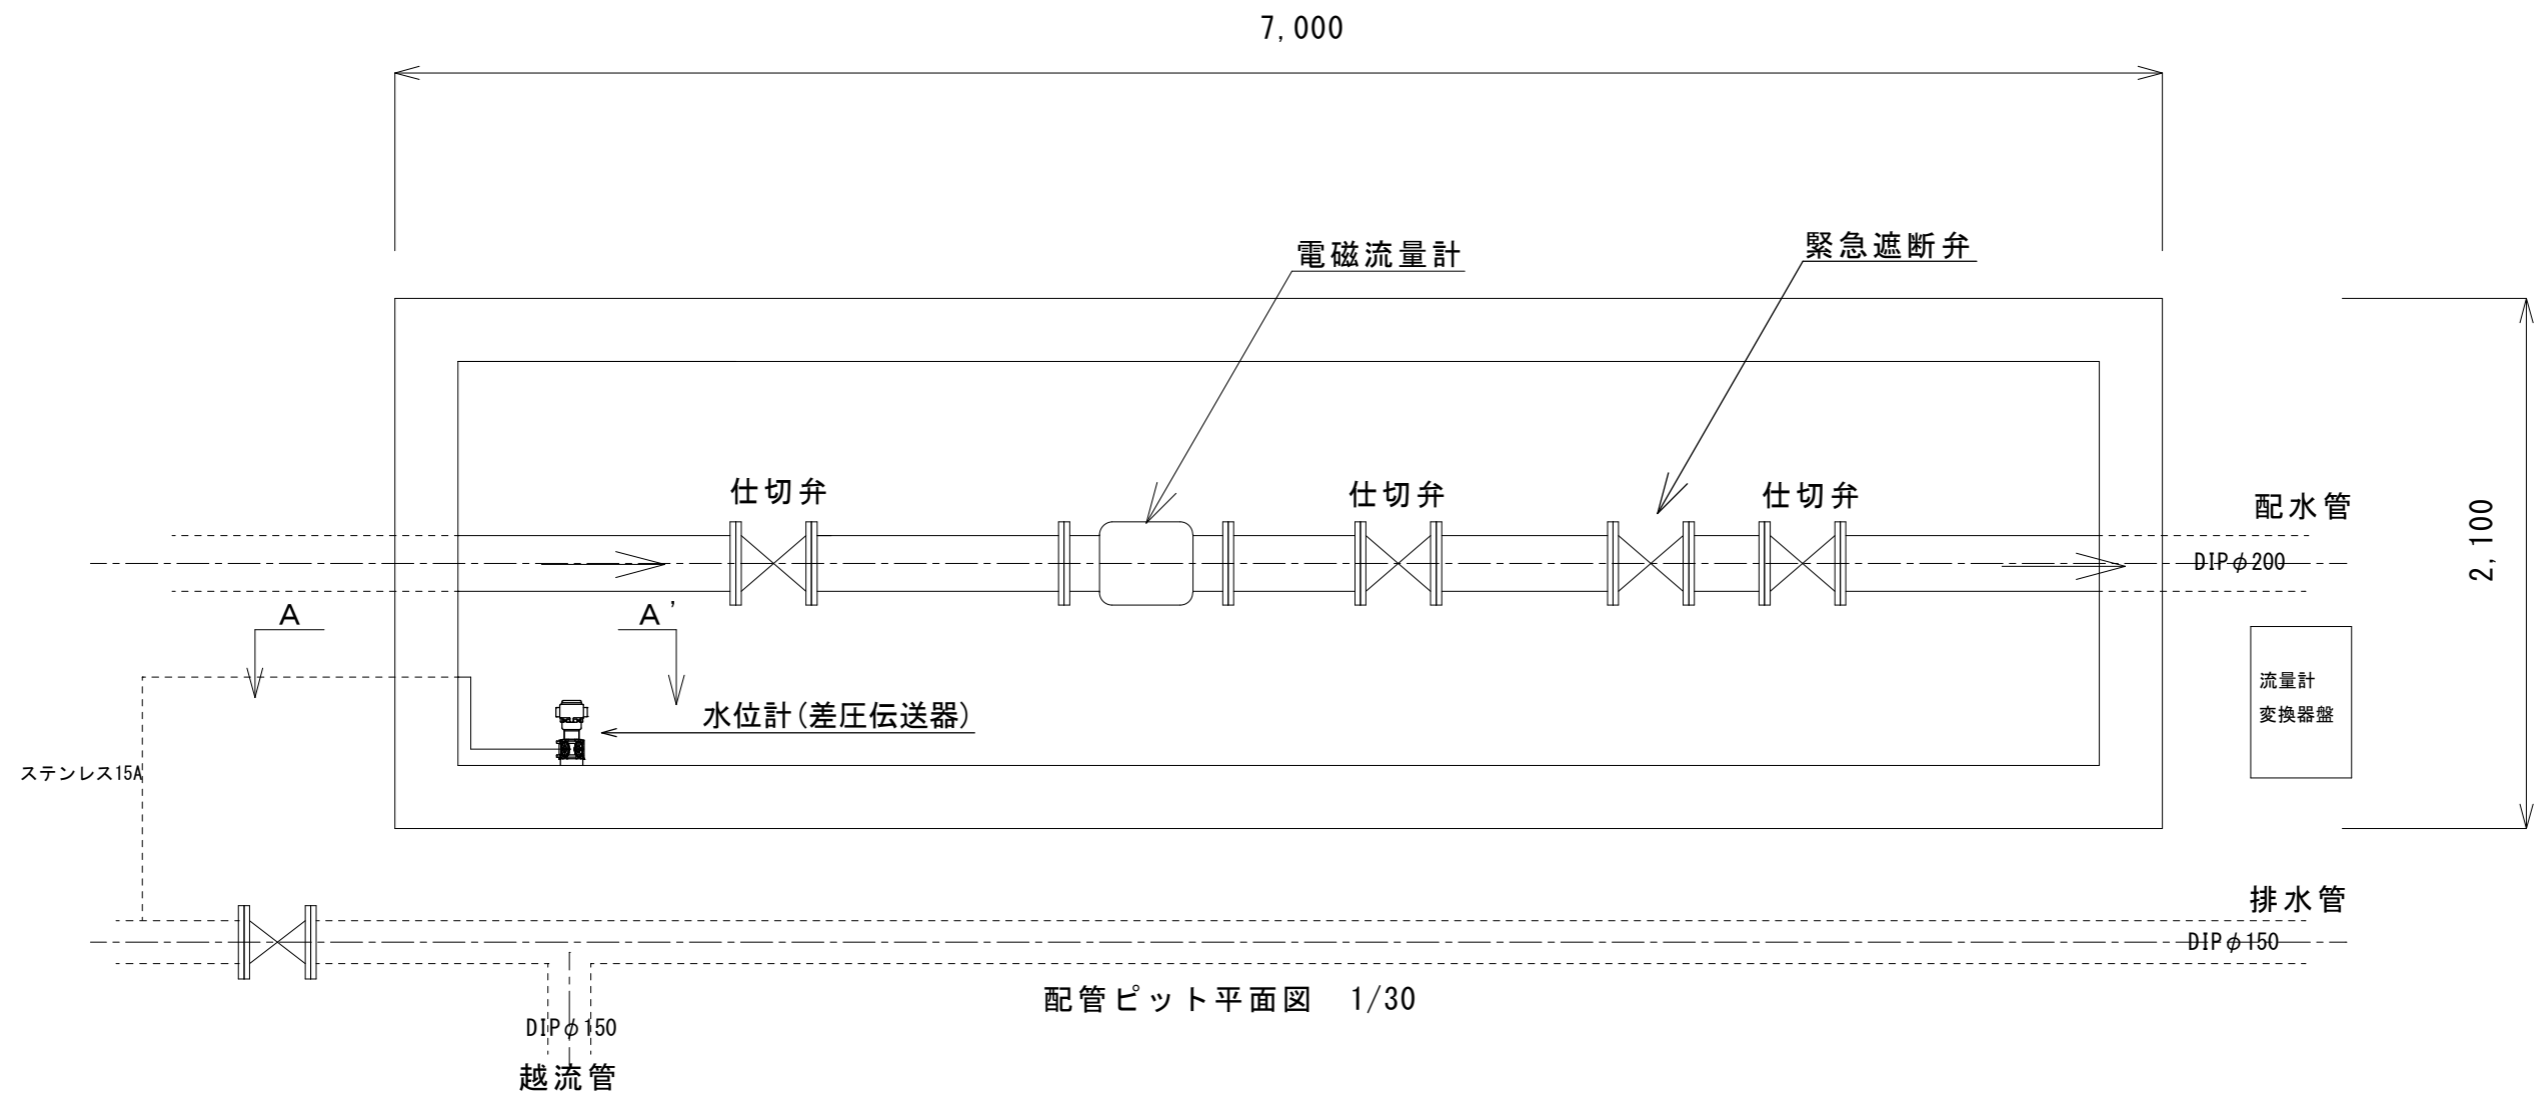

配管ピット平面図 1/30

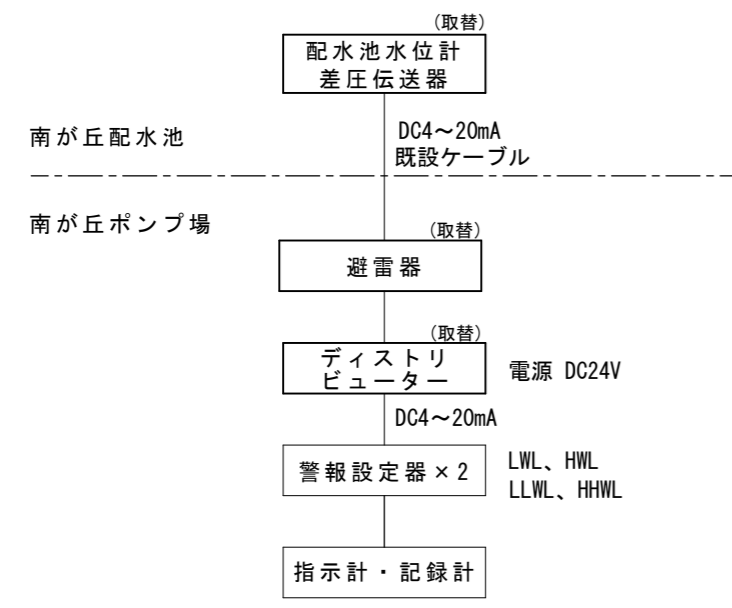


系統図

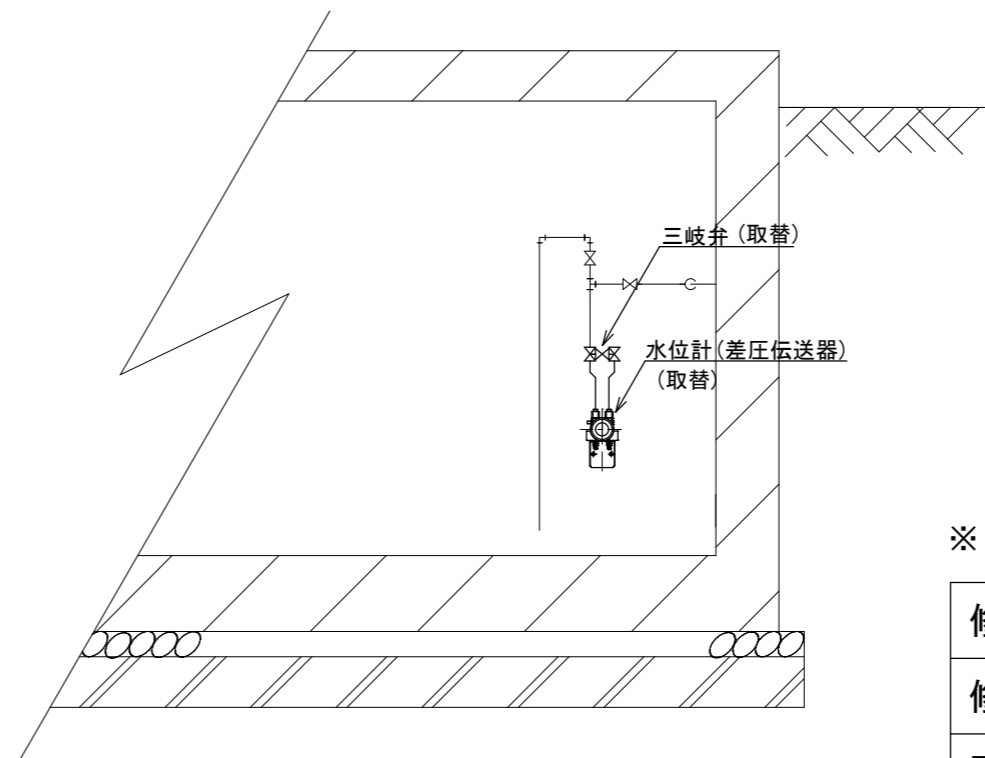

A-A' 矢視 1/30

※この図面はA3サイズを原寸とする。

修繕名	令和4年度水施第2-3号 南が丘配水池水位計取替修繕		
修繕場所	津市南が丘三丁目及び南が丘四丁目地内		
図名	南が丘配水池 配管ピット詳細図		
縮尺	1/30	図面番号	2/3
津市上下水道事業局 水道施設課			

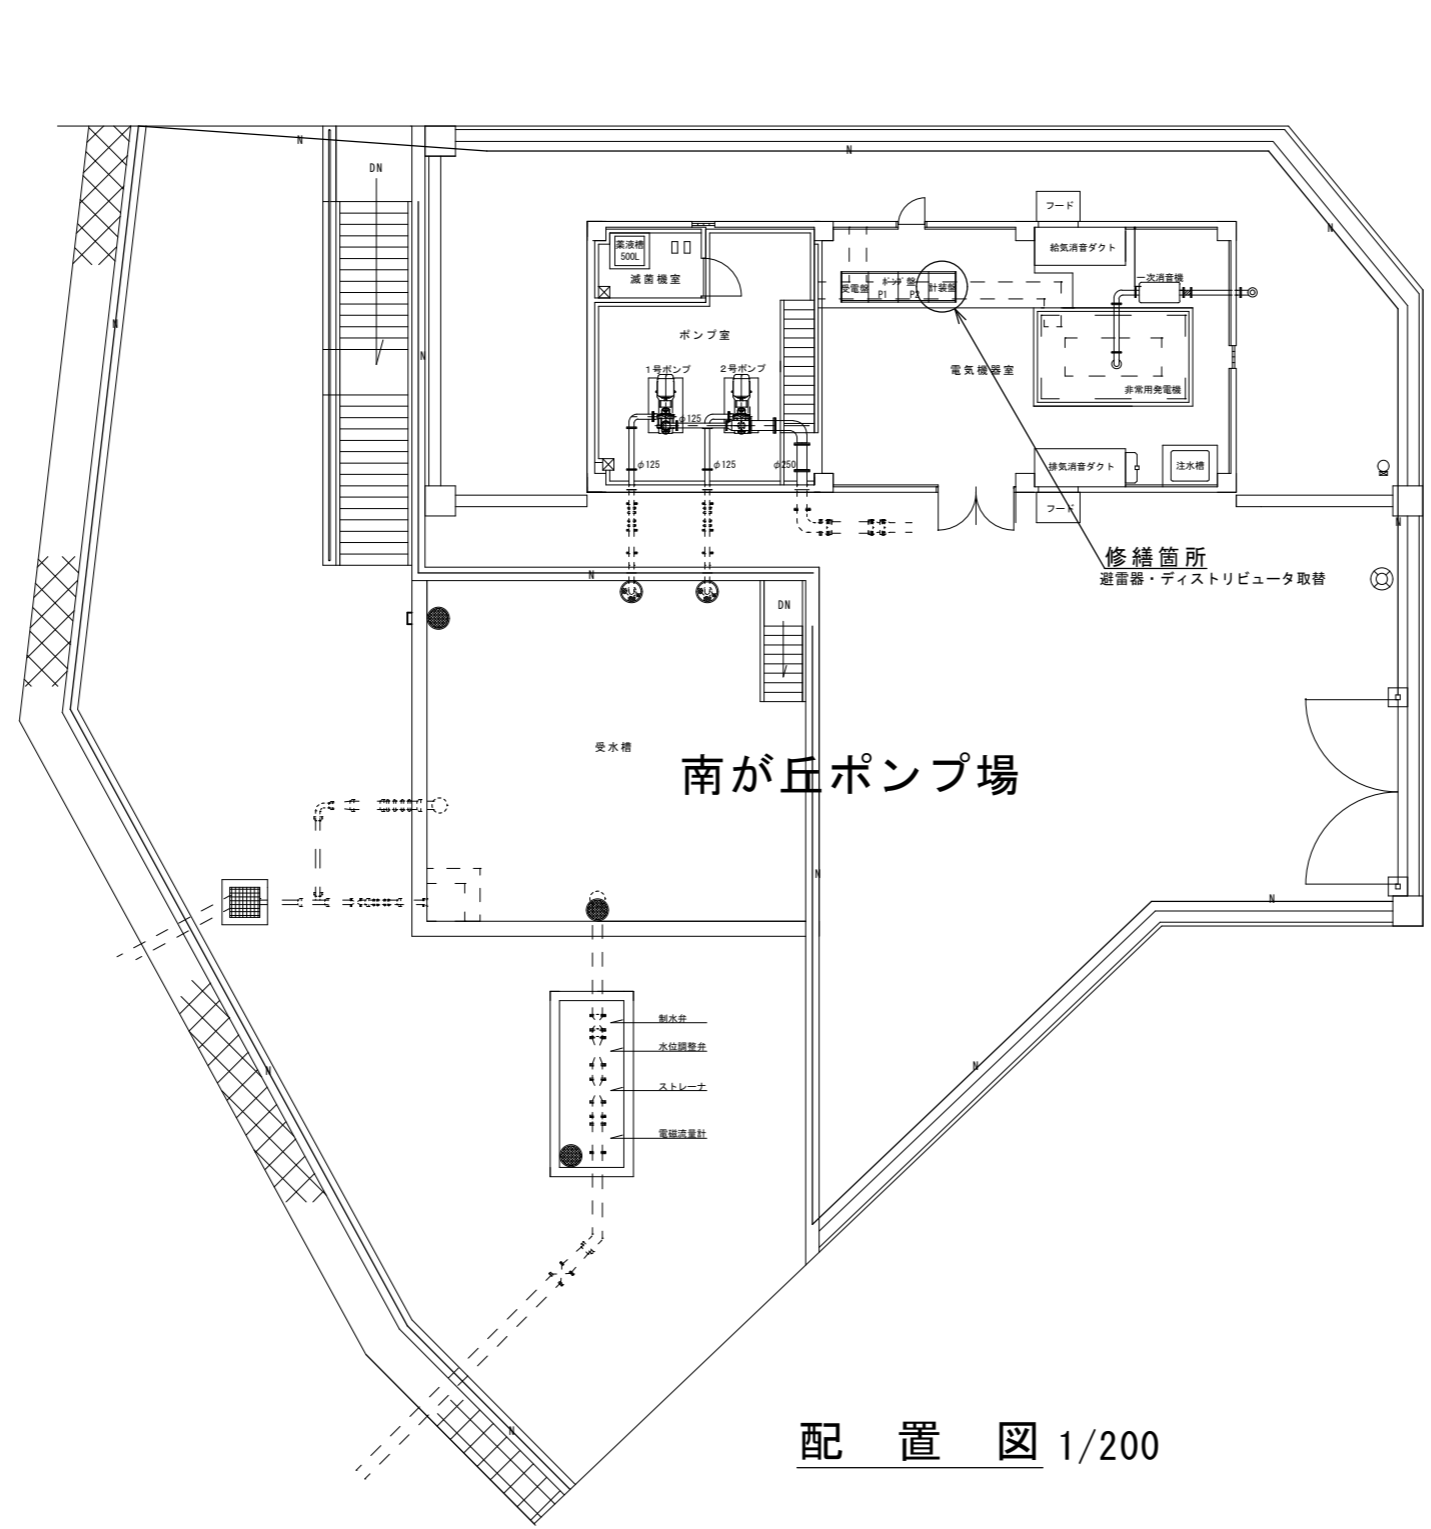

配置図 1/200

※この図面はA3サイズを原寸とする。

修繕名	令和4年度水施第2-3号 南が丘配水池水位計取替修繕		
修繕場所	津市南が丘三丁目及び南が丘四丁目地内		
図名	南が丘ポンプ場 配置図		
縮尺	1/200	図面番号	3/3