


修繕名	令和4年度 水施第2-6号 美里高宮配水池受水電動弁取替修繕		
施工場所	津市 美里町南長野 地内		
図名	一般平面図		
縮尺	free	図面番号	1/2
津市上下水道事業局			

平面図

CE2sq-4c
CEE1.25sq-12c
CEE-S1.25sq-2c
(PF28, 22)

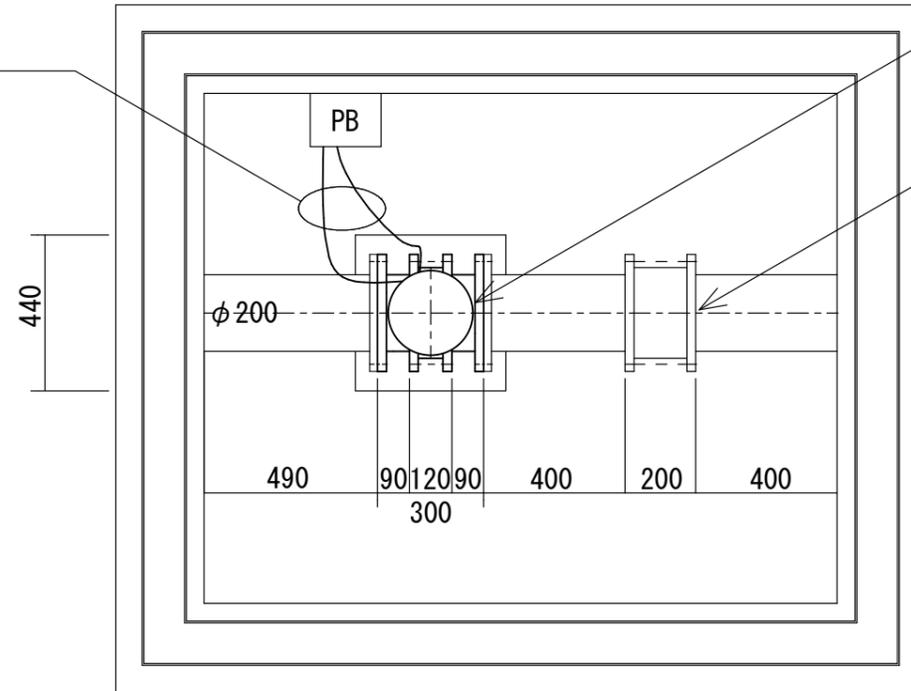


受水電動弁（取替）

φ200電動バタフライ弁

スリーブジョイント200A（既設流用）

VD型200A（日本ヴィクトリック株式会社製）

断面図

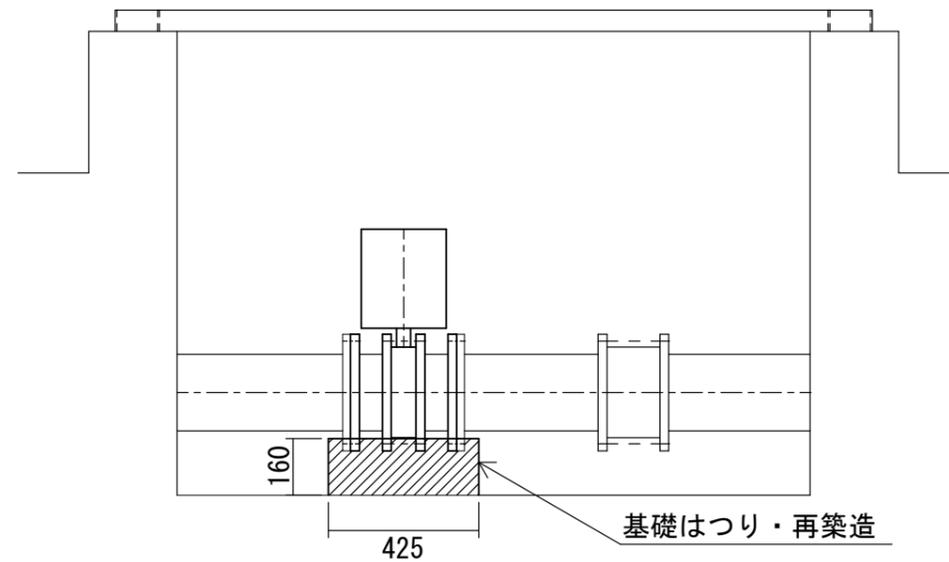

基礎はつり・再築造

注1) 原図はA3とする。

注2) 図面内寸法は概略とし、施工前に現場にて確認するものとする。

修繕名	令和4年度 水施第2-6号 美里高宮配水池受水電動弁取替修繕		
施工場所	津市 美里町南長野 地内		
図名	受水電動弁ピット平面図・断面図		
縮尺	1:20	図面番号	2/2
津市上下水道事業局			