


全体平面図


※本図は、参考図であり施工現場と本図に相違ある場合においては相違箇所を再調査後、市監督員と協議のうえ、詳細を決定すること。

原図：A3

修繕名	令和4年度下水道汚水ポンプ第2-1号 新町汚水処理ポンプ場ポンプ設備（1号汚水ポンプ）修繕		
施工箇所名	津市 両新町 地内		
図面名	全体平面図		
縮尺	FREE	図面番号	1/3
事務所名	津市上下水道事業局下水道施設課		

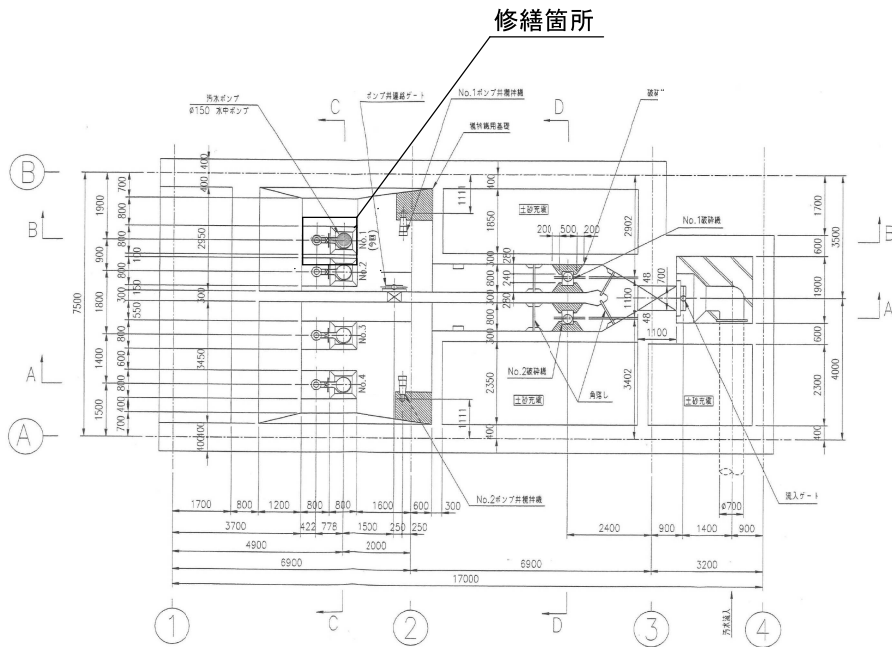

水路平面図

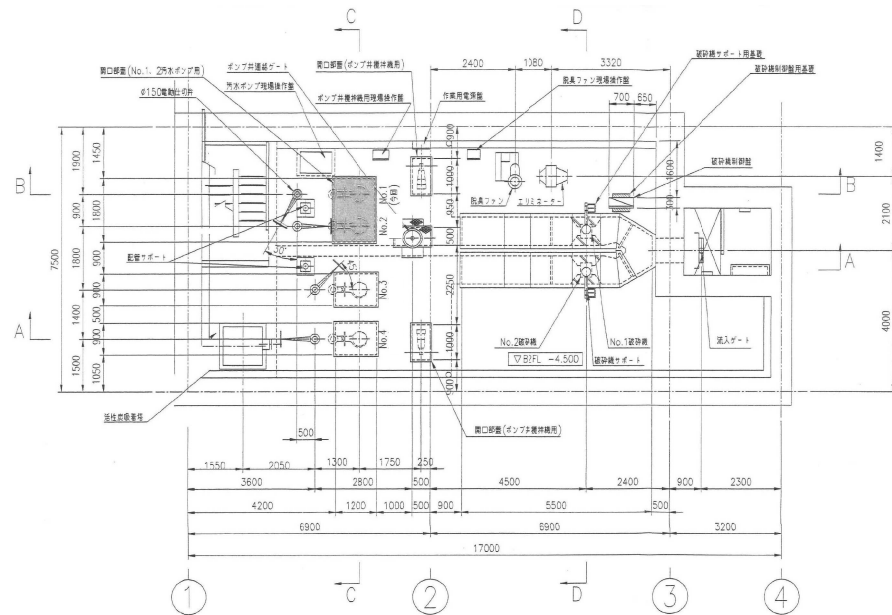


B2F平面図

※本図は、参考図であり施工現場と本図に相違ある場合によっては相違箇所を再調査後、市監督員と協議のうえ、詳細を決定すること。


原図：A-3

修繕名	令和4年度下水道汚水ポンプ2-1号 新設汚水ポンプ機用基礎設置(1号汚水ポンプ)修繕
施工箇所名	津市 青新町 地内
図面名	平面図
縮尺	FREE 図面番号 2/3
事務所名	津市上下水道事業局下水道施設課

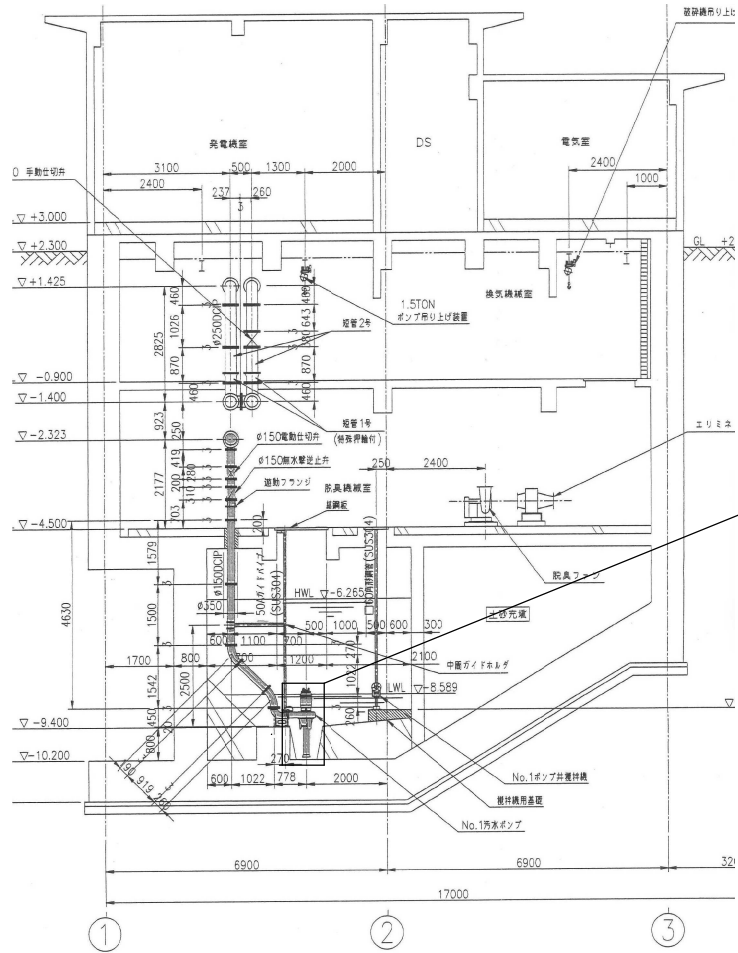

B-B断面図

修繕箇所

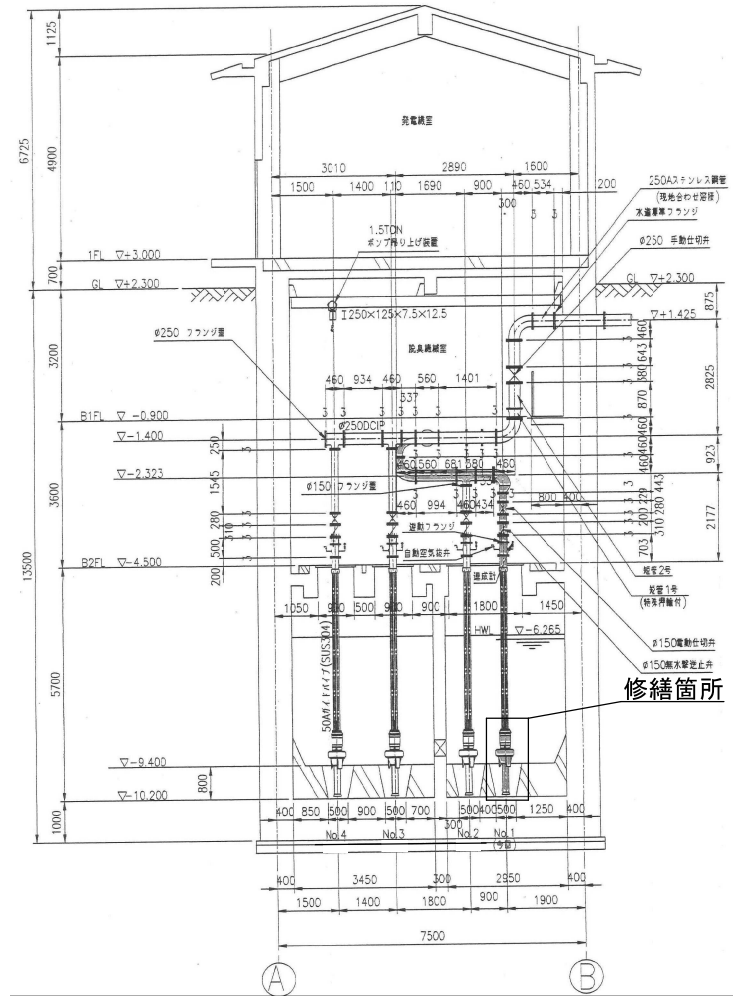

C-C断面図

修繕箇所

原図：A-3

修繕名	令和4年度下水道汚水ポンプ2-1号 新取汚水中継ポンプ機ポンプ設備（1号汚水ポンプ）修繕
施工箇所名	津市 両新町 地内
図面名	断面図
縮尺	FREE 図面番号 3/3
事務所名	津市上下水道事業局下水道施設課

※本図は、参考図であり施工現場と本図に相違ある場合においては相違箇所を再調査後、市監督員と協議のうえ、詳細を決定すること。