



夢が丘ポンプ場
平面図

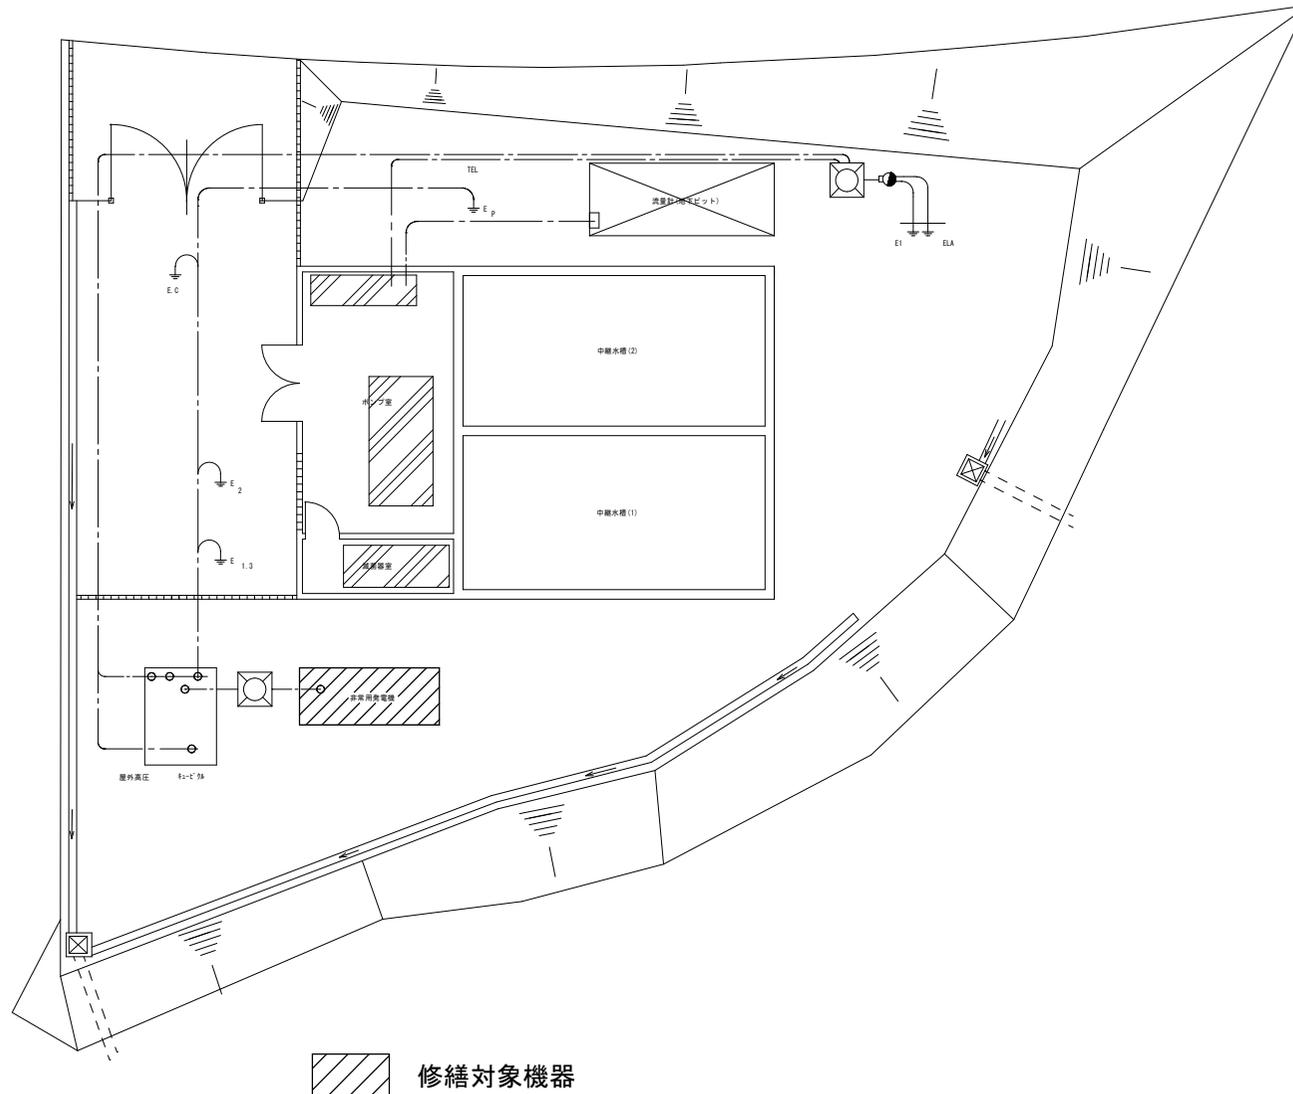

修繕名	令和4年度水施第2-4号 夢が丘ポンプ場ほか3施設非常用発電設備修繕		
修繕場所	津市 夢が丘一丁目ほか3町地内		
図名	施設平面図(夢が丘ポンプ場)		
縮尺	free	図面番号	1/5
津市上下水道事業局			


半田ポンプ場

平面図

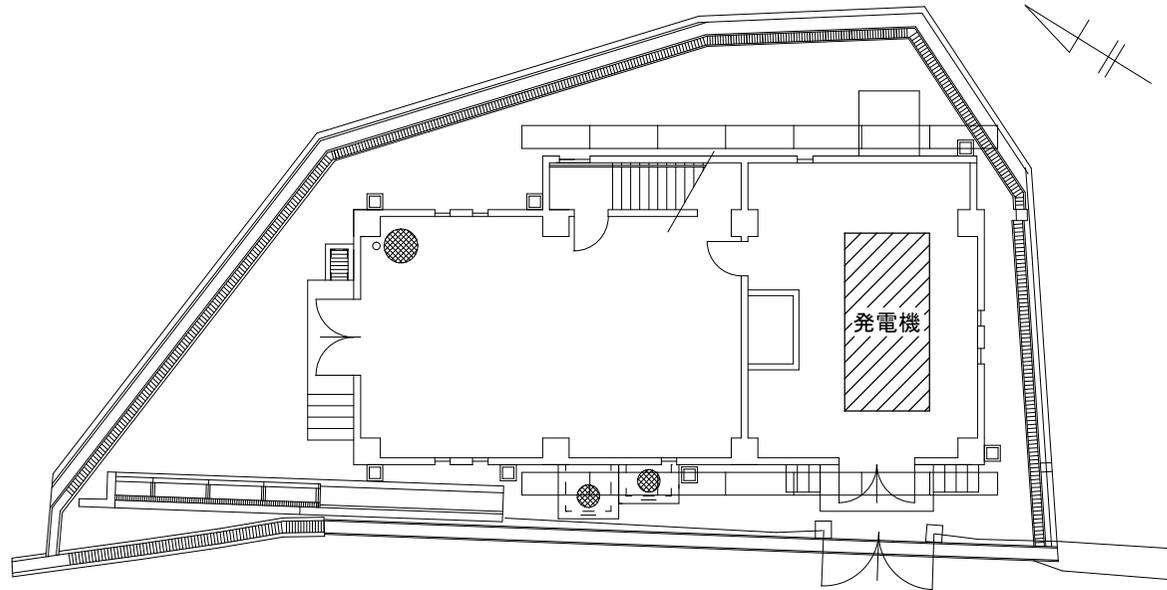

修繕対象機器

修繕名	令和4年度水施第2-4号 夢が丘ポンプ場ほか3施設非常用発電設備修繕		
修繕場所	津市 夢が丘一丁目ほか3町地内		
図名	施設平面図(半田ポンプ場)		
縮尺	free	図面番号	2/5
津市上下水道事業局			

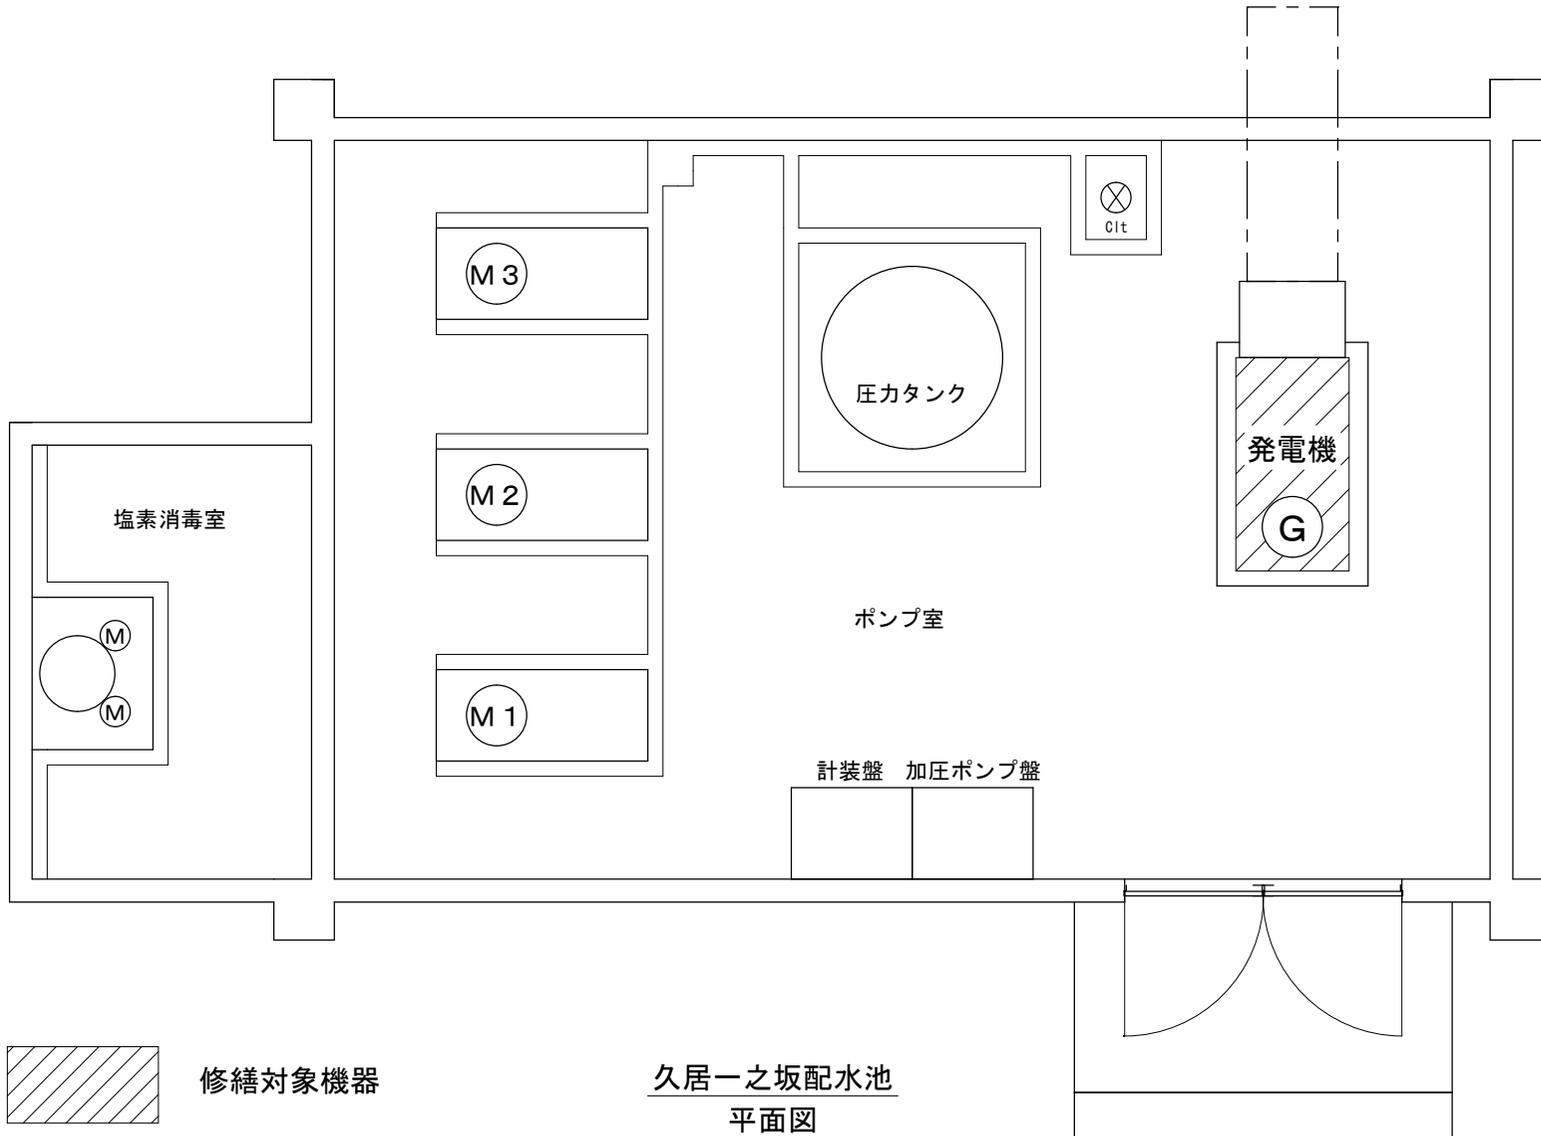


修繕対象機器

久居一之坂配水池
平面図





修繕名	令和4年度水施第2-4号 夢が丘ポンプ場ほか3施設非常用発電設備修繕		
修繕場所	津市 夢が丘一丁目ほか3町地内		
図面名称	施設平面図 (久居一之坂配水池)		
縮尺	1:50 (A3)	図面番号	3/5
津市上下水道事業局			

河芸杜の街加圧ポンプ場 平面図

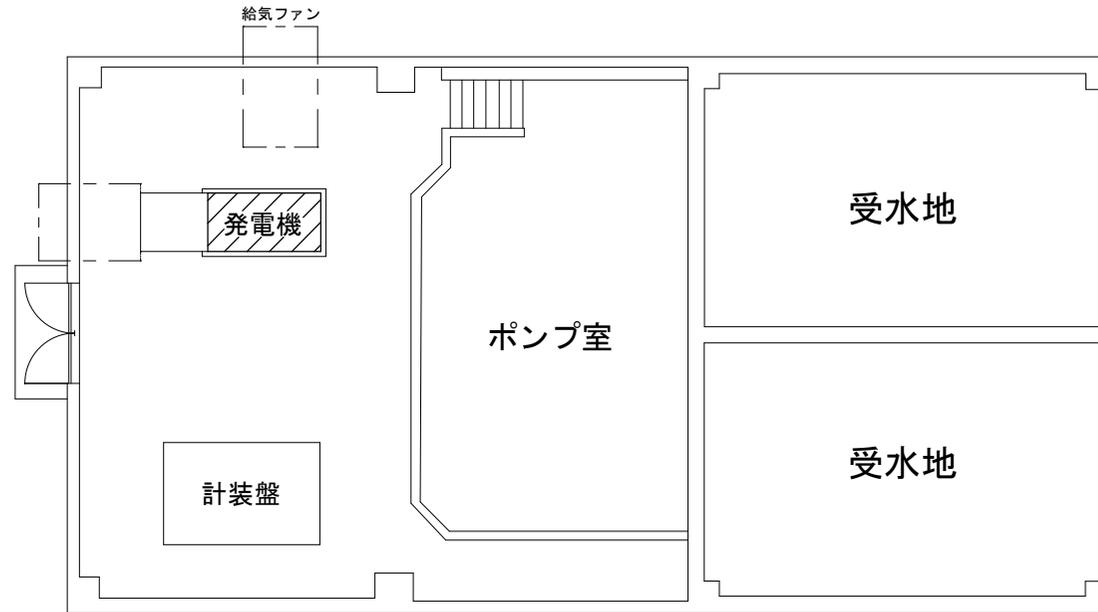

修繕対象機器

修繕名	令和4年度水施第2-4号 夢が丘ポンプ場ほか3施設非常用発電設備修繕		
修繕場所	津市 夢が丘一丁目ほか3町地内		
図名	施設平面図（河芸杜の街加圧ポンプ場）		
縮尺	free	図面番号	4/5
津市上下水道事業局			

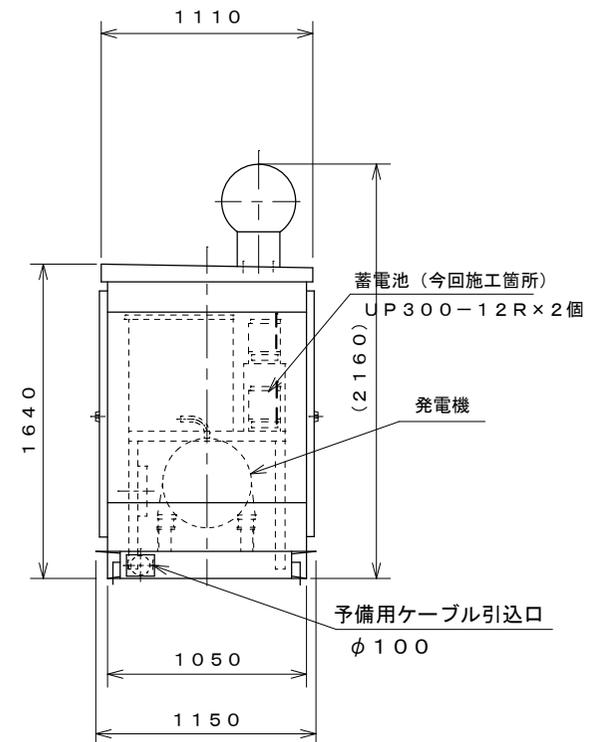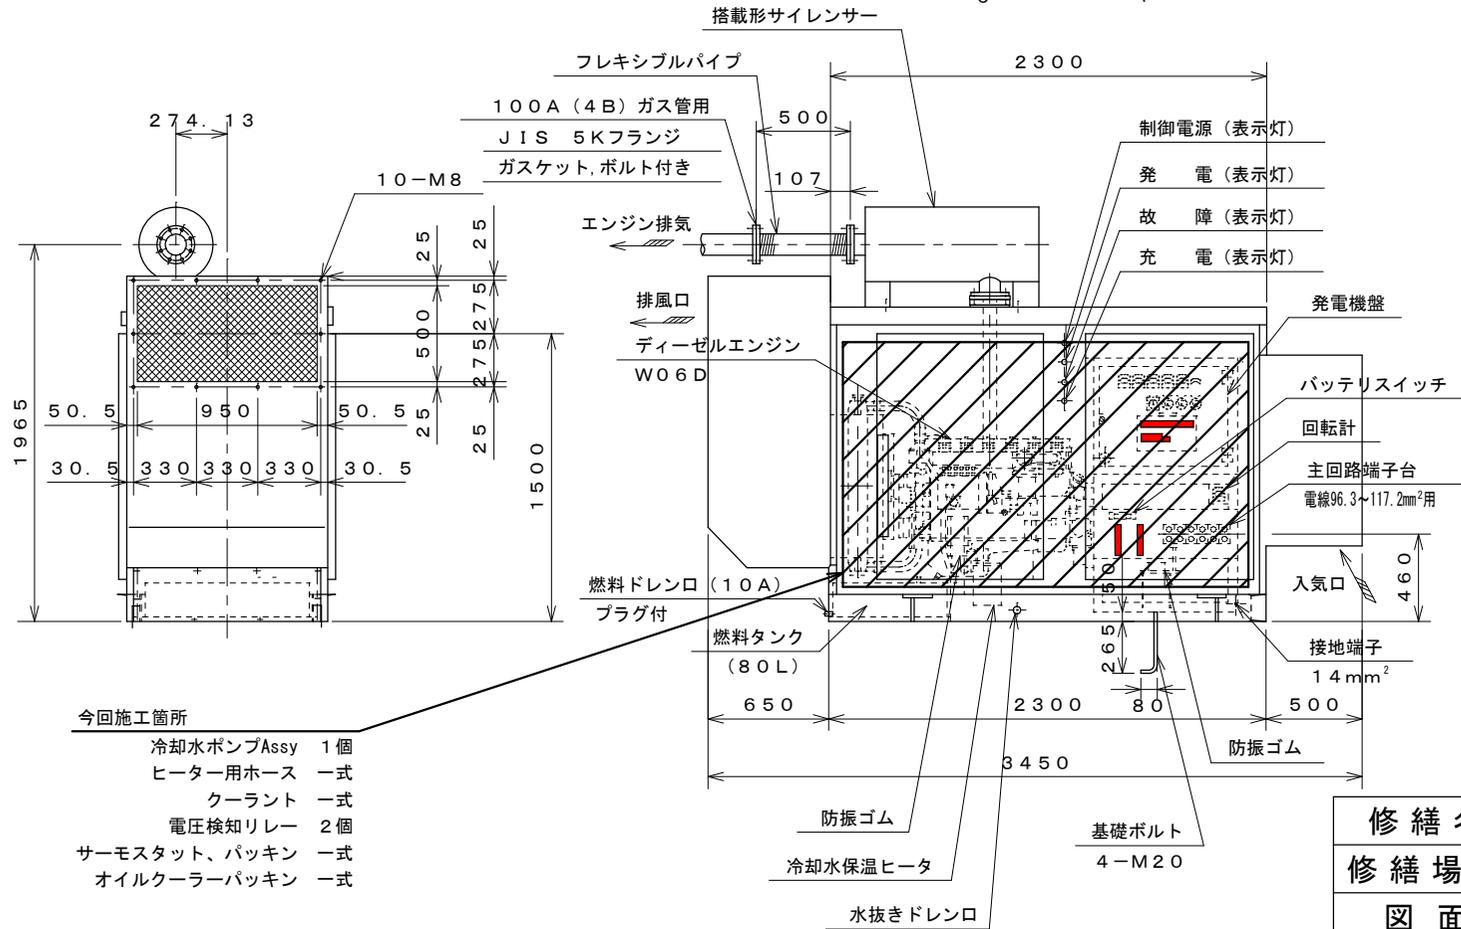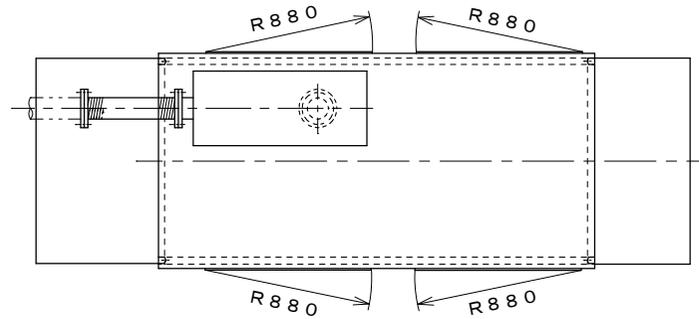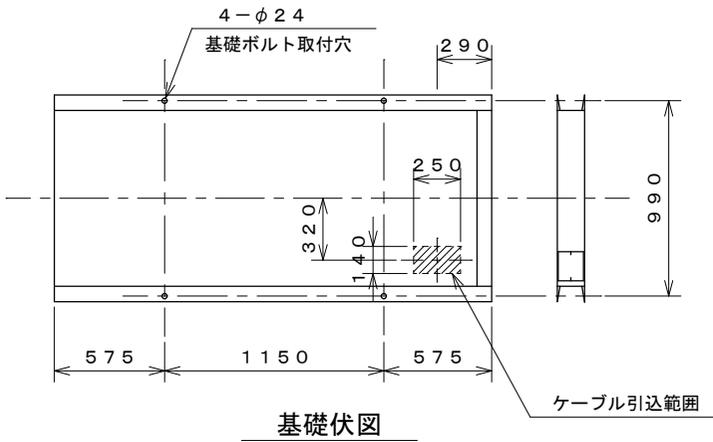

- 今回施工箇所
- 冷却水ポンプAssy 1個
 - ヒーター用ホース 一式
 - クーラント 一式
 - 電圧検知リレー 2個
 - サーモスタット、パッキン 一式
 - オイルクーラーパッキン 一式

※本図は、参考図であり施工現場と本図に相違がある場合にあっては相違箇所を再調査後、市監督員と協議のうえ詳細を決定すること。

修繕名	令和4年度水施第2-4号 夢が丘ポンプ場ほか3施設非常用発電設備修繕		
修繕場所	津市 夢が丘一丁目ほか3町地内		
図面	河芸杜の街加圧ポンプ場発電機		
縮尺	free	図面番号	5/5
津市上下水道事業局			