


設計図


平面図

S=1 : 500

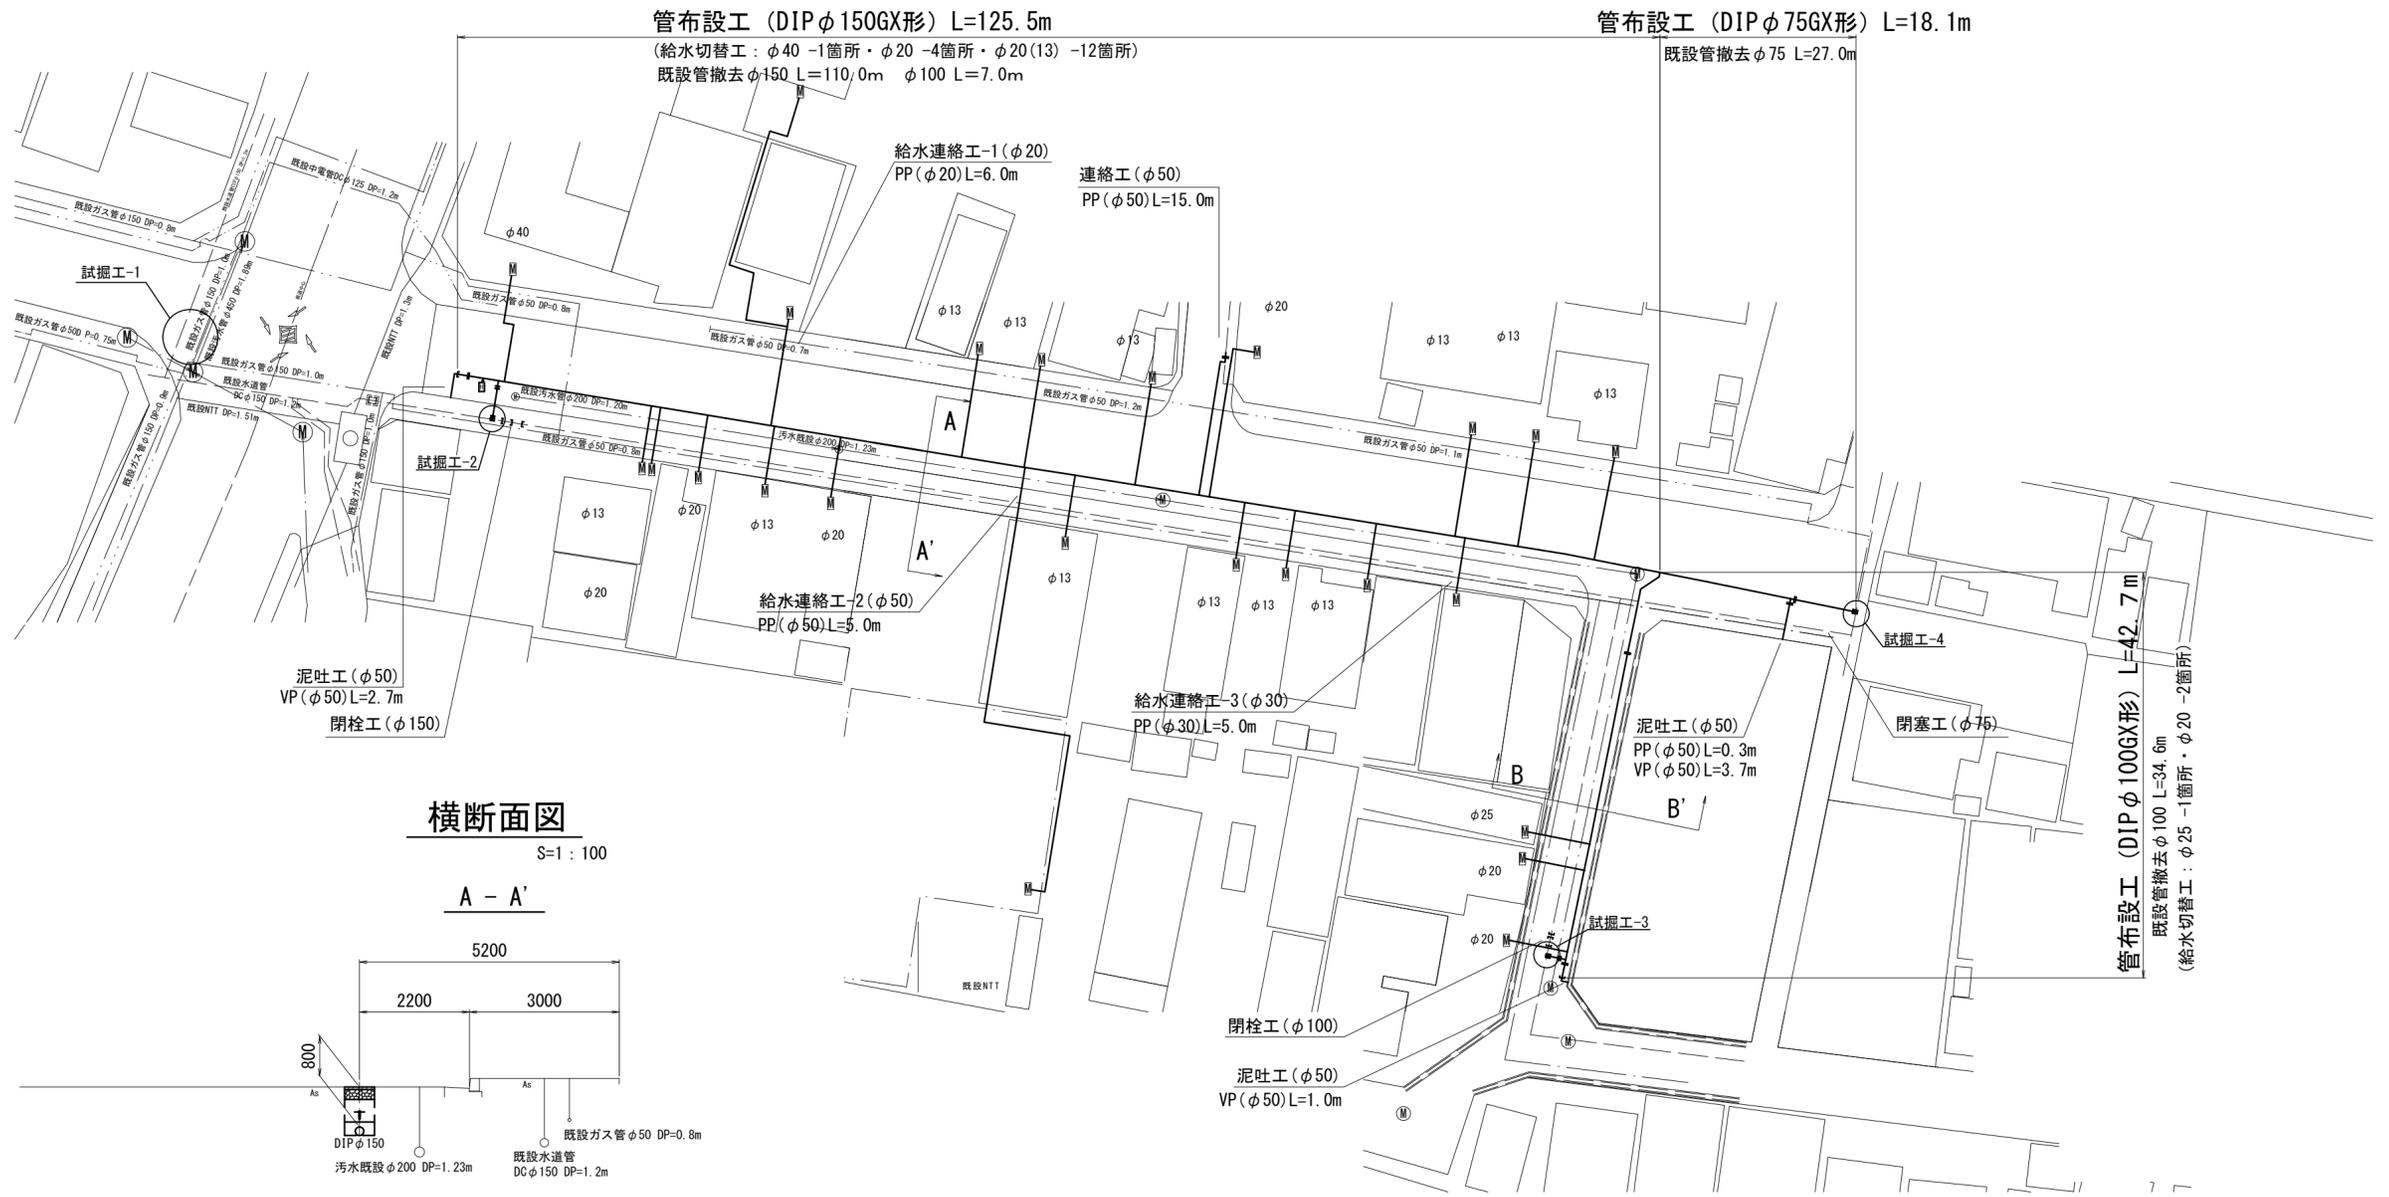


S=1 : 100

A - A'

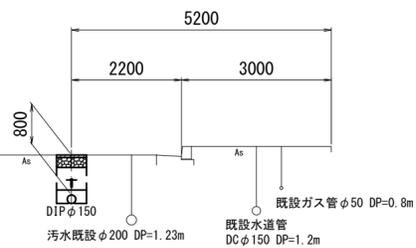

B - B'

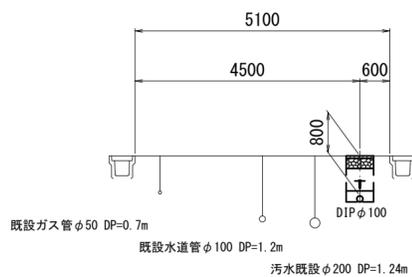

占用物件凡例

線種	名称
———	水道管 (新設)
---	既設水道管
---	既設污水管
---	既設ガス管
---	既設NTT


※この図面はA2サイズを原寸とする。

津市上下水道事業局			
工事名	令和4年度 水工第23号 寿町及び東丸之内地内 配水管布設工事		
図面の種類	平面図・横断面図		
縮尺	図示	図面番号	1/6
受注者名			


設計図

土工定規図(1/2)


S=1:20

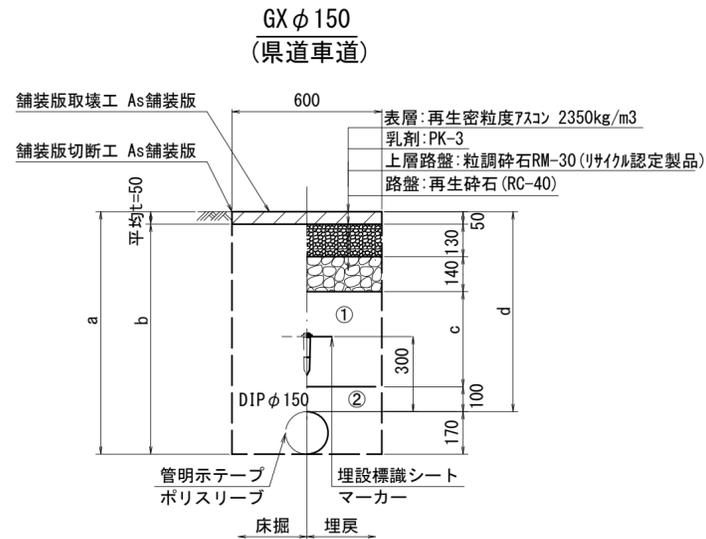


φ 150				
土被り	a	b	c	d
800	970	870	380	800
1200	1370	1270	780	1200

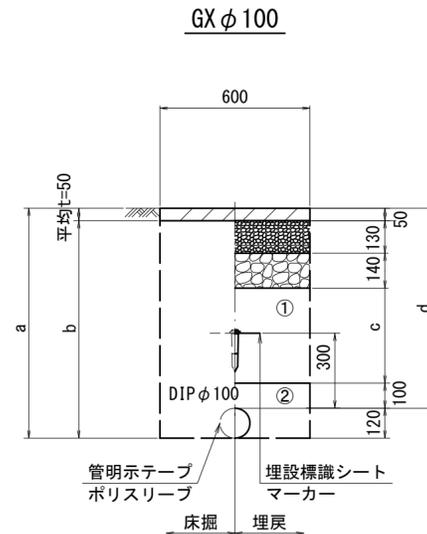


φ 100				
土被り	a	b	c	d
800	920	870	380	800

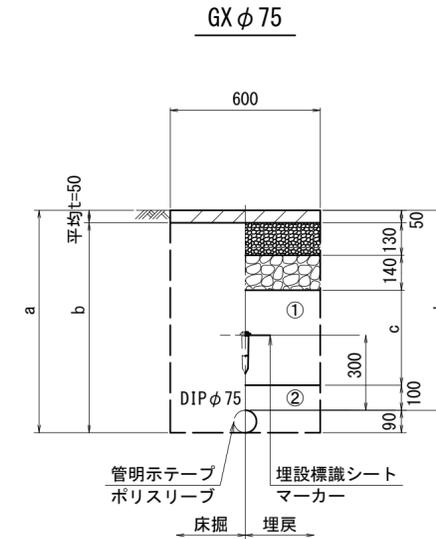

φ 75				
土被り	a	b	c	d
800	890	840	380	800

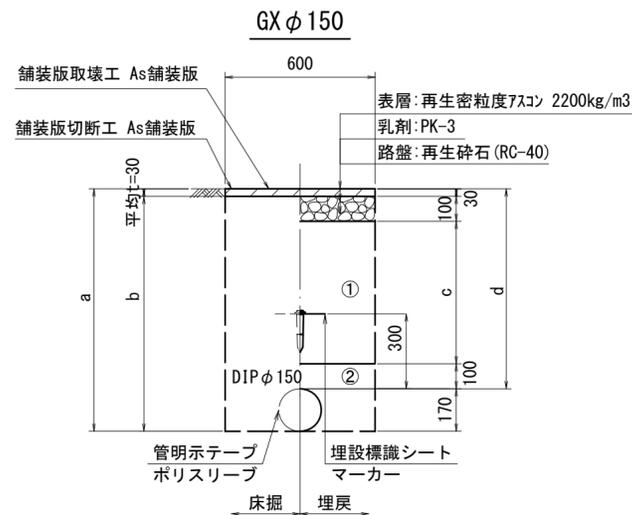

φ 150				
土被り	a	b	c	d
1200	1370	1340	970	1200

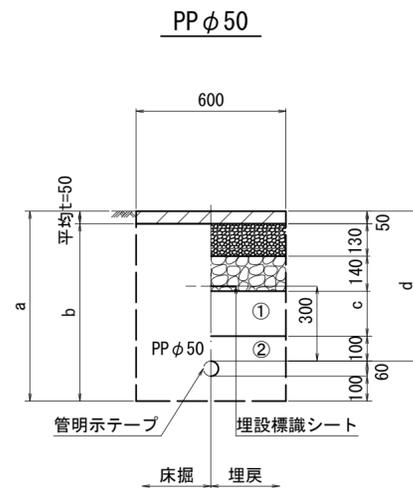

φ 50				
土被り	a	b	c	d
800	960	910	380	800

※この図面はA2サイズを原寸とする。

津市上下水道事業局			
工事名	令和4年度 水工第23号 寿町及び東丸之内地内 配水管布設工事		
図面の種類	土工定規図(1/2)		
縮尺	図示	図面番号	2/6
受注者名			

①・・・再生砕石(RC-40)


②・・・管基礎用砂

設計図

土工定規図(2/2)


S=1:20

泥吐管

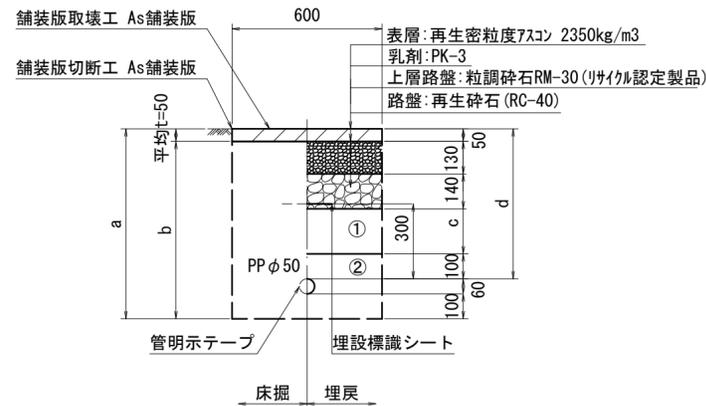


φ50	a	b	c	d
土被り	760	710	250	600

給水管

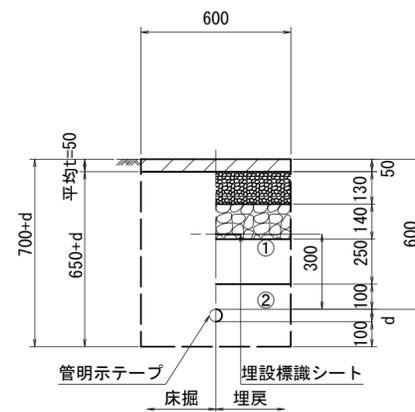


給水管外径 d	
φ13	d=20mm
φ20	d=25mm
φ25	d=30mm
φ30	d=40mm
φ40	d=50mm
φ50	d=60mm

給水管

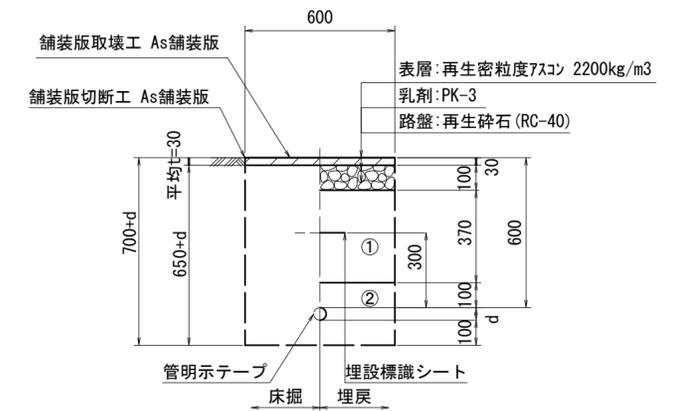


給水管外径 d	
φ13	d=20mm
φ20	d=25mm
φ25	d=30mm
φ30	d=40mm
φ40	d=50mm
φ50	d=60mm

既設管撤去

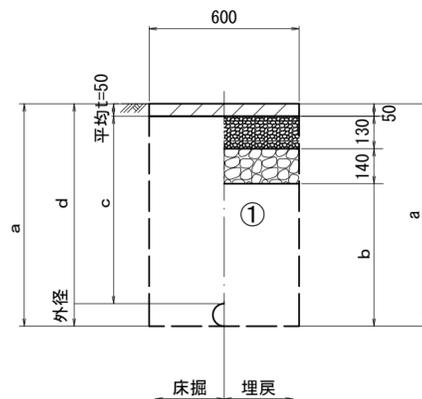

口径	外径	土被り	a	b	c	d
φ75	90	1200	1290	1040	1150	1200
φ100	120	1200	1320	1070	1150	1200

既設管撤去

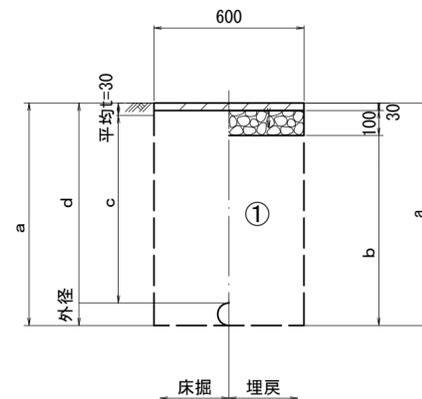

口径	外径	土被り	a	b	c	d
φ150	170	1200	1370	1240	1170	1200

※この図面はA2サイズを原寸とする。

津市上下水道事業局			
工事名	令和4年度 水工第23号 寿町及び東丸之内地内 配水管布設工事		
図面の種類	土工定規図(2/2)		
縮尺	図示	図面番号	3/6
受注者名			

①・・・再生碎石(RC-40)

②・・・管基礎用砂

設計図


配管詳細図(1/3)

S=1:200



A部詳細図

S=1:100

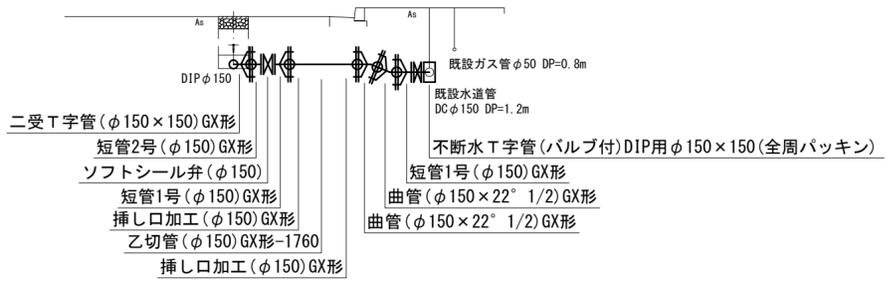

- 給水連絡工-1(φ20)
- サドル分水栓(φ150×20)
- P分水栓ソケット(φ20)-3個
- 甲止水栓(φ20)
- Pエルボ(φ20)-3個
- PP(φ20)L=6.0m
- PVソケット(φ20×13)
- SKソケット(φ20)圧着処理
- インサートコア(φ20)

- 不断水仕切弁(φ150) 鋳鉄管用(全周パッキン)
- メカ帽(φ150)K形
- 押しボルト-3本・T頭ボルト-6本
- 既設鋳鉄管切断工(φ150)-2箇所

占用物件凡例


線種	名称
(Solid line)	水道管(新設)
(Dashed line)	既設水道管
(Dotted line)	既設汚水管
(Dash-dot line)	既設ガス管
(Long-dashed line)	既設NTT

※この図面はA2サイズを原寸とする。

津市上下水道事業局			
工事名	令和4年度 水工第23号 寿町及び東丸之内地内 配水管布設工事		
図面の種類	配管詳細図(1/3)		
縮尺	図示	図面番号	4/6
受注者名			

設計図

配管詳細図(3/3)

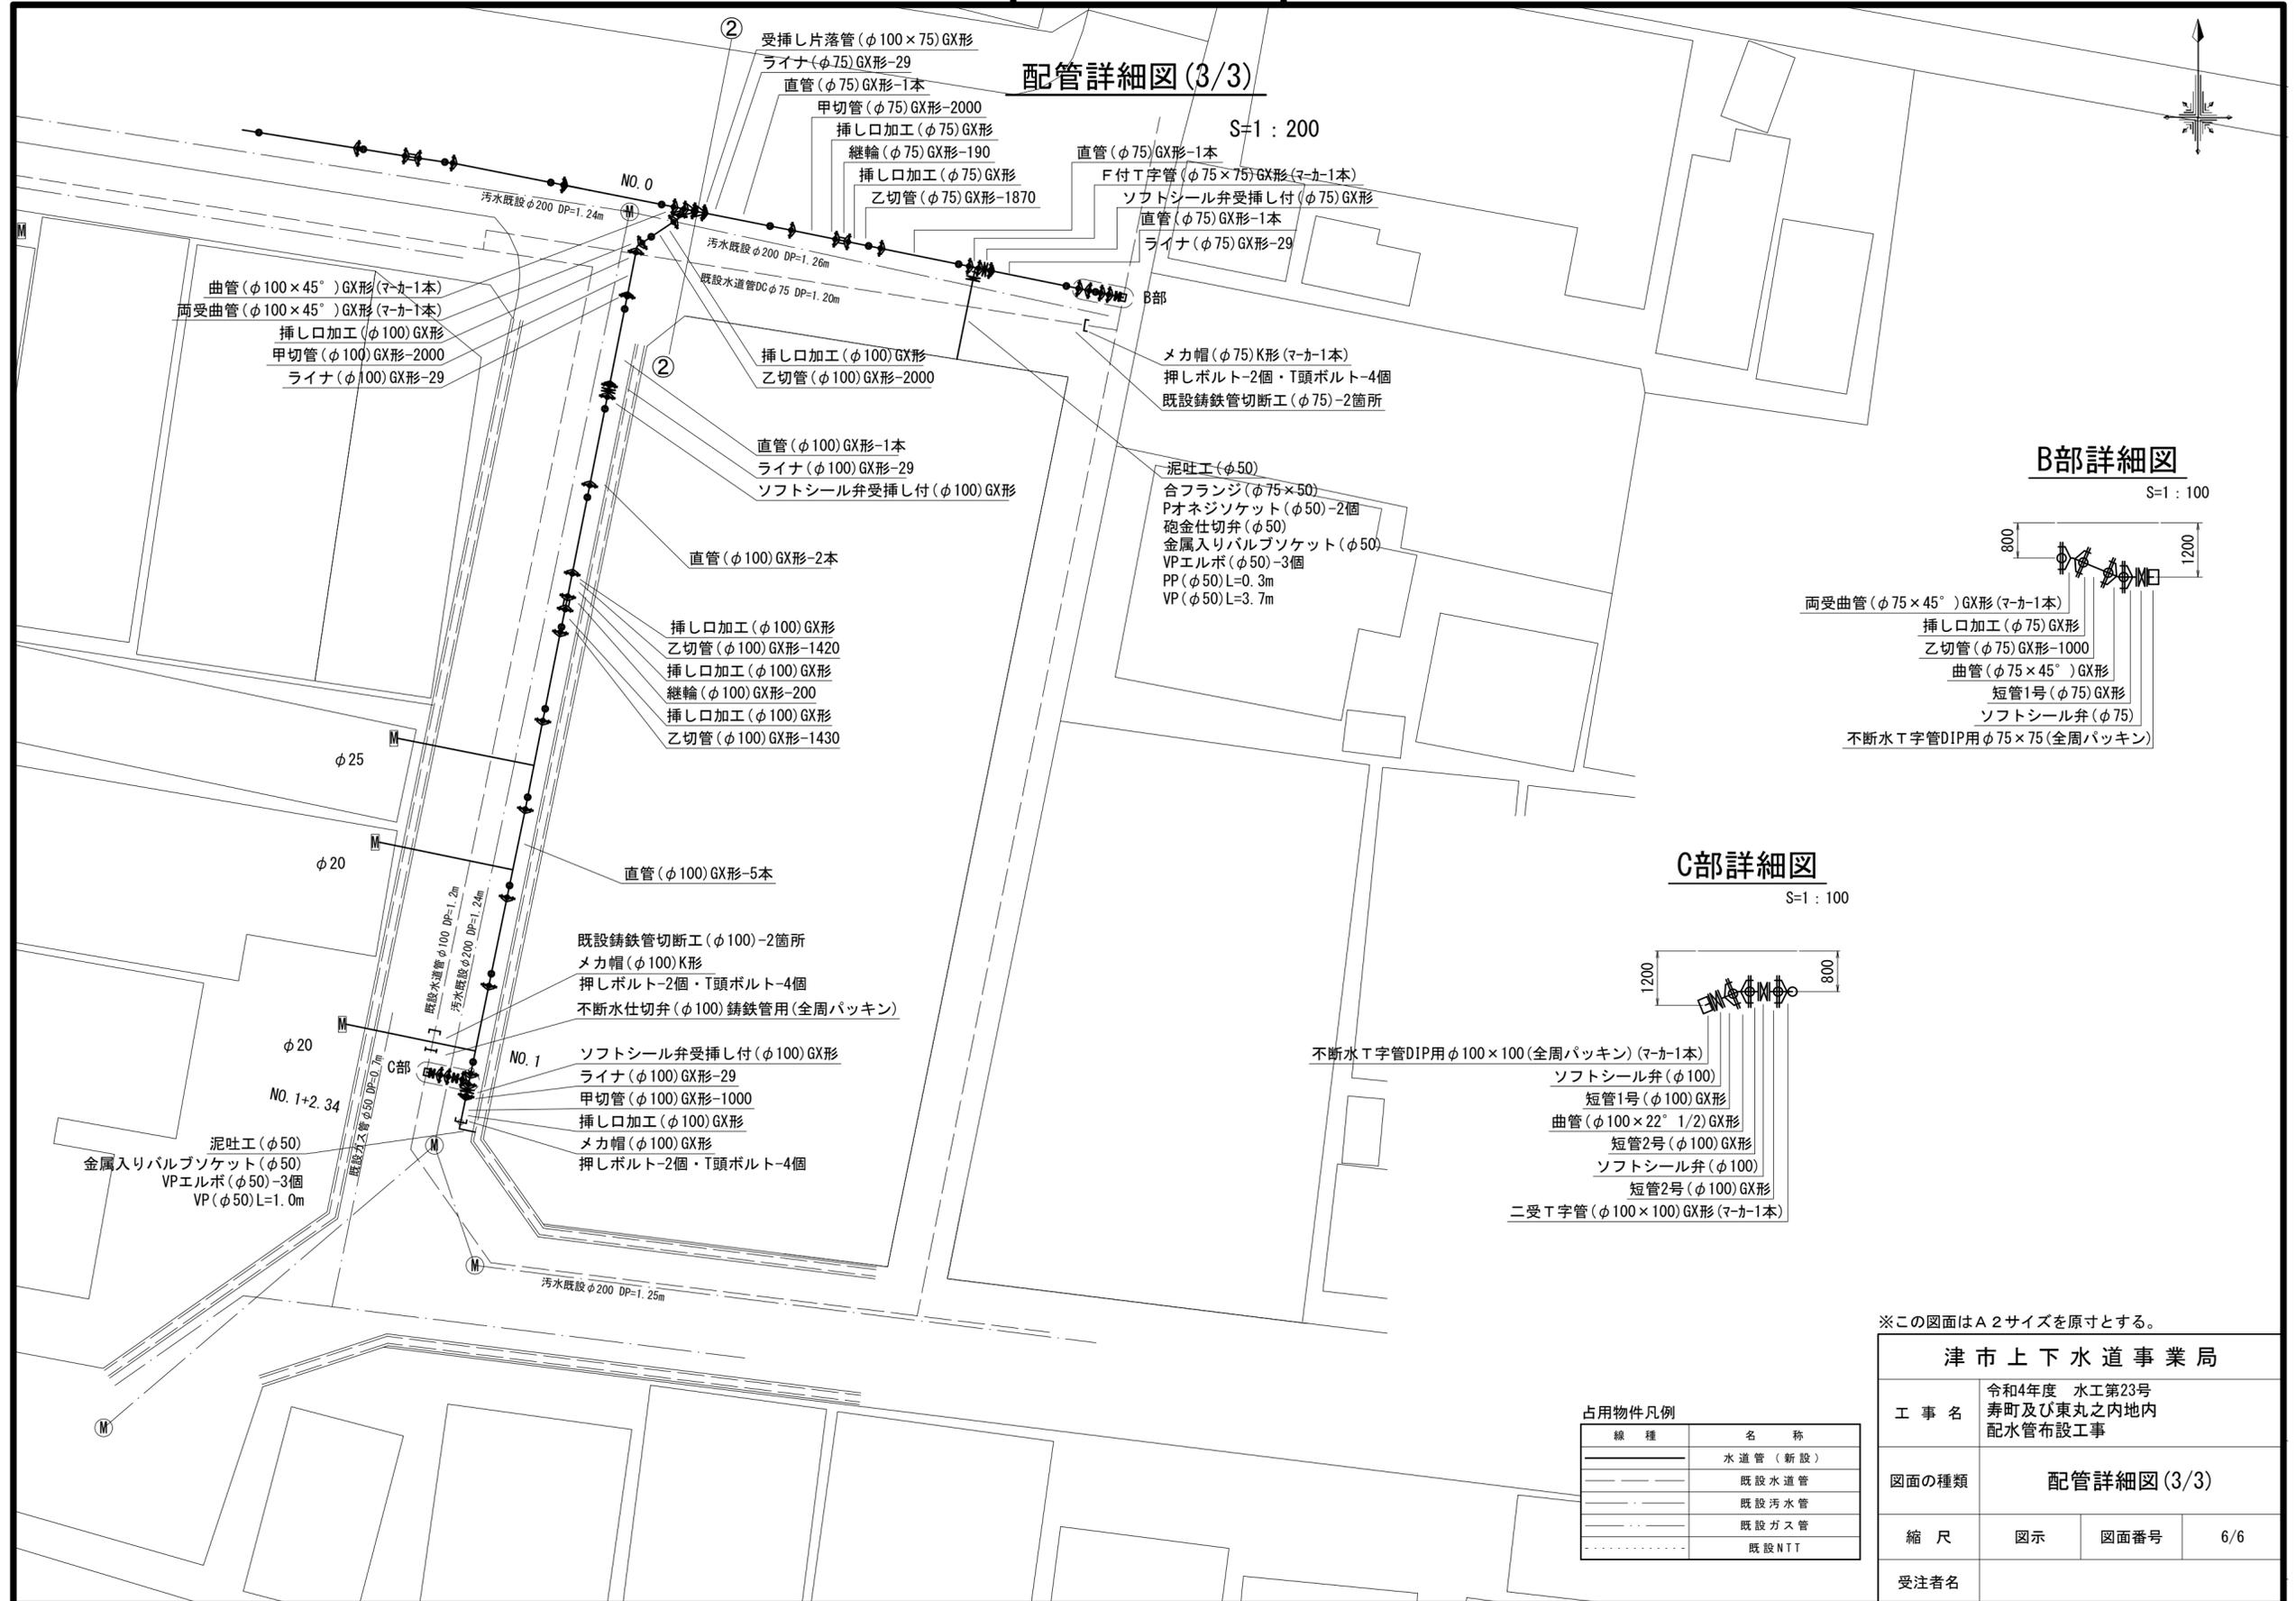

※この図面はA2サイズを原寸とする。

津市上下水道事業局

工事名	令和4年度 水工第23号 寿町及び東丸之内地内 配水管布設工事		
図面の種類	配管詳細図(3/3)		
縮尺	図示	図面番号	6/6
受注者名			

占用物件凡例

線種	名称
———	水道管(新設)
---	既設水道管
---	既設汚水管
---	既設ガス管
---	既設NTT