


# 設計図


## 平面図

S=1:500

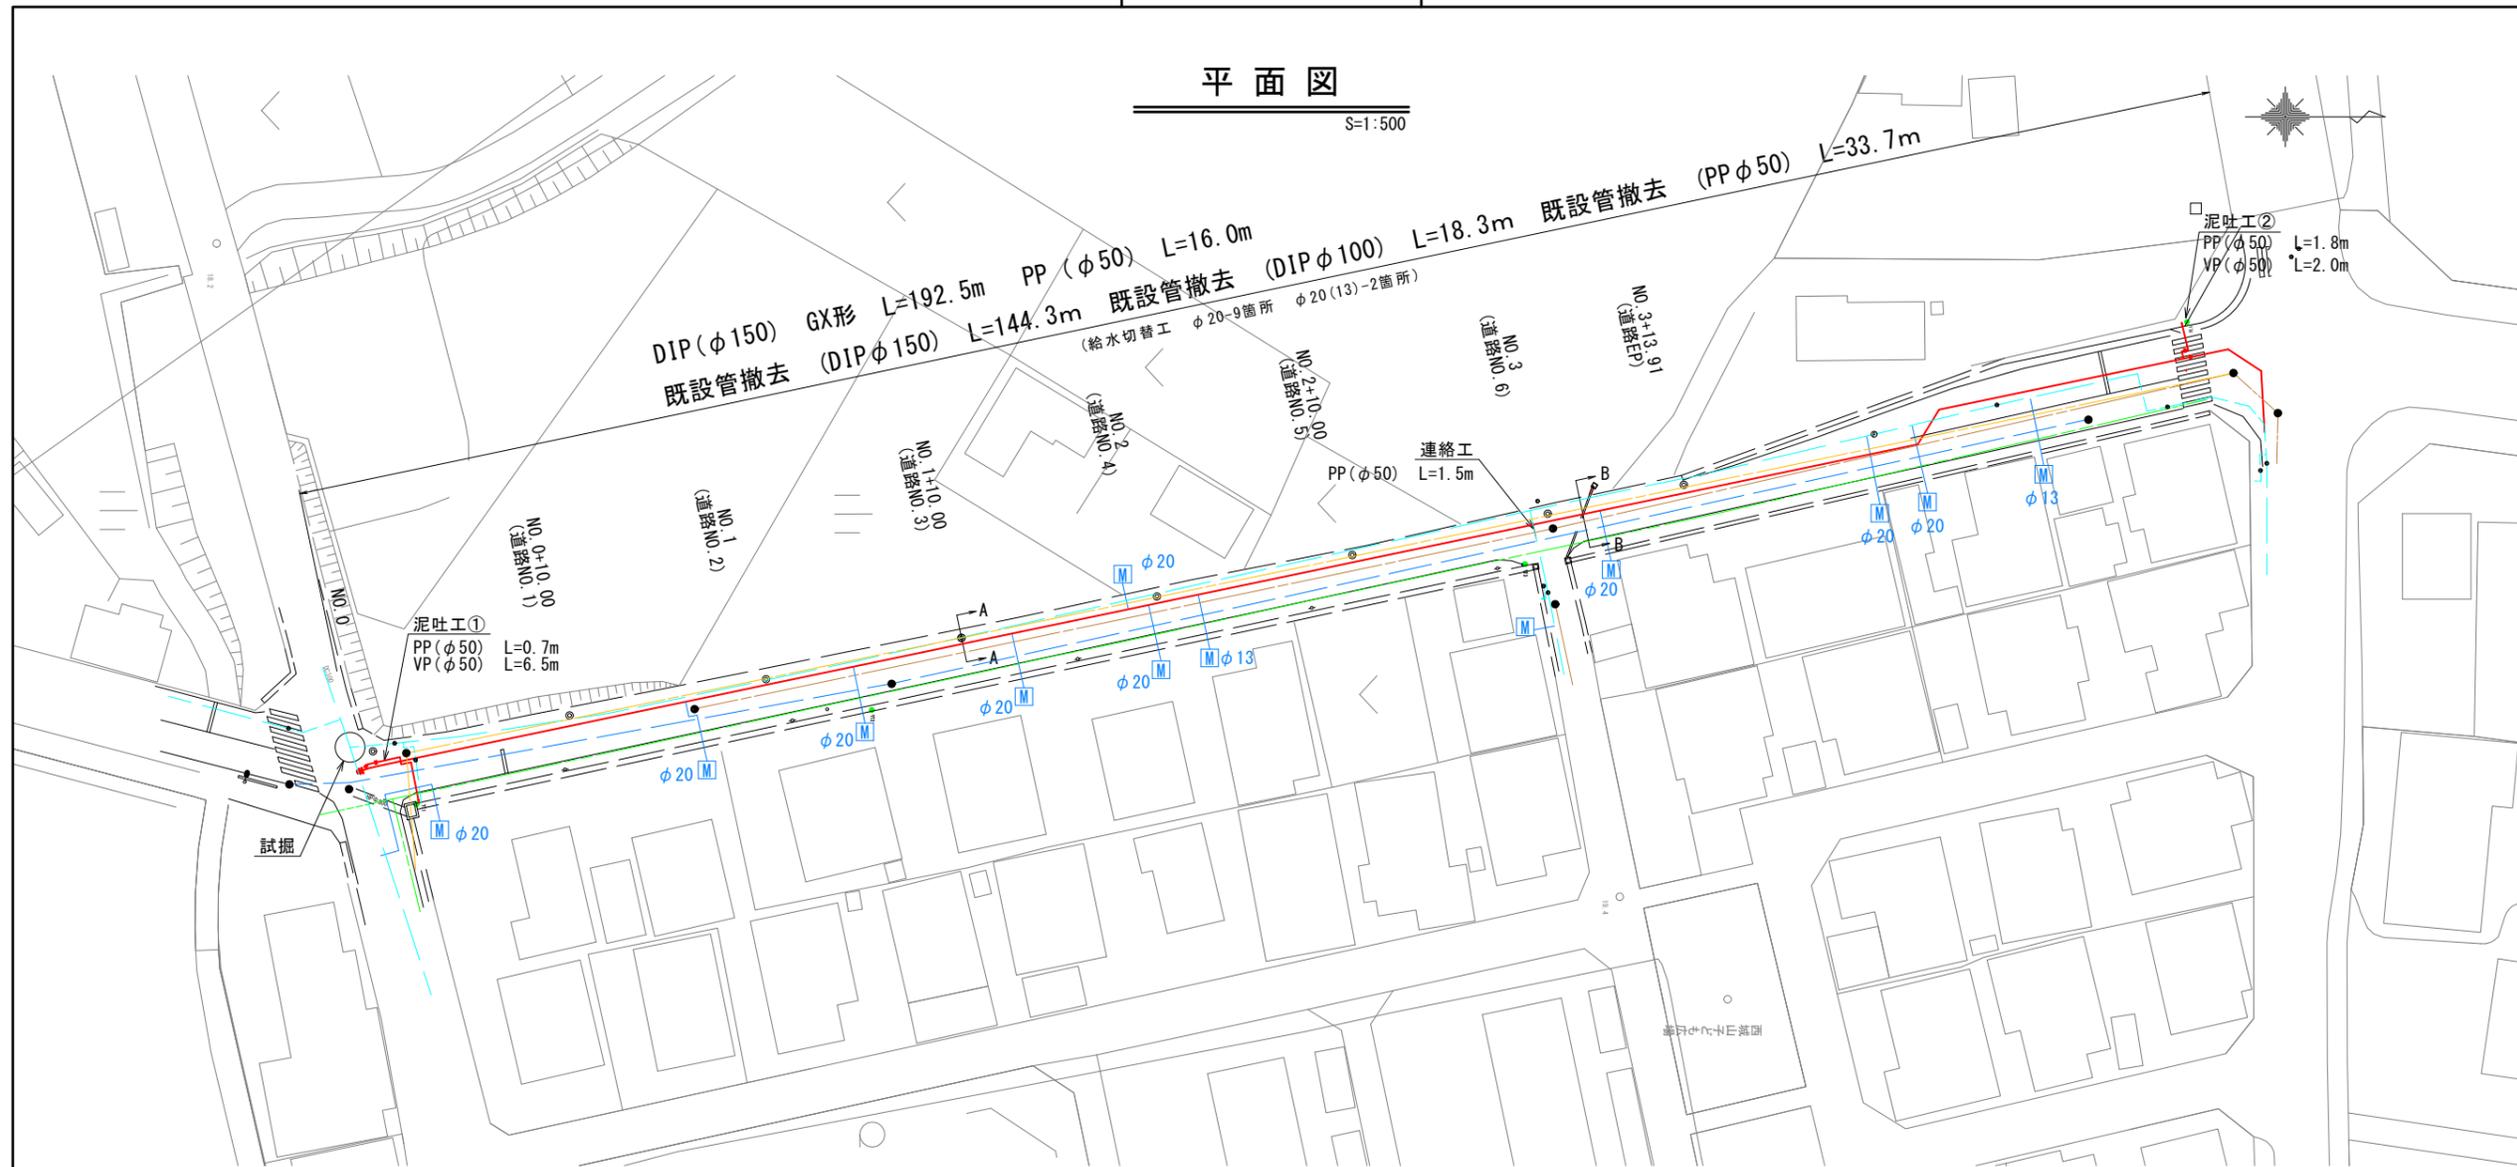

## 横断面図

S=1:100

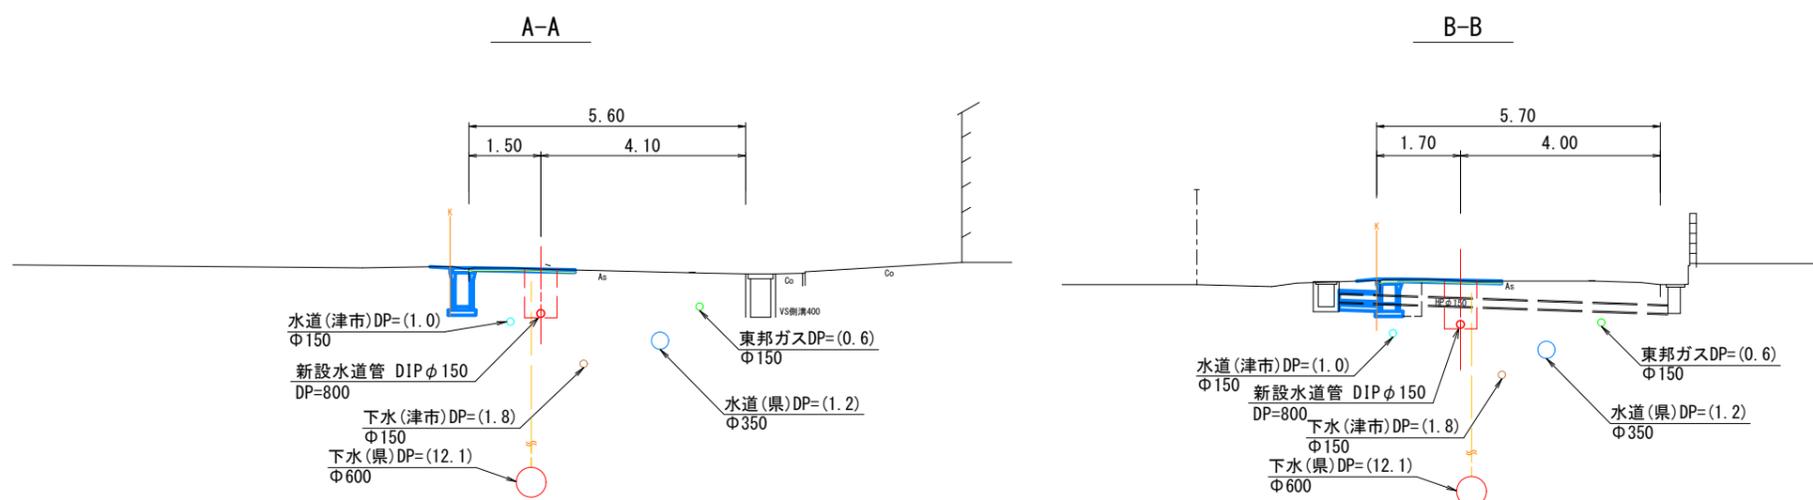

### 占用物件凡例

線種	名称
— (Red)	水道管 (新設)
— (Blue)	既設水道管 (市)
— (Light Blue)	既設水道 (県企業庁)
— (Orange)	既設下水管 (市)
— (Yellow)	既設下水管 (県)
— (Green)	ガス







※この図面はA2サイズを原寸とする。

津市上下水道事業局			
工事名	令和5年度水工第9号 道路整備事業に伴う久居小野辺町及び 城山三丁目地内配水管移設工事		
図面の種類	平面図・横断面図		
縮尺	図示	図面番号	1/5
受注者名			

設計図

土工定規図

S=1:20

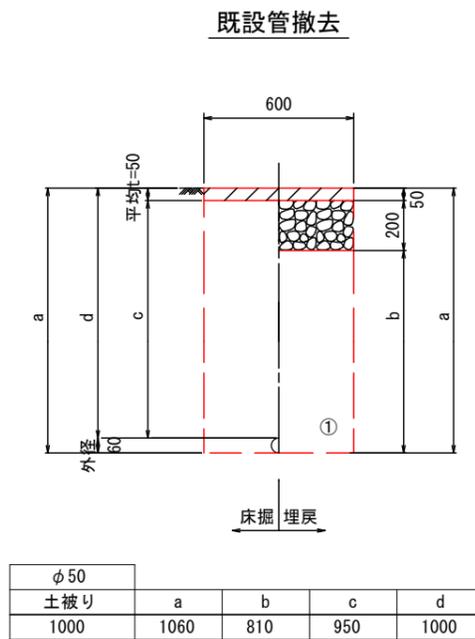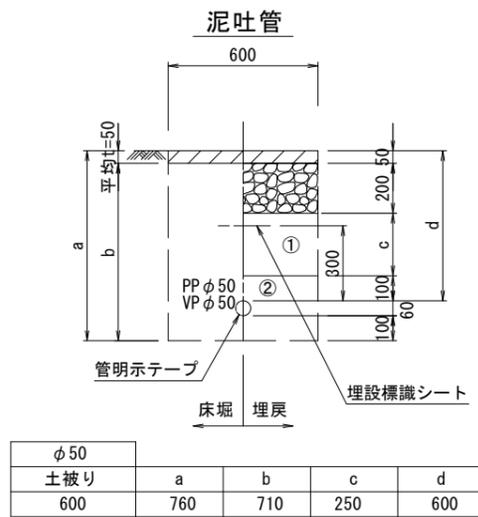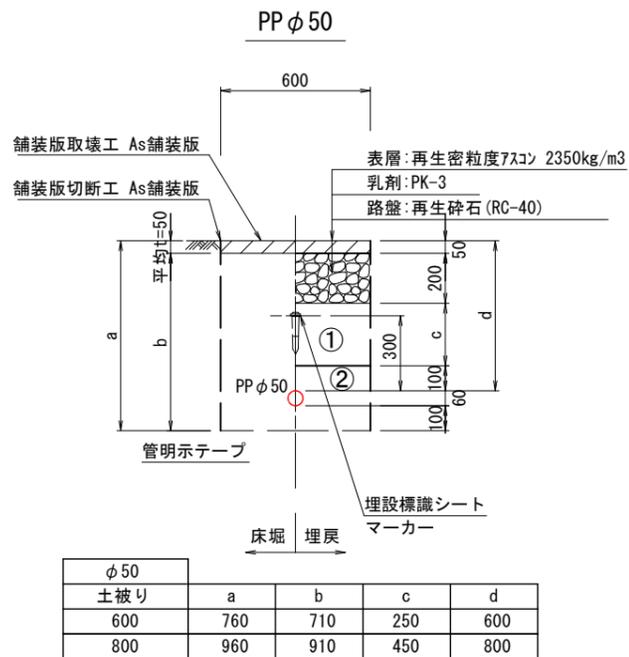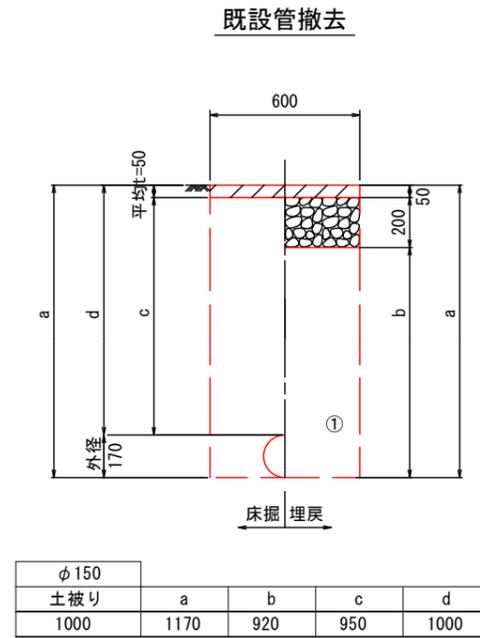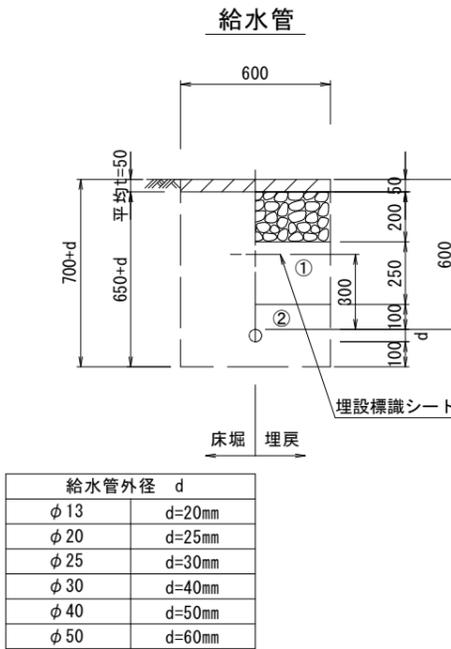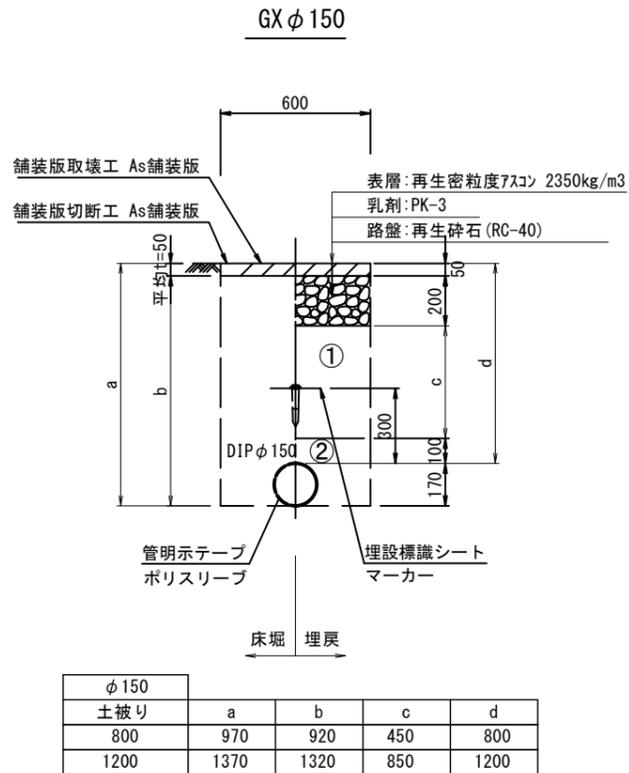

- ①・・・再生砕石 (RC-40)
- ②・・・管基礎用砂



※この図面はA2サイズを原寸とする。

津市上下水道事業局			
工事名	令和5年度水工第9号 道路整備事業に伴う久居小野辺町及び 城山三丁目地内配水管移設工事		
図面の種類	土工定規図		
縮尺	図示	図面番号	2/5
受注者名			

# 設計図

## 配管詳細図(1/3) S=1:200

### A部詳細図 1:100

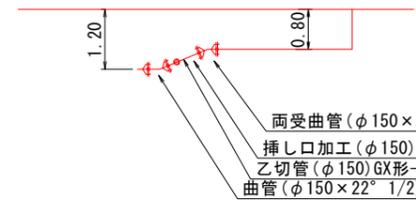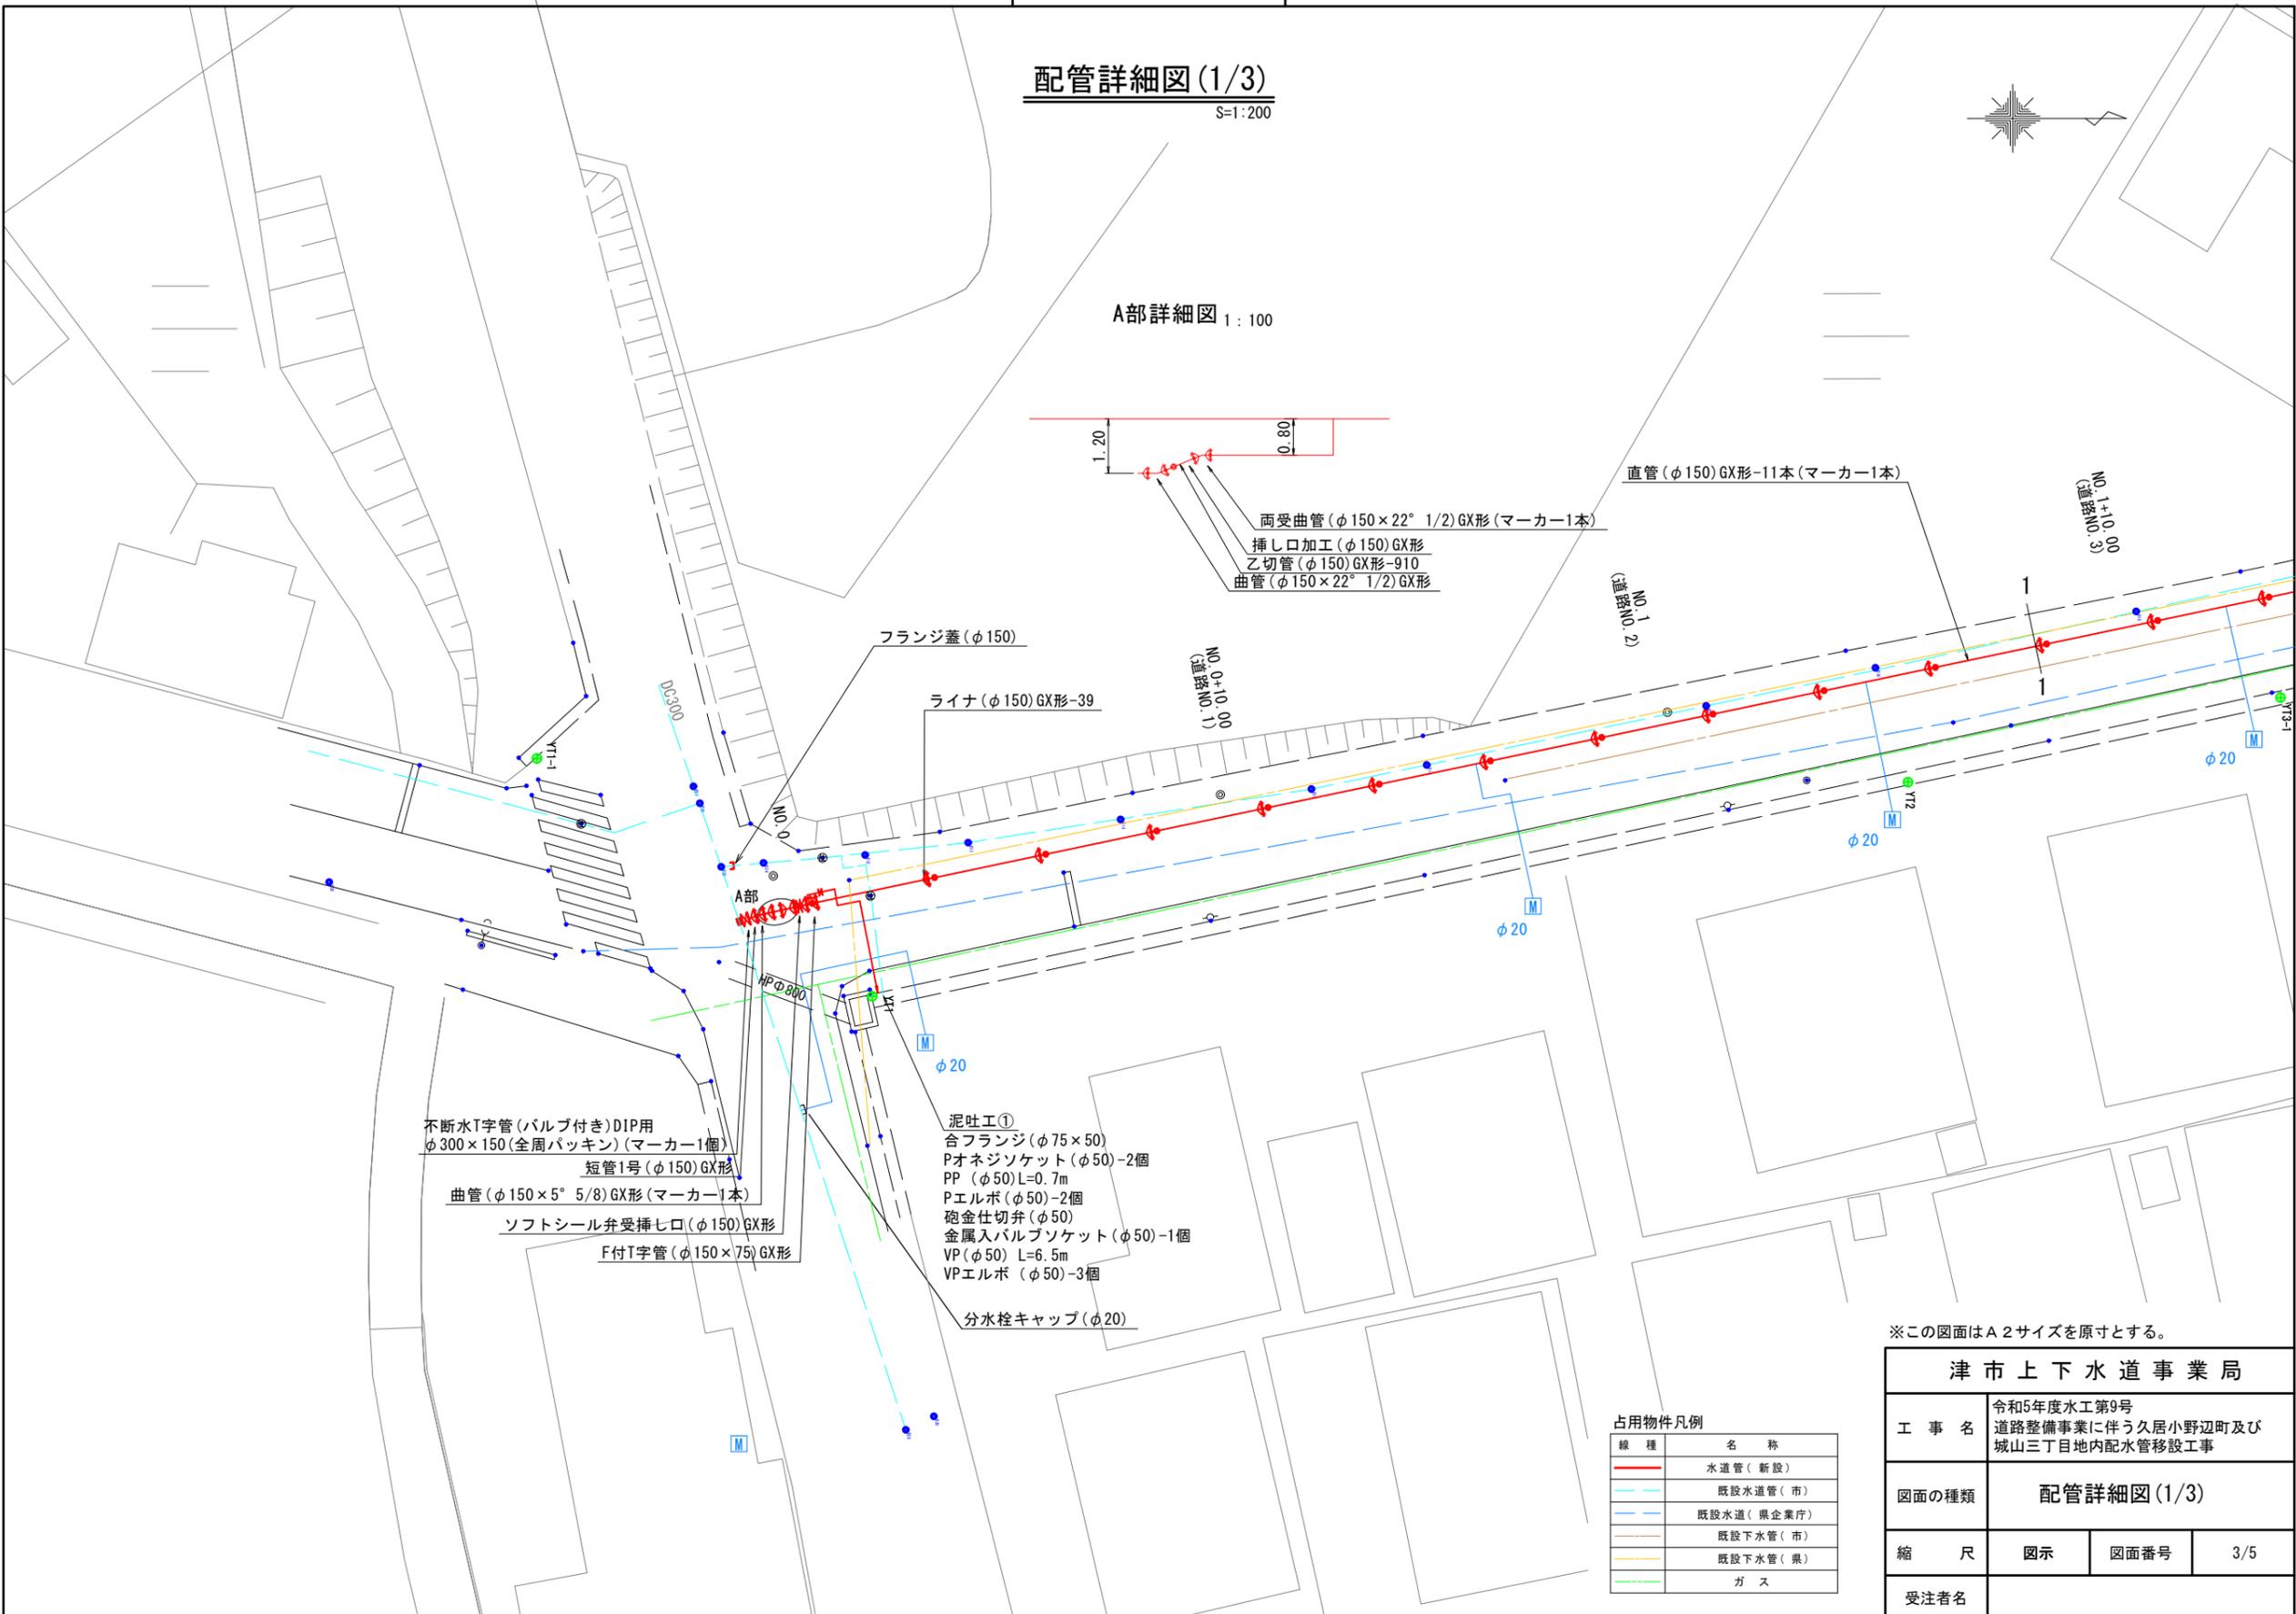

- 不断水T字管 (バルブ付き) DIP用  
φ300×150 (全周パッキン) (マーカー1個)
- 短管1号 (φ150) GX形
- 曲管 (φ150×5° 5/8) GX形 (マーカー1本)
- ソフトシール弁受挿七口 (φ150) GX形
- F付T字管 (φ150×75) GX形

- 泥吐工①
- 合フランジ (φ75×50)
- Pオネジソケット (φ50)-2個
- PP (φ50) L=0.7m
- Pエルボ (φ50)-2個
- 砲金仕切弁 (φ50)
- 金属入バルブソケット (φ50)-1個
- VP (φ50) L=6.5m
- VPエルボ (φ50)-3個
- 分水栓キャップ (φ20)

占用物件凡例

線種	名称
— (Red)	水道管 (新設)
— (Blue)	既設水道管 (市)
— (Light Blue)	既設水道 (県企業庁)
— (Orange)	既設下水管 (市)
— (Yellow)	既設下水管 (県)
— (Green)	ガス

※この図面はA2サイズを原寸とする。

<b>津市上下水道事業局</b>			
工事名	令和5年度水工第9号 道路整備事業に伴う久居小野辺町及び 城山三丁目地内配水管移設工事		
図面の種類	配管詳細図(1/3)		
縮尺	図示	図面番号	3/5
受注者名			


設計図

配管詳細図(2/3)

S=1:200



 B部詳細図 1:100



パイプエンド(φ50)  
 不断水分水栓(φ150×50)  
 Pオネジソケット(φ50)(マーカー1本)

直管(φ150)GX形-15本(マーカー2本)

連絡工  
 PP(φ50) L=1.5m  
 Pソケット(φ50) 1個

占用物件凡例

線種	名称
— (Red)	水道管(新設)
- - - (Blue)	既設水道管(市)
- - - (Light Blue)	既設水道(現金業庁)
- - - (Orange)	既設下水管(市)
- - - (Yellow)	既設下水管(県)
- - - (Green)	ガス

※この図面はA2サイズを原寸とする。

津市上下水道事業局			
工事名	令和5年度水工第9号 道路整備事業に伴う久居小野辺町及び 城山三丁目地内配水管移設工事		
図面の種類	配管詳細図(2/3)		
縮尺	図示	図面番号	4/5
受注者名			

# 設計図


## 配管詳細図(3/3)

S=1:200



C部詳細図 1:100

D部詳細図 1:100

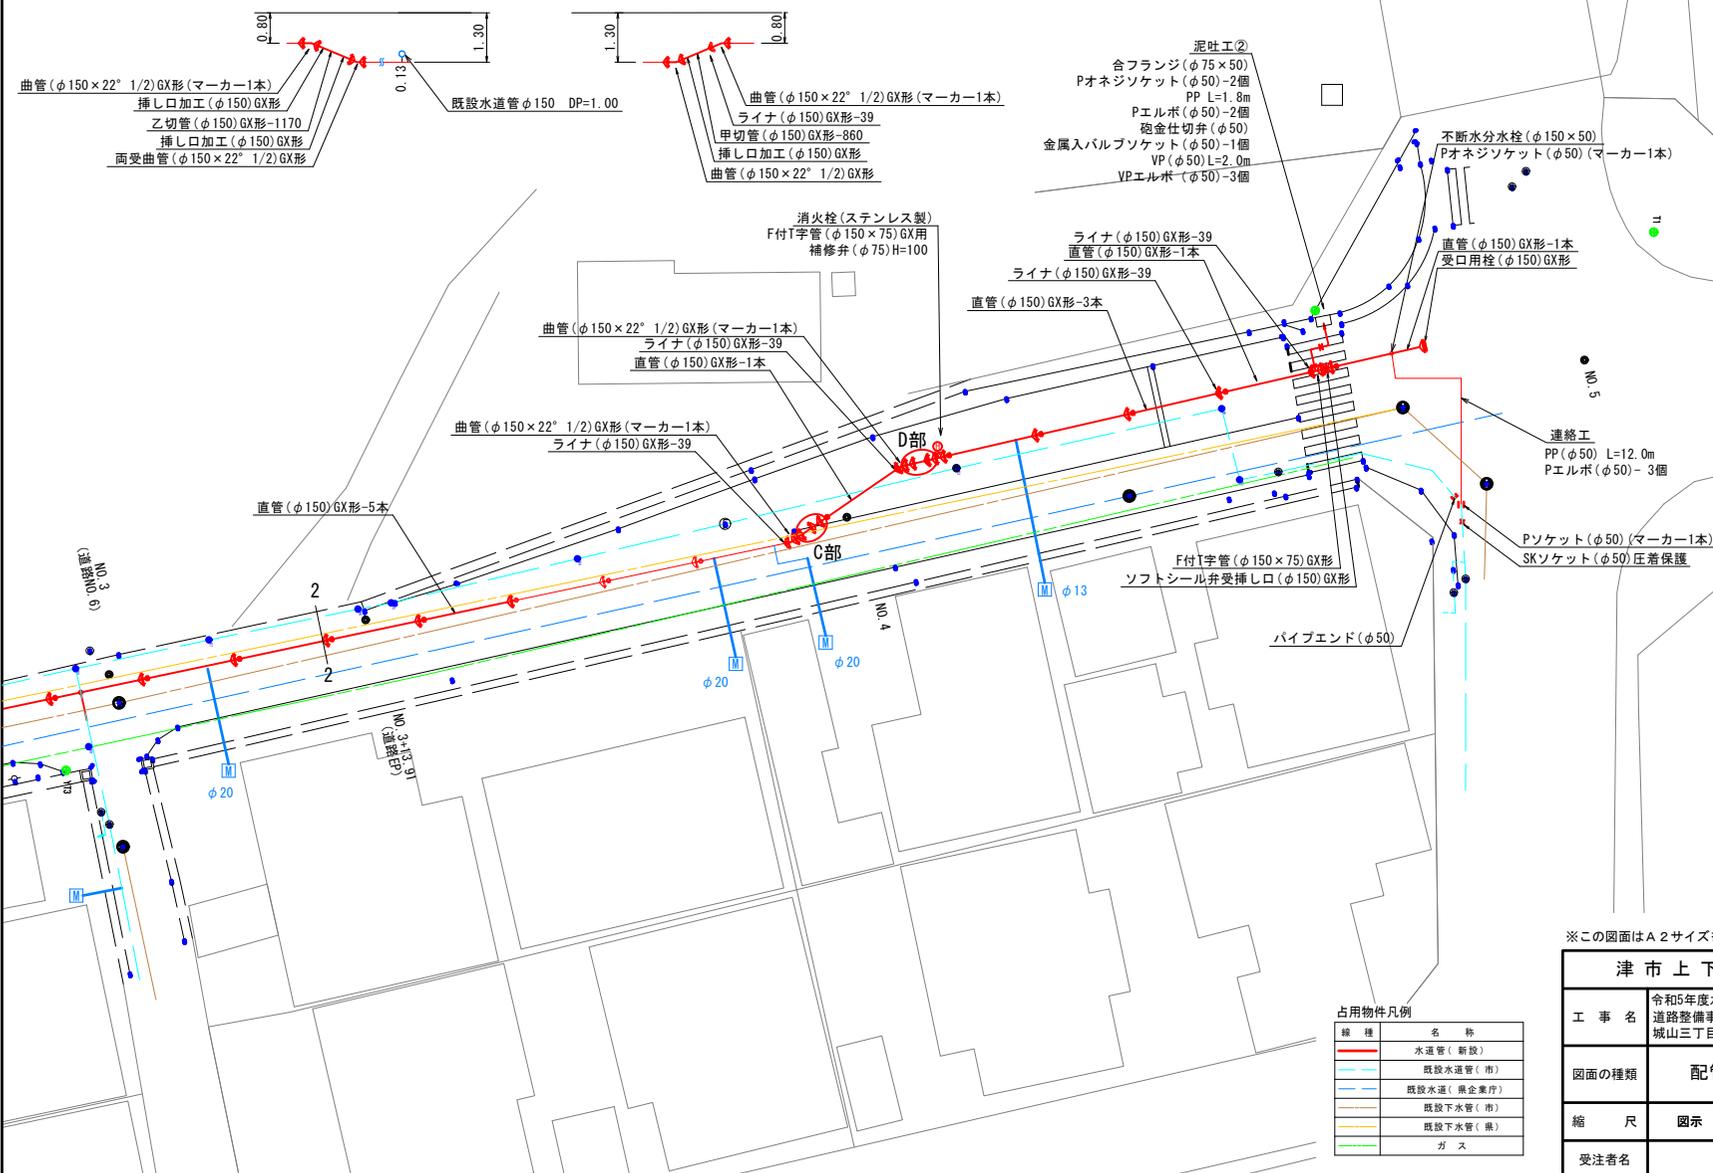

占用物件凡例

線種	名称
(Red line)	水道管(新設)
(Blue line)	既設水道管(市)
(Green line)	既設水道(個人業庁)
(Yellow line)	既設下水管(市)
(Orange line)	既設下水管(県)
(Green line)	ガス

※この図面はA2サイズを原寸とする。

津市上下水道事業局			
工事名	令和5年度水工第9号 道路整備事業に伴う久居小野辺町及び 城山三丁目地内配水管移設工事		
図面の種類	配管詳細図(3/3)		
縮尺	図示	図面番号	5/5
受注者名			