


久居一之坂配水池 平面図

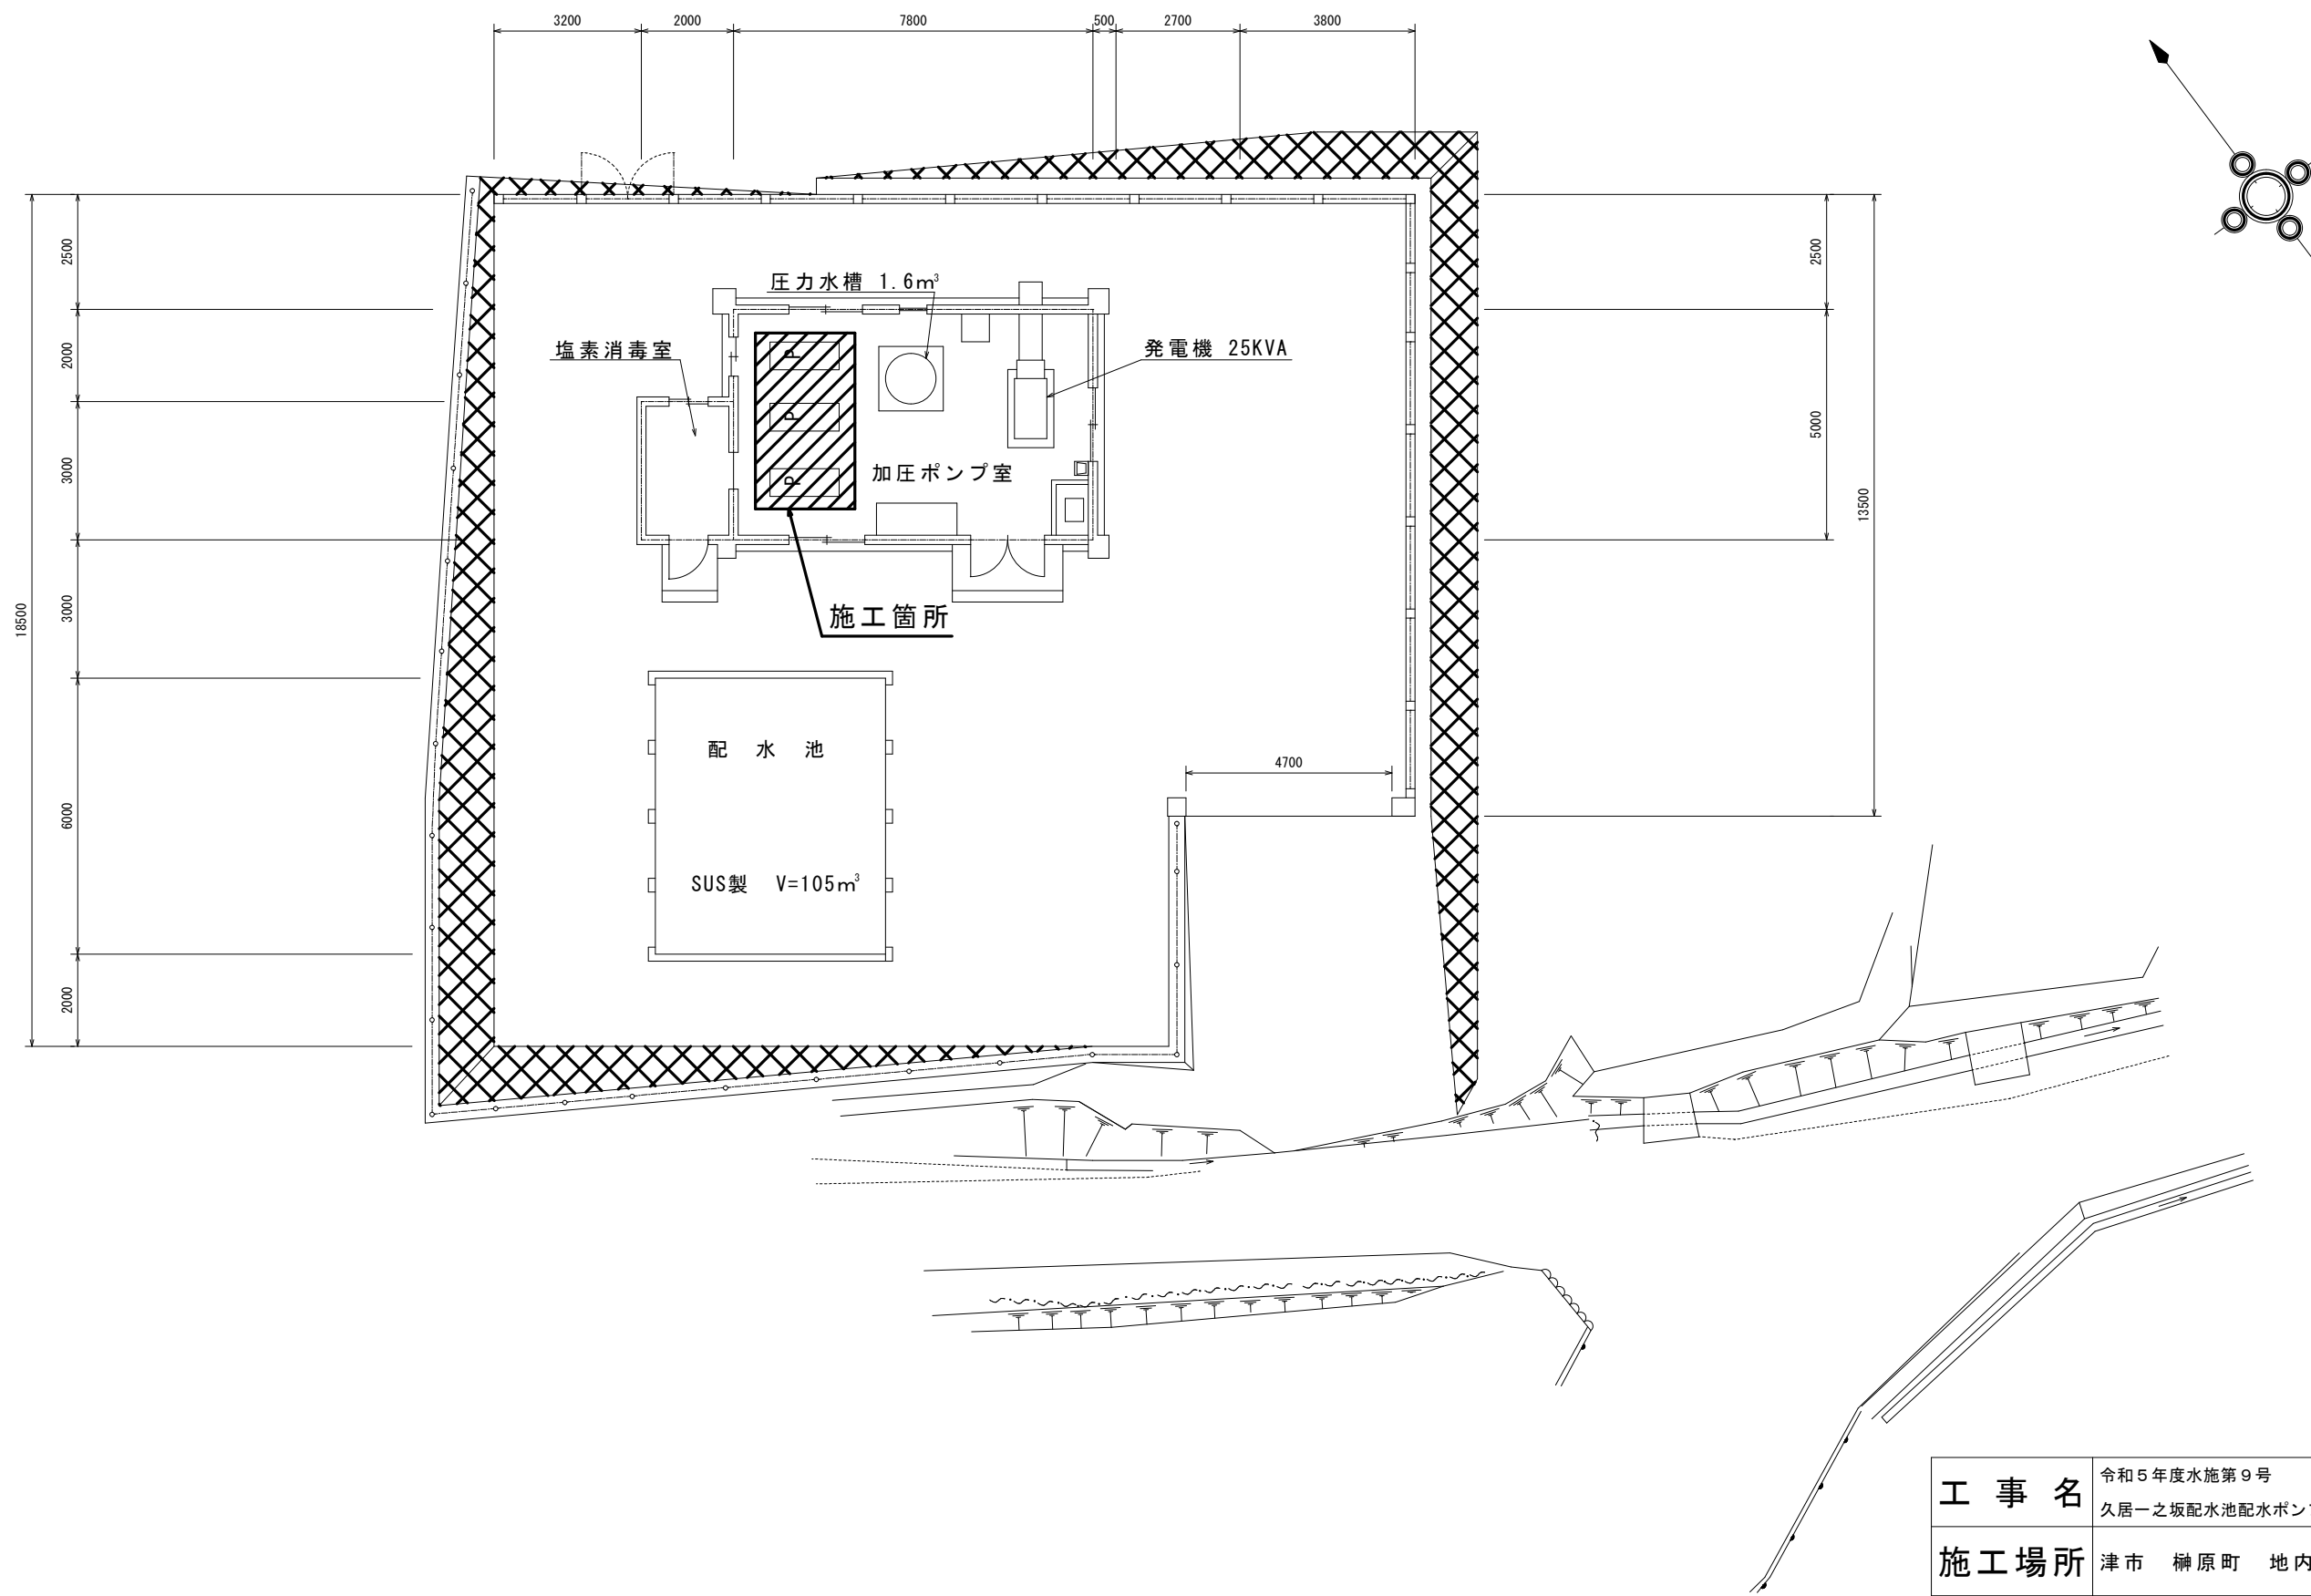


注1) 本図は、参考図であり施工現場と本図に相違がある場合にあつては相違箇所を再調査後、市監督員と協議のうえ詳細を決定すること。


工事名	令和5年度水施第9号 久居一之坂配水池配水ポンプ更新工事		
施工場所	津市 榑原町 地内		
図名	久居一之坂配水池 平面図		
縮尺	free	図面番号	1/4
津市上下水道事業局			

久居一之坂配水池ポンプ配置図


平面図

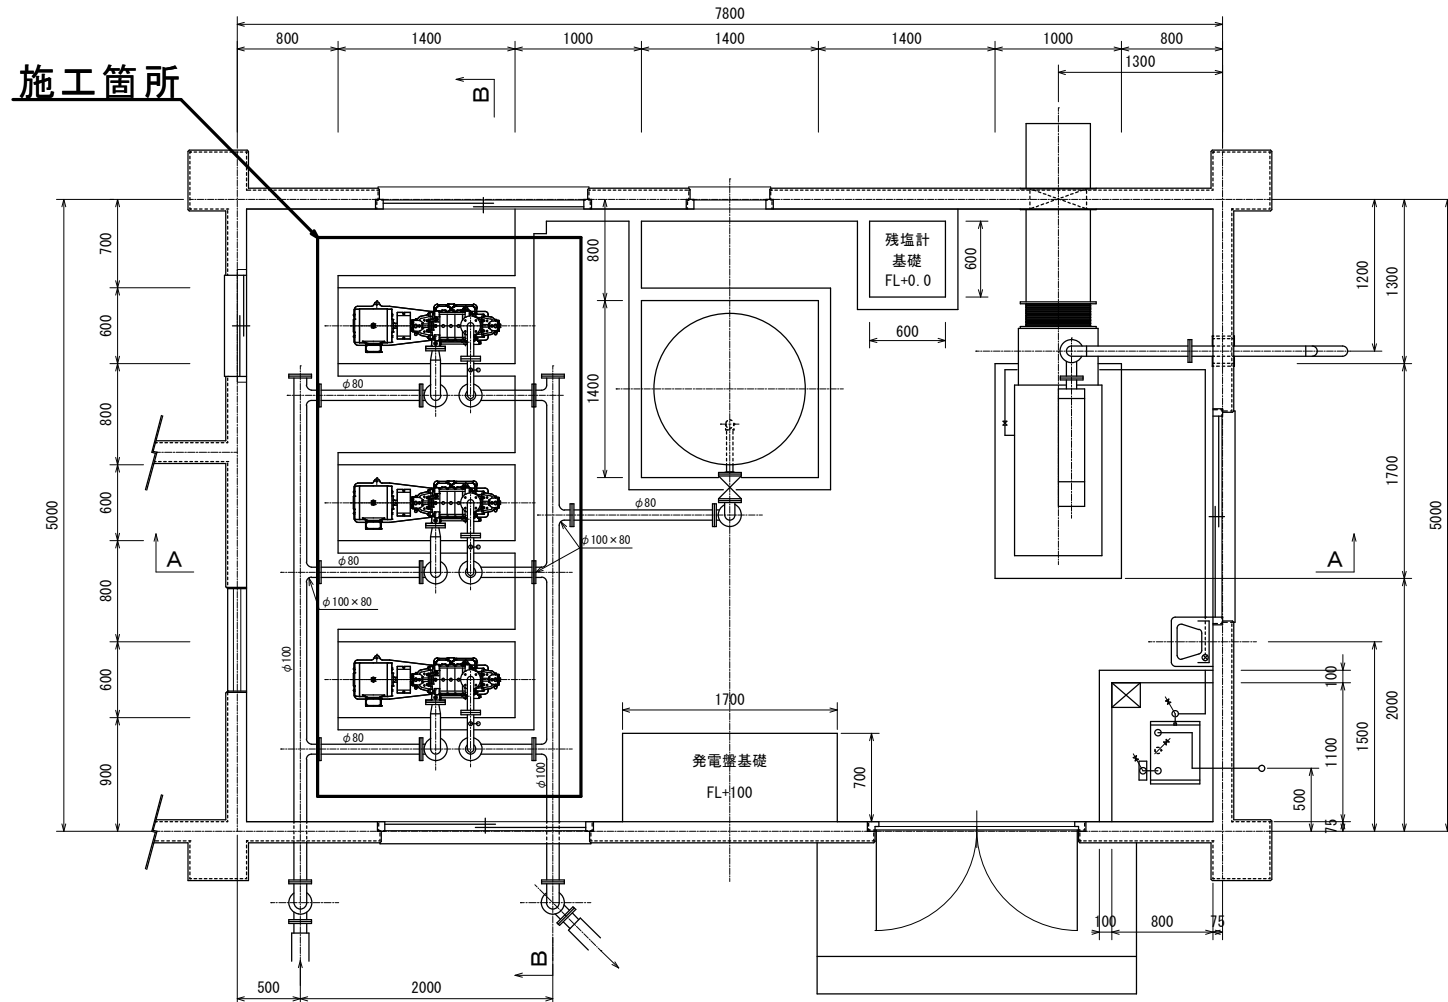

B-B 断面図

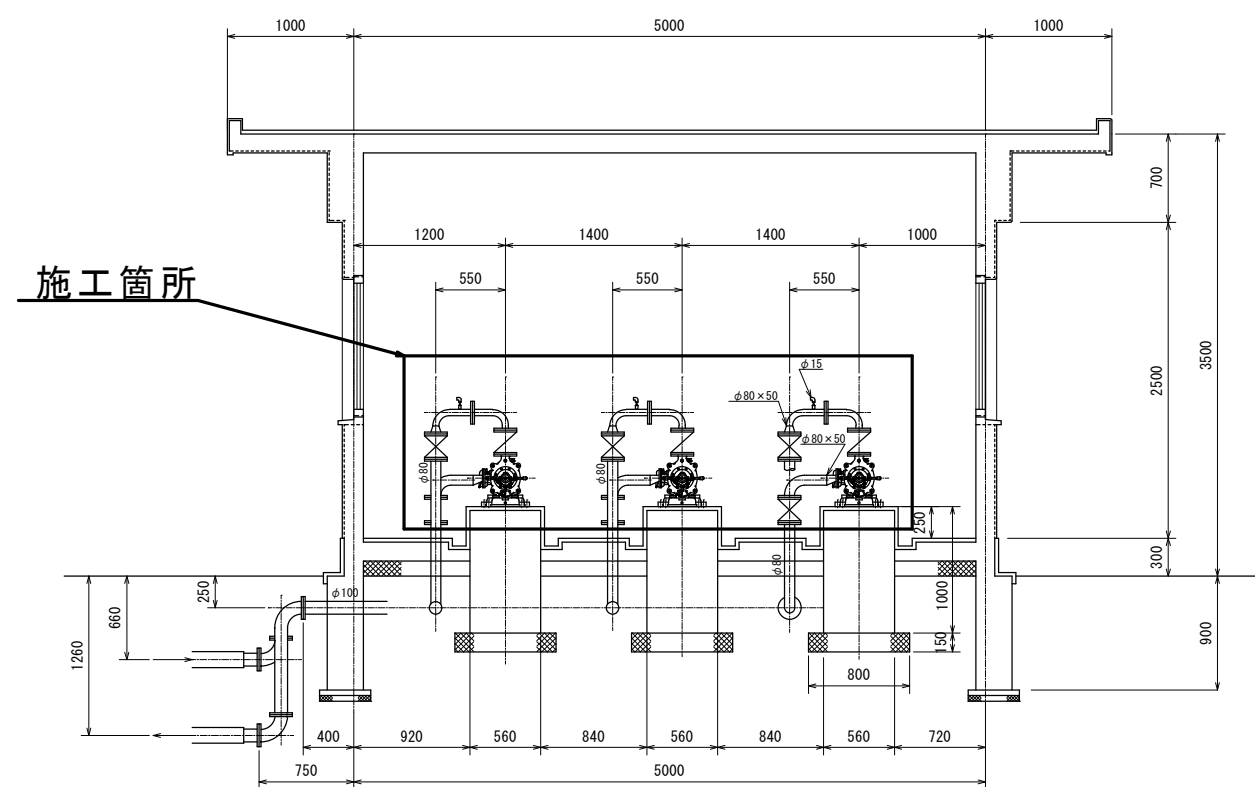




A-A 断面図

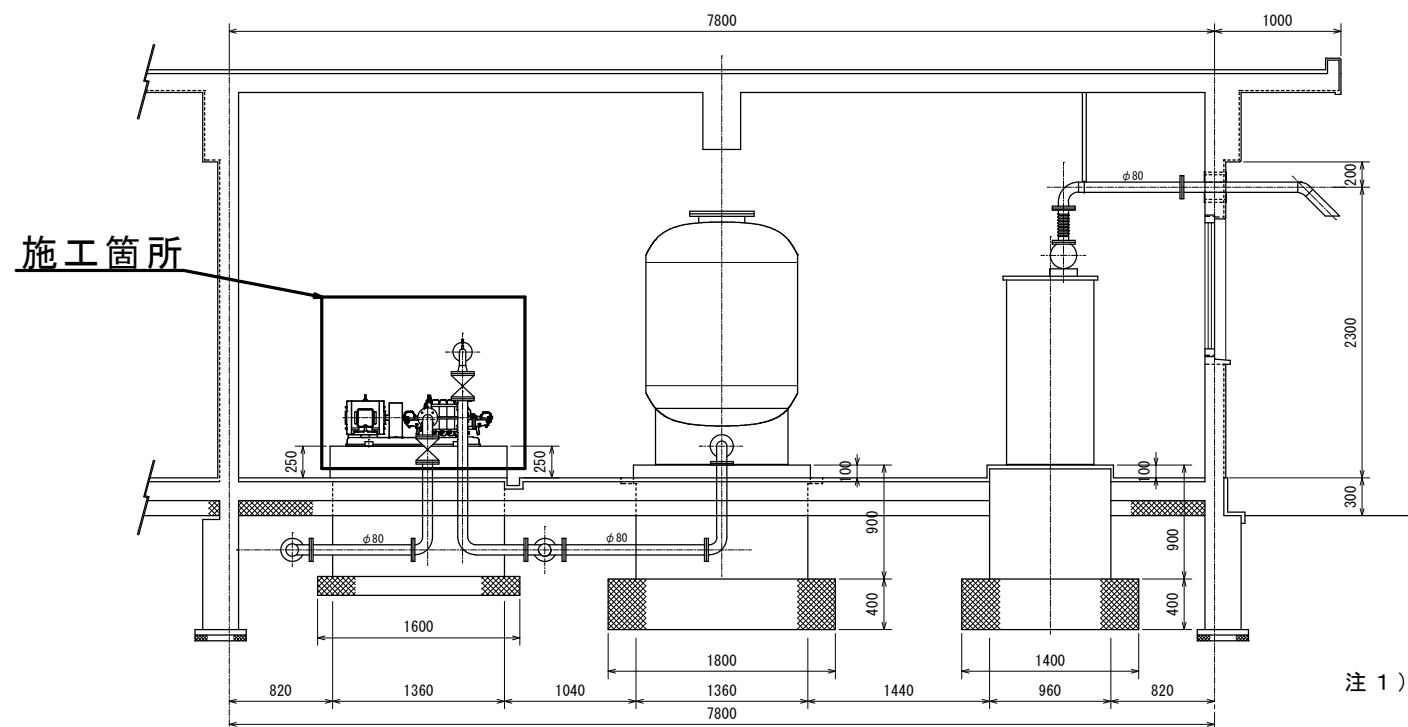

注1) 本図は、参考図であり施工現場と本図に相違がある場合にあつては相違箇所を再調査後、市監督員と協議のうえ詳細を決定すること。

工事名	令和5年度水施第9号 久居一之坂配水池配水ポンプ更新工事		
施工場所	津市 榊原町 地内		
図名	久居一之坂配水池ポンプ配置図		
縮尺	free	図面番号	2/4
津市上下水道事業局			

久居一之坂配水池配水ポンプ詳細図

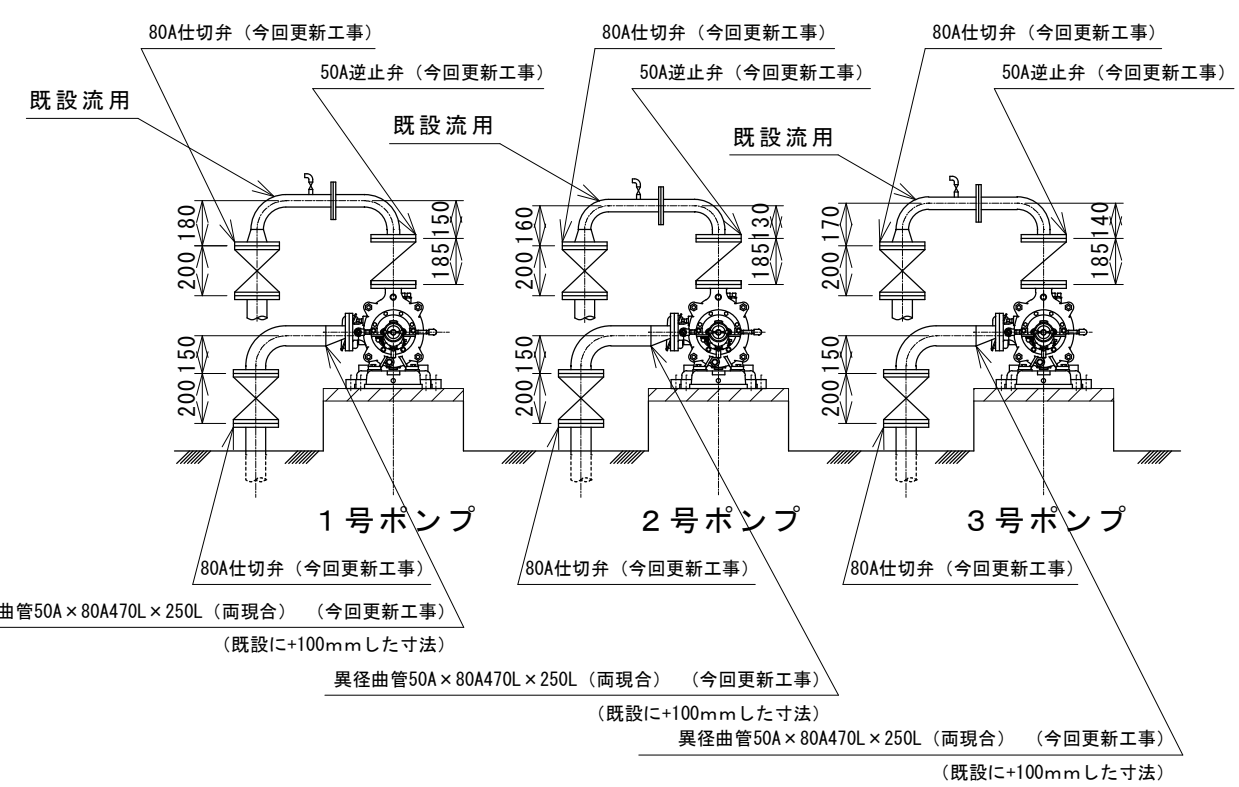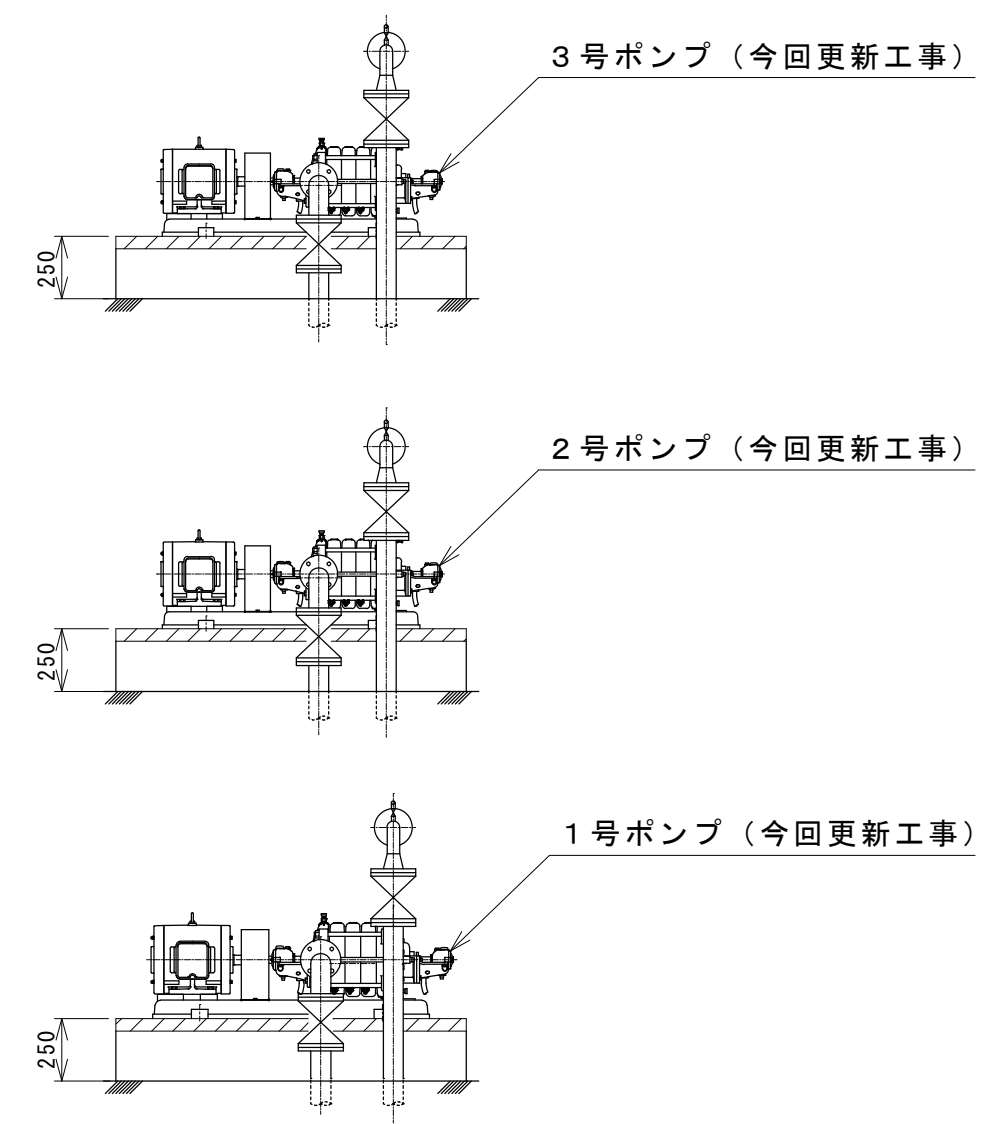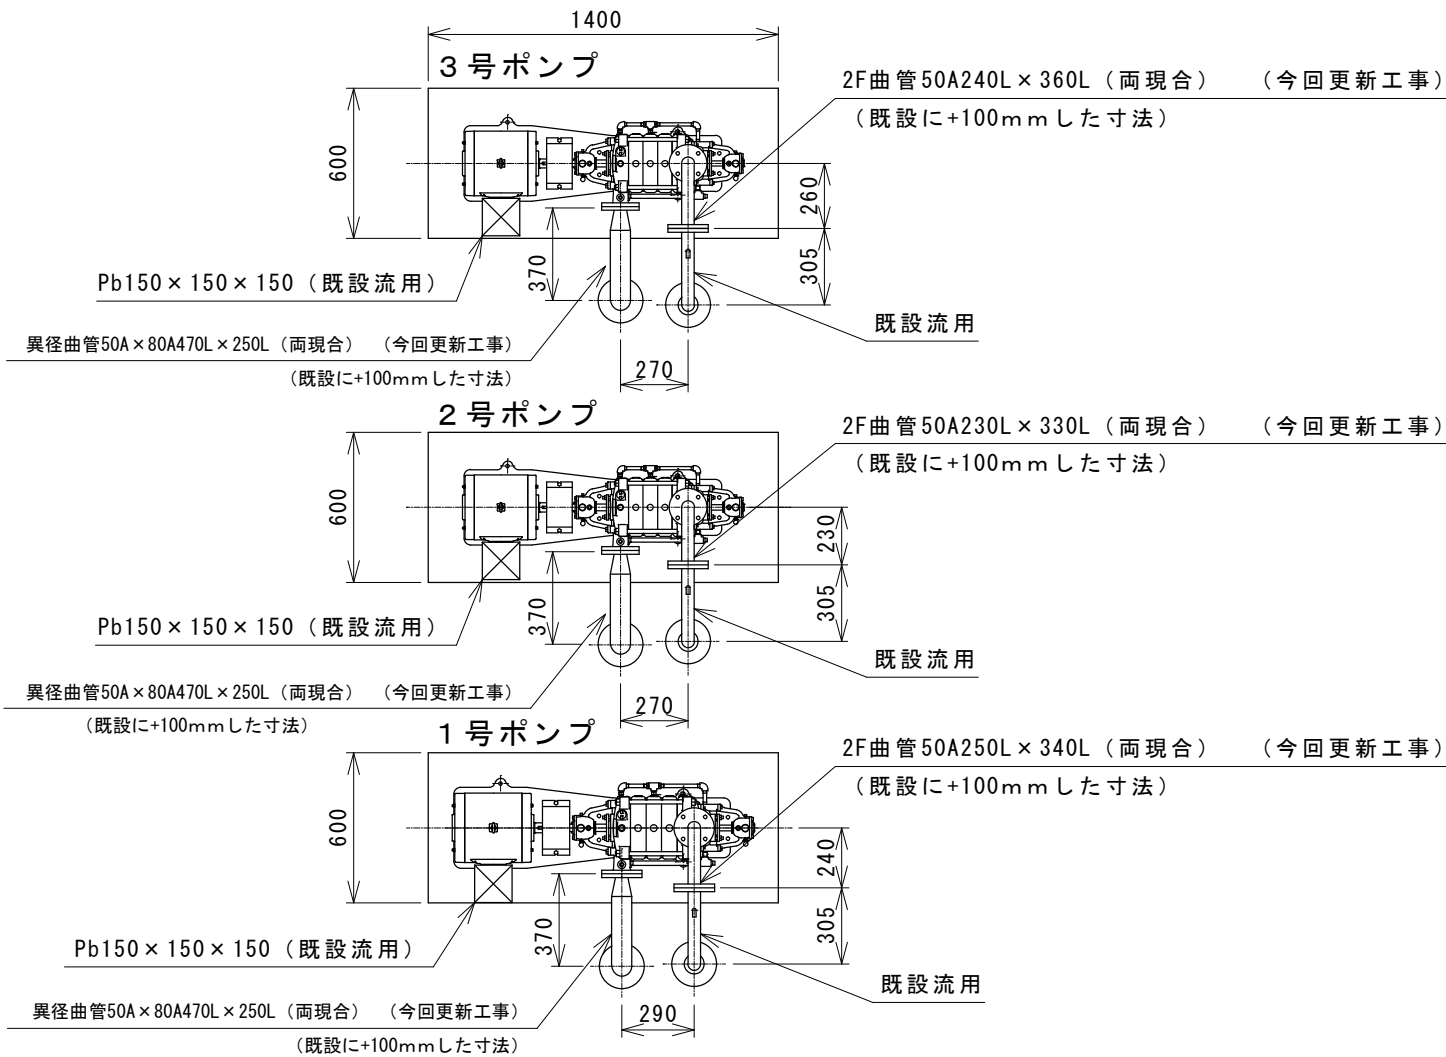

: 複合工範囲




注1) 本図は、参考図であり施工現場と本図に相違がある場合にあつては相違箇所を再調査後、市監督員と協議のうえ詳細を決定すること。


工事名	令和5年度水施第9号		
	久居一之坂配水池配水ポンプ更新工事		
施工場所	津市 榊原町 地内		
図名	久居一之坂配水池配水ポンプ詳細図		
縮尺	free	図面番号	3/4


津市上下水道事業局

久居一之坂配水池基礎工施工図

3箇所

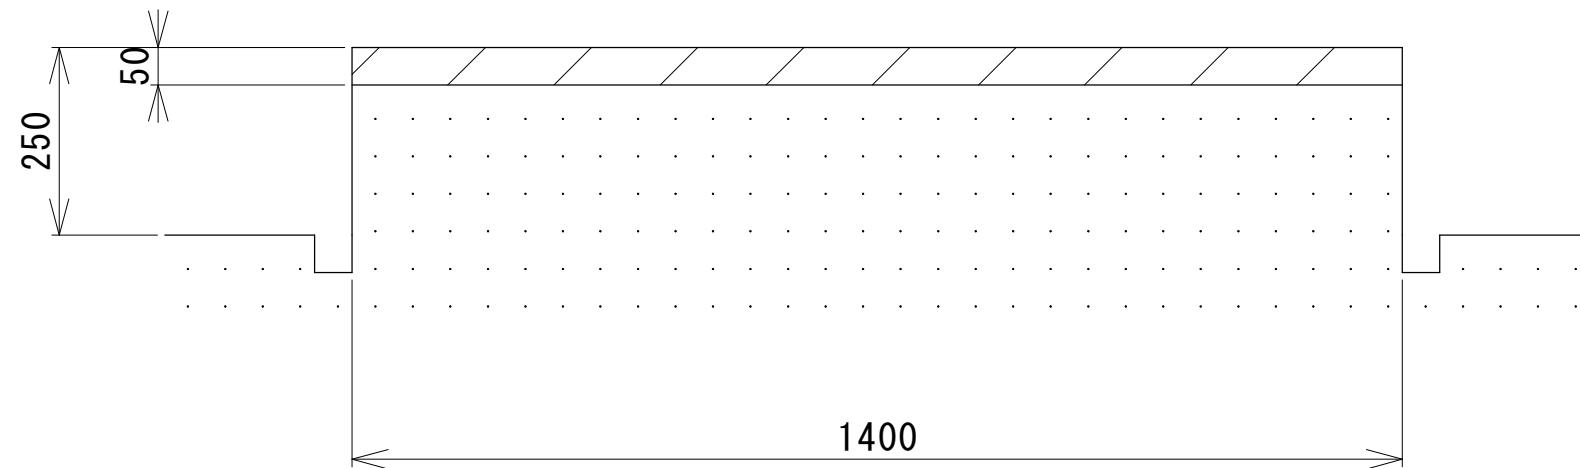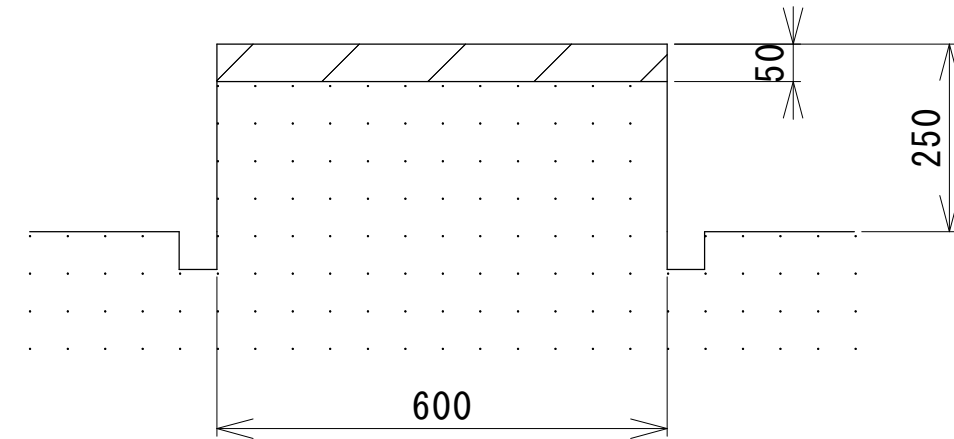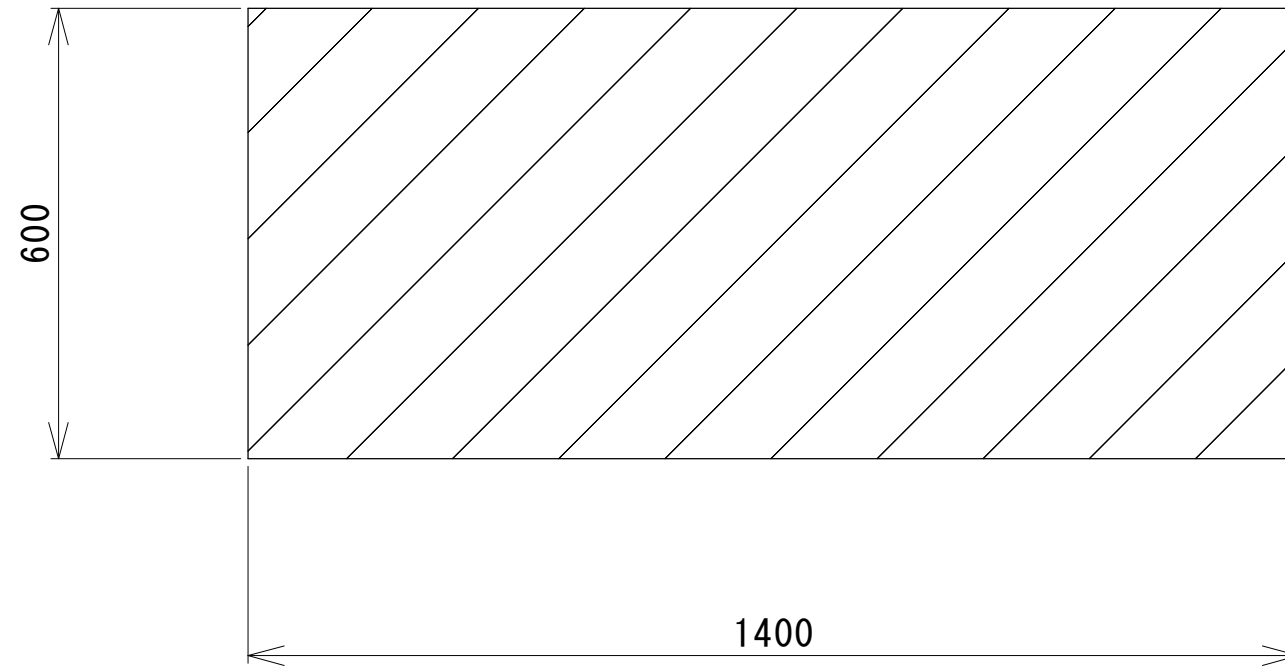

 : コンクリートはつり部

  : コンクリート

注1) 原図はA3サイズとする。

注2) 本図は、参考図であり施工現場と本図に相違がある場合にあっては相違箇所を再調査後、市監督員と協議のうえ詳細を決定すること。

工事名	令和5年度水施第9号 久居一之坂配水池配水ポンプ更新工事		
施工場所	津市 榑原町 地内		
図名	久居一之坂配水池基礎工施工図		
縮尺	1/10	図面番号	4/4

津市上下水道事業局