
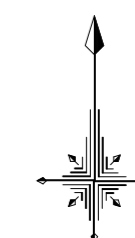


設計図


平面図

S=1:500

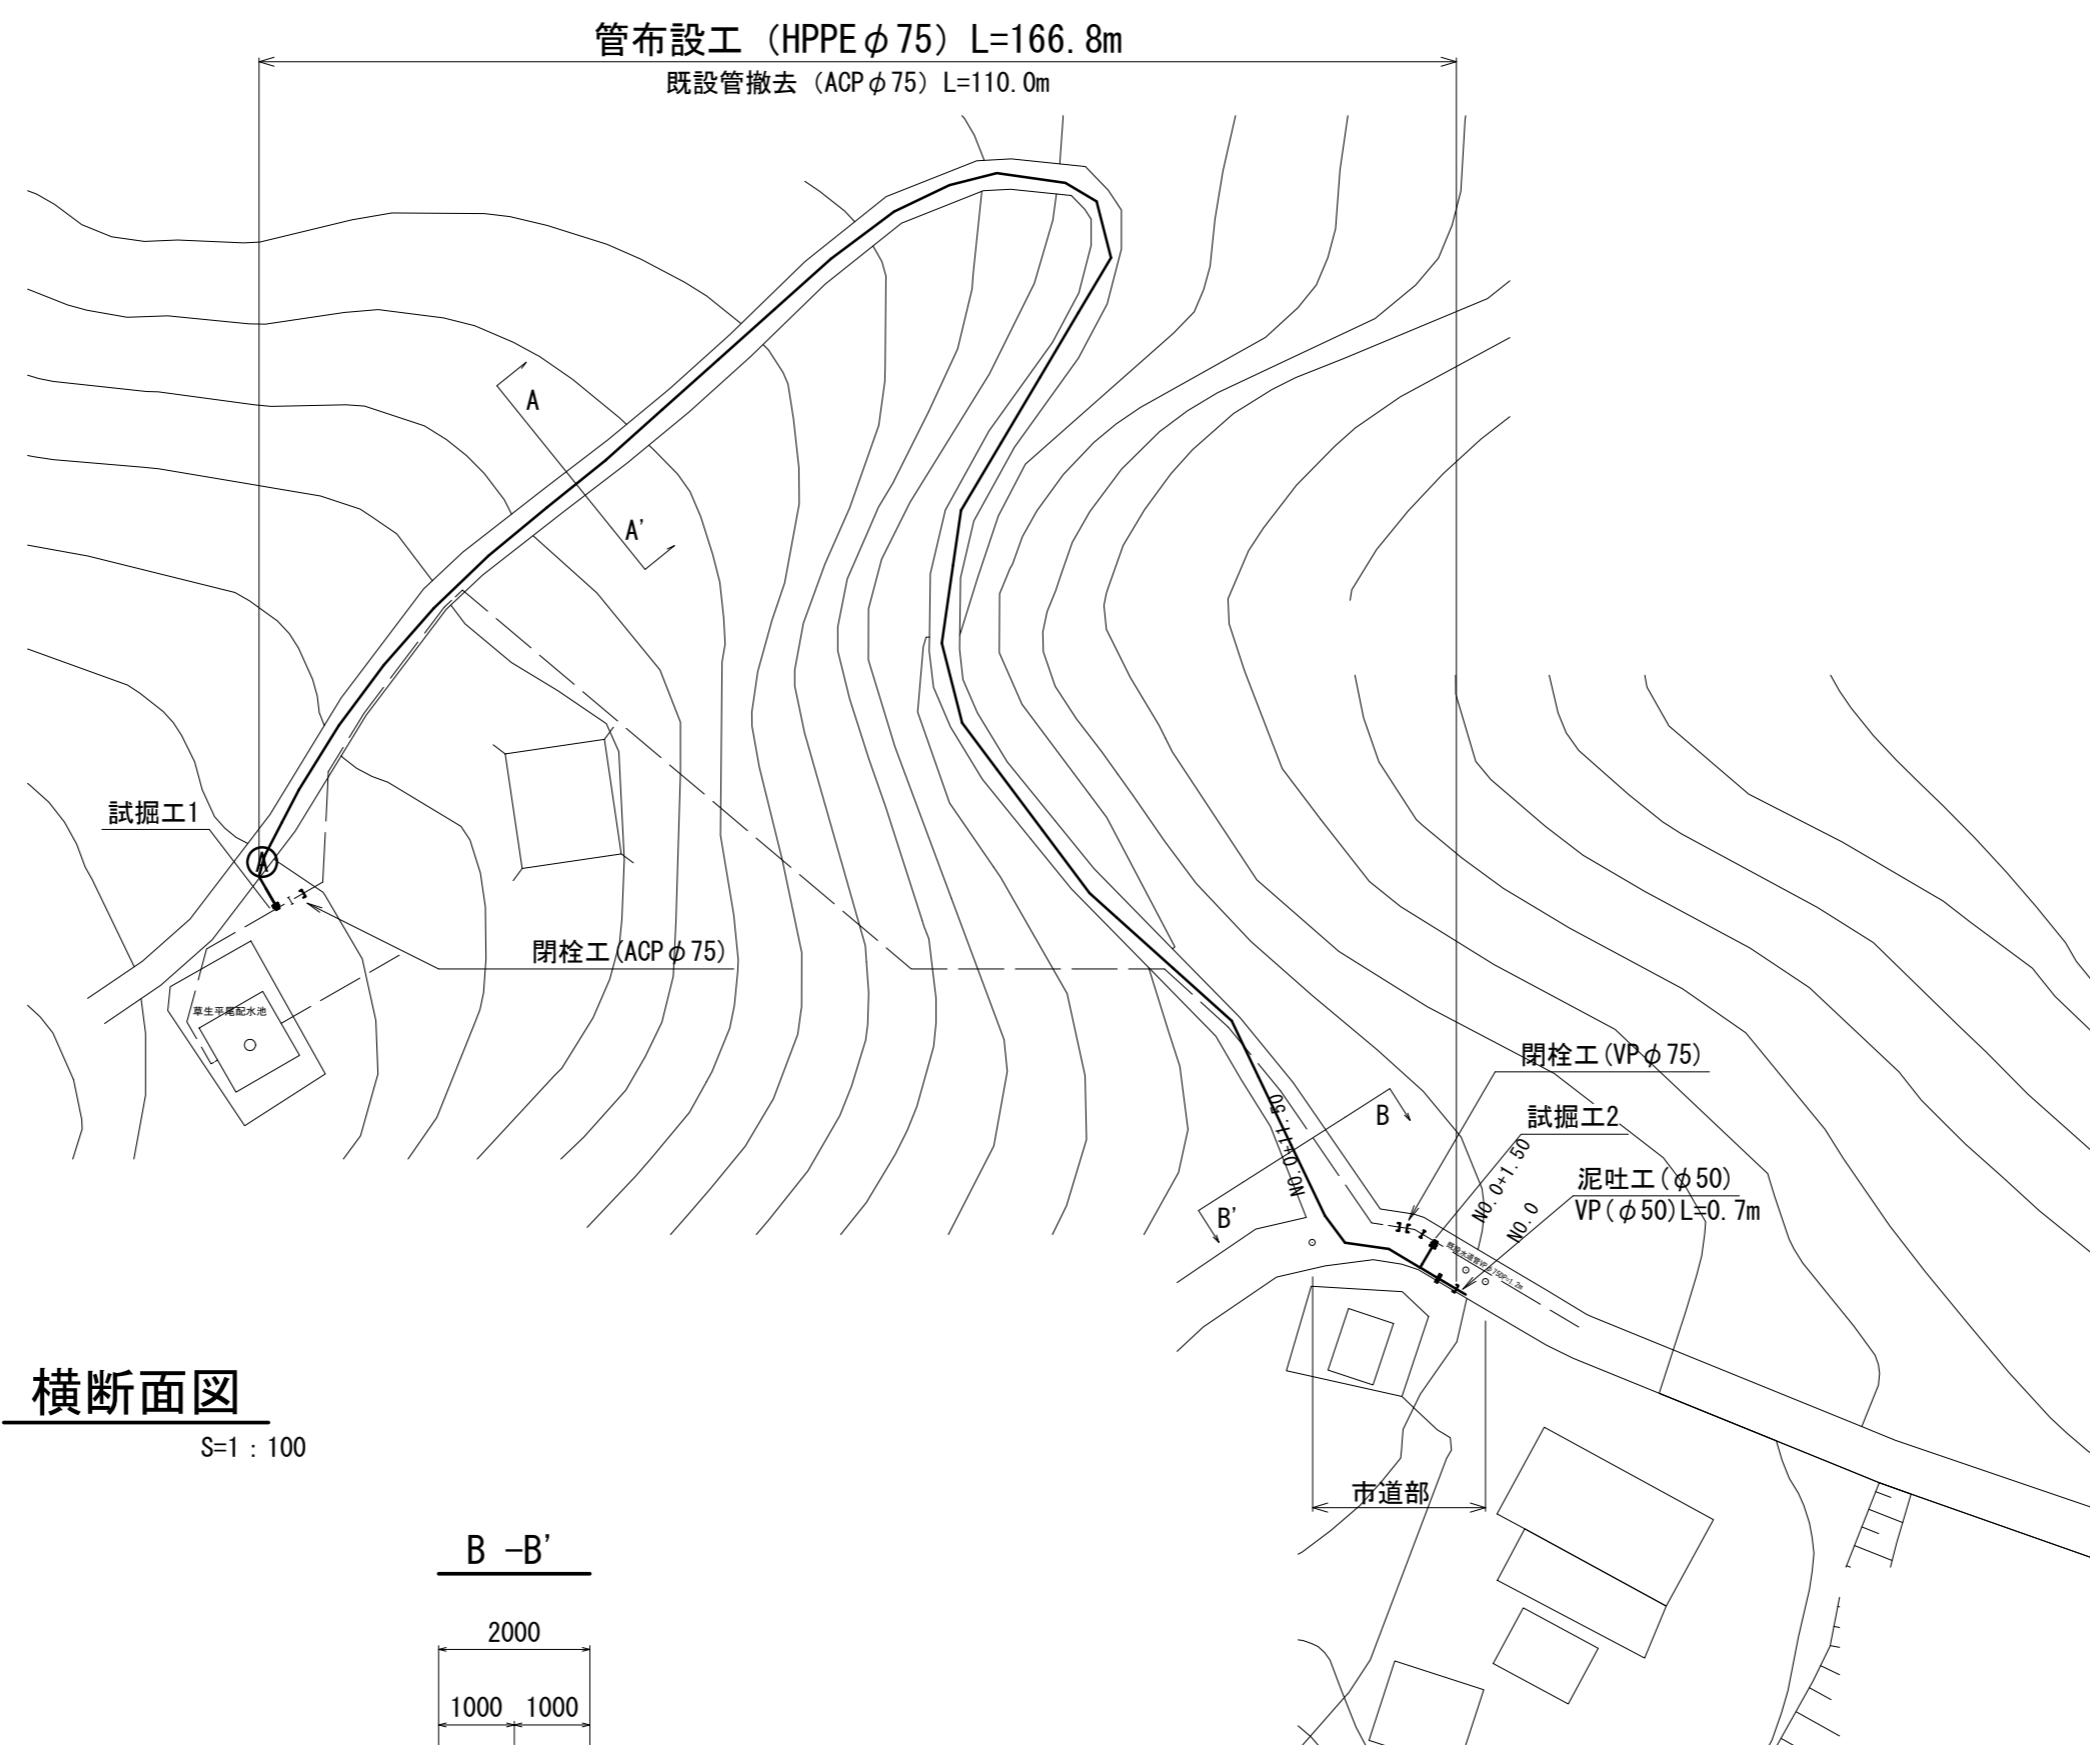

横断面図

S=1:100

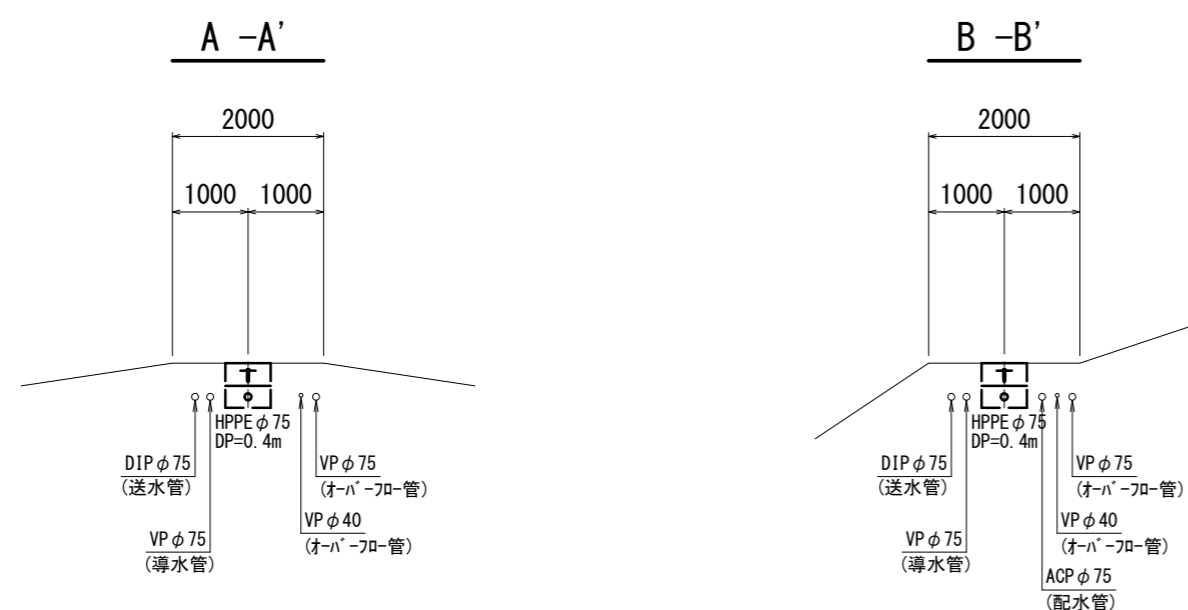

占用物件凡例

線種	名称
	水道管 (新設)
	既設水道管


※この図面はA2サイズを原寸とする。

津市上下水道事業局			
工事名	令和5年度 水工第24号 安濃町草生地内配水管布設工事		
図面の種類	平面図・横断面図		
縮尺	図示	図面番号	1/4
受注者名			


設 計 図

土工定規図


S=1 : 20

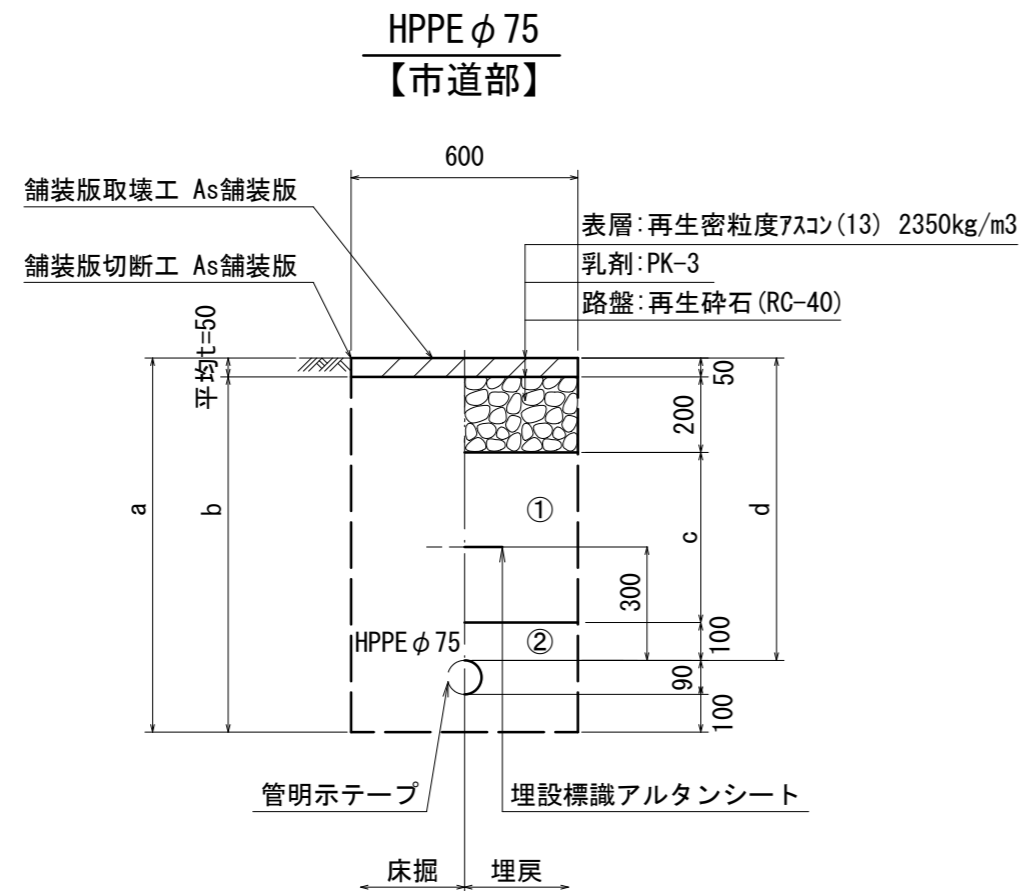


φ 75				
土被り	a	b	c	d
600	790	740	250	600
1200	1390	1340	850	1200

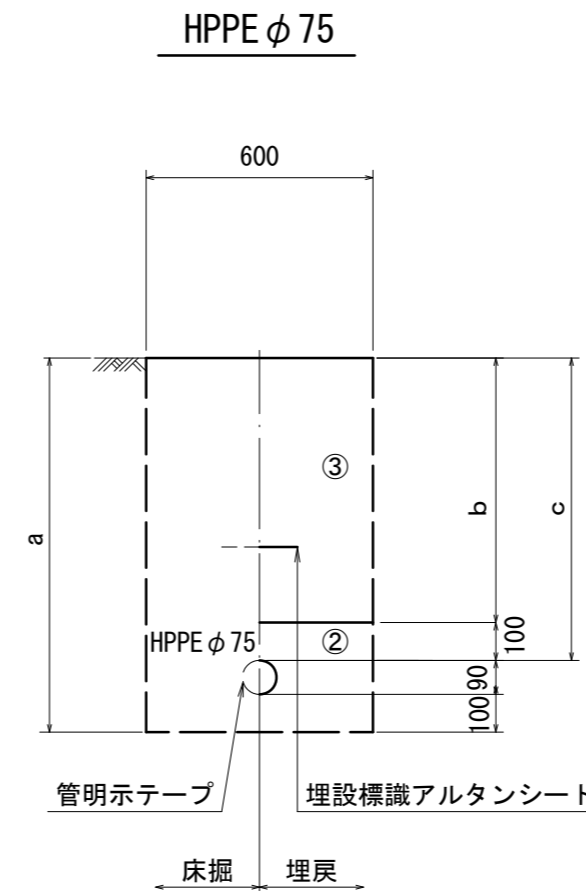

φ 75			
土被り	a	b	c
400	590	300	400
500	690	400	500
600	790	500	600
1200	1390	1100	1200

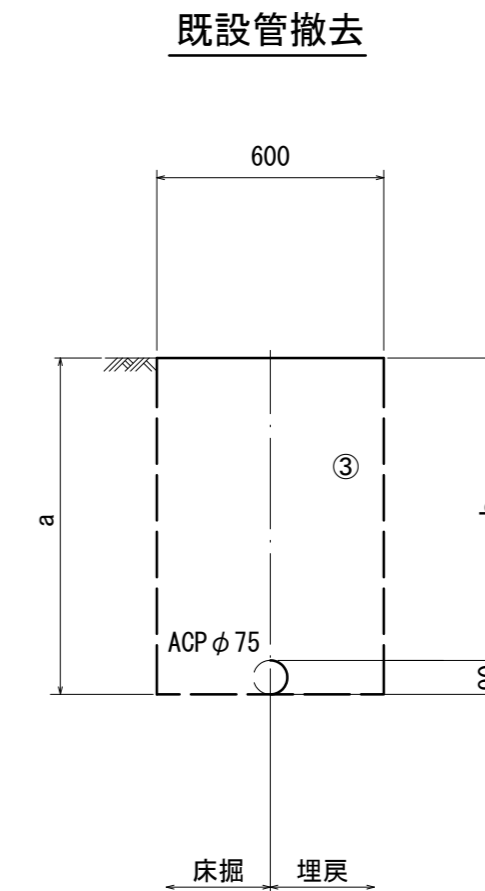

φ 75		
土被り	a	b
400	490	400
500	590	500
600	690	600
1200	1290	1200

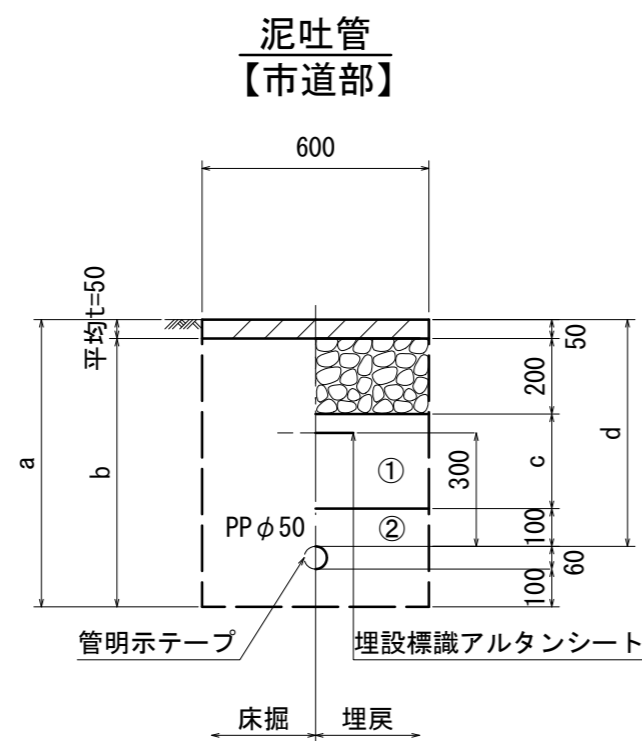

φ 50				
土被り	a	b	c	d
600	760	710	250	600


- ①・・・再生碎石 (RC-40)
- ②・・・管基礎用砂 (埋戻し用砂)
- ③・・・流用土

※この図面はA2サイズを原寸とする。

津市上下水道事業局			
工事名	令和5年度 水工第24号 安濃町草生地内配水管布設工事		
図面の種類	土工定規図		
縮尺	図示	図面番号	2/4
受注者名			

設計図

配管詳細図(1/2)


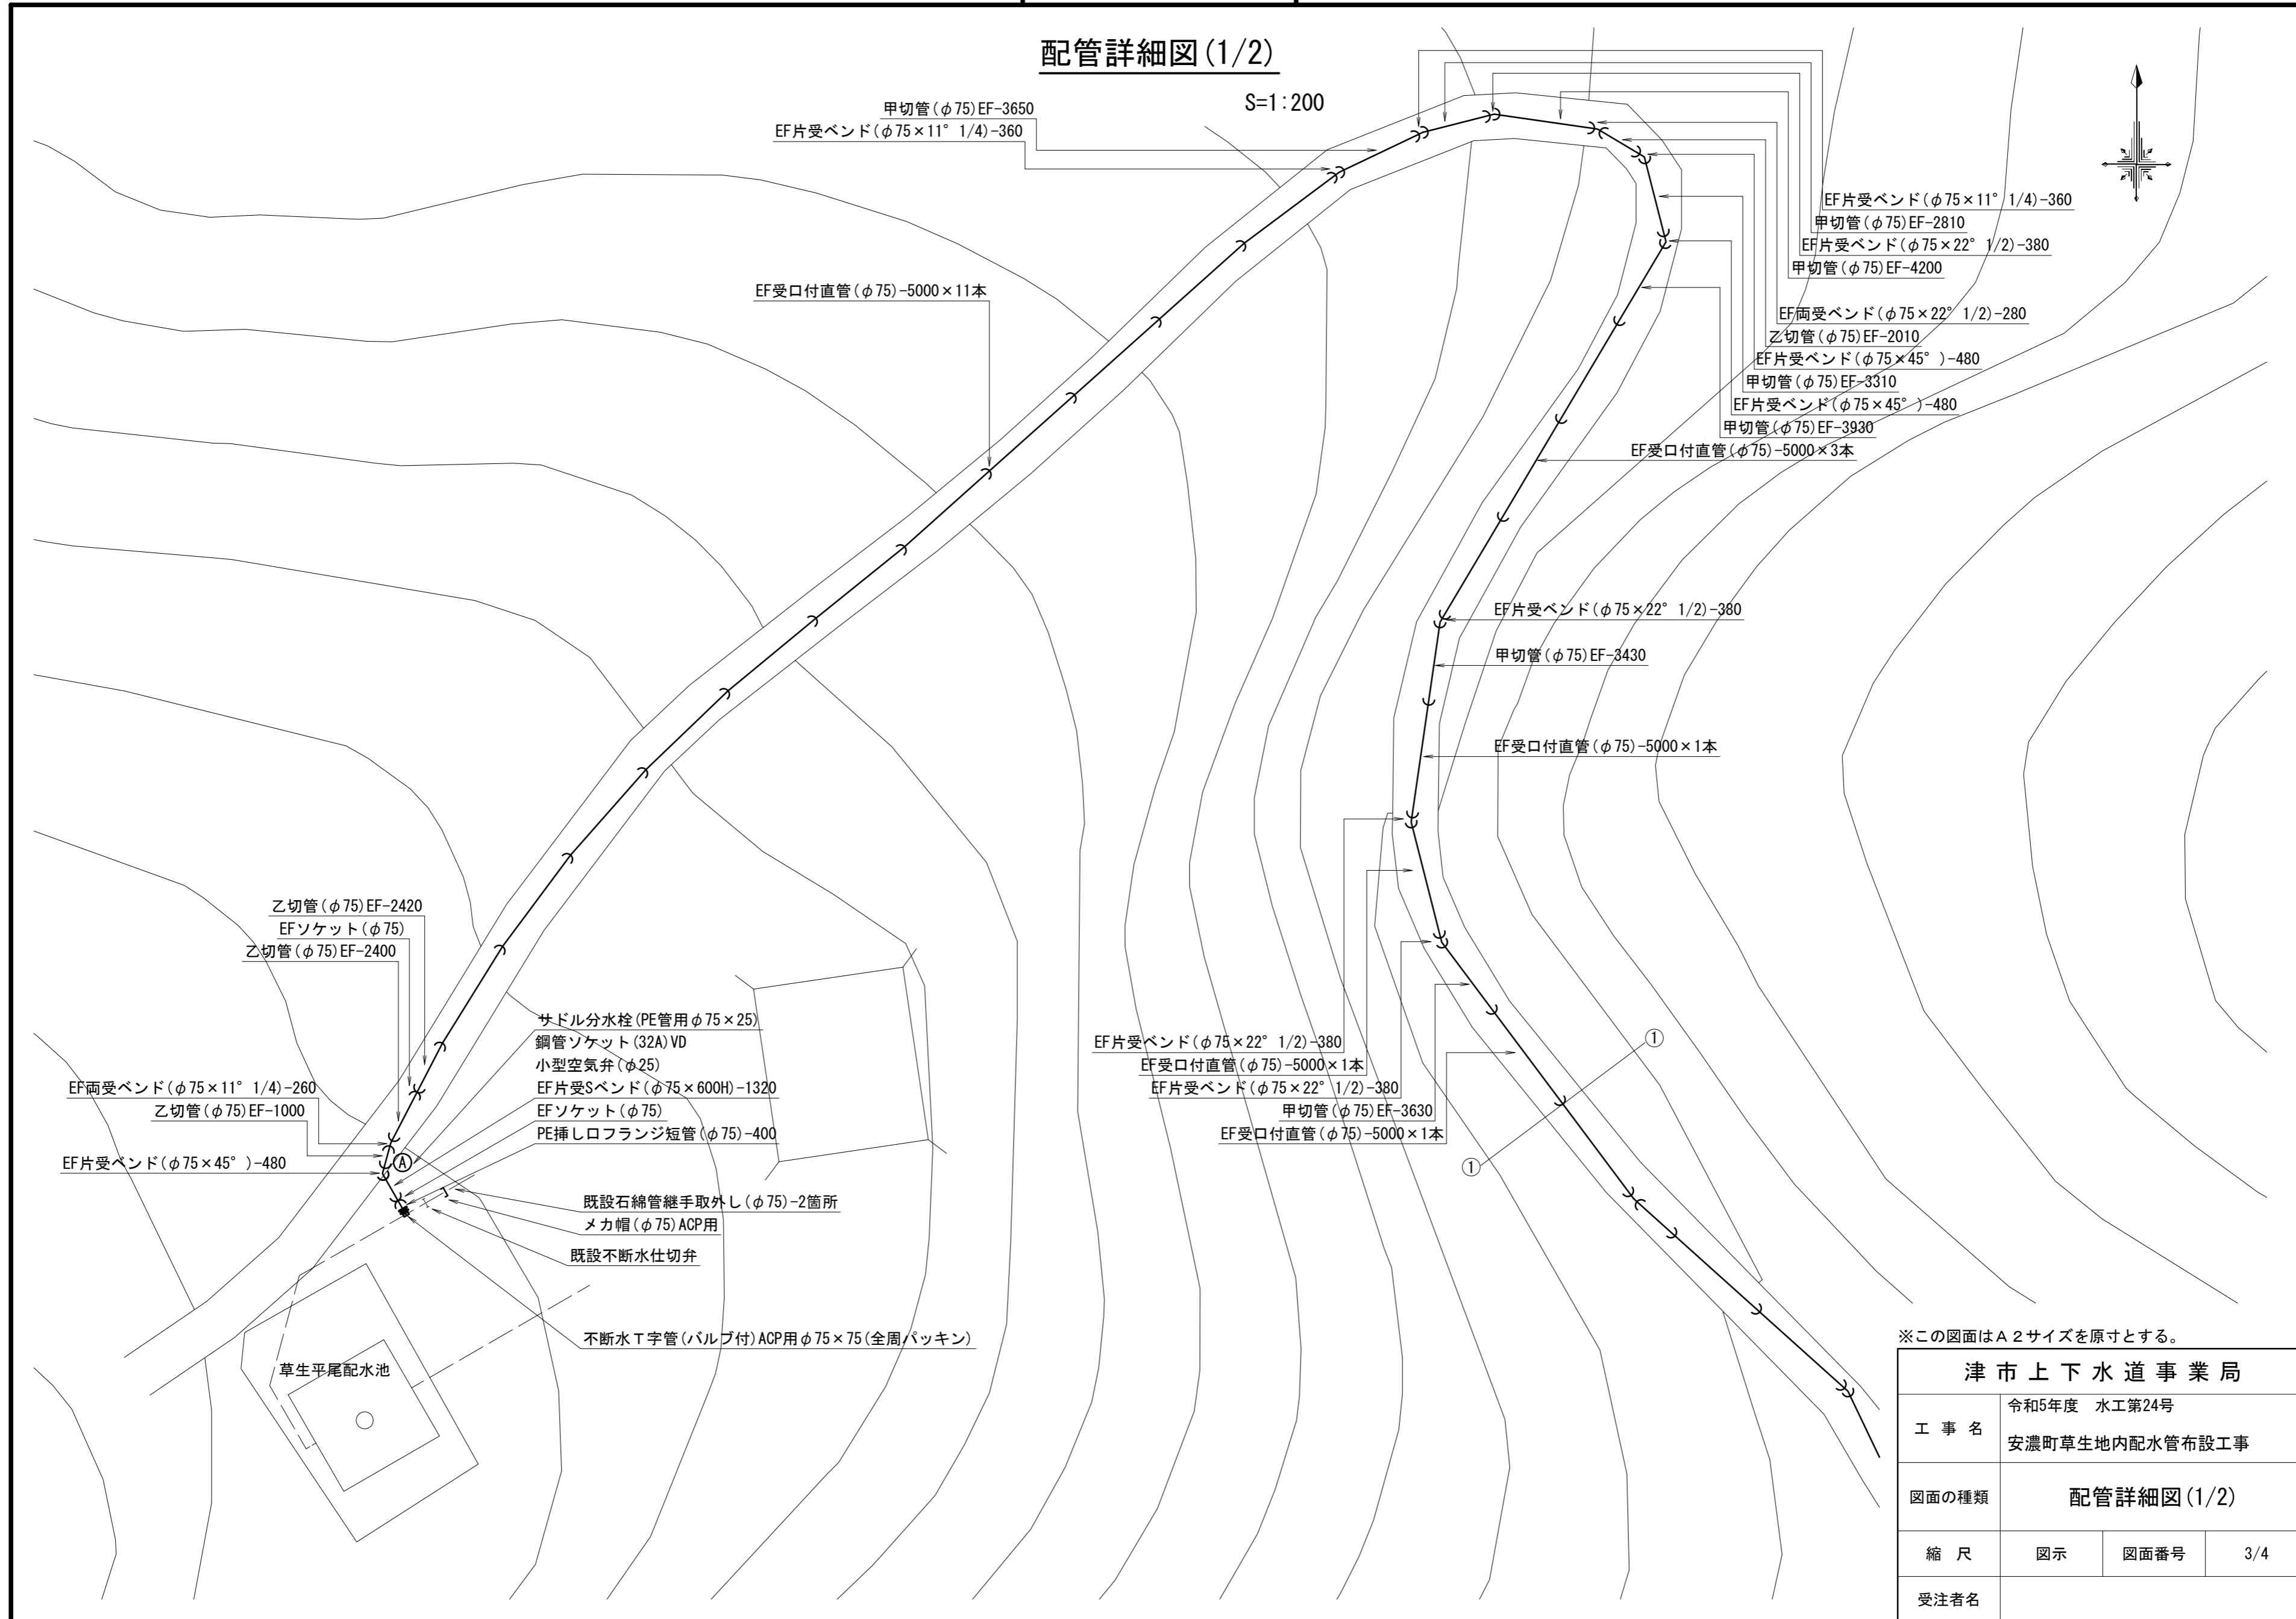


津市上下水道事業局			
工事名	令和5年度 水工第24号 安濃町草生地内配水管布設工事		
図面の種類	配管詳細図(1/2)		
縮尺	図示	図面番号	3/4
受注者名			

設計図


配管詳細図(2/2)

S=1:200

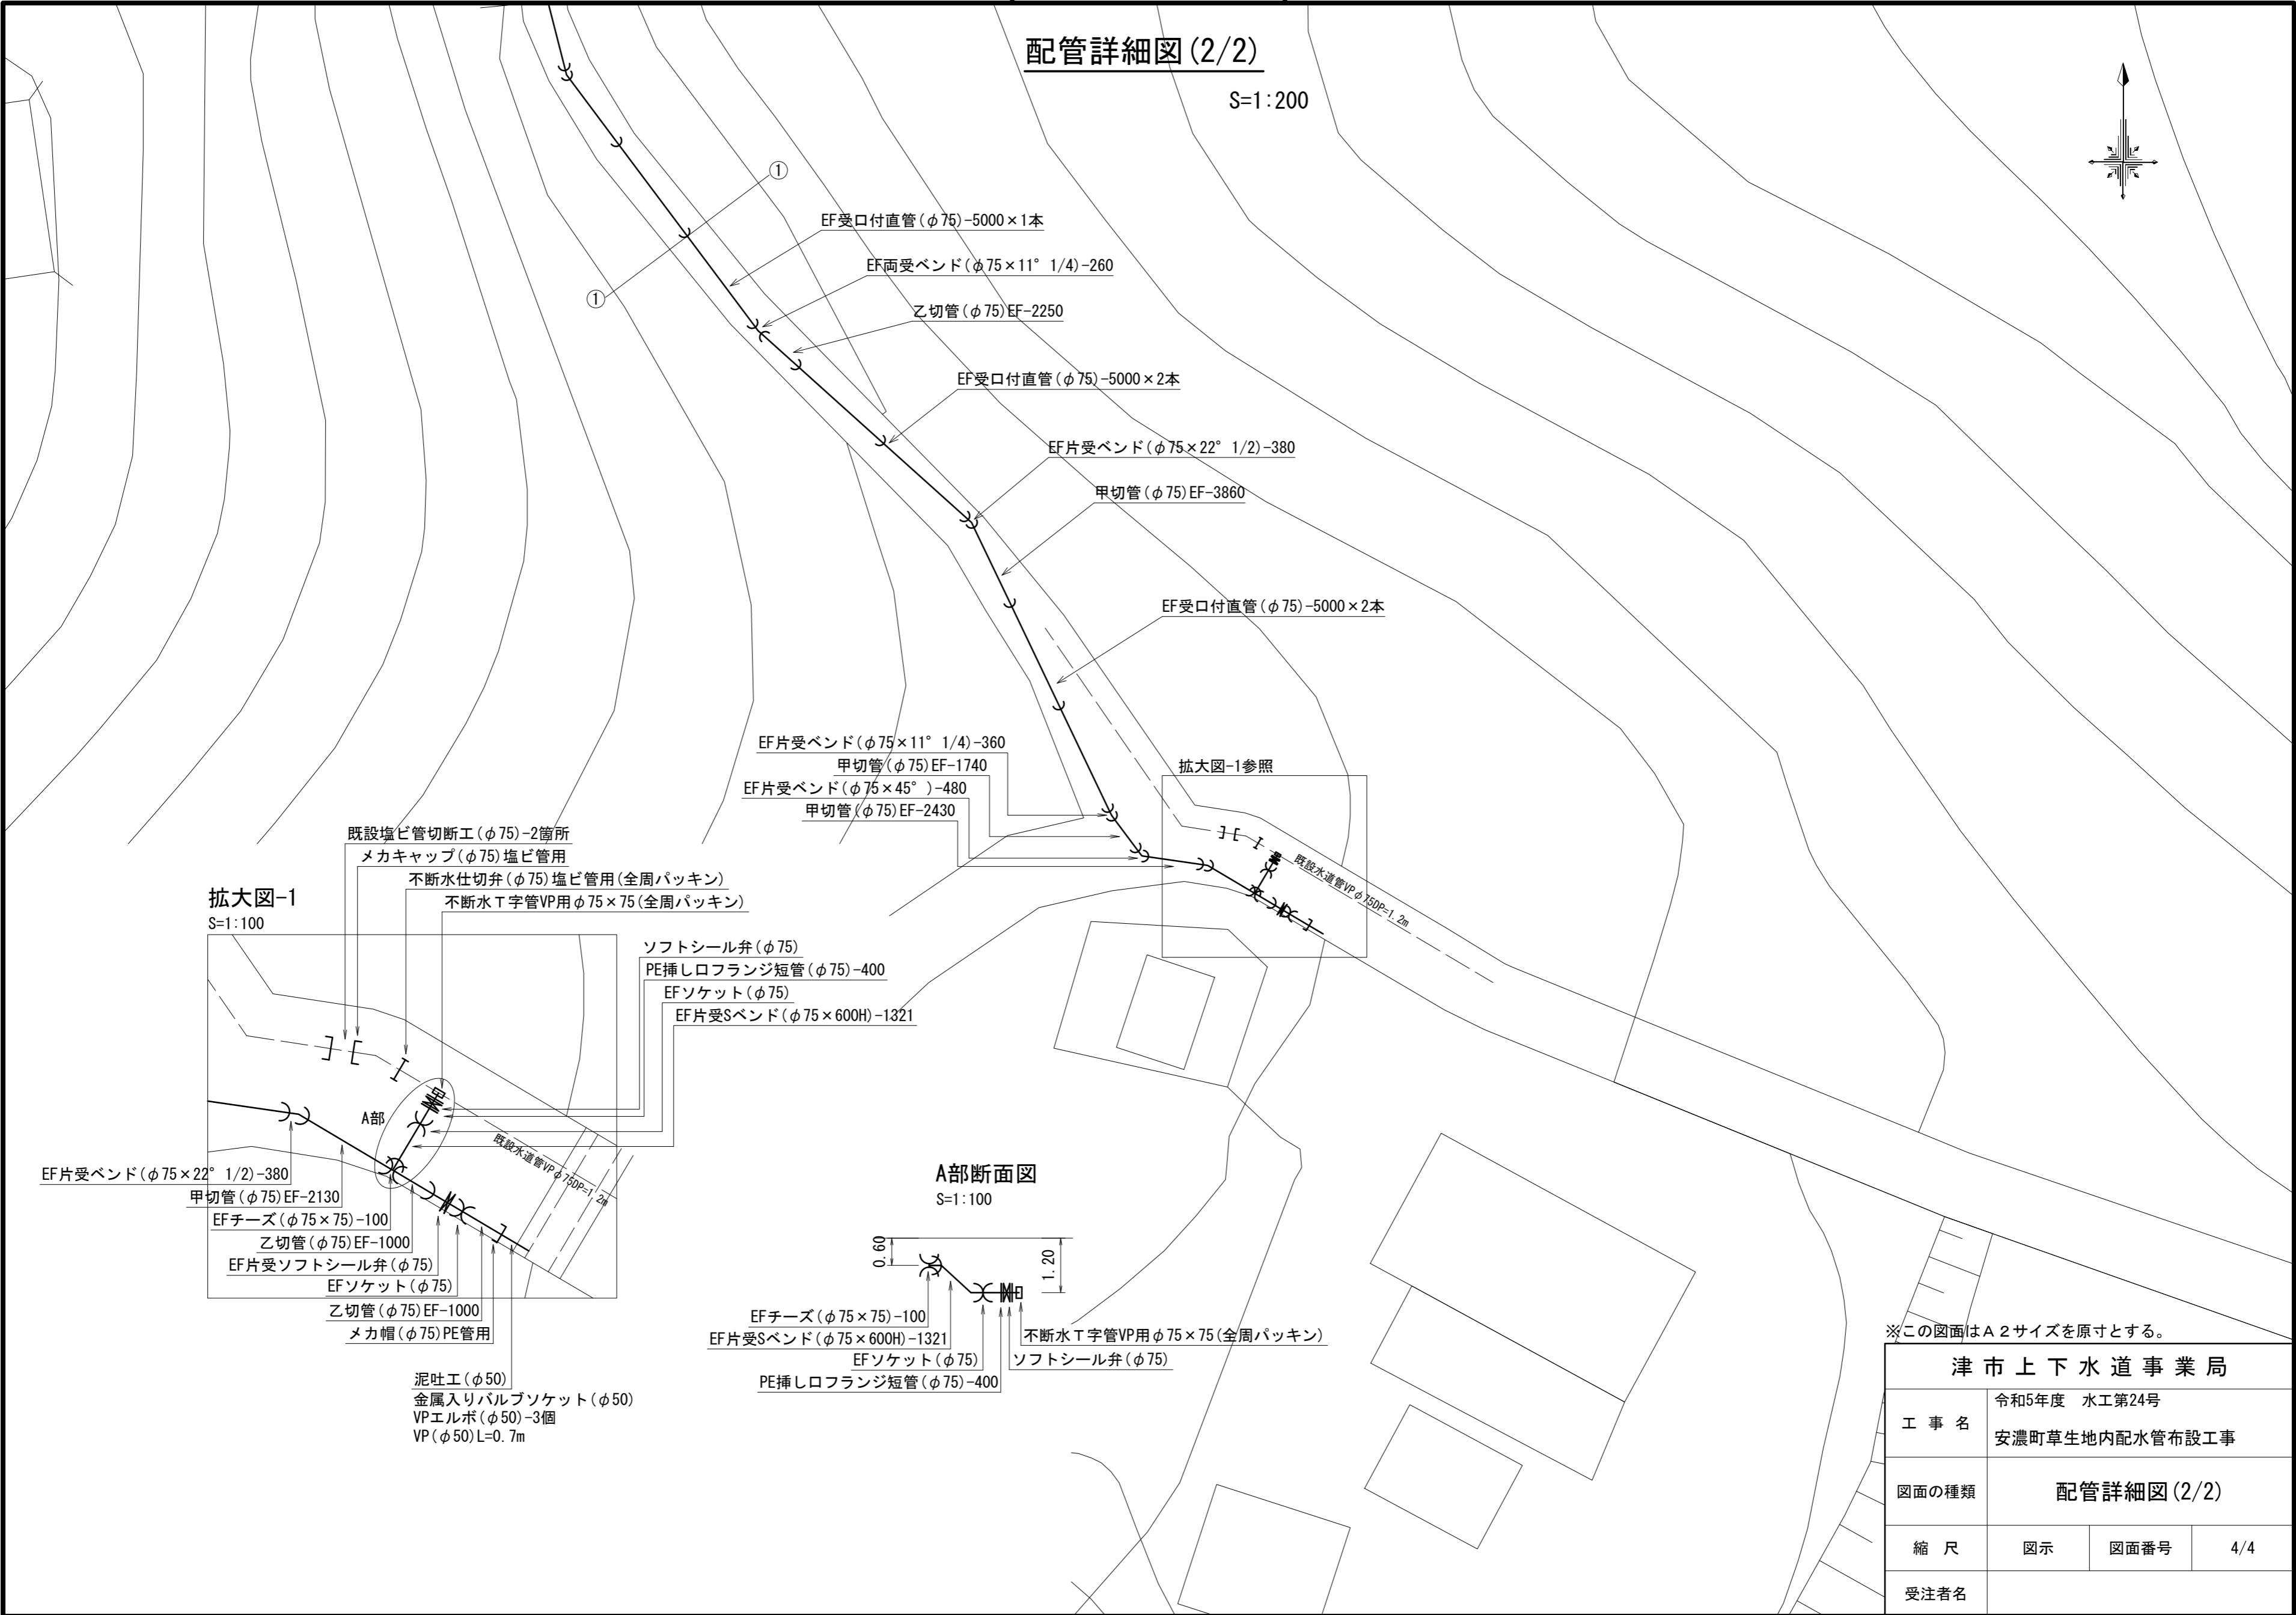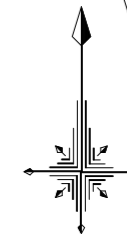


拡大図-1

S=1:100

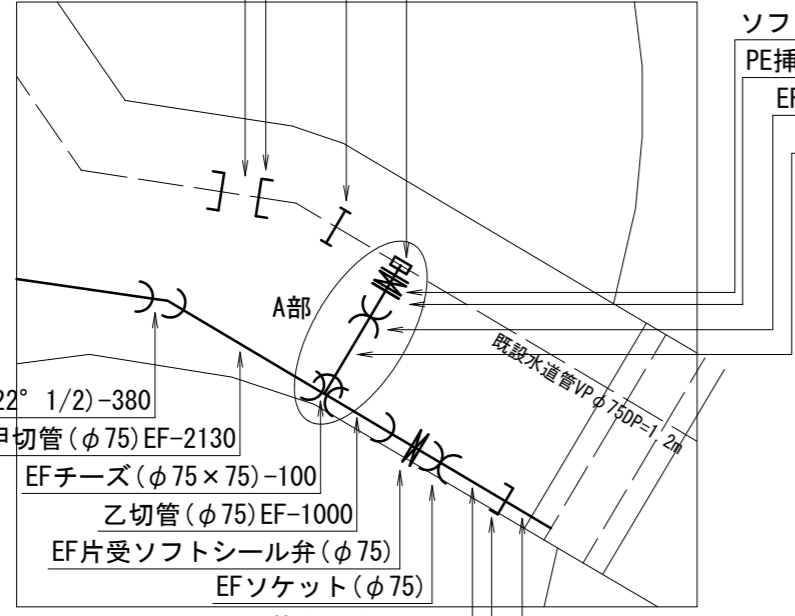

A部断面図

S=1:100

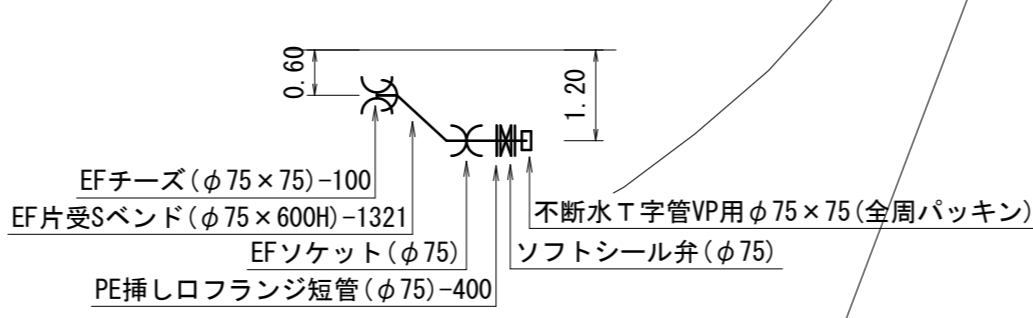

※この図面はA2サイズを原寸とする。

津市上下水道事業局			
工事名	令和5年度 水工第24号 安濃町草生地内配水管布設工事		
図面の種類	配管詳細図(2/2)		
縮尺	図示	図面番号	4/4
受注者名			