



施設平面図（電線撤去範囲図）

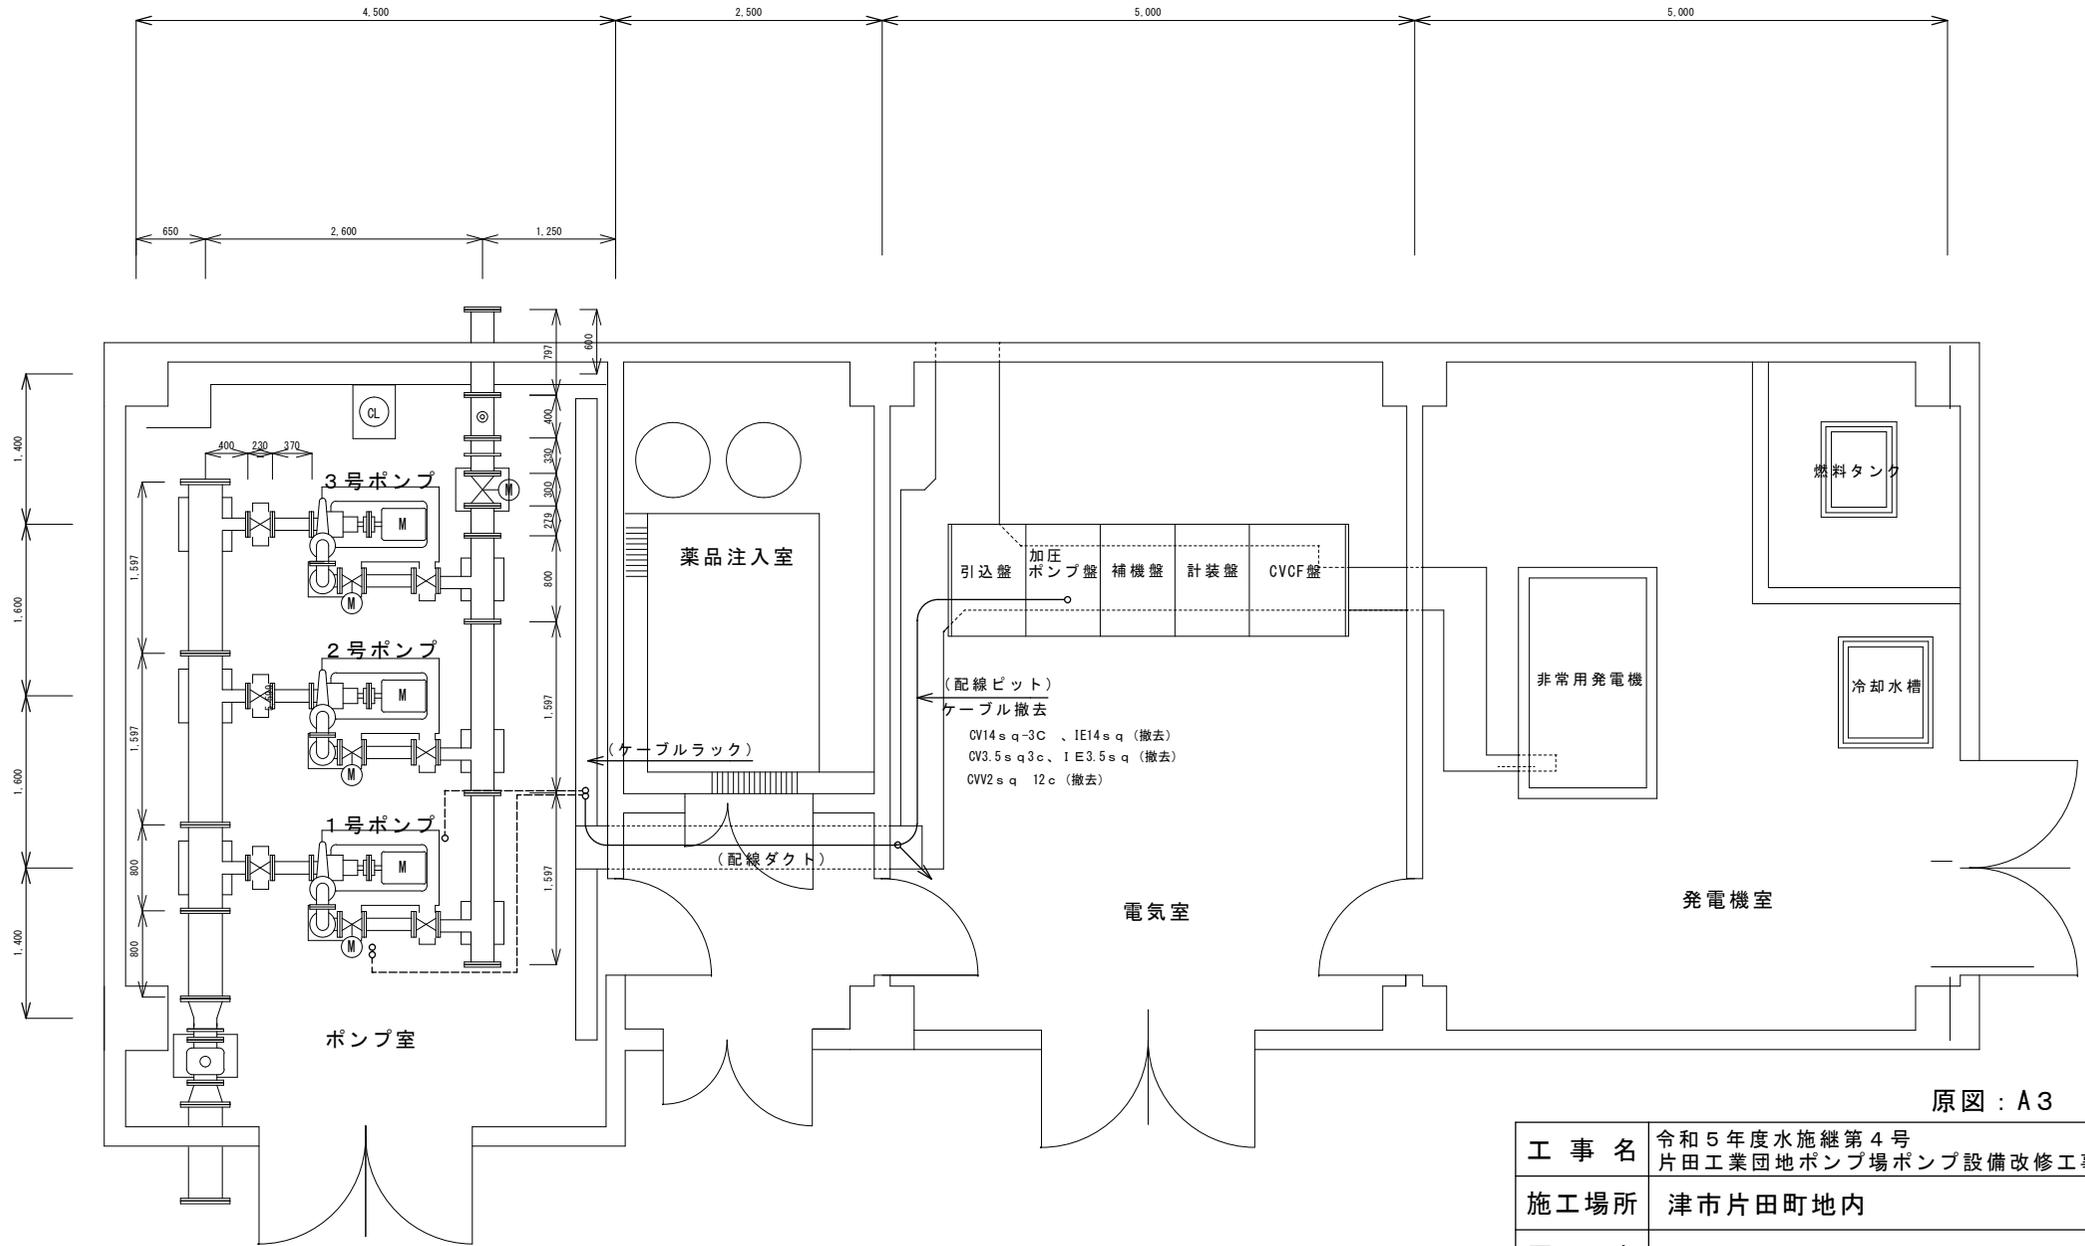


※本図は参考図であり施工現場と本図に相違がある場合によっては相違箇所を再調査後、市監督員と協議のうえ詳細を決定すること。

工事名	令和5年度水施継第4号 片田工業団地ポンプ場ポンプ設備改修工事		
施工場所	津市片田町地内		
図名	施設平面図（電線撤去範囲図）		
縮尺	1/50	図面番号	1/6

施工範囲（本工事改修箇所）

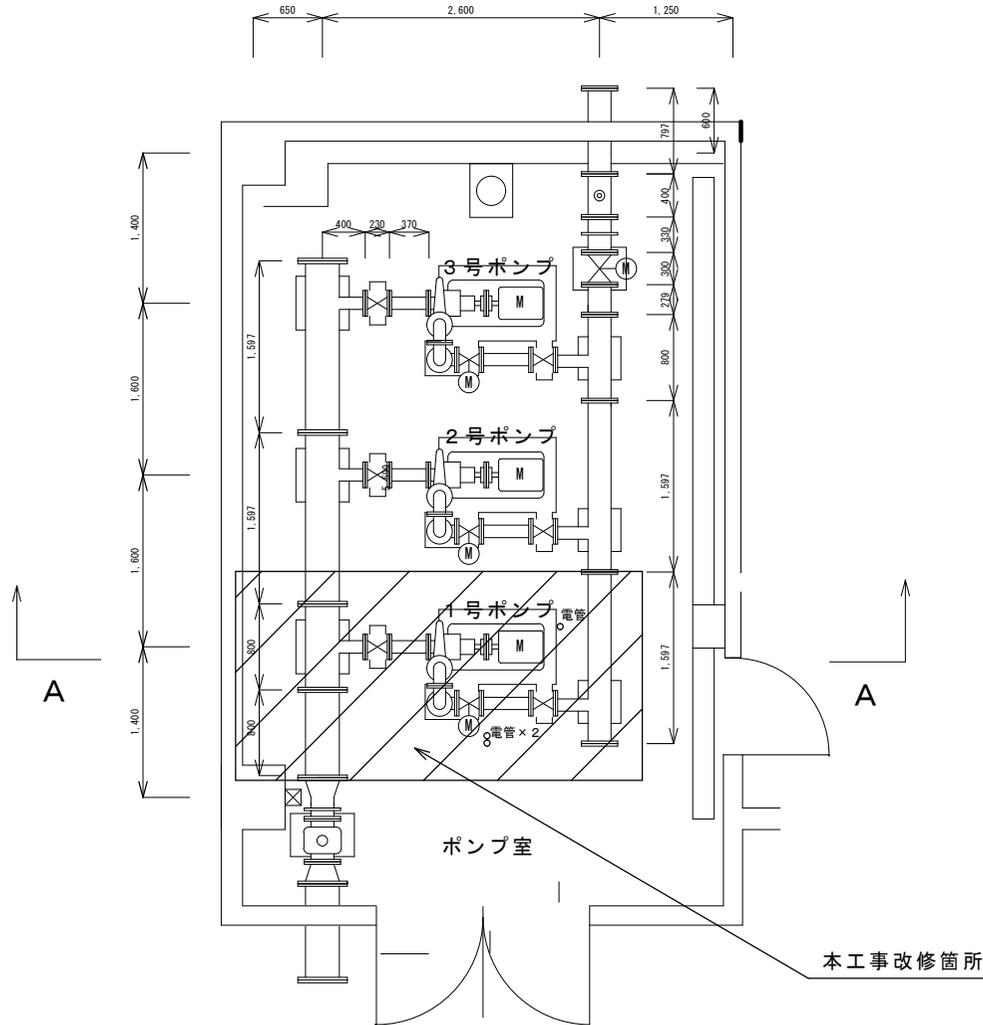

A-A断面図

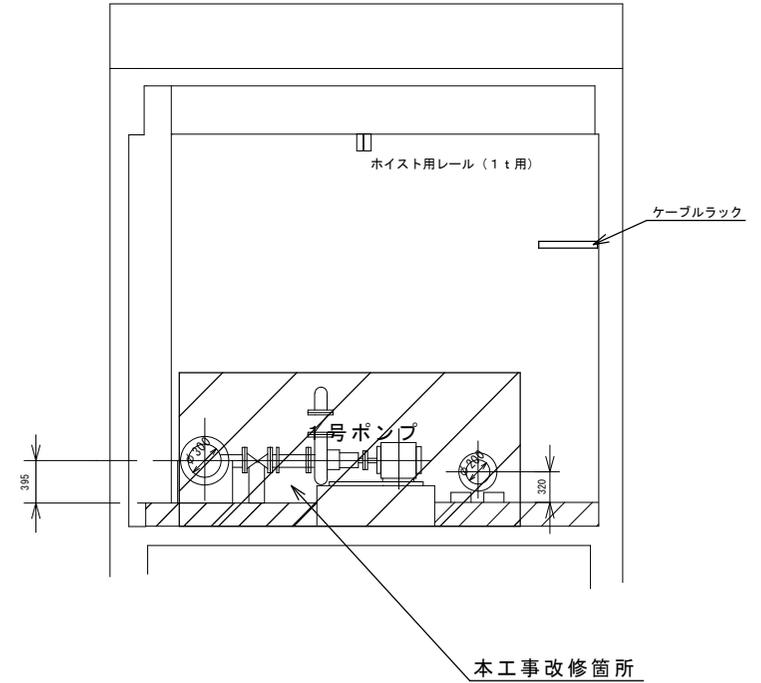


原図：A3


工事名	令和5年度水継第4号 片田工業団地ポンプ場ポンプ設備改修工事		
施工場所	津市片田町地内		
図名	施工範囲（本工事改修箇所）		
縮尺	1/50	図面番号	2/6
津市上下水道事業局 水道施設課			

※本図は参考図であり施工現場と本図に相違がある場合にあつては相違箇所を再調査後、市監督員と協議のうえ詳細を決定すること。

ポンプ室平面図（撤去）

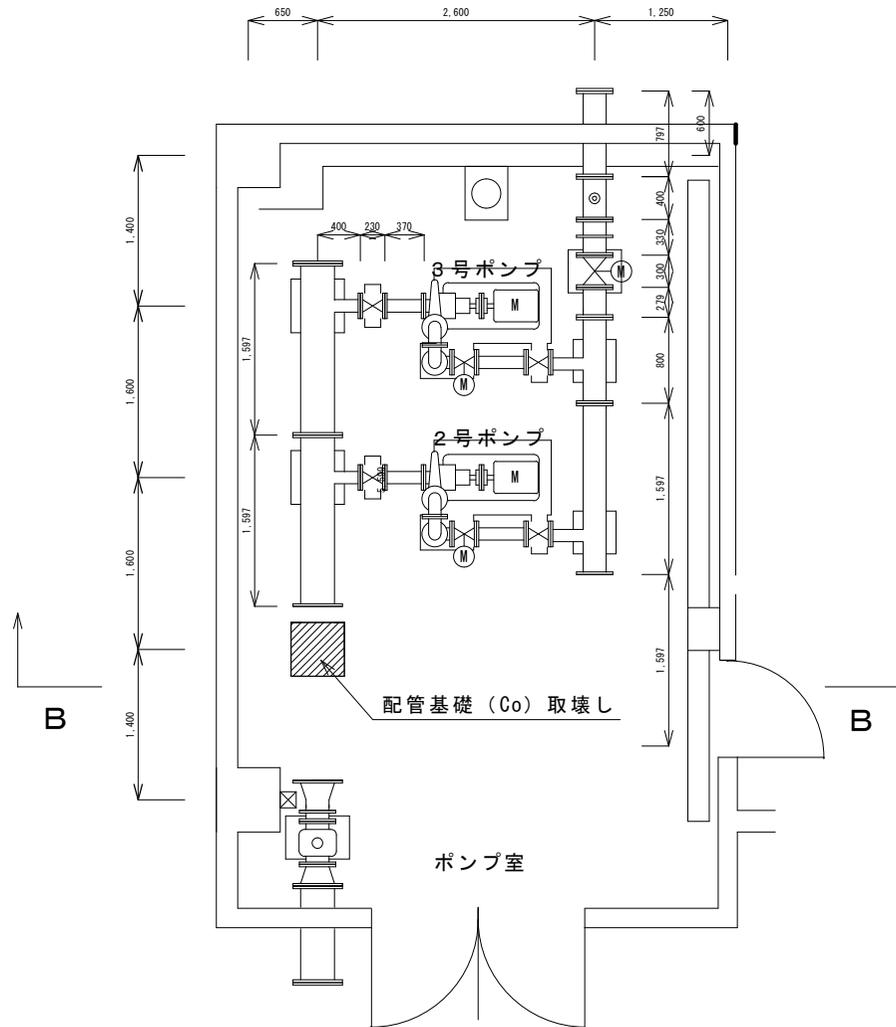

B-B断面図

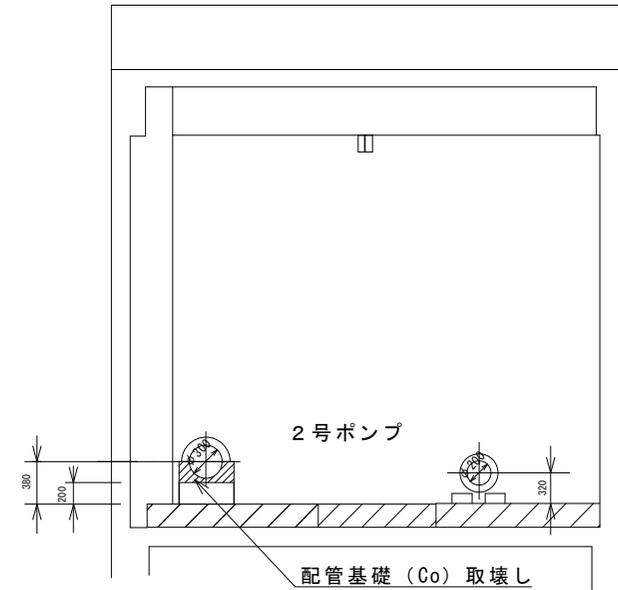

(特記事項)


- ①本図は、最終撤去後の参考図であり、一度に撤去を完了させなければならないものではない。
- ②複合工図については、別図参照のこと。

原図：A3


工事名	令和5年度水施継第4号 片田工業団地ポンプ場ポンプ設備改修工事		
施工場所	津市片田町地内		
図名	ポンプ室平面図（撤去）・断面図		
縮尺	1/50	図面番号	3/6
津市上下水道事業局 水道施設課			

※本図は参考図であり施工現場と本図に相違がある場合によっては相違箇所を再調査後、市監督員と協議のうえ詳細を決定すること。

施工図（中間）平面図

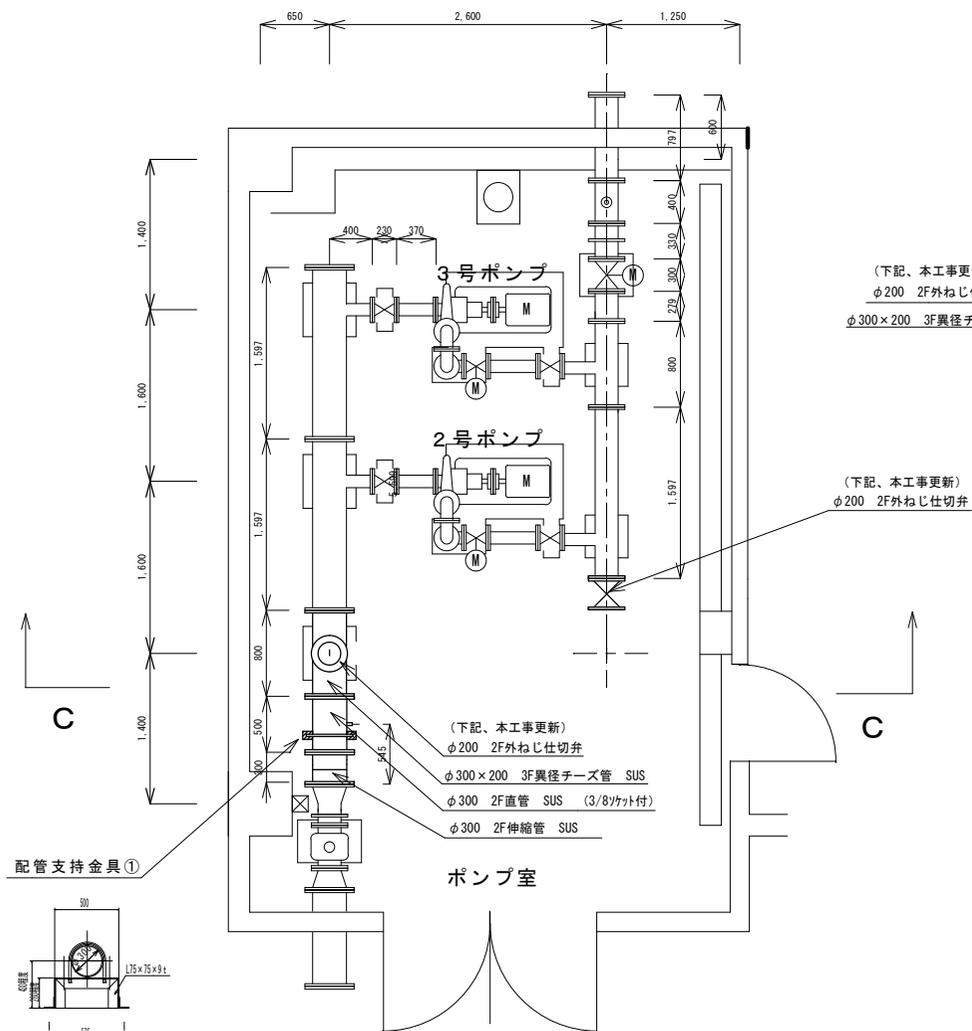

C-C断面図

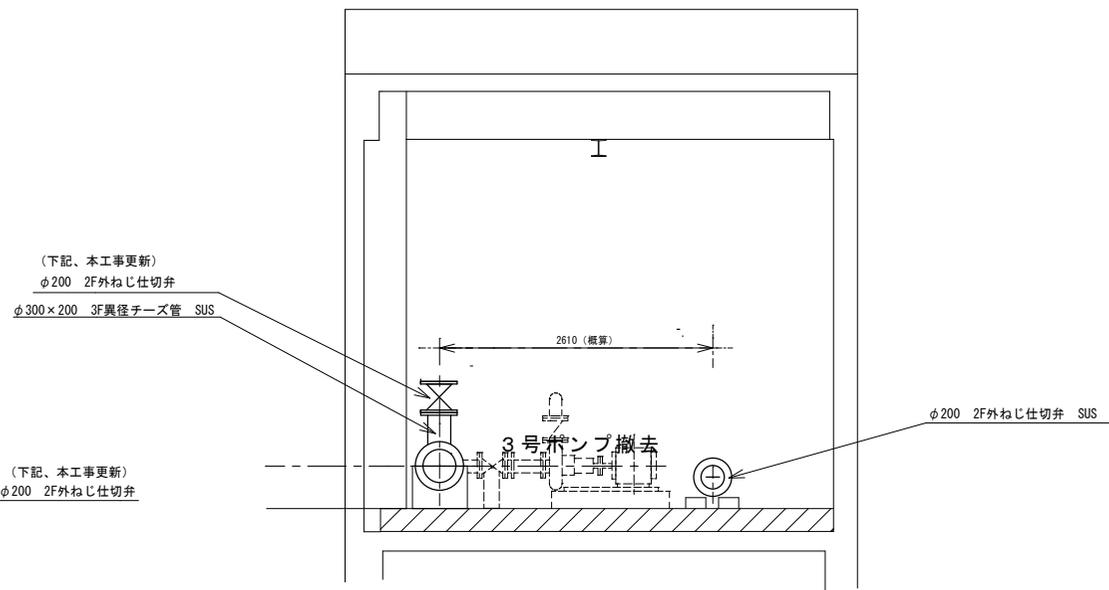


- （施工要領）※送水停止6時間以内の作業とする。
- ①異径チーズ下のコンクリート基礎部の一部取壊し（後復旧）
 - ②新規仕切弁（2箇所）までの据付
（2・3号ポンプは稼働できる状態）
 - ③配管支持金具①設置

原図：A3


※本図は参考図であり施工現場と本図に相違がある場合にあつては相違箇所を再調査後、市監督員と協議のうえ詳細を決定すること。

工事名	令和5年度水施継第4号 片田工業団地ポンプ場ポンプ設備改修工事		
施工場所	津市片田町地内		
図名	施工図（中間）・断面図		
縮尺	1/50	図面番号	4/6
津市上下水道事業局 水道施設課			

複合工図（平面図）

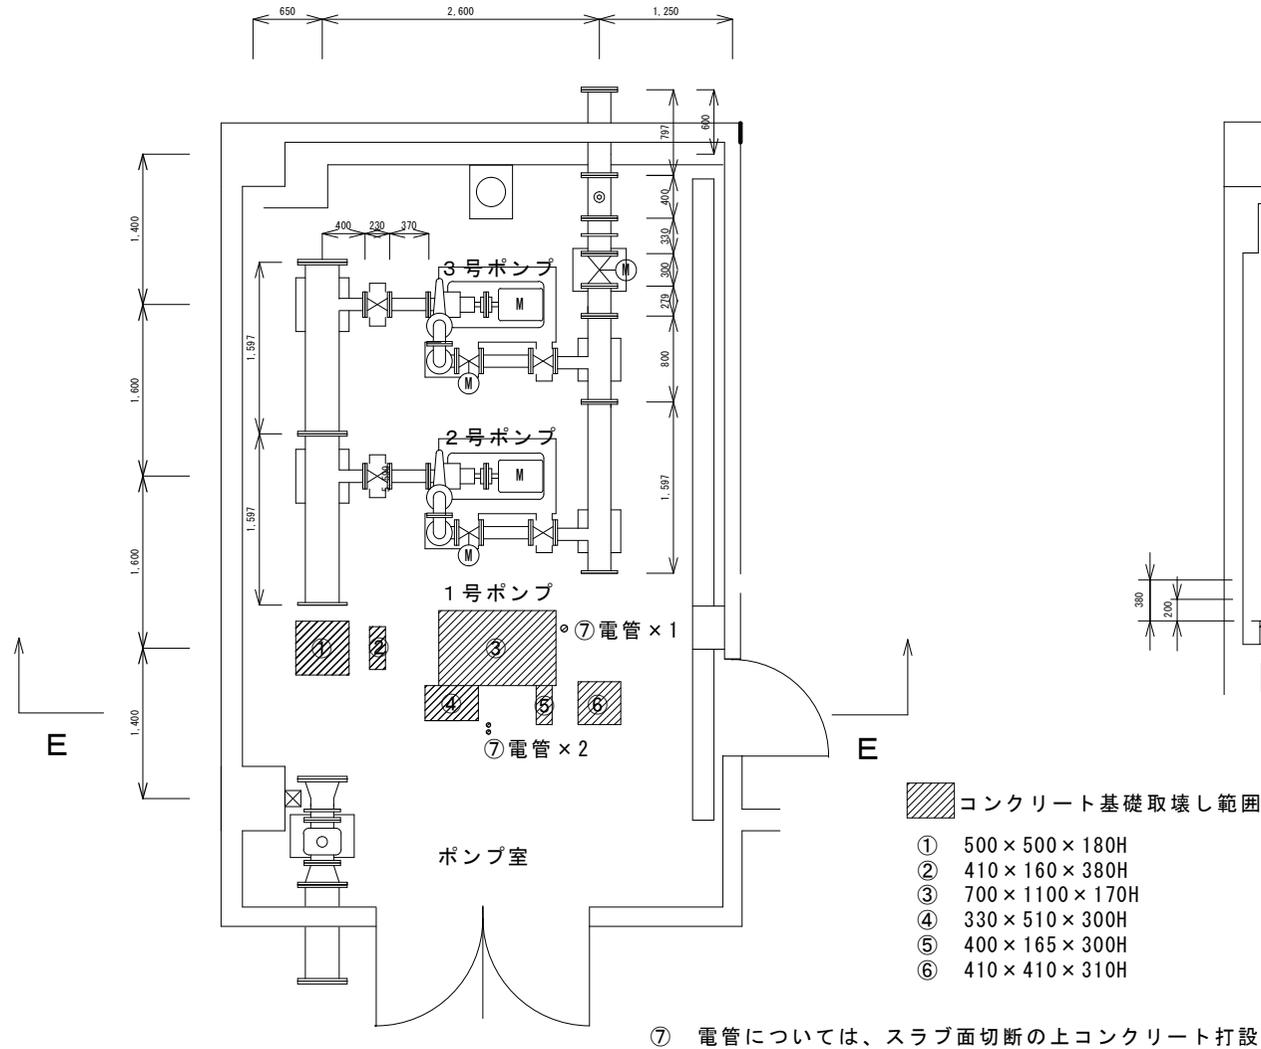

E-E断面図

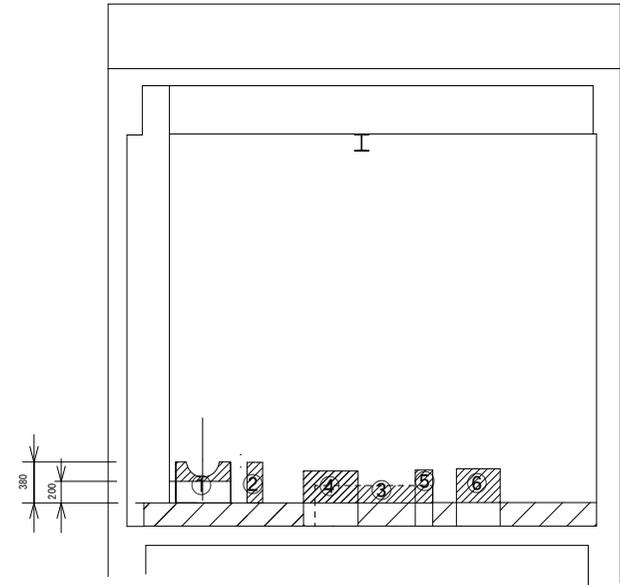

原図：A3

工事名	令和5年度水施継第4号 片田工業団地ポンプ場ポンプ設備改修工事		
施工場所	津市片田町地内		
図名	複合工図（平面図・断面図）		
縮尺	1/50	図面番号	6/6

津市上下水道事業局 水道施設課

※本図は参考図であり施工現場と本図に相違がある場合にあつては相違箇所を再調査後、市監督員と協議のうえ詳細を決定すること。