




 




 


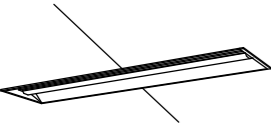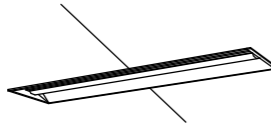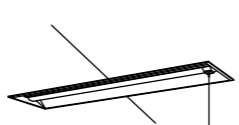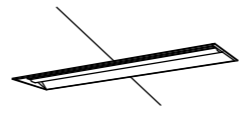


 

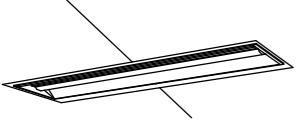


配置図 S=1:600


照明設備取替箇所

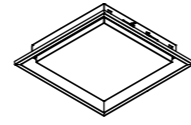※この図面はA3サイズを原寸とする

修繕名	令和6年度水施水管第2-1号 津市上下水道庁舎照明設備取替修繕		
施工場所	津市 殿村 地内		
図名	配置図		
縮尺	1/600	図面番号	1/7
津市上下水道事業局			

A	LED下面開放埋込型 Hf32形 2 灯相当  型番 LRS20-4-48	B	LED下面開放埋込型 Hf32形高出力型 2 灯相当  型番 LRS20-4-65	C	LED下面開放埋込型 キャノピースイッチ付き Hf32形高出力型 2 灯相当  参考型番 XLX460VPNTLE9	D	LED下面開放埋込型 Hf32形 1 灯相当  型番 LRS6-4-23	E	LED天井直付型(富士型) Hf32形 2 灯相当  型番 LSS10-4-48	F	LED天井埋込型ダウンライト FDL27形 1 灯相当  型番 LRS1-08
G	LED天井直付型(笠付型) Hf32形 1 灯相当  参考型番 XLX420KENPLE9	H	LED天井直付型(笠付型) Hf32形 2 灯相当  参考型番 XLX450KENPLE9	I	LED下面開放埋込型 FHP32形 3 灯相当  型番 LRS15-4-58	J	LEDウォールライト (ステンレス製、防湿防雨形) Hf16形 1 灯相当  型番 LBF3MP/RP-2-13	K	シーリングライト 8 畳用 常夜灯・調光リモコン付き 参考型番 LGC31104 	L	LED避難口誘導灯(壁直付型)  型番 SH1-FBF20-C
M	LED天井直付型(富士型) FL20形 2 灯相当  型番 LSS10-2-15	N	LEDブラケット FL15形 1 灯相当  参考型番 LGB85042LE1	O	LED天井直付型(富士型) Hf32形 1 灯相当  型番 LSS9-4-23	P	LED天井直付型(富士型) (ステンレス製、防湿防雨形) Hf32形 1 灯相当  型番 LSS9-MP/RP-4-22	Q	LED角型ダウンライト FDL27形 1 灯相当  参考型番 XND1090SNLE9	R	LED下面開放埋込型 FL20形 2 灯相当  参考型番 XLX210RENJLE9
S	LED下面開放埋込型 マルチコンフォート Hf32形高出力型 2 灯相当  参考型番 XLX460VKNTLE9 + リニューアルパネル										


修繕名	令和6年度水施水管第2-1号 津市上下水道庁舎照明設備取替修繕		
施工場所	津市 殿村 地内		
図名	照明器具		
縮尺		図面番号	2/7
津市上下水道事業局			

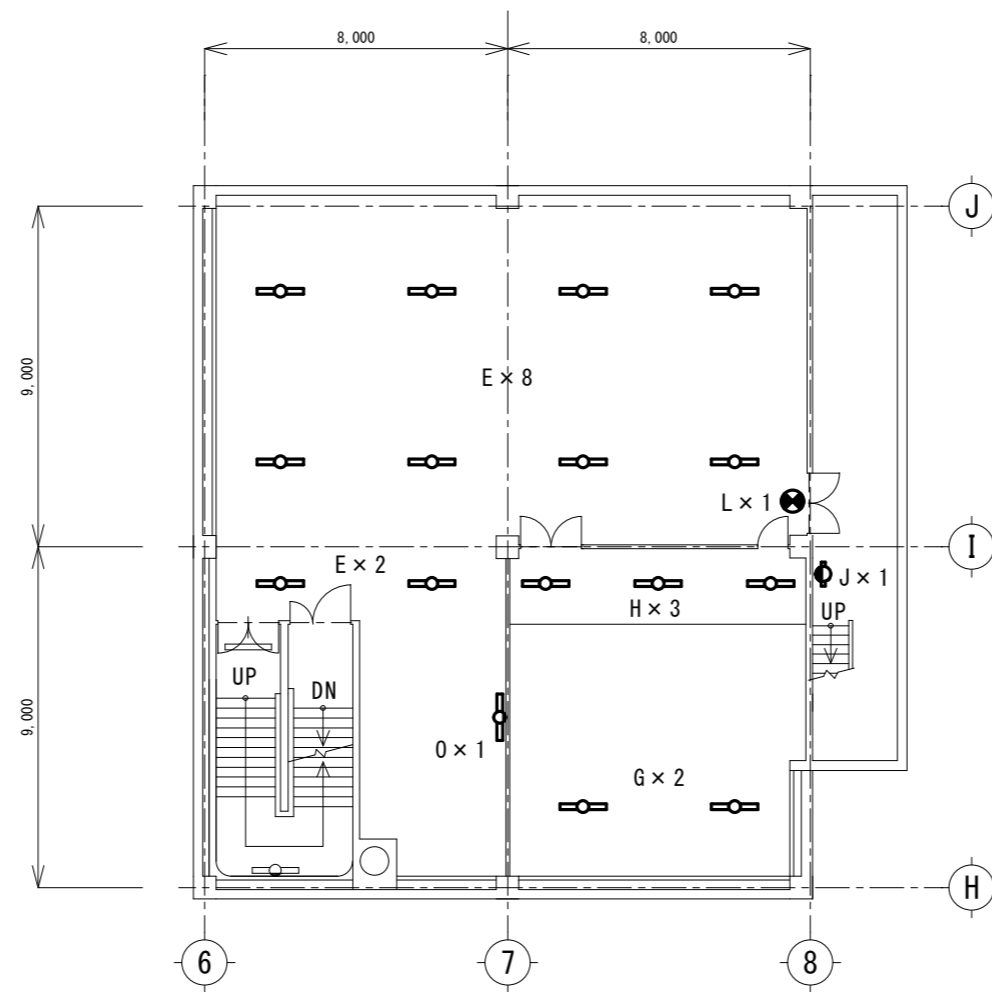

地階平面図 S=1:200

修繕名	令和6年度水施水管第2-1号 津市上下水道庁舎照明設備取替修繕		
施工場所	津市 殿村 地内		
図名	地階平面図		
縮尺	1/200	図面番号	3/7
津市上下水道事業局			


※この図面はA3サイズを原寸とする。

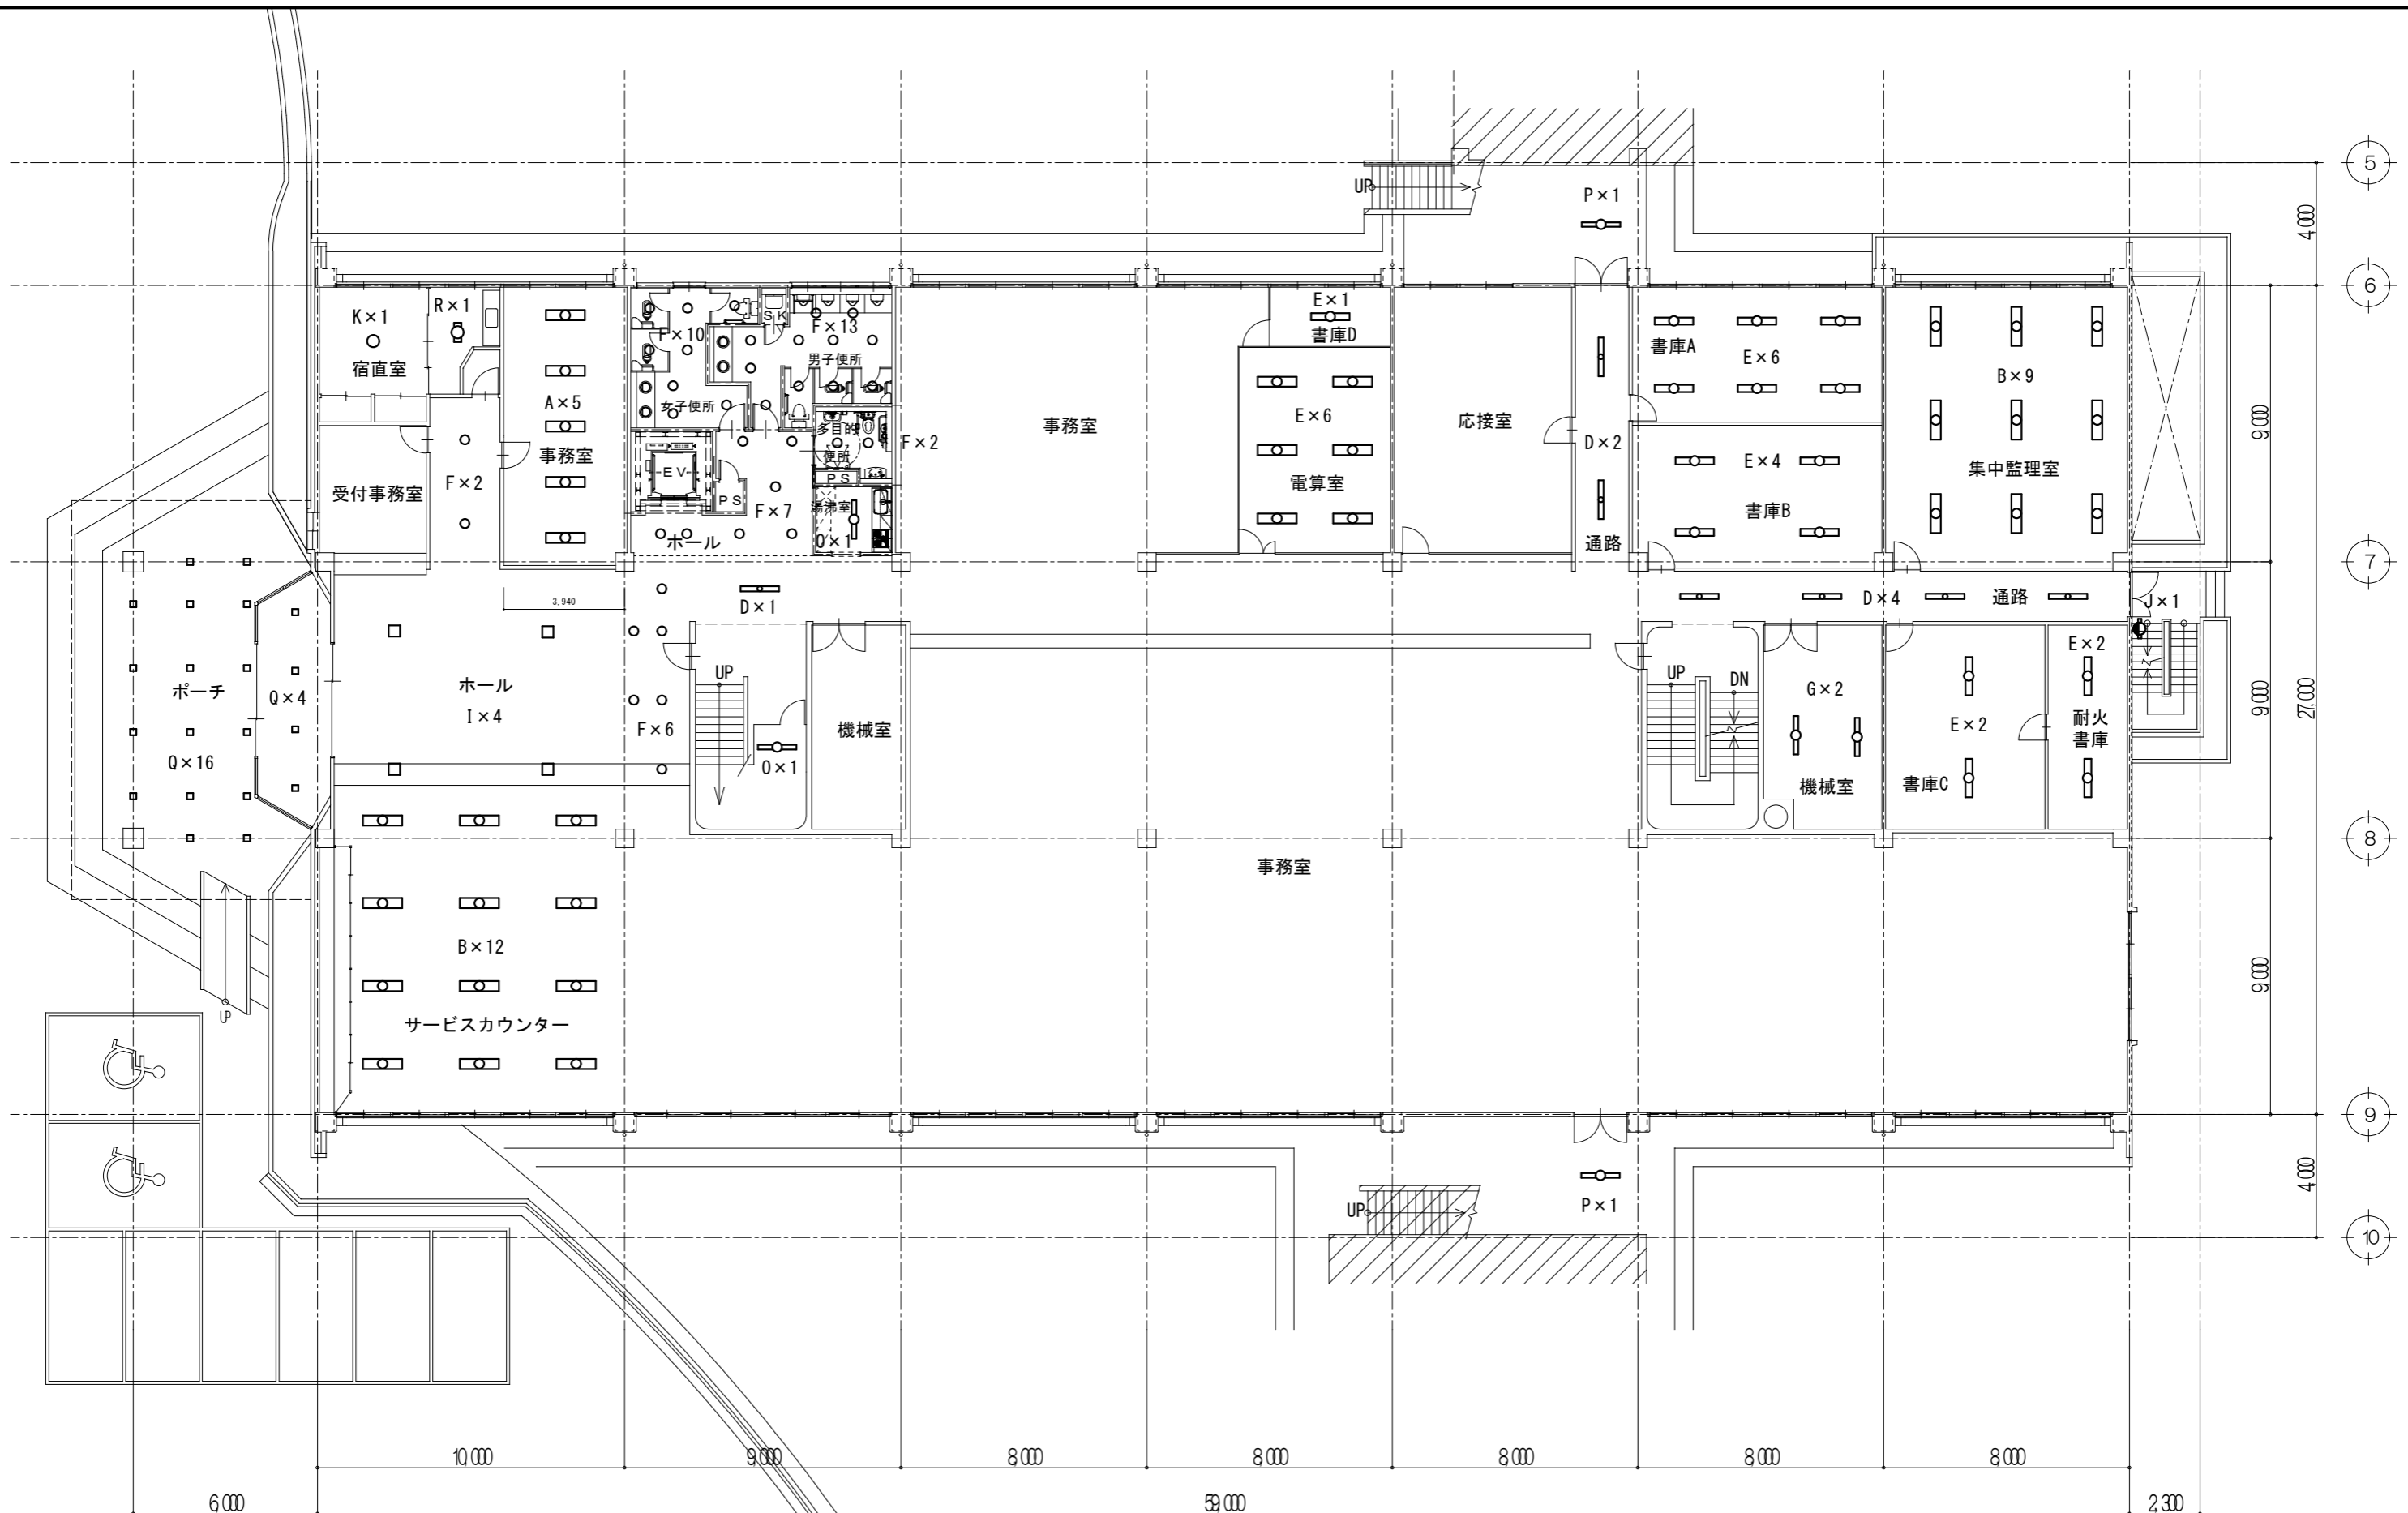

1階平面図 S=1:200

修繕名	令和6年度水施水管第2-1号 津市上下水道庁舎照明設備取替修繕		
施工場所	津市 殿村 地内		
図名	1階平面図		
縮尺	1/200	図面番号	4/7
津市上下水道事業局			


※この図面はA3サイズを原寸とする。

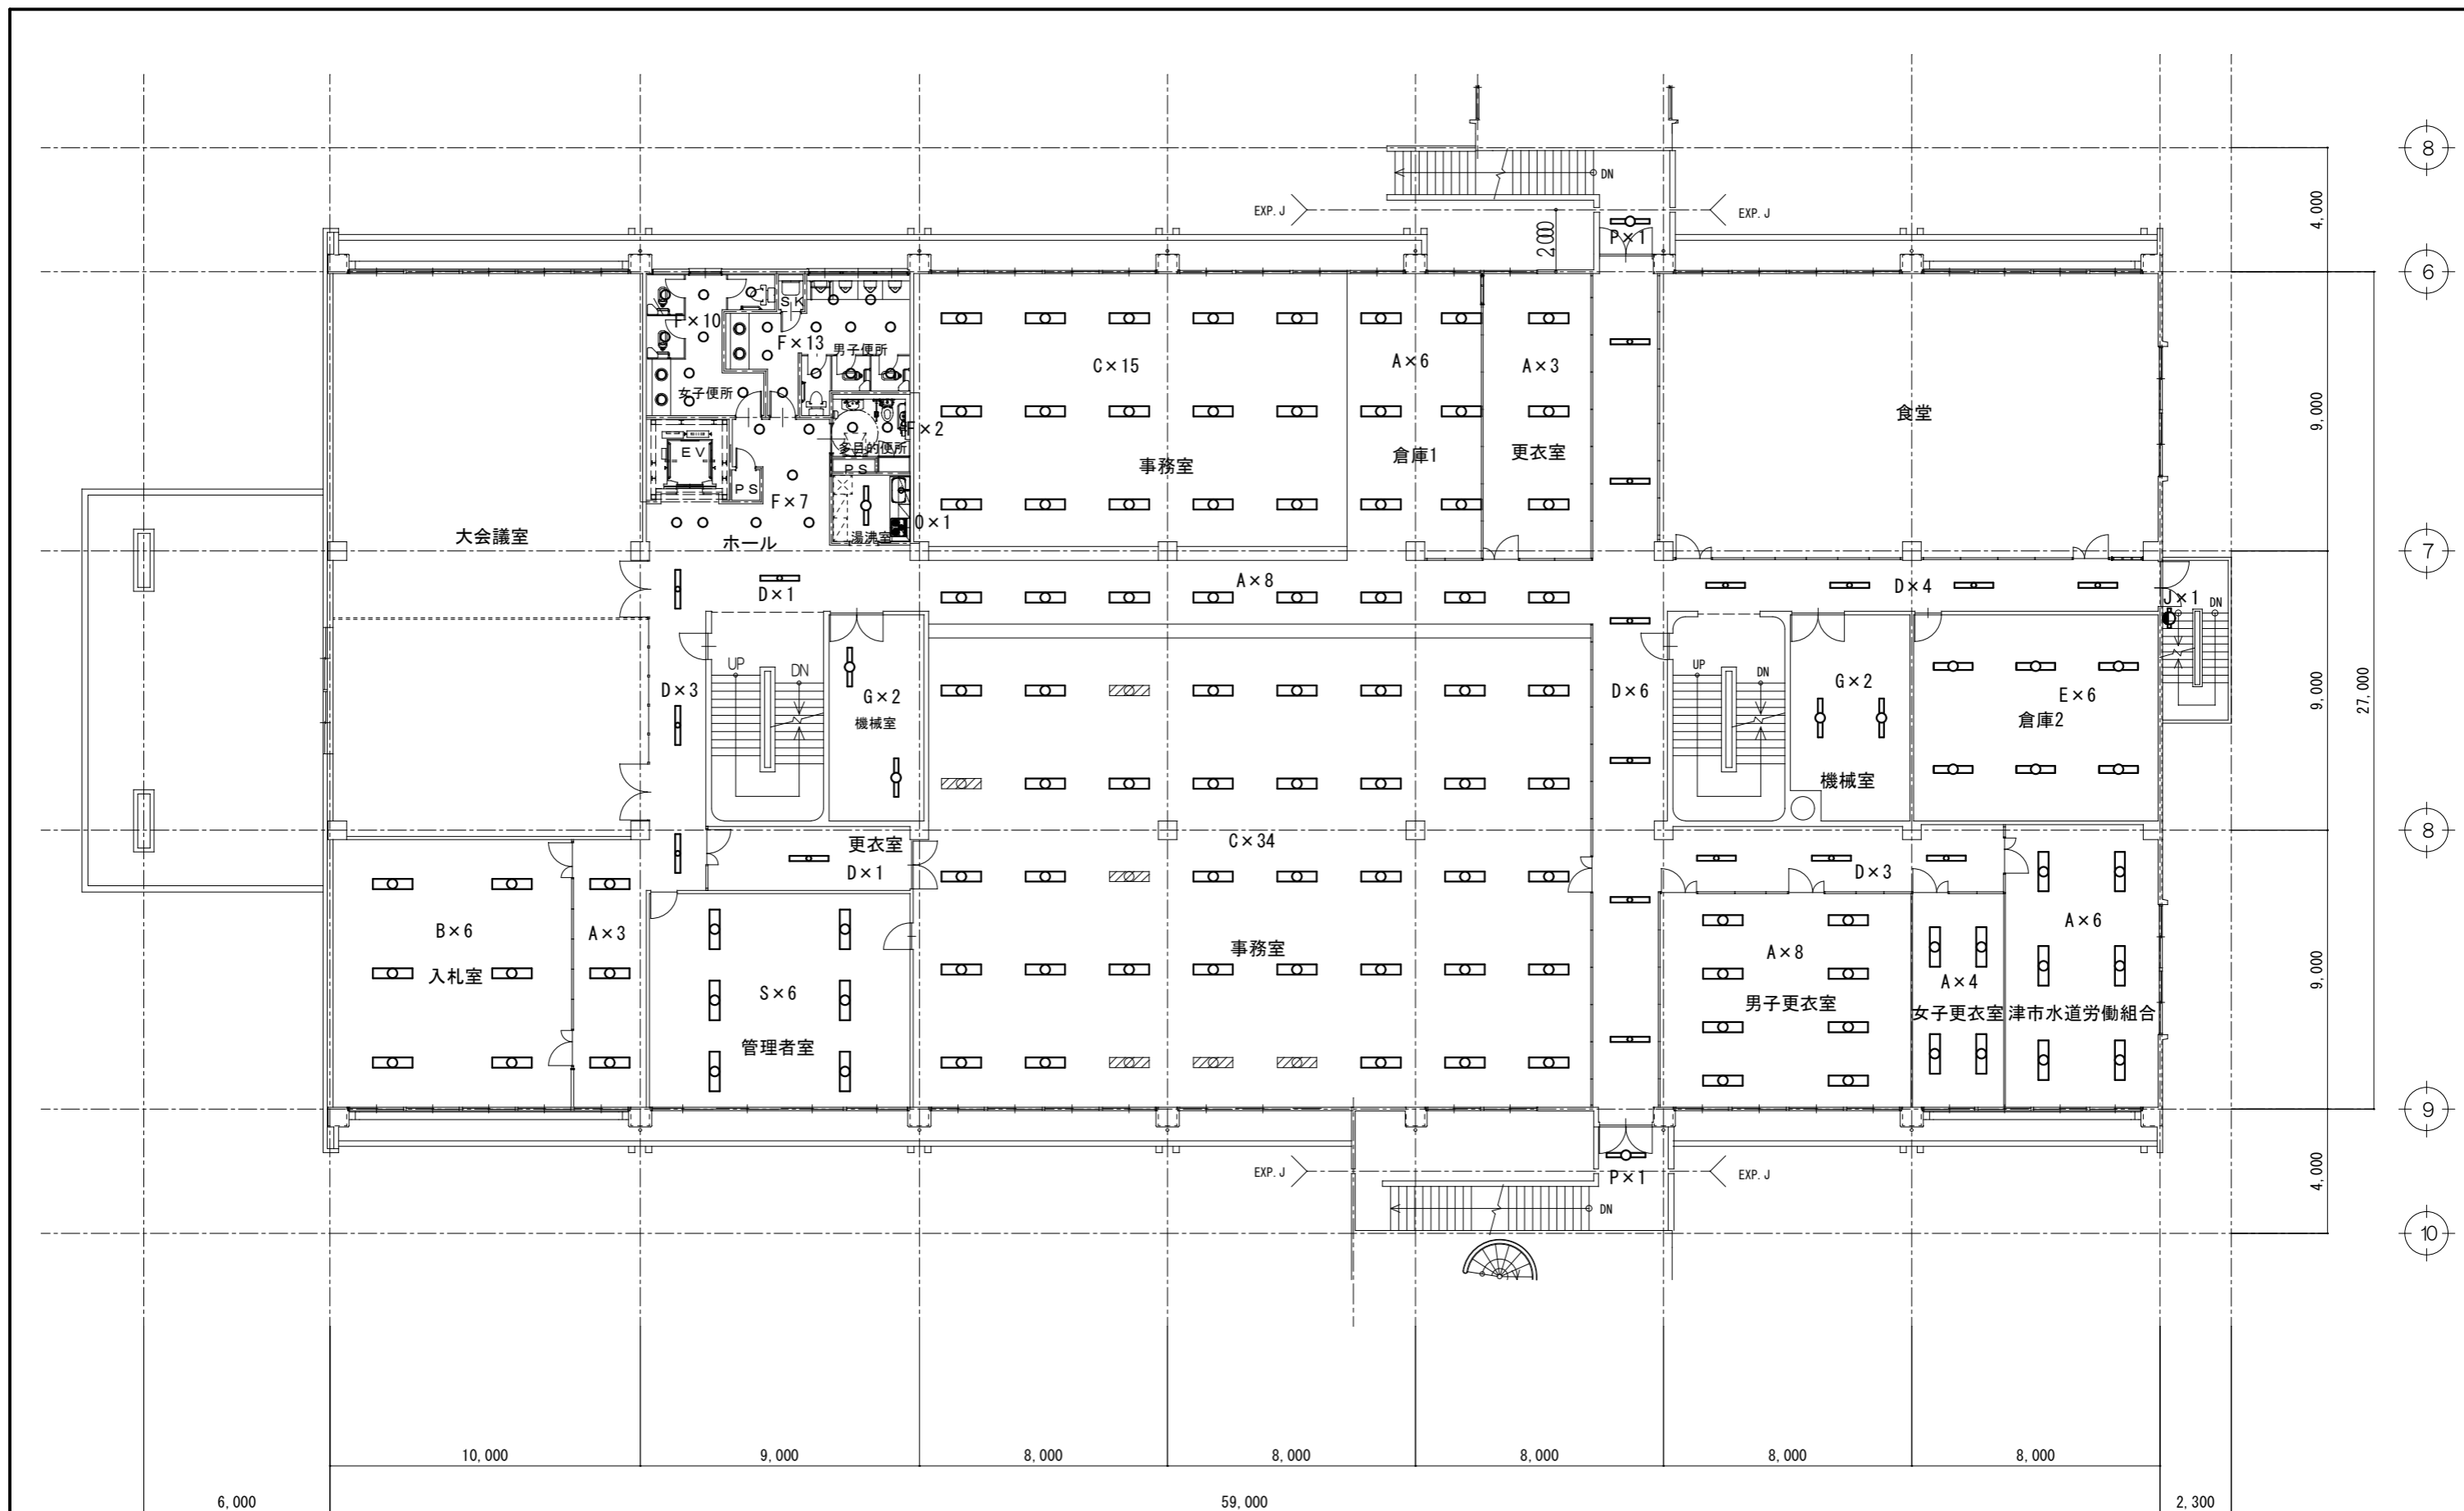


本館2階平面図 S=1:200

注: 斜線は取替済み


修繕名	令和6年度水施水管第2-1号 津市上下水道庁舎照明設備取替修繕		
施工場所	津市 殿村 地内		
図名	2階 平面図		
縮尺	1/200	図面番号	5/7
津市上下水道事業局			

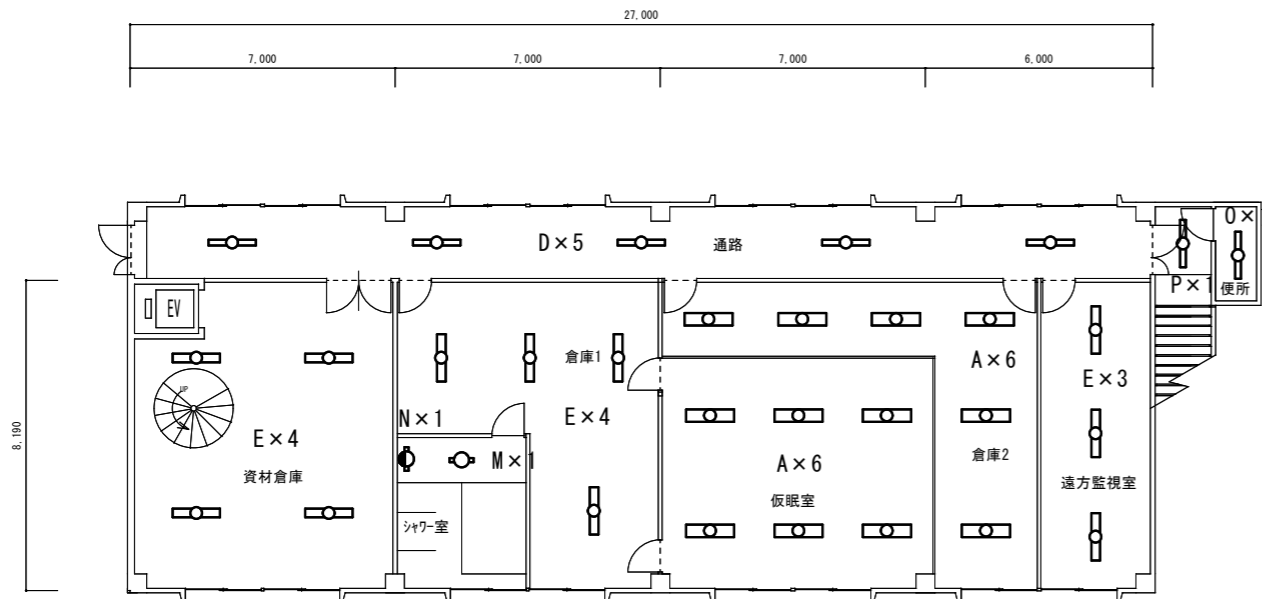


別館 I 棟 2 階

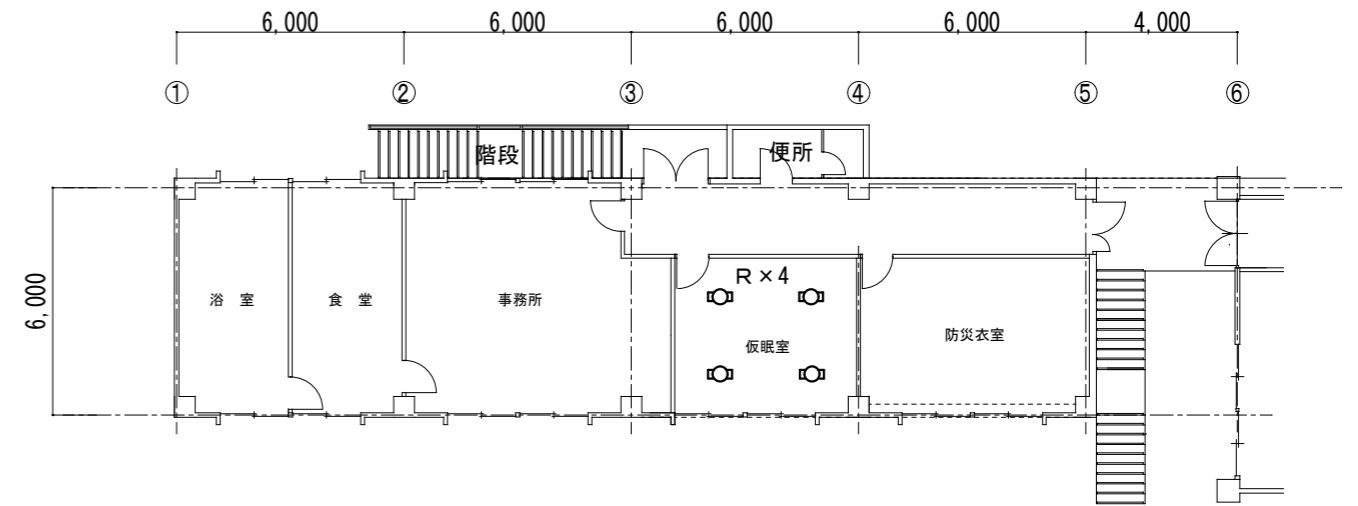

別館 II 棟 2 階

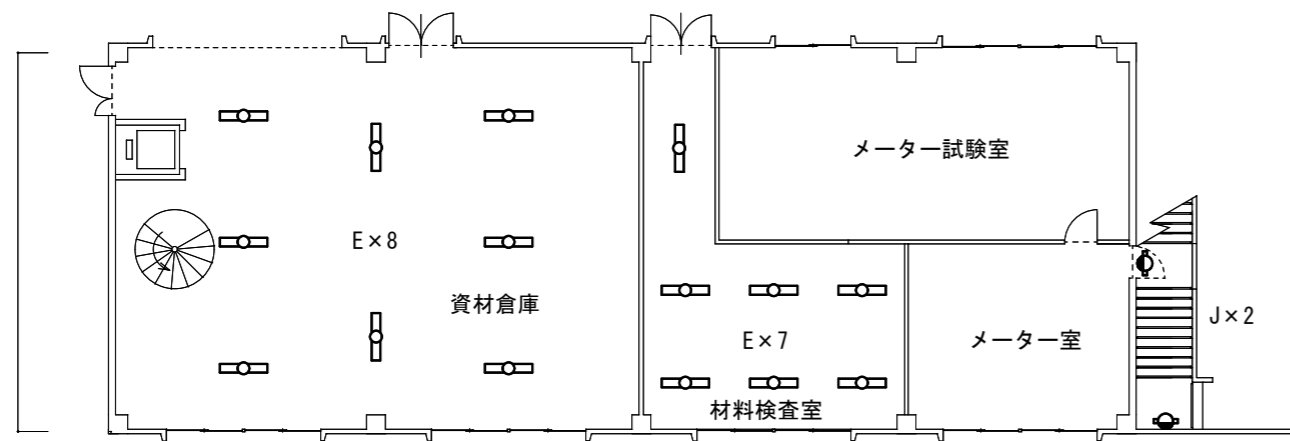


別館 I 棟 1 階

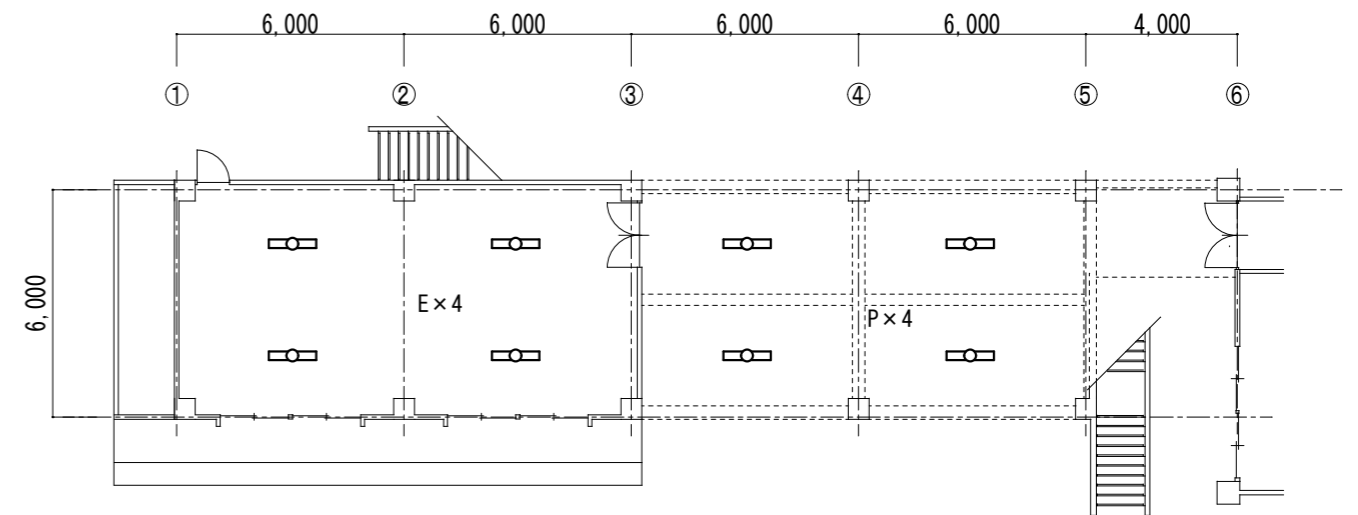


別館 II 棟 1 階

※この図面はA3サイズを原寸とする。

修繕名	令和6年度水施水管第2-1号 津市上下水道庁舎照明設備取替修繕		
施工場所	津市 殿村 地内		
図名	別館 I 棟・別館 II 棟 平面図		
縮尺	1/200	図面番号	6/7
津市上下水道事業局			

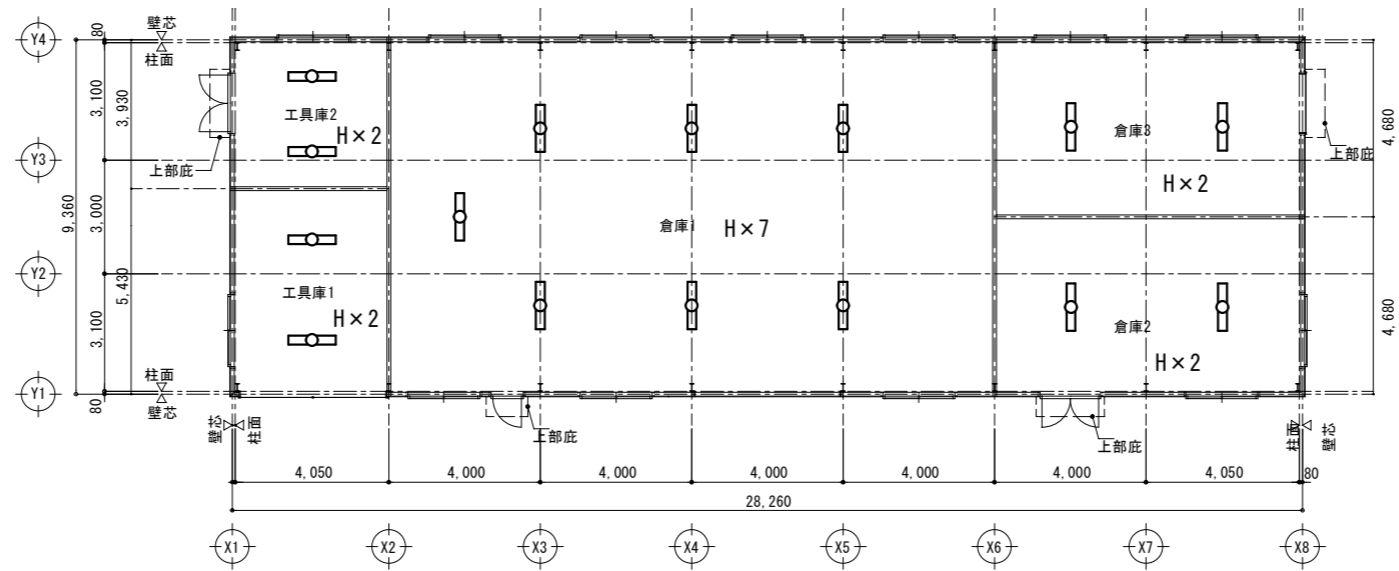

南倉庫

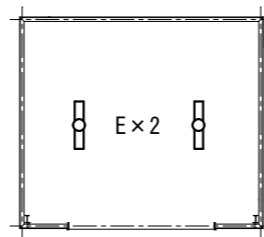

倉庫2

※この図面はA3サイズを原寸とする。

修繕名	令和6年度水施水管第2-1号 津市上下水道庁舎照明設備取替修繕		
施工場所	津市 殿村 地内		
図名	南倉庫・倉庫2 平面図		
縮尺	1/200	図面番号	7/7
津市上下水道事業局			