

# 設計図


## 平面図

S=1:500



## 横断面図

S=1:100

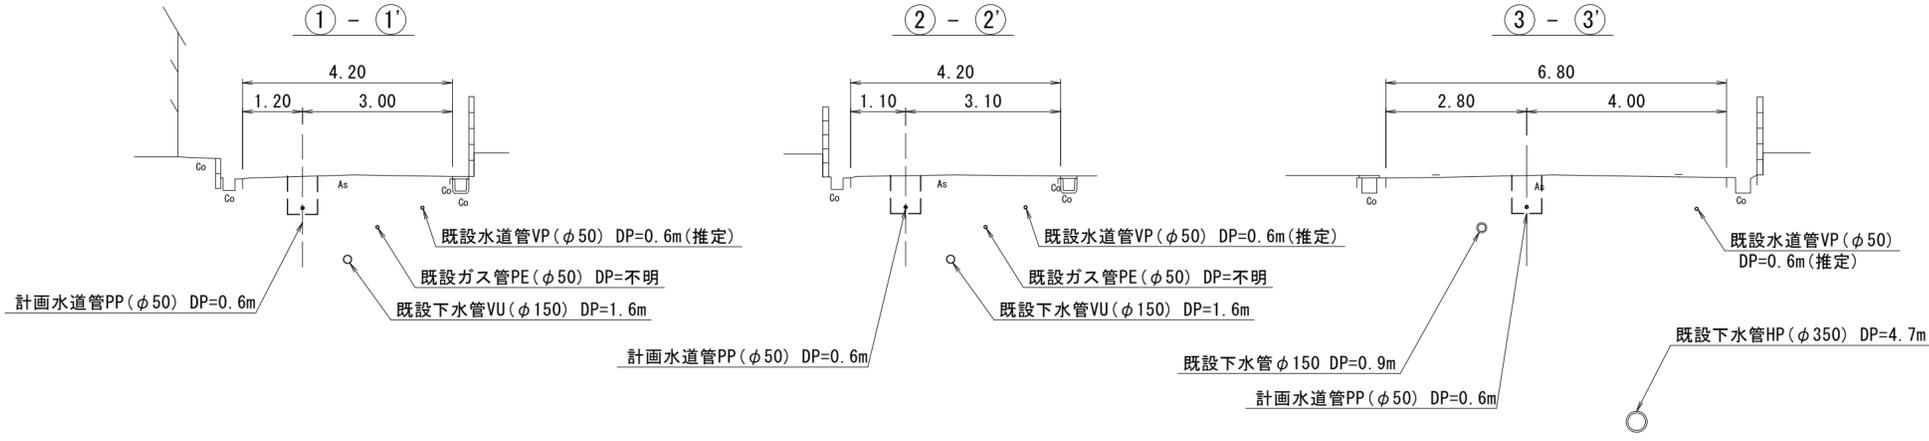


※この図面はA2サイズを原寸とする。

津市上下水道事業局			
工事名	令和6年度水工第10号 高茶屋六丁目地内配水管布設工事		
図面の種類	平面図・横断面図		
縮尺	図示	図面番号	1/3
受注者名			


設計図

土工定規図

S=1:20

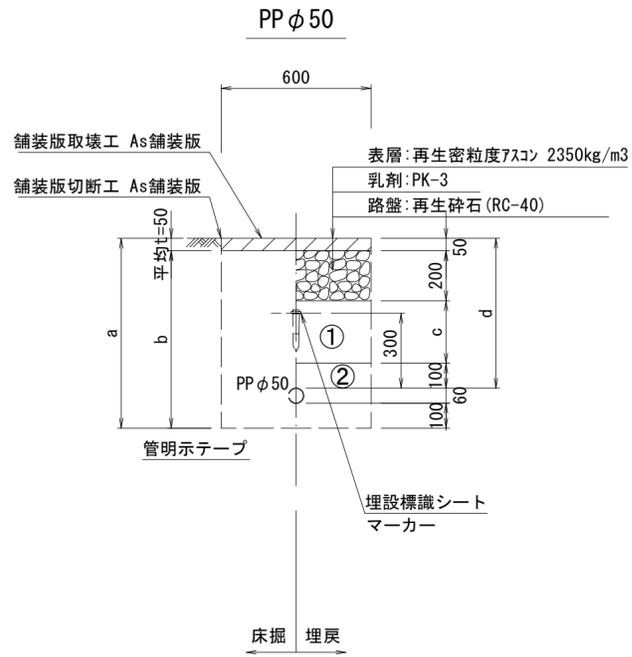


φ50				
土被り	a	b	c	d
600	760	710	250	600

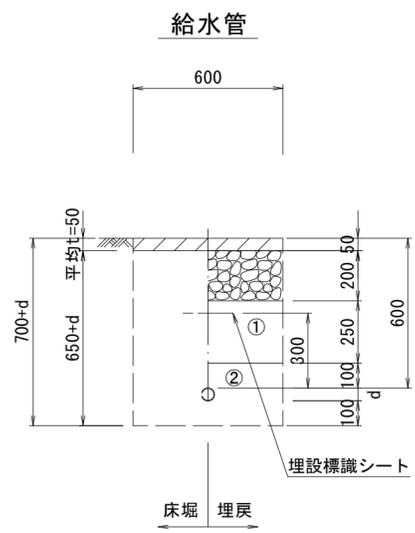

給水管外径 d	
φ13	d=20mm
φ20	d=25mm
φ25	d=30mm
φ30	d=40mm
φ40	d=50mm
φ50	d=60mm

泥吐管

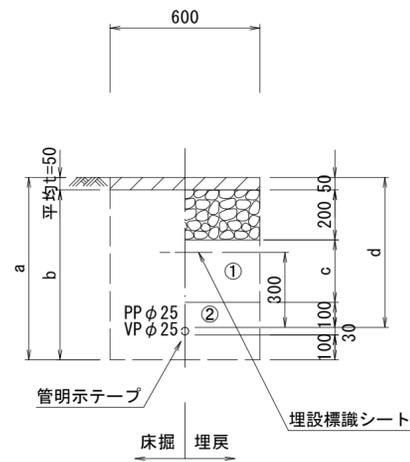

φ25				
土被り	a	b	c	d
600	730	680	250	600

- ①・・・再生砕石 (RC-40)
- ②・・・管基礎用砂 (埋戻し用砂)



※この図面はA2サイズを原寸とする。

津市上下水道事業局			
工事名	令和6年度水工第10号 高茶屋六丁目地内配水管布設工事		
図面の種類	土工定規図		
縮尺	図示	図面番号	2/3
受注者名			

設計図

配管詳細図

 S=1:200

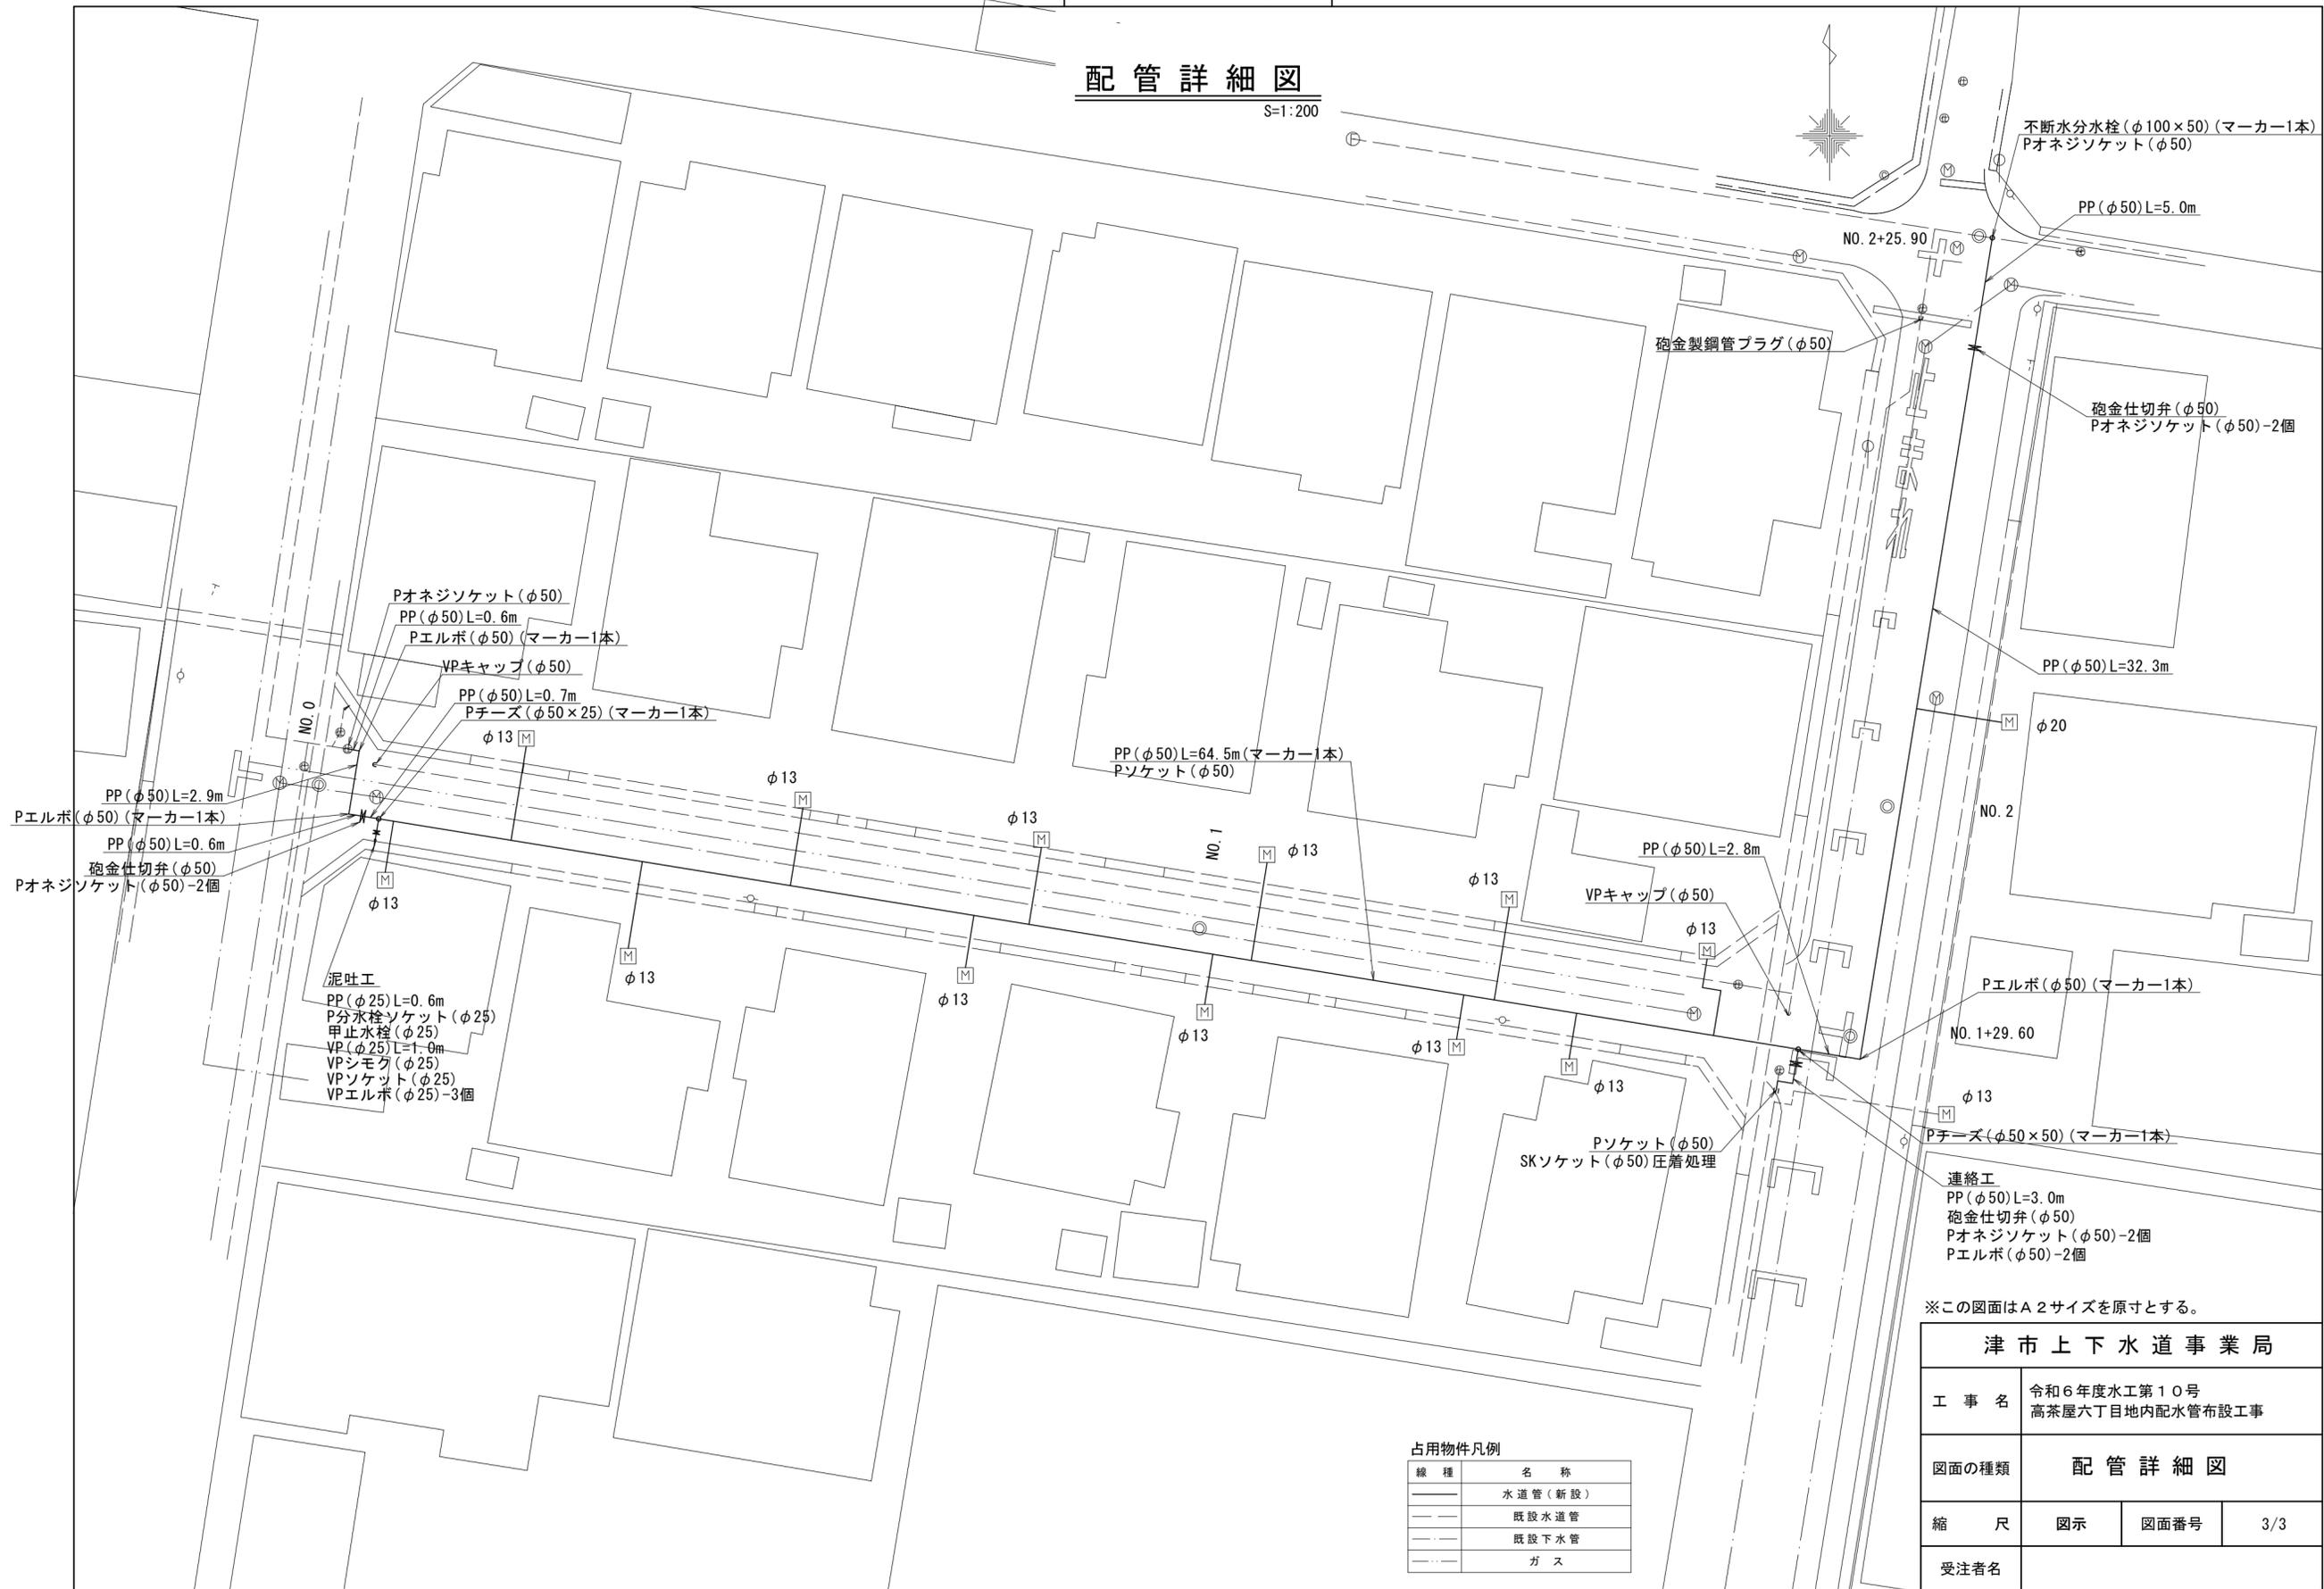

不断水分水栓(φ100×50)(マーカ-1本)  
Pオネジソケット(φ50)

PP(φ50)L=5.0m

砲金製鋼管プラグ(φ50)

砲金仕切弁(φ50)  
Pオネジソケット(φ50)-2個

Pオネジソケット(φ50)  
PP(φ50)L=0.6m  
Pエルボ(φ50)(マーカ-1本)

VPキャップ(φ50)

PP(φ50)L=0.7m  
Pチ-ズ(φ50×25)(マーカ-1本)

PP(φ50)L=64.5m(マーカ-1本)  
Pソケット(φ50)

PP(φ50)L=32.3m

φ20

NO. 2

PP(φ50)L=2.8m

VPキャップ(φ50)

Pエルボ(φ50)(マーカ-1本)

NO. 1+29.60

φ13

Pチ-ズ(φ50×50)(マーカ-1本)

連絡工

PP(φ50)L=3.0m  
砲金仕切弁(φ50)  
Pオネジソケット(φ50)-2個  
Pエルボ(φ50)-2個

※この図面はA2サイズを原寸とする。

津市上下水道事業局

工事名	令和6年度水工第10号 高茶屋六丁目地内配水管布設工事		
図面の種類	配管詳細図		
縮尺	図示	図面番号	3/3
受注者名			

占用物件凡例

線種	名称
—	水道管(新設)
---	既設水道管
---	既設下水管
---	ガス