


# 平面図

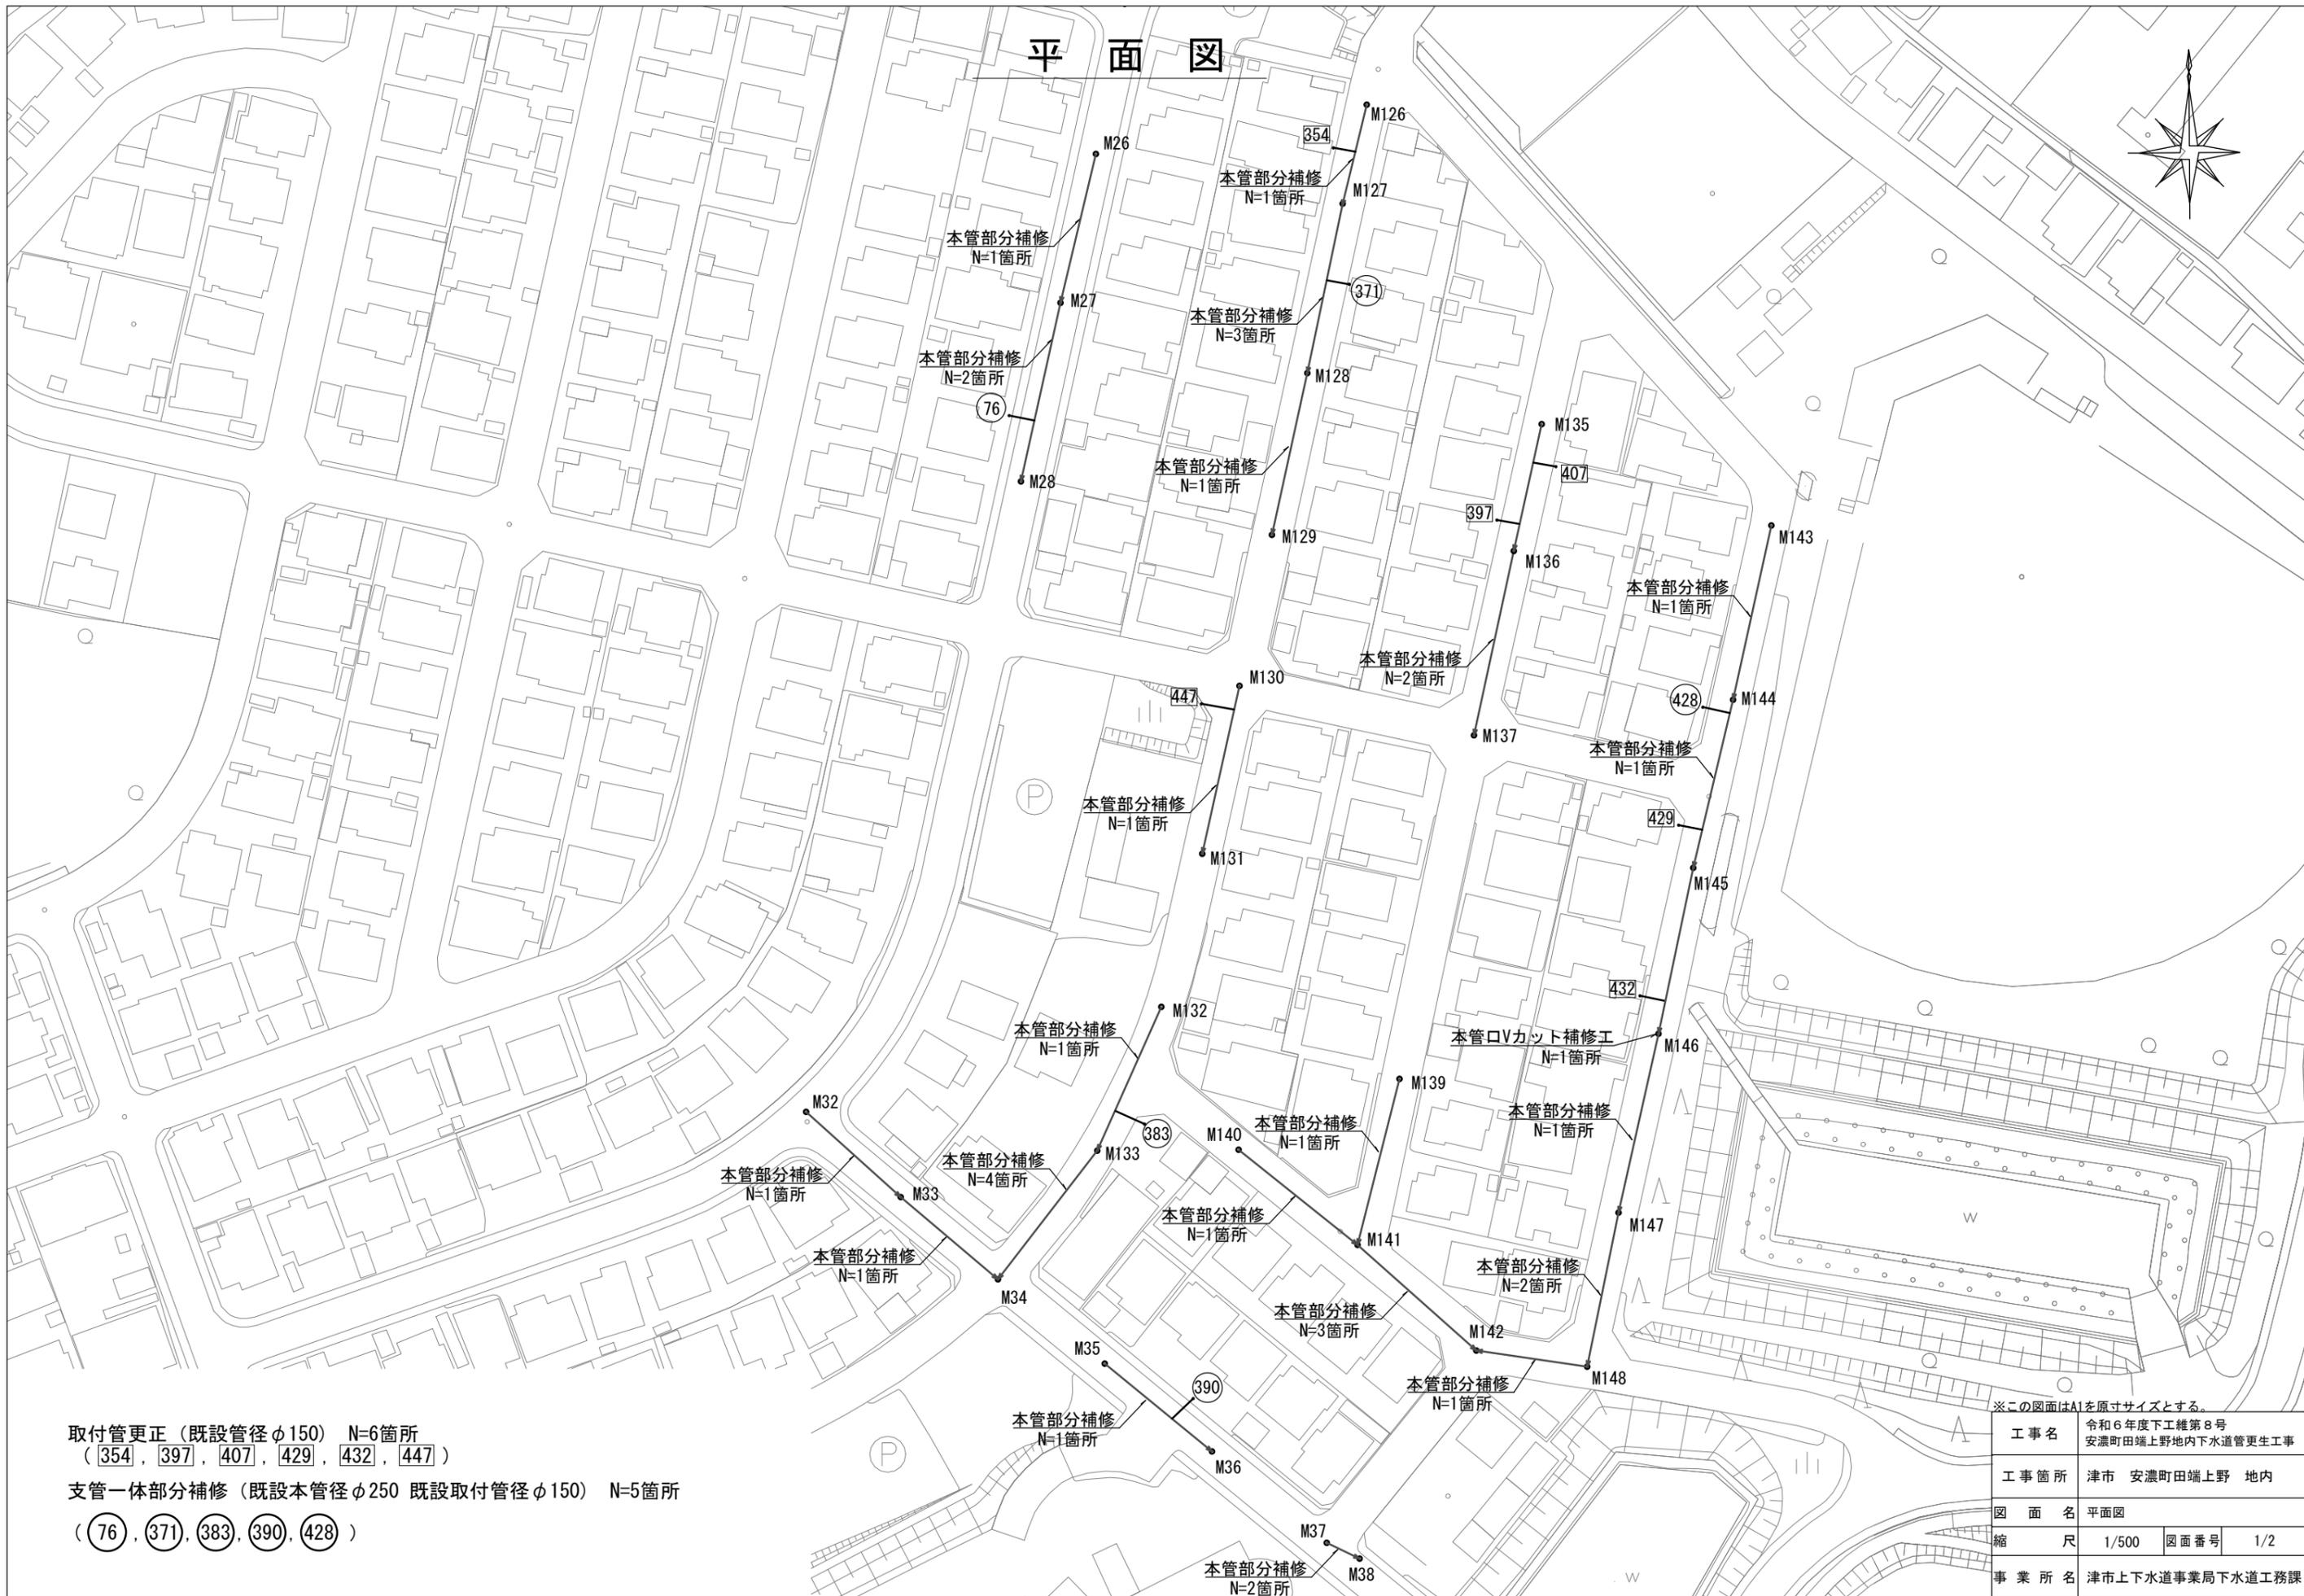

取付管更正 (既設管径φ150) N=6箇所  
 ( 354 , 397 , 407 , 429 , 432 , 447 )


支管一体部分補修 (既設本管径φ250 既設取付管径φ150) N=5箇所  
 ( 76 , 371 , 383 , 390 , 428 )

※この図面はA1を原寸サイズとする。


工事名	令和6年度下工継第8号 安濃町田端上野地内下水道管更生工事		
工事箇所	津市 安濃町田端上野 地内		
図面名	平面図	縮尺	1/500 図面番号 1/2
事業所名	津市上下水道事業局下水道工務課		

# 工 法 図


本管部分補修工

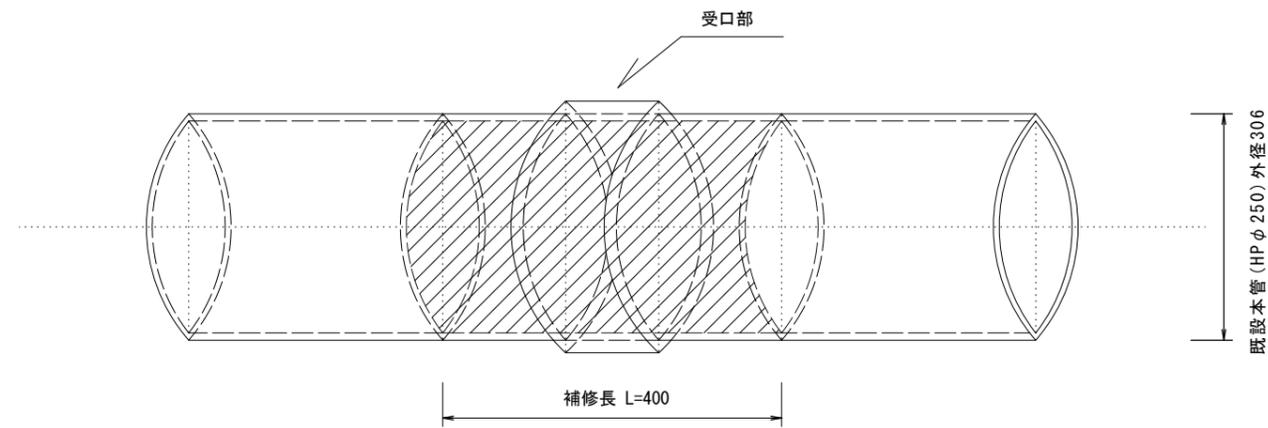


支管一体部分補修工

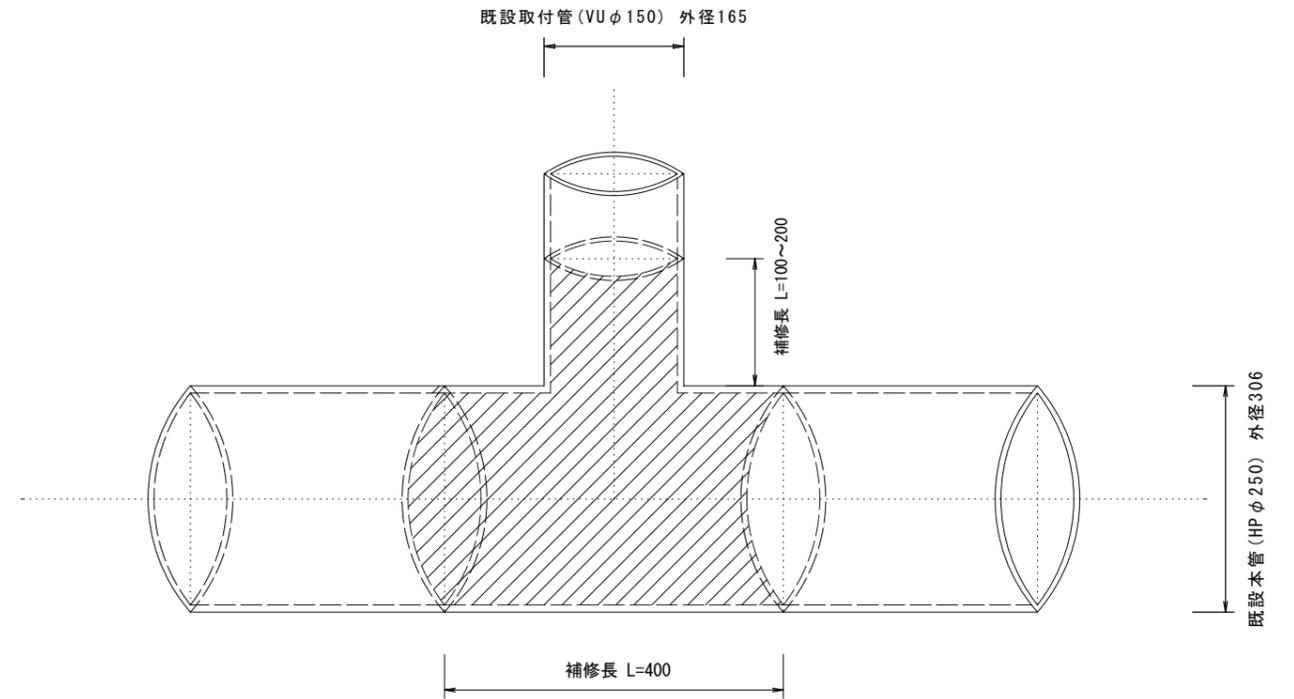

本管口Vカット補修工

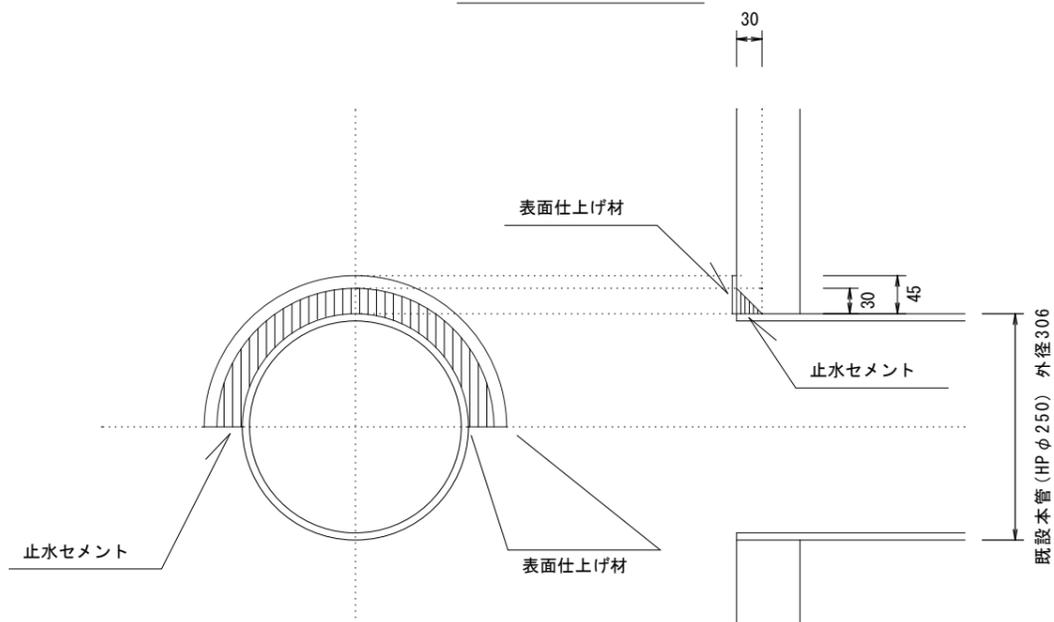

取付管更生

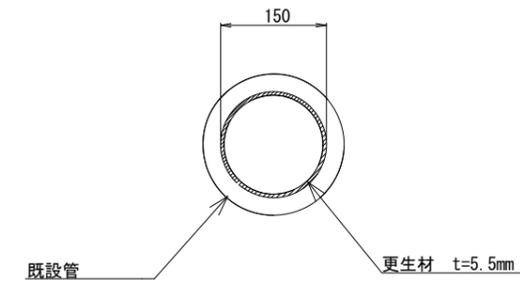

※この図面はA1を原寸サイズとする。

工事名	令和6年度下工維第8号 安濃町田端上野地内下水道管更生工事		
工事箇所	津市 安濃町田端上野 地内		
図面名	工法図		
縮尺	図面番号	2/2	
事業所名	津市上下水道事業局下水道工務課		