


1 階 平 面 図

原図 A 3

修繕名	令和6年度下施農第2-2号 津市大里地区農業集落排水処理施設及び津市家所地区農業 集落排水処理施設水中攪拌機修繕		
施工場所	津市 大里小野田町及び美里町家所 地内		
図面名	津市大里地区農業集落排水処理施設 1階平面図		
縮尺	——	図面番号	1/6
事業所名	津市上下水道事局下水道施設課		

本図は参考図であり見積現場と本図に相違がある場合にあつては、相違箇所を再調査後、市職員と協議のうえ決定すること。

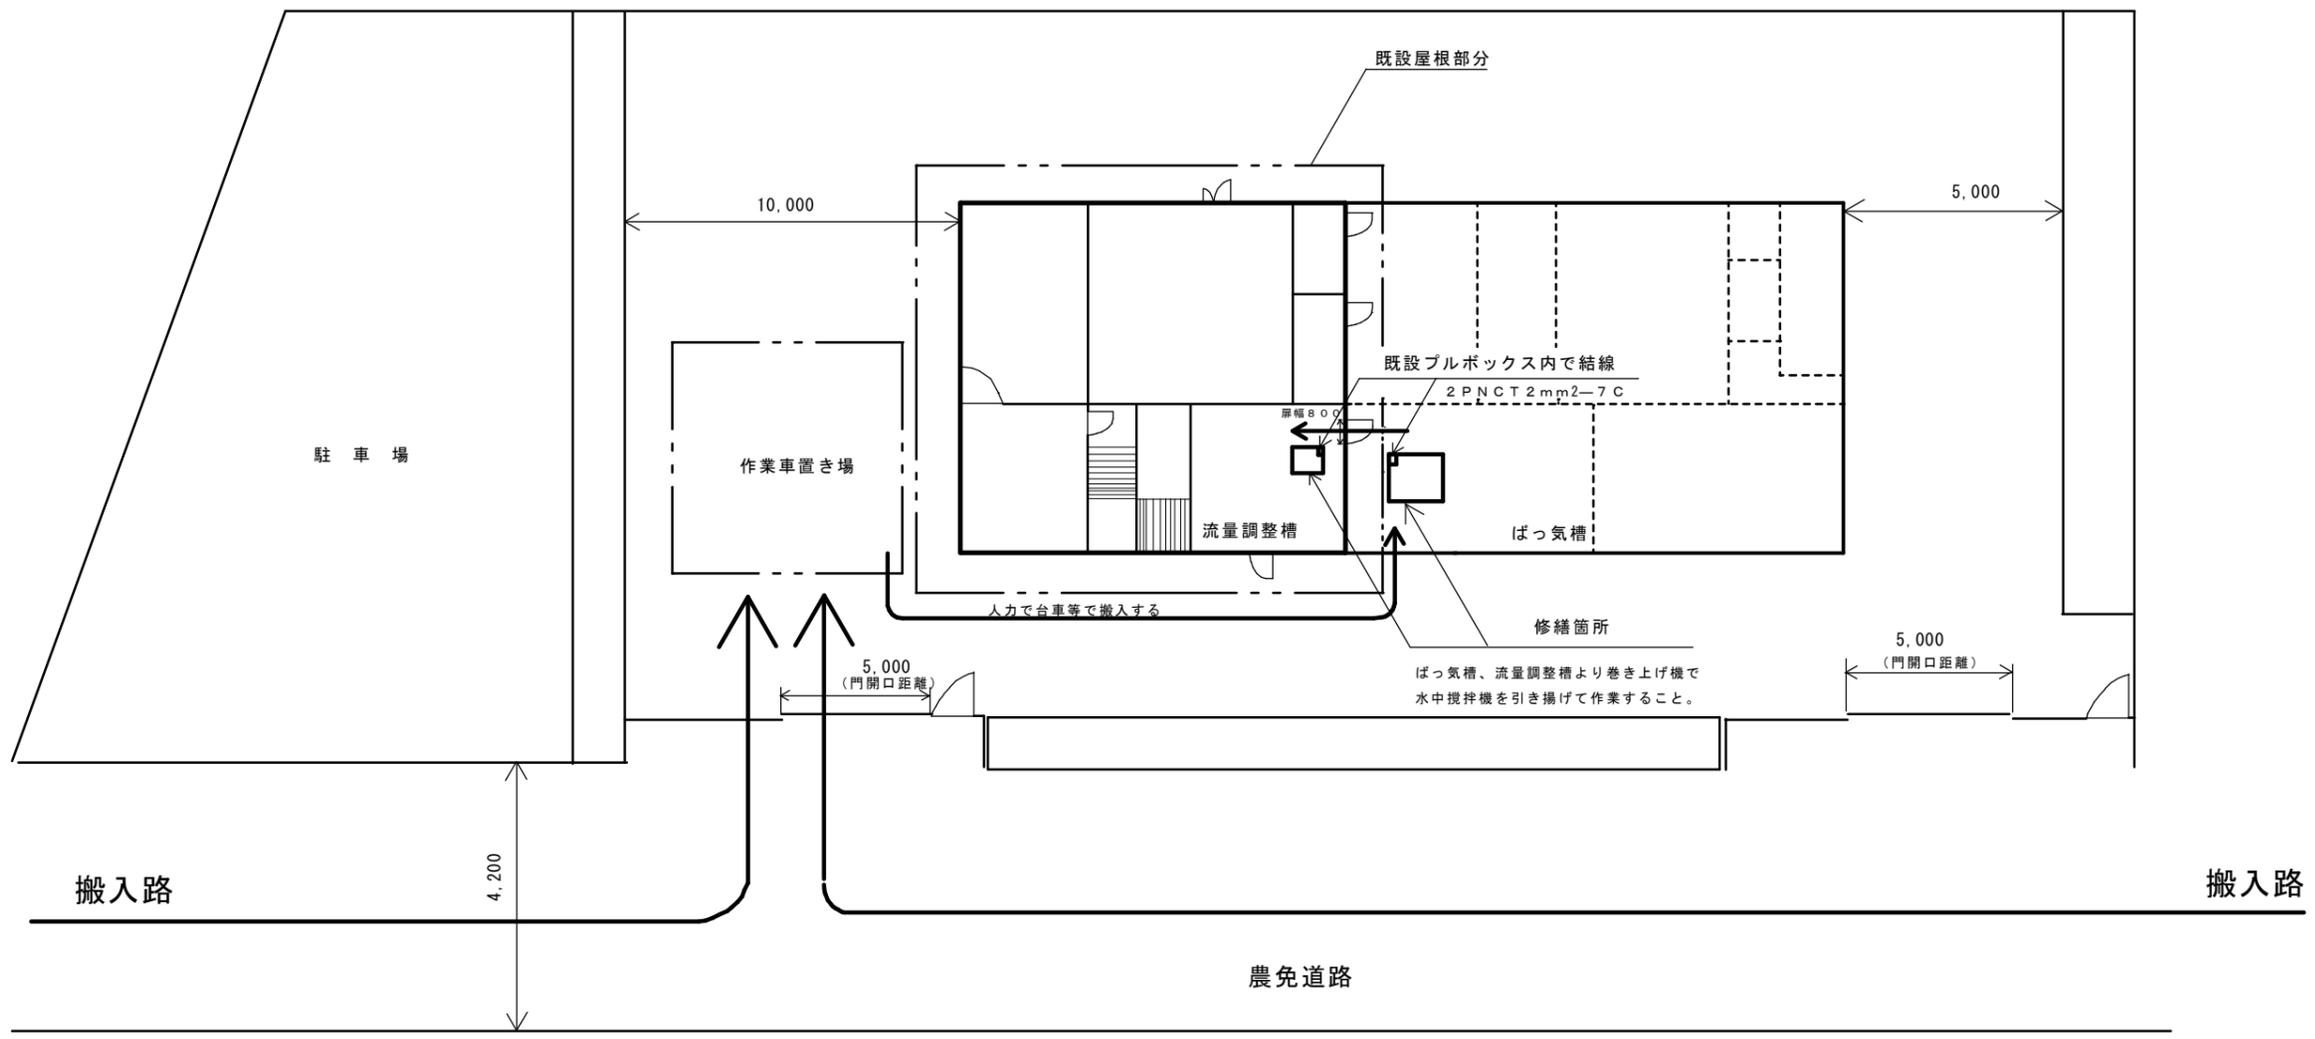


1階平面図

原図 A 3


修繕名	令和6年度下施農第2-2号 津市大里地区農業集落排水処理施設及び津市家所地区農業 集落排水処理施設水中攪拌機修繕		
施工場所	津市 大里小野田町及び美里町家所 地内		
図面名	津市家所地区農業集落排水処理施設1階平面図		
縮尺	———	図面番号	2/6
事業所名	津市上下水道事局下水道施設課		

既設機器概要

水中攪拌機（流量調整槽用）	1台	水中攪拌機（ばっ気槽用）	2台
メーカー	株式会社鶴見製作所	メーカー	株式会社鶴見製作所
型番	MRL3041EC	型番	MR3042CR
出力	1.5kw	出力	1.5kw
電源	3相200V	電源	3相200V
回転数	1082min <sup>-1</sup>	回転数	1082min <sup>-1</sup>
流量	8.2m <sup>3</sup> /min	流量	9.0m <sup>3</sup> /min
重量	67kg	重量	54kg

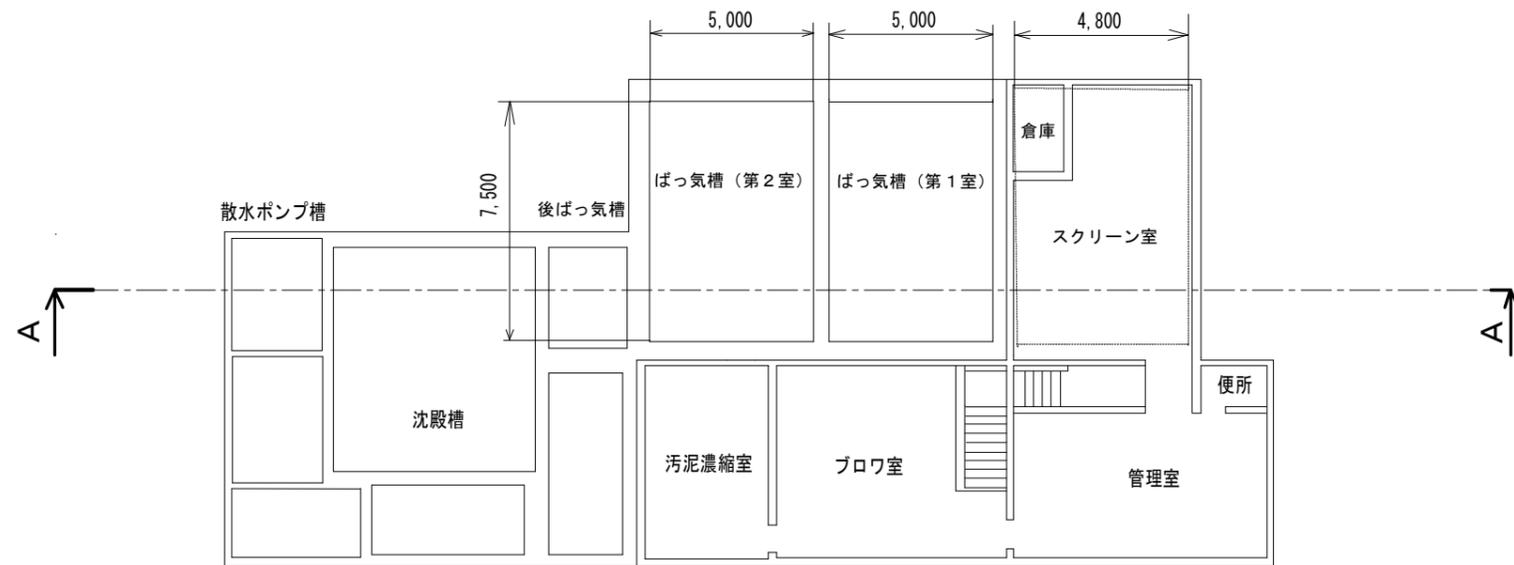

平面図

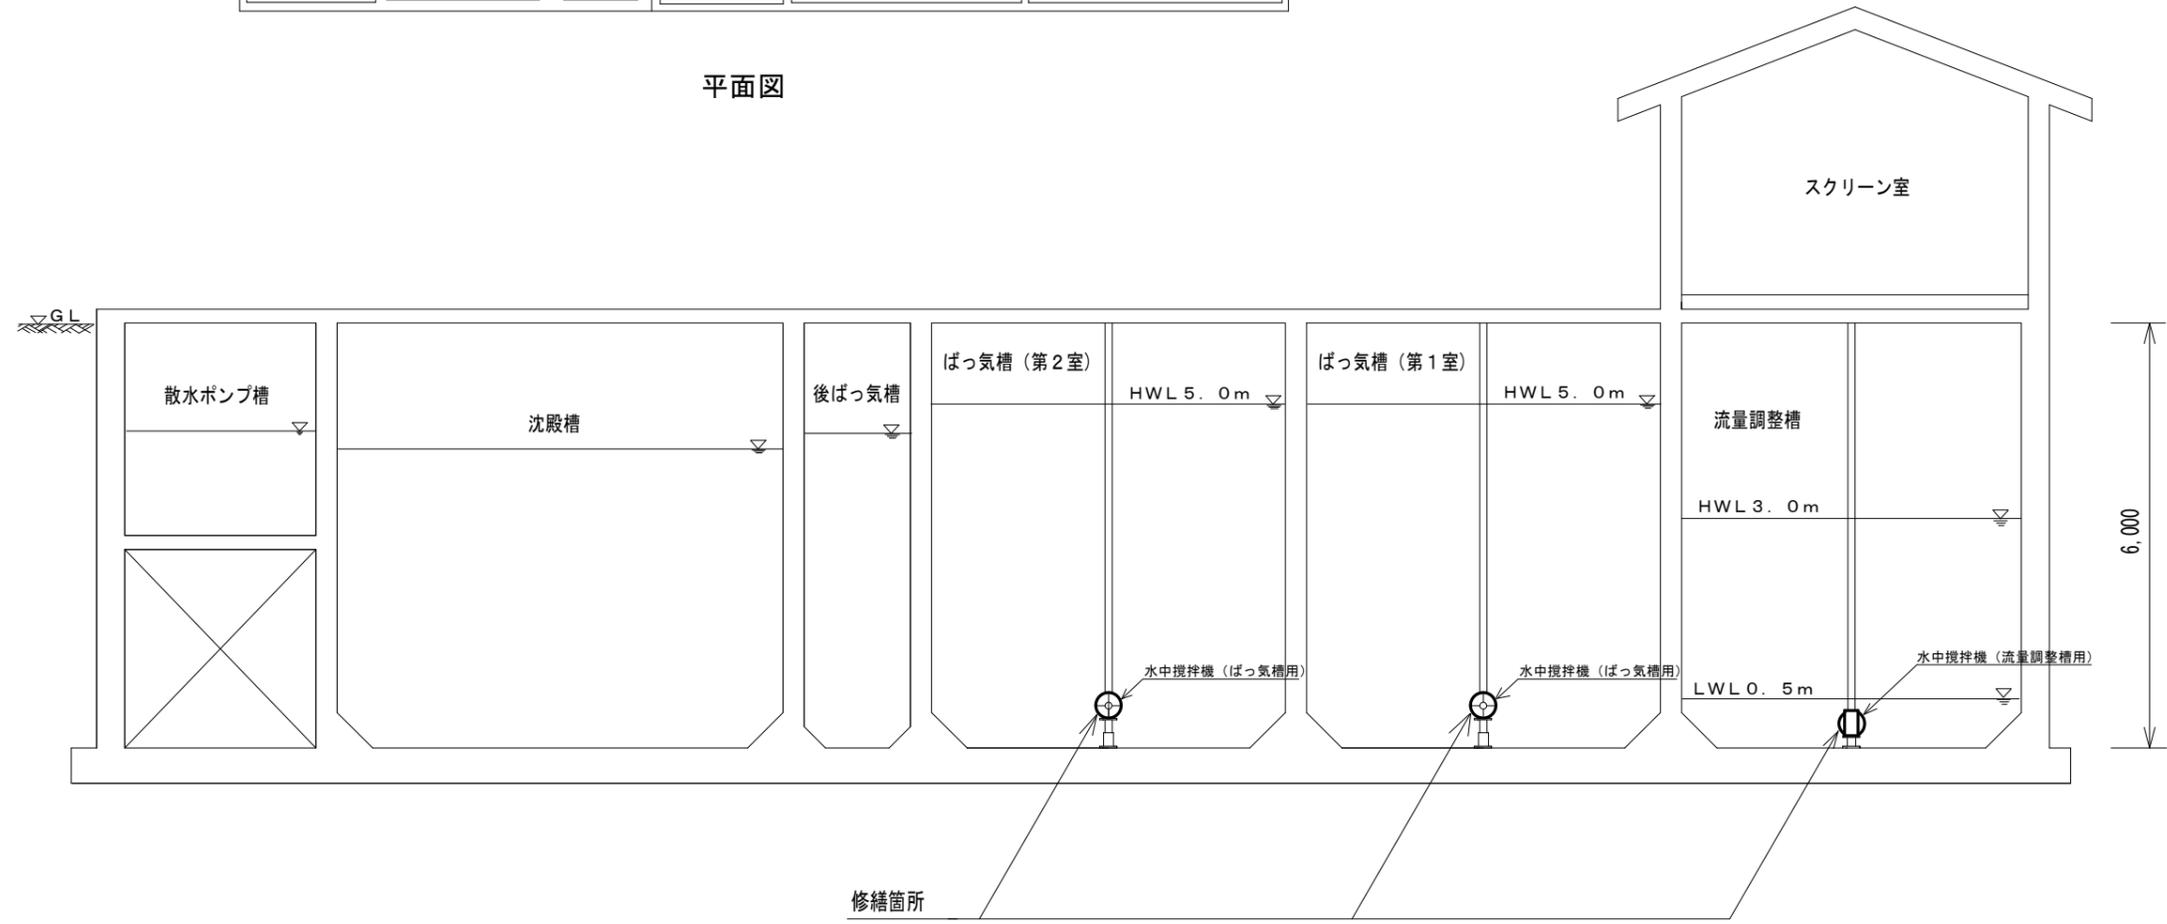


A—A断面図

修繕名	令和6年度下施農第2-2号 津市大里地区農業集落排水処理施設及び津市家所地区農業集落排水処理施設水中攪拌機修繕		
施工場所	津市 大里小野田町及び美里町家所 地内		
図面名	津市大里地区農業集落排水処理施設平面図及び断面図		
縮尺	———	図面番号	3/6
事業所名	津市上下水道事業局下水道施設課		


※本図は、参考図であり見積現場と本図に相違がある場合に当たっては相違箇所を再調査後、市職員と協議のうえ決定すること

既設機器概要

水中攪拌機（流量調整槽用） 1台		水中攪拌機（ばっ気槽用） 1台	
メーカー	株式会社鶴見製作所	メーカー	株式会社鶴見製作所
型番	MRL3041EC	型番	MR3042CR
出力	1.5kw	出力	1.5kw
電源	3相200V	電源	3相200V
回転数	1082min <sup>-1</sup>	回転数	1082min <sup>-1</sup>
流量	8.2m <sup>3</sup> /min	流量	9.0m <sup>3</sup> /min
重量	67kg	重量	54kg

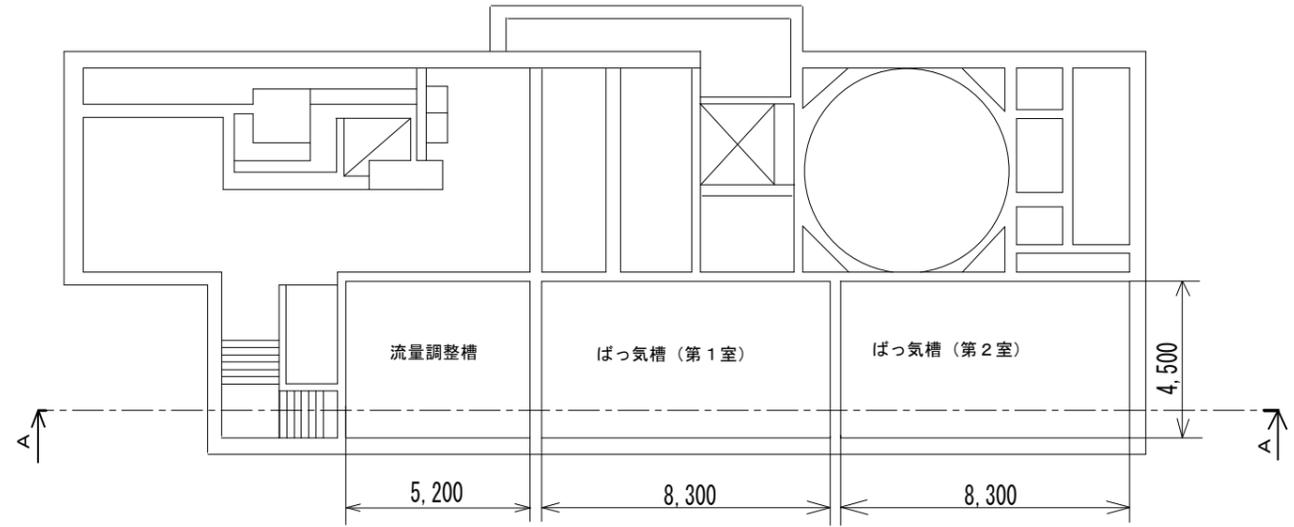

平面図




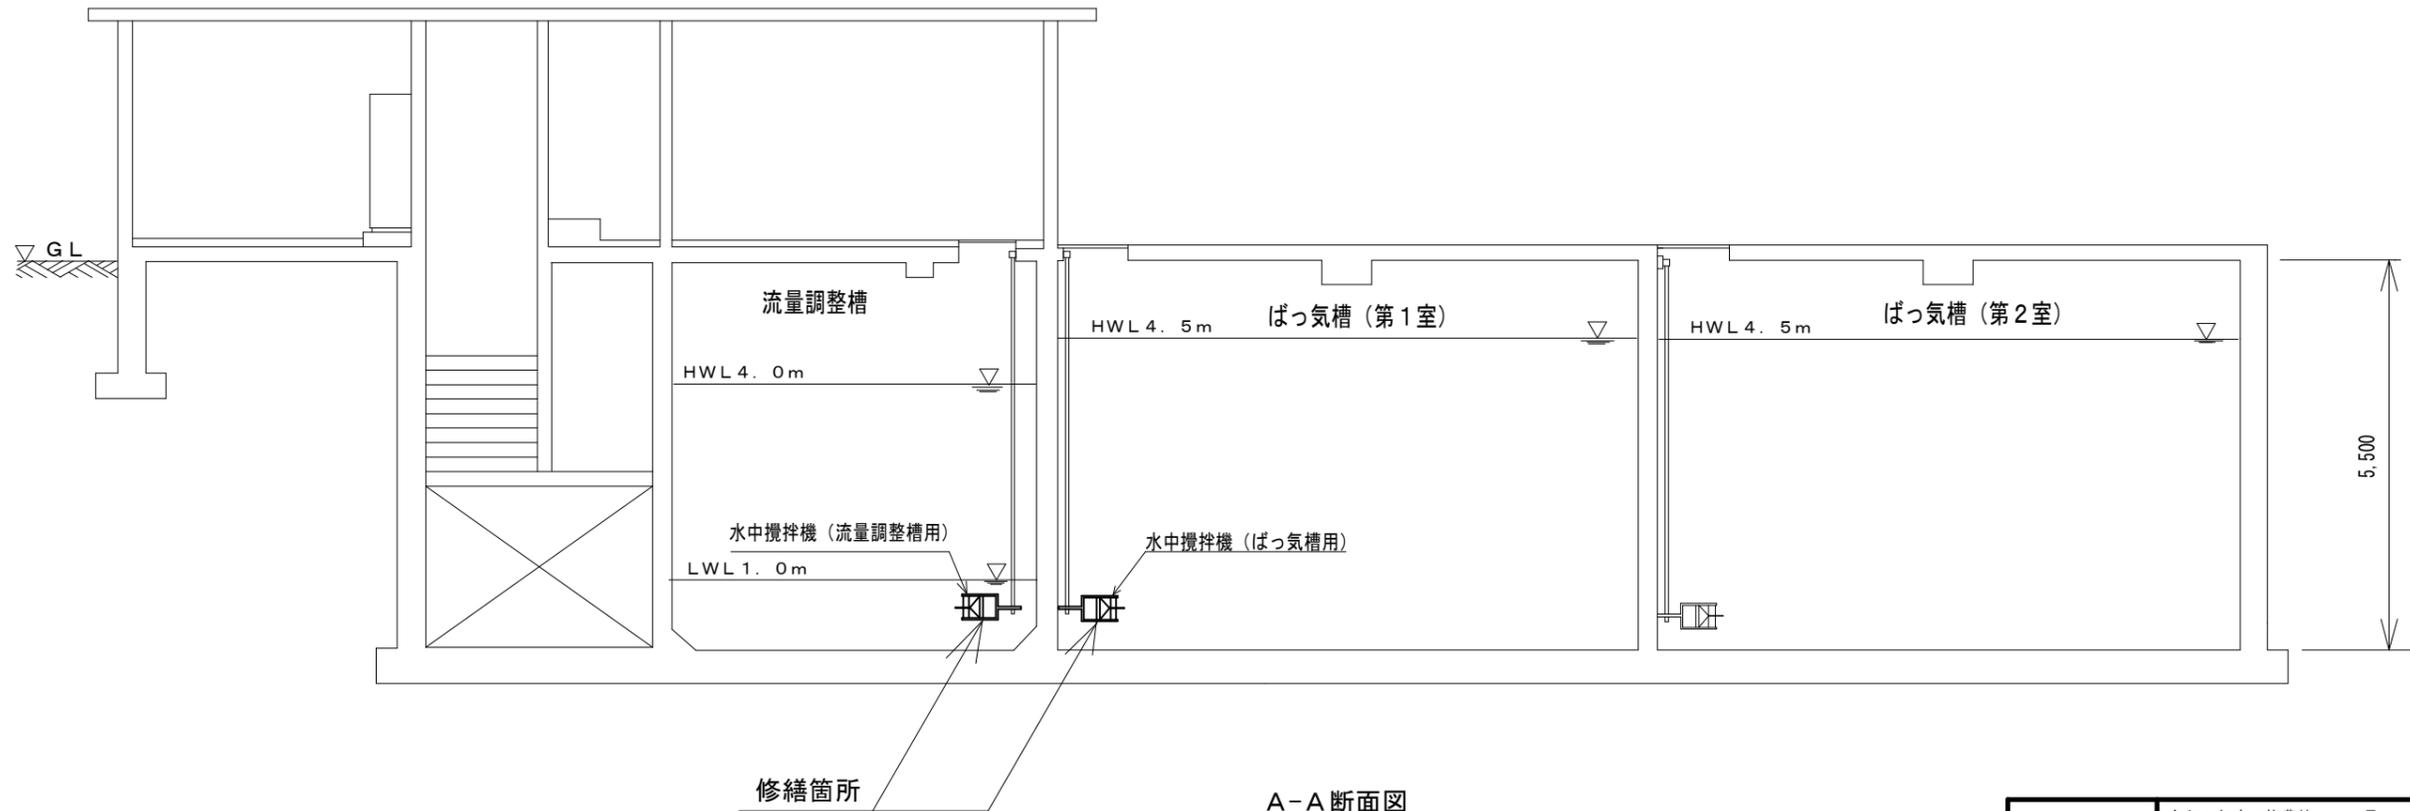


A-A断面図

原図：A3

※本図は、参考図であり見積現場と本図に相違がある場合に当たっては相違箇所を再調査後、市職員と協議のうえ決定すること

修繕名	令和6年度下施農第2-2号 津市大里地区農業集落排水処理施設及び津市家所地区農業集落排水処理施設水中攪拌機修繕		
施工場所	津市 大里小野田町及び美里町家所 地内		
図面名	津市家所地区農業集落排水処理施設平面図及び断面図		
縮尺	———	図面番号	4/6
事業名	津市上下水道事業局下水道施設課		

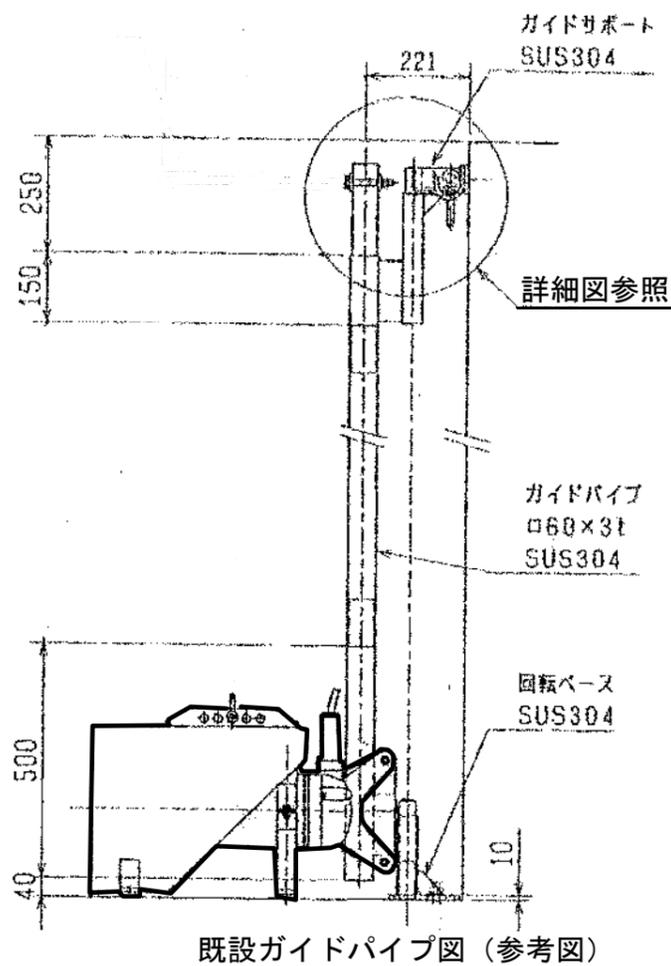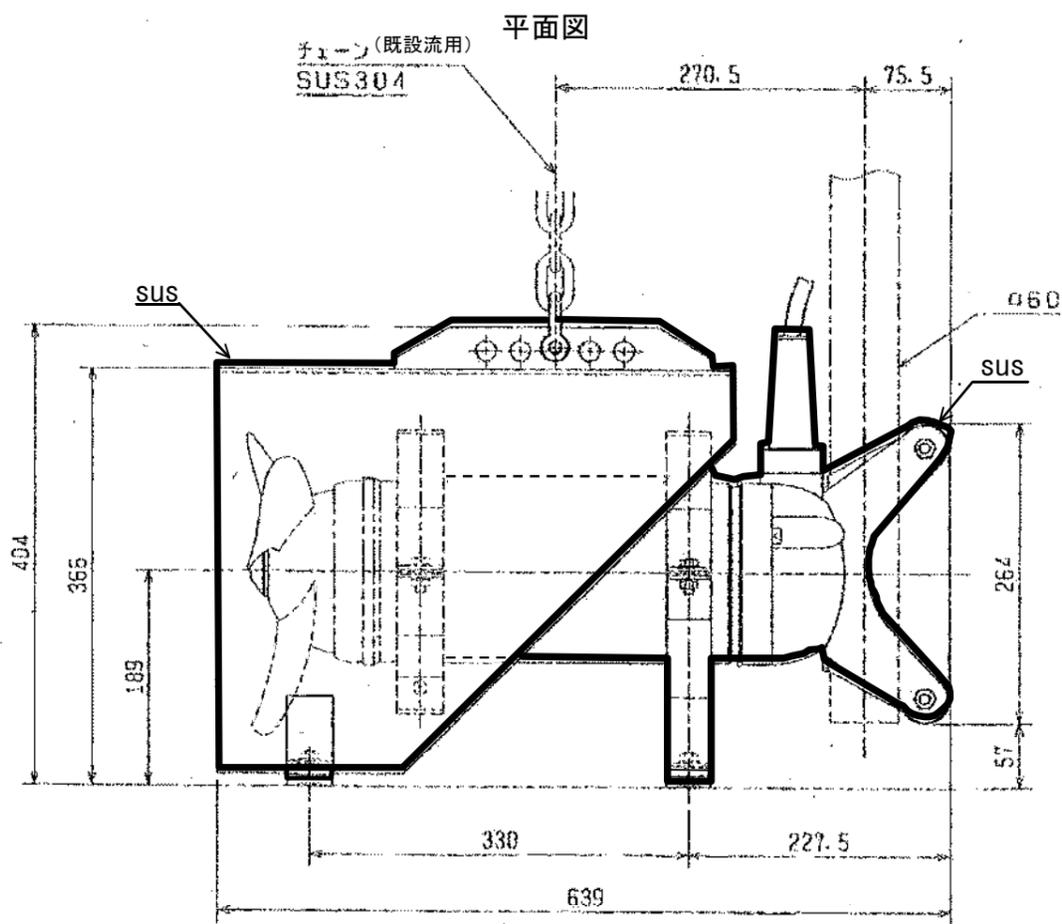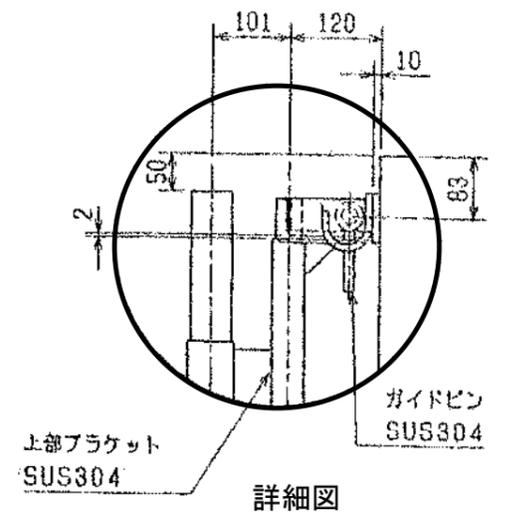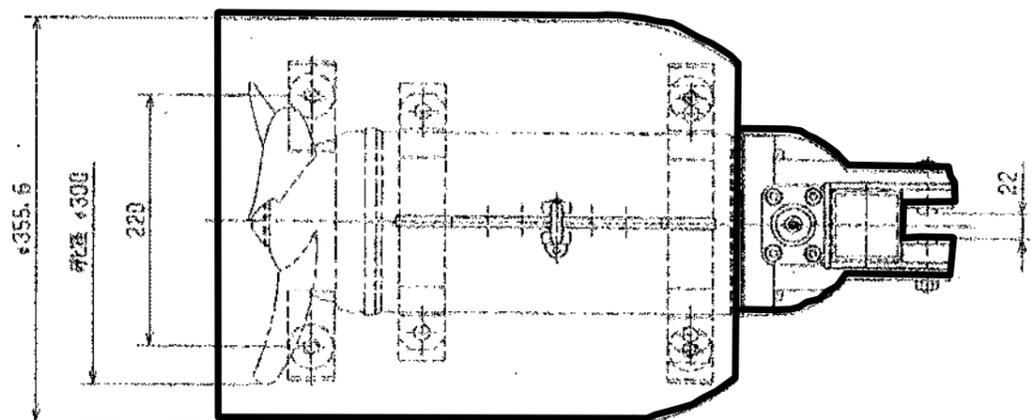


—— 今回修繕箇所（流量調整槽用 2台）

※ガイドパイプ、吊り下げチェーンは既設を使用する  
 SUS重量 25 kg / 台 × 2 台 = 50 kg (水中攪拌機におけるSUS部分重量)  
 津市大里及び家所農業集落排水処理施設と同一機器

本図は参考図であり見積現場と本図に相違がある場合にあっては、相違箇所を再調査後、市職員と協議のうえ決定すること。


原図 A 3

修繕名	令和6年度下施農第2-2号 津市大里地区農業集落排水処理施設及び津市家所地区農業 集落排水施設水中攪拌機修繕		
施工場所	津市 大里小野田町及び美里町家所 地内		
図面名	既設機器平面図及び側面図(1)		
縮尺	——	図面番号	5/6
事業所名	津市上下水道事業局下水道施設課		

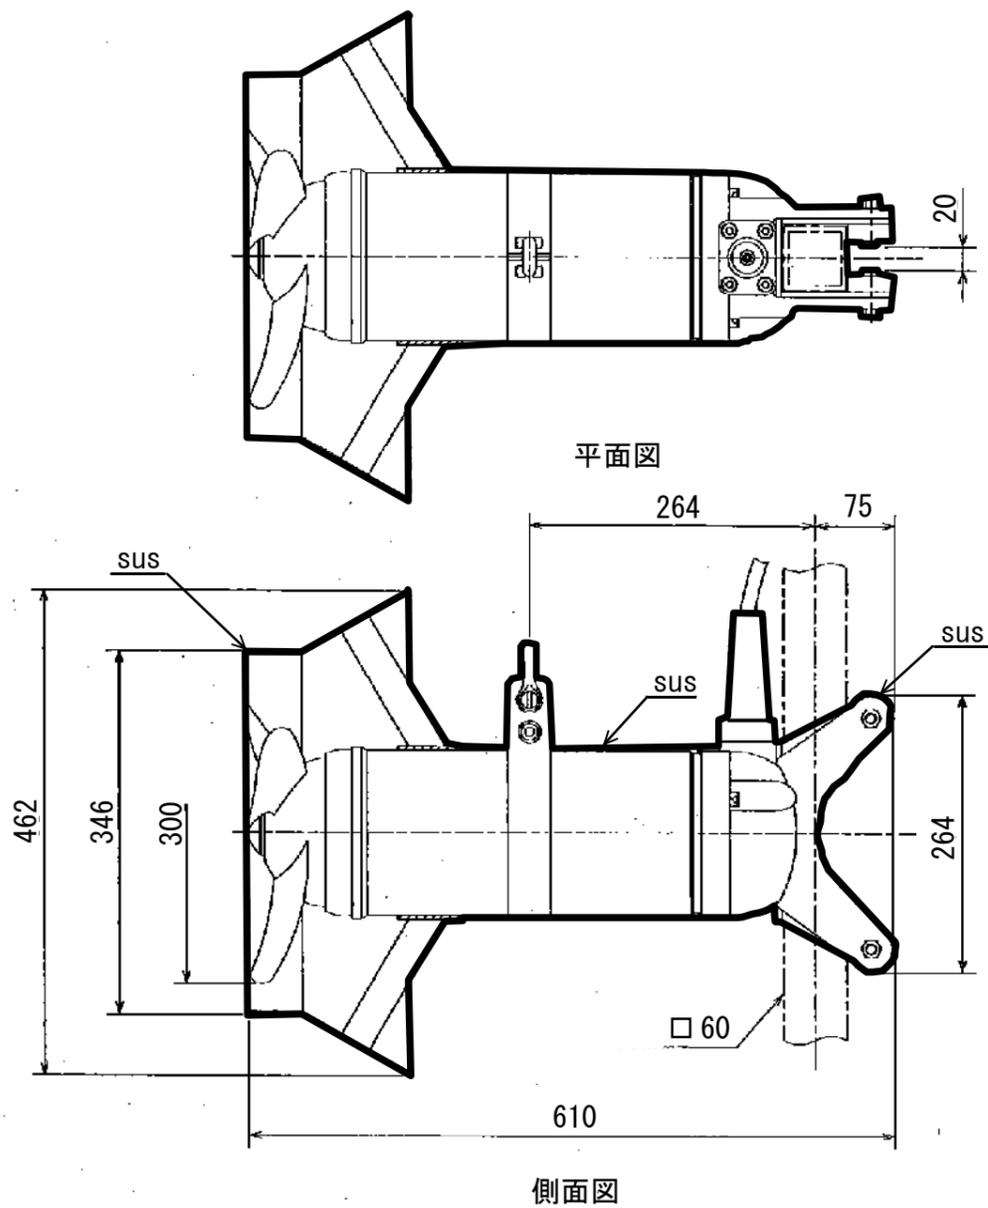

— 今回修繕箇所(ばっ気槽用 3台)

※ガイドパイプ、吊り下げチェーンは既設を使用する。  
 SUS重量29kg/台×3台=87kg (水中攪拌機におけるSUS部分重量)  
 津市大里及び家所農業集落排水処理施設ともに同一機器

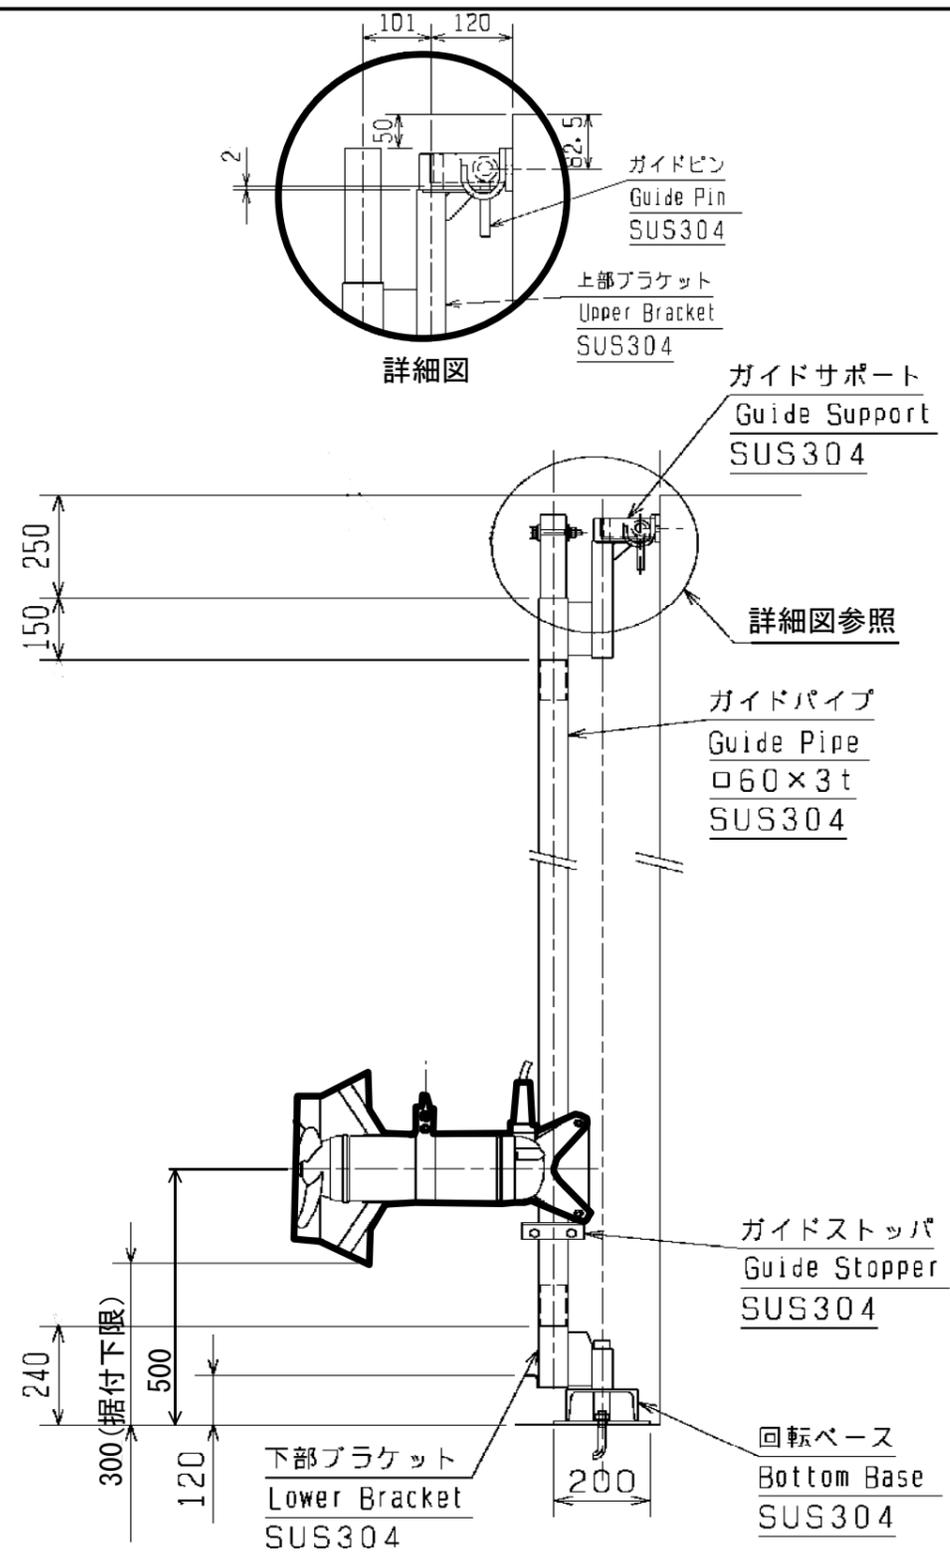

既設ガイドパイプ図(参考図)

原図A3

本図は参考図であり施工現場と本図に相違がある場合にあっては、相違箇所を再調査後、市監督員と協議のうえ決定すること。

修繕名	令和6年度下施農第2-2号 津市大里地区農業集落排水処理施設及び津市家所地区農業 集落排水施設水中攪拌機修繕		
施工場所	津市 大里小野田町及び美里町家所 地内		
図面名	既設機器平面図及び側面図(2)		
縮尺	—	図面番号	6/6
事業所名	津市上下水道事業局下水道施設課		