
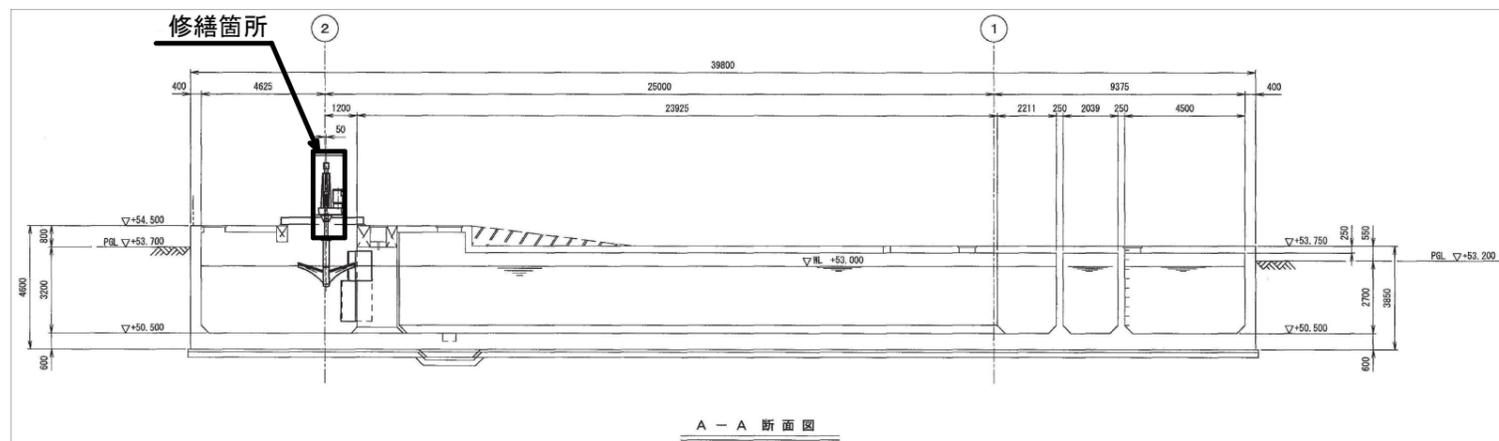
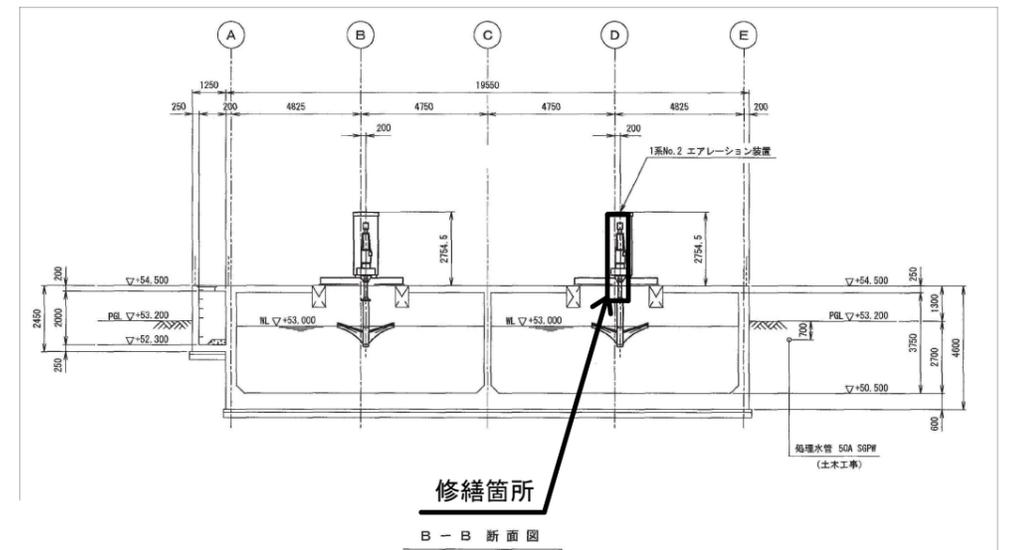


全体平面図


原図：A3

修繕名	令和7年度下施処公第2-1号 津市棕本浄化センター 水処理設備(1系No.2曝気装置)修繕		
施工場所	津市 芸濃町棕本 地内		
図面名	全体平面図		
縮尺		図面番号	1/3
事業所名	津市上下水道事業局下水道施設課		

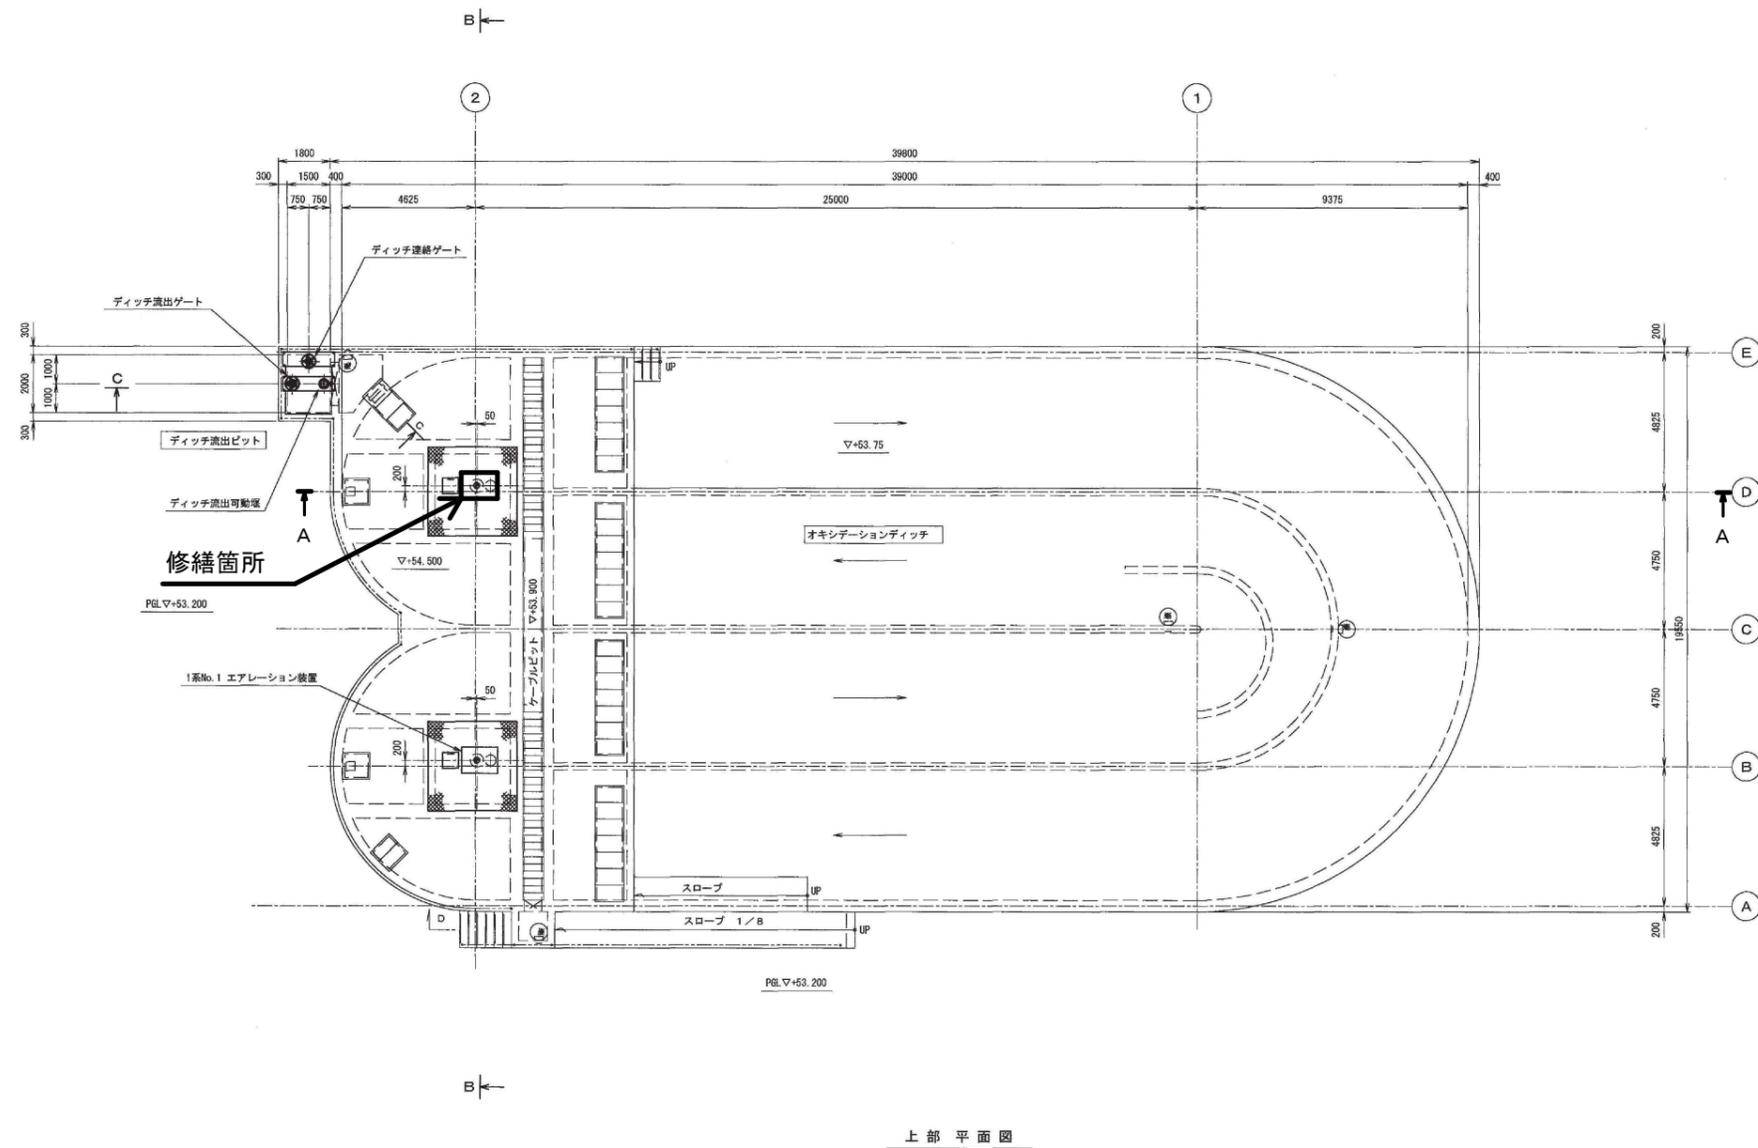


原図 : A3


修繕名	令和7年度下施処公第2-1号 津市棕本浄化センター 水処理設備(1系No.2曝気装置)修繕
施工場所	津市 芸濃町棕本 地内
図面名	オキシデーションディッチ機器配置図
縮尺	図面番号 2 / 3
事業所名	津市上下水道事業局下水道施設課

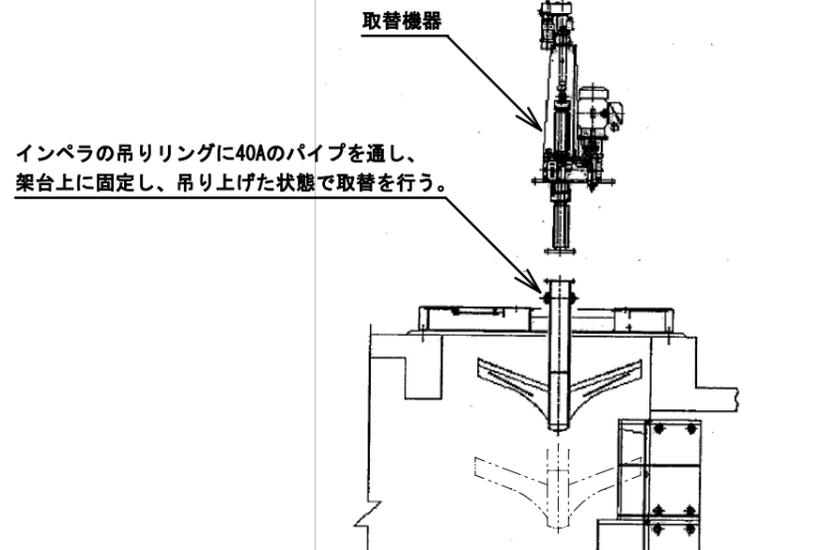


A部詳細 (吊り上げ時)

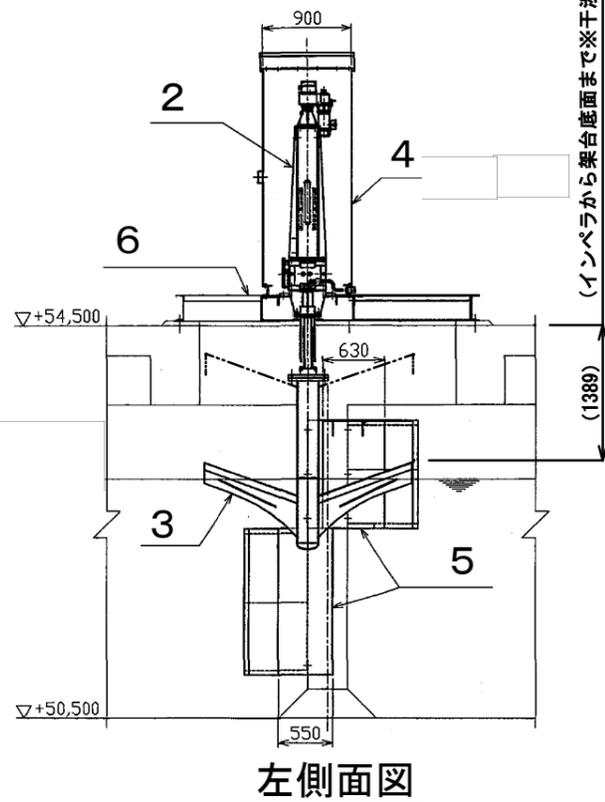

左側面図

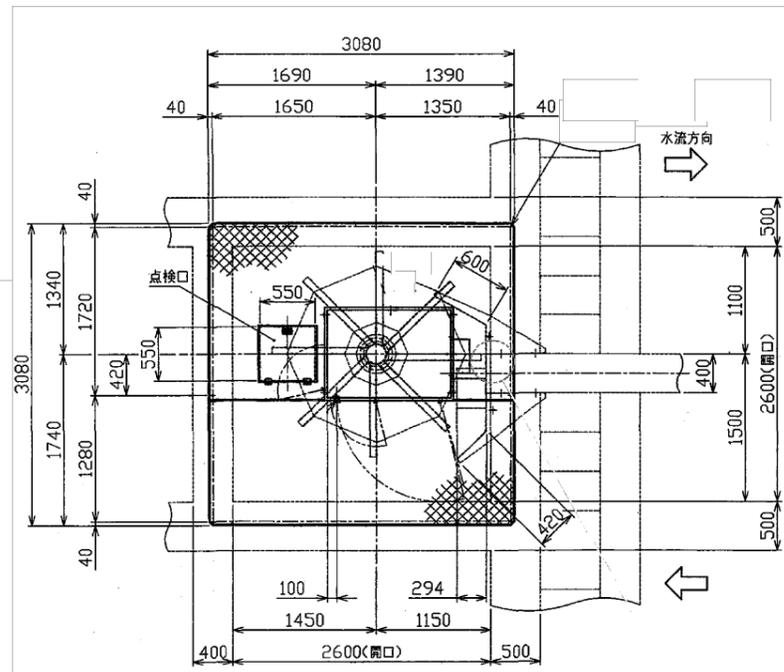

平面図

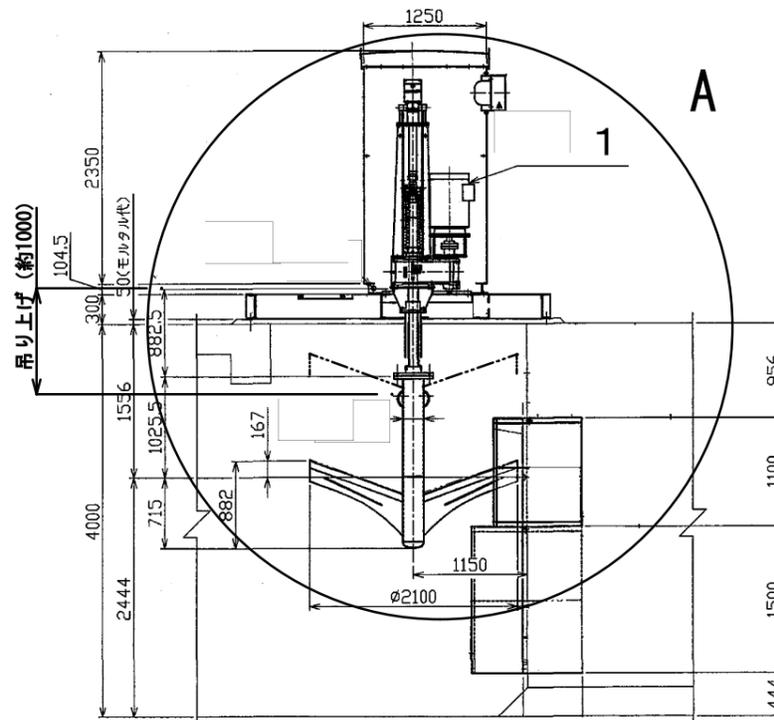

正面図

番号	部品名
1	駆動装置 (取替機器)
2	昇降装置 (取替機器)
3	インペラ (既設流用)
4	駆動装置カバー (既設流用)
5	バッフルプレート (既設流用)
6	駆動装置架台 (既設流用)

原図 : A3

修繕名	令和7年度下施処公第2-1号 津市椋本浄化センター 水処理設備 (1系No. 2曝気装置) 修繕	
施工場所	津市 芸濃町椋本 地内	
図面名	曝気装置拡大図	
縮尺	図面番号	3 / 3
事業所名	津市上下水道事業局下水道施設課	